


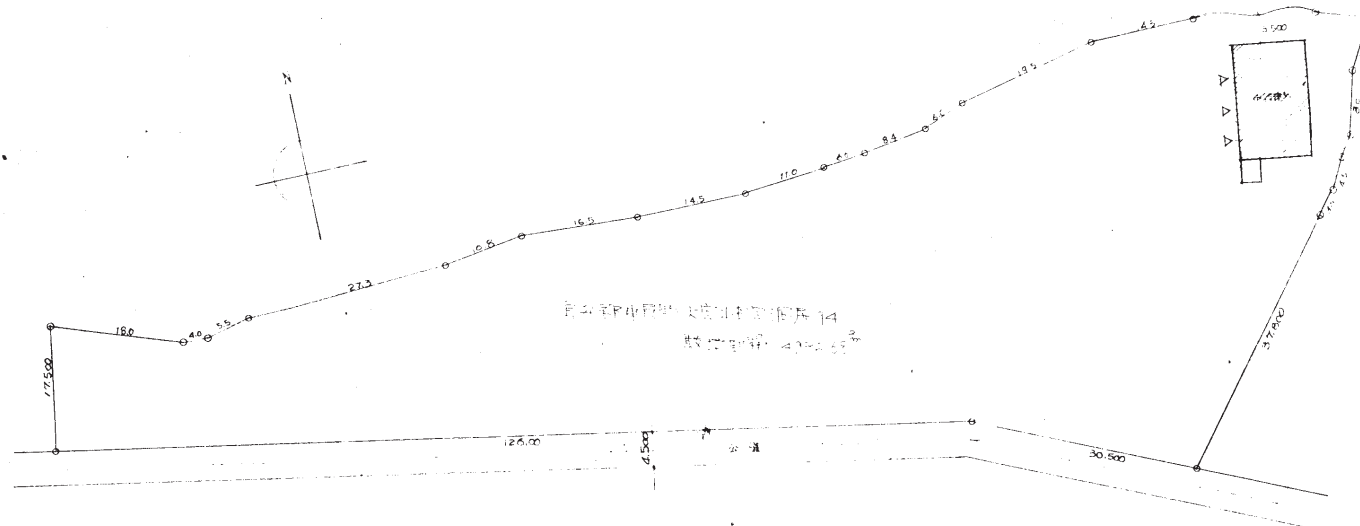

敷地配置図 縮尺 1:500

昭和 40 年度	工事番号 第 3033 号	100
工事名称	電気室建築工事 神田取水場電気室建築工事	
図面名称	配	図
課長	課長補佐	係長
係	係	係
図面 No. 100		縮尺 1:500
昭和 40 年 11 月 10 日		
四日市市水道局		図

特記仕様書

工事名稱	神田取水場電気室築造工事
工事場所	足利市足利町内
本工事を含む工事	1 建築新築工事 2 3 給排水工事 (給水は建物内部のみ、排水は最終排水とする)
規模	建築面積 146.11 m ² 延面積 127.77 m ²
特別注意事項	a 本工事の仕様は特記仕様書、建築工事共通仕様書(旧建築協会)及び監督者の指示に依る b 工程順は次のとおりとし、施工は提出する事 1 着工前 2 各階配筋完了時 3 下地校対時 4 竣工時 c 設計図の内容と相違する時は監督者の指示に依る原則として特記仕様書、見積書優先とする 仕上は仕上表、更には見積書、内訳表等により決定する d 本工事中事故及び不慮の災害発生時は関係者の責任において補償しなければならない
建築新築工事	
1 仮設工事	仮設物の建築は位置等の設計図と提出し承認を受ける事
2 土工	残土処分は原則として場内処理とする 地盤等は下記に依る 設計地盤 26.000 発電機室、油庫 26.350 電気室、エレベーター 27.350
3 杭工事	杭はJIS 5510 炭素鋼管杭(φ300×5000) 1本、許容支持力は20tとする 試験杭は2本打ちとし本杭と兼用しない、尚試験杭打ち結果変更がある(テ-7-提出する事)
4 コンクリート工事	コンクリートはライミスクエークリートを打ちし4周圧縮強度は180%以上とする 無筋コンクリートはFC 13.5%以上とする コンクリートスランポは基礎15~17cm 軸部20~22cmとする コンクリートの破壊試験は基礎軸部それぞれ1回、4回の試験データ提出する事
5 鉄筋工事	各階配筋完了時に監督者の検査を受け合格してからコンクリート打ちに入るものとする
6 防水工事	屋根防水(ミルハール)は同社の責任施工とする モルタル防水は、マニール、ミフク-防水とし塗厚は床45%、壁より30%とする
7 粗石工事	油庫のコンクリートブロックはC種 390×190×150とし壁筋は9φ@400 1本物とし接手は認めない、橋筋は9φ@800とす、但し壁筋は隅部より13φとする

8 木工	床、他のフローリングはC種 390×190×100 下地材は免震床材 1等材、タタミとする
9 左官工事	外壁リシンは、アクリルリシン液付けとする プラステ- はドロマイトプラステ- 使用 軒・柱・壁筋は、硬質強化ビニール製品とする 油庫ガラーは、コンクリートフロア完明、金網張りとする 各室換気扇用フードは、カラー鉄板24"とする 外部廻り建具は、アルミサッシ(スライド)使用とし、日懸、昭和J-10同等とする シャッターは重量シャッター手動式とし、三和、日本シャッター同等品 附属金具は、見本品提出の上決定する
10 金物工事	
11 建具工事	
12 石工	外廻りラフファイニッシュとし、内部、通明部は、石工に依るものとする
13 塗装工事	各色彩は、見本品提出の上決定する
14 内装工事	プラスターボードは、日東吉野千代田製品とし7%とする タイルは、大建工業、7%とする Pタイルは、見本品提出の上決定する
15 鋳造工事	発電機室に洗面器(JL5D) ケミ(TS 1745B) 取付けとする
16	
17 屋根版工事	日本ミルハール KK SCC 版使用とし、屋根外面の防水断熱施工は、当社の責任施工とし、ボイストレン、他、照明器具等、取付金具等については、版製造前に充分なる打合せを行い、版の搬入方法、取付方法について充分打合せを行う事

昭和 48 年度	工事番号	100
工事名称	神田取水場電気室築造工事	
図面名称	各階配筋	図
図 長	図 長補佐	係 長
係 長	係 長	係 長
図 面 16 枚の内 No 2	図 面 16 枚の内 No 2	図 面 16 枚の内 No 2
昭和 48 年 11 月 15 日	昭和 48 年 11 月 15 日	昭和 48 年 11 月 15 日
四日市市水道局	四日市市水道局	四日市市水道局

仕上表

外部	
主体構造	鉄筋コンクリート構造 地下建 断面設計地盤より5.000 基礎 コンクリートパイル φ300×1,000 杭間距離2.075
屋根	屋根版 シルバークル使用し 取付け部の屋根シート防水は鉛板敷は 養生施工とする 油庫 屋根版は 鉛板コンクリートモルタル防水 (37カー マーブル ワークアウト養生施工) 固定式ベニチレーカー φ240 取付
外壁	柱型 半型は コンクリート打設 (仮称 ベニヤ板) とする 外壁はモルタル刷毛引 アクリル系に取付けとする 巾手は (H.500) モルタル刷毛引仕上。
建具	アルミサッシ フタ入扉等 断熱入り 及び電動式重宝シャッター


仕上表

室名	床	用木	腰	壁	天井	備考	
発電機室	モルタル全鍍仕上	H120 モルタル全鍍 VP (H地分)	H1200 モルタル全鍍 VP	ブライツ塗り	シルバークル版	洗面器鏡取付	
電気室	モルタル下地 Pワイル張り	H120 モルタル全鍍 VP (H地分)	H1200 モルタル全鍍 VP	同上	同上		
テレビカメラ室	モルタル下地 Pワイル張り	H120 モルタル全鍍 VP (H地分)	H1200 モルタル全鍍 VP	同上	マロトン9張り 廻り目釘目釘		
油庫	モルタル塗り (排油溝 排油スリット)		ブロック化粧仕上 モルタル全鍍 モルタル全鍍細入	同上	コナート下地 (仮称ベニヤ)		


100

昭和 48 年度 工事番号 資 証 1337	
工事名称 東京都下水道局 神田取水場 電気室 竣工	
図面名称	仕上表 竣工図
図面 1 8 枚の内 No 3	縮尺
昭和 48 年 11 月 15 日	図章
四日市市水道局	9


昭和 48 年度	工事番号	資 32 号
工事名称	神田取水場電気室	
図面名称	電気室	図
課長	課長補佐	係長
図面 16 枚の内 No. 4		縮尺 1:100
昭和 48 年 11 月 15 日		四日市市水道局

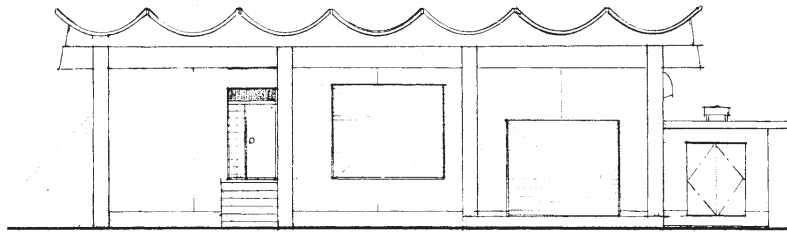


立面図 縮尺 1:100

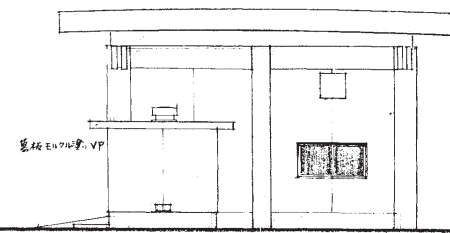



立面図 縮尺 1:100

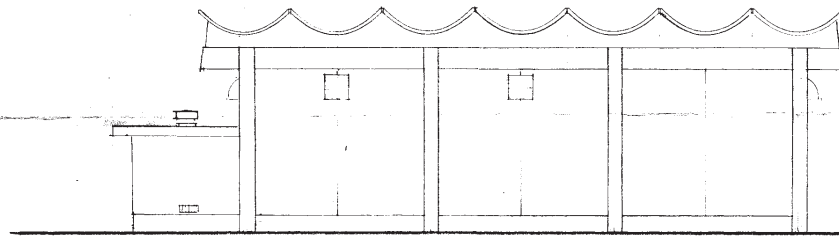

立面図 縮尺 1:100

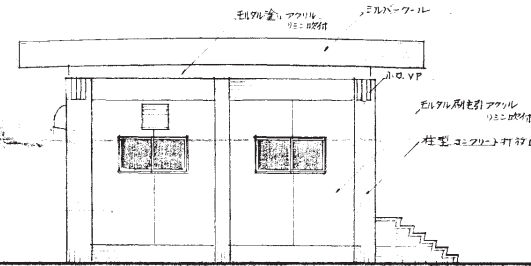

立面図 縮尺 1:100

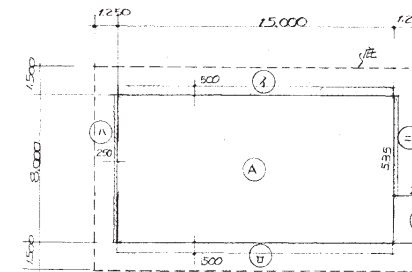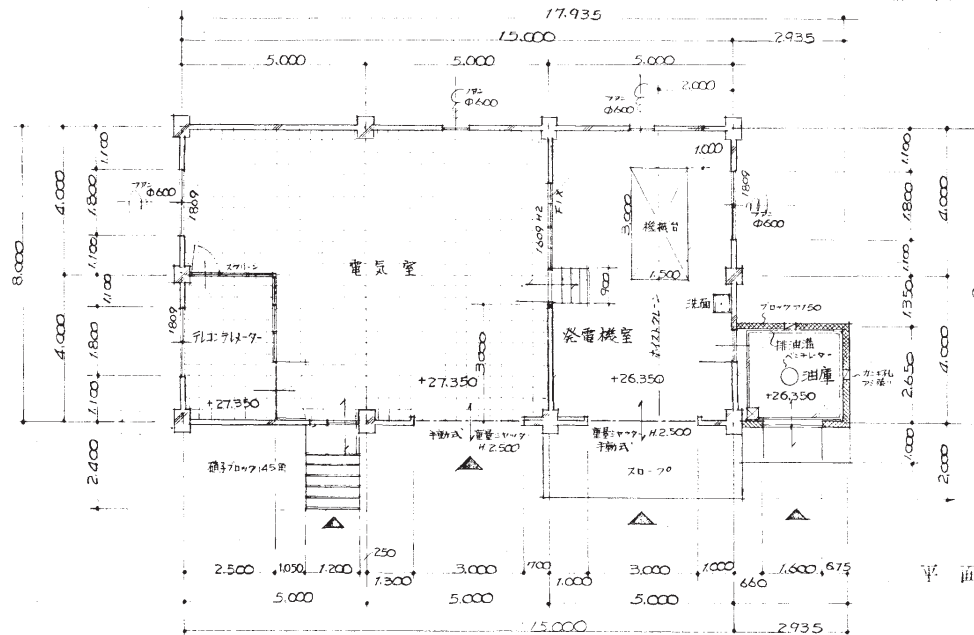

面積計算

$$\begin{aligned} A & 8.0 \times 15.0 = 120.00 \\ B & 2.65 \times 2.935 = 7.77 \\ \hline \text{計} & 127.77 \end{aligned}$$

庇面積

$$\begin{aligned} 1 & 15.0 \times 0.5 = 7.50 \\ 2 & 15.0 \times 0.5 = 7.50 \\ 3 & 8.0 \times 0.25 = 2.00 \\ 4 & 5.35 \times 0.25 = 1.34 \end{aligned}$$

18.34 m²

床面積

$$127.77 \text{ m}^2$$


建築面積

$$146.11 \text{ m}^2$$



100


昭和	43	年度	工事番号	資 装 89 号
工事名称		青野中井原地区排水 神田排水改善工事業第1区		
図面名称		断面 竣工		
課長	課長補佐	係長	係	図面 No 牧内 No 5
				縮尺 1 : 1 0 0
				昭和 43 年 11 月 15 日
四日市市水道局				署 5

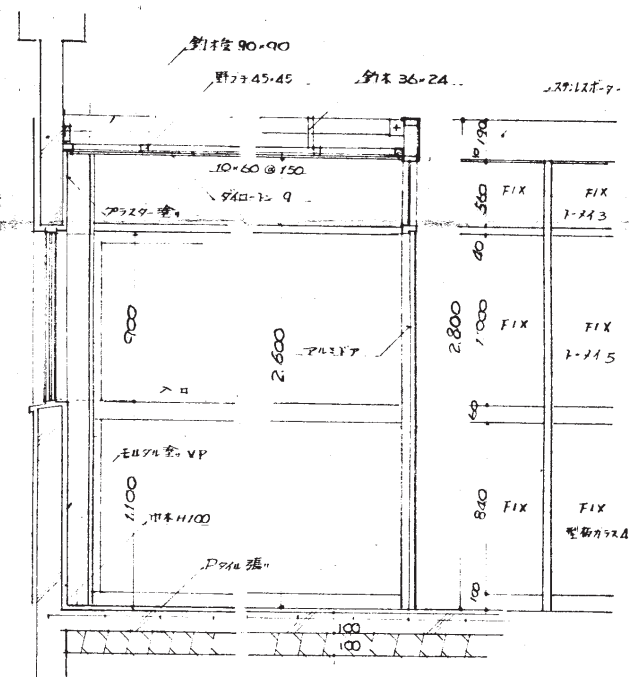


電氣室入口 詳細圖 縮尺 1 : 40


縮尺 1 : 20

昭和	48	年度	工事番号	資 33号
工事名称		豊中町東田町内 神田取水場 築造工事		
図面名称		各詳細図功図		
課長	課長補佐	係長	係	図面 16 枚の内 7
				増尺 1: 2: 0
				昭和 48 年 11 月 15 日
四日市市水道局				図 審 7

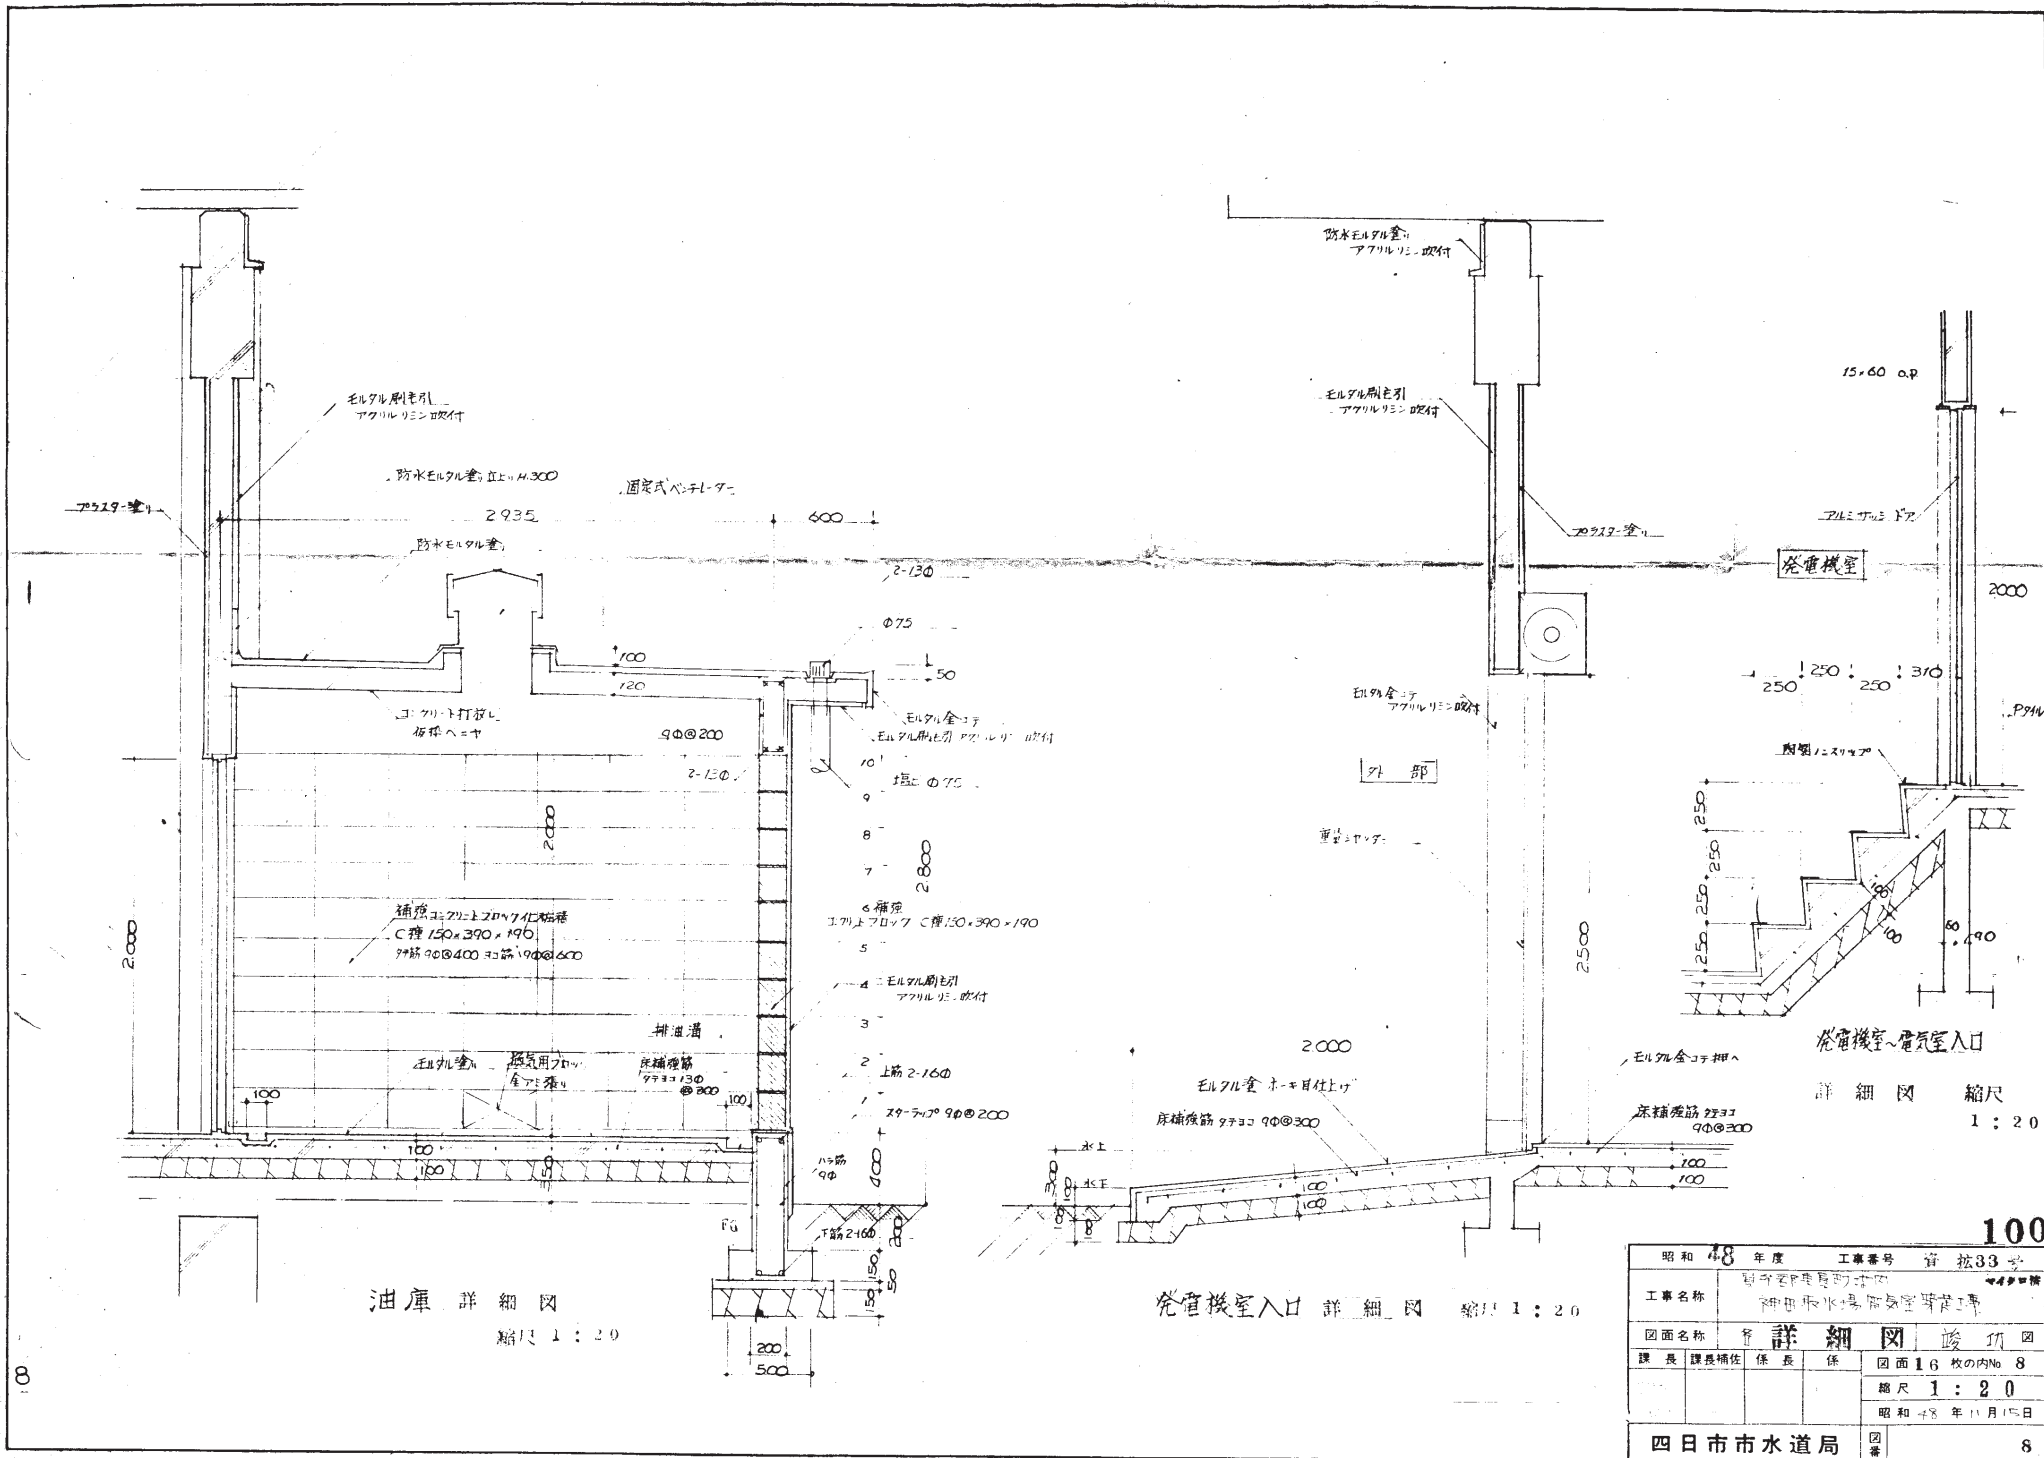


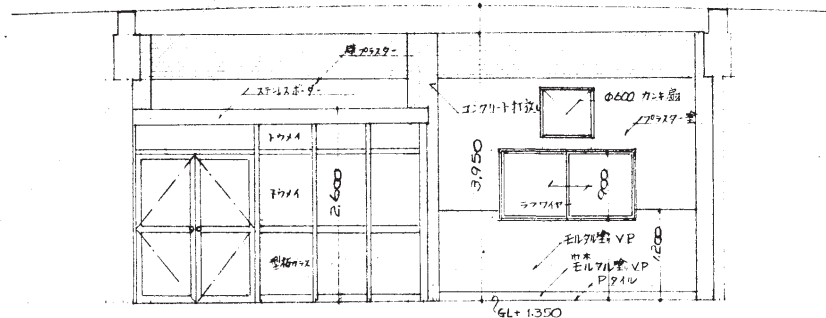


電気室 ① 展開図 縮尺 1:50

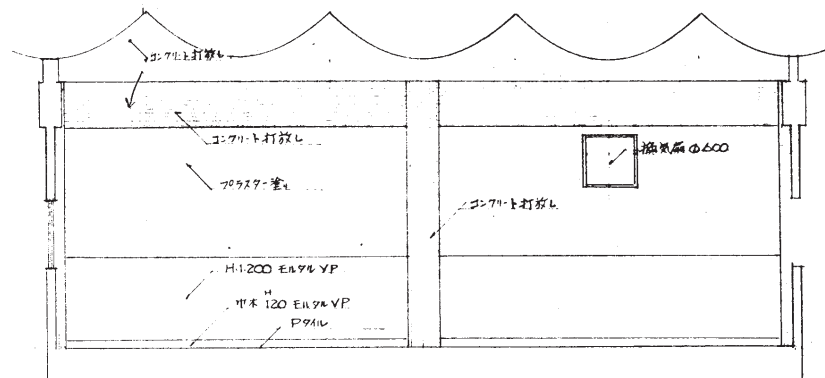


電気室 ② 展開図 縮尺 1:50

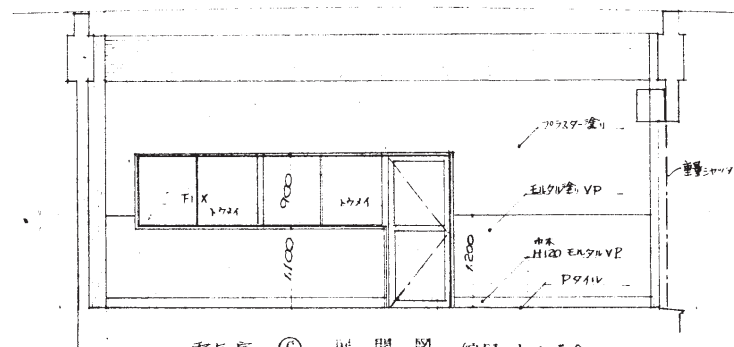


電気室 ③ 展開図 縮尺 1:50

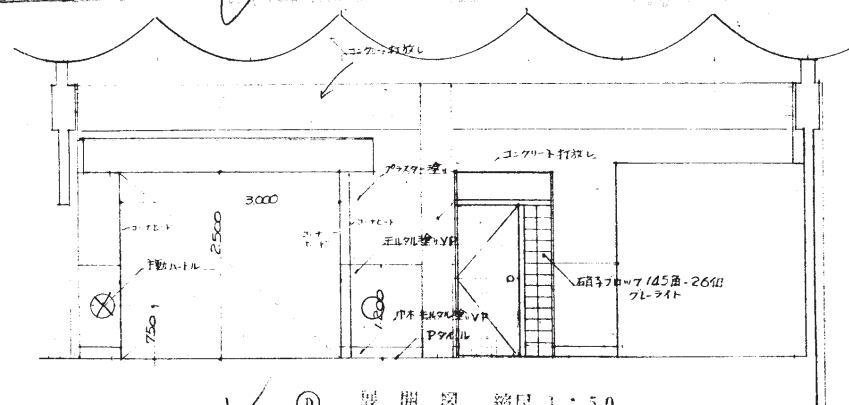


④ 展開図 縮尺 1:50

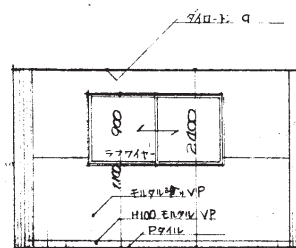


① 展開図 縮尺 1:50

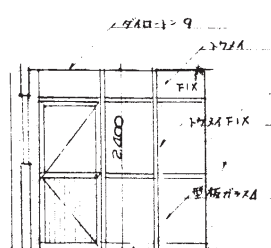

② 展開図 縮尺 1:50

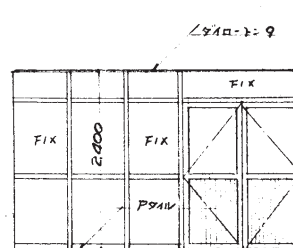


③ 展開図 縮尺 1:50

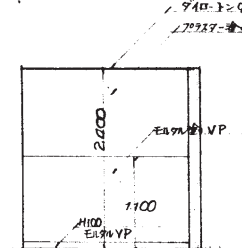


④ 展開図 縮尺 1:50


昭和 45 年度				工事番号 資 抽 3 号			
工事名称				神田取水場電気室増設工事			
図面名称				展開図			
課長				課長補佐			
係長				係			
図面 16 枚の内 No 9				縮尺 1:50			
昭和 45 年 11 月 15 日				四日市市水道局			
図番				9			

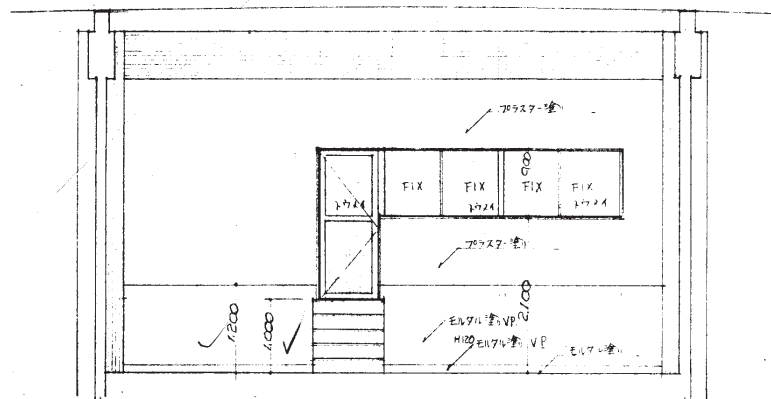


① 発電機室 展開図 縮尺 1:50

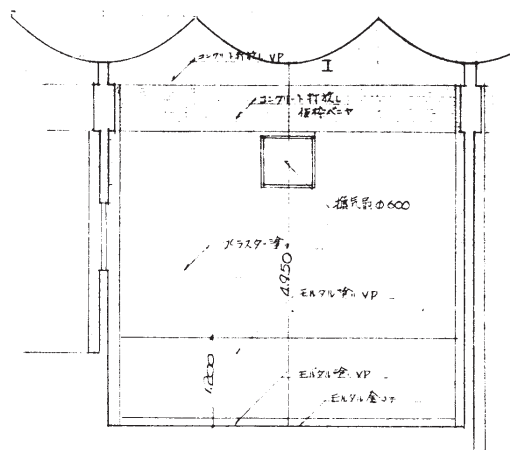


② 発電機室 展開図 縮尺 1:50

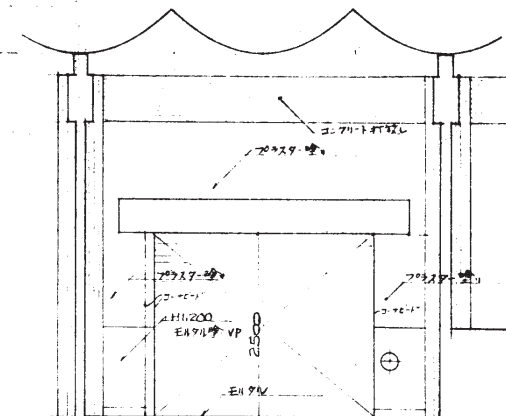


③ 発電機室 展開図 縮尺 1:50

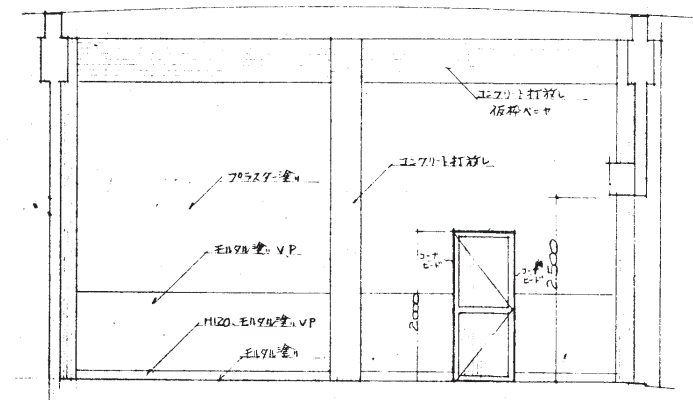


④ 発電機室 展開図 縮尺 1:50

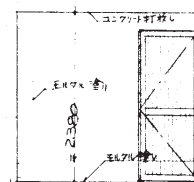


① 油庫 展開図 縮尺 1:50

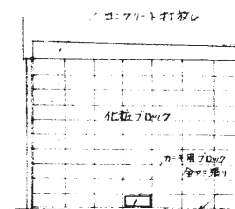

② 油庫 展開図 縮尺 1:50

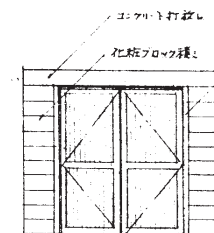

③ 油庫 展開図 縮尺 1:50

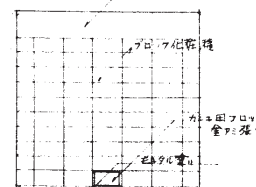


③ 油庫 展開図 縮尺 1:50

昭和 48 年度	工事番号	100
工事名称	神田取水場電気室	
図面名称	展開図	竣工図
課長	課長補佐	係長
係	係	係
図面 16 枚の内 No 10	縮尺 1:50	昭和 48 年 11 月 15 日
四日市市水道局	図章	10

記号	① AW	② AD	③ AW	④ AD	⑤ AD	⑥ AW
縮尺	1:50					
種別	ラシ付ドア(アルミ)	両開ドア(アルミ)	片開ドア(アルミ)	片開ドア&FIX窓乙種窓(アルミ)	ラシ付両開戸及びスクリーン(アルミ及びステンレス)	ラシ付片開戸及びスクリーン(アルミ及びステンレス)
仕上硝子	硝子70×70(1145番) アルミサッシ			17×113	17×113 型硝子4	17×113 型硝子4
見込	100	60	60	60	60	60
附属金具	ドアチェック モノロック 戸当り1	ドアチェック モノロック	ドアチェック モノロック	ドアチェック モノロック 片開カクサマフル	ドアチェック モノロック 戸当り1 フランス硝子 天板釘金具等3ヶ所	ドアチェック モノロック 戸当り1

記号	① AW	② SS
縮尺	1:50	
種別	アルミ引違マシ 可動アミ付	手動式重量シャッター
仕上硝子	ラフファイバー	
見込	60	
附属金具	-式	-式

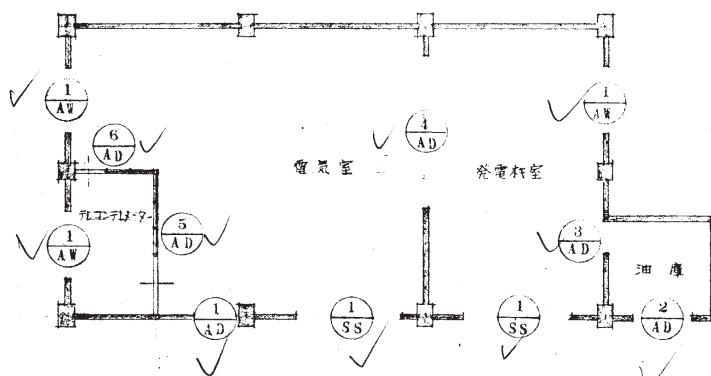

建具表平面図 縮尺 1:100





鋼製建具使用メカ 一日軽 昭和ユニヤ 同等品とし施工図提出す

重量シャッター 三和、日本シャッター 同等品

同上 附属金具はステンレス製とし見本局提出の上決定す

昭和 48 年度		工事番号 第 33 号	
工事名称 四日市市水道局管内 神田取水場電気室建築工事			
図面名称 建具表		竣工図	
課長	課長補佐	係長	係
図面 16 枚の内 No 11		縮尺 1:100	
		昭和 48 年 11 月 15 日	
四日市市水道局		図番 11	

昭和 48 年度	工事番号	資 30 号
工事名称	買付地内電氣室建築工事	
図面名称	基礎図 竣工図	
課長	課長補佐	係長
図面 16 枚の内 No. 12		縮尺 1:100 1:30
昭和 48 年 11 月 14 日		四日市市水道局
図番		12

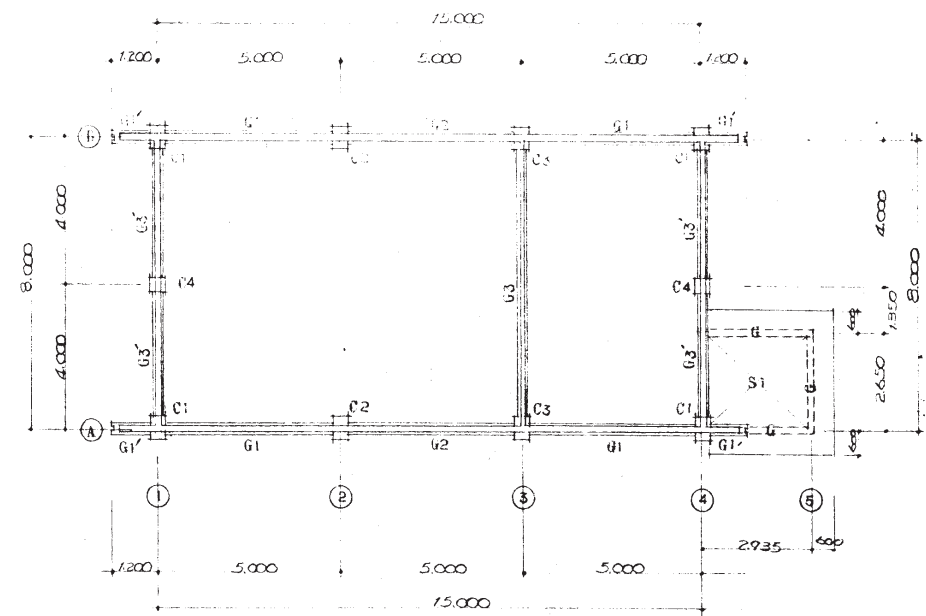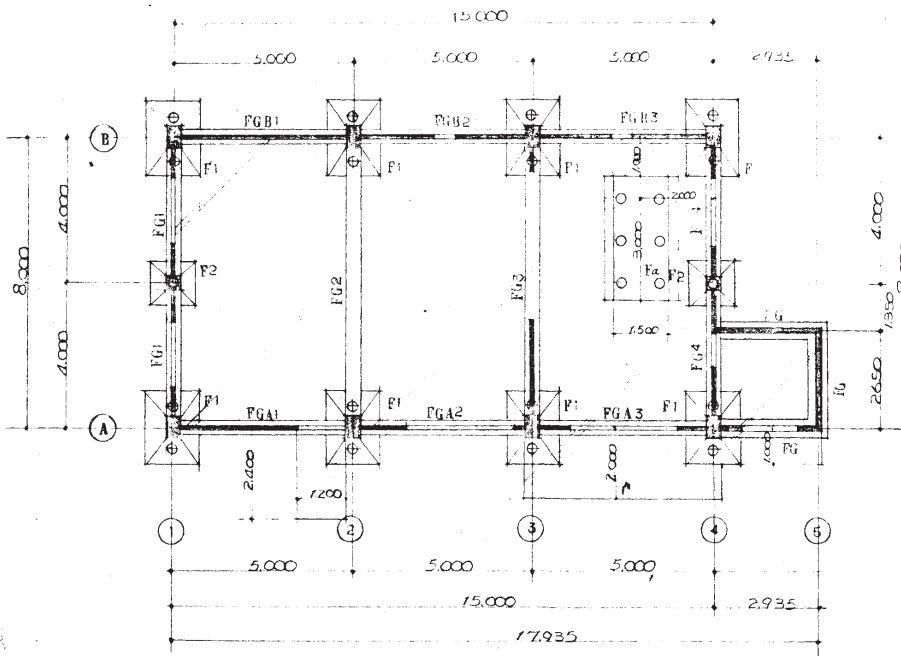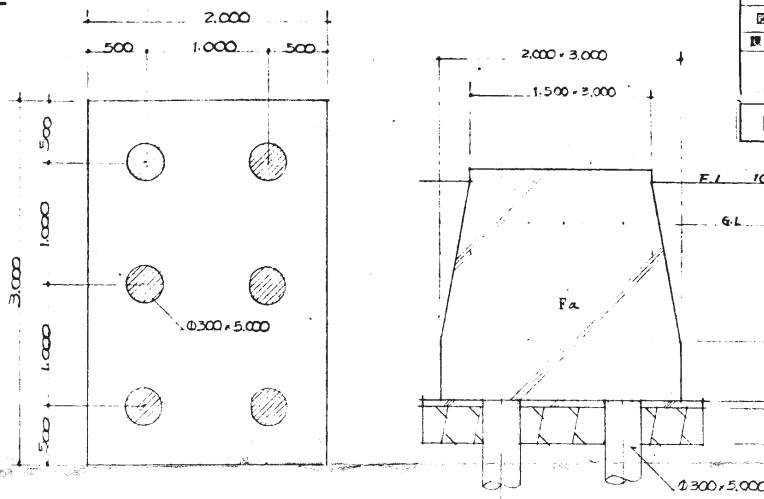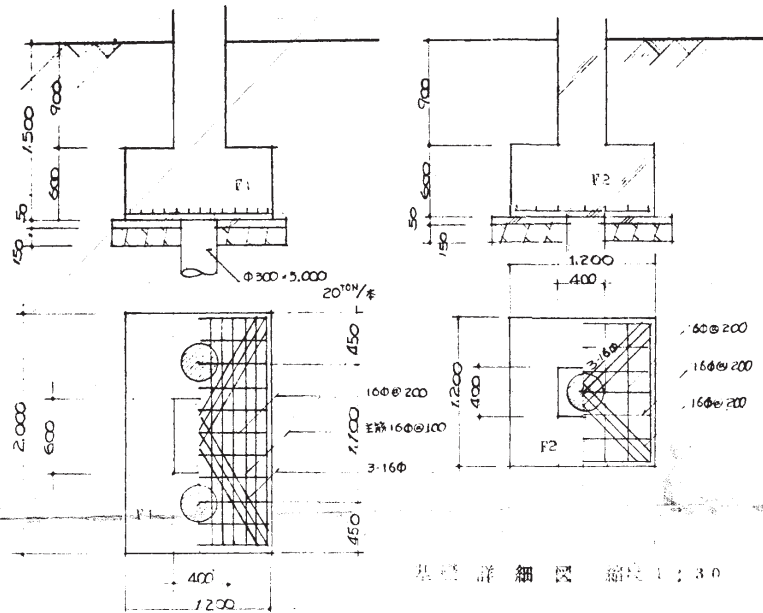


リスト図 縮尺 1:50

記号	C1 C3	C2	C4
柱 断面 S1:50			
主筋	12-25φ	14-25φ	8-19φ
7-7°	90φ100	90φ100	90φ100
74T	90φ600	90φ600	90φ600


	FG2	FG1 FG3 FG4 FG ₂ ^A FG ₃ ^A FG ₄ ^A
冠中央		
上筋	5-25φ	4-25φ
下筋	5-25φ	4-25φ
77-74°	13φ250	13φ250

	G1	G2	G1'	G3	G3'	G
	外端	中央	内端	端部	中央	
梁 S1:50						
上筋	3-19φ	2-19φ	4-19φ	3-19φ	4-22φ+2-19φ	3-22φ
下筋	2-19φ	3-19φ	3-19φ	2-19φ	3-22φ	3-22φ
77-74°	90φ200	90φ200	90φ200	90φ150	90φ250	90φ250

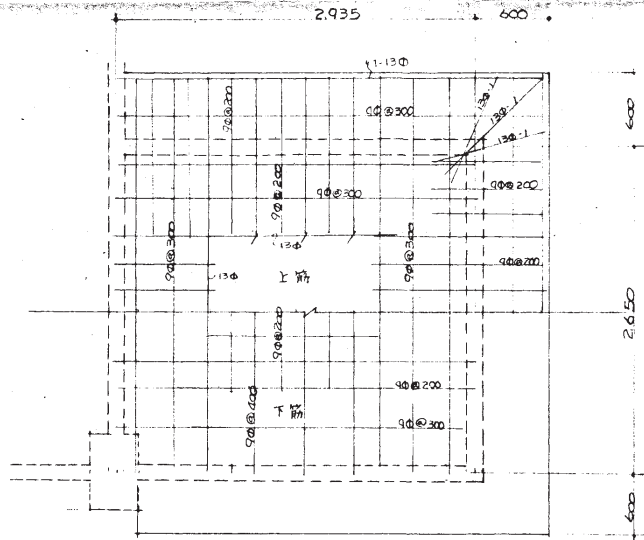


油庫 スラブ 配筋図 縮尺 1:30


昭和 48 年度 工事番号 資 抵 13 号			
工事名称 神田取水場電気室			
図面名称 配筋リスト		竣工図	
課長	課長補佐	係長	係
図面 13 枚の内 No 13			
縮尺 1:30			
昭和 48 年 月 日			
四日市市水道局			13

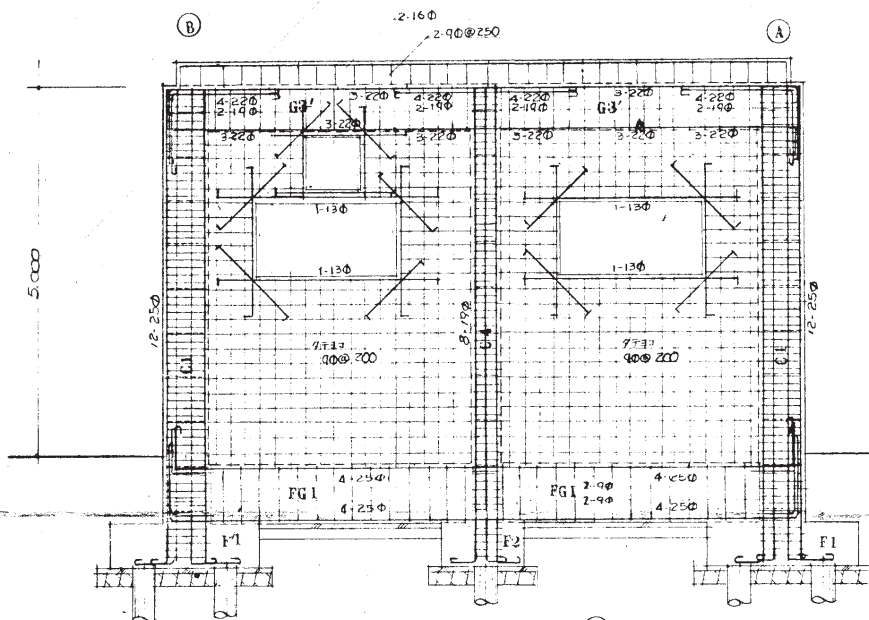

① 主 ラーメン図
縮尺 1 : 50

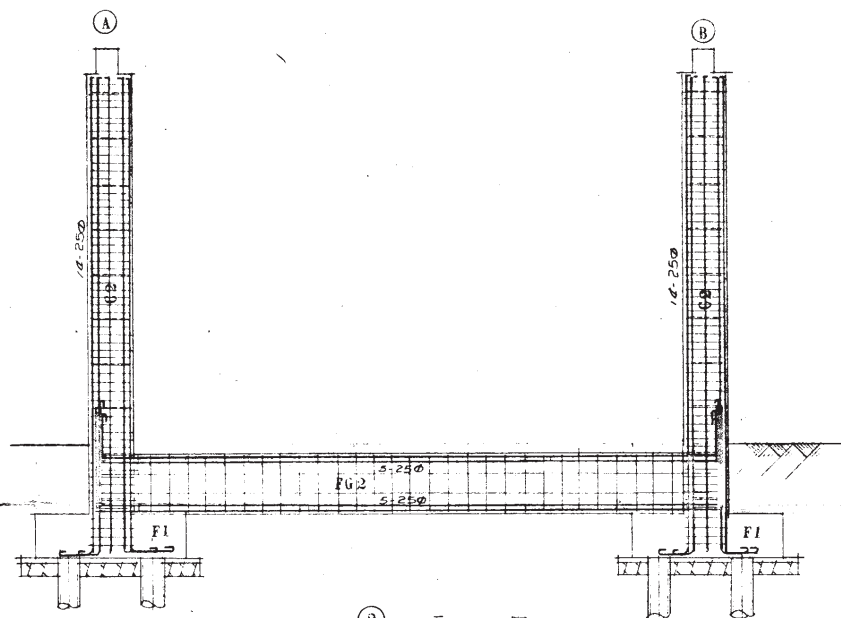


② 通 ラーメン図
縮尺 1 : 50

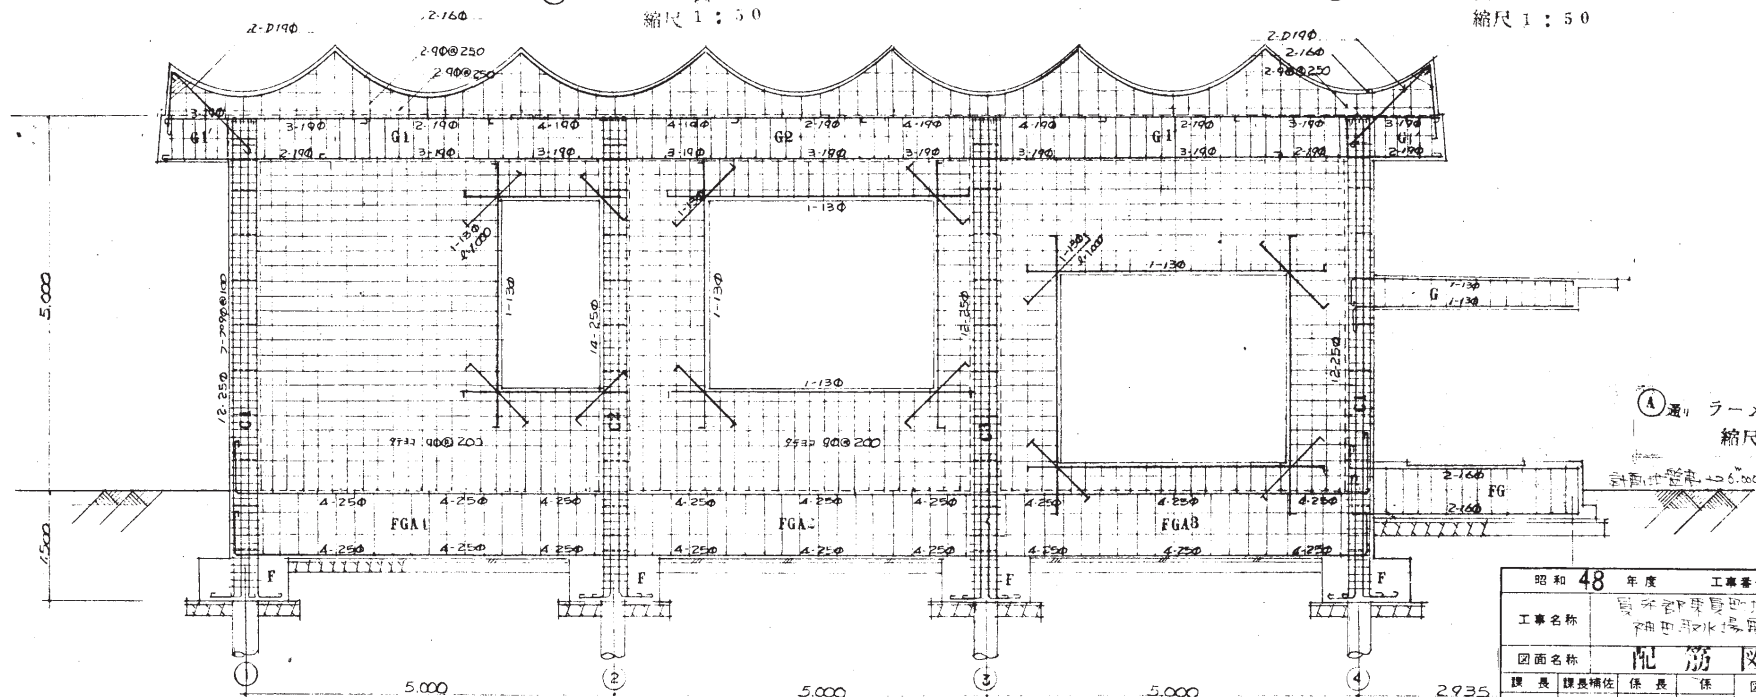


① 通 ラーメン図
縮尺 1 : 50

昭和 48 年度	工事番号	資 格 33 分
工事名称	神田取水場電気室	
図面名称	配 筋 図	竣 功 図
課 長	課長補佐	係 長
四日市市水道局		図 番
		14

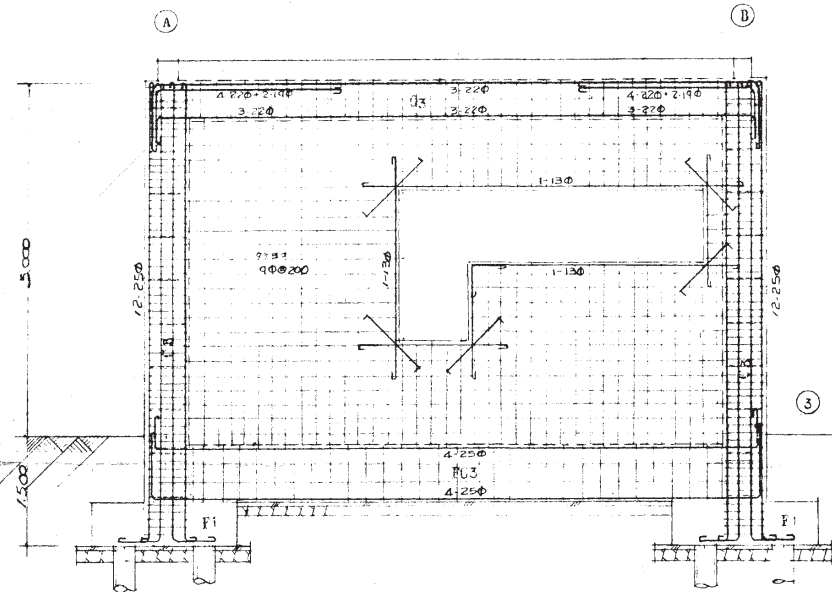


③ ラーメン図

縮尺 1 : 50

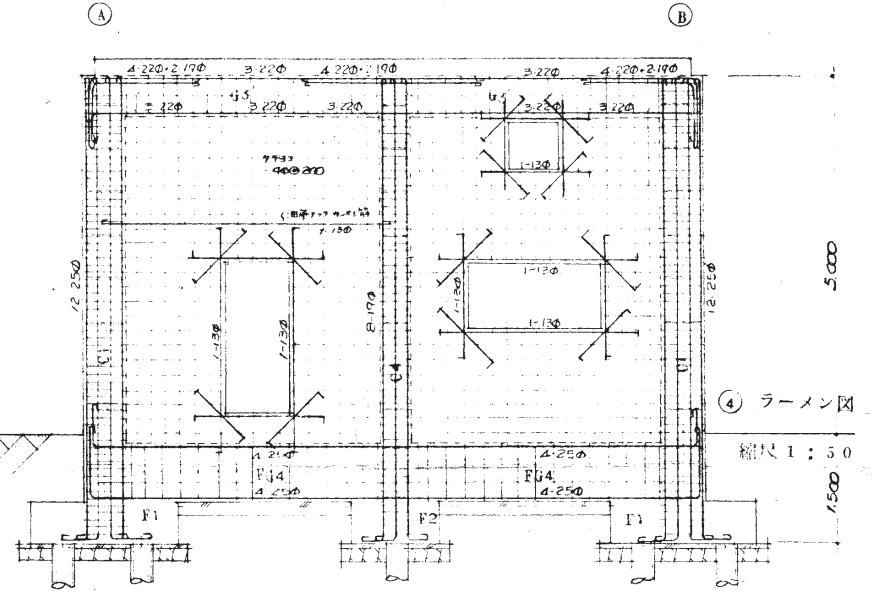

④ ラーメン図


縮尺 1 : 50

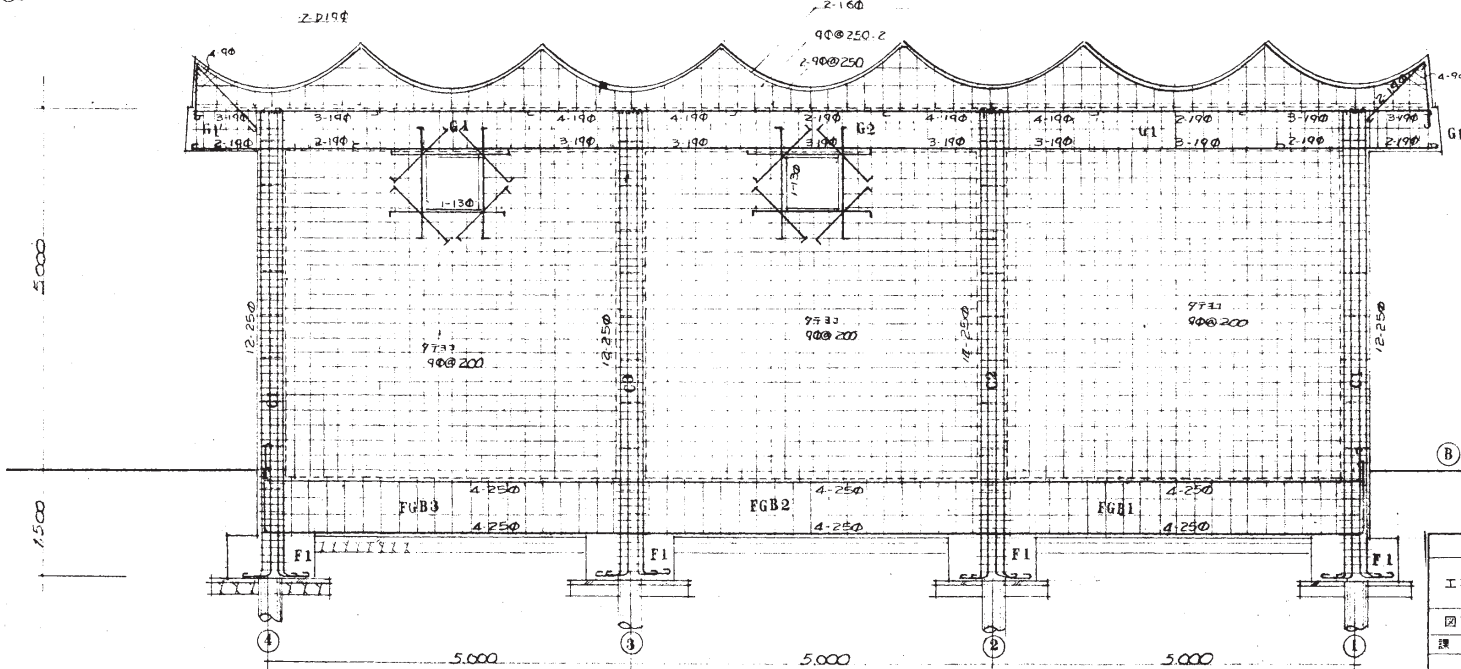


⑤ ラーメン図 縮尺 1 : 50

昭和 43 年度		工事番号 計 333	
工事名称		神田取水場電気室	
図面名称		配筋図 竣工図	
課長	課長補佐	係長	係
図面 16 枚の内 No 15		縮尺 1 : 50	
昭和 48 年 11 月 15 日		四日市市水道局	
図番		15	


昭和48年度	工事番号	計 33号
工事名称	東京地下鉄有明駅北口 新田取水場電気室築設工事	
図面名称	SCS版伏図	竣工図
図面18枚の内No 18	図面18枚の内No 18	
縮尺	1:100 1:200 1:10	
昭和48年11月15日		
四日市市水道局	図番	16

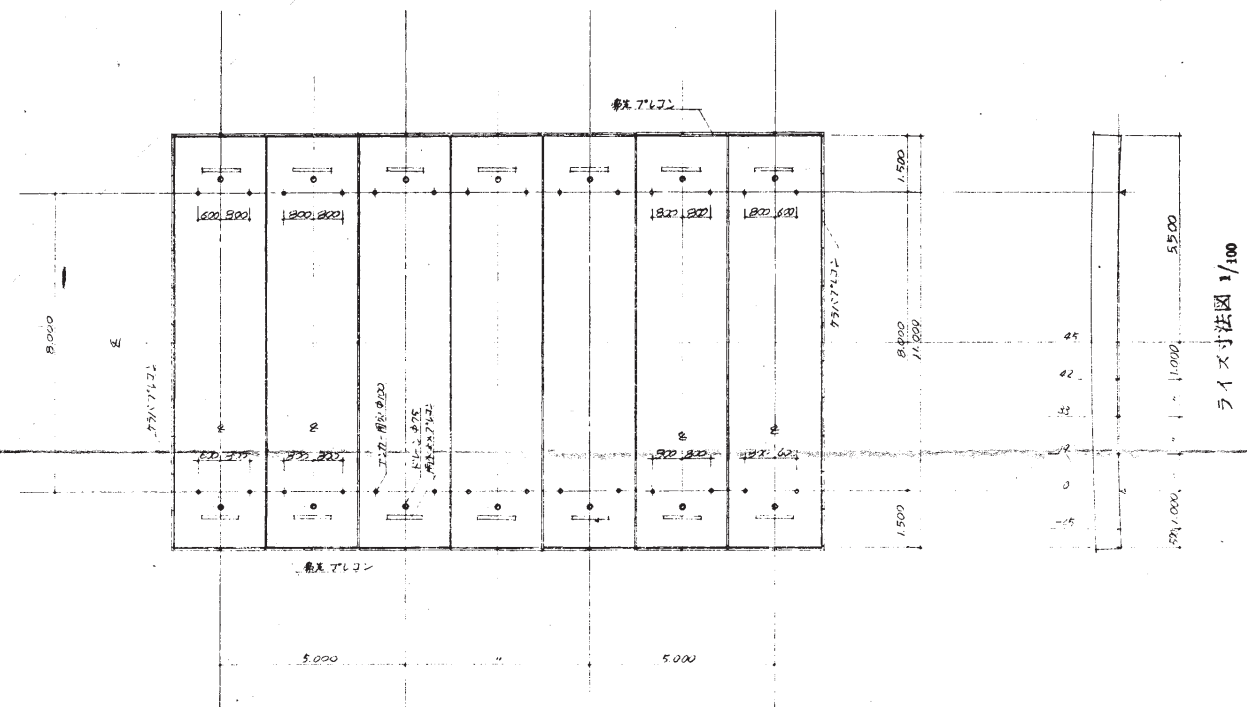


SCS版伏図 1/100
ホースワゴンアンカーが取付方法
係員と協議の上施工工事

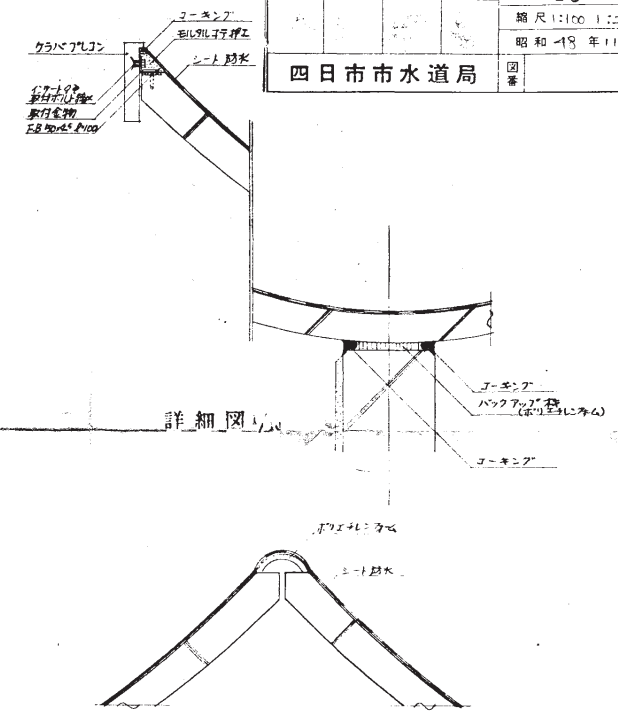

詳細図 1/10

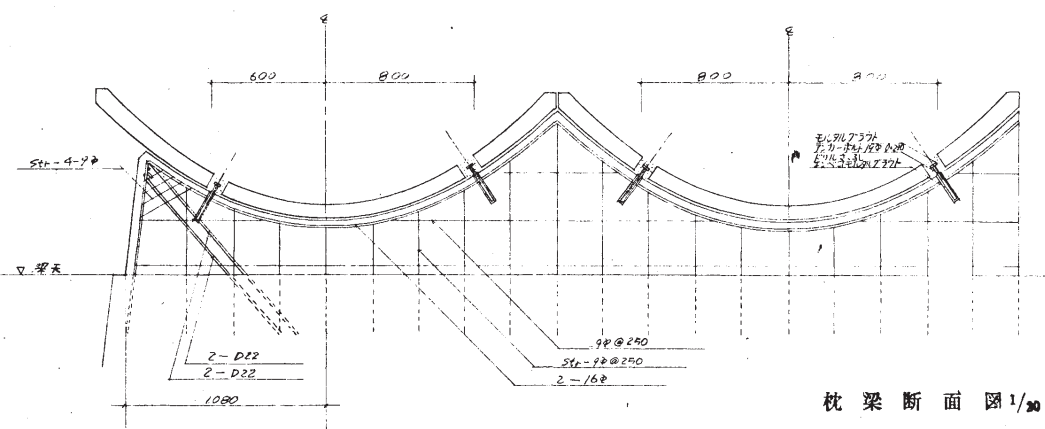


枕梁断面図 1/20



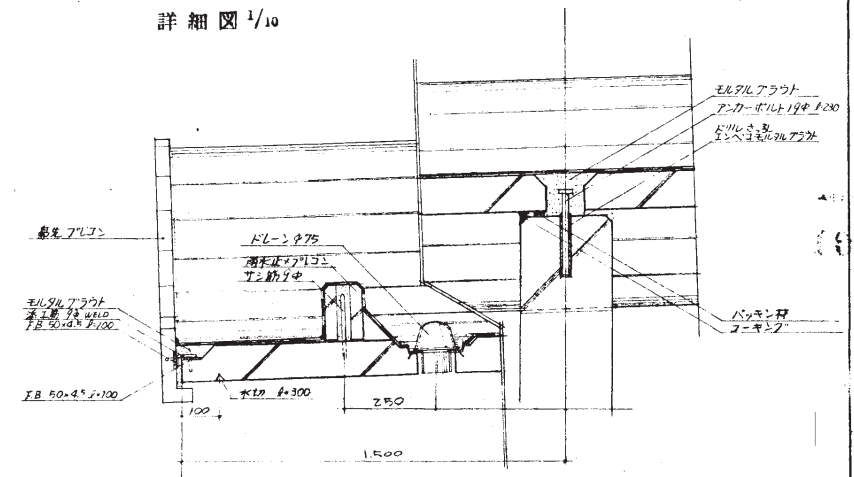


平面図 1:50



断面図 1:20

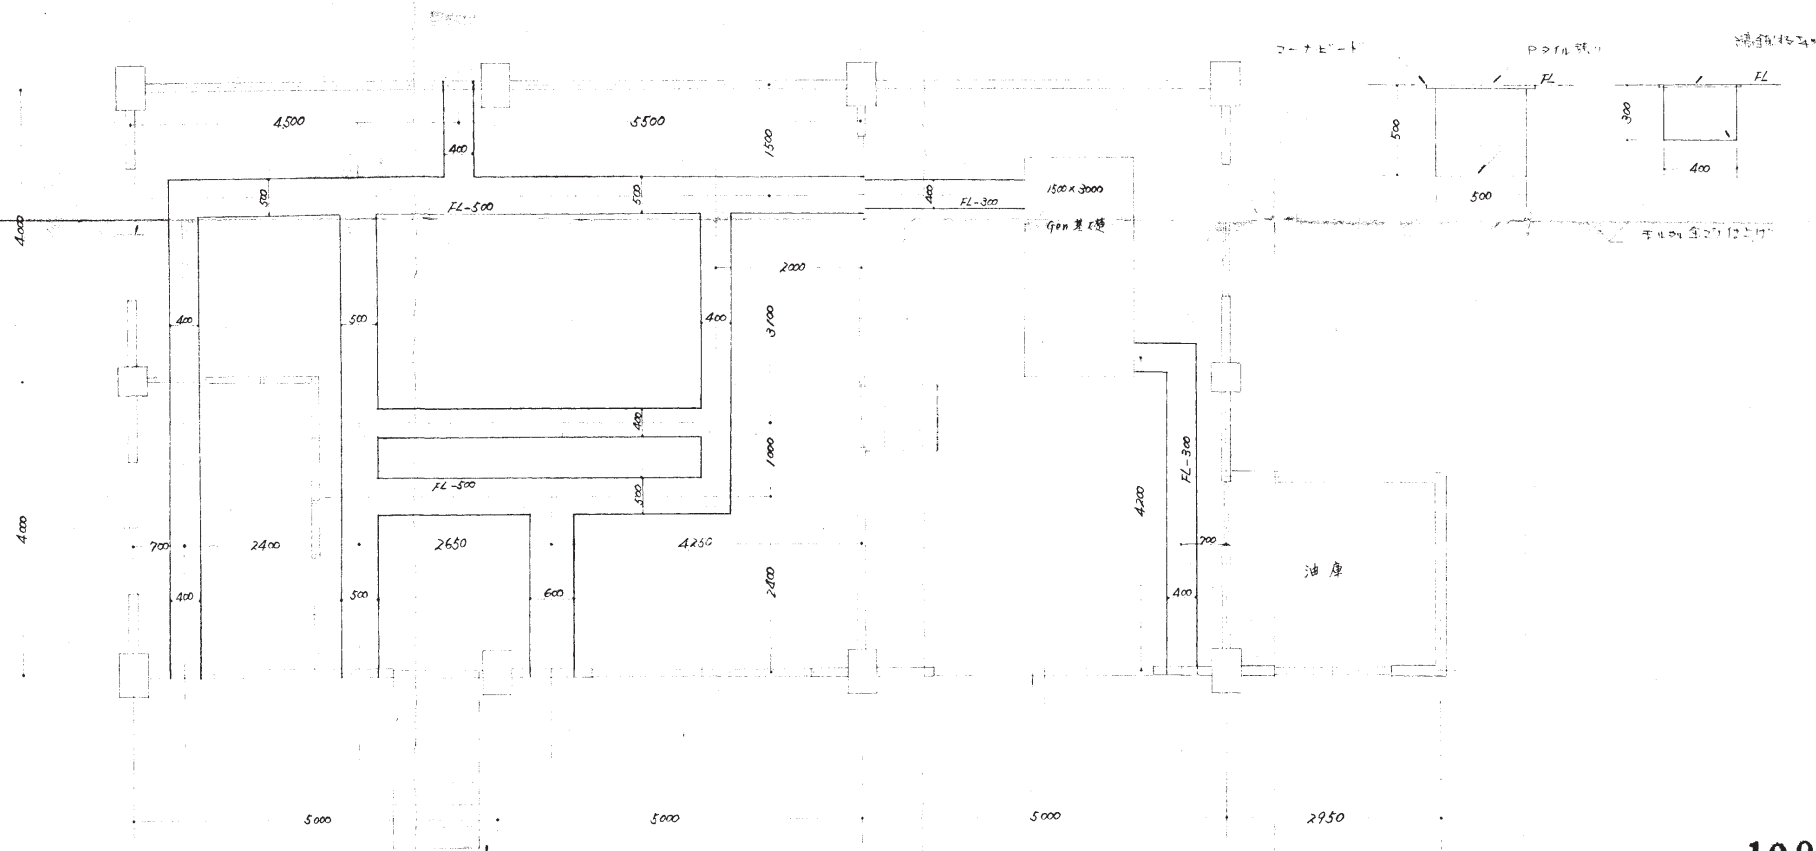


昭和 43 年度		工事番号 計 82 号		100	
工事名称		四日市市水道局 神田取水場電気室			
図面名称		電気室平面図			
課長	課長補佐	係長	係	図面	枚の内No
				縮尺 1:100	1/1
昭和 43 年 8 月 日					
四日市市水道局					図番

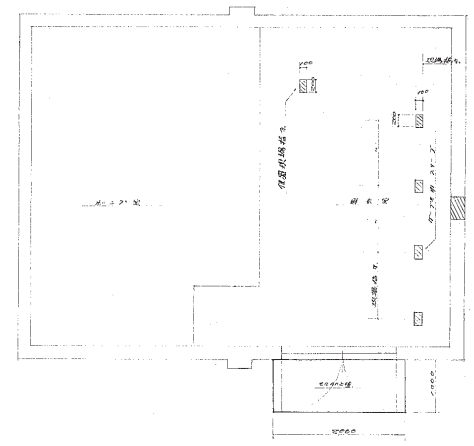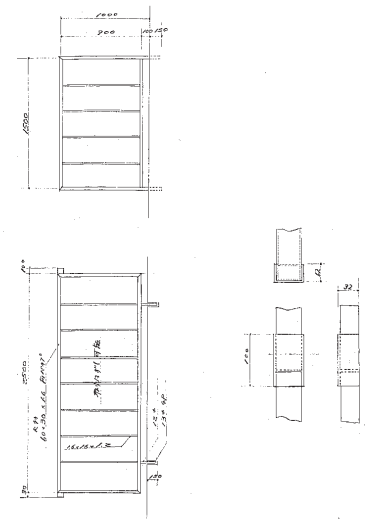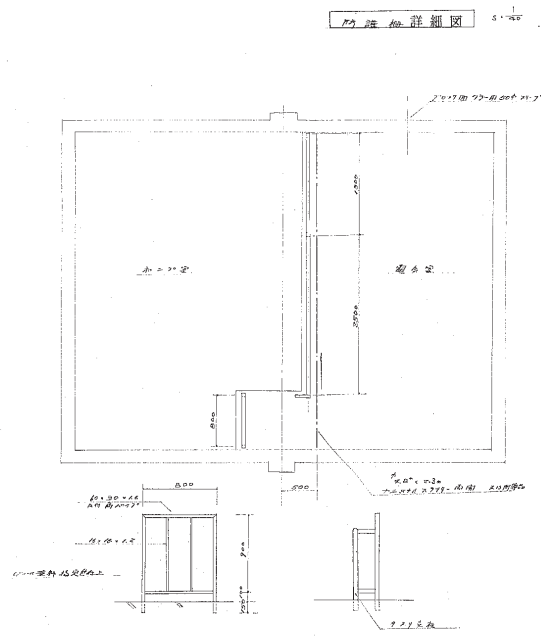

電気室詳細図 5-30

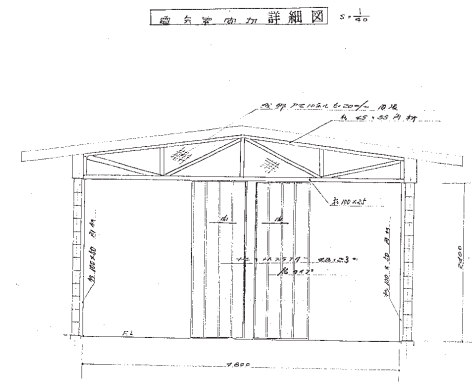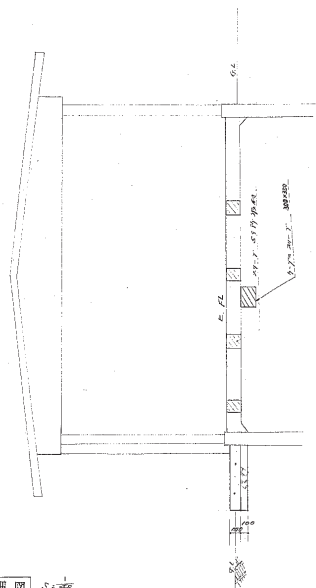




電気室詳細図 5-31

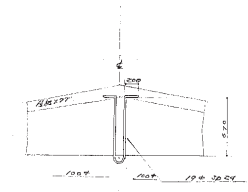

電気室詳細図 5-32



12_生桑配水池_電気室

昭和 47 年度	工事番号	四日市市水道局
工事名称	三豊地区加圧ポンプ設置工事	
図面名称	電気室	図面
設計	係長	係
監理	係長	係
図面	7枚の内	7
縮尺	昭和 47 年 7 月	7日
四日市市水道局	図章	

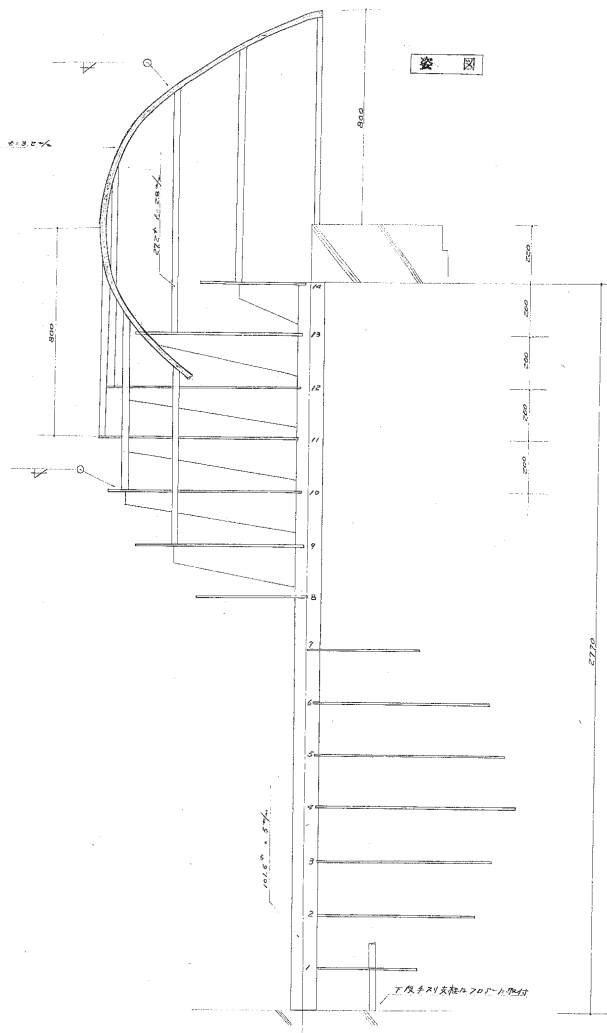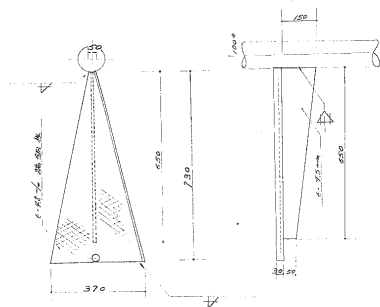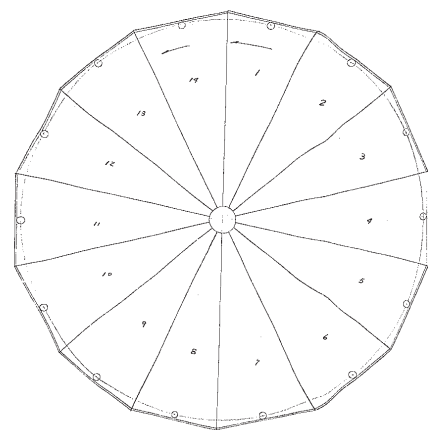


仕 様

支柱	1: 5.0% 99% 10.6 ⁺	柱適用鋼管
多列	1: 3.2% 96.8 ⁺	"
多列支柱	1: 2.6% 97.4 ⁺	"
踏板	1: 5.0% 95.0 ⁺	鋼鋼板
平板	1: 5.0% 95.0 ⁺	平鋼
造裝	局指定也	50—80 第 2 回塗

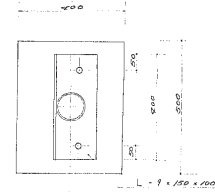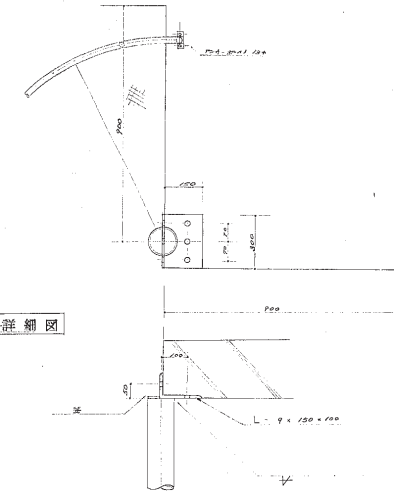

上端取引詳細図

下端取付詳細図

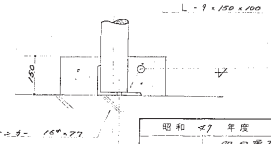


— 691725 — 16*277



12_生桑配水池_電気室

昭和 47 年度	工事番号
工事名称	四日市市水道新設の地 二 西勢田池を互に2つの築造工事
図面名称	防犯敷地図
課長	課長補佐
係長	係
図面	7 枚の内 6
縮尺	1/5
昭和	47 年 11 月 7 日
四日市市水道局	図章

平面図

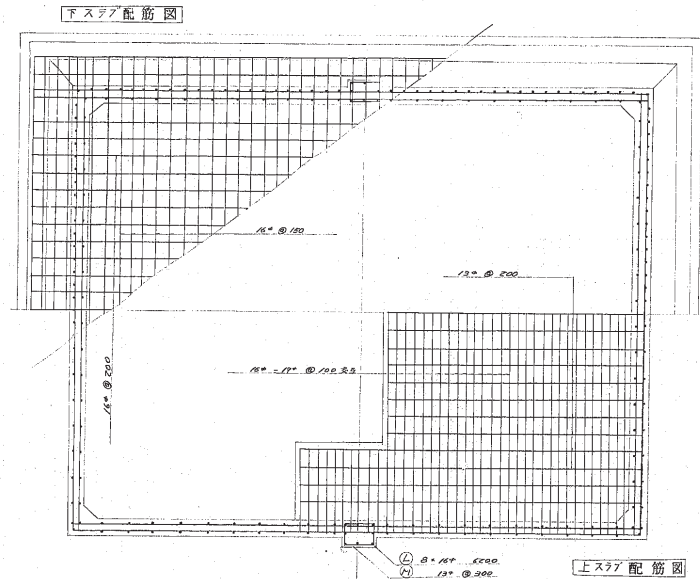

断面図

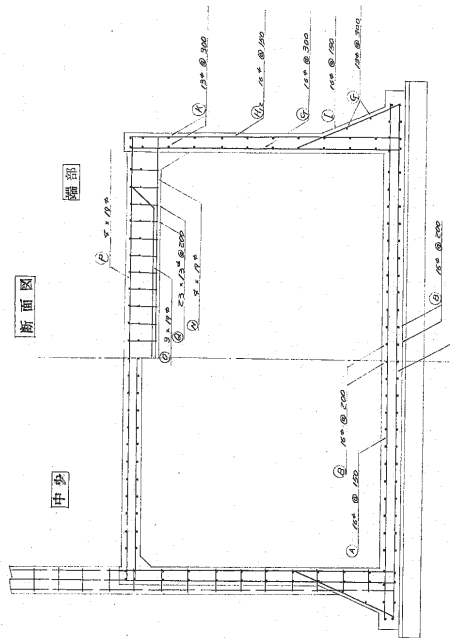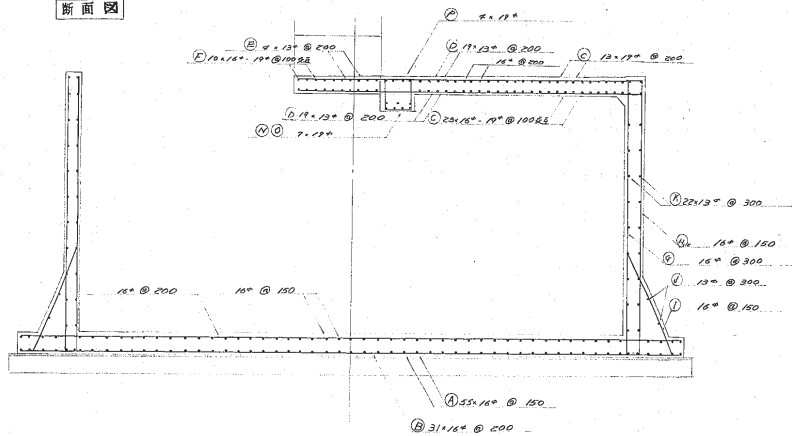


SD 24

口	寸	L	寸	寸	寸	寸	寸
A	16	150	6,000	110	1.56	2.36	10,27.60
B	16	200	7,700	62	1.56	12.01	7,98.60
C	16	100	5,200	12	1.56	8.11	77.32
D	13	200	3,050	19	0.995	3.03	57.57
E	13	200	4,050	4	0.995	9.03	16.12
F	14	100	1,050	5	1.56	1.64	8.10
G	16	300	3,200	85	1.56	4.97	409.18
H	16	150	1,500	24	1.56	4.97	347.30
I	16	150	1,500	80	1.56	2.34	187.00
J	13	300	7,100	4	0.995	2.06	28.24
K	13	300	5,190	22	0.995	5.16	106.52
L	13	300	5,190	22	0.995	5.16	113.52
M	13	300	6,200	16	1.56	2.67	154.72
N	13	300	6,200	28	0.995	0.88	33.44
O	13	300	6,200	28	0.995	0.88	23.56
P	13	300	5,200	4	2.55	11.70	56.80
Q	13	300	5,200	3	2.55	15.38	37.44
R	13	300	5,200	4	2.55	11.70	46.80
S	13	300	5,200	4	2.55	11.70	29.67
T	13	300	5,200	4	2.55	11.70	13.11

合計 3932 kg








外側配筋図

内側配筋図

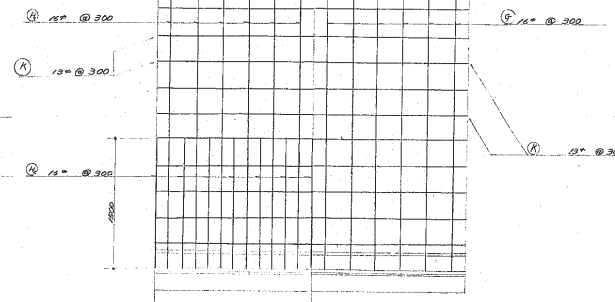

12_生桑配水池_電気室




昭和 47 年度	工事番号	100 市水工第 100 号
工事名称	生桑配水池電気室	
図面名称	配筋図	第 1 図
課長	課長補佐	係長
図面	校対	校対
昭和 47 年 11 月 2 日	図	印

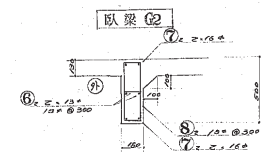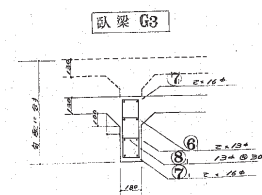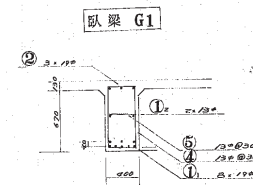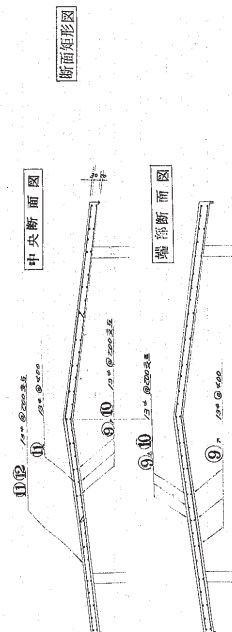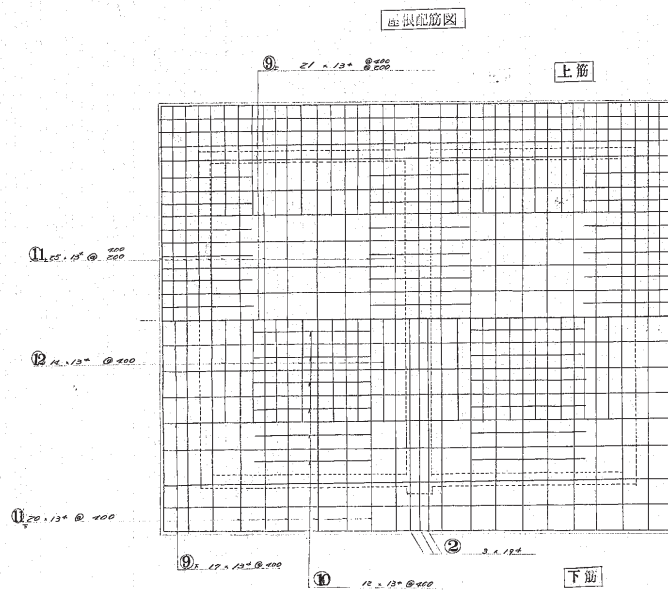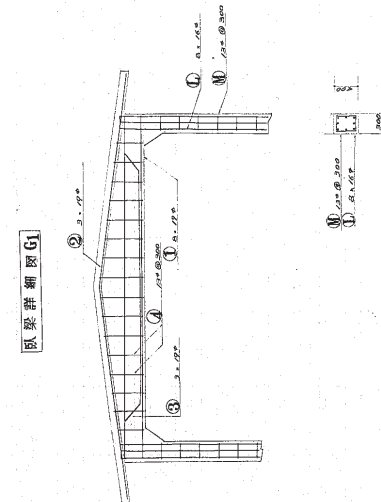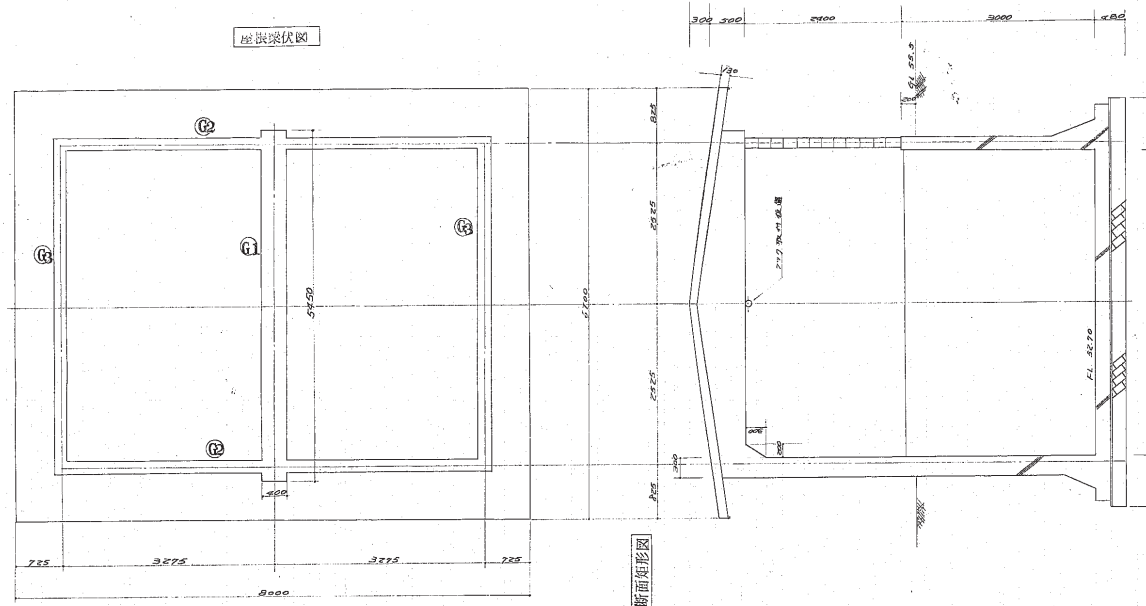

SD 24									
	9	10	1	2.5	13/16	5/16	1/2		
1	19		5.400	5	2.25	15.15	60.75		
2	19		5.800	5	0.995	5.37	19.74		
3	19		6.700	3	2.65	15.08	45.24		
4	19		5.630	3	2.25	15.47	38.01		
5	13	300	1.170	16		1.11	17.76		
6	13		500	16	0.995	0.52	8.00		
7	13		500	16	0.995	0.50	8.00		
8	13		6.650	8	0.995	6.62	26.65		
9	13		5.150	8	0.995	5.11	40.88		
10	13		6.650	8		10.37	82.76		
11	13		5.150	8	1.58	8.25	59.14		
12	13		370	36		1.27	37.86		
13	13	300	1.400	44	0.995	1.95	63.80		
14	13		500	21		2.20	300.00		
15	13		500	7.98	0.775				
16	13		8.050	12	0.995	8.02	76.24		
17	13		400	25					
18	13		500	6.540	20	0.995	6.61	297.45	
19	13		400	14	0.995	6.67	23.88		

TO TAL 1,598 12 (英寸)




昭和	<7	年度	工事番号
工事名称	四日市市水道局内 上水道配管及配水工工事		
図面名称	上水道計画 第 1 号		
課長	課長補佐	係長	係
			望瀬 7 枚の内 No. 9
			版尺 1 / 40
			昭和 <7 年 9 月 7 日
四日市市水道局			図章

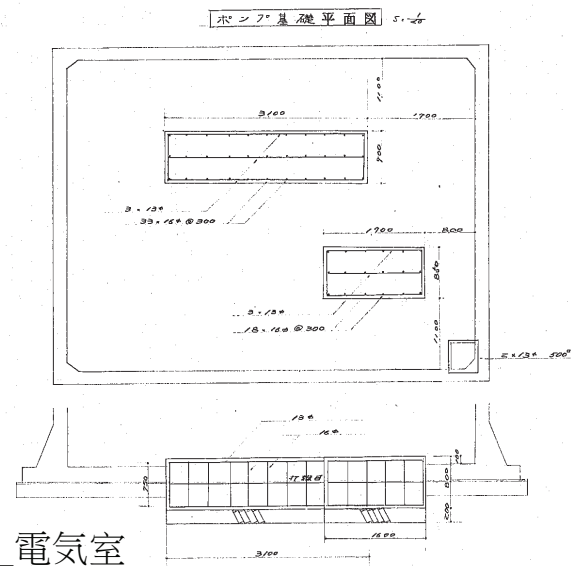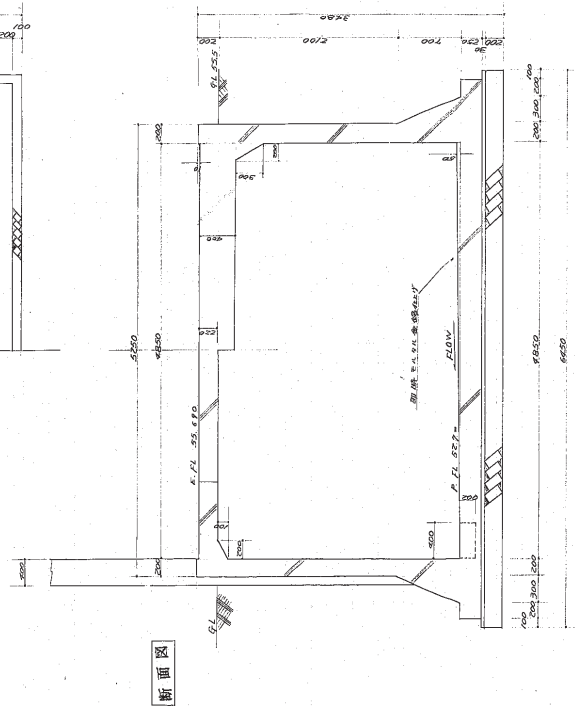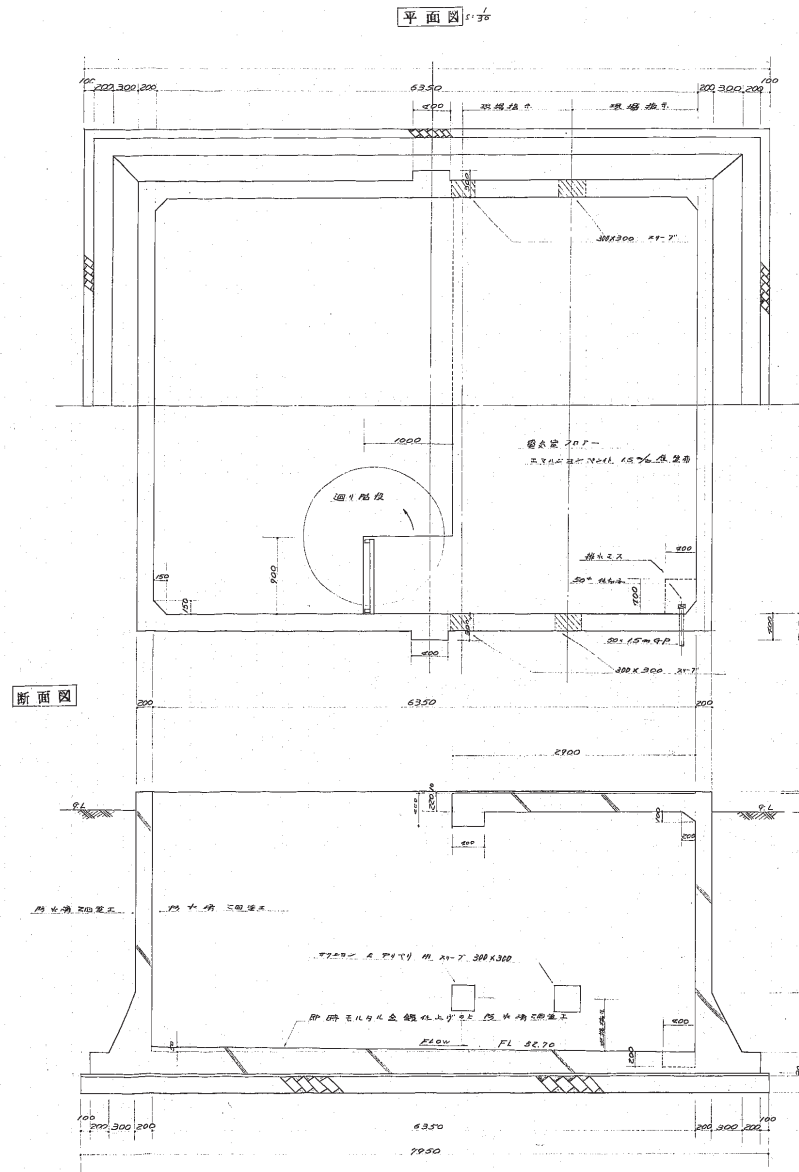




12_生桑配水池_電気室

昭和 47 年度	工事番号	10 日市市水事町地内
工事名称	二重田池和左水工所築造工事	
図面名称	ポンプ基礎部	計算 図
図表 種別欄	図表 種別欄	図表 種別欄
縮尺	1/30	縮尺 1/30
昭和 47 年 7 月 7 日	図表 種別欄	図表 種別欄
四日市市水道局	図表 種別欄	図表 種別欄



姿 図 $5: \frac{1}{20}$

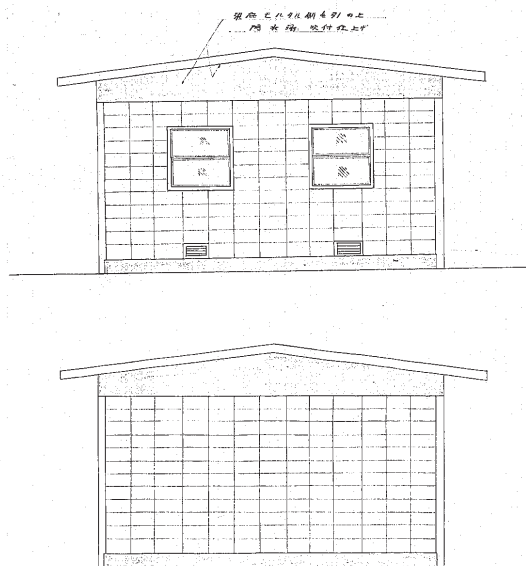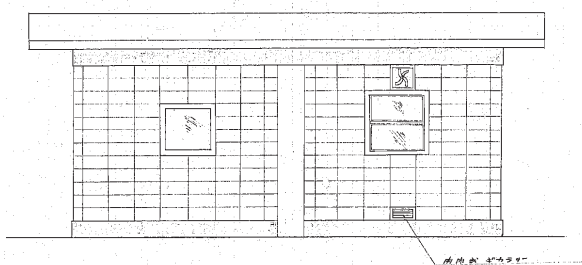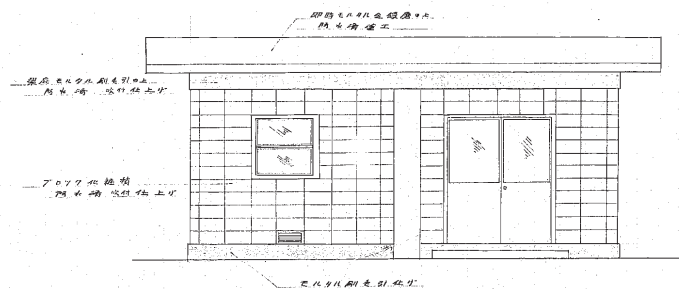


ブロットワ割配筋図 $s = \frac{1}{20}$

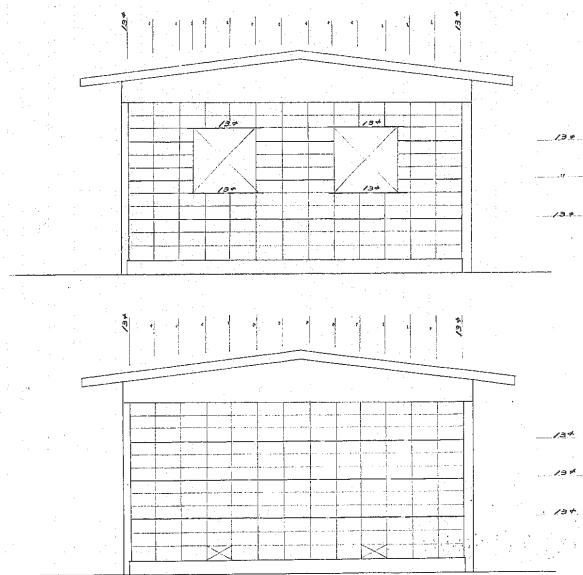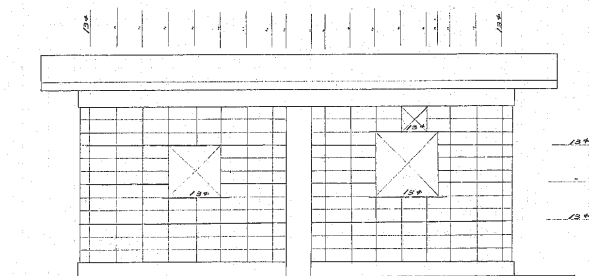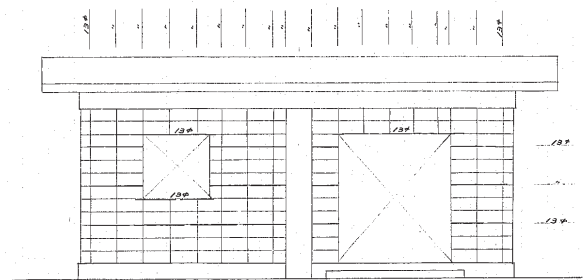

7 0 7 7 8 50

 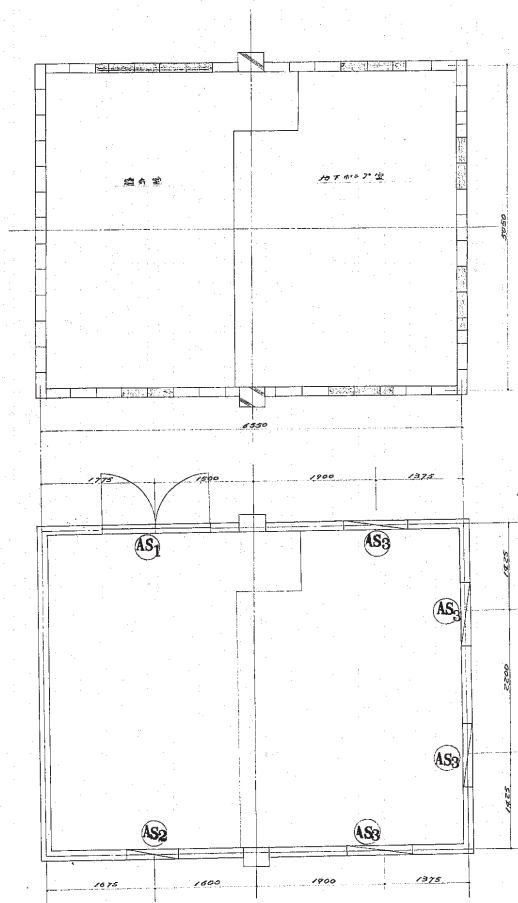

昭和 47 年度	工事番号
工事名称	旧日市市立東町小学校 と旧日市市立北町小学校工事
図面名称	上屋敷地区 雑草 図
現 員	課長補佐
係 長	係 長
図 面	7 枚の内 3 枚
用 紙	1 / 4
昭和	47 年 4 月 7 日
四日市市水道局	図 章

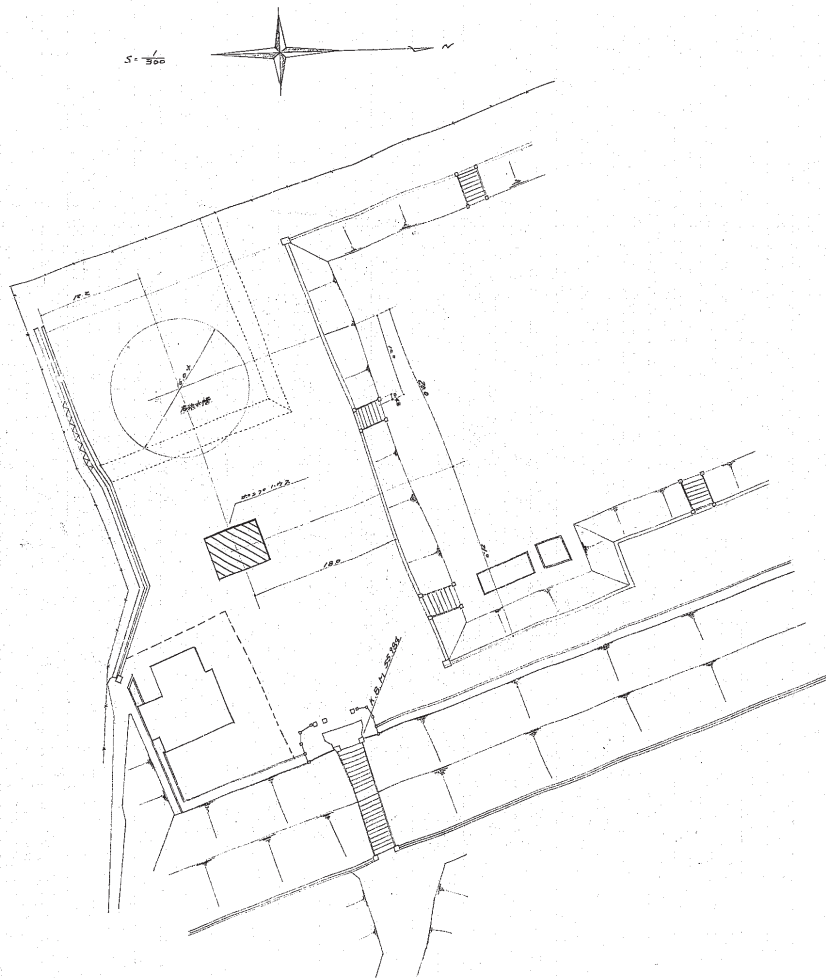


仕様

1. 構造 地上部 鉄筋コンクリート造 3D 2D 200×200/㎢
地下部 基礎コンクリート造 3D 2D 200×200/㎢
屋根 鉄板 鉄骨 200×200/㎢
2. 使用材料 鉄骨 100×100×10 鉄骨 200×200/㎢ C.B. 鉄骨 100×100/㎢
3. 建物面積 5.00㎡ 5.00㎡ 5.00㎡
4. 100mm 12 根 2/4
5. 仕上り 内外部 200×200 化粧目地仕上り 内装 200×200 化粧目地仕上り (内装色)
床板 200×200 化粧目地仕上り 内装 200×200 化粧目地仕上り (内装色)
外装 200×200 化粧目地仕上り
内装 200×200 化粧目地仕上り
床板 200×200 化粧目地仕上り
6. 各種材料
① 鋼材 鉄筋 W 100×100 200×200 200×200 200×200
② 鉄板 鉄板 W 100×100 200×200 200×200 200×200
③ 鋼材 鉄筋 W 100×100 200×200 200×200 200×200
7. 構造 鉄筋コンクリート造 3D 2D 200×200/㎢
8. 構造 鉄筋コンクリート造 3D 2D 200×200/㎢
9. 構造 鉄筋コンクリート造 3D 2D 200×200/㎢
10. 構造 鉄筋コンクリート造 3D 2D 200×200/㎢
11. 構造 鉄筋コンクリート造 3D 2D 200×200/㎢
12. 構造 鉄筋コンクリート造 3D 2D 200×200/㎢

12_生桑配水池_電気室

昭和 47 年度	工事番号	100 市営五等河川
工事名称	三田田池和石水工所設置工事	
図面名称	図面	図
建築 建築関係	建築 係	図面 7 枚の内 1 枚
建築 係	建築 係	図面 7 枚の内 1 枚
昭和 47 年 7 月	図面	図
四日市市水道局	図面	図

配置図 1:300

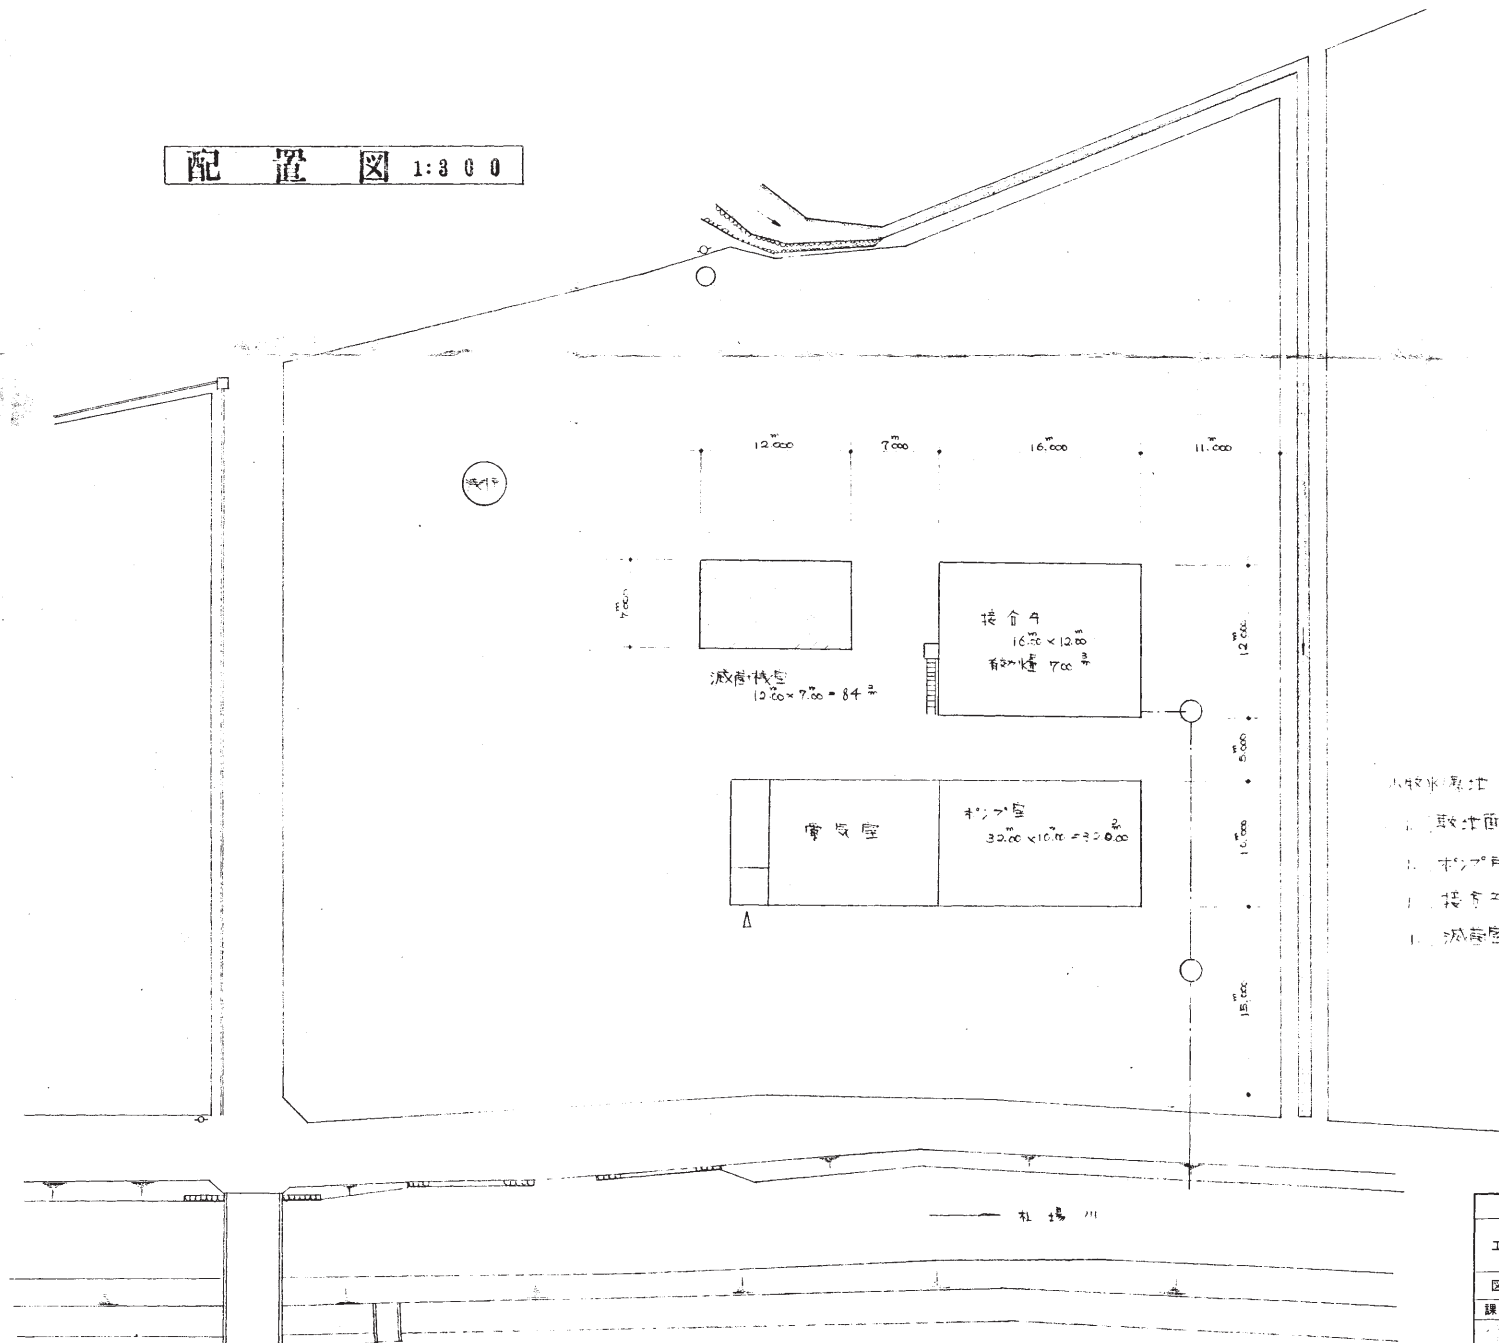


小牧水源地

敷地面積 5437.77 m²


- 1. 消毒室 32.00m × 10.00m = 320.00m²
- 1. 接合室 16.00m × 12.00m = 192.00m²
- 1. 消毒室 12.00m × 7.00m = 84.00m²

13_小牧水源地_消毒室


昭和 47 年度 工事番号 第12-40号			
四日市市小牧水源地			
小牧水源地消毒室等工事			
図面名称			竣功図
課長	課長補佐	係長	係
図面 12 枚の内 No. 1			縮尺 1:300
昭和 48 年 3 月 24 日			四日市市水道局 図番 1

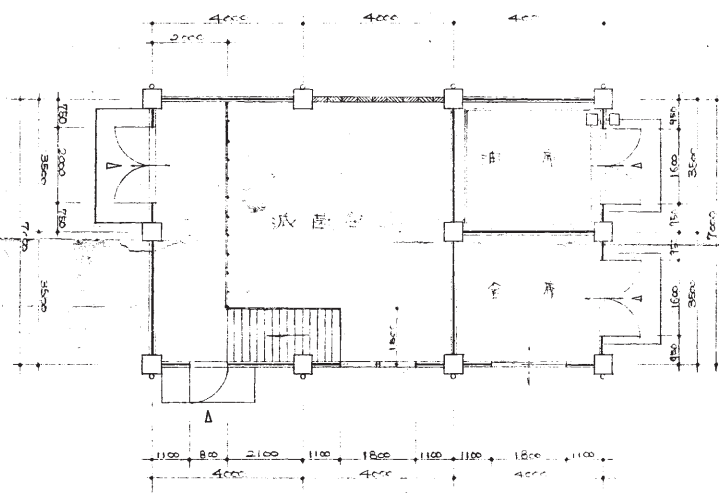


平面図 1:100

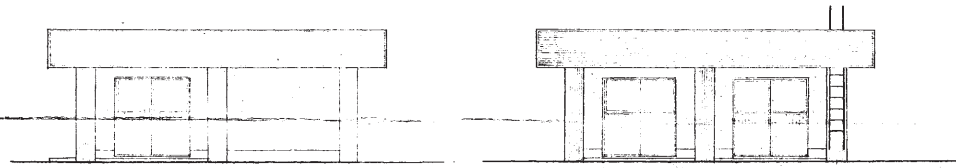

立面図 1:100

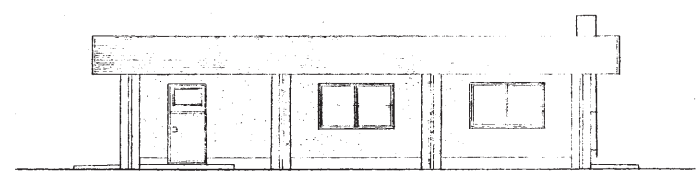


立面図 1:100

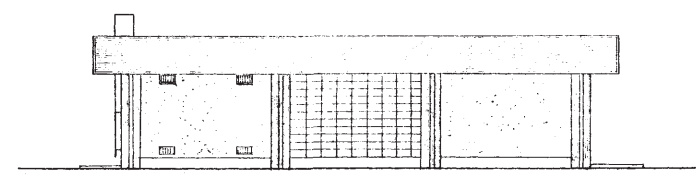

立面図 1:100

13_小牧水源地_消毒室

昭和 47 年度		工事番号 第 48 号	
工事名称		四日市市小牧町地区内 小牧水源地 消毒室建築工事	
図面名称		平面図	竣工図
課長	課長補佐	係長	係
図面 12 枚の内 No. 2		縮尺 1:100	
		昭和 48 年 3 月 24 日	
四日市市水道局		図番	2

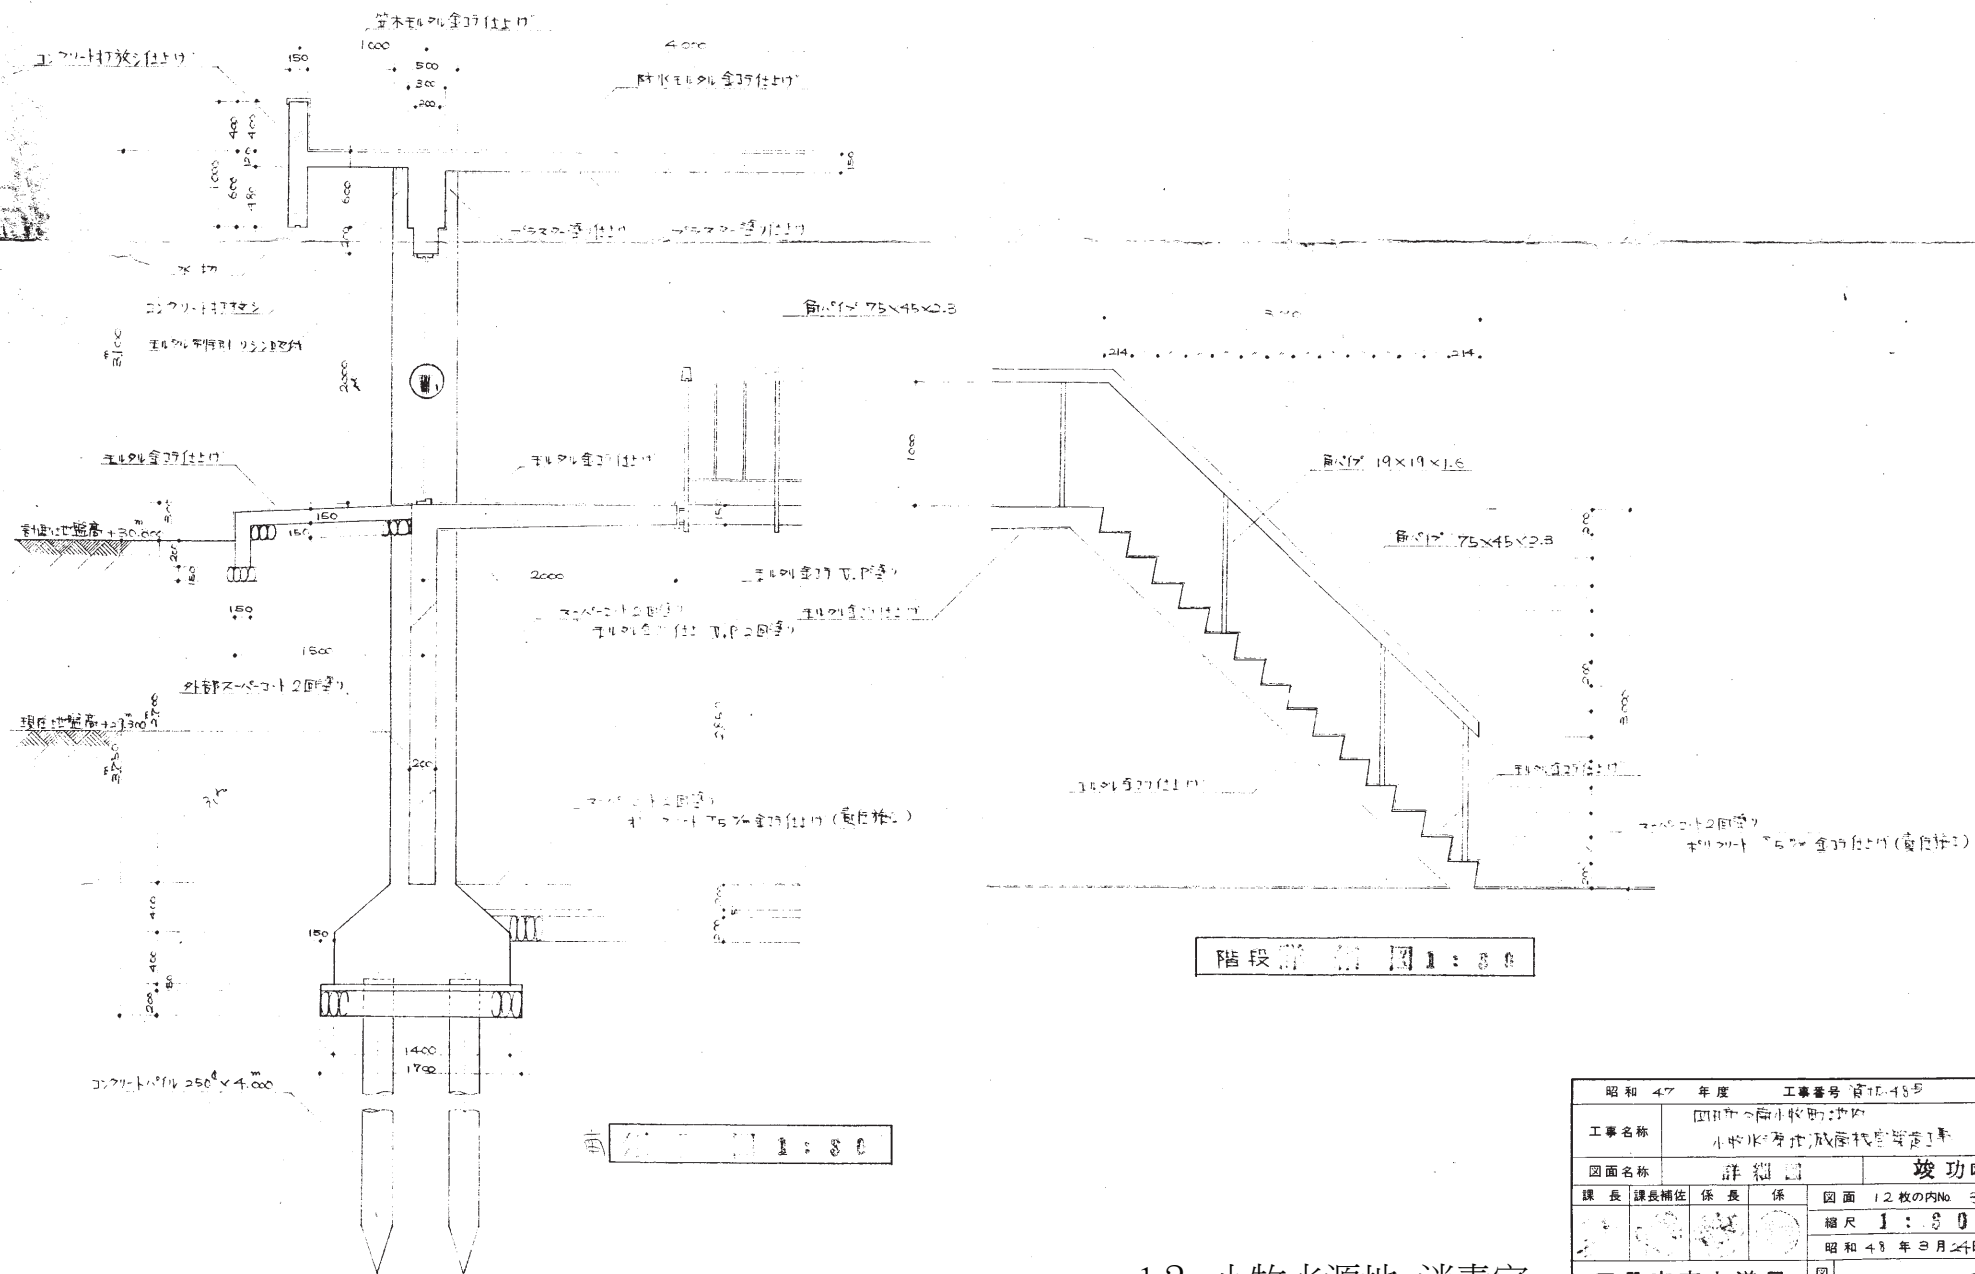

階段詳図 図 1 : 30

昭和 47 年度 工事番号 第 11-18 号	
工事名称	四日市市南小牧町地区 小牧町地区放牧場整備工事
図面名称	詳細図 竣工図
課長	課長補佐
係長	係
図面 12 枚の内 No. 3	
縮尺 1 : 30	
昭和 48 年 8 月 24 日	
四日市市水道局	図番 3



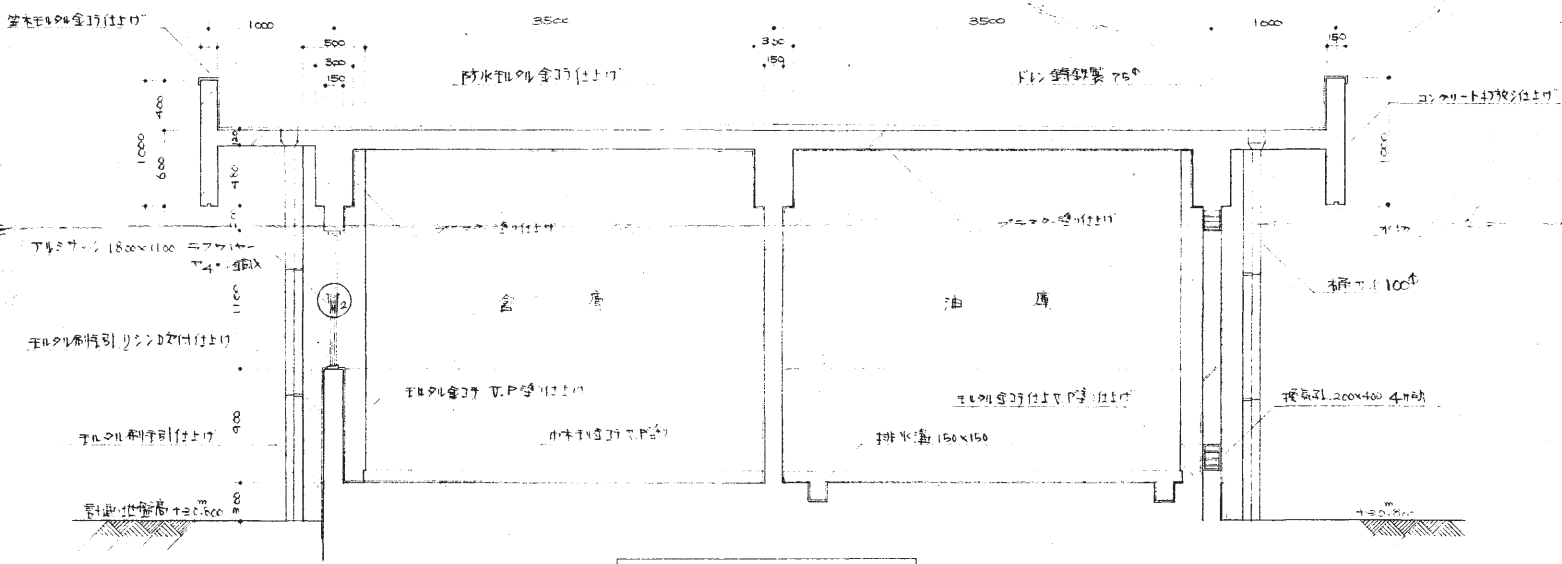


図 1 : 20


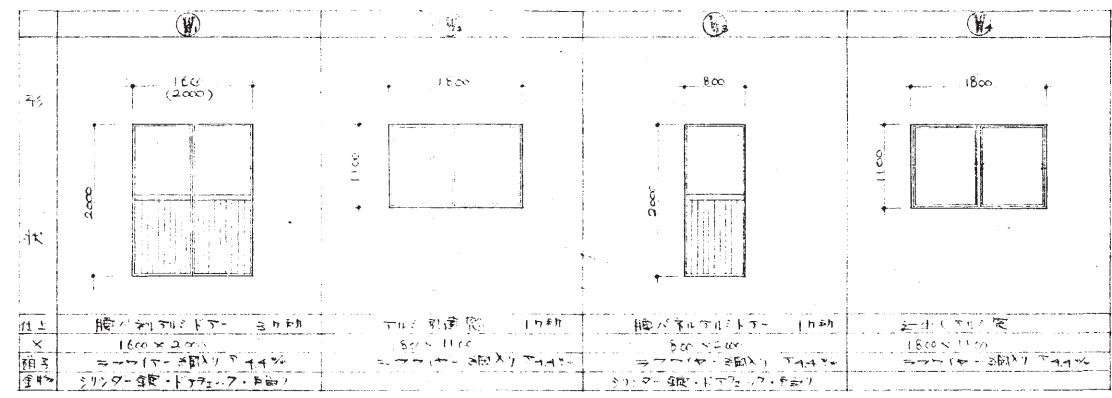


13_小牧水源地_消毒室

昭和 47 年度 工事番号 資化 485			
工事名称		四日市市南小牧町中内 小牧水源地減容対策工事	
図面名称		詳細図	竣工図
課長	課長補佐	係長	係
図面 12 枚の内 No. 5		縮尺 1 : 80	
昭和 46 年 8 月 24 日		四日市市水道局	
図番		5	

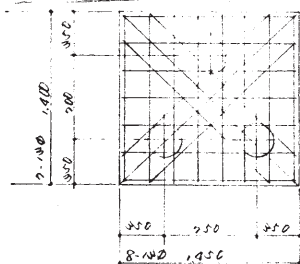


基礎配筋図 1:30

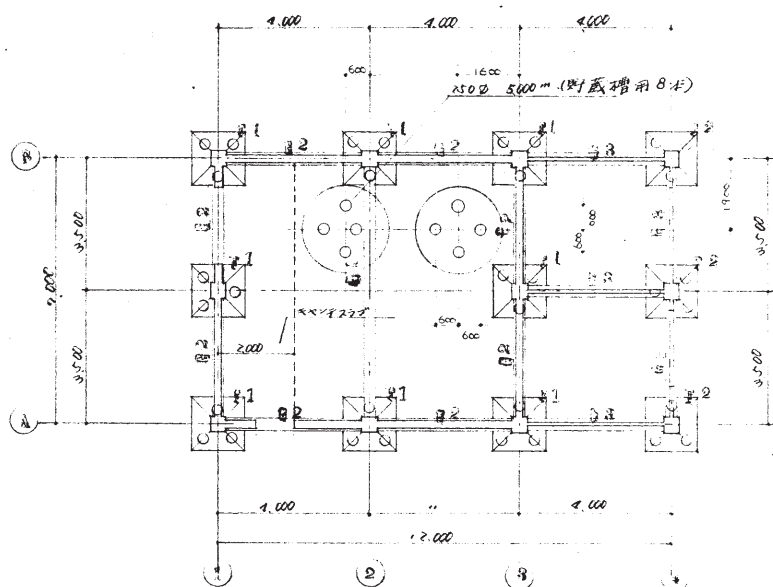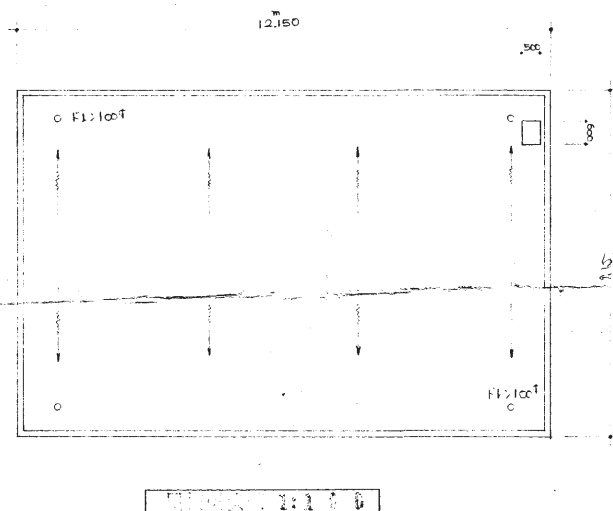

星槎伏圖 1:100

コンクリートパイプ 250φ 7000m
杭 15ヶ所

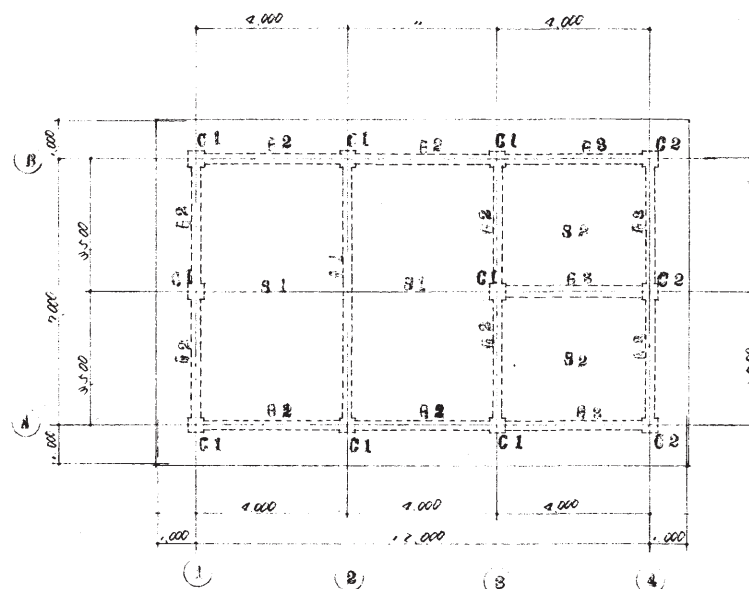



梁伏圖 1:100

圖 則	附圖 4-7 年經	設計量計 4.9 號
名 稱	四日市市水道局管内	
類 型	取水溝池 減速機安裝工事	
型 式	48.3.24	1:1.60
承 認 者	田 中 重 雄	竣 功 國
四 日 市 市 水 道 局 檢		6



圖面	圖面 47 年度	設計者 佐野
名稱	四日市市水道局	設計者 佐野
設計	48.3.24	設計者 佐野
設計	1:300	設計者 佐野
設計	配筋圖	設計者 佐野
設計	四日市市水道局	設計者 佐野


13_小牧水源地_消毒室

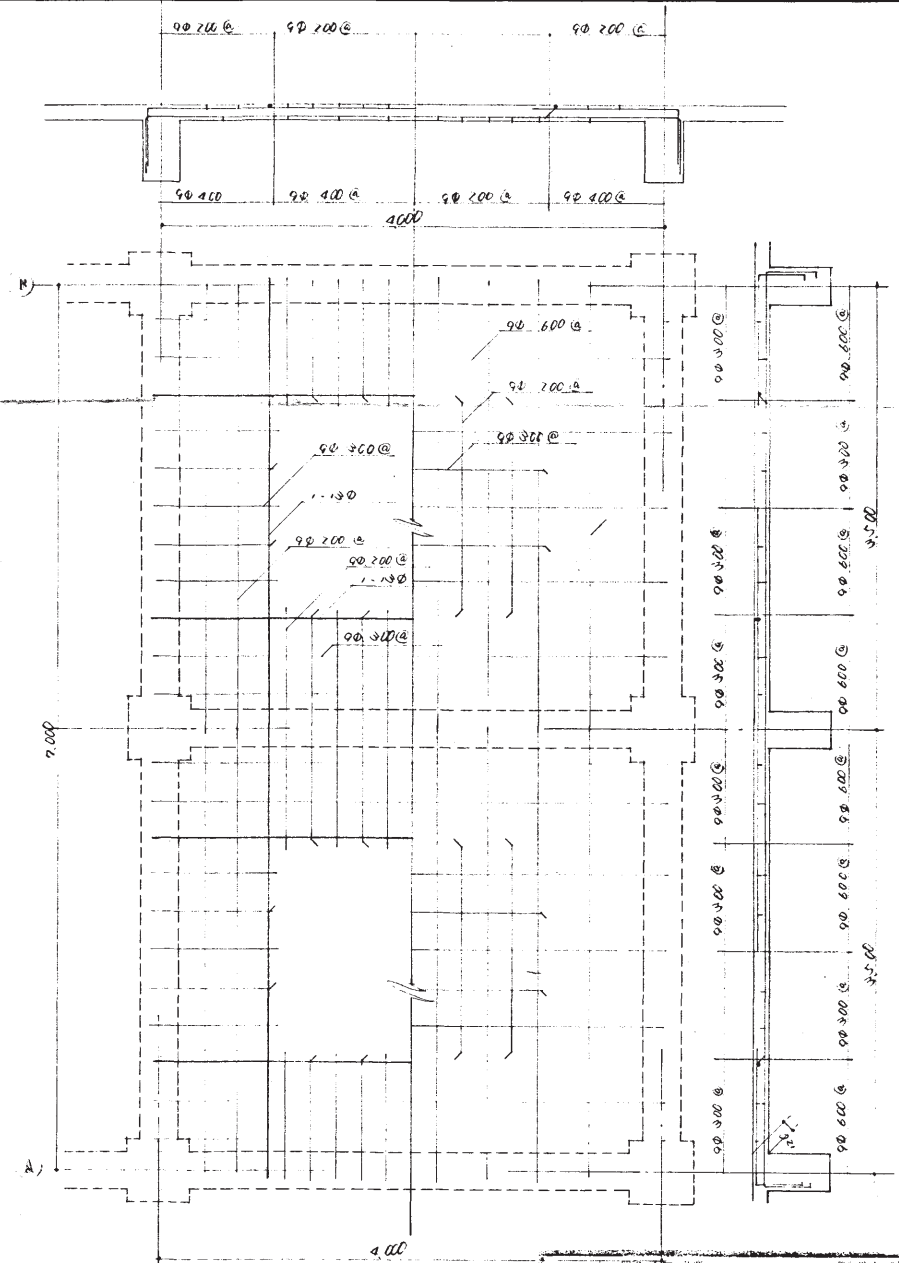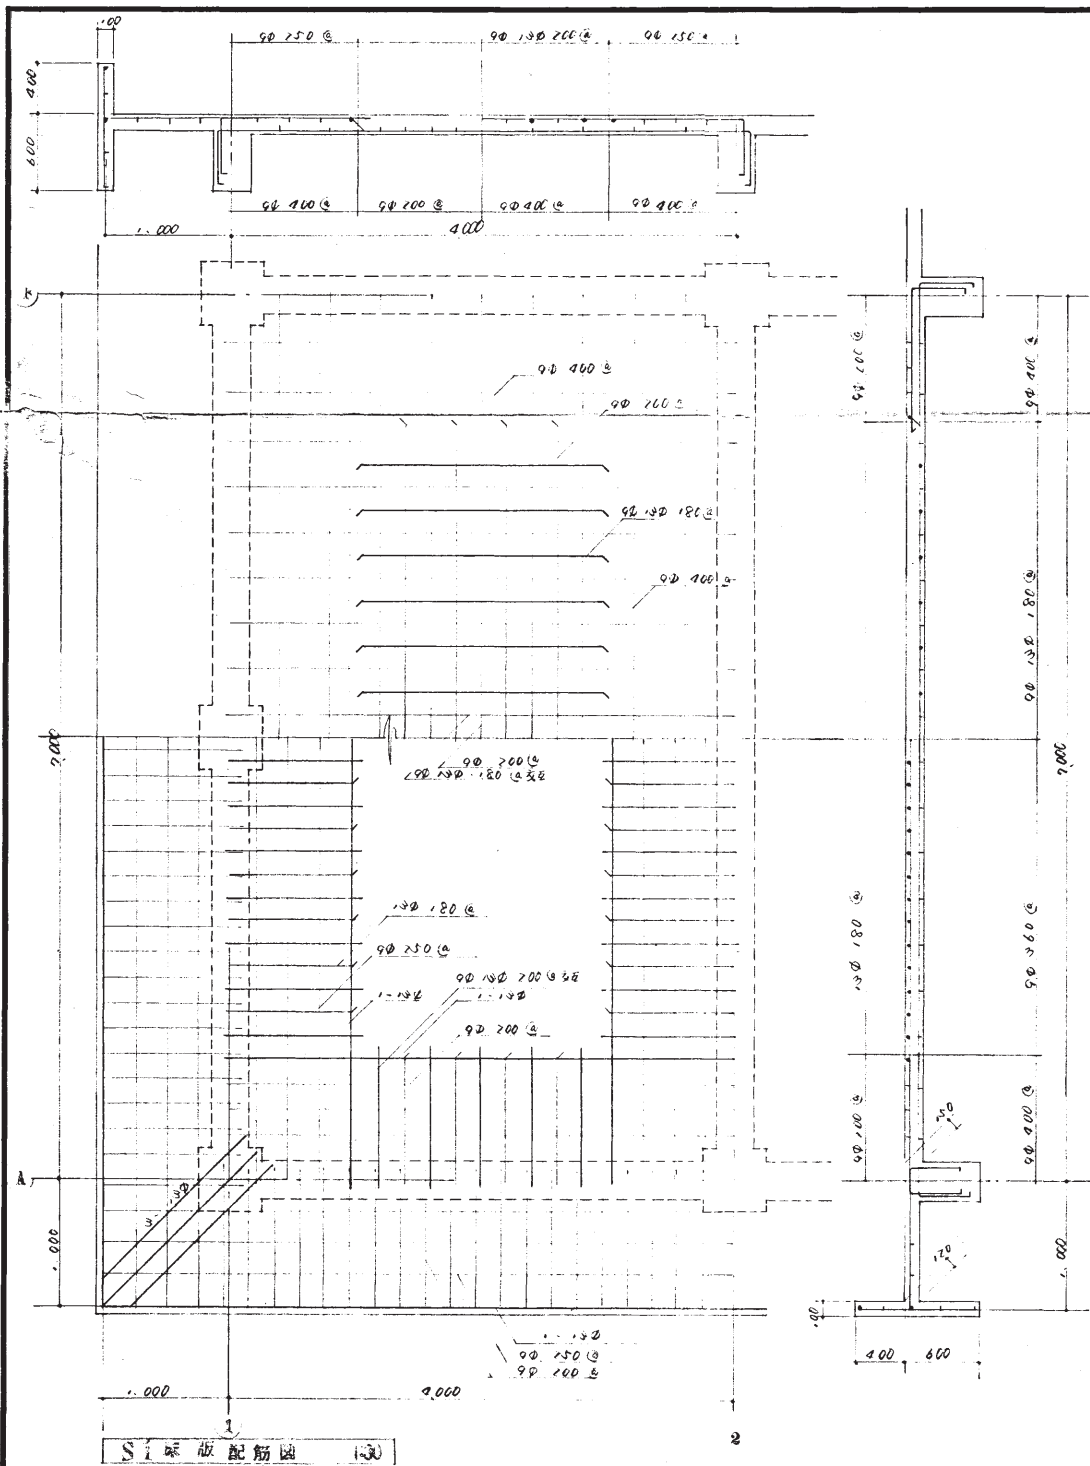

S2 梁板配筋图 130

13_小牧水源地_消毒室

图名	四日市市水道局 小牧水源地_消毒室
名称	小牧水源地_消毒室
日期	49.3.24
设计	设计
校核	校核
审核	审核
竣工图	竣工图
四日市市水道局	9

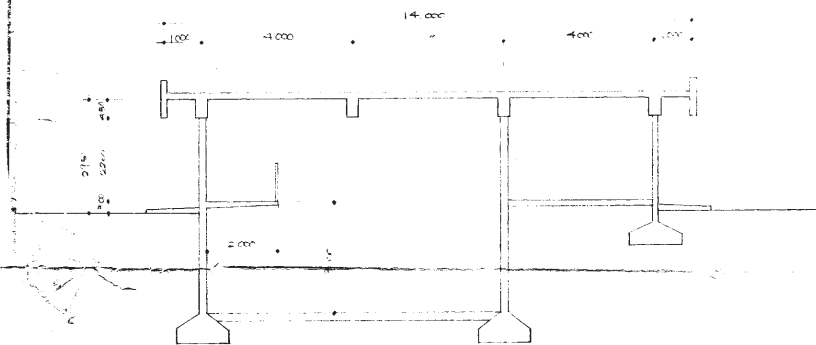


1:100

柱	C1			C2			C3		
	外端	中央	内端	外端	中央	内端	外端	中央	内端
断面	500 × 800	500 × 800	500 × 800	500 × 800	500 × 800	500 × 800	500 × 800	500 × 800	500 × 800
上部	1-192	1-192	1-192	1-192	1-192	1-192	1-192	1-192	1-192
下部	1-192	1-192	1-192	1-192	1-192	1-192	1-192	1-192	1-192
配筋	92 200	92 200	92 200	92 200	92 200	92 200	92 200	92 200	92 200
柱	1000	1000	1000	1000	1000	1000	1000	1000	1000

柱	C1		C2	
	断面	配筋	断面	配筋
上部	500 × 800	1-192	500 × 800	1-192
下部	500 × 800	1-192	500 × 800	1-192
配筋	92 200	92 200	92 200	92 200
柱	1000	1000	1000	1000

柱	C1		C2	
	断面	配筋	断面	配筋
上部	500 × 800	1-192	500 × 800	1-192
下部	500 × 800	1-192	500 × 800	1-192
配筋	92 200	92 200	92 200	92 200
柱	1000	1000	1000	1000

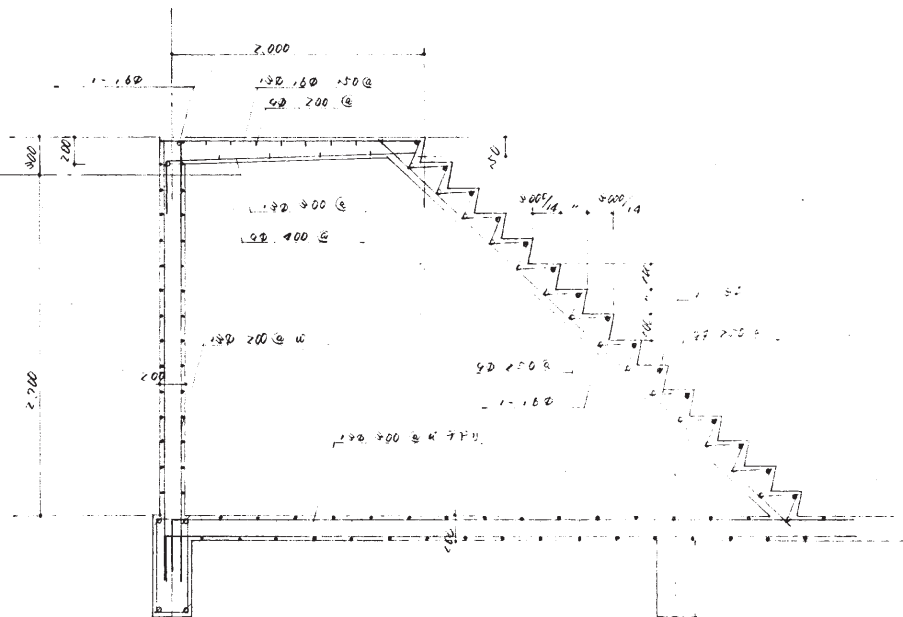


1:100

1:100


1:100

13_小牧水源地_消毒室


図面	設計者	監理者
名称	四日市市水道局	
図号	48-2-24	
図名	13_小牧水源地_消毒室	
図尺	1:100	
図日	1980.10.10	
図所	四日市市水道局	
図人	10	

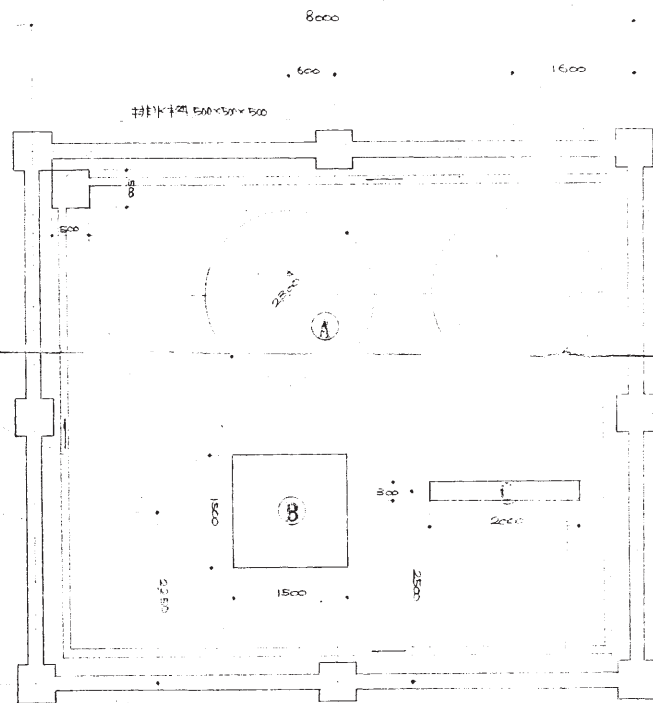

換気基礎 平面図 1

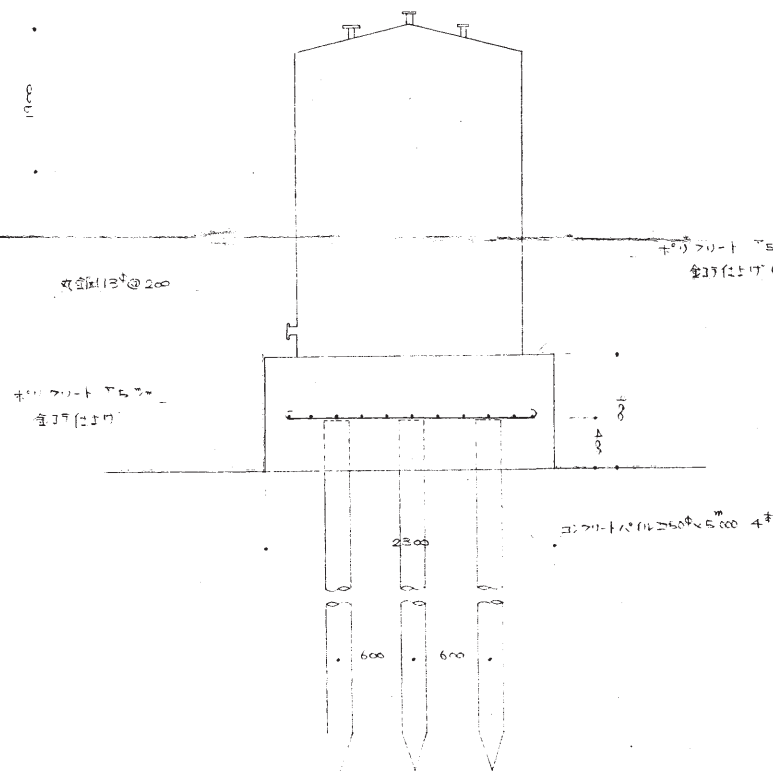

全高11300@200

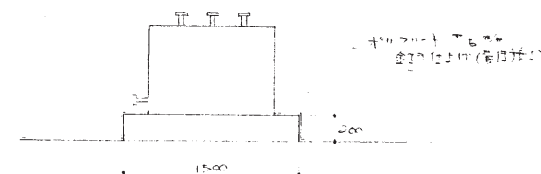

全高11300@200

13_小牧水源地_消毒室

昭和 47 年度 工事番号 第 13 号			
四日市市水源地内			
小牧水源地内消毒室設置工事			
工事名称	換気基礎	竣工	図
図面名称	換気基礎	竣工	図
課長	課長補佐	係長	係
図面 12 枚の内 No. 11			
縮尺 1 : 800			
昭和 48 年 3 月 24 日			
四日市市水道局			図

