


工事箇所：GL~36,350

※仮設（荷揚げ）および搬入方法は参考とする。

市立四日市病院冷却塔用補給水管更新修繕			
図面名	配置図	縮尺	設計番号
		1:800 (A3)	作図 平成 28年 12月
市立四日市病院施設課			図面番号 M-2

排水管 平面図

太線部 今回更新対象

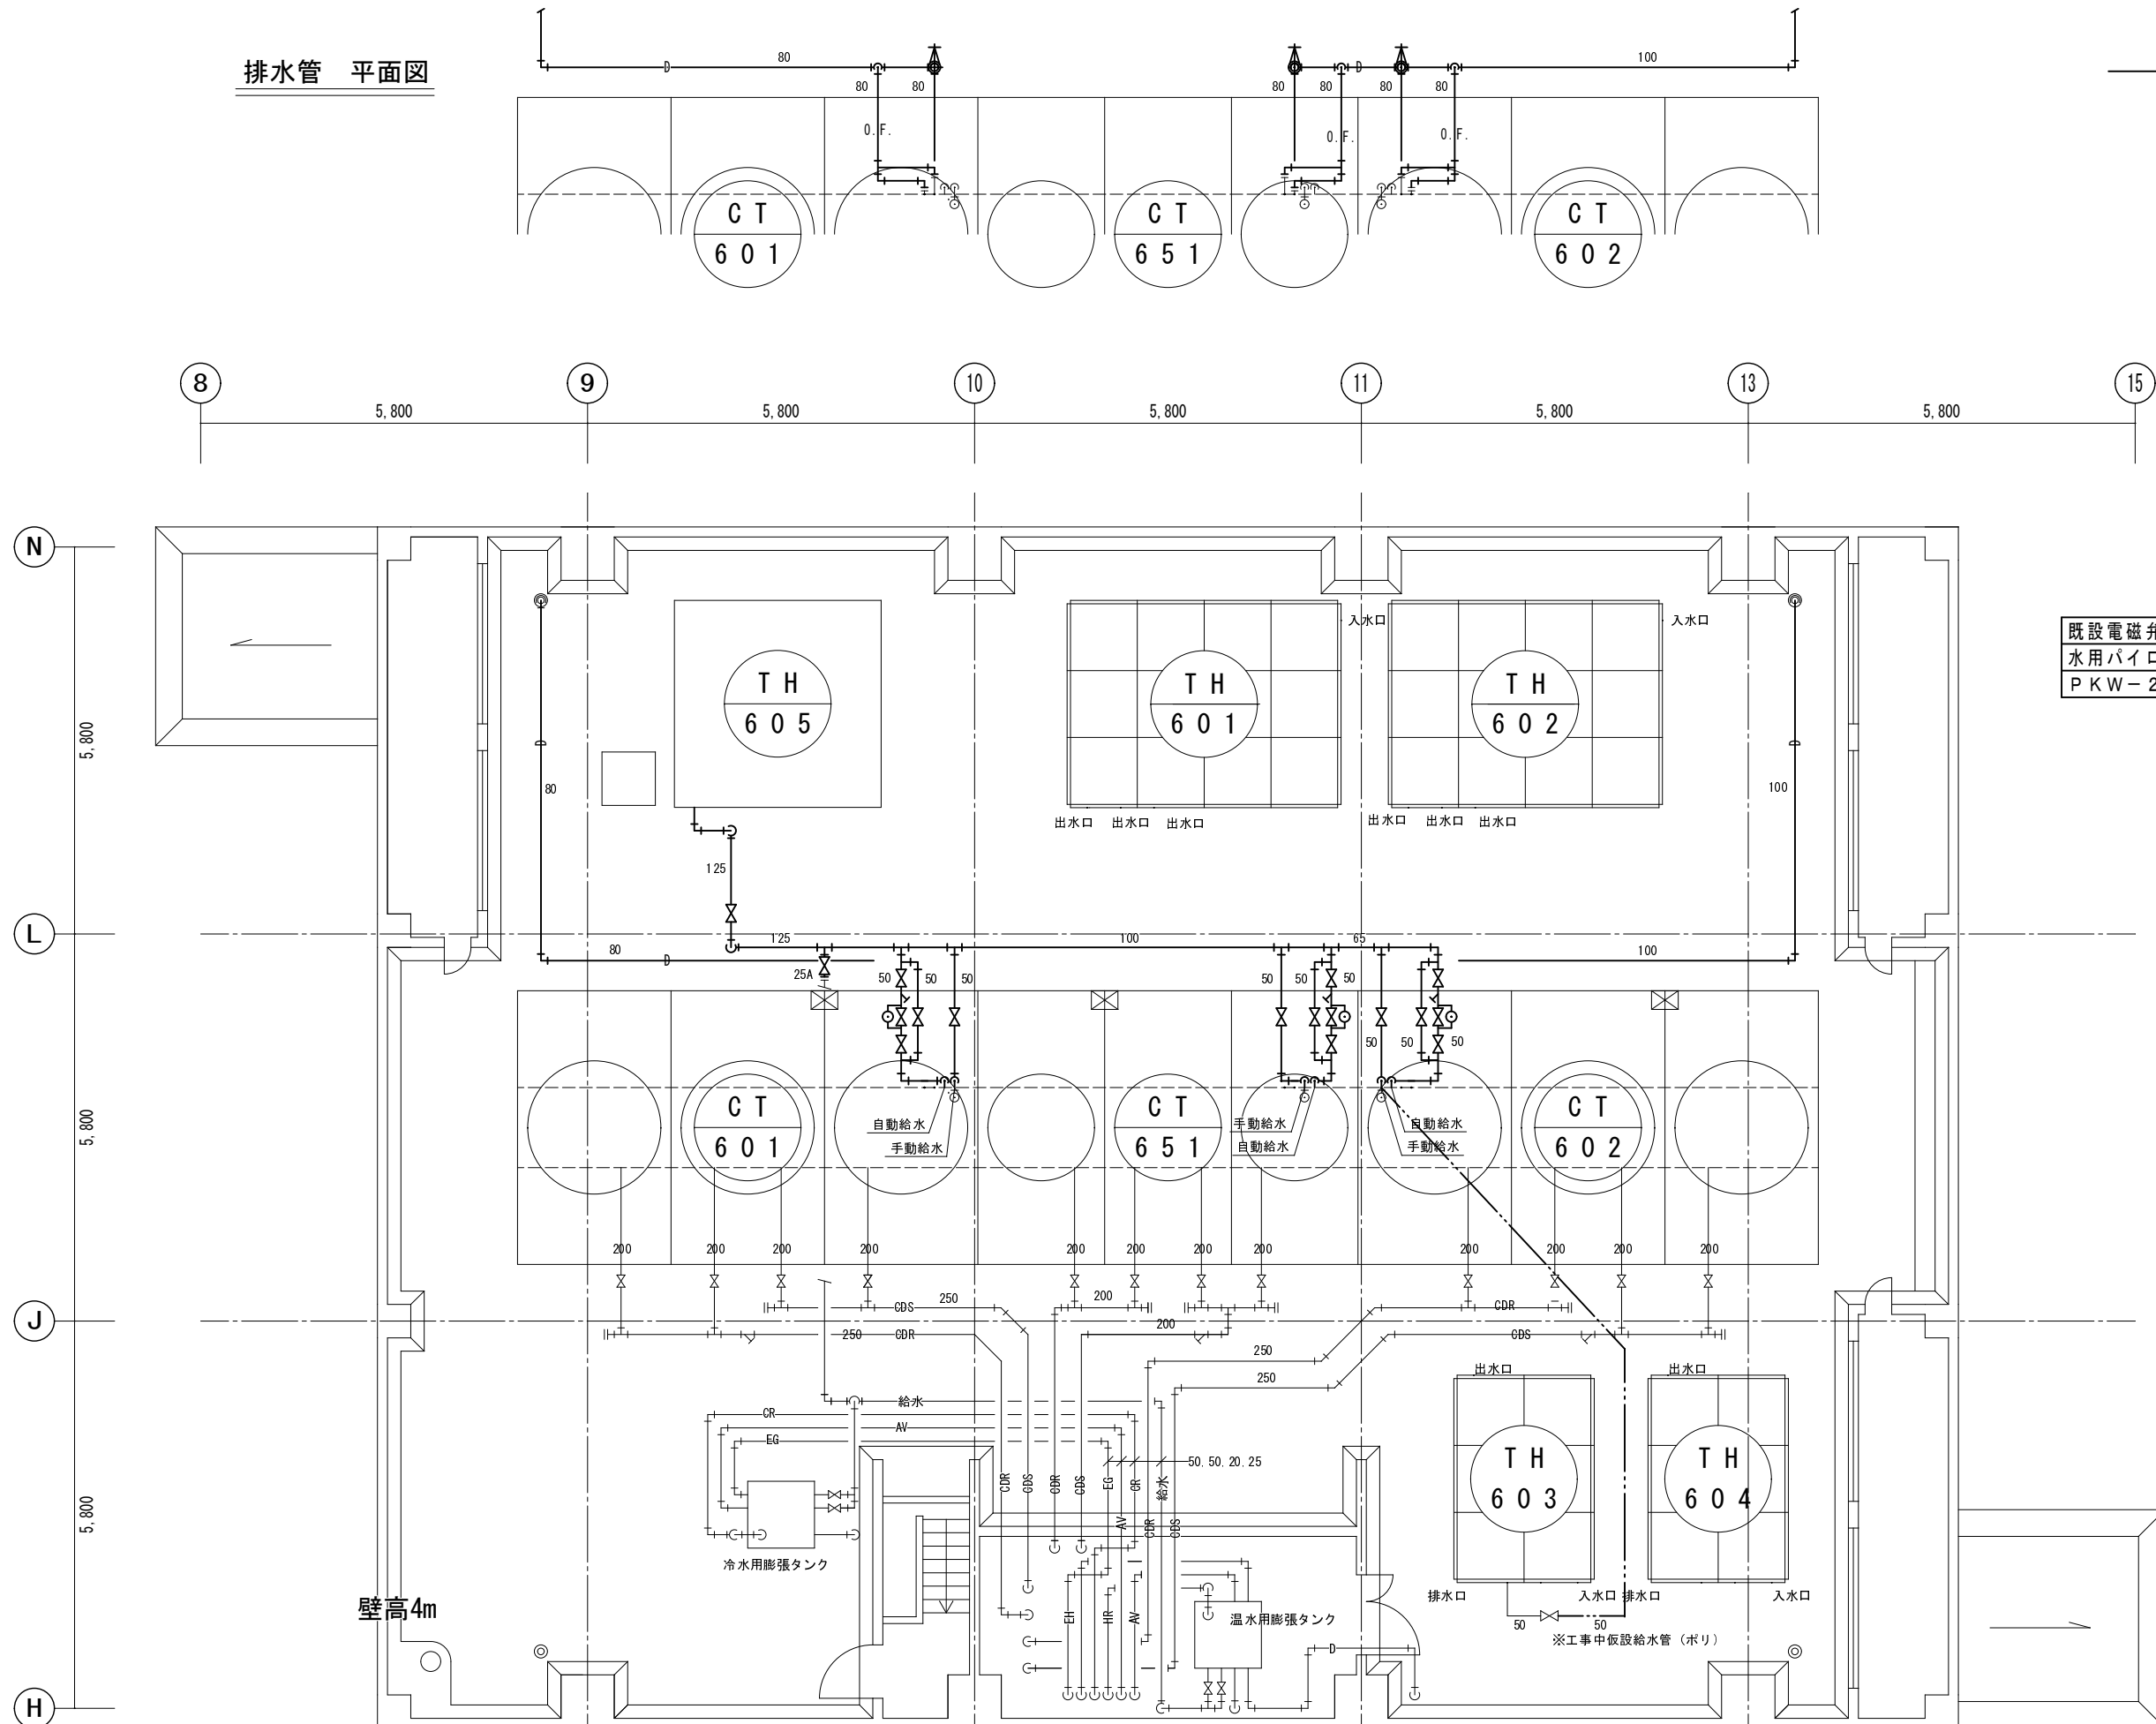

既設電磁弁 仕様
水用パイロットキック式2ポート電磁弁
PKW-20-25 (CKD)

壁高4m

※工事中仮設給水管 (ポリ)

市立四日市病院冷却塔用補給水管更新修繕			
図面名	PHR階 配管平面図	縮尺 1:100 (A3)	設計番号 作図 平成 28年 12月
			図面番号 M-3
市立四日市病院施設課			