



# 副管工標準図

平面図 S=1:20

Dタイプ

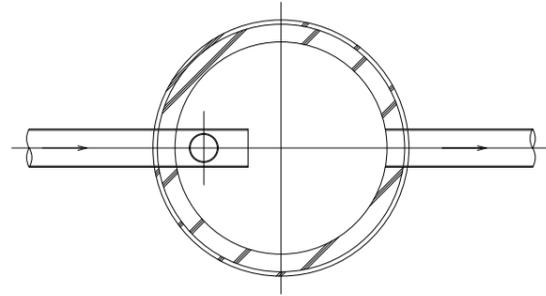



Eタイプ

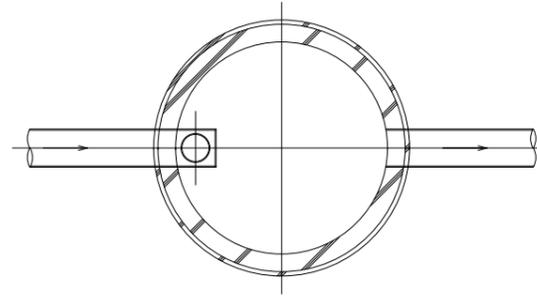

副管タイプ別選定表

h	タイプ
$0.6 \leq h < 1.0$	(A~E) タイプ-1
$1.0 \leq h < 1.5$	(A~E) タイプ-2
$1.5 \leq h < 2.0$	(A~E) タイプ-3
$2.0 \leq h < 2.5$	(A~E) タイプ-4
$2.5 \leq h < 3.0$	(A~E) タイプ-5
$3.0 \leq h < 3.5$	(A~E) タイプ-6
$3.5 \leq h < 4.0$	(A~E) タイプ-7
$4.0 \leq h < 4.5$	(A~E) タイプ-8
$4.5 \leq h < 5.0$	(A~E) タイプ-9
$5.0 \leq h < 5.5$	(A~E) タイプ-10

断面図 S=1:20

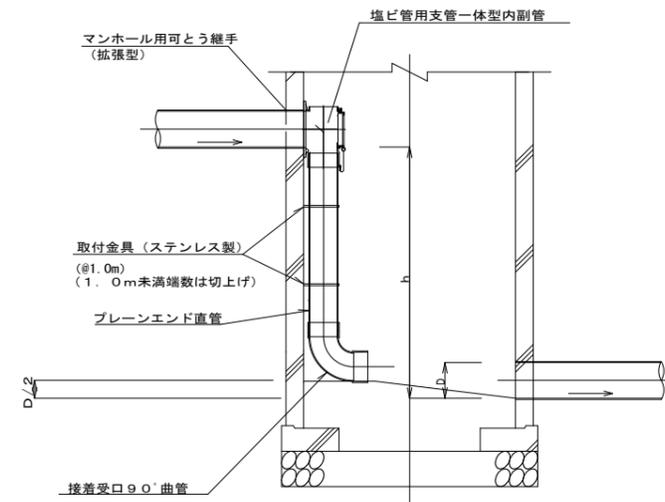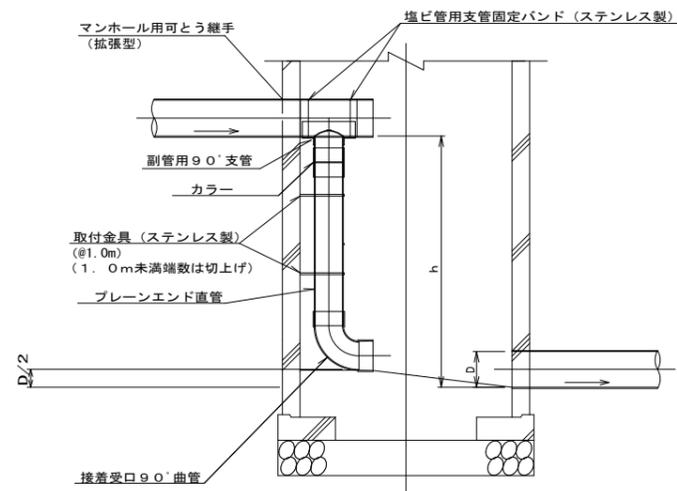

本管径 (mm)	副管径 (mm)	
	分流式下水道	合流式下水道
150	100	100
200	150	150
250	200	200
300	200	200
350	200	200
400	200	200
450	250	250
500	別途指示	250
600	別途指示	300
700以上	別途指示	別途指示

事業名	四日市市 下水道事業
名称	副管工標準図 (2/2)
縮尺	S=1:20
工種	
事業主体	四日市市上下水道局