
 
 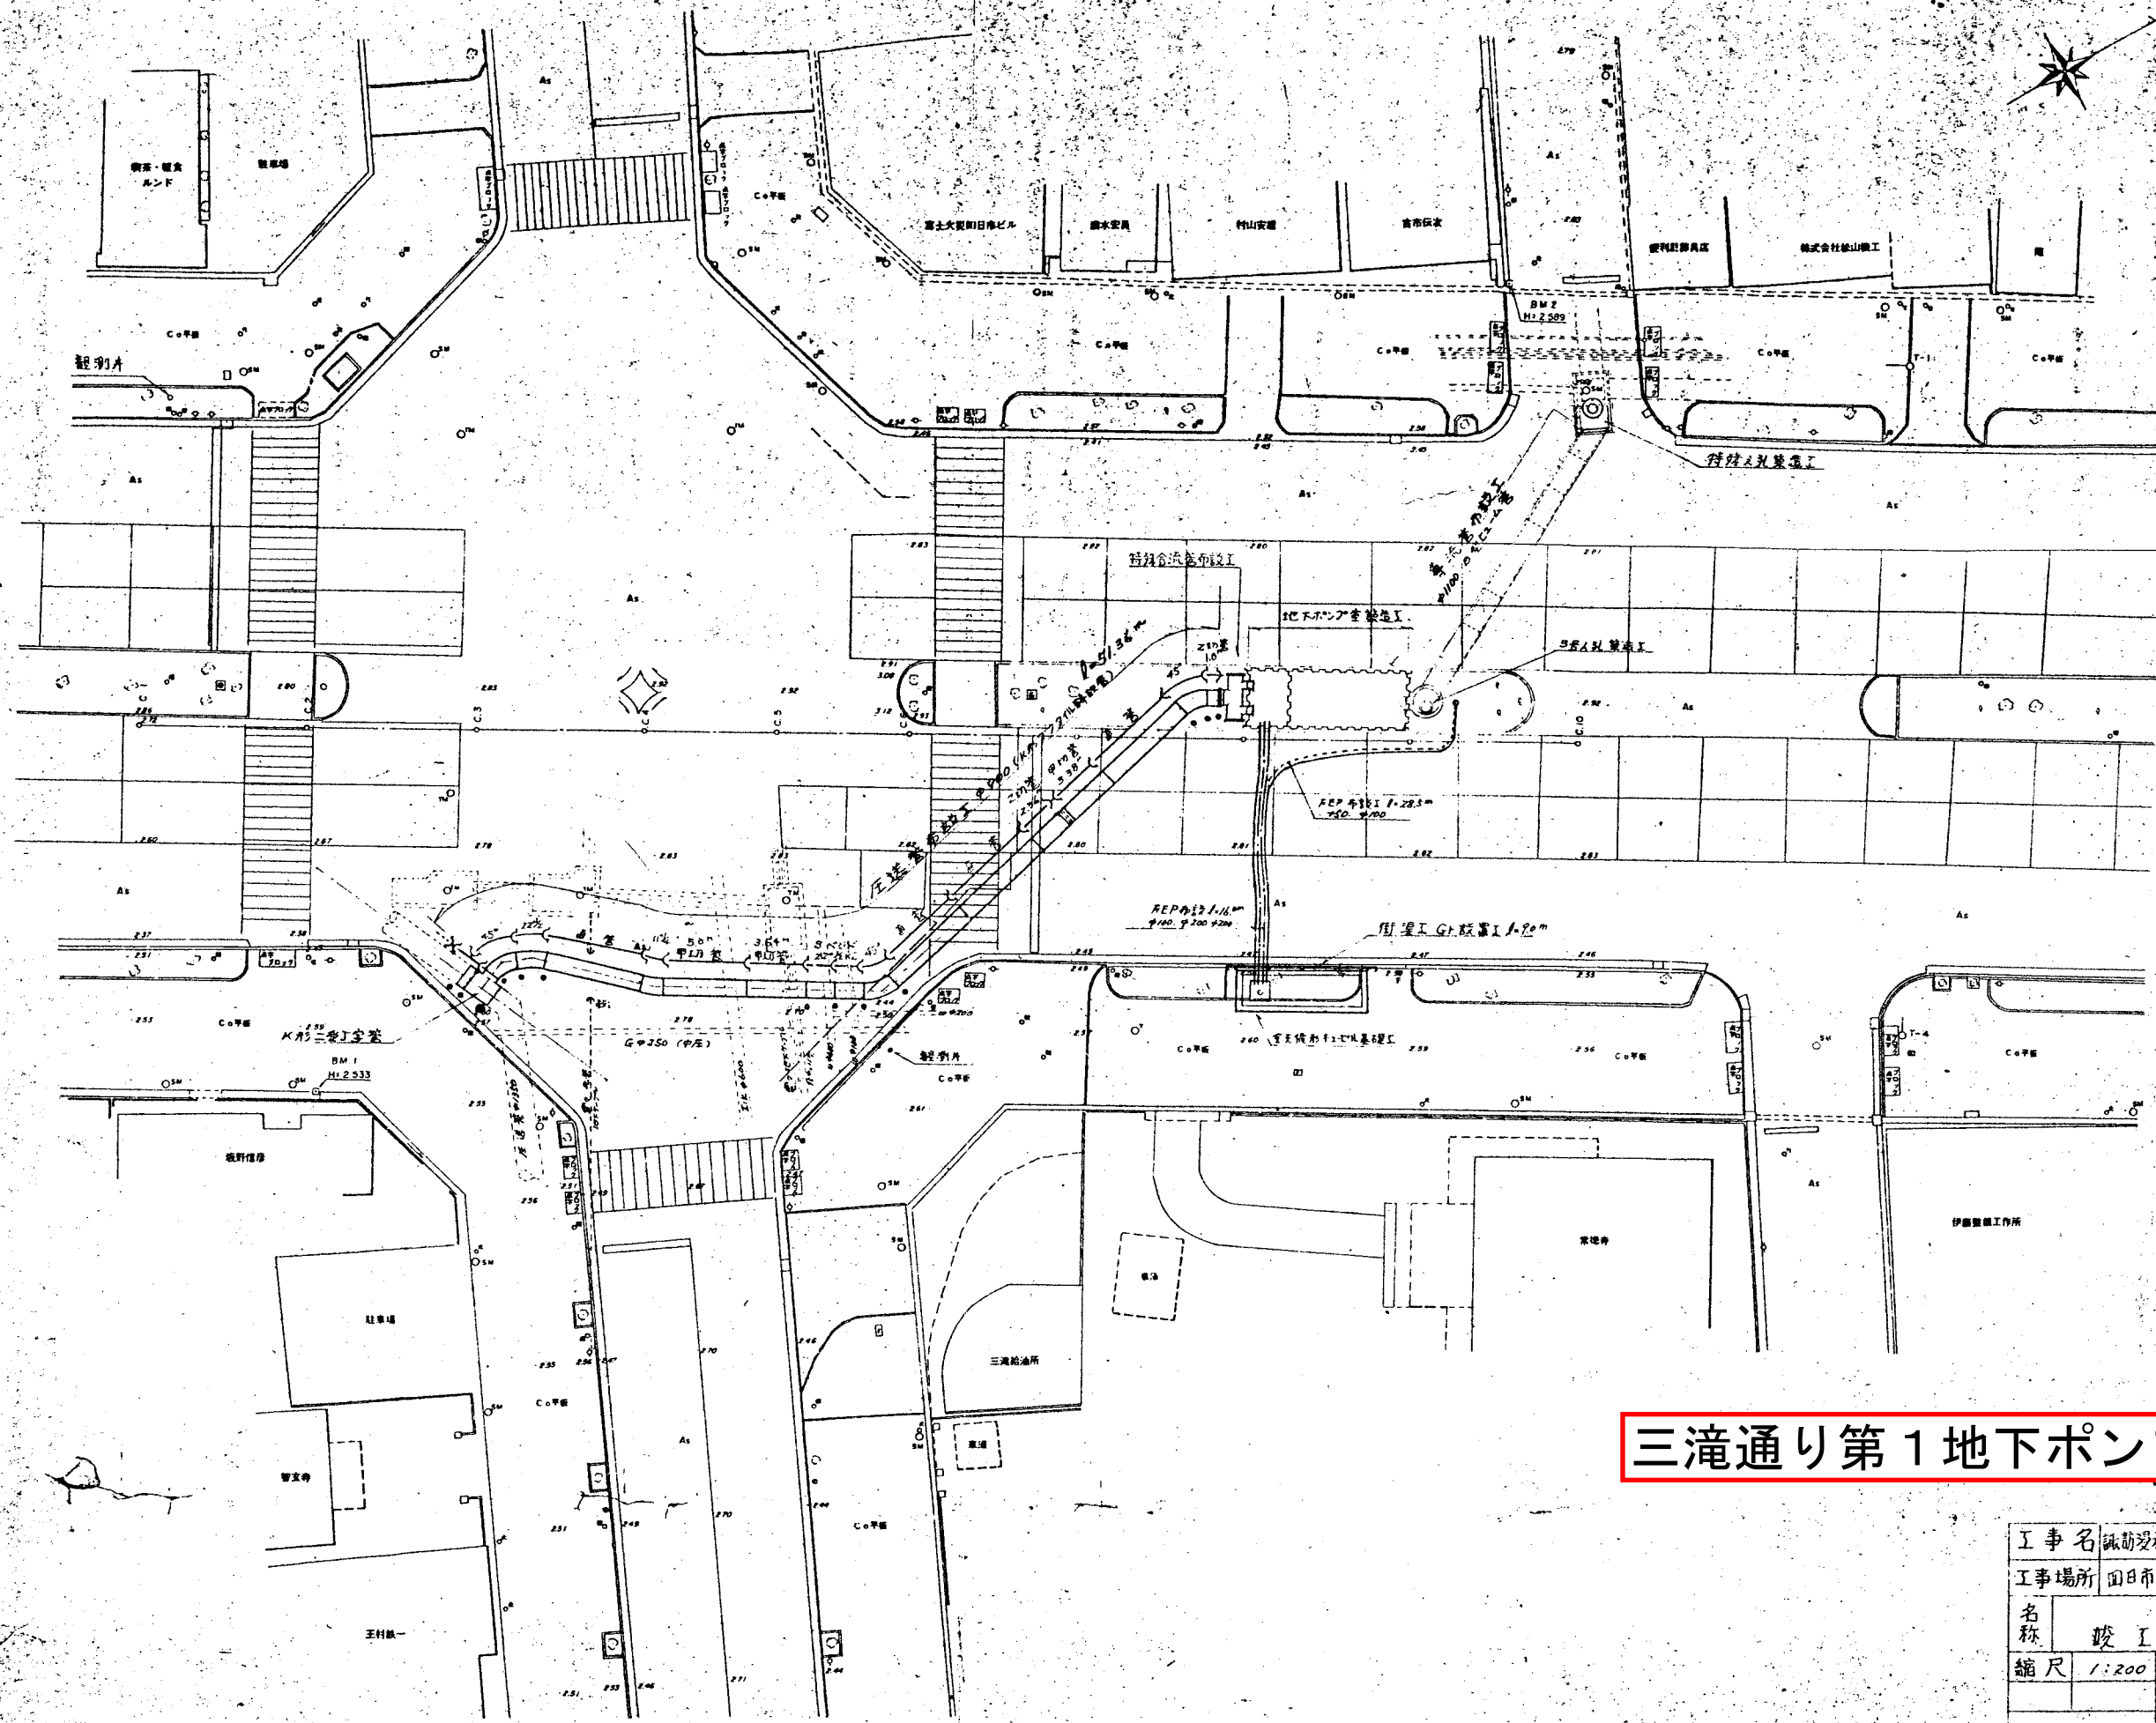
 





三滝通り第1地下ポンプ場

工事名	排水設備の整備工事
工事場所	国分市中部地区
名称	竣工図
縮尺	1:200




図面の名称		図面番
新刊資料用紙の製造工程		20
特許なし うろこし		24
製図詳細図		
昭和 年 月 日終		
測 量		横尺 200
設 計		
製図	原図	
	複写	

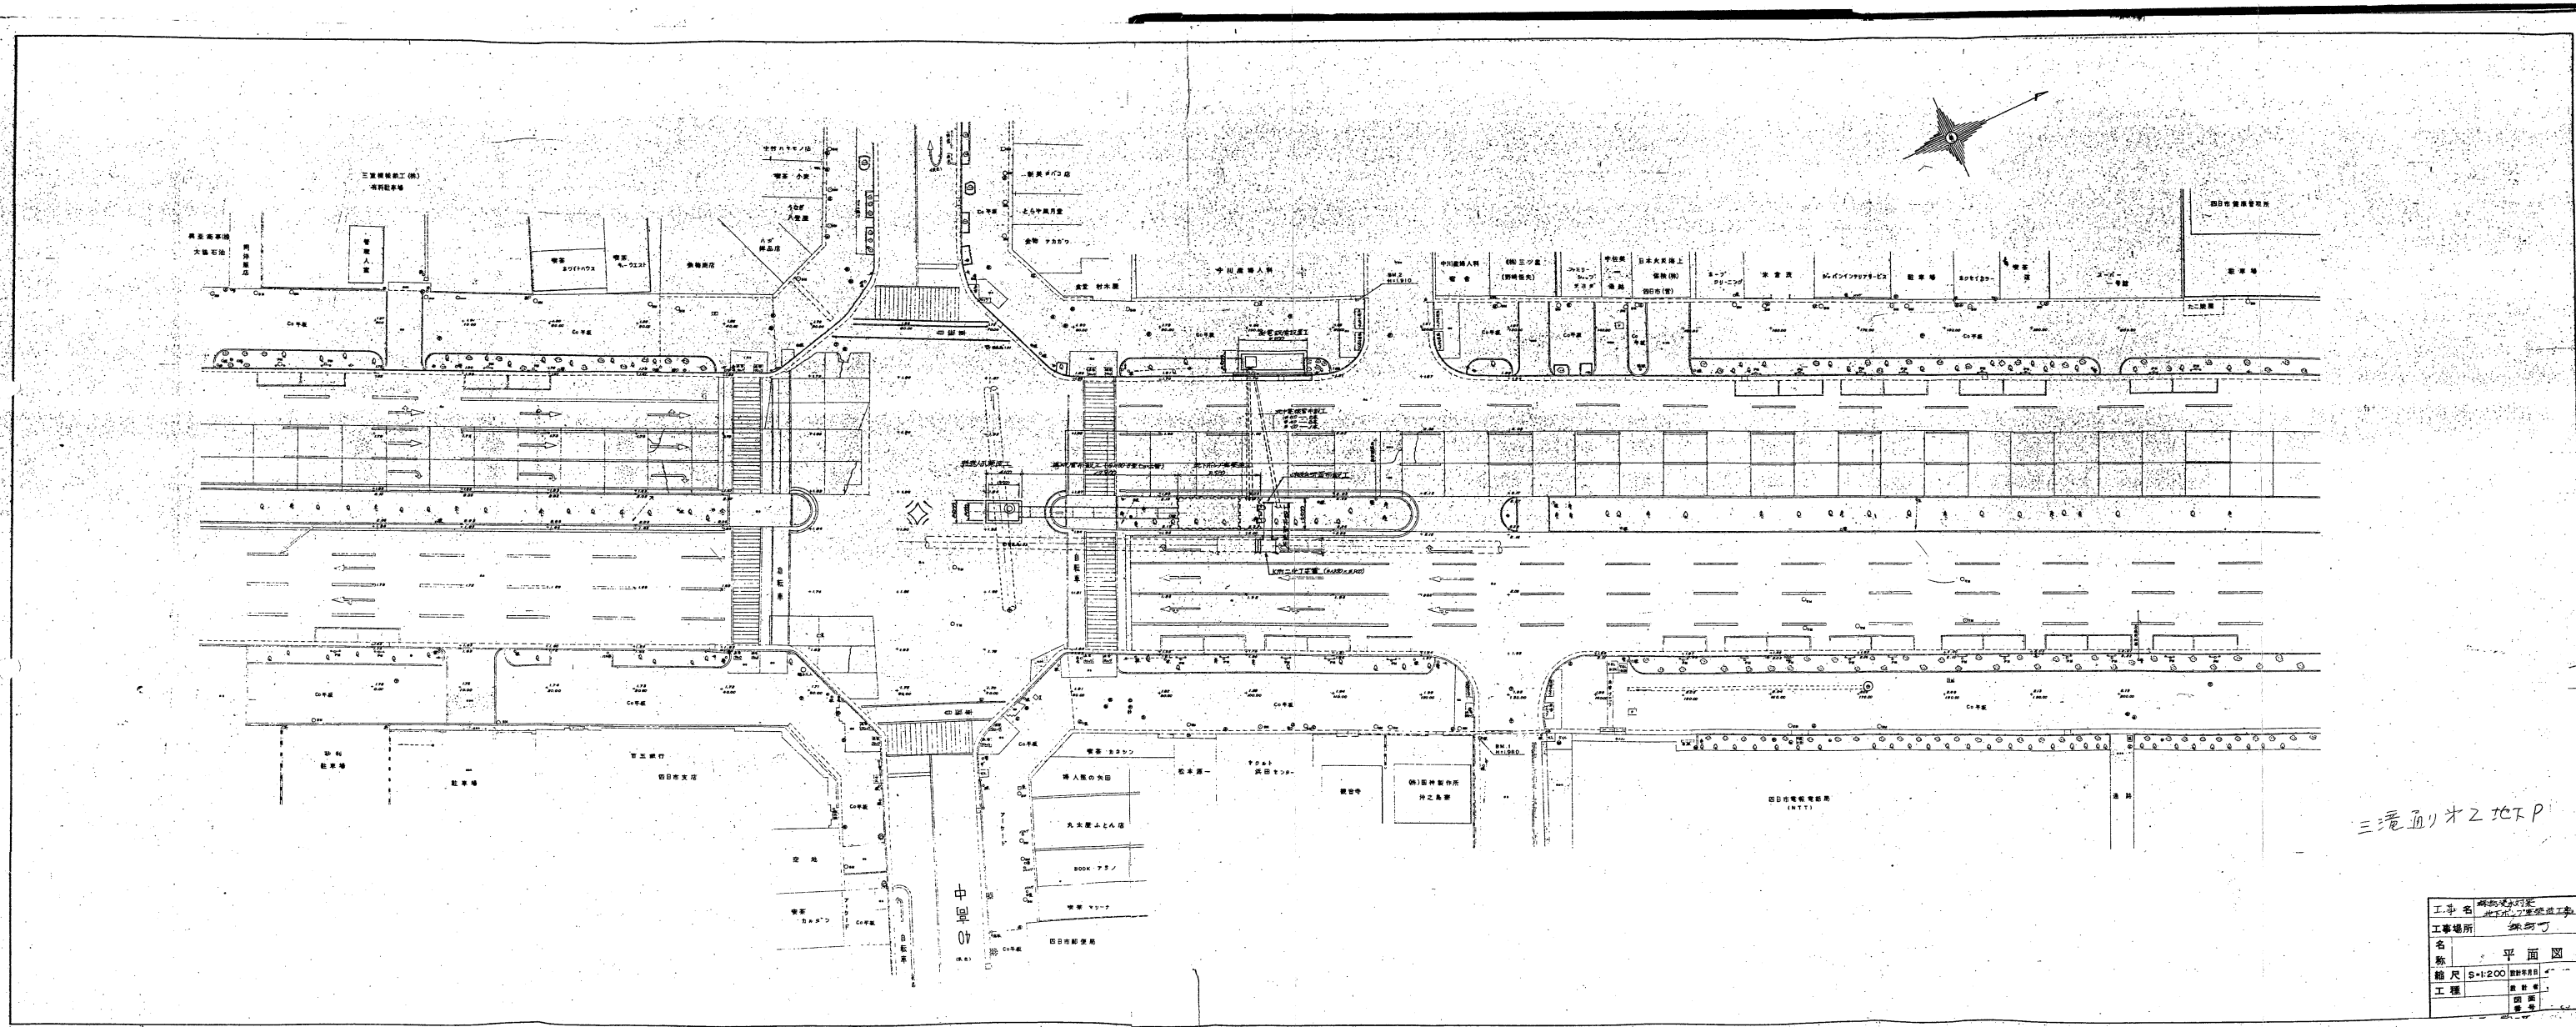

三滝通りオ2地下P

工事名	三滝通りオ2地下ポンプ場
工事場所	三滝通り
名称	平面図
縮尺	5:1200
工程	設計

三滝通り第2地下ポンプ場


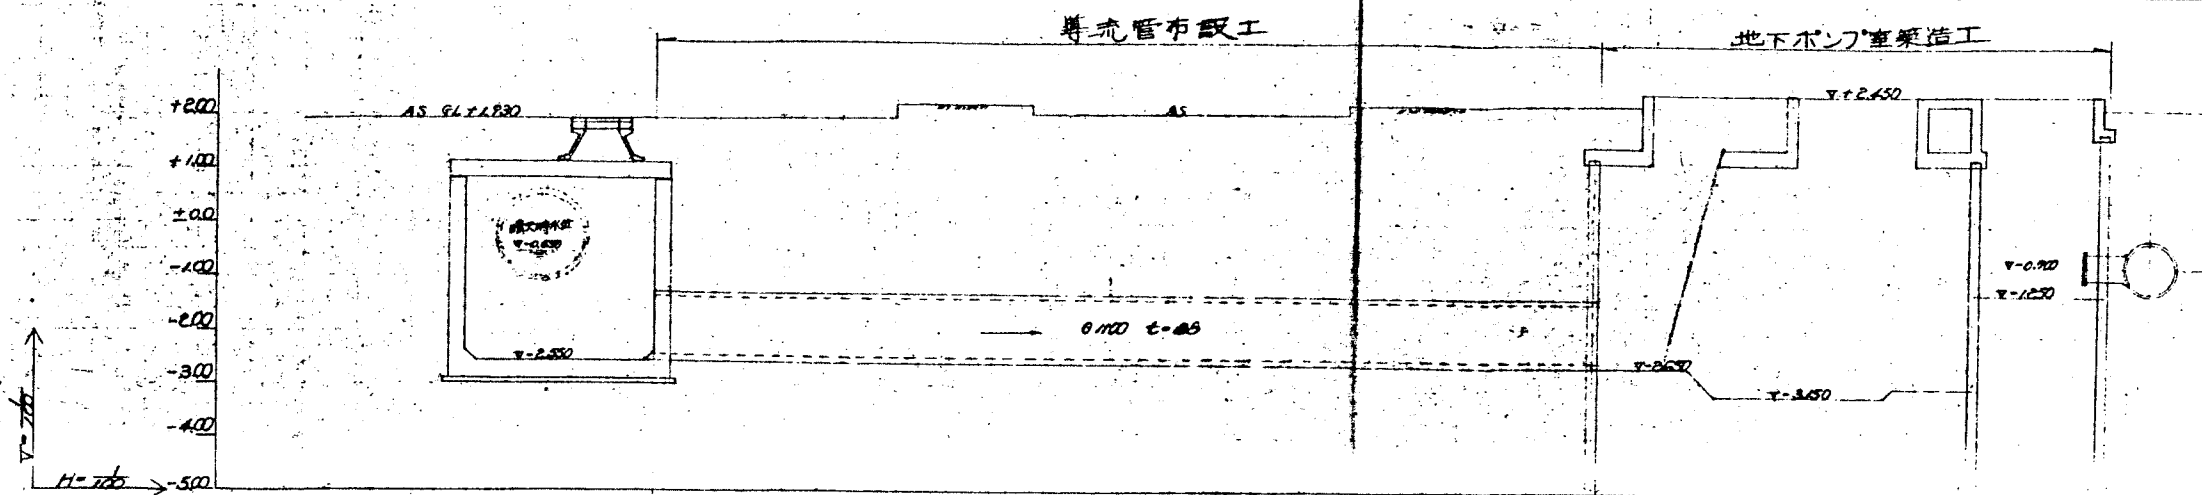


勾配	1.480% (10.65%)
土被り	0.00-0.00-0.00-0.00-0.00
管底高	0.00-0.00-0.00-0.00-0.00
計画地盤高	0.00-0.00-0.00-0.00-0.00
現況地盤高	0.00-0.00-0.00-0.00-0.00
追加距離	0.00-0.00-0.00-0.00-0.00
区間距離	0.00-0.00-0.00-0.00-0.00
測点	0.00-0.00-0.00-0.00-0.00

三滝通り第2地下ポンプ場

勾配	
土被り	
管底高	
計画地盤高	
現況地盤高	
追加距離	
区間距離	
測点	

事業名	新設雨水排水 地下ポンプ室築造工事
工事場所	四日市市 新設町 地区
名称	縦断図
縮尺	1/100 1/100
設計年月日	00年10月 日
設計者	
事業主体	四日市市 図面番号 2/25

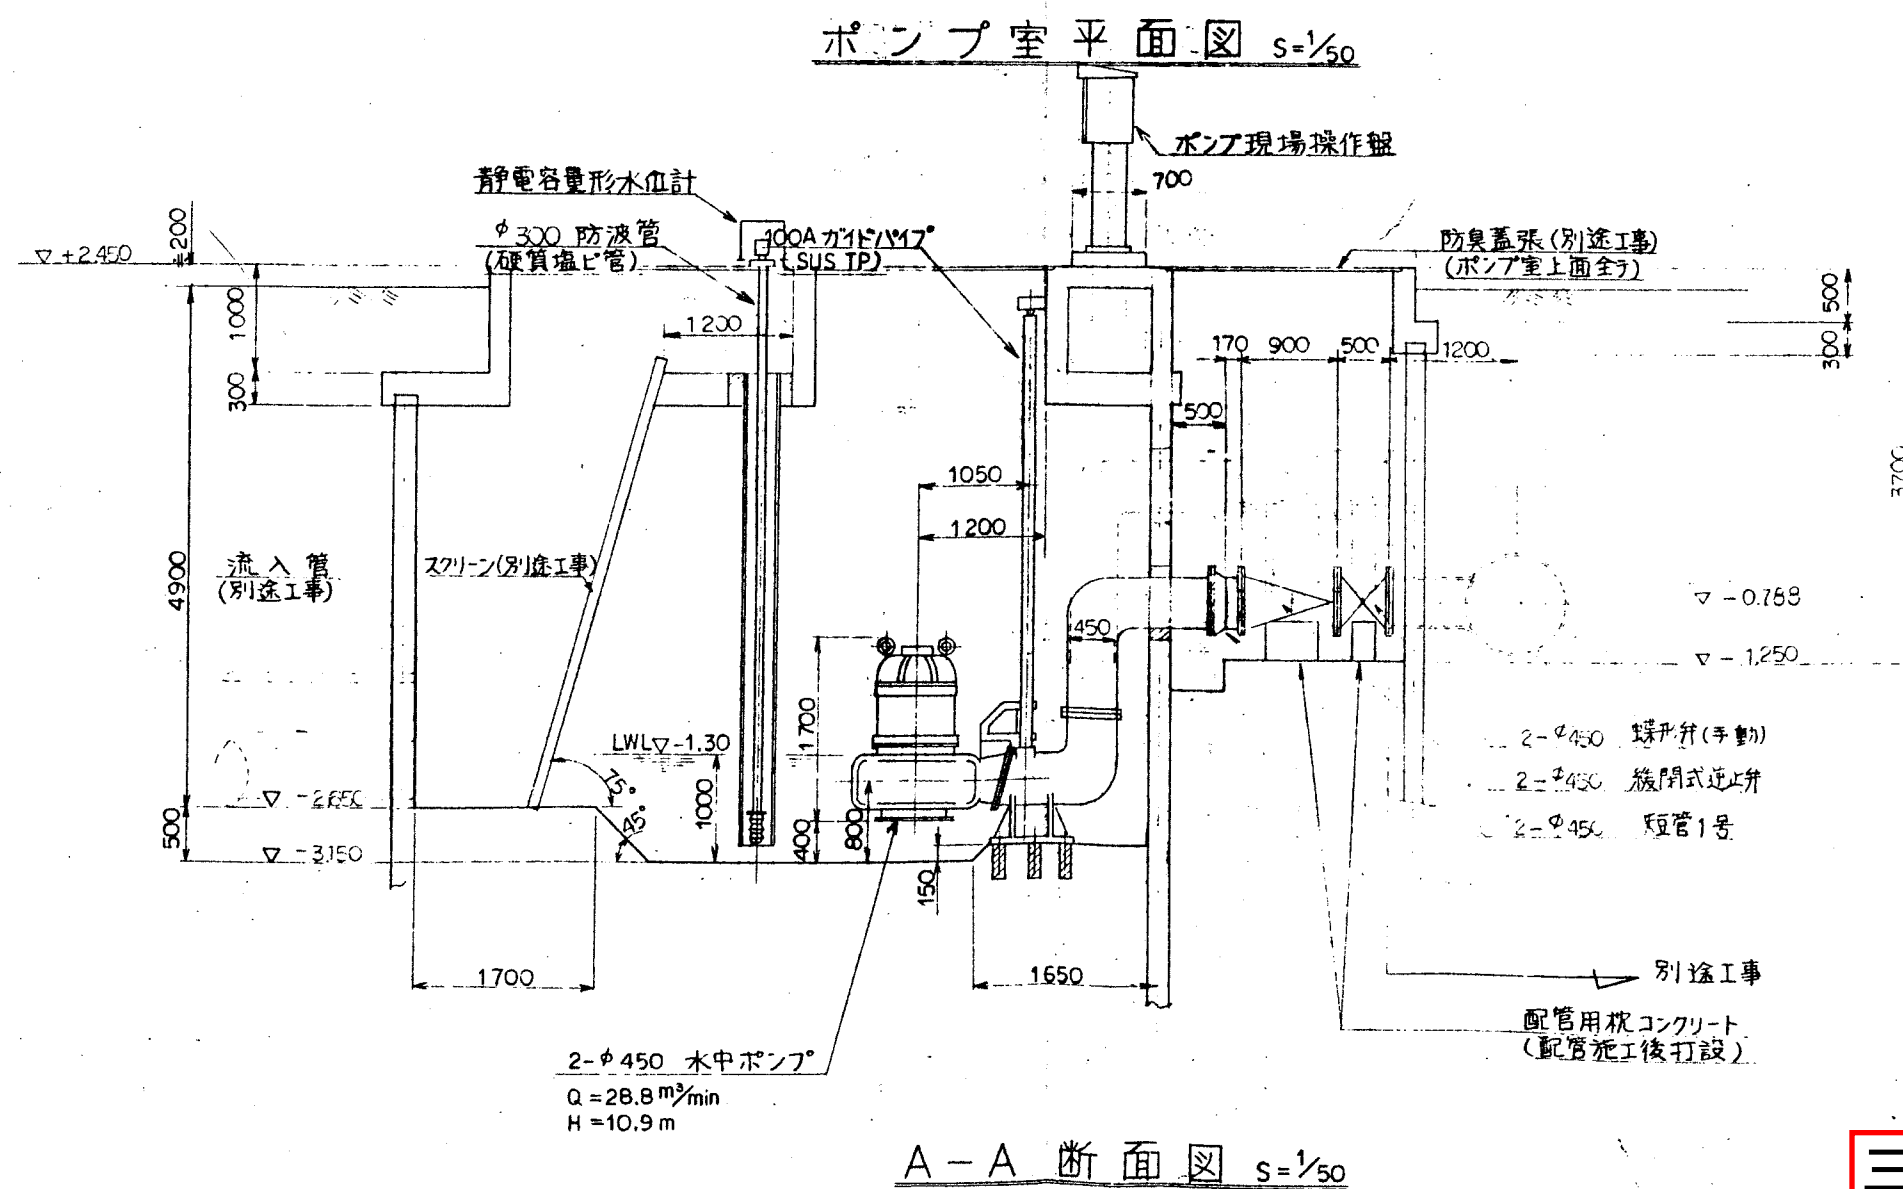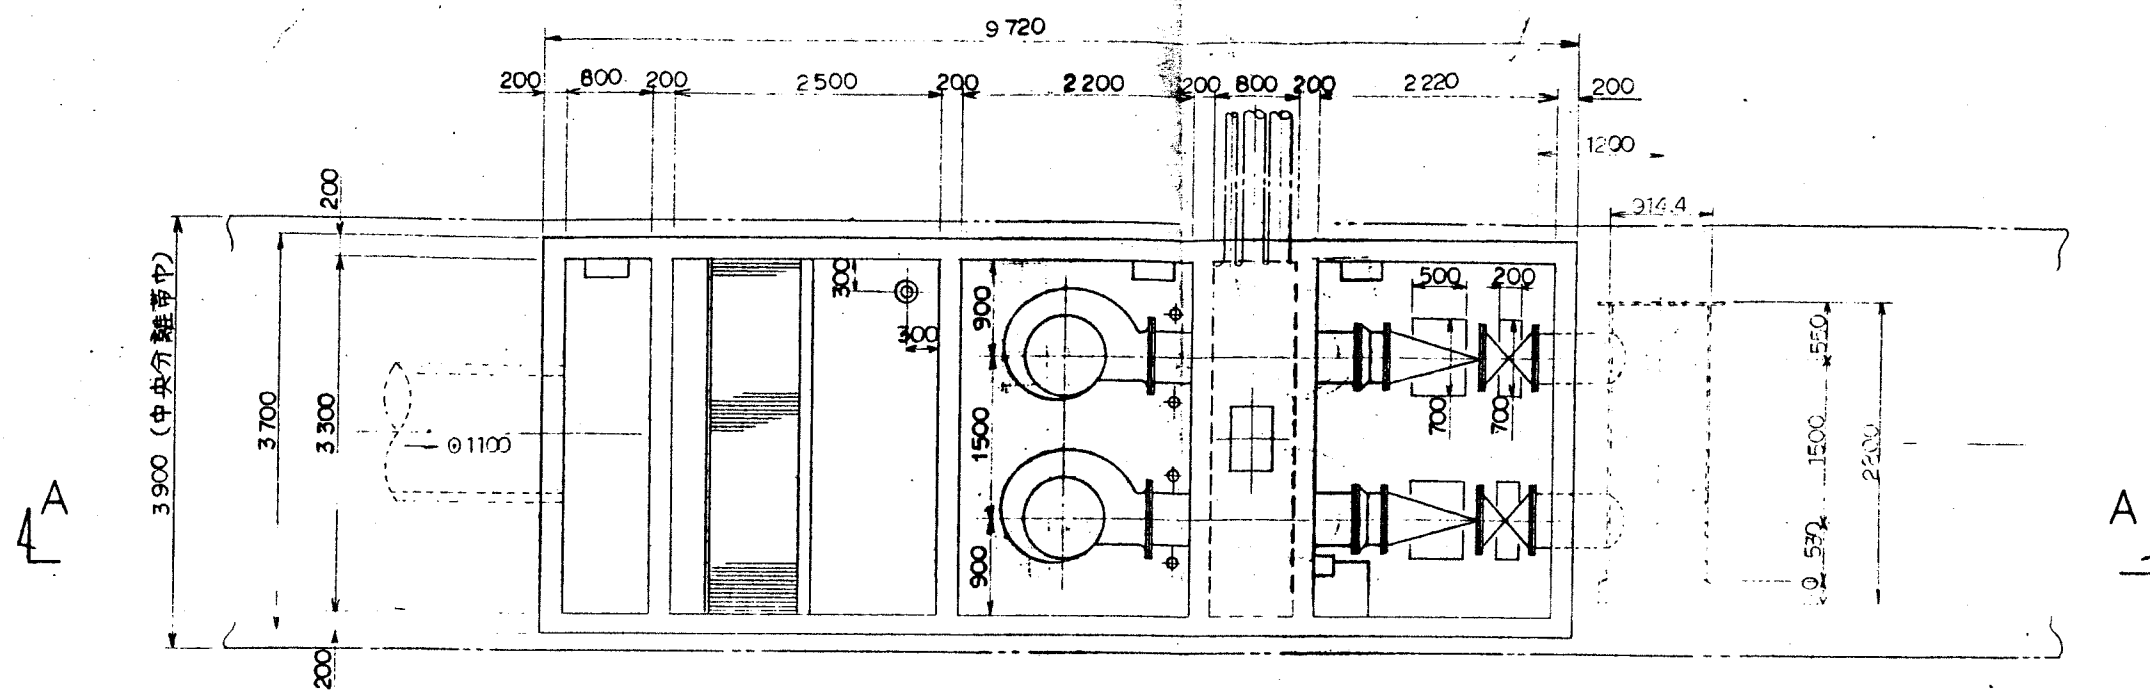

三滝通り第2地下ポンプ場