


旧高花平浄化センター解体工事				図 面 目 録 ()			
図面番号	名 称	縮 尺	備 考	図面番号	名 称	縮 尺	備 考
	施設				場内整備・配管		
C1-1	旧高花平浄化センター一般平面図【撤去前】	1:200		C2-1	外構 撤去平面図	1:150	
C1-2	旧高花平浄化センター一般平面図【撤去後】	1:200		C2-2	雨水排水 撤去平面図	1:150	
C1-3	支障木伐採平面図①	1:200		C2-3	舗装 撤去平面図	1:150	
C1-4	支障木伐採平面図②	1:200		C2-4	既設配管 撤去平面図	1:150	
C1-5	①汚泥処理棟 改修図	図示		C2-5	撤去詳細図(1)	1:30	
C1-6	③汚泥引抜ポンプ室 撤去図(1)	1:50		C2-6	撤去詳細図(2)	1:30	
C1-7	③汚泥引抜ポンプ室 撤去図(2)	1:50		C2-7	撤去詳細図(3)	1:30	
C1-8	④返送汚泥ポンプ室 撤去図(1)	1:50		C2-8	撤去詳細図(4)	1:20	
C1-9	④返送汚泥ポンプ室 撤去図(2)	1:50		C2-9	撤去詳細図(5)	図 示	
C1-10	⑤消毒タンク 撤去図	1:50		C2-10	撤去詳細図(6)	図 示	
C1-11	⑥最初沈殿池 撤去図(1)	1:50		C2-11	既設配管撤去縦断図(1)	1:100	
C1-12	⑥最初沈殿池 撤去図(2)	1:50		C2-12	既設配管撤去縦断図(2)	1:100	
C1-13	⑥最初沈殿池 撤去図(3)	1:50		C2-13	既設配管撤去縦断図(3)	1:100	
C1-14	⑦エアレーションタンク 撤去図(1)	1:50		C2-14	既設配管撤去縦断図(4)	1:100	
C1-15	⑦エアレーションタンク 撤去図(2)	1:50		C2-15	既設配管撤去縦断図(5)	1:100	
C1-16	⑦エアレーションタンク 撤去図(3)	1:50		C2-16	復旧工 平面図	1:150	
C1-17	⑦エアレーションタンク 撤去図(4)	1:50		C2-17	復旧詳細図	図 示	
C1-18	⑦エアレーションタンク 撤去図(5)	1:50					
C1-19	⑧最終沈殿池 撤去図	1:50					
C1-20	⑨沈砂池蓋掛図	図示					
C1-21	⑩分配槽 撤去図	1:50					
C1-22	⑪濃縮/貯留タンク 撤去図(1)	1:50					
C1-23	⑪濃縮/貯留タンク 撤去図(2)	1:50					
C1-24	⑪濃縮/貯留タンク 撤去図(3)	1:50					
C1-25	⑫引抜弁室(1)(2) 撤去図	1:50					
C1-26	⑬スカム移送ポンプ槽 撤去図(残置)	1:50					


旧高花平浄化センター一般平面図【撤去前】 S=1:200

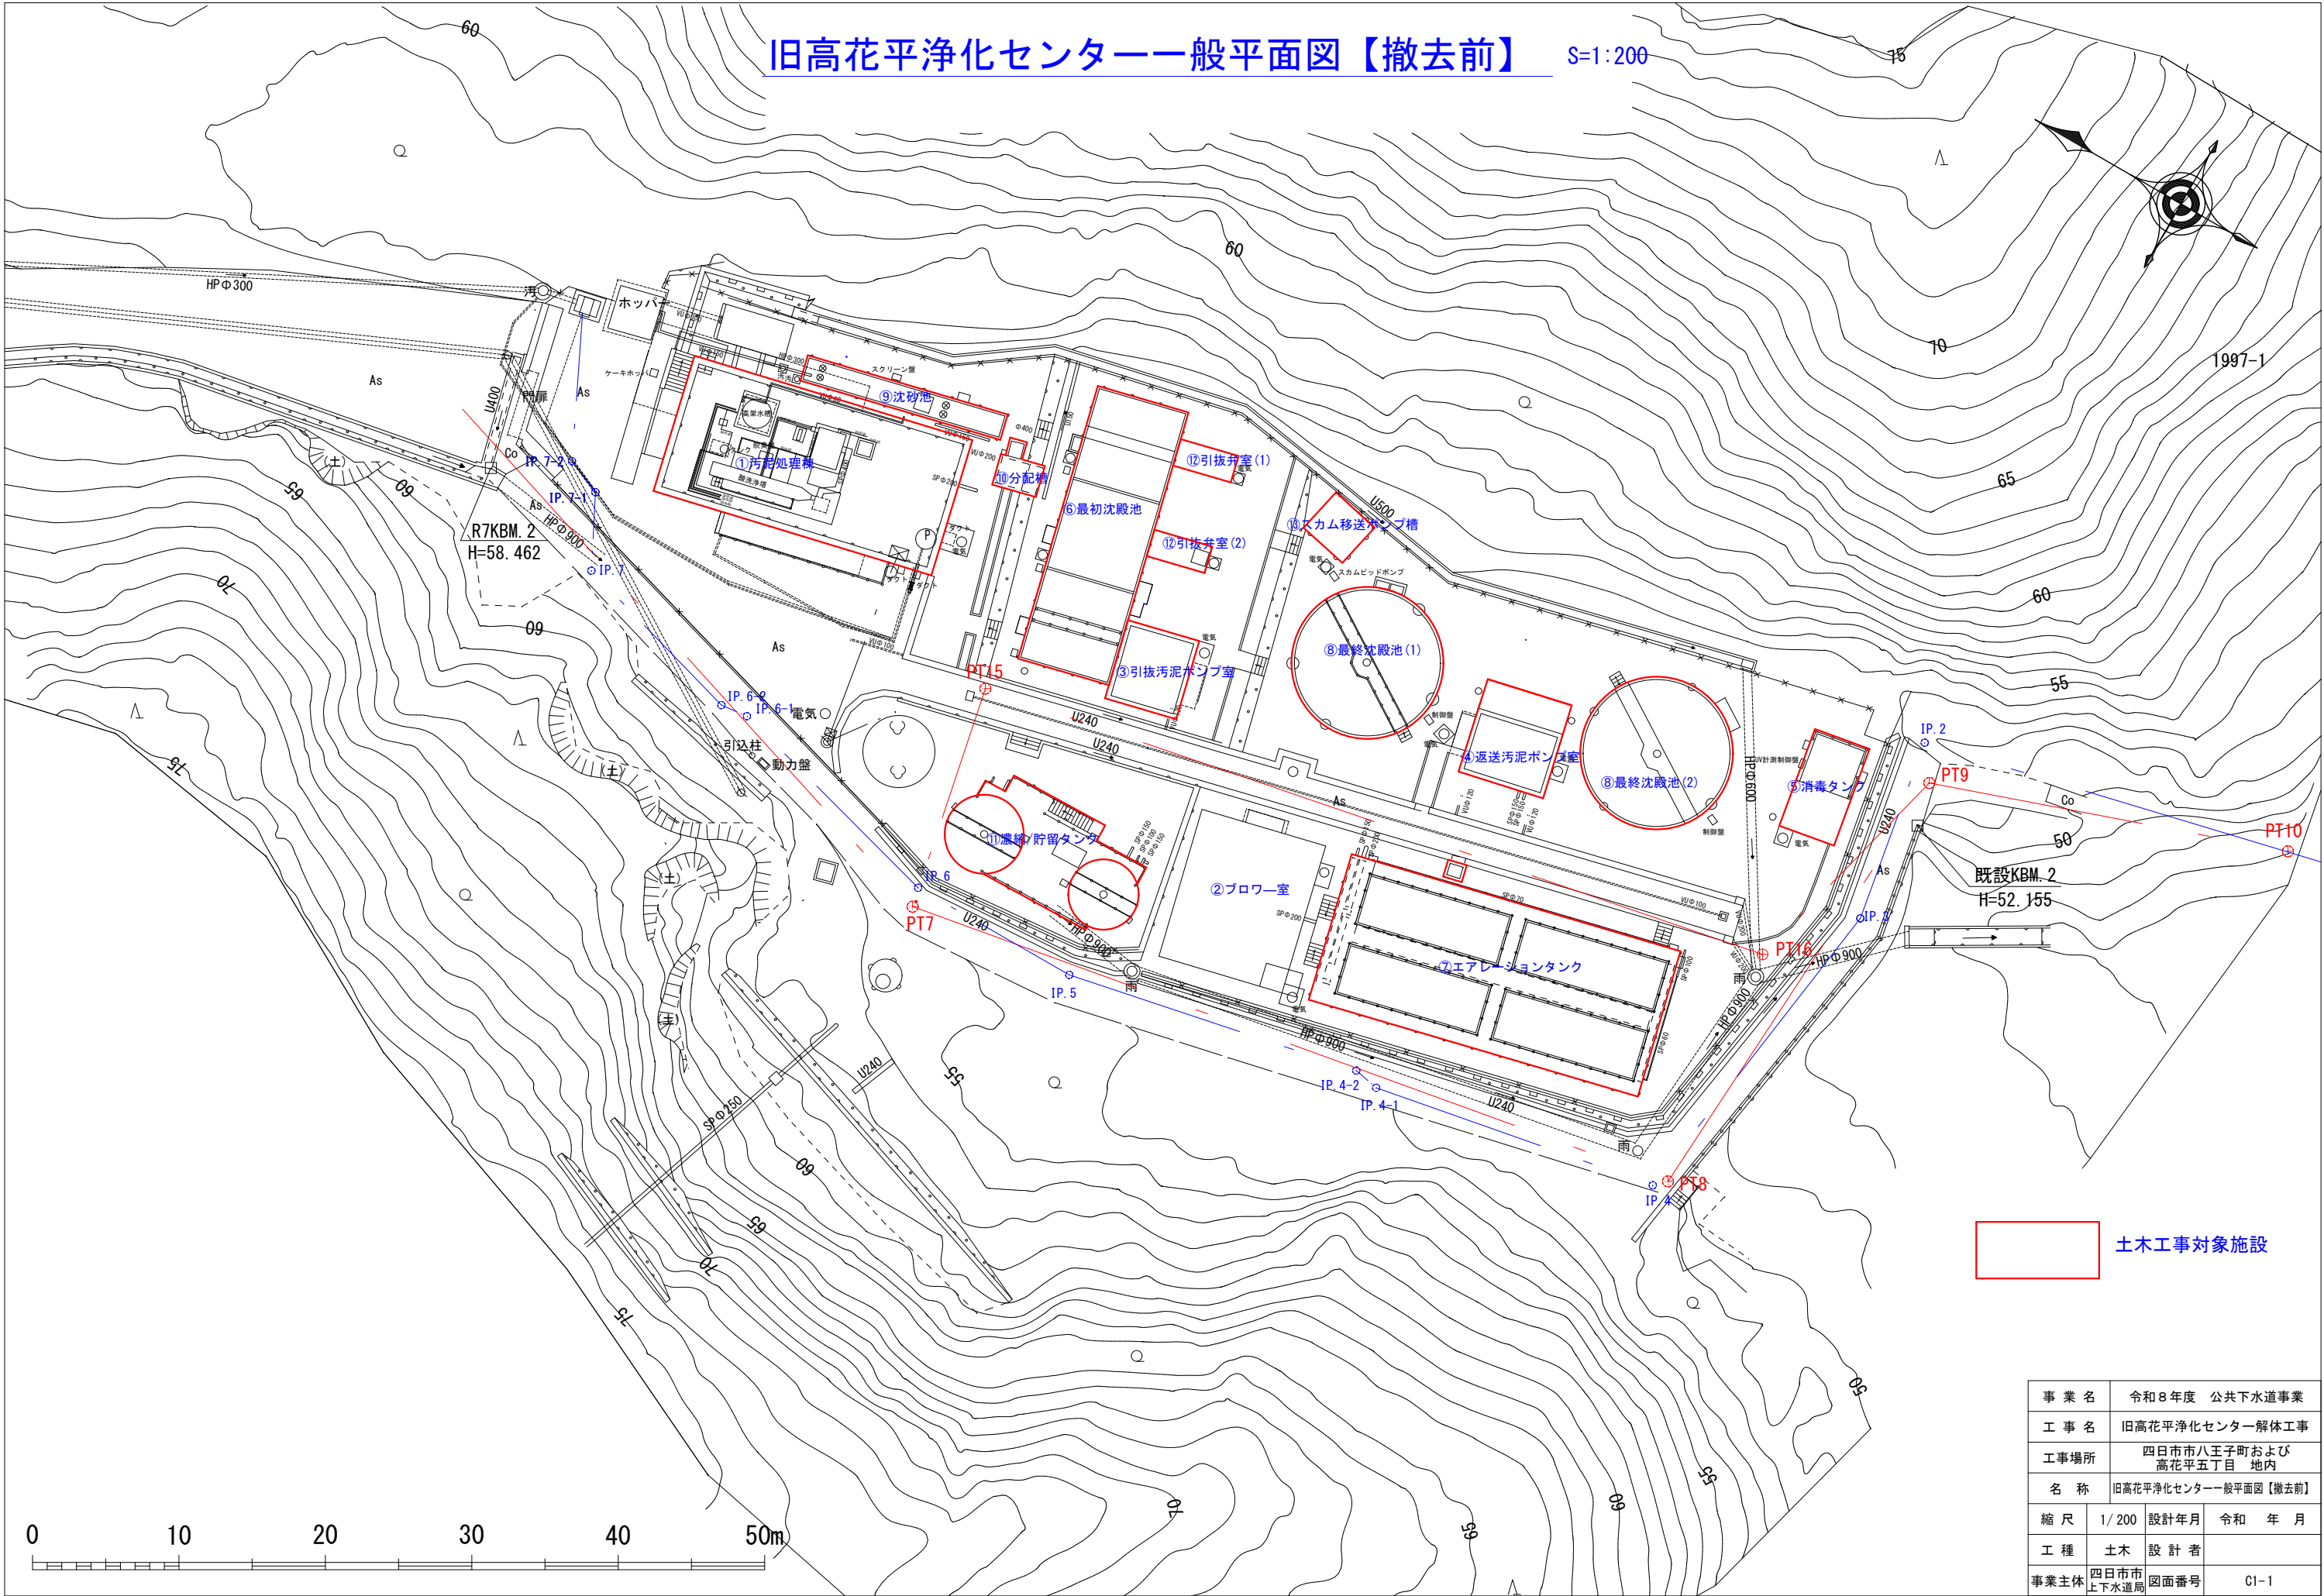

事業名	令和8年度 公共下水道事業		
工事名	旧高花平浄化センター解体工事		
工事場所	四日市市八王子町および高花平五丁目 地内		
名称	旧高花平浄化センター一般平面図【撤去前】		
縮尺	1/200	設計年月	令和 年 月
工種	土木	設計者	
事業主体	四日市市上下水道局	図面番号	C1-1

旧高花平浄化センター一般平面図【撤去後】

S=1:200


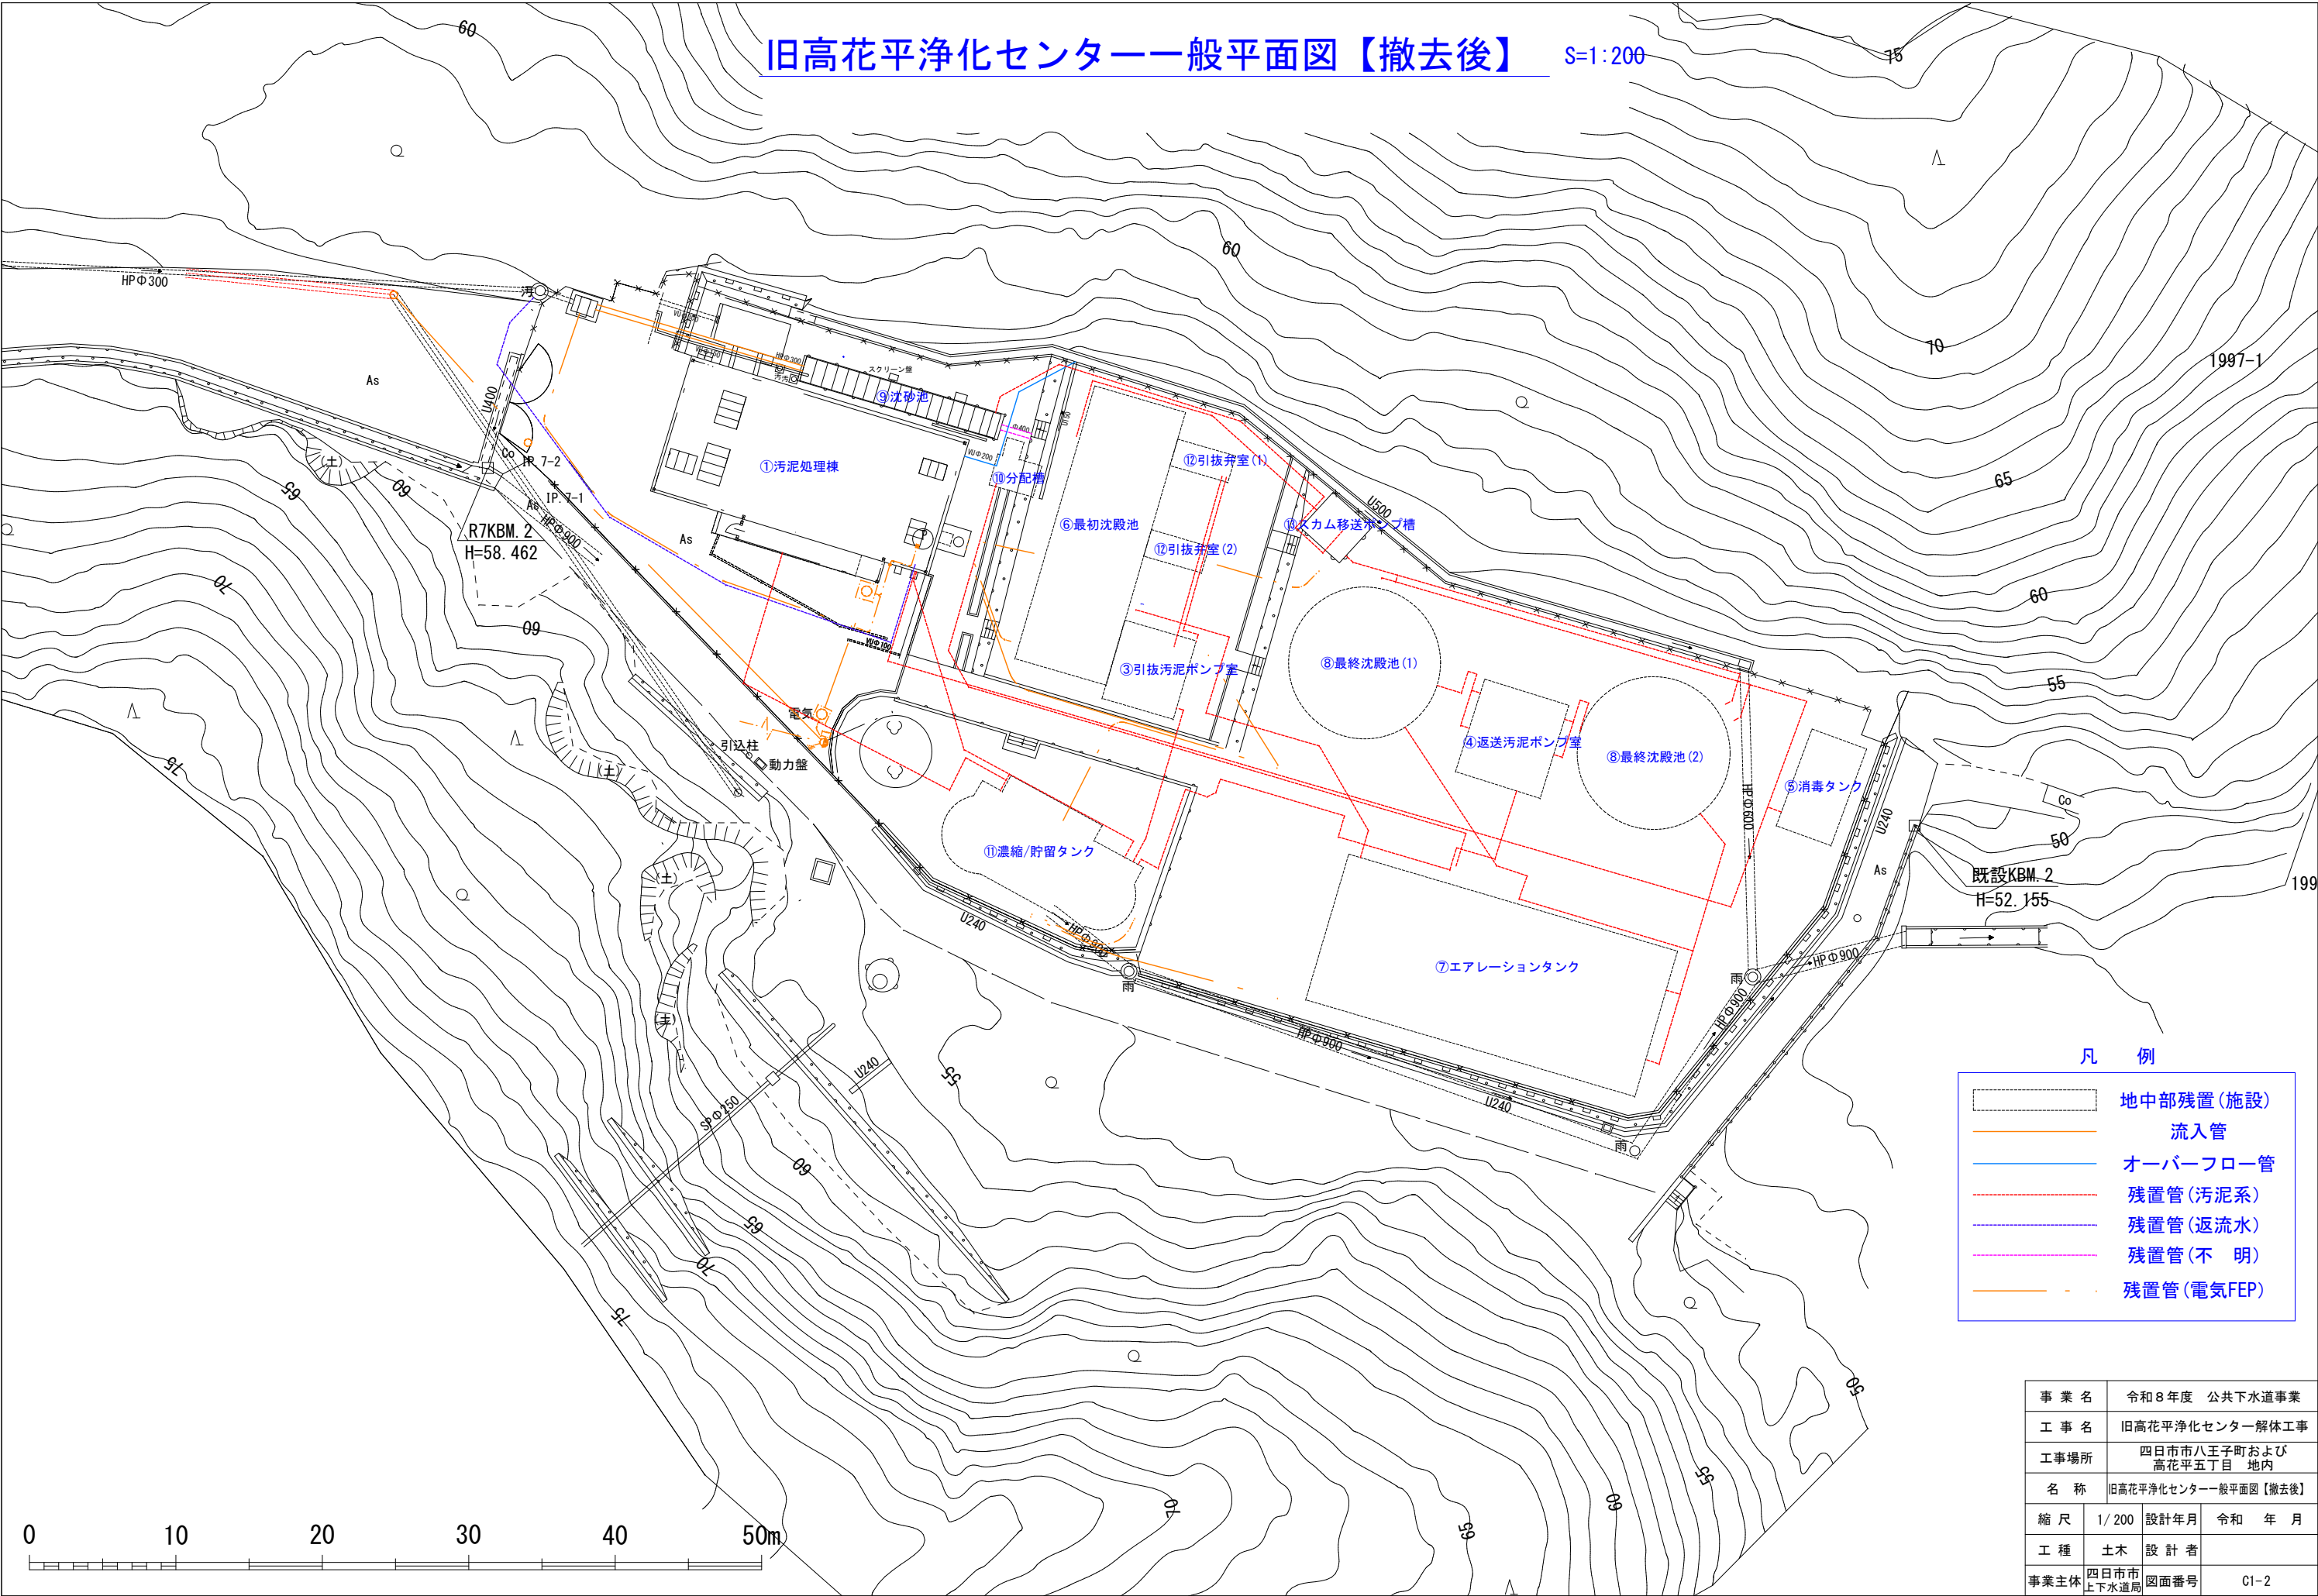


凡 例

	地中部残置(施設)
	流入管
	オーバーフロー管
	残置管(汚泥系)
	残置管(返流水)
	残置管(不 明)
	残置管(電気FEP)

事業名	令和8年度 公共下水道事業		
工事名	旧高花平浄化センター解体工事		
工事場所	四日市市八王子町および 高花平五丁目 地内		
名称	旧高花平浄化センター一般平面図【撤去後】		
縮尺	1/200	設計年月	令和 年 月
工種	土木	設計者	
事業主体	四日市市 上下水道局	図面番号	C1-2

支障木伐採平面図① S=1:200

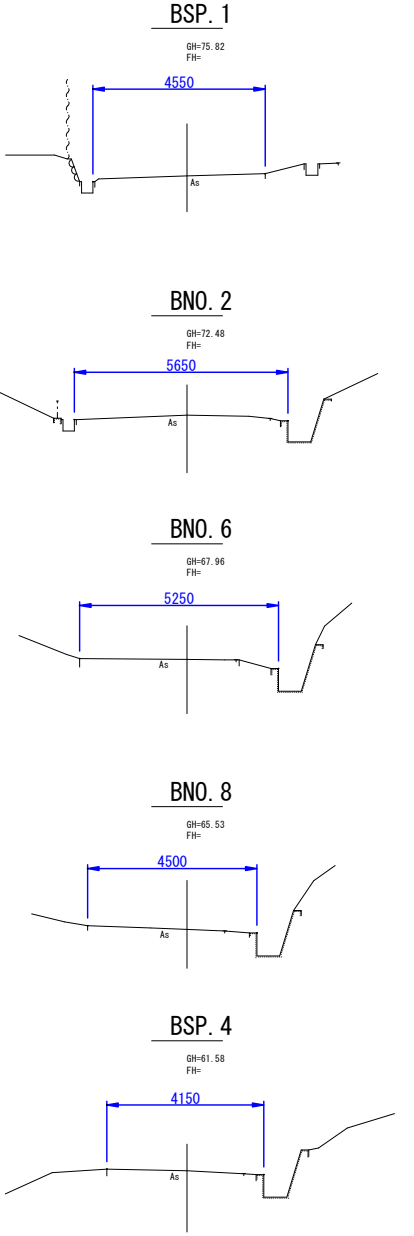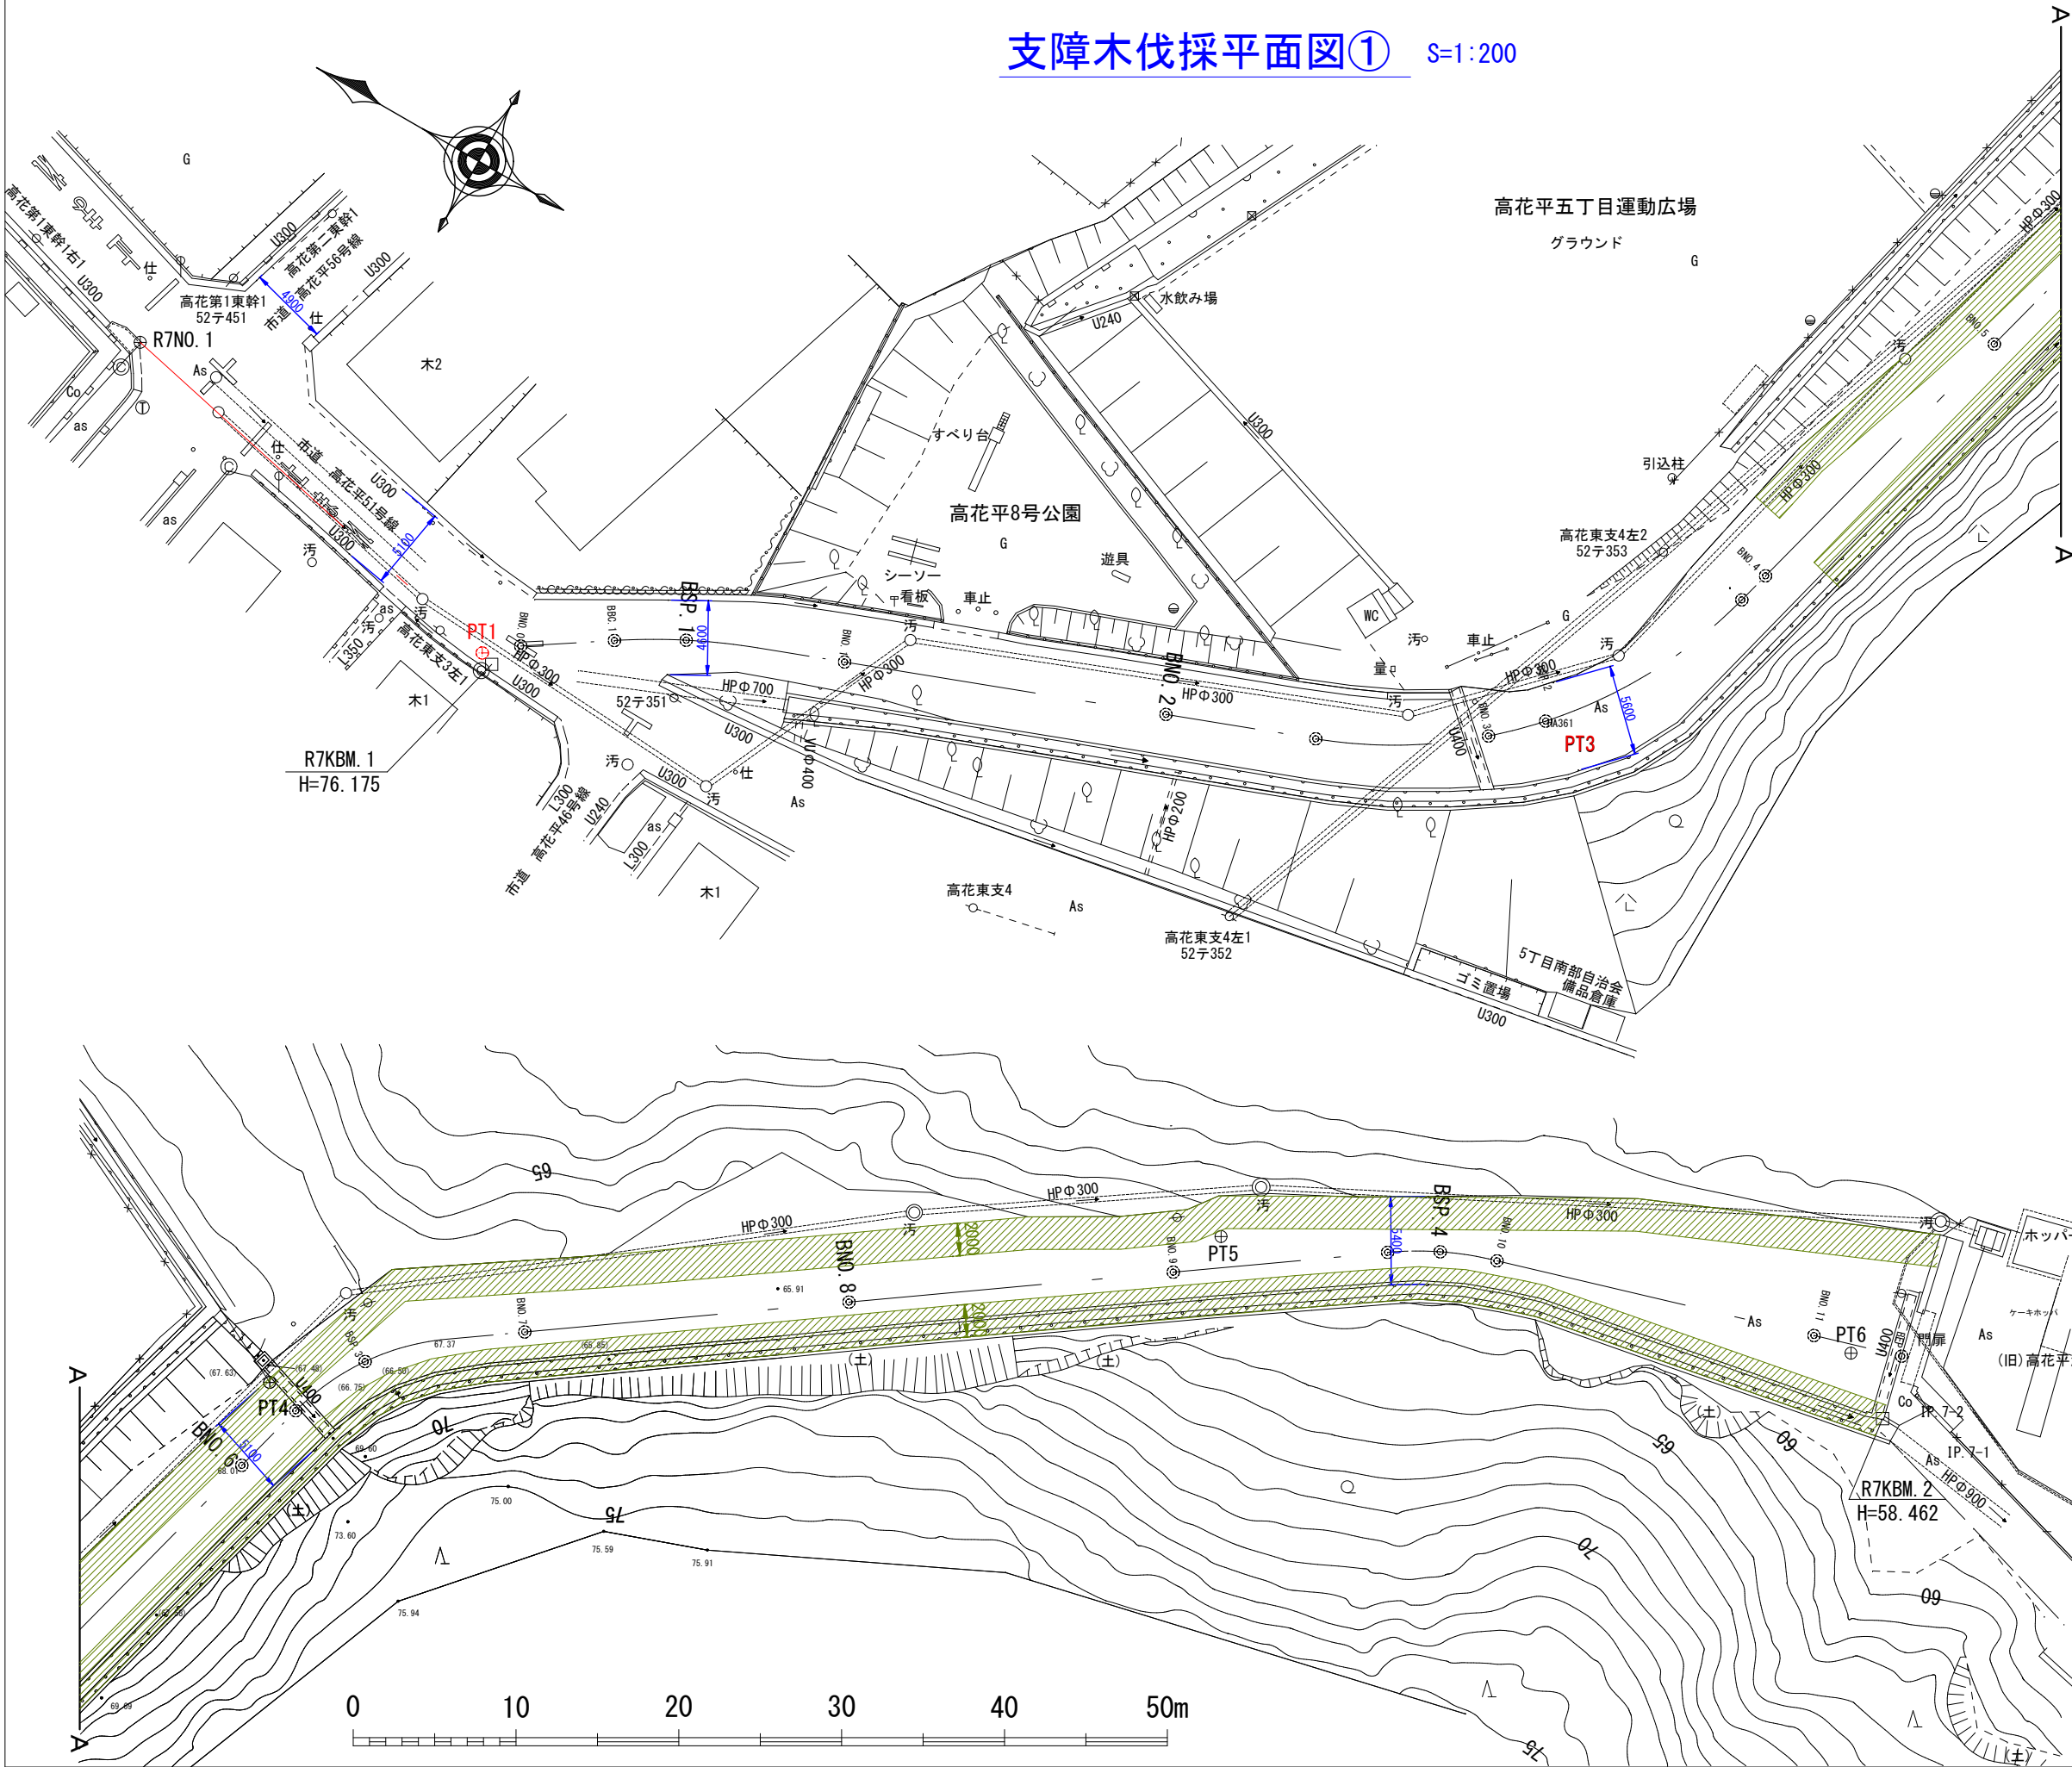


凡 例

- 除伐・つる切り範囲 A=880m2
- 支障木伐採・抜根 (幹周20cm未満) N=21本
- 支障木伐採・抜根 (幹周20cm以上30cm未満) N=7本
- 支障木伐採・抜根 (幹周30cm以上60cm未満) N=3本

事業名	令和8年度 公共下水道事業		
工事名	旧高花平浄化センター解体工事		
工事場所	四日市市八王子町および高花平五丁目 地内		
名称	支障木伐採平面図①		
縮尺	1/200	設計年月	令和 年 月
工種	土木	設計者	
事業主体	四日市市上下水道局	図面番号	C1-3

支障木伐採平面図② S=1:200





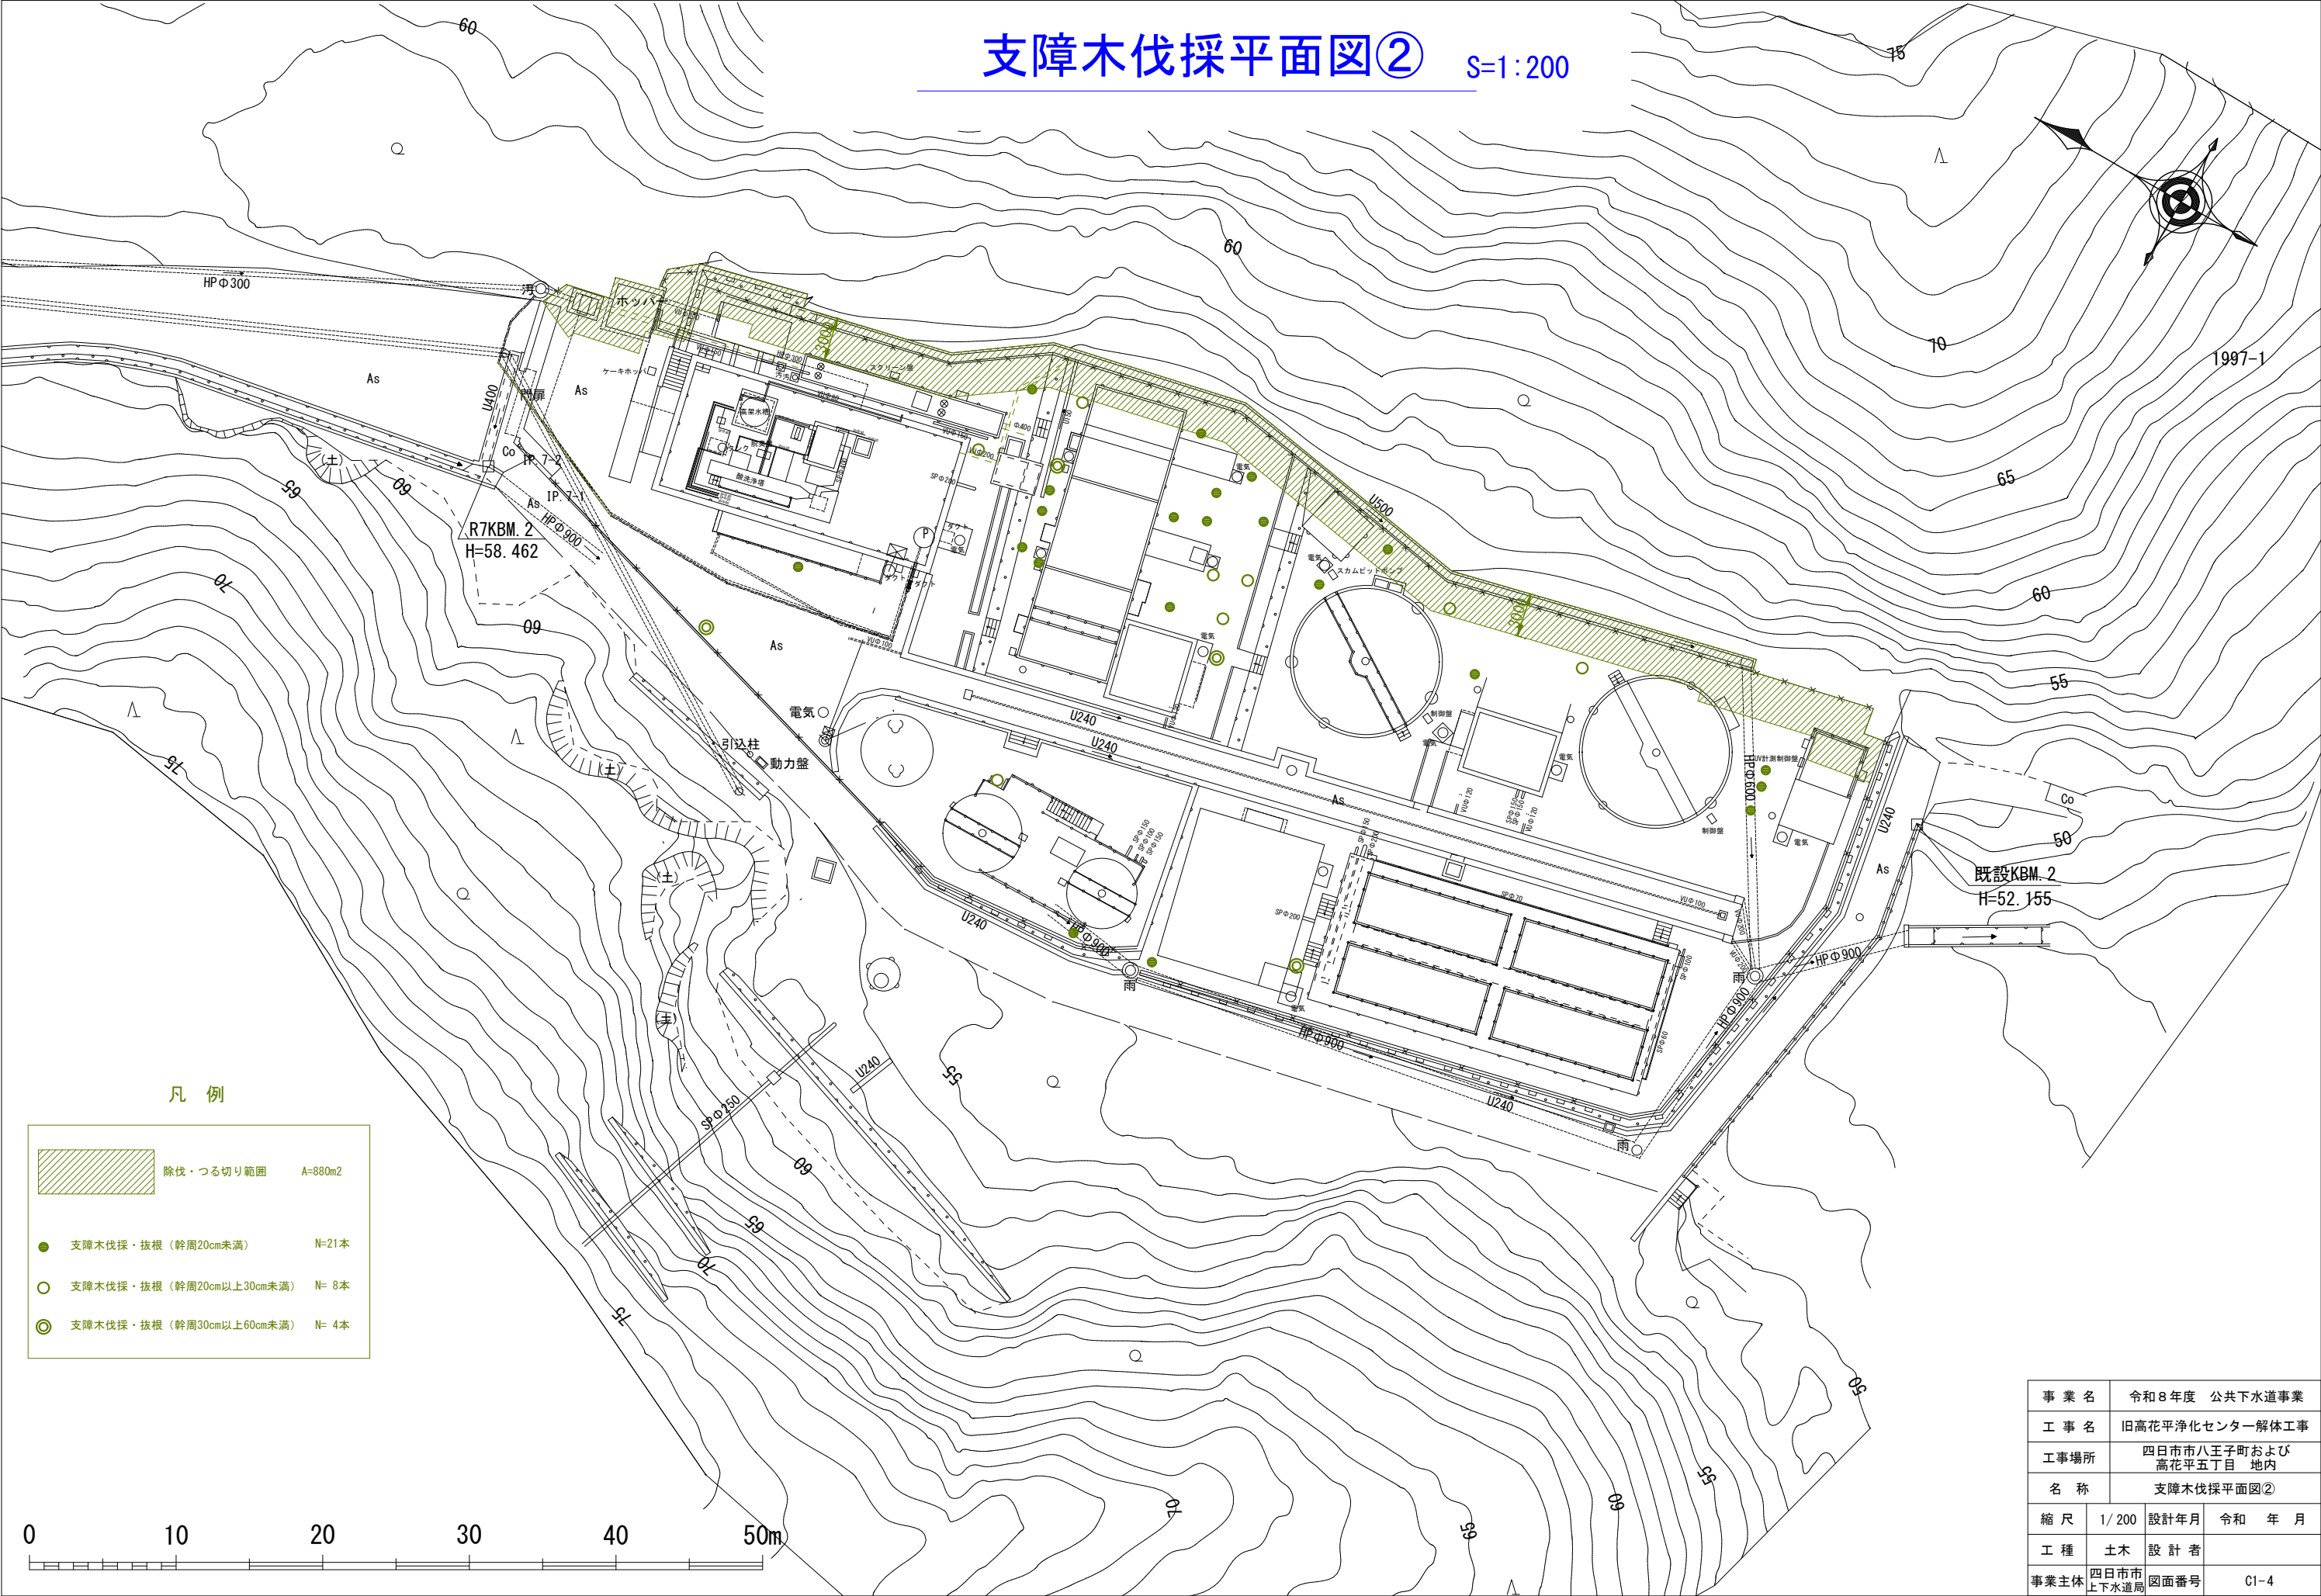


凡 例

- 除伐・つる切り範囲 A=880m²
- 支障木伐採・抜根（幹周20cm未満） N=21本
- 支障木伐採・抜根（幹周20cm以上30cm未満） N= 8本
- ◎ 支障木伐採・抜根（幹周30cm以上60cm未満） N= 4本



事業名	令和8年度 公共下水道事業		
工事名	旧高花平浄化センター解体工事		
工事場所	四日市市八王子町および 高花平五丁目 地内		
名称	支障木伐採平面図②		
縮尺	1/200	設計年月	令和 年 月
工種	土木	設計者	
事業主体	四日市市 上下水道局	図面番号	C1-4

①汚泥処理棟改修図

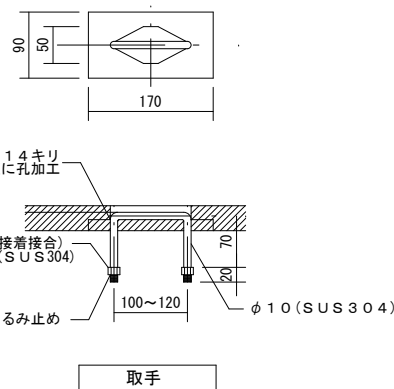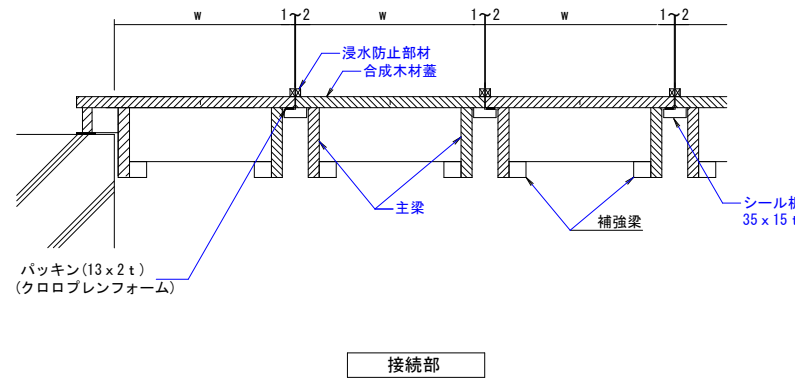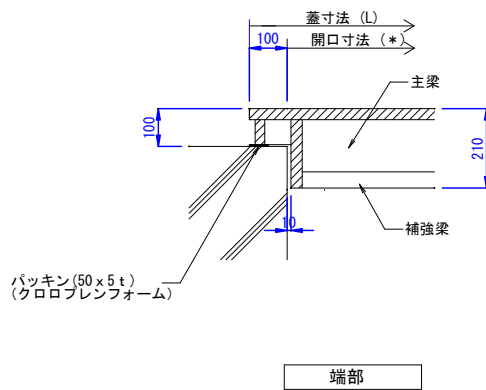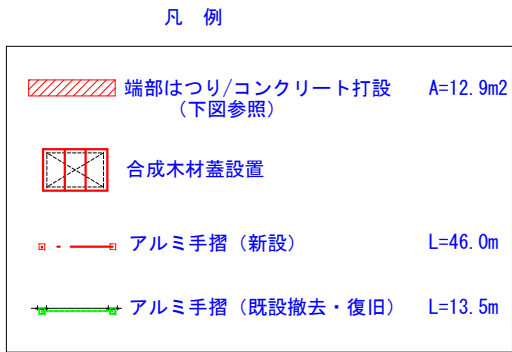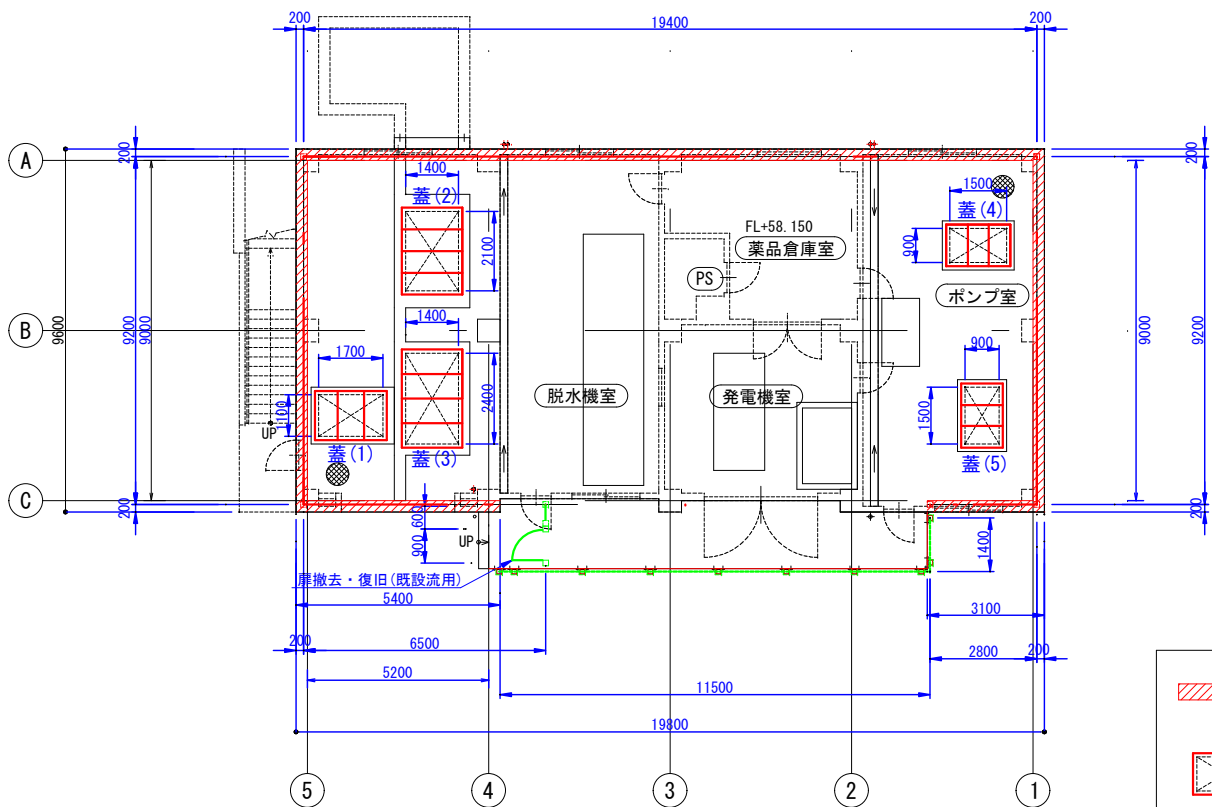

1F平面図 S=1:100

端部成形 S=FREE

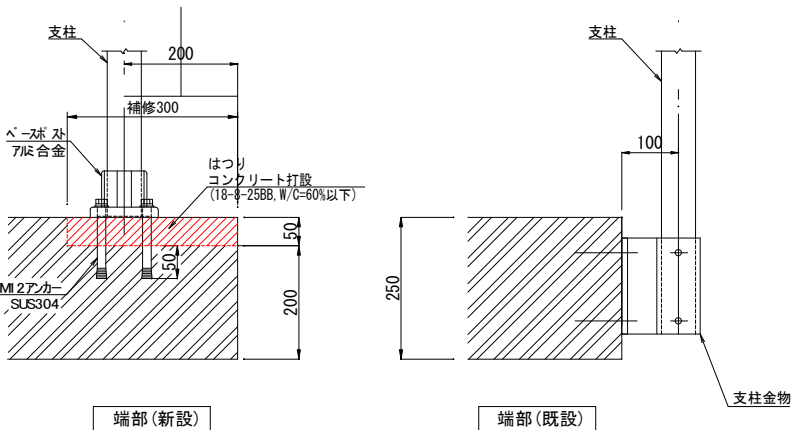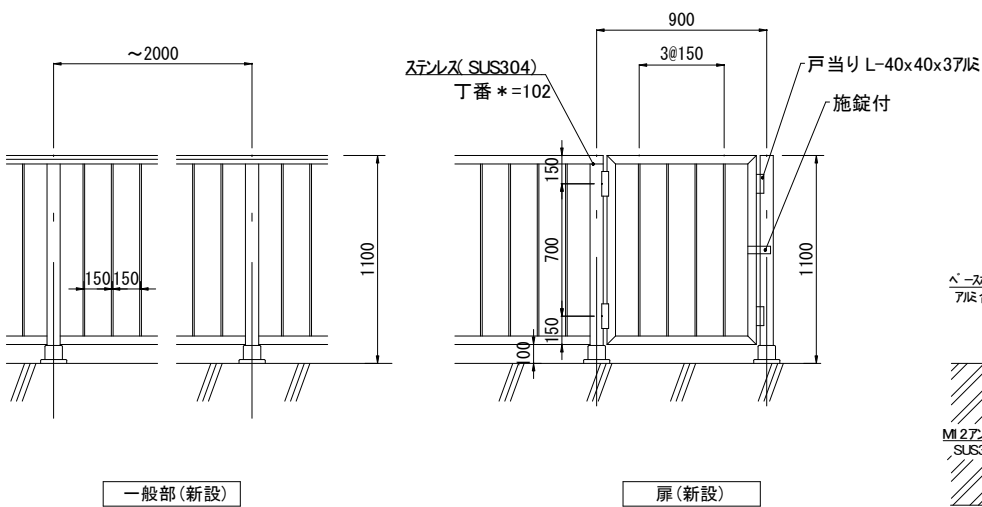

アルミ手摺標準図 NON-SCALE


タイプ	蓋 形 式 (LxWxH)	開口部寸法 I (mm)	今回対象蓋No
Ⅲ ①	(2085~2184)x600x110	2000~2100	(1), (2), (4), (5)
Ⅳ ②	(2231~2630)x600x130	2101~2500	(3)

- ※1 設計荷重3.5KN/m²とし、又は中央部1.0KN/枚のいずれか大きい荷重とする。
- ※2 許容たわみ量はL/200とする。
- ※3 合成木材は、ガラス長繊維強化硬質発泡ウレタン樹脂の材質とする。
- ※4 蓋には取手(2箇所/枚)を付けると共に、耐荷重表示を行う。
- ※5 割付は任意とする。
- ※6 蓋は雨水対策仕様とする。


合成木材蓋標準図 NON-SCALE

事業名	令和８年度 公共下水道事業		
工事名	旧高花平浄化センター解体工事		
工事場所	四日市市八王子町および 高花平五丁目 地内		
名称	①汚泥処理棟 改修図		
縮尺	図示	設計年月	令和 年 月
工種	土木	設計者	
事業主体	四日市市 上下水道局	図面番号	C1-5


③引抜汚泥ポンプ室撤去図(1)

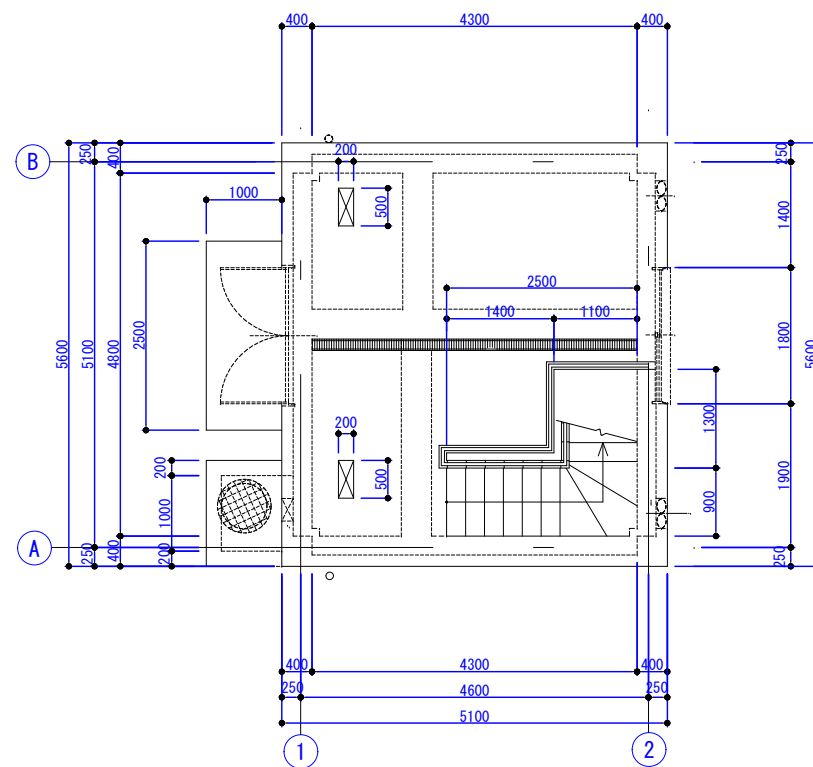


1F平面図(撤去前) S=1:50

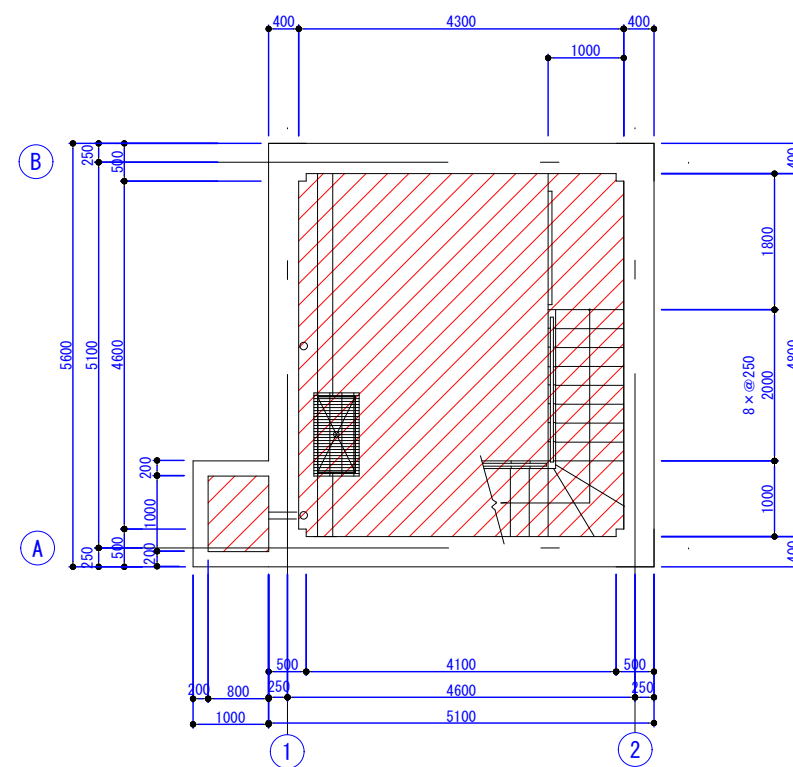


地階平面図(撤去後) S=1:50

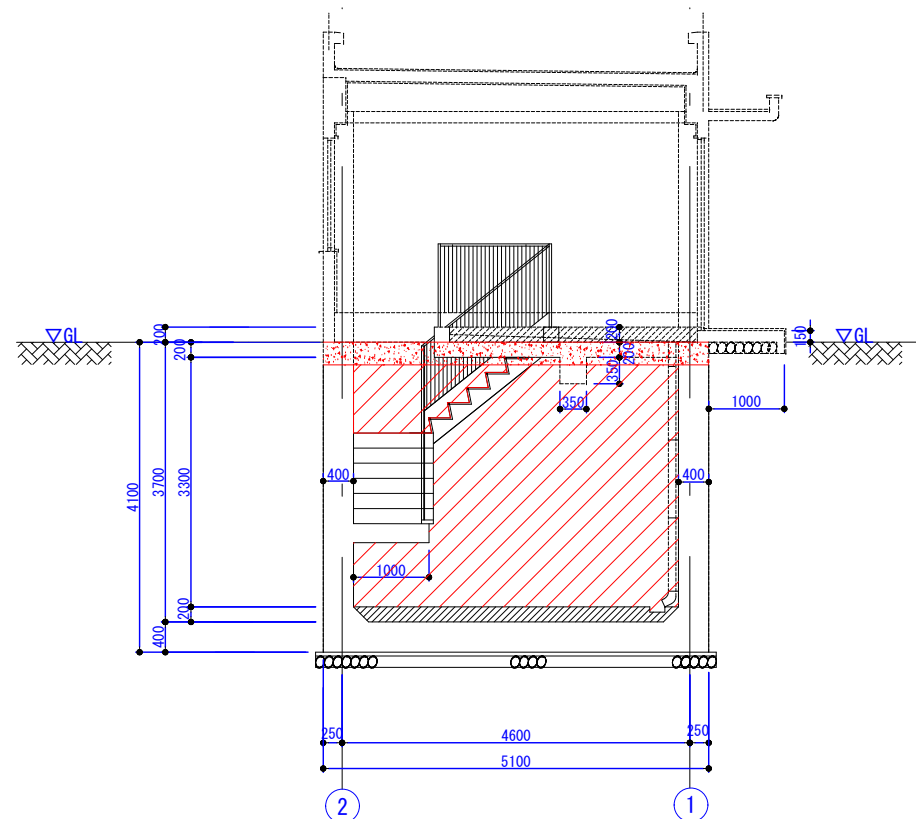

A-A断面図 S=1:50

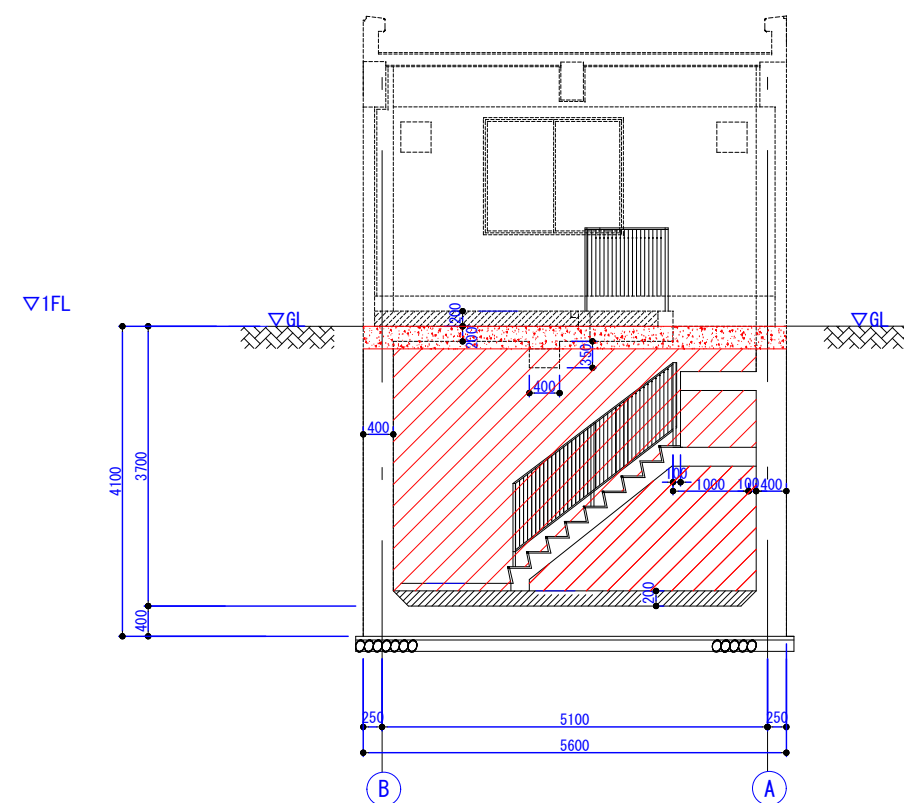

B-B断面图 S=1:50

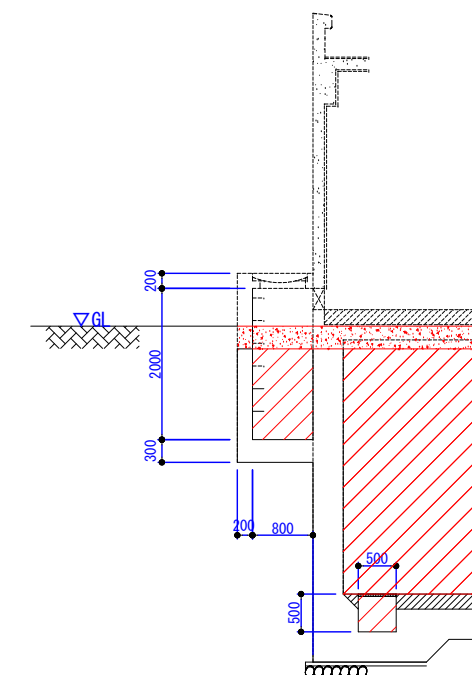

C-C断面图 S=1:50


凡 例

	山土充填
	碎石 (RC-40) 充填
	碎石 (単粒度5号) 充填
	流動化処理土充填


※流入/流出管口は合板等で閉塞すること。

事業名	令和8年度 公共下水道事業		
工事名	旧高花平浄化センター解体工事		
工事場所	四日市市八王子町および 高花平五丁目 地内		
名称	③汚泥引抜ポンプ室 撤去図(1)		
縮尺	1/50	設計年月	令和 年 月
工種	土木	設計者	
事業主体	四日市市 上下水道局	図面番号	C1-6



③引抜汚泥ポンプ室 撤去図 (2)

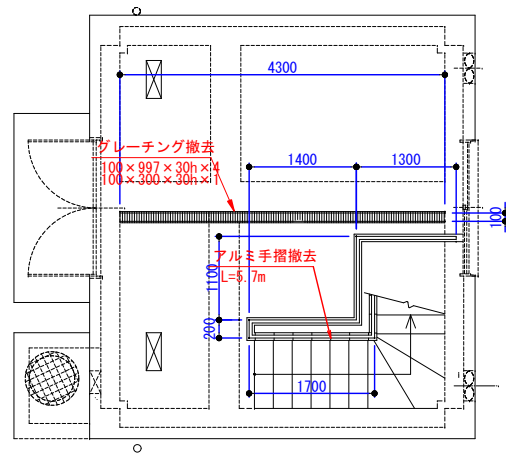

1F平面図 S=1:50

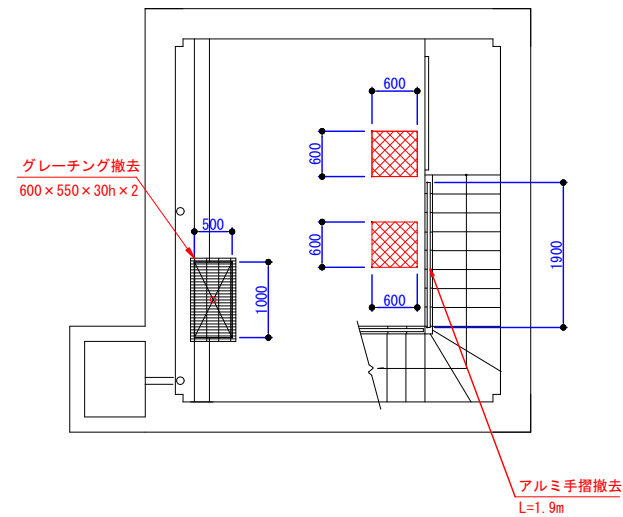


地階平面図 S=1:50

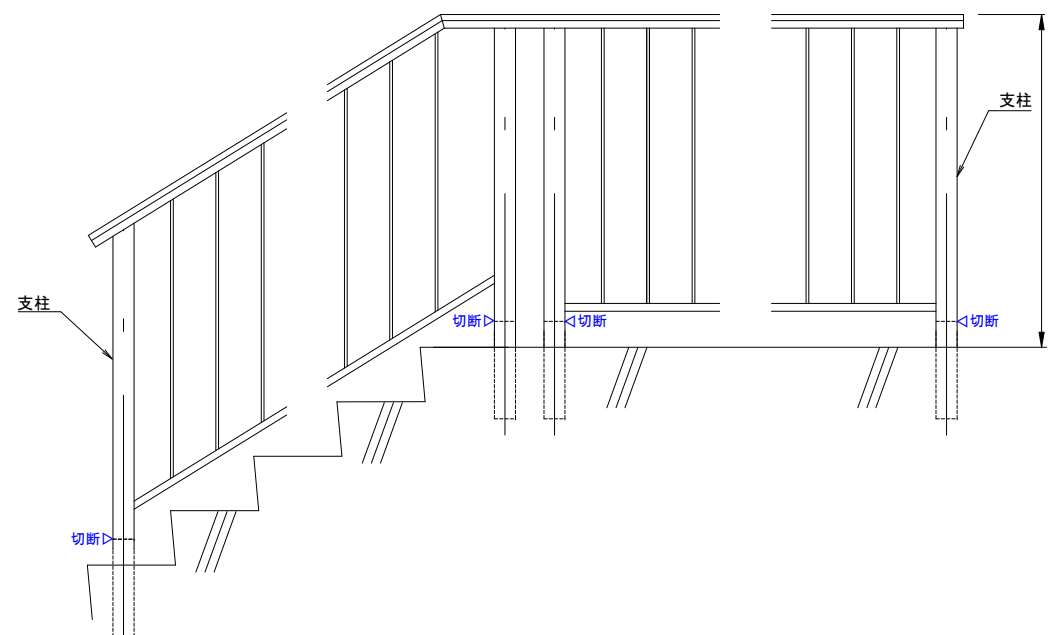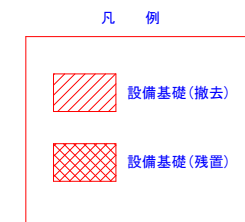


アルミ手摺標準図 NON-SCALE

事業名	令和8年度 公共下水道事業		
工事名	旧高花平浄化センター解体工事		
工事場所	四日市市八王子町および 高花平五丁目 地内		
名称	③汚泥引抜ポンプ室 撤去図(2)		
縮尺	1/50	設計年月	令和 年 月
工種	土木	設計者	
事業主体	四日市市 上下水道局	図面番号	C1-7


④返送汚泥ポンプ室 撤去図(1)

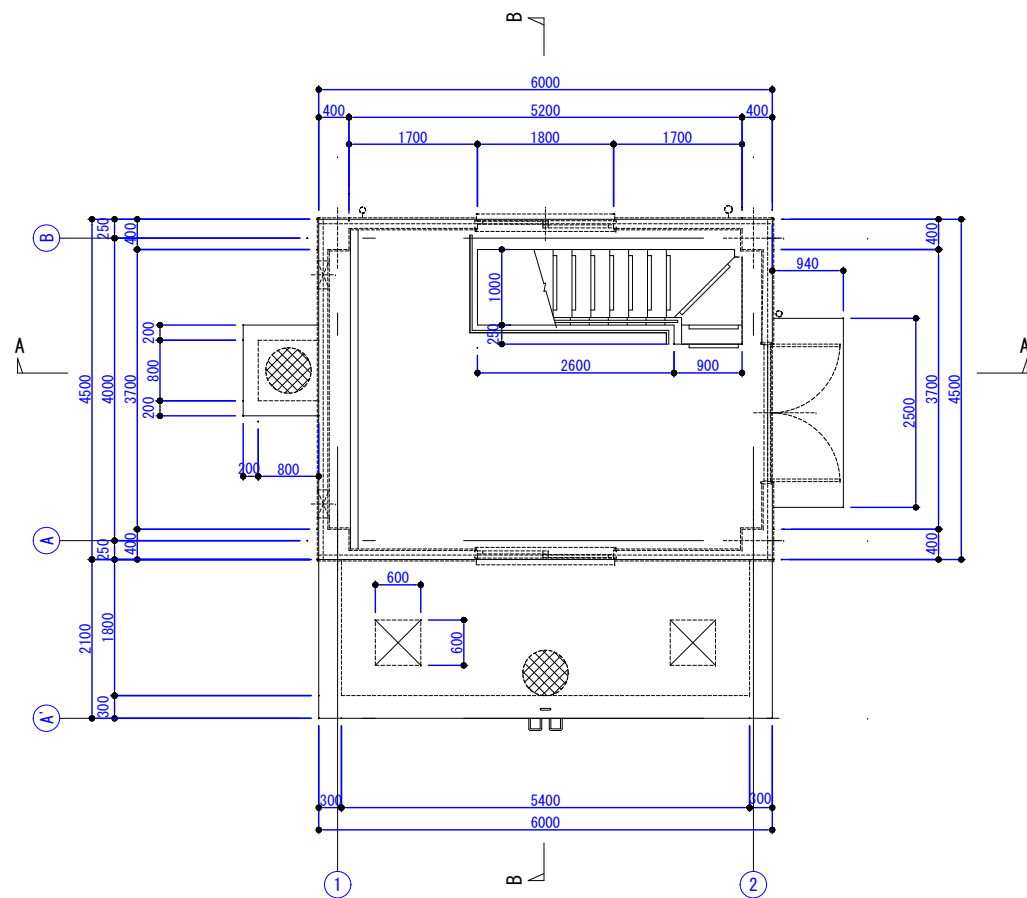

1F平面図 (撤去前) S=1:50

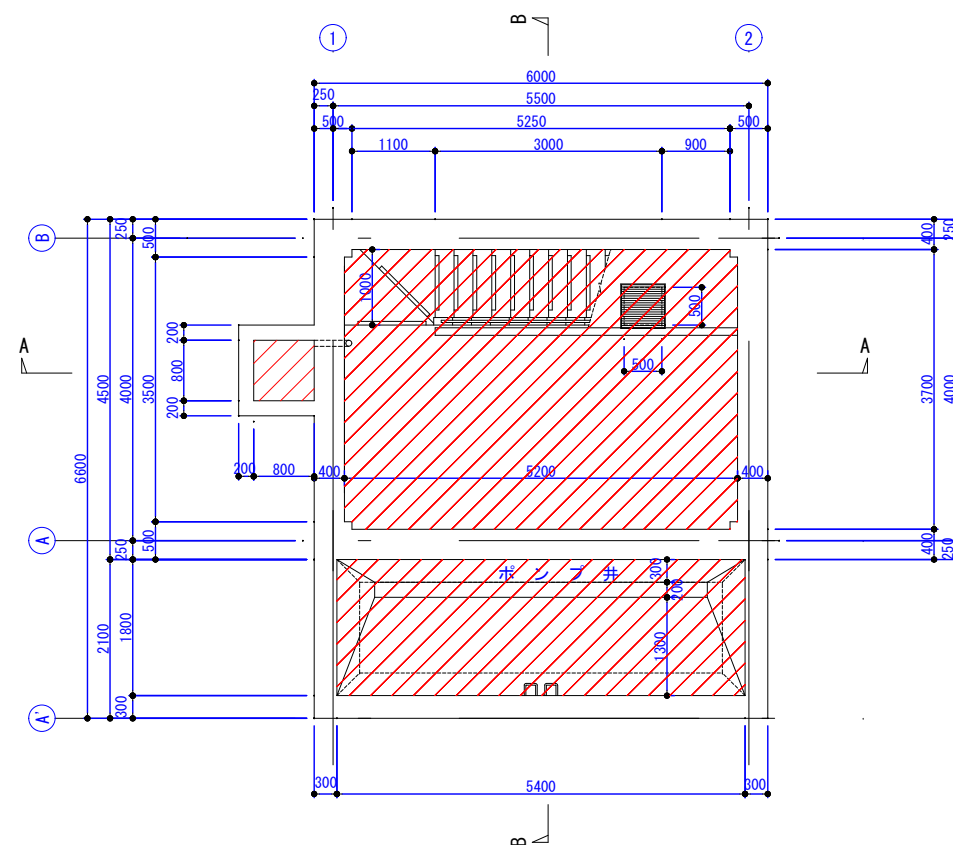


地階平面図 (撤去後) S=1:50

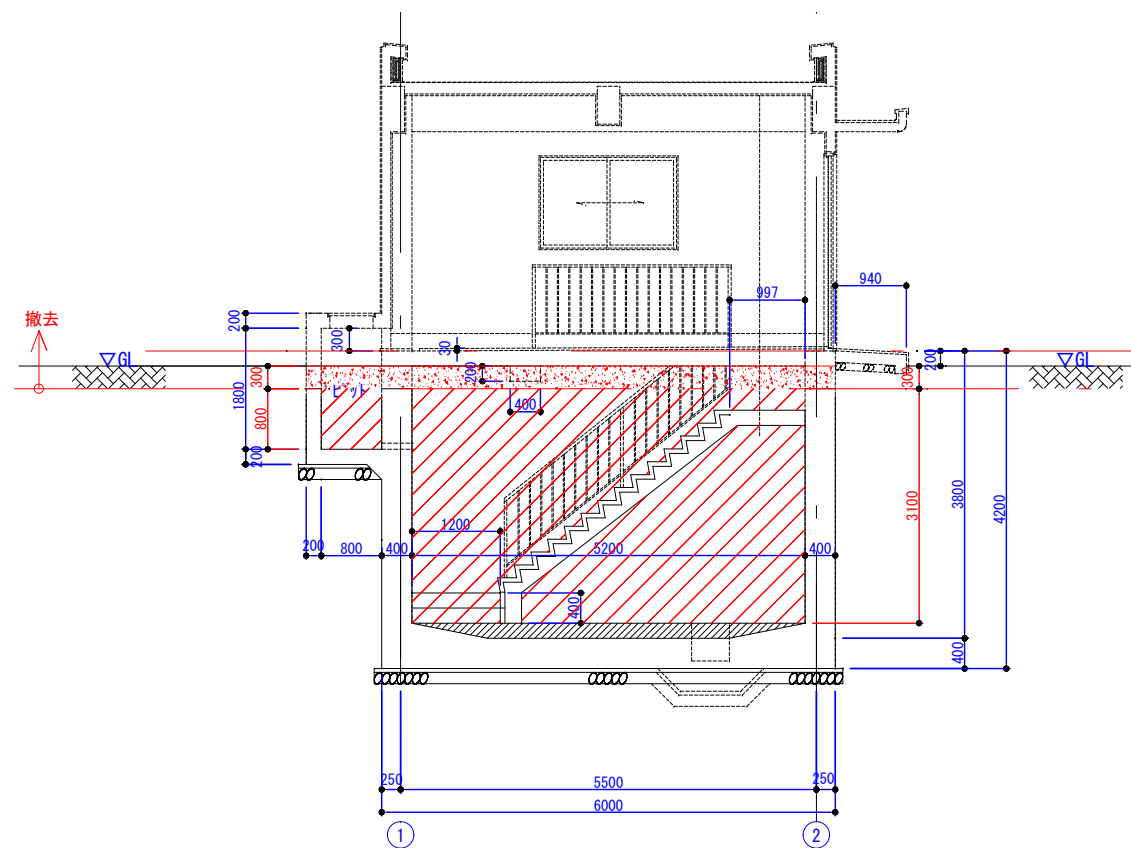


A-A断面図 S=1:50

建築工事
↑
▽1FL
↓
土木工事

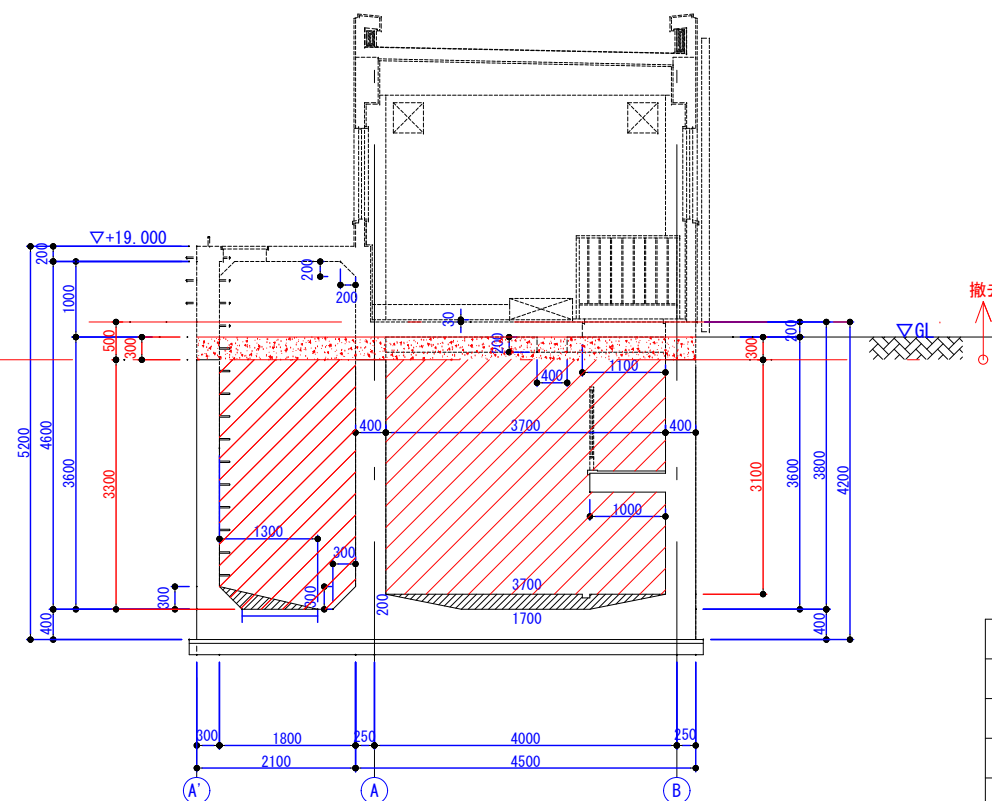


B-B断面図 S=1:50

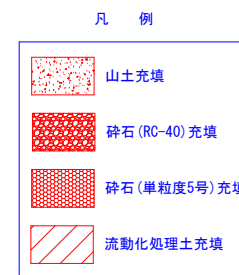

※流入/流出管口は合板等で閉塞すること。

事業名	令和8年度 公共下水道事業		
工事名	旧高花平浄化センター解体工事		
工事場所	四日市市八王子町および 高花平五丁目 地内		
名称	④返送汚泥ポンプ室 撤去図(1)		
縮尺	1/50	設計年月	令和 年 月
工種	土木	設計者	
事業主体	四日市市 上下水道局	図面番号	C1-8

④返送汚泥ポンプ室 撤去図(2)

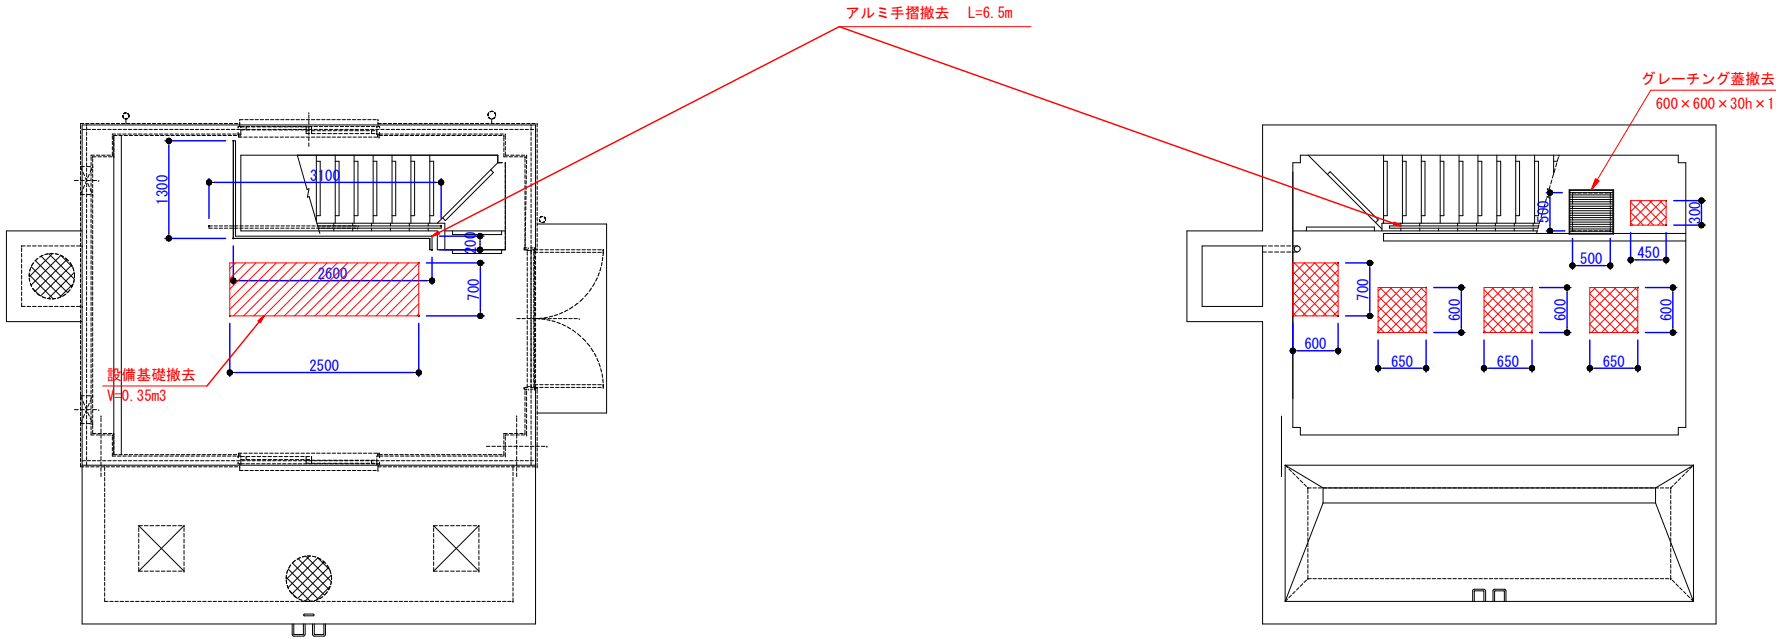


1F平面図

S=1:50

地階平面図

S=1:50

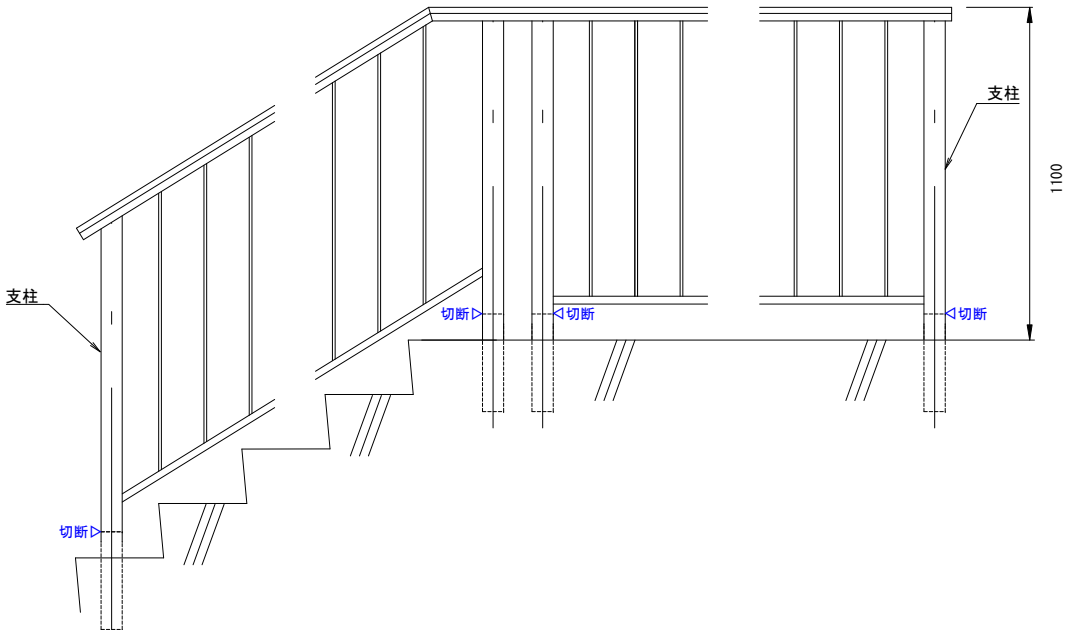


アルミ手摺標準図


NON-SCALE

事業名	令和8年度 公共下水道事業		
工事名	旧高花平浄化センター解体工事		
工事場所	四日市市八王子町および 高花平五丁目 地内		
名称	④返送汚泥ポンプ室 撤去図(2)		
縮尺	1/50	設計年月	令和 年 月
工種	土木	設計者	
事業主体	四日市市 上下水道局	図面番号	C1-9


⑤消毒タンク 撤去図

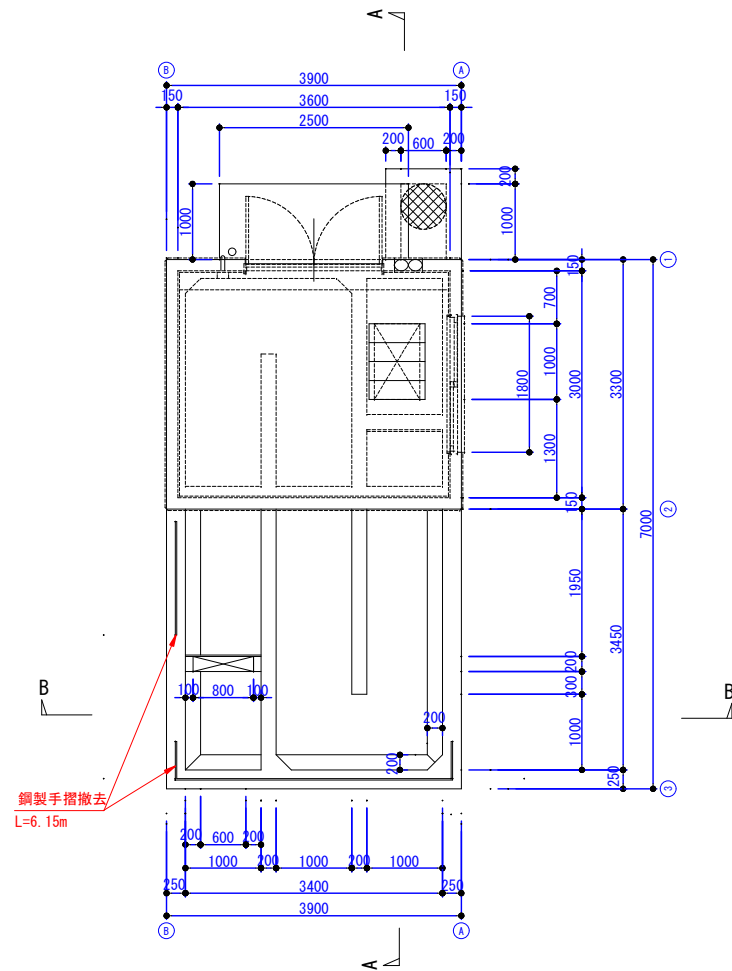


1F平面図 (撤去前) S=1:50

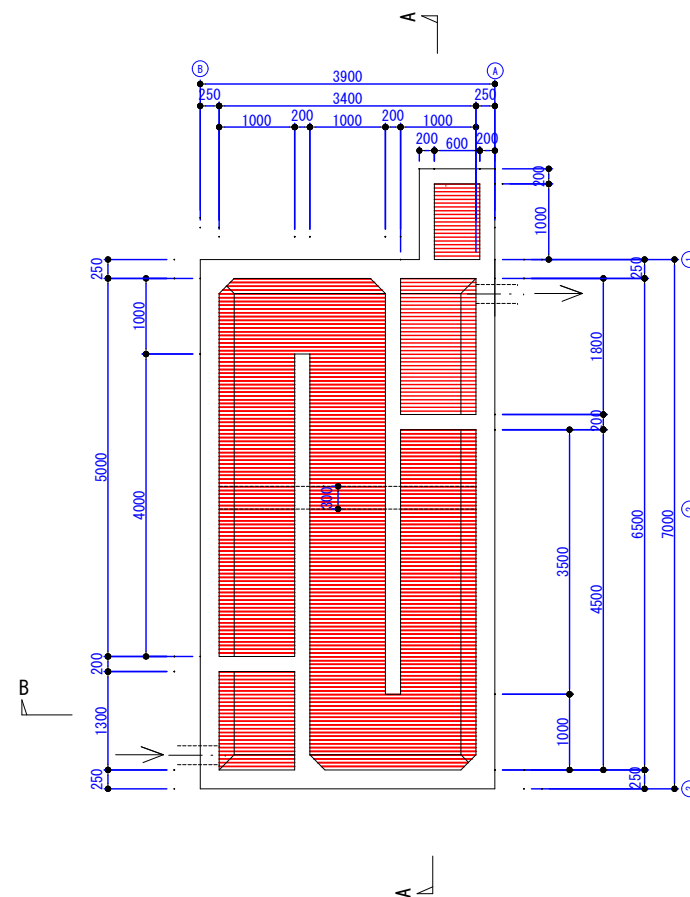


地階平面図 (撤去後) S=1:50

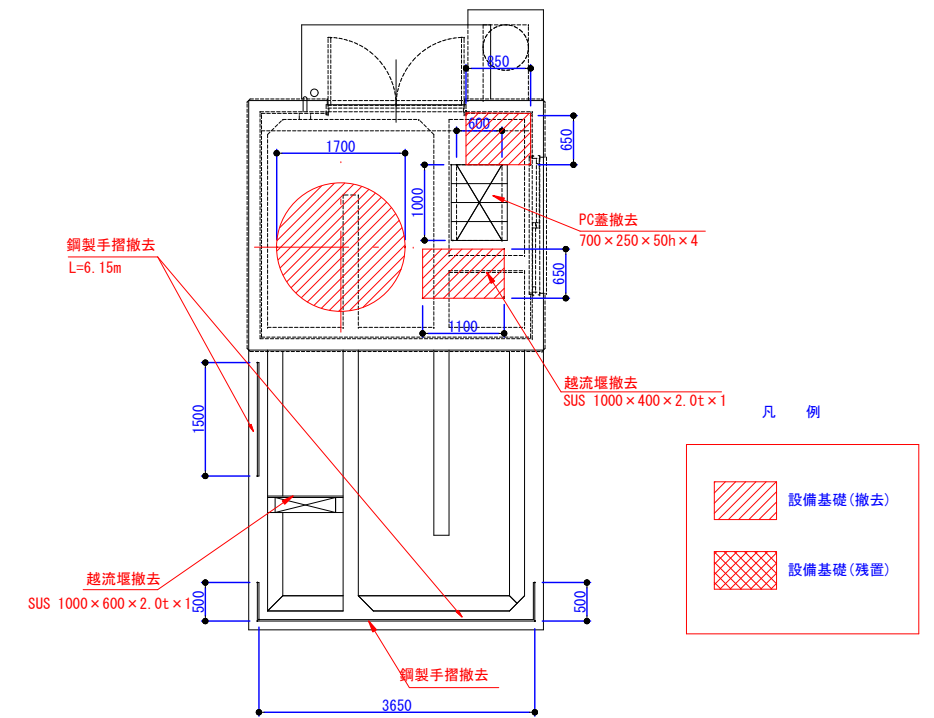

1F平面図 S=1:50

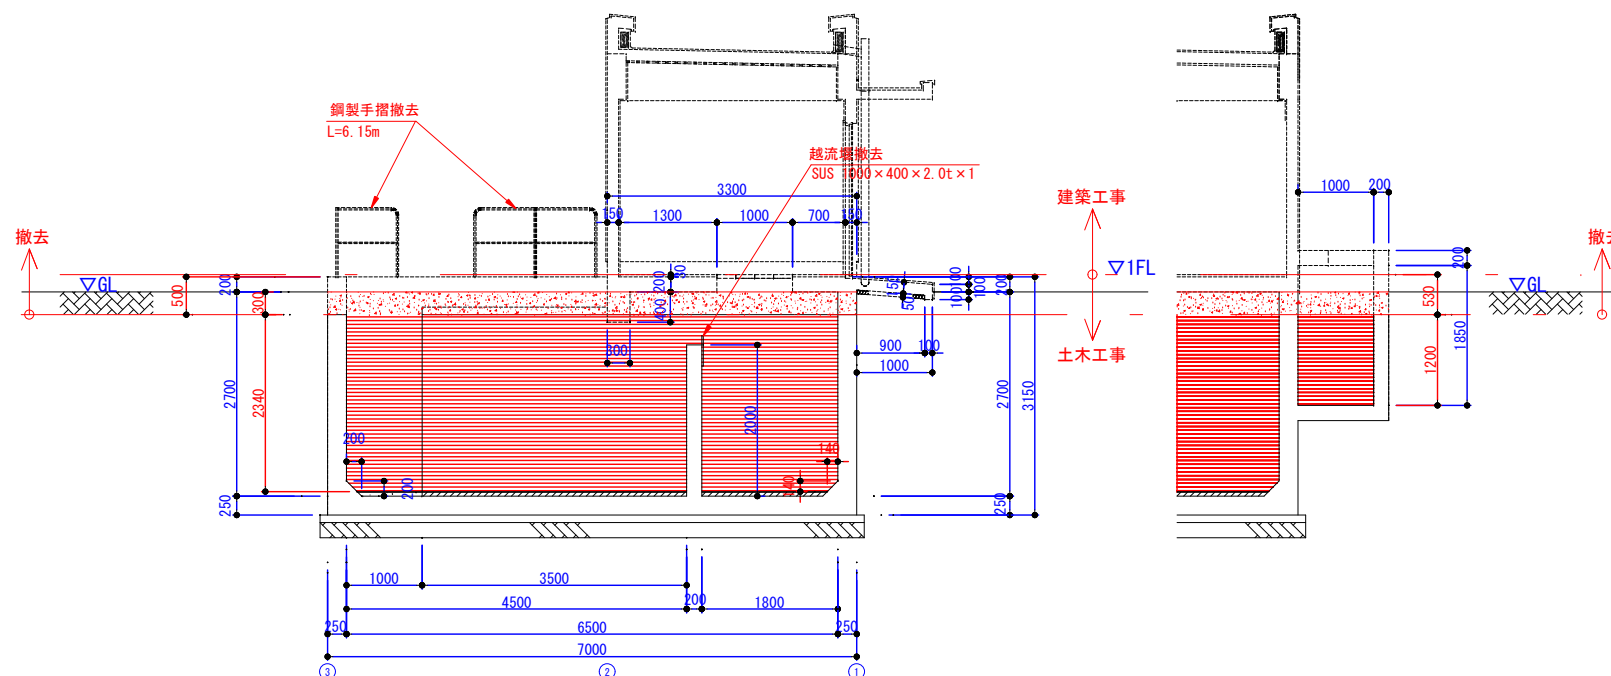


A-A断面図 S=1:50

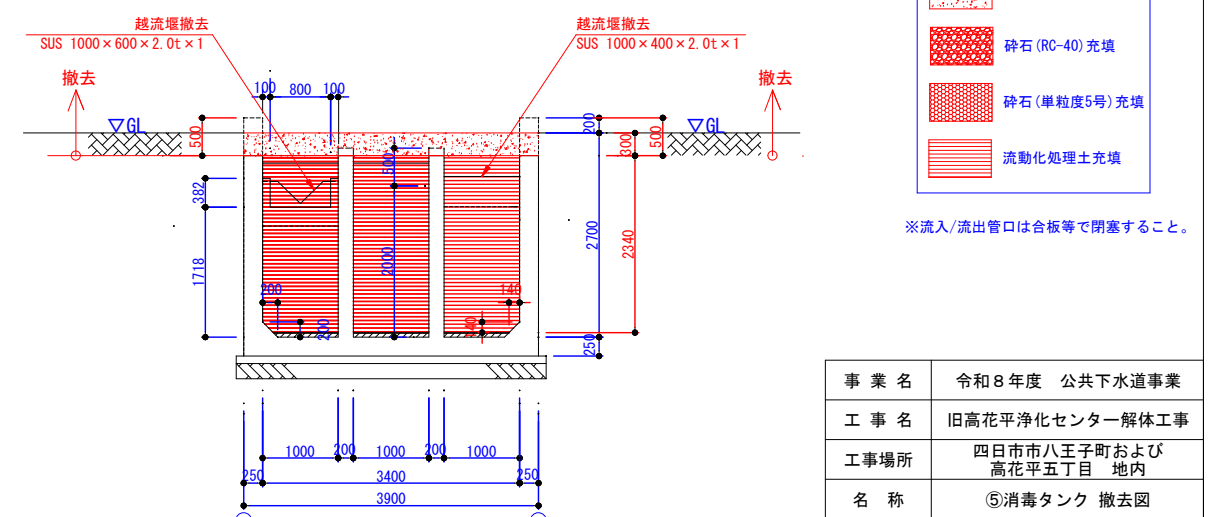

B-B断面図 S=1:50

事業名	令和8年度 公共下水道事業		
工事名	旧高花平浄化センター解体工事		
工事場所	四日市市八王子町および 高花平五丁目 地内		
名称	⑤消毒タンク 撤去図		
縮尺	1/50	設計年月	令和 年 月
工種	土木	設計者	
事業主体	四日市市 上下水道局	図面番号	C1-10


⑥最初沈殿池 撤去図(1)

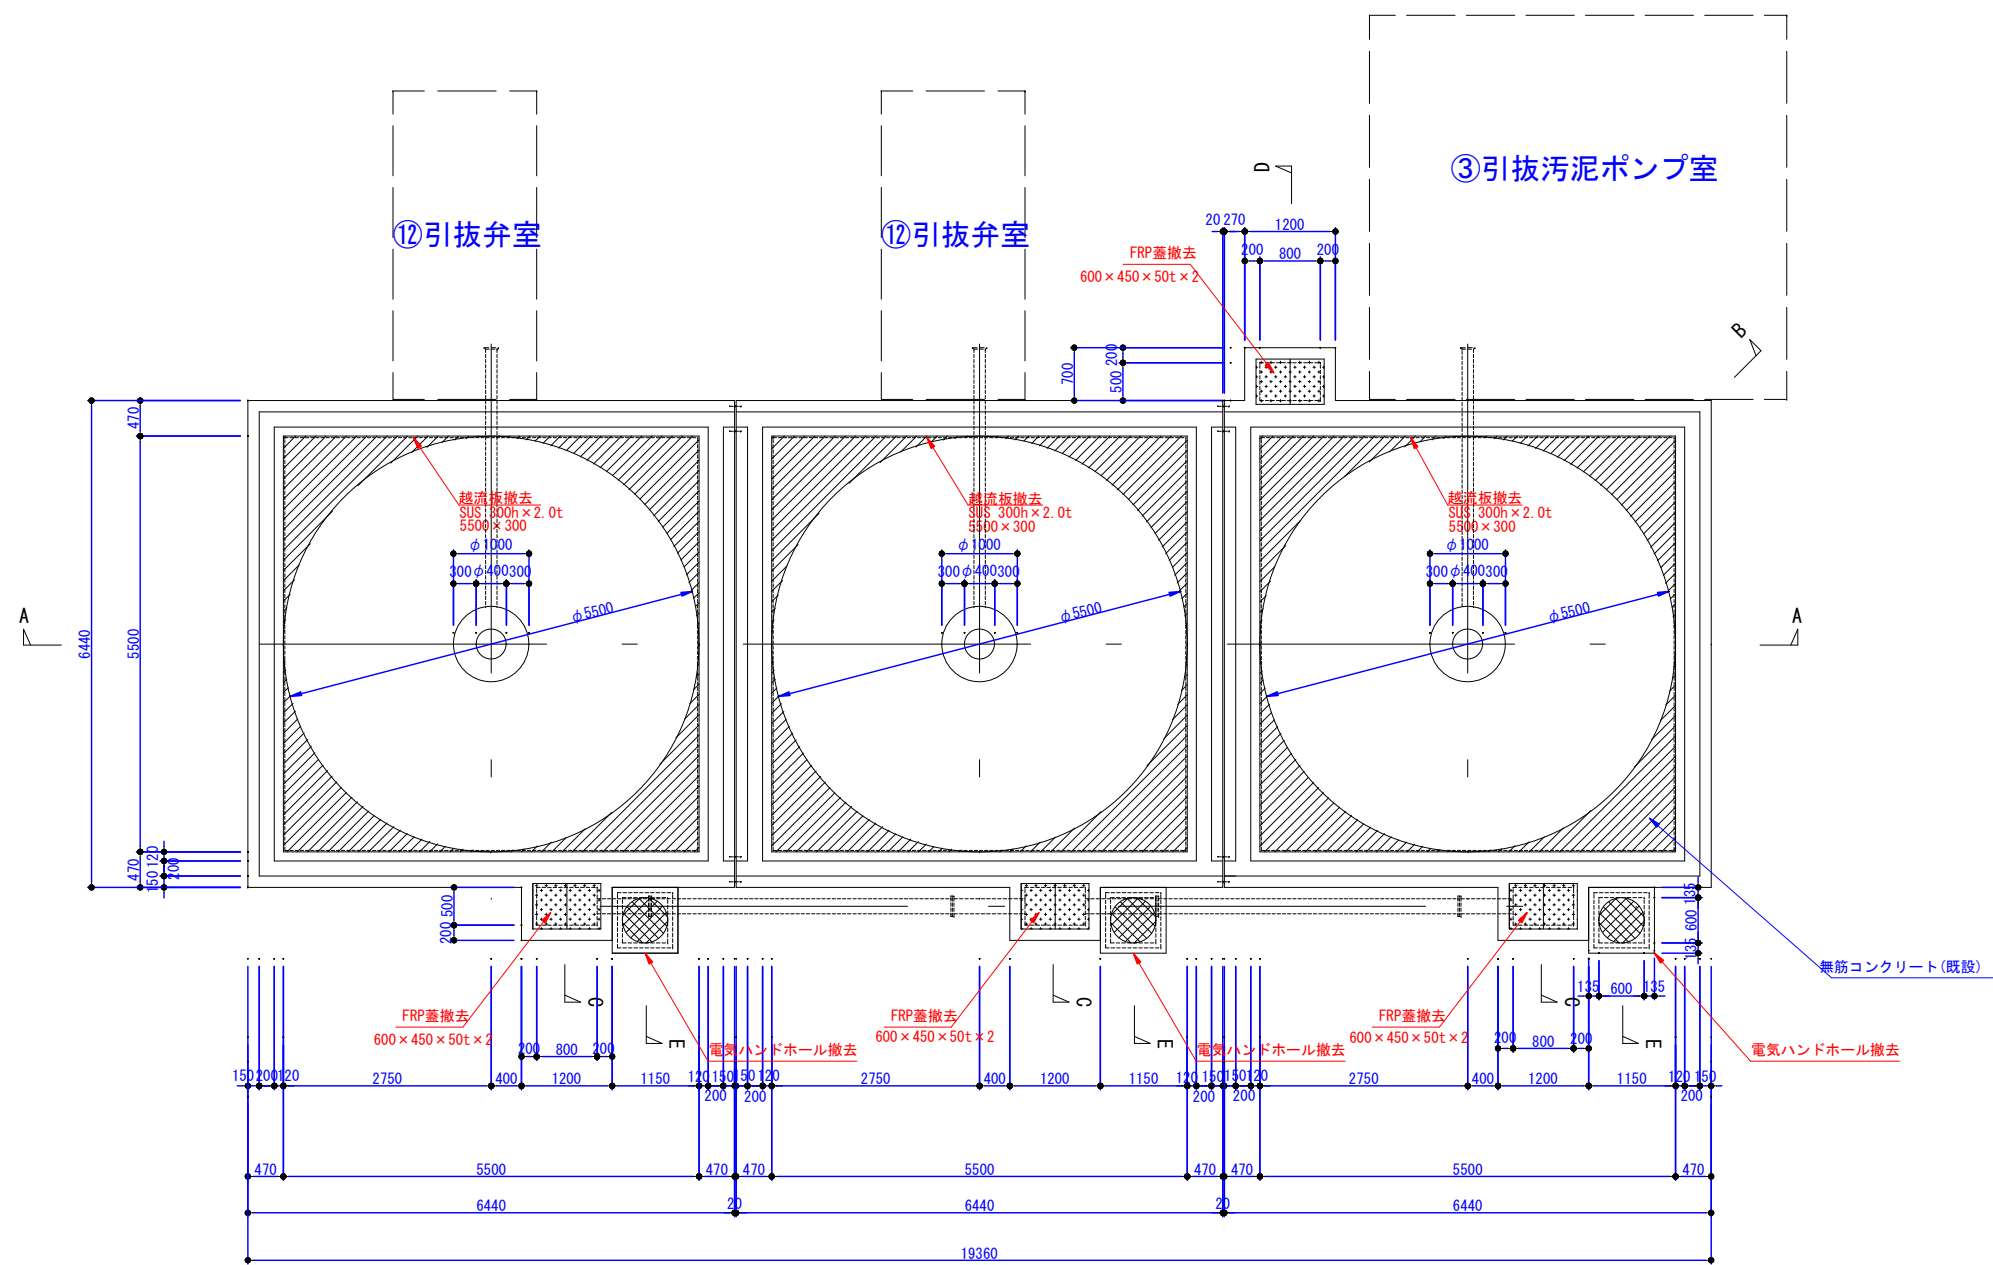

1F平面図(撤去前) S=1:50

事業名	令和8年度 公共下水道事業		
工事名	旧高花平浄化センター解体工事		
工事場所	四日市市八王子町および 高花平五丁目 地内		
名称	⑥最初沈殿池 撤去図(1)		
縮尺	1/50	設計年月	令和 年 月
工種	土木	設計者	
事業主体	四日市市 上下水道局	図面番号	C1-11

⑥最初沈殿池 撤去図(2)

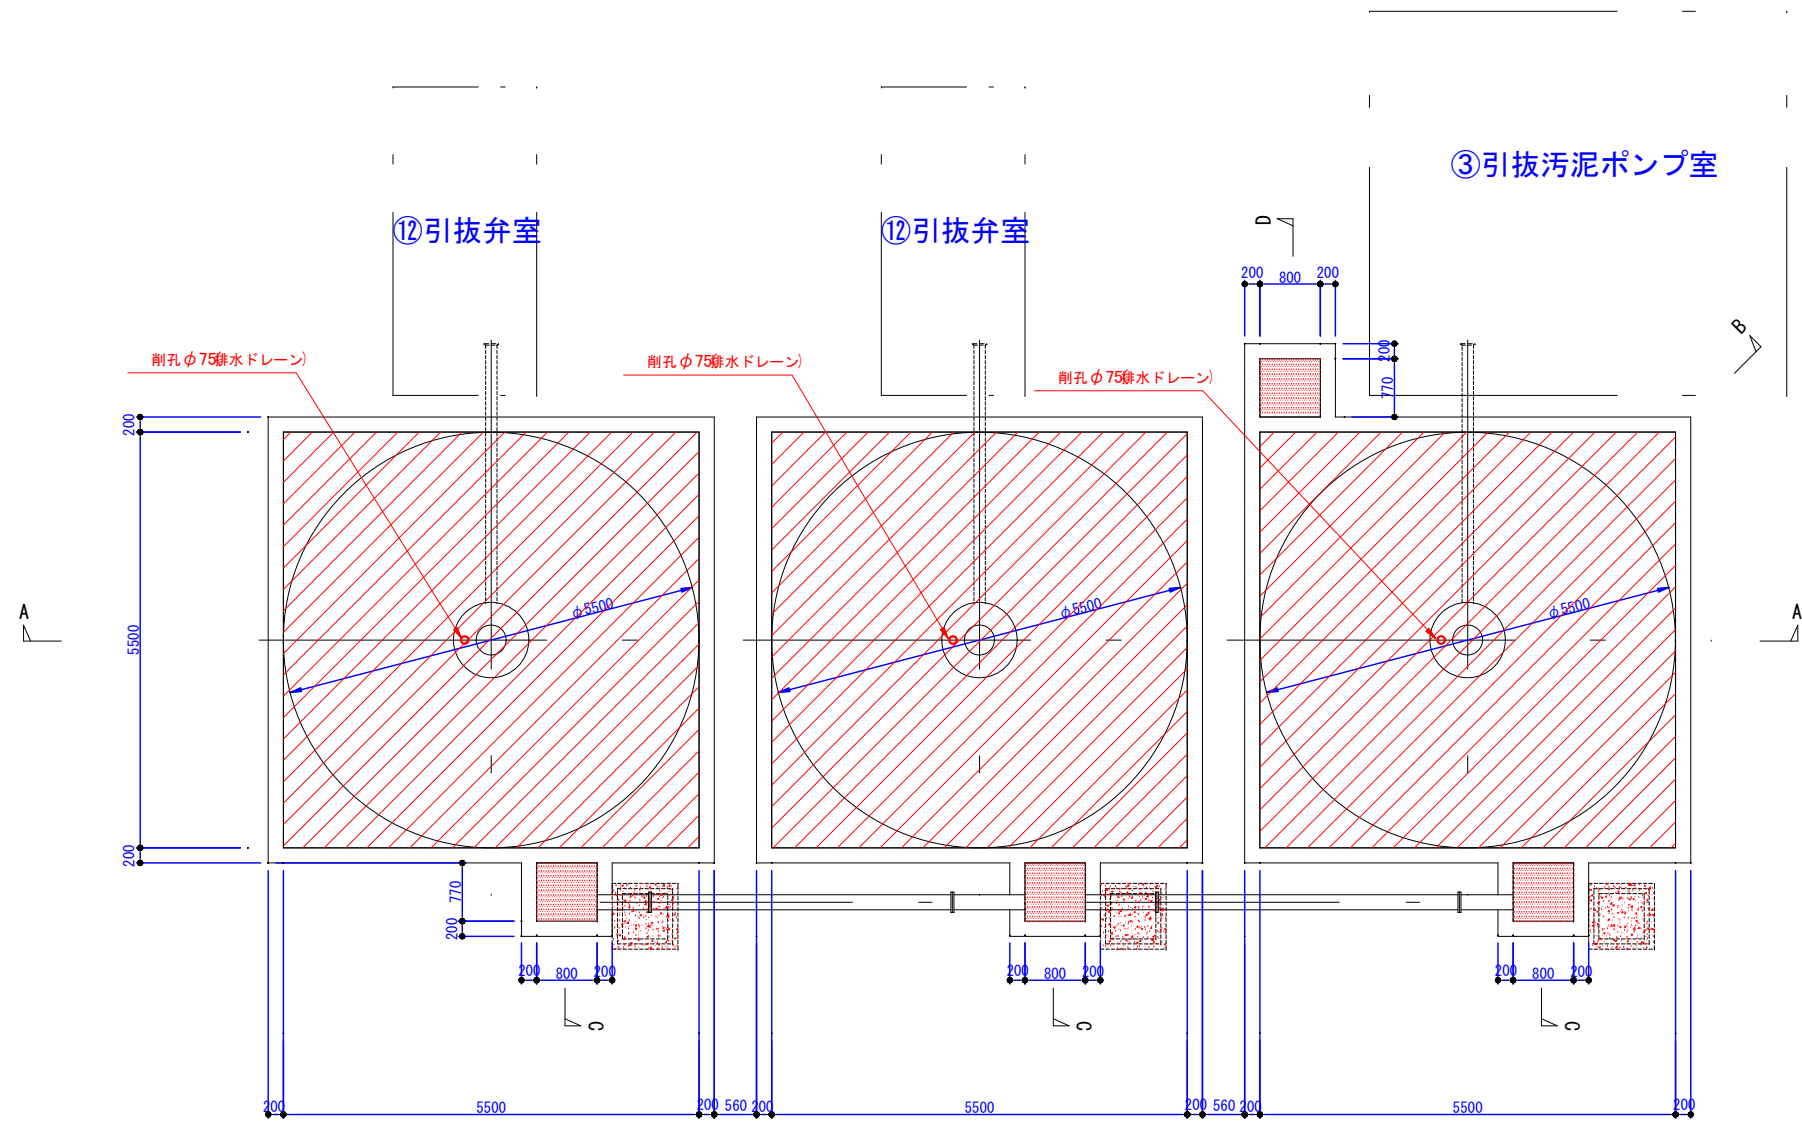

凡 例


	山土充填
	砕石 (RC-40) 充填
	砕石 (単粒度5号) 充填
	流動化処理土充填

※流入/流出管口は合板等で閉塞すること。


地階平面図(撤去後) S=1:50

事業名	令和8年度 公共下水道事業		
工事名	旧高花平浄化センター解体工事		
工事場所	四日市市八王子町および 高花平五丁目 地内		
名称	⑥最初沈殿池 撤去図(2)		
縮尺	1/50	設計年月	令和 年 月
工種	土木	設計者	
事業主体	四日市市 上下水道局	図面番号	C1-12


⑥最初沈殿池 撤去図(3)

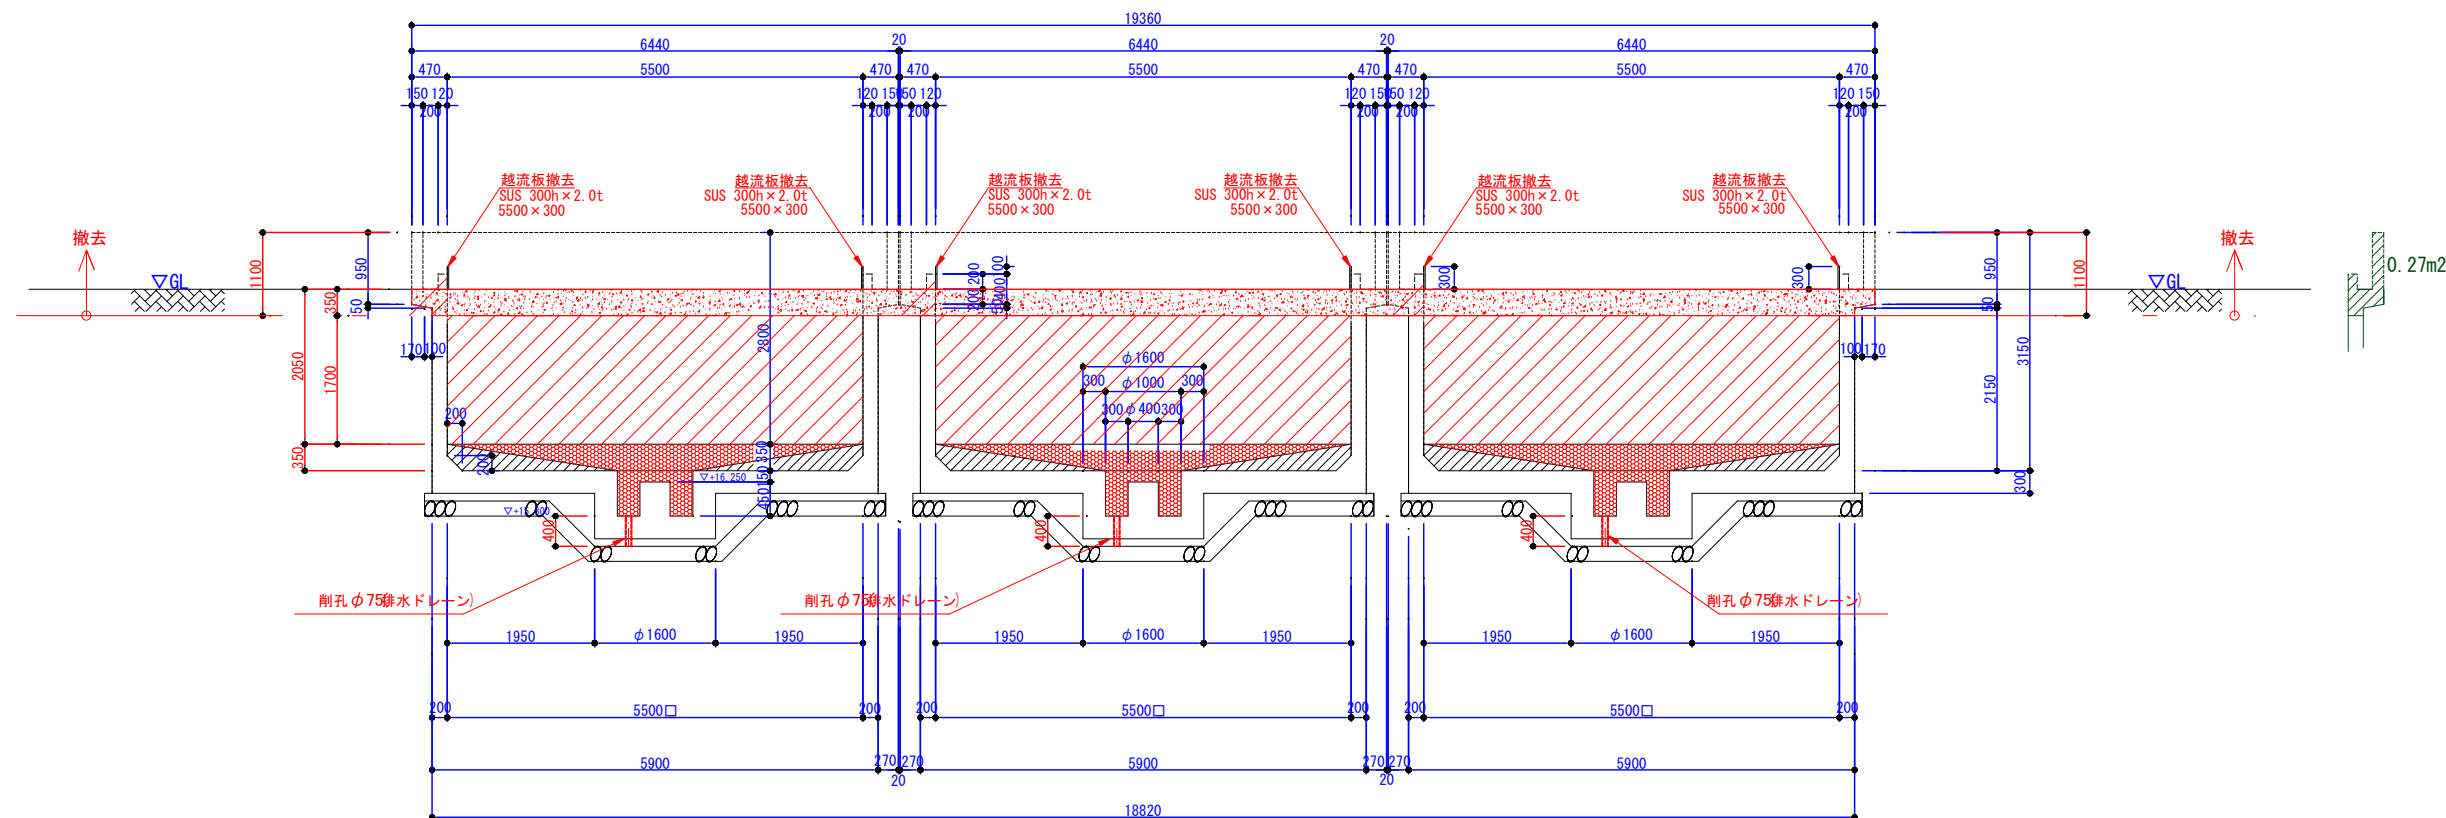


A-A断面図 S=1:50

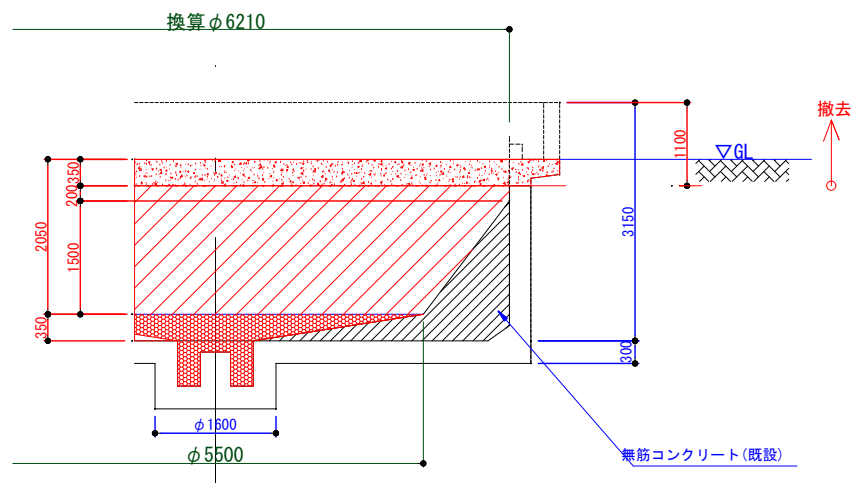


B-B断面図 S=1:50

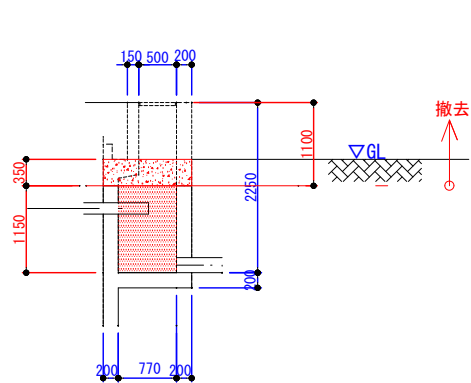


C-C断面図 S=1:50

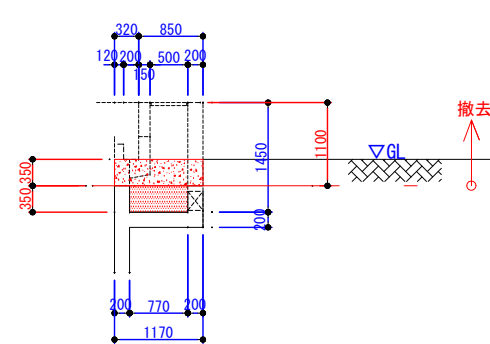

D-D断面図 S=1:50

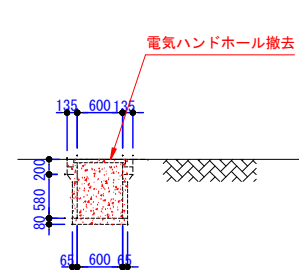


E-E断面図 S=1:50

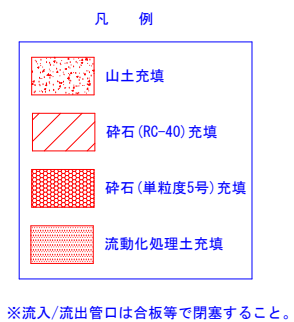


事業名	令和8年度 公共下水道事業		
工事名	旧高花平浄化センター解体工事		
工事場所	四日市市八王子町および 高花平五丁目 地内		
名称	⑥最初沈殿池 撤去図(3)		
縮尺	1/50	設計年月	令和 年 月
工種	土木	設計者	
事業主体	四日市市 上下水道局	図面番号	C1-13

⑦エアレーションタンク 撤去図(1)


PC蓋撤去 (400×250×50) N=79枚、(400×100×50) N=1枚、(1150×250×50h) N=84枚、グレーチング蓋 (400×300×50) N=2枚、(600×400×50h) N=2枚、(900×300×50h) N=3枚、(400×400×50h) N=1枚
アルミ手摺撤去 L=108.8m、鋼製階段撤去 N=1箇所、バルブピット撤去 N=1箇所

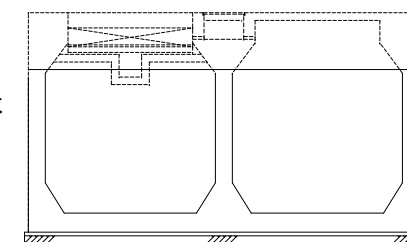


KEY-PLAN

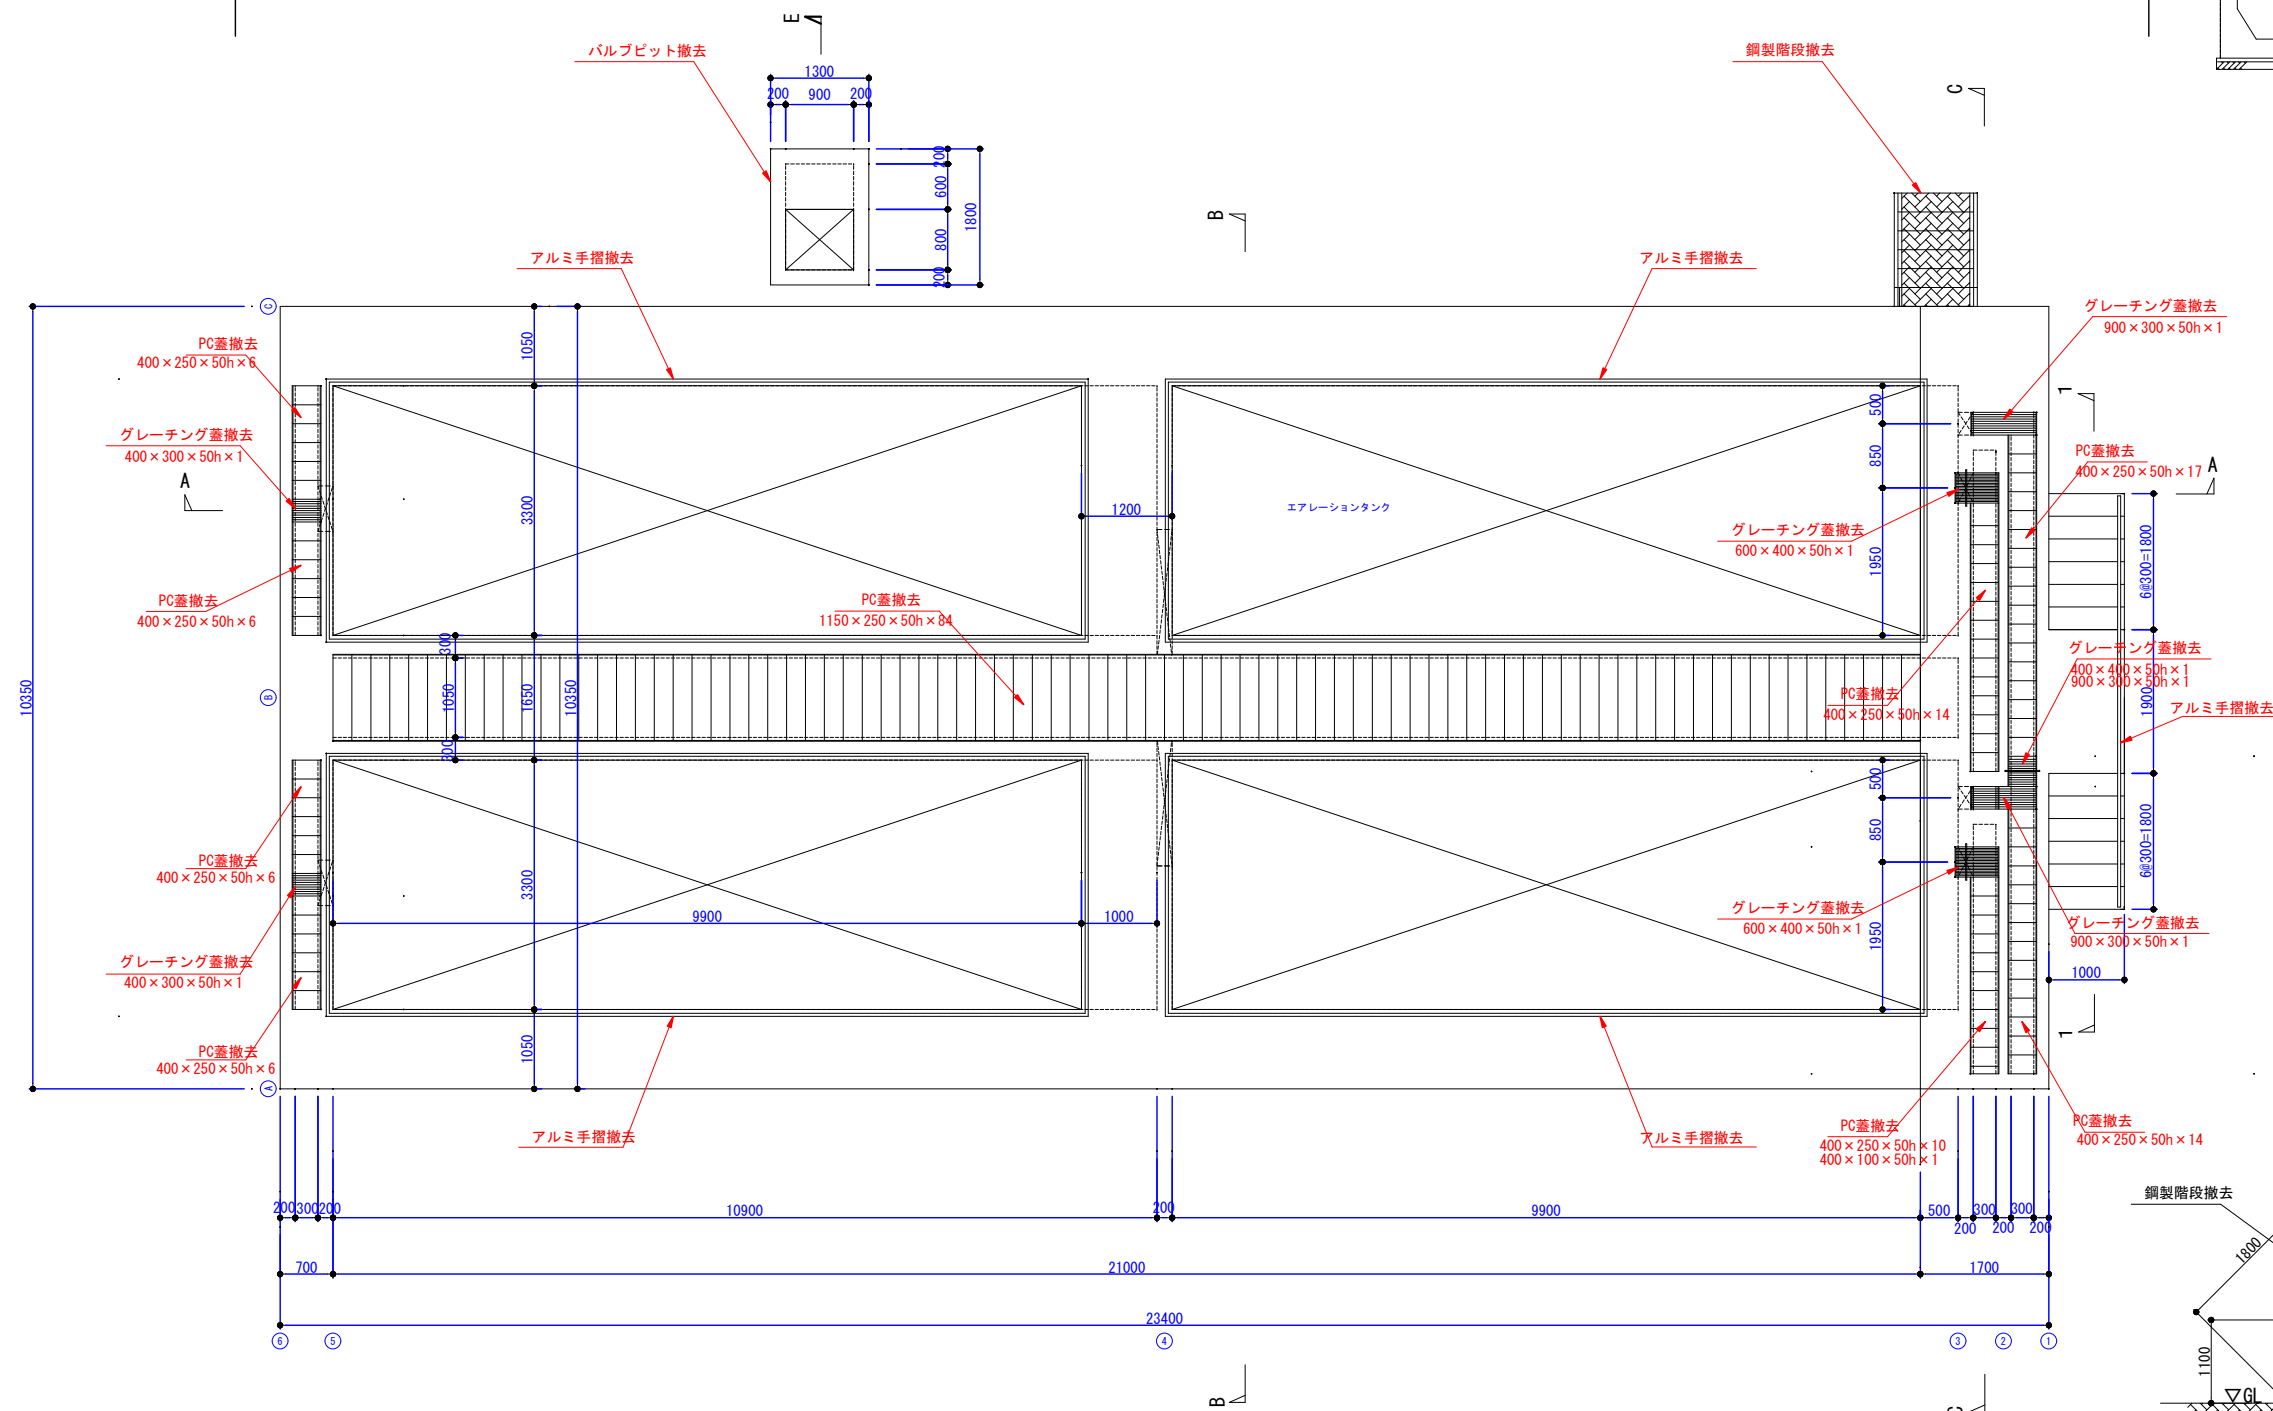


1F平面図(撤去前)その1 S=1:50

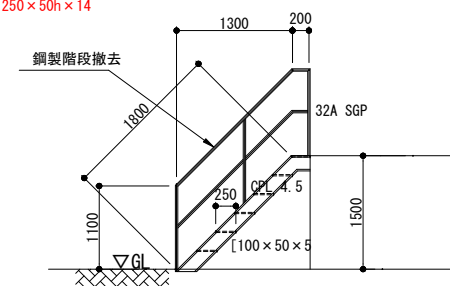

鋼製階段図 NON-SCALE

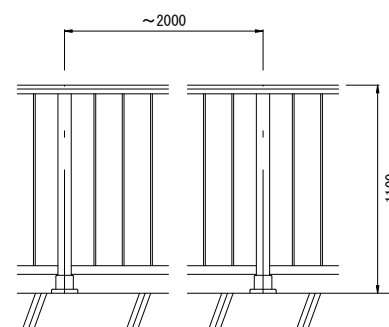


アルミ手摺標準図 NON-SCALE

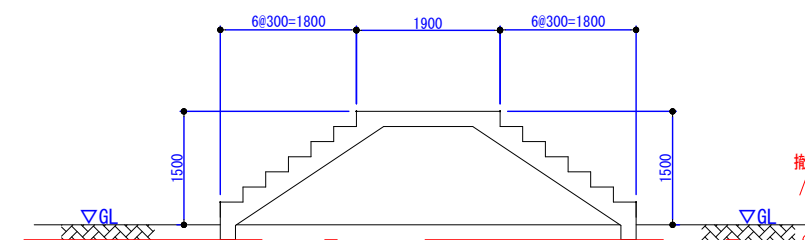

1-1断面図 S=1:50


事業名	令和8年度 公共下水道事業		
工事名	旧高花平浄化センター解体工事		
工事場所	四日市市八王子町および 高花平五丁目 地内		
名称	⑦エアレーションタンク 撤去図		
縮尺	1/50	設計年月	令和 年 月
工種	土木	設計者	
事業主体	四日市市 上下水道局	図面番号	C1-14

⑦エアレーションタンク 撤去図(2)

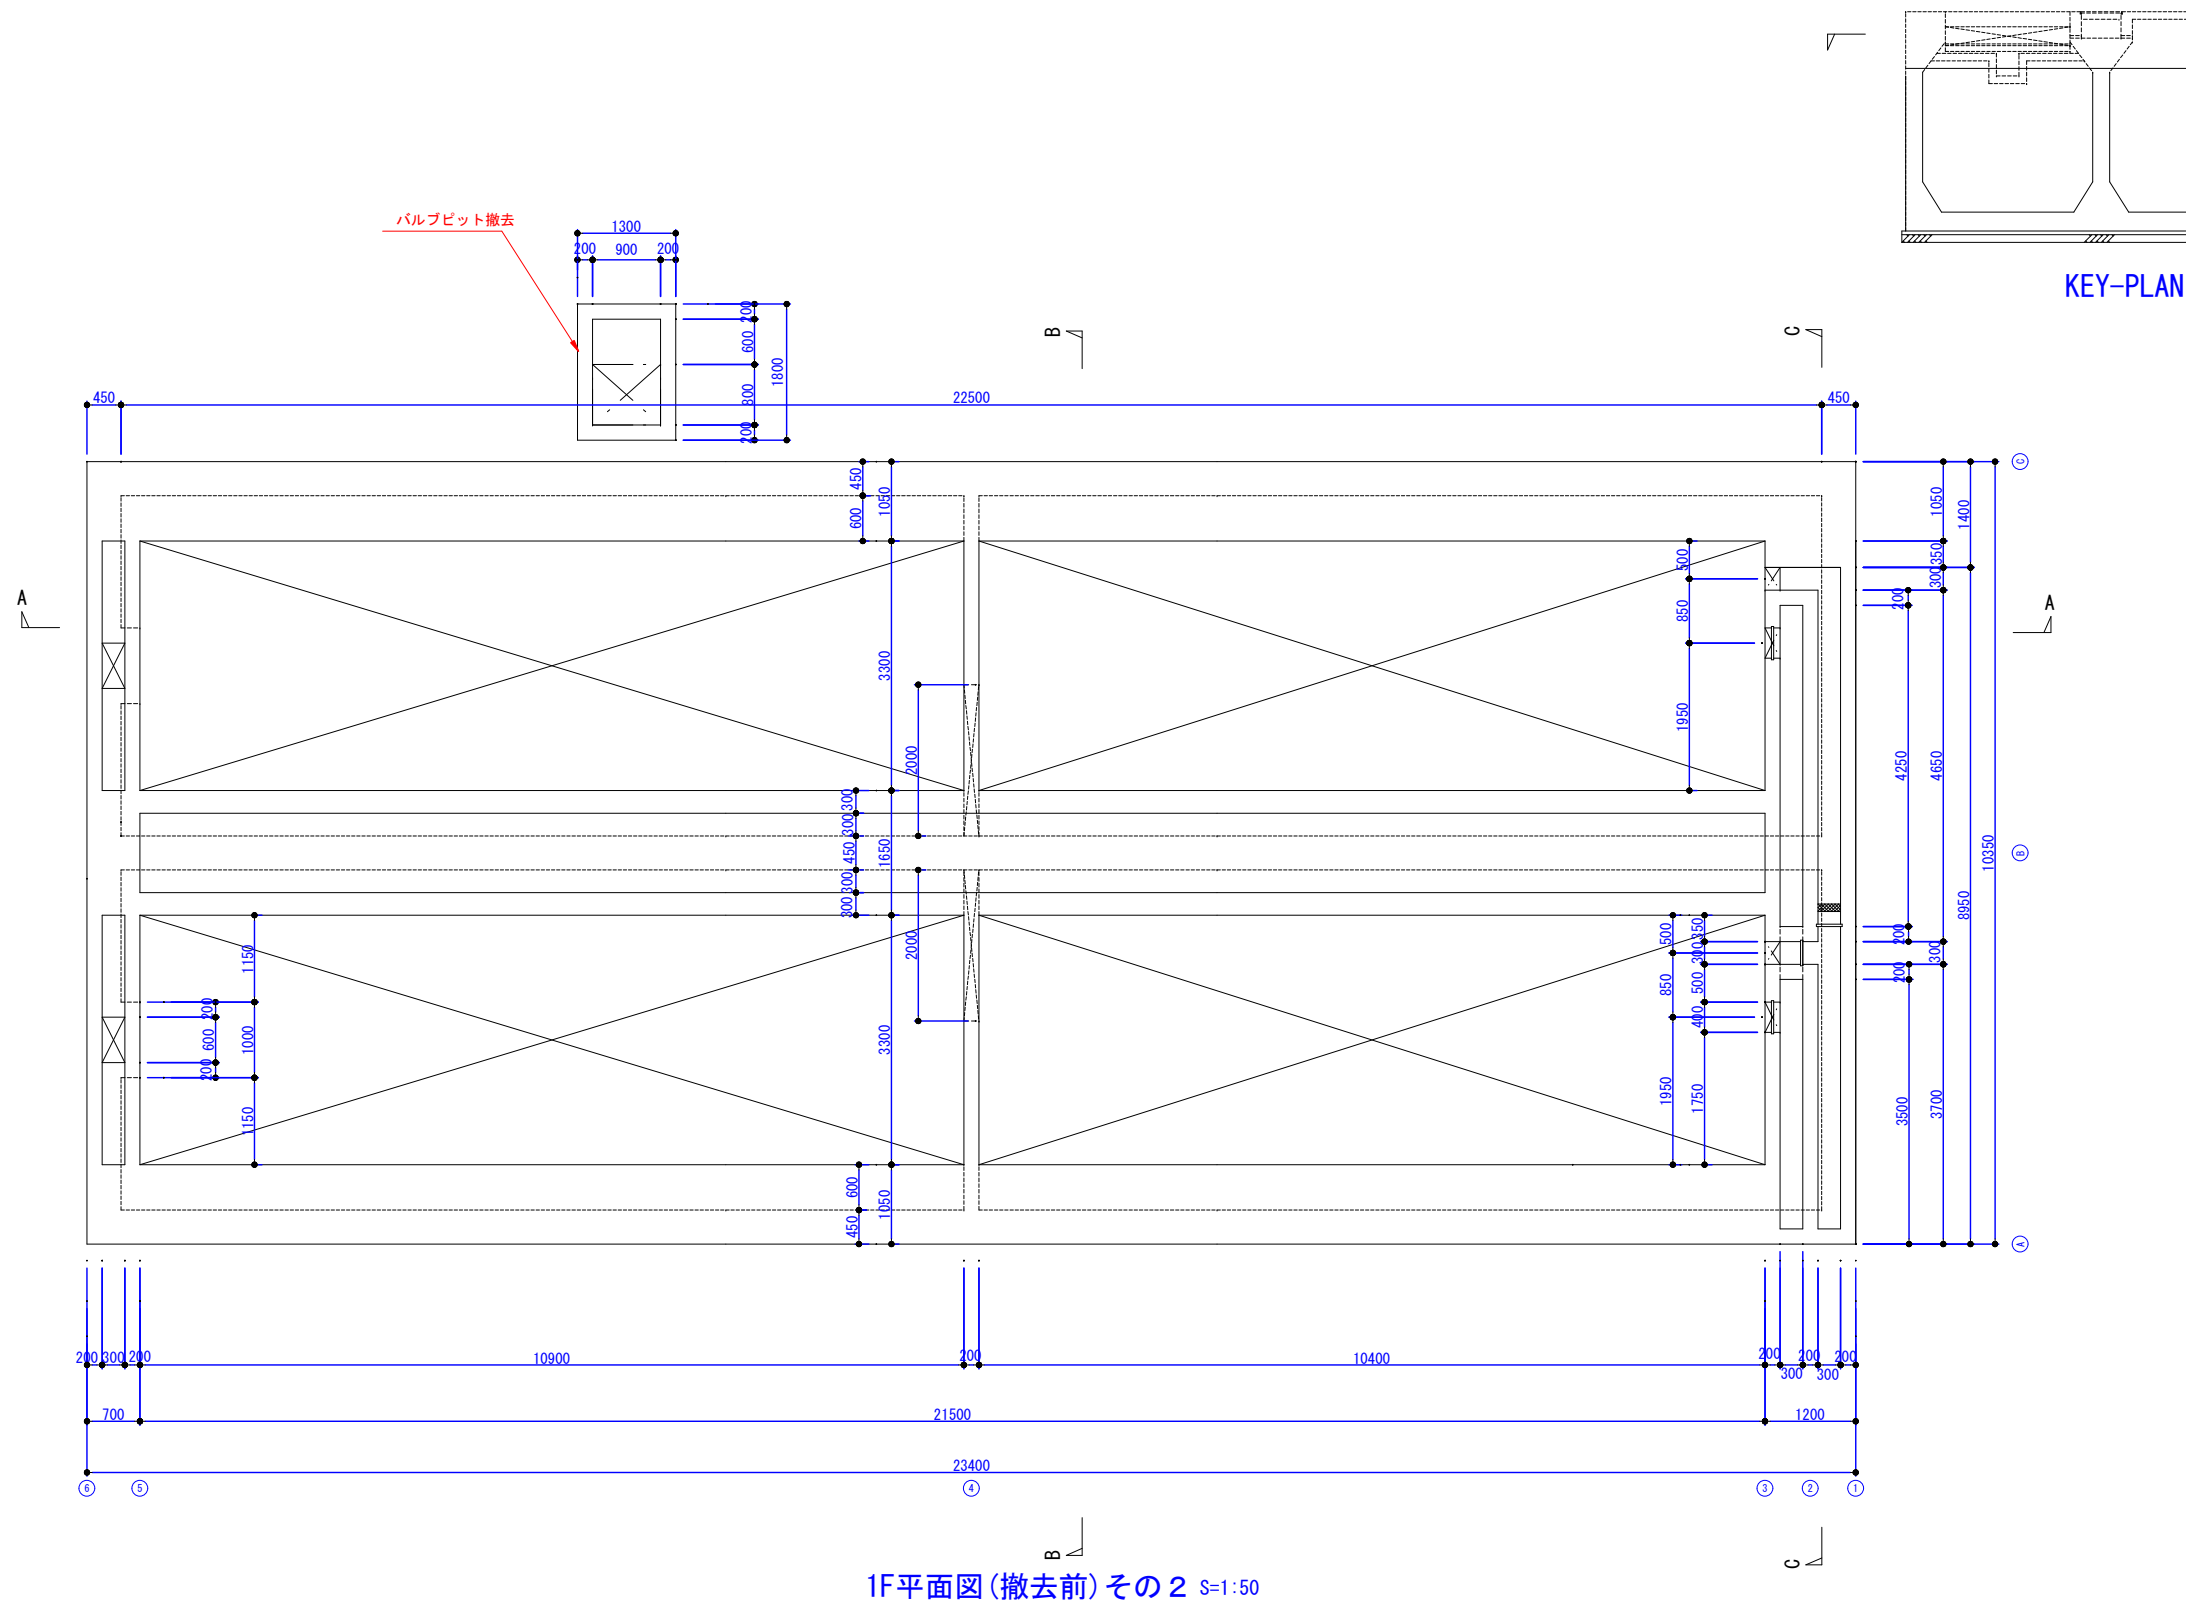


事業名	令和8年度 公共下水道事業		
工事名	旧高花平浄化センター解体工事		
工事場所	四日市市八王子町および 高花平五丁目 地内		
名称	⑦エアレーションタンク 撤去図(2)		
縮尺	1/50	設計年月	令和 年 月
工種	土木	設計者	
事業主体	四日市市 上下水道局	図面番号	C1-15

⑦エアレーションタンク 撤去図(3)

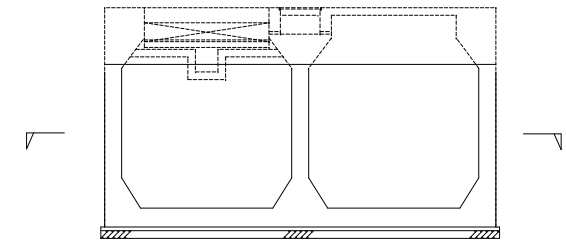

KEY-PLAN

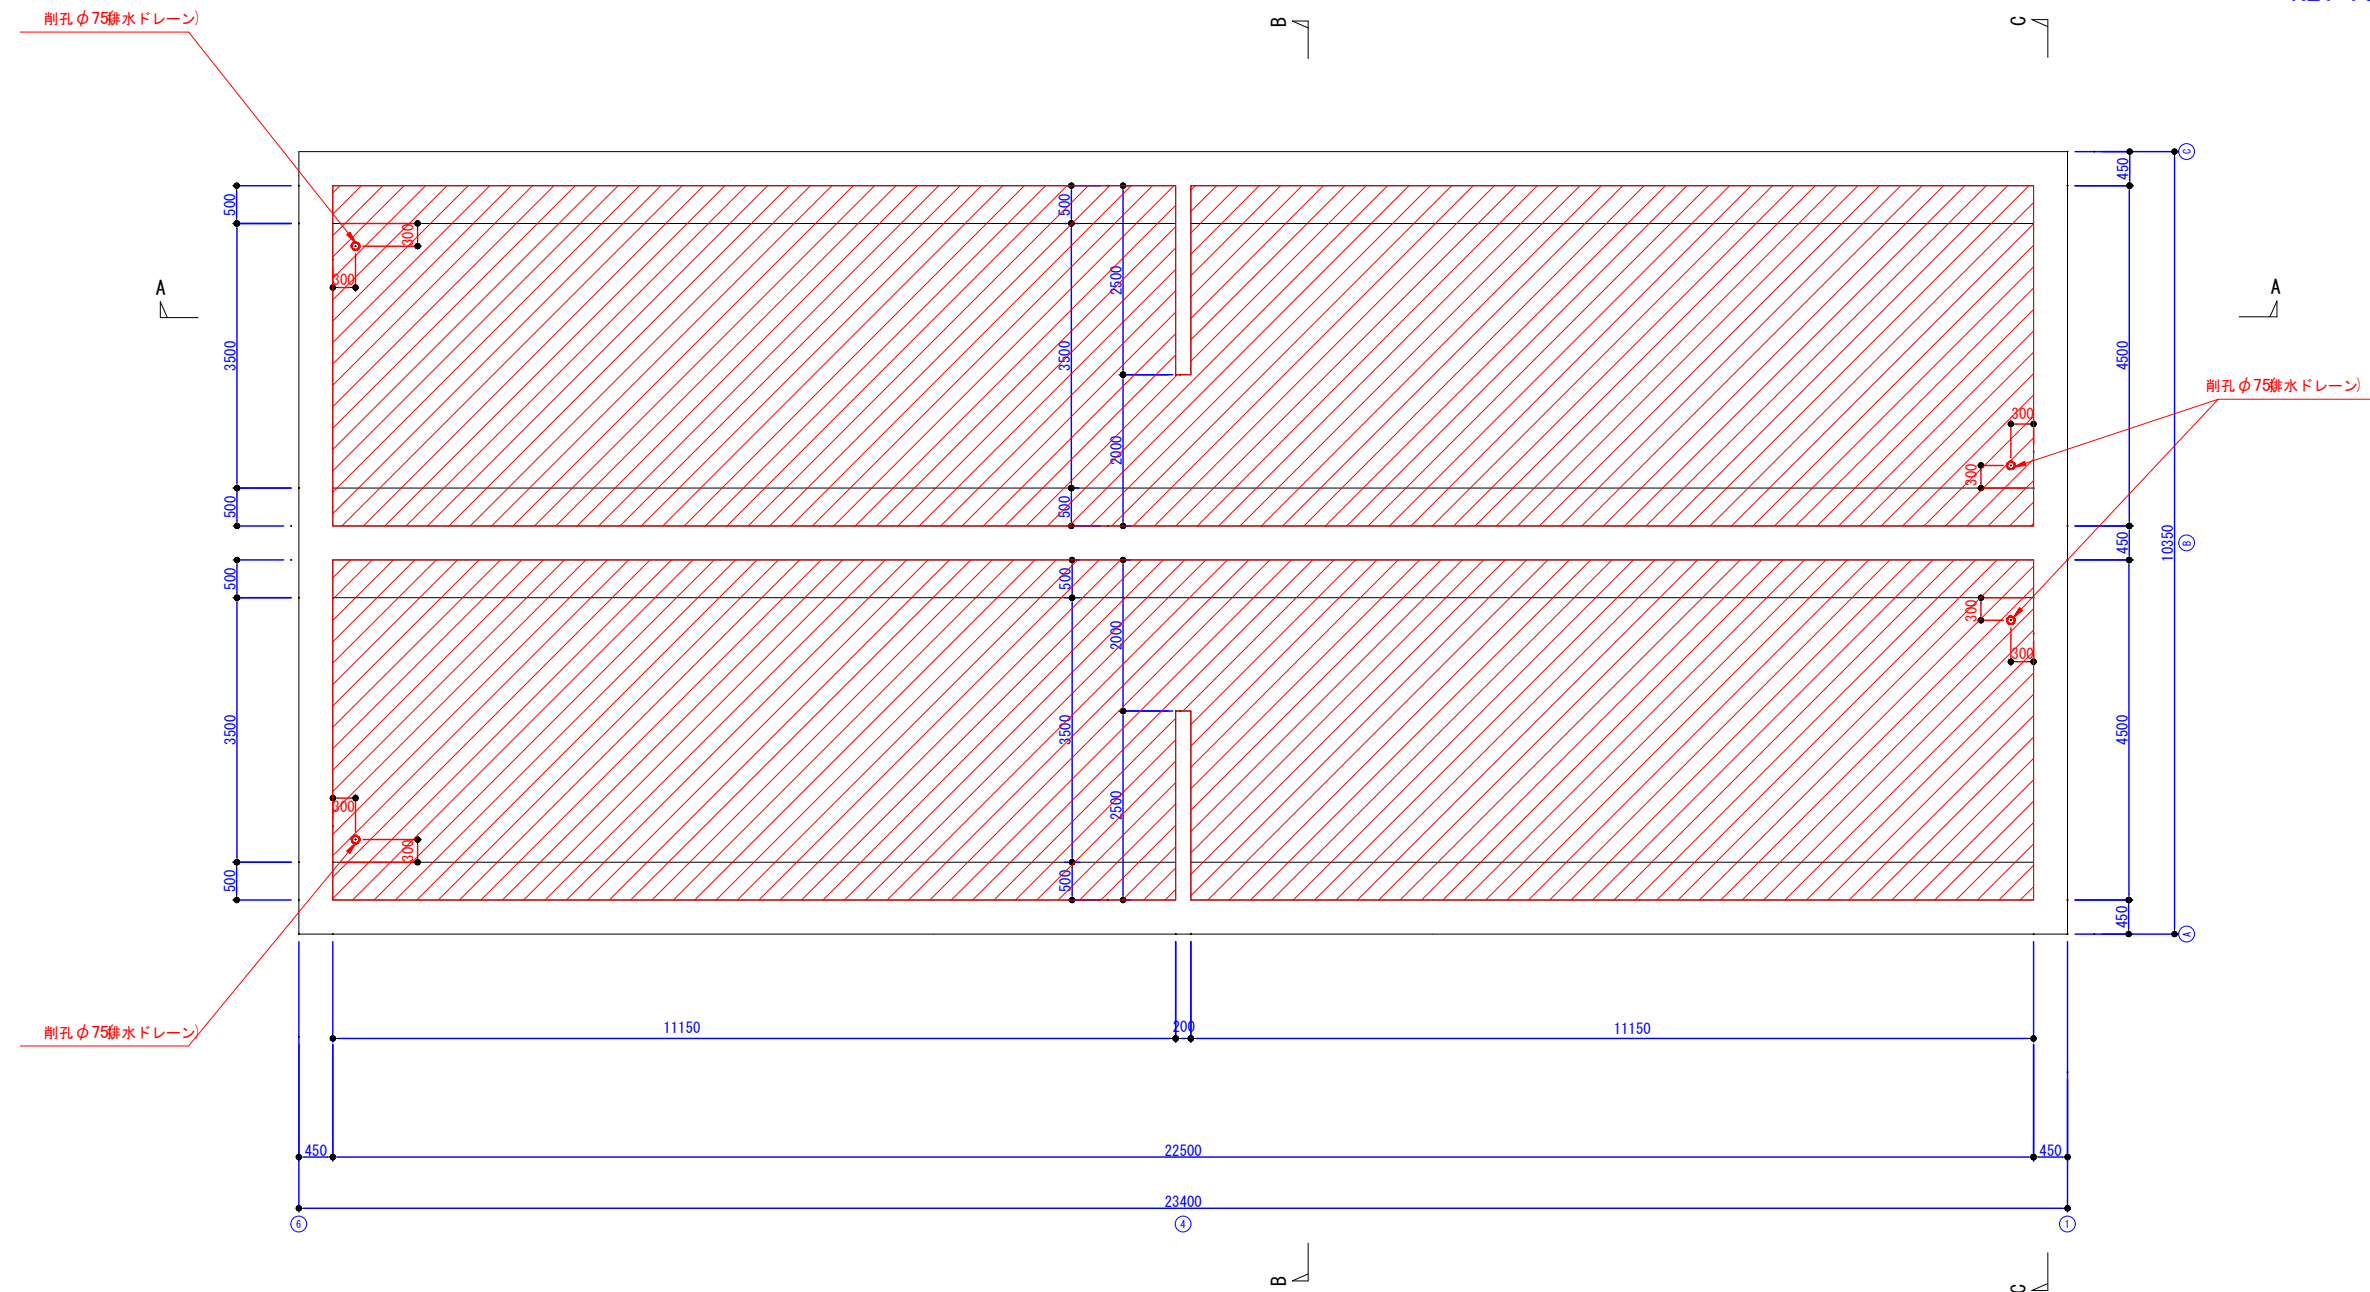

地階平面図(撤去後) S=1:50


凡 例

	山土充填
	砕石(RC-40)充填
	砕石(単粒度5号)充填
	流動化処理土充填

※流入/流出管口は合板等で閉塞すること。

事業名	令和8年度 公共下水道事業		
工事名	旧高花平浄化センター解体工事		
工事場所	四日市市八王子町および 高花平五丁目 地内		
名称	⑦エアレーションタンク 撤去図(3)		
縮尺	1/50	設計年月	令和 年 月
工種	土木	設計者	
事業主体	四日市市 上下水道局	図面番号	C1-16


⑦エアレーションタンク 撤去図(4)

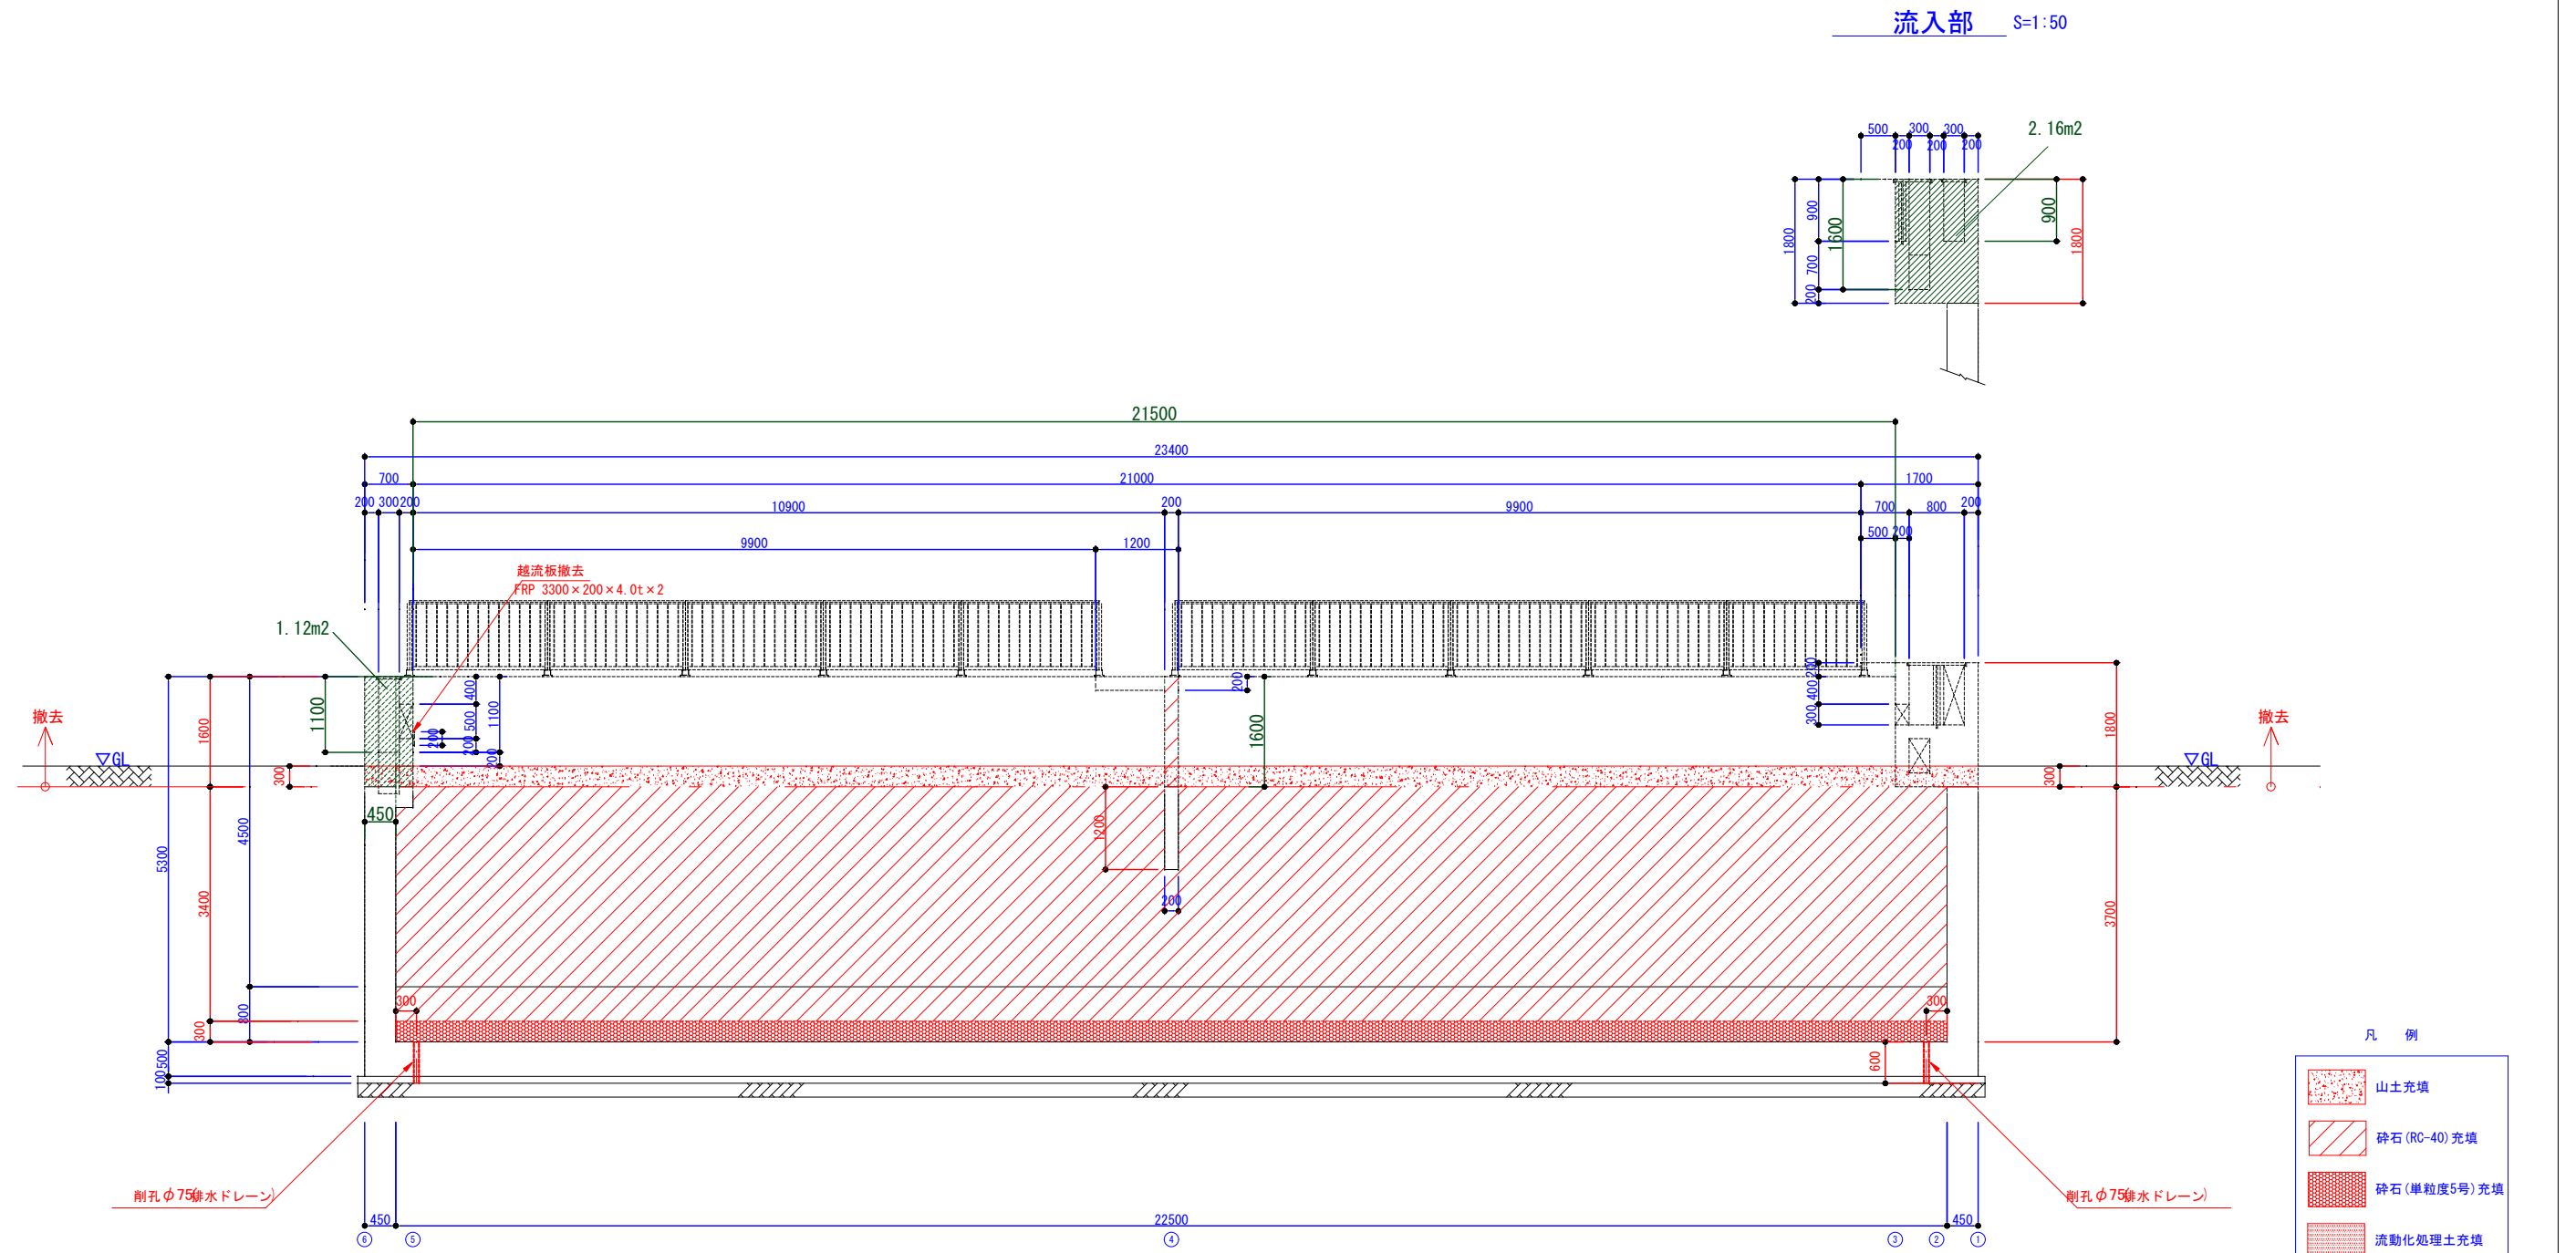


A—A断面図 S=1:50

事業名	令和8年度 公共下水道事業		
工事名	旧高花浄化センター解体工事		
工事場所	四日市市八王子町および 高花平五丁目 地内		
名称	⑦エアレーションタンク 撤去図(4)		
縮尺	1/50	設計年月	令和 年 月
工種	土木	設計者	
事業主体	四日市市 上下水道局	図面番号	C1-17


⑦エアレーションタンク 撤去図(5)

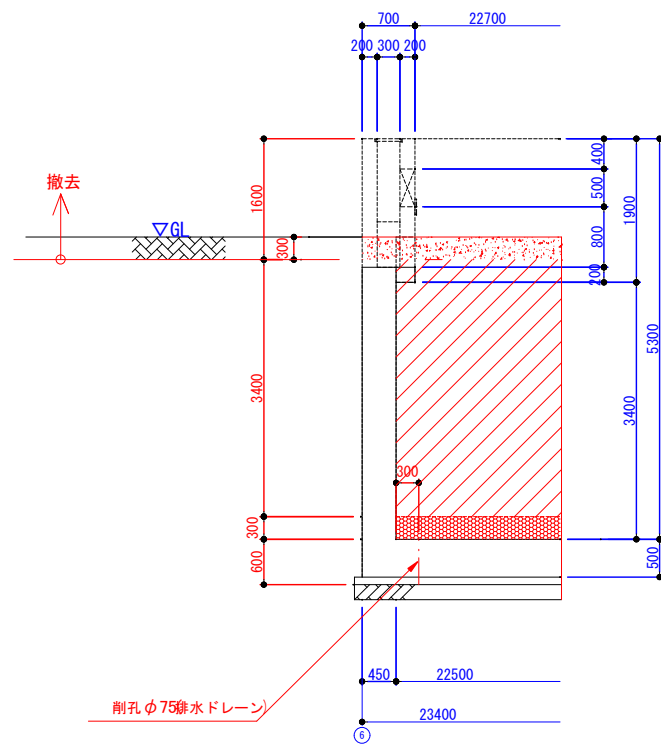


D-D断面図 S=1:50

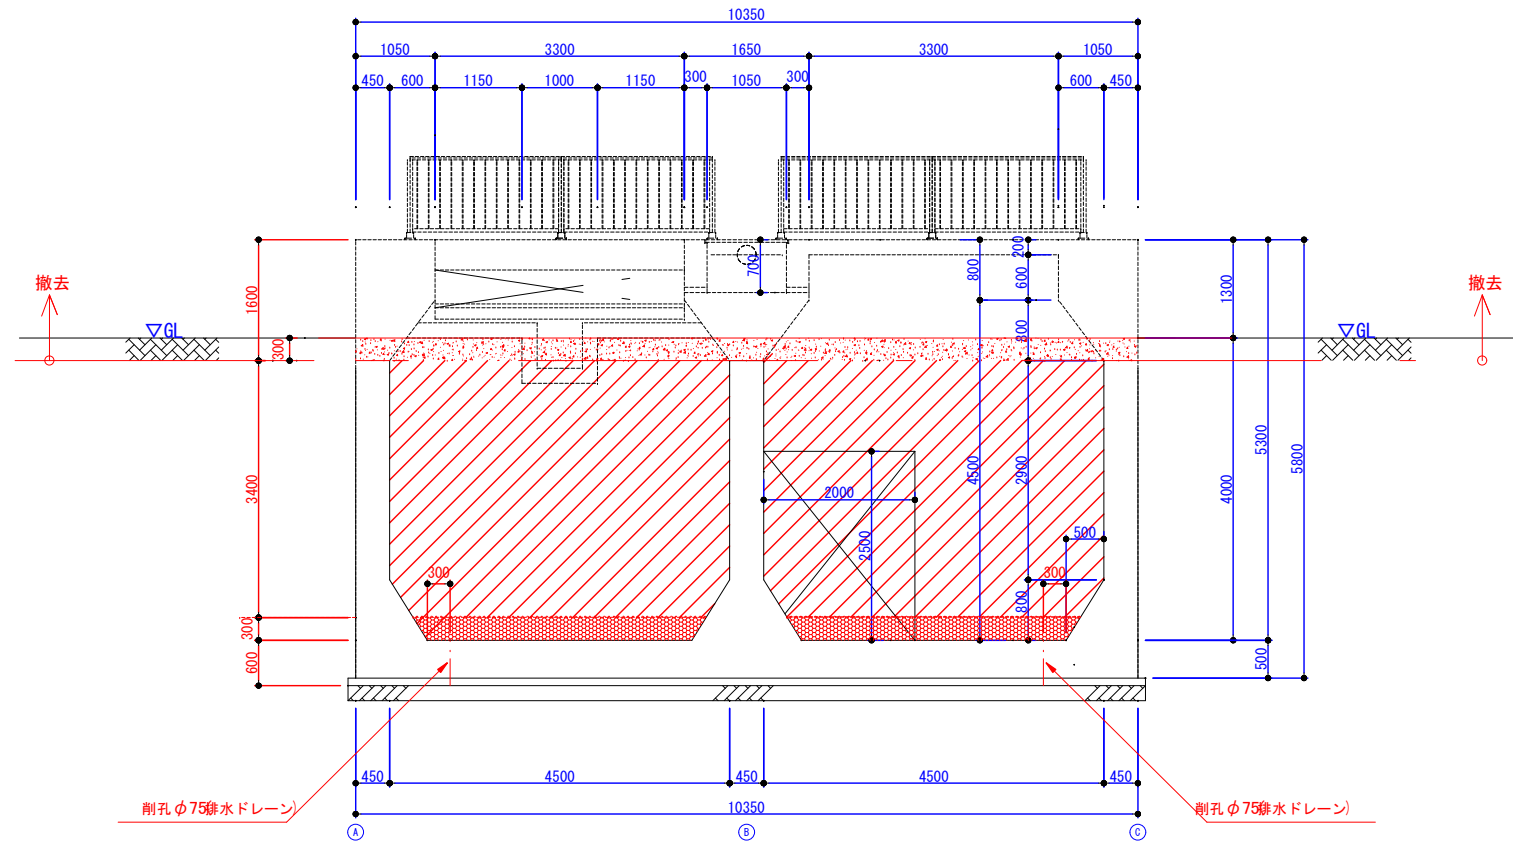

B-B断面図 S=1:50

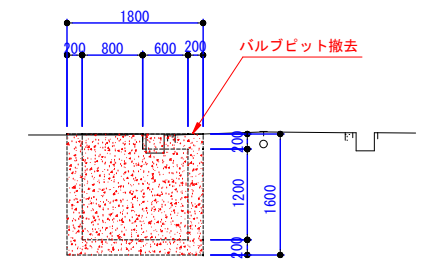

E-E断面図 S=1:50

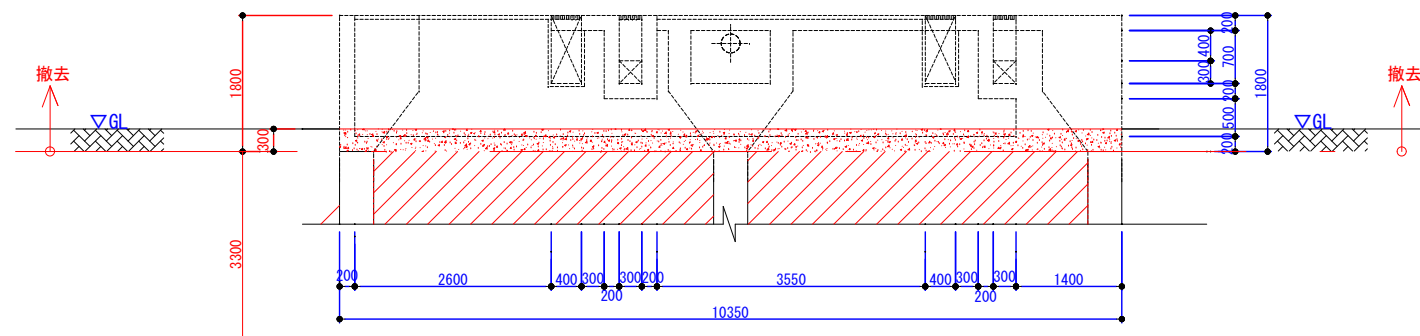

C-C断面図 S=1:50


凡 例

	山土充填
	砕石 (RC-40) 充填
	砕石 (単粒度5号) 充填
	流動化処理土充填


※流入/流出管口は合板等で閉塞すること。

事業名	令和8年度 公共下水道事業		
工事名	旧高花平浄化センター解体工事		
工事場所	四日市市八王子町および高花平五丁目 地内		
名称	⑦エアレーションタンク 撤去図(5)		
縮尺	1/50	設計年月	令和 年 月
工種	土木	設計者	
事業主体	四日市市上下水道局	図面番号	C1-18


⑧最終沈殿池 撤去図

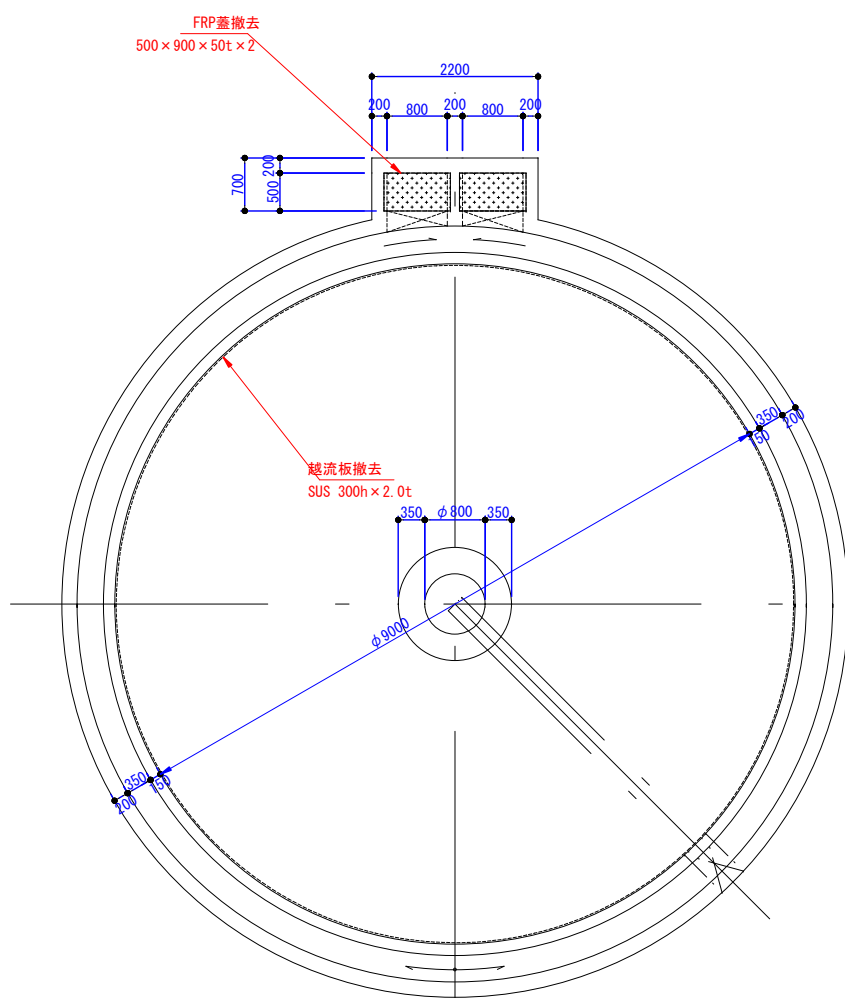


1F平面図(撤去前) S=1:50

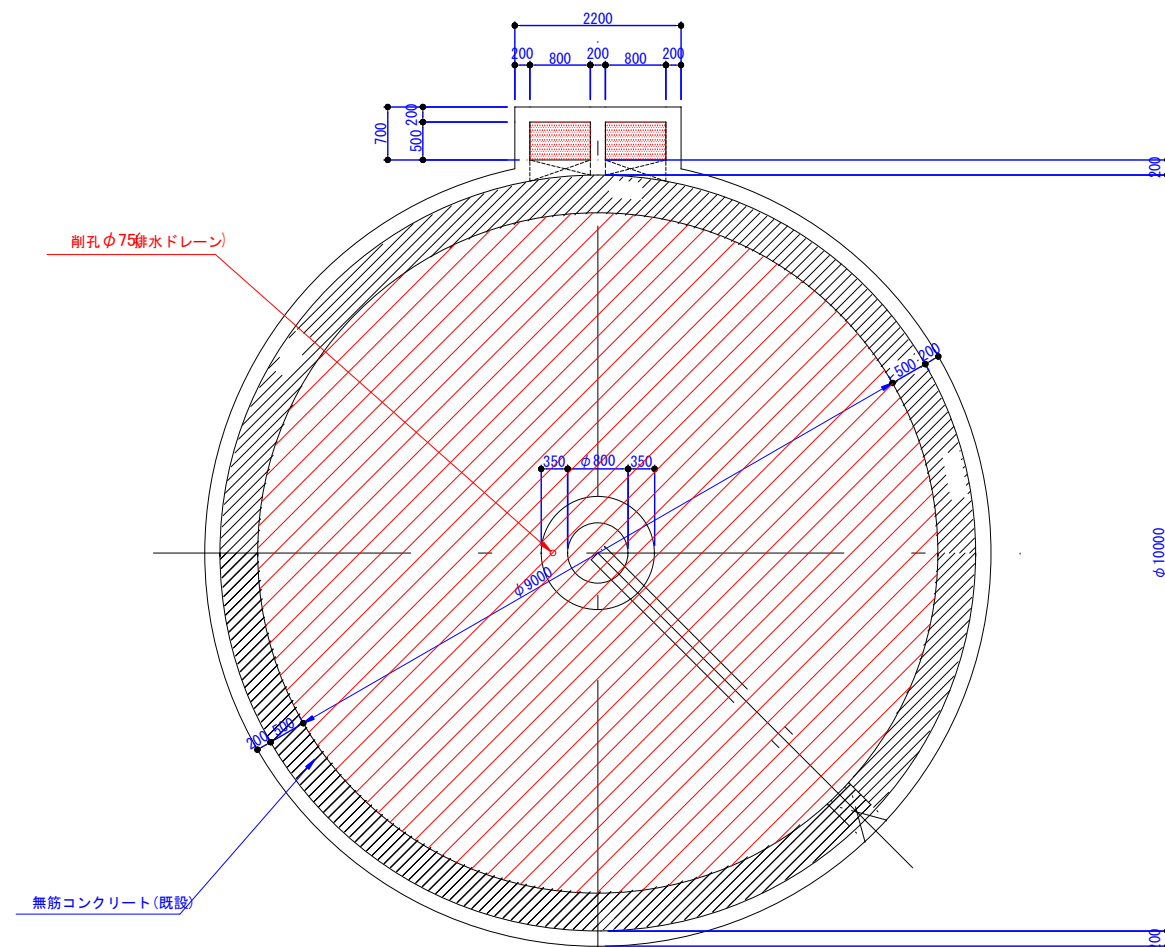

地階平面図(撤去後) S=1:50

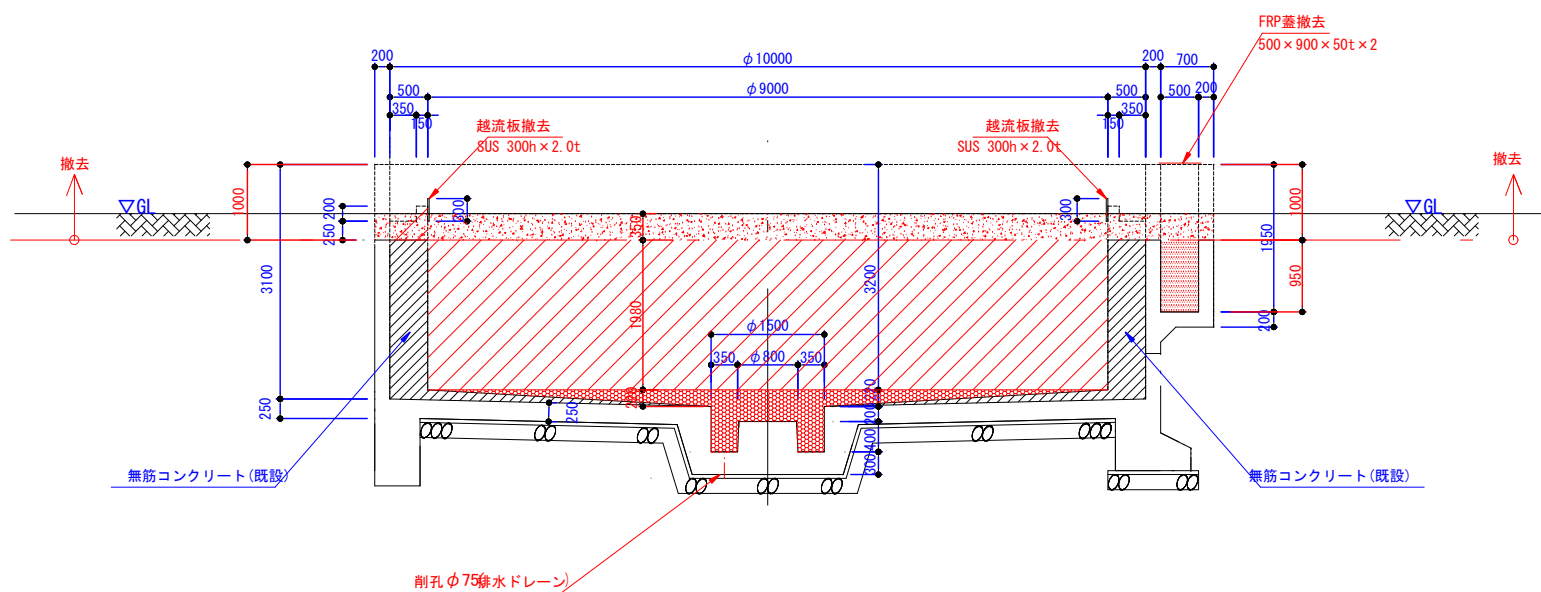


A-A断面図 S=1:50

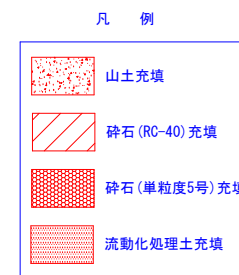


※流入/流出管口は合板等で閉塞すること。

事業名	令和8年度 公共下水道事業		
工事名	旧高花平浄化センター解体工事		
工事場所	四日市市八王子町および高花平五丁目 地内		
名称	⑧最終沈殿池 撤去図		
縮尺	1/50	設計年月	令和 年 月
工種	土木	設計者	
事業主体	四日市市上下水道局	図面番号	C1-19

⑨沈砂池蓋掛図

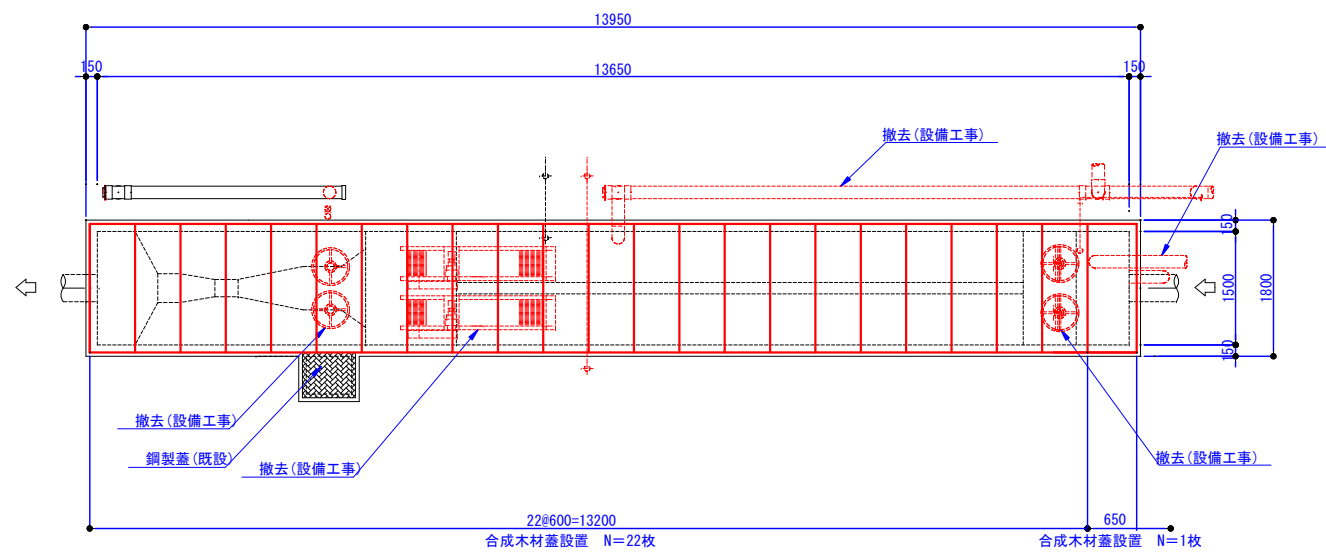

平面图 S=1:50

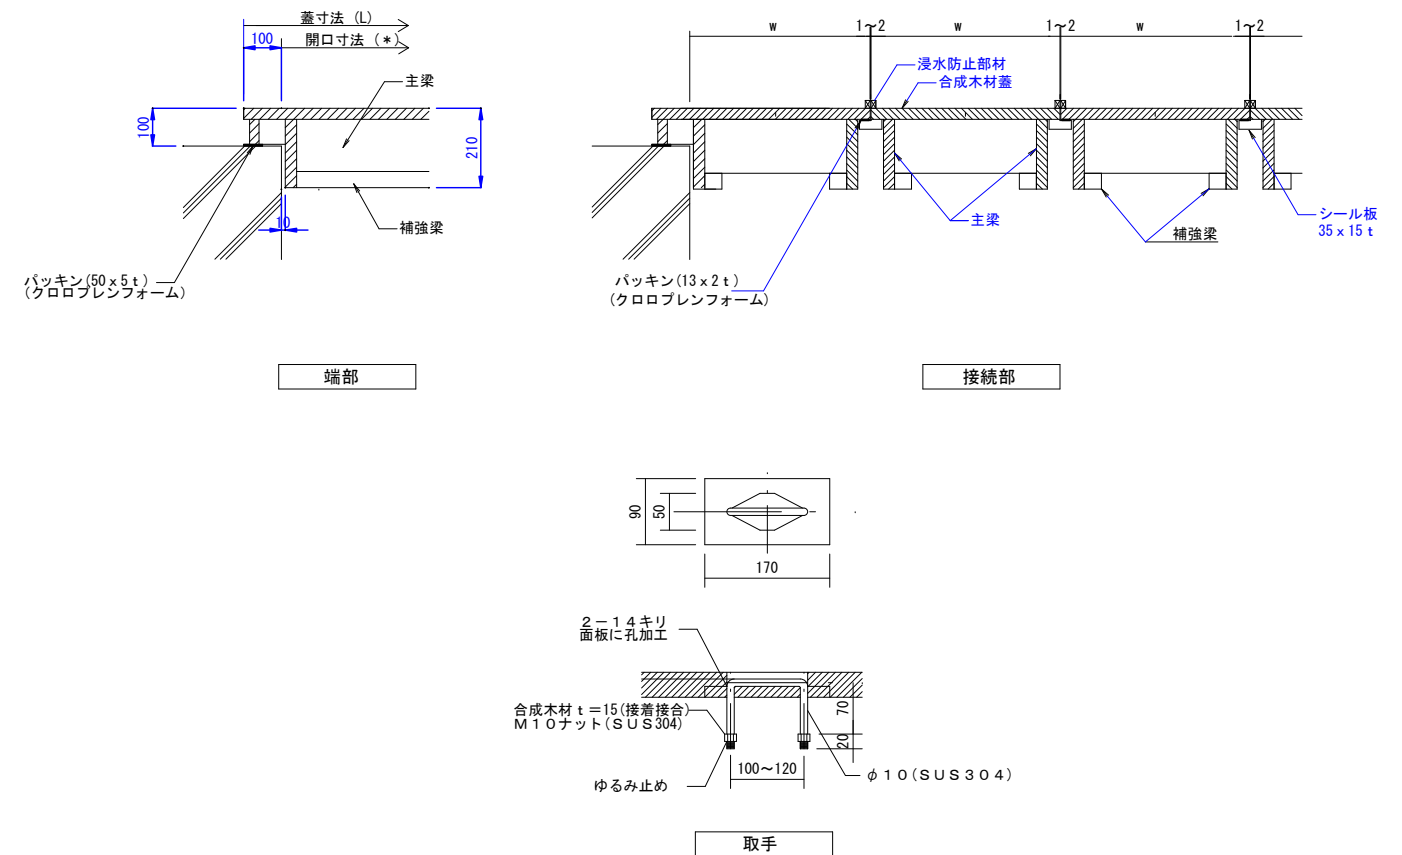


タイプ		蓋 形 式 (L x W x H)	開口部寸法 I (mm)	
Ⅲ	①	(2085～2184) x600x110 (2085～2184) x650x110	2000～2100	

- ※1 設計荷重 3.5 kN/m²又は中央部 1.0 kN/枚のいずれか大きい荷重とする。
- ※2 許容たわみ量は L/200 とする。
- ※3 合成木材は、ガラス繊維強化硬質発泡ウレタン樹脂の材質とする。
- ※4 蓋には取手（2箇所/枚）を付けたと共に、耐荷重表示を行う。
- ※5 割付は任意とする。
- ※6 蓋は雨水対策仕様とする。


合成木材蓋標準図 NON-SCALE

事業名	令和8年度 公共下水道事業		
工事名	旧高花平浄化センター解体工事		
工事場所	四日市市八王子町および 高花平五丁目 地内		
名称	⑨沈砂池蓋掛図		
縮尺	図示	設計年月	令和 年 月
工種	土木	設計者	
事業主体	四日市市 上下水道局	図面番号	C1-20


⑩分配槽 撤去図

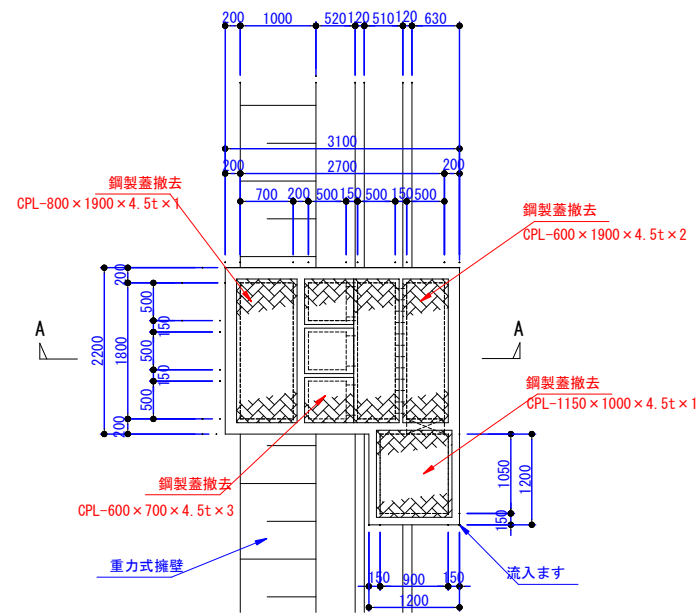


平面図(撤去前) S=1:50

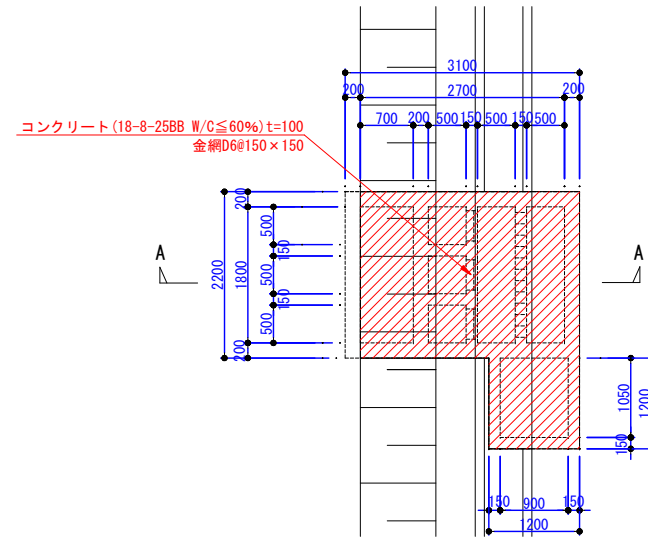


平面図(撤去後) S=1:50

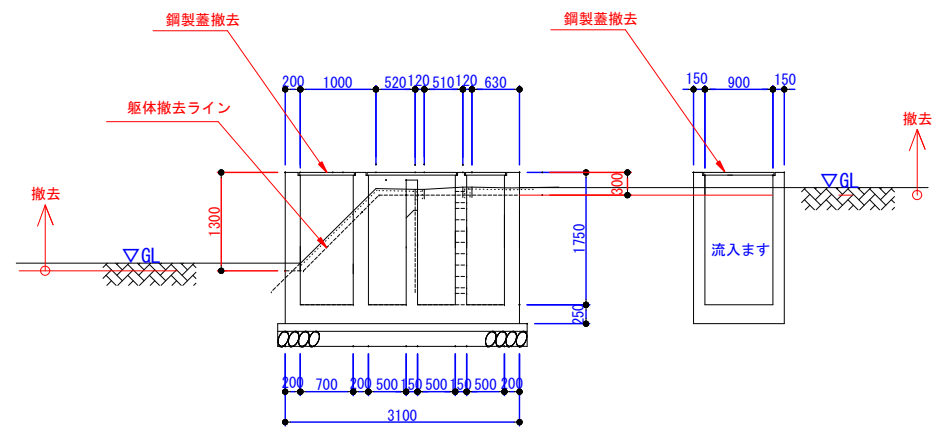

A-A断面図(撤去前) S=1:50

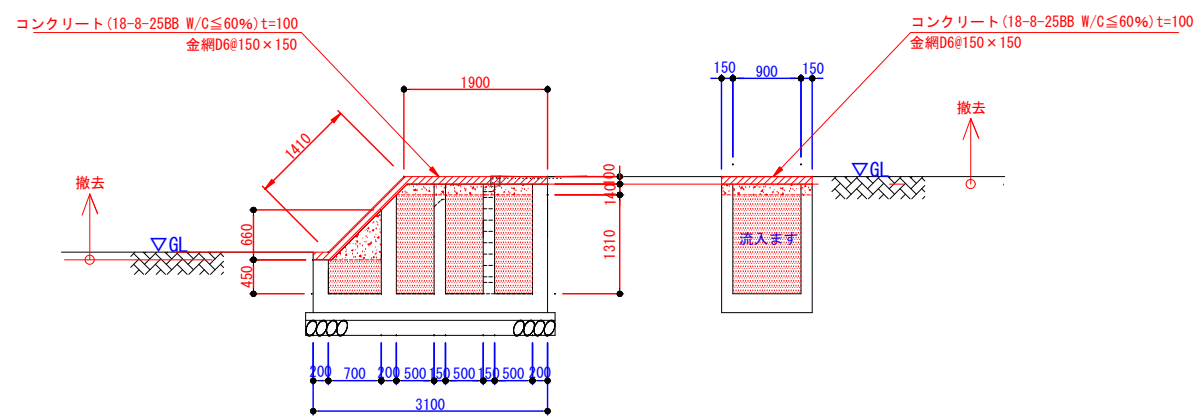


A-A断面図(撤去後) S=1:50

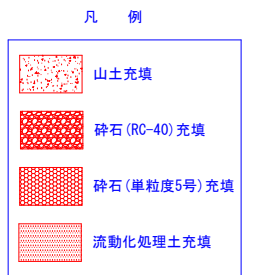


※流入/流出管口は合板等で閉塞すること。

事業名	令和8年度 公共下水道事業		
工事名	旧高花平浄化センター解体工事		
工事場所	四日市市八王子町および高花平五丁目 地内		
名称	⑩分配槽 撤去図		
縮尺	1/50	設計年月	令和 年 月
工種	土木	設計者	
事業主体	四日市市上下水道局	図面番号	C1-21

⑪濃縮/貯留タンク 撤去図(1)

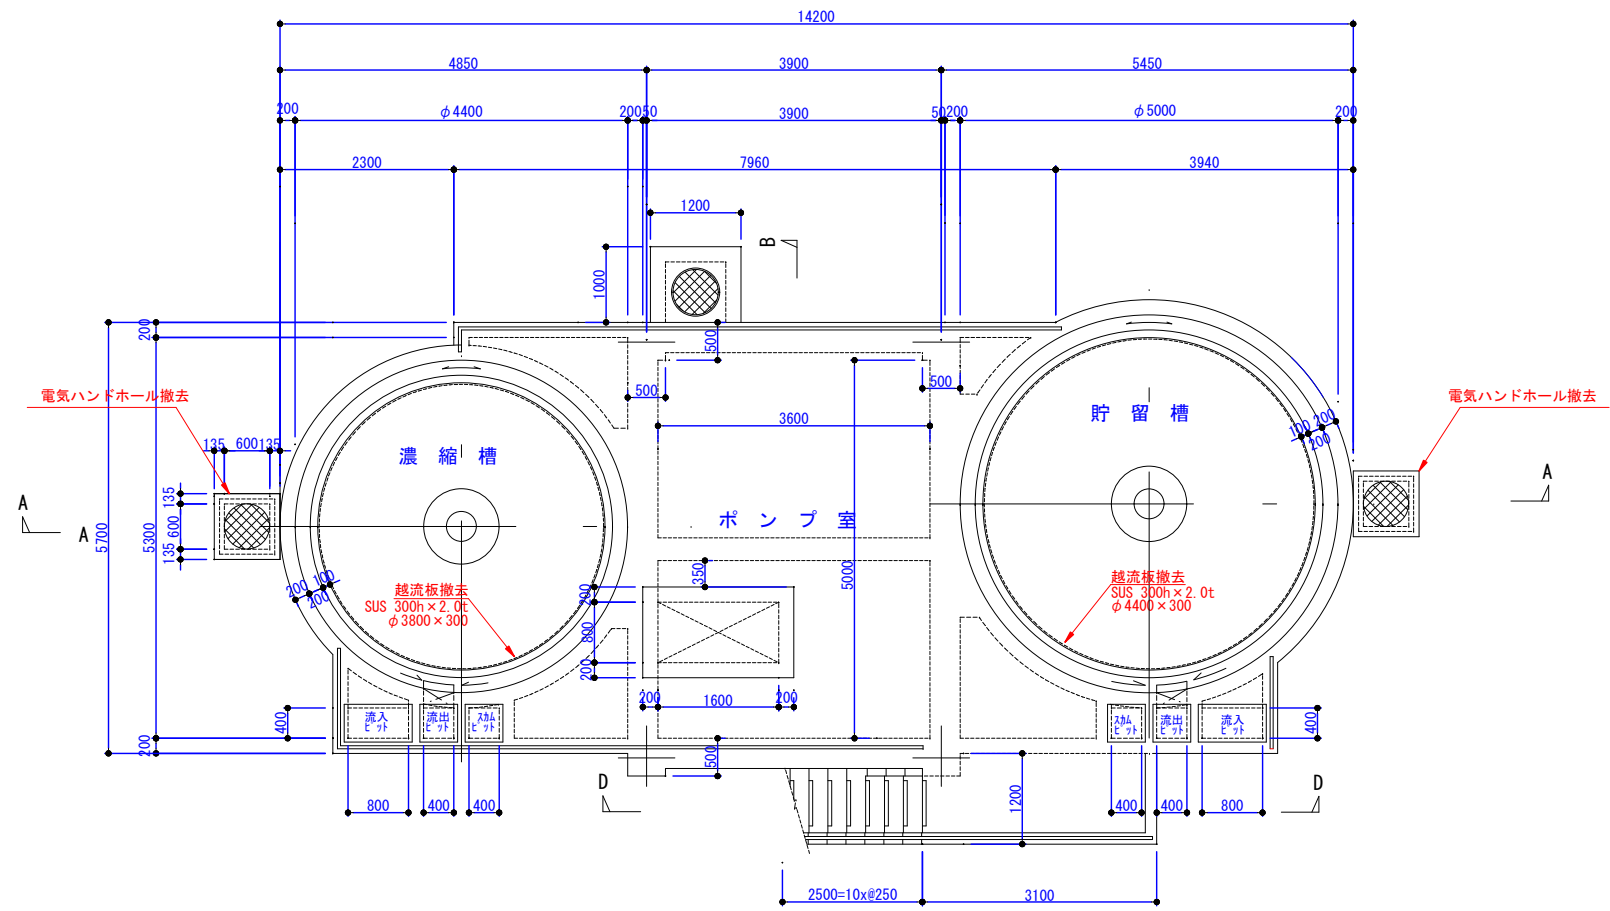

頂部平面図(撤去前) S=1:50

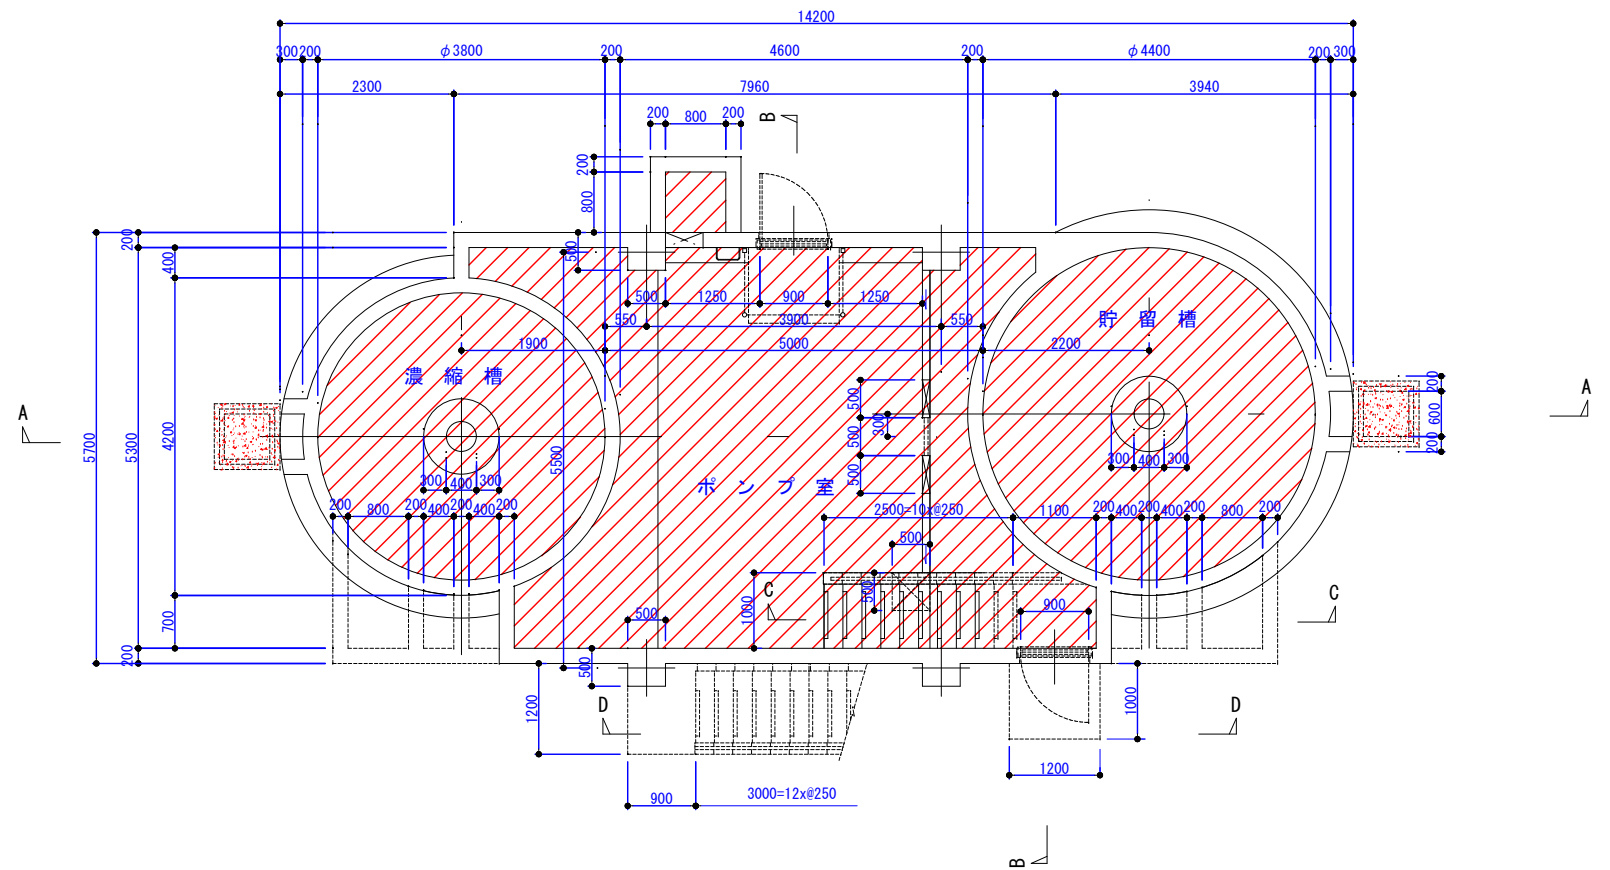


地階平面図(撤去後) S=1:50

凡 例	
	山土充填
	砕石(RC-40)充填
	砕石(単粒度5号)充填
	流動化処理土充填


※流入/流出管口は合板等で閉塞すること。

事業名	令和8年度 公共下水道事業		
工事名	旧高花平浄化センター解体工事		
工事場所	四日市市八王子町および 高花平五丁目 地内		
名称	⑪濃縮/貯留タンク 撤去図(1)		
縮尺	1/50	設計年月	令和 年 月
工種	土木	設計者	
事業主体	四日市市 上下水道局	図面番号	C1-22


⑪濃縮/貯留タンク 撤去図(2)

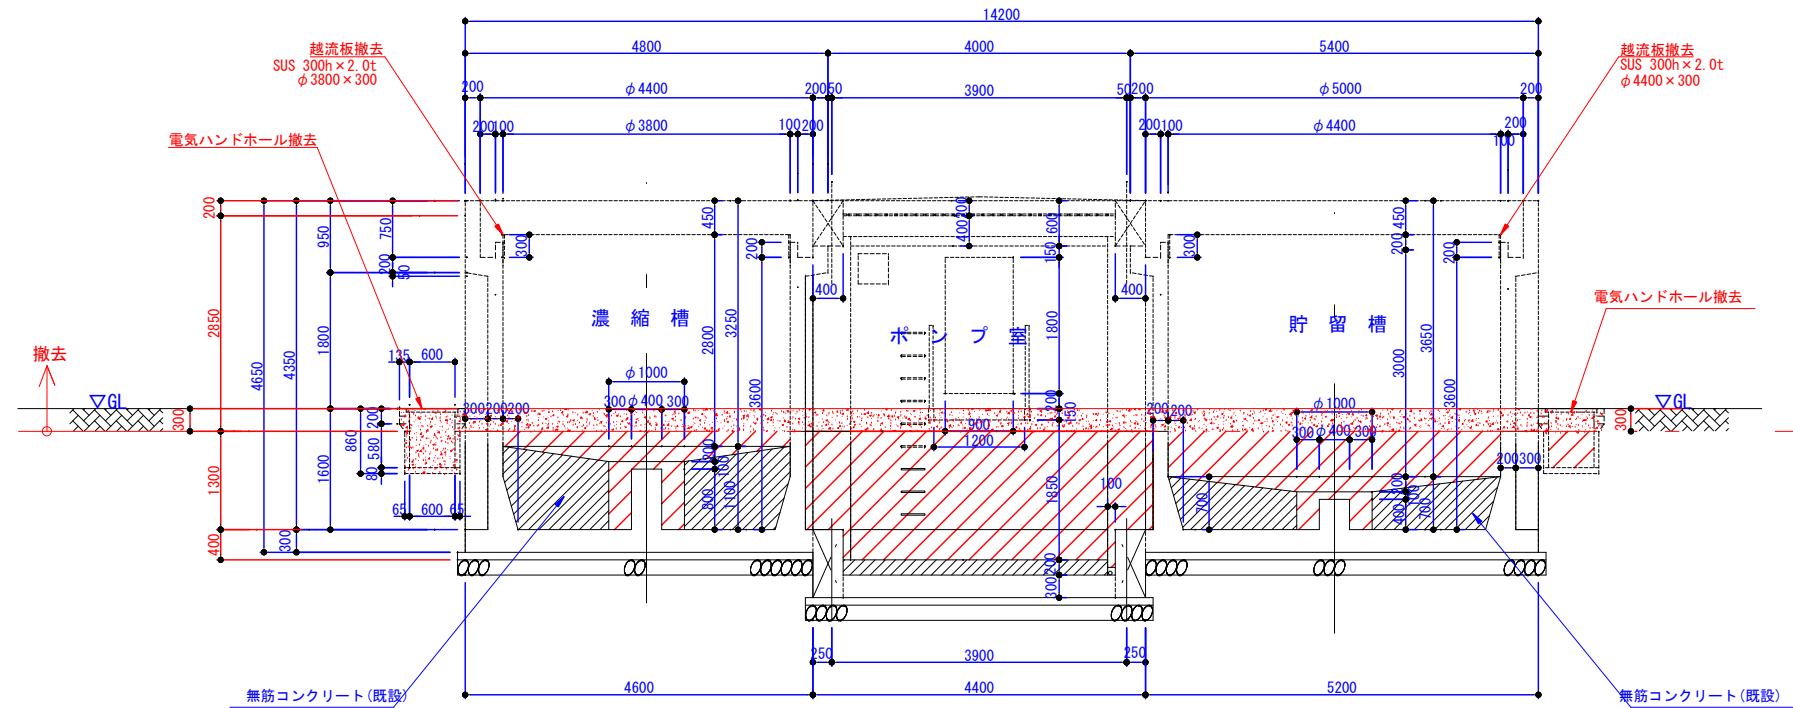


A-A断面図 S=1:50

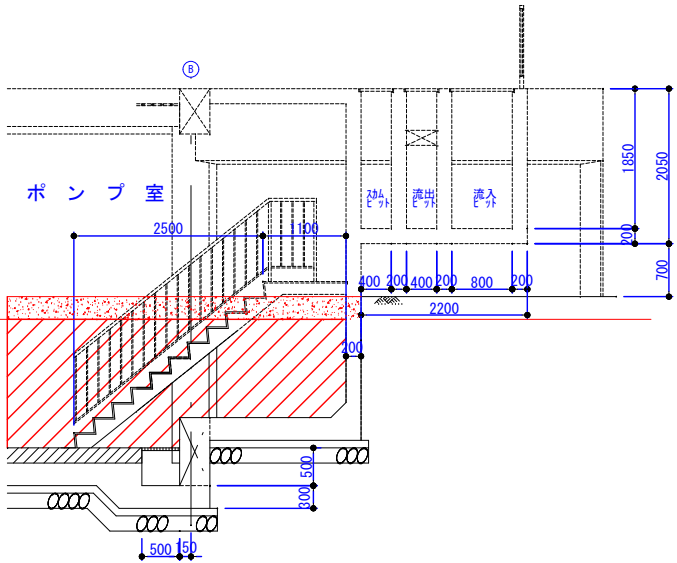


C-C断面図 S=1:50

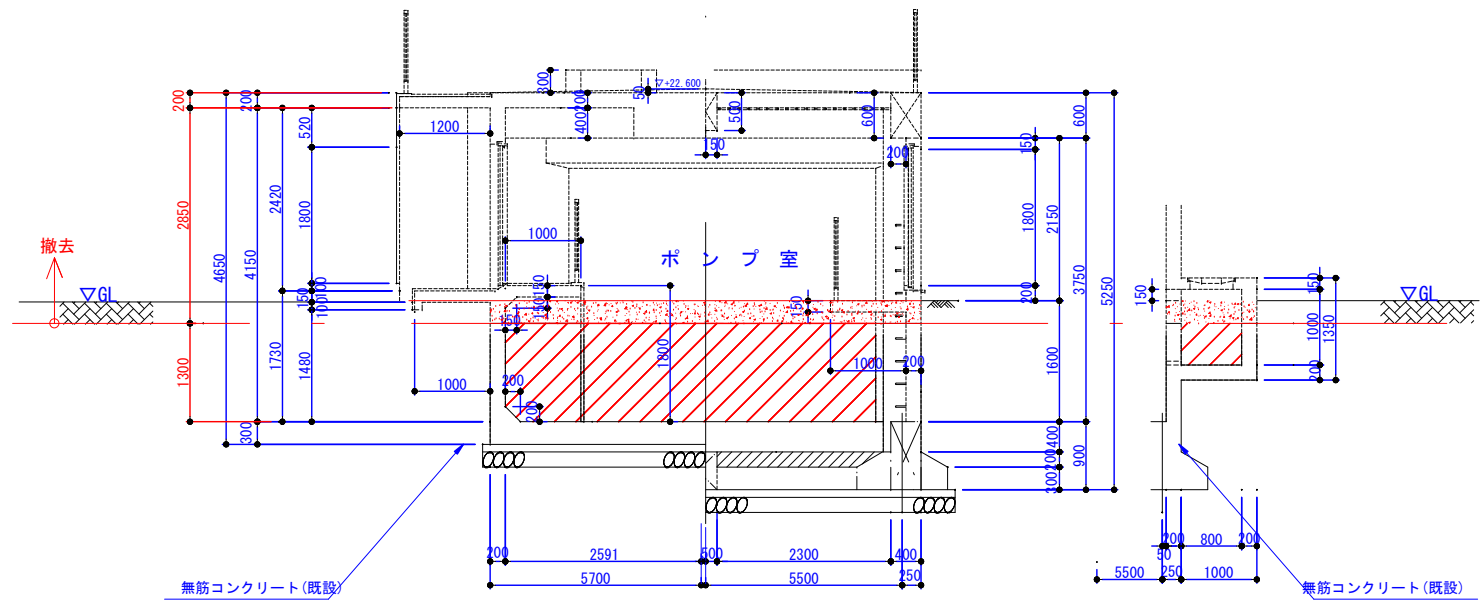

B-B断面図 S=1:50

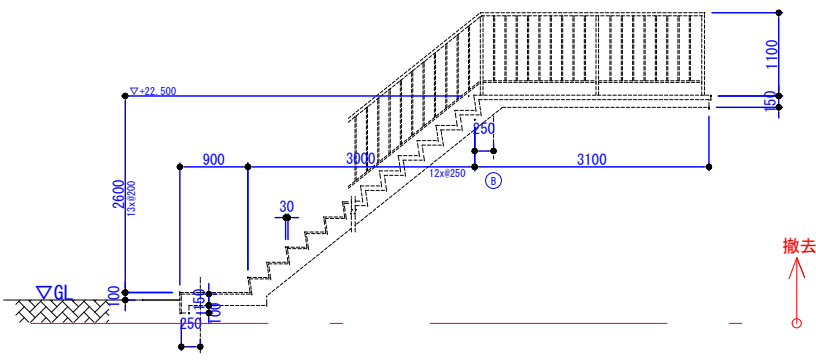

D-D断面図 S=1:50

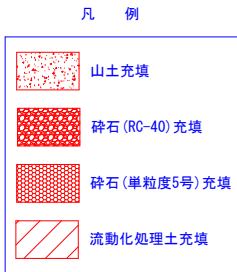


※流入/流出管口は合板等で閉塞すること。



事業名	令和8年度 公共下水道事業		
工事名	旧高花平浄化センター解体工事		
工事場所	四日市市八王子町および 高花平五丁目 地内		
名称	⑪濃縮/貯留タンク 撤去図(2)		
縮尺	1/50	設計年月	令和 年 月
工種	土木	設計者	
事業主体	四日市市 上下水道局	図面番号	C1-23

⑪濃縮/貯留タンク 撤去図(3)


合成木材蓋撤去(40kg以上) 1枚、合成木材蓋撤去(40kg未満) 31枚、アルミ手摺撤去 L=21.8m、アルミガラリ撤去 1箇所、スチールドア撤去 1箇所

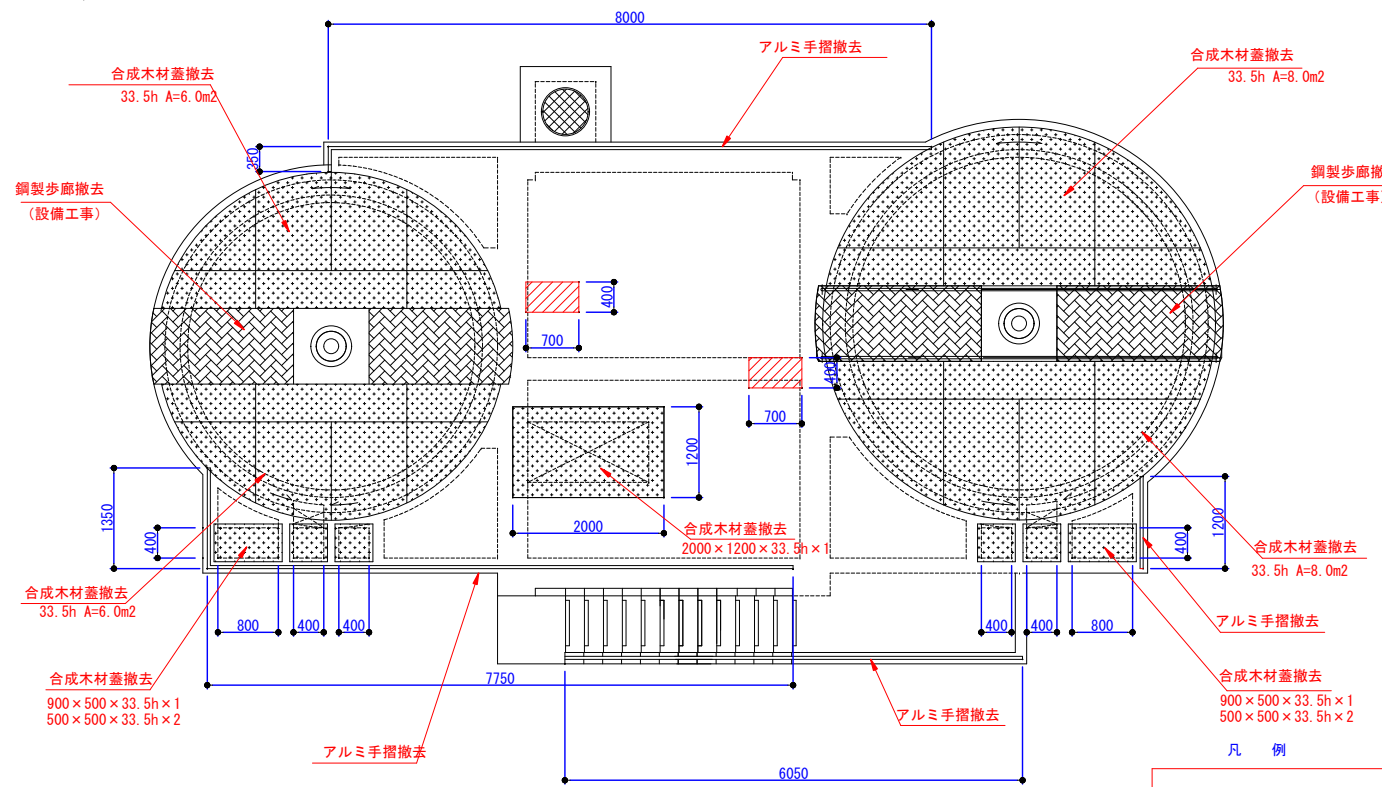


頂部平面図 S=1:50

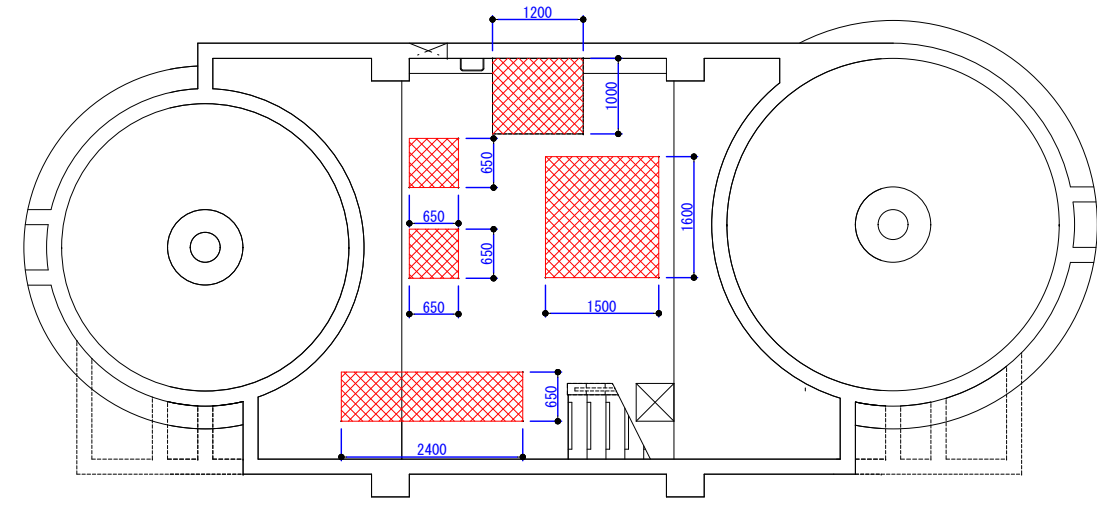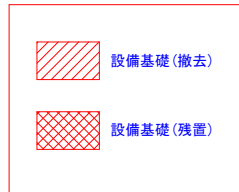


地階平面図 S=1:50

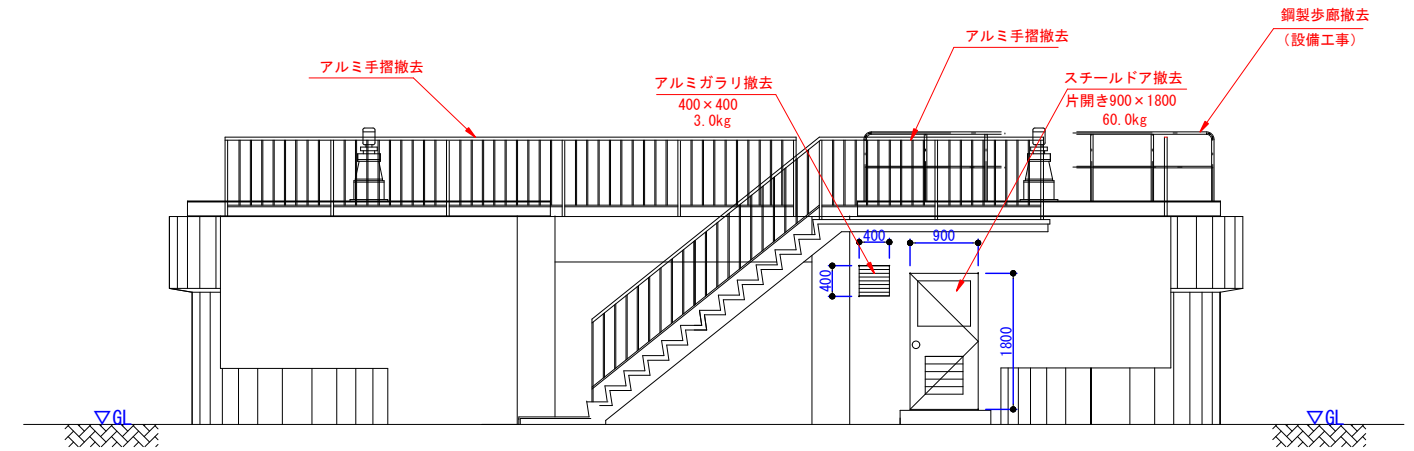

東側立面図 S=1:50

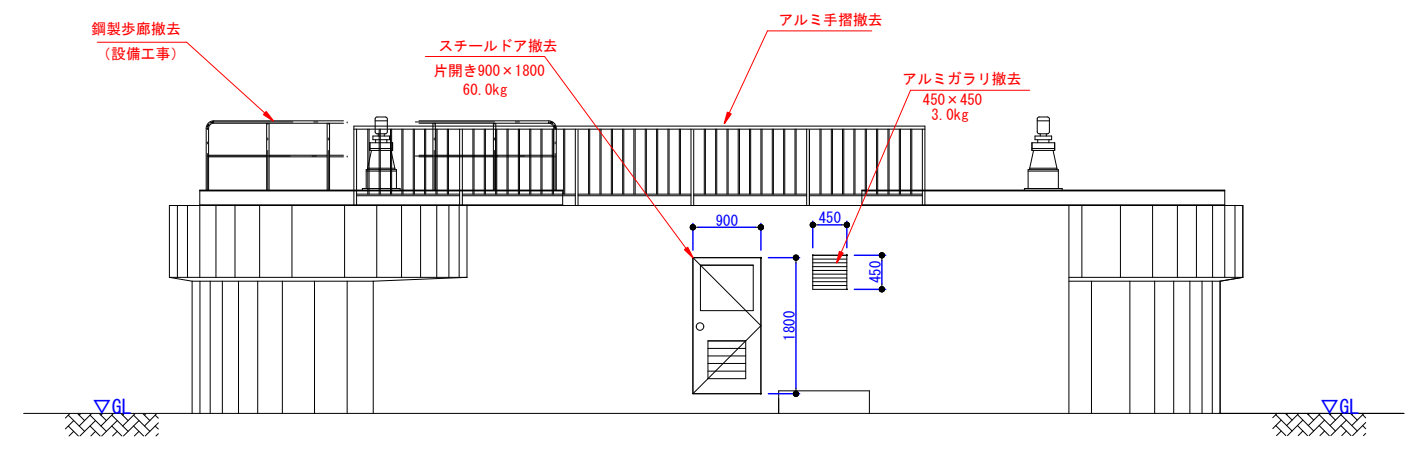


西側立面図 S=1:50

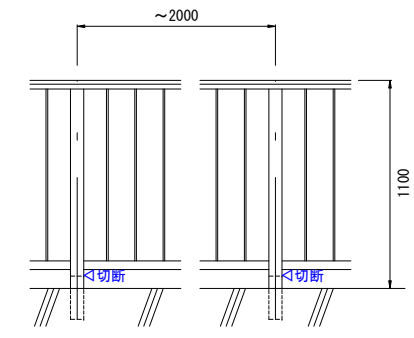


アルミ手摺標準図 NON-SCALE

事業名	令和8年度 公共下水道事業		
工事名	旧高花平浄化センター解体工事		
工事場所	四日市市八王子町および高花平五丁目 地内		
名称	⑪濃縮/貯留タンク 撤去図(3)		
縮尺	1/50	設計年月	令和 年 月
工種	土木	設計者	
事業主体	四日市市上下水道局	図面番号	C1-24


⑫引抜弁室(1)(2)撤去図

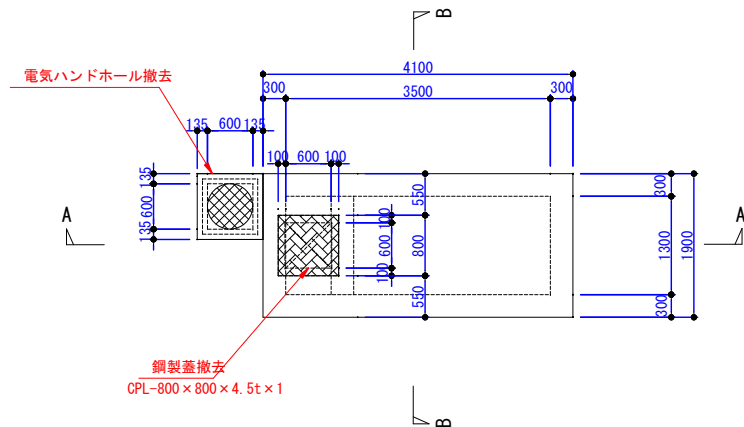


1F平面図(撤去前) S=1:50

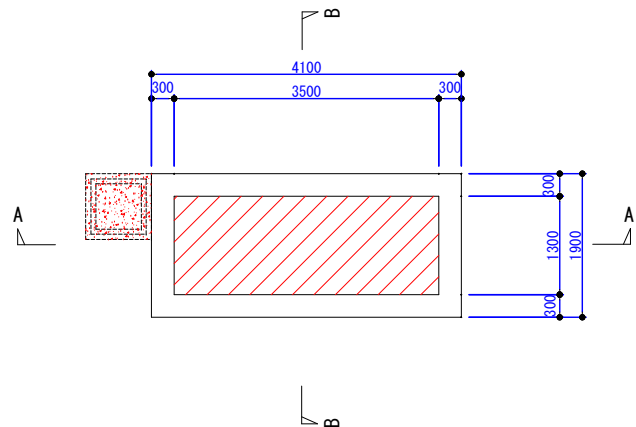


地階平面図(撤去後) S=1:50

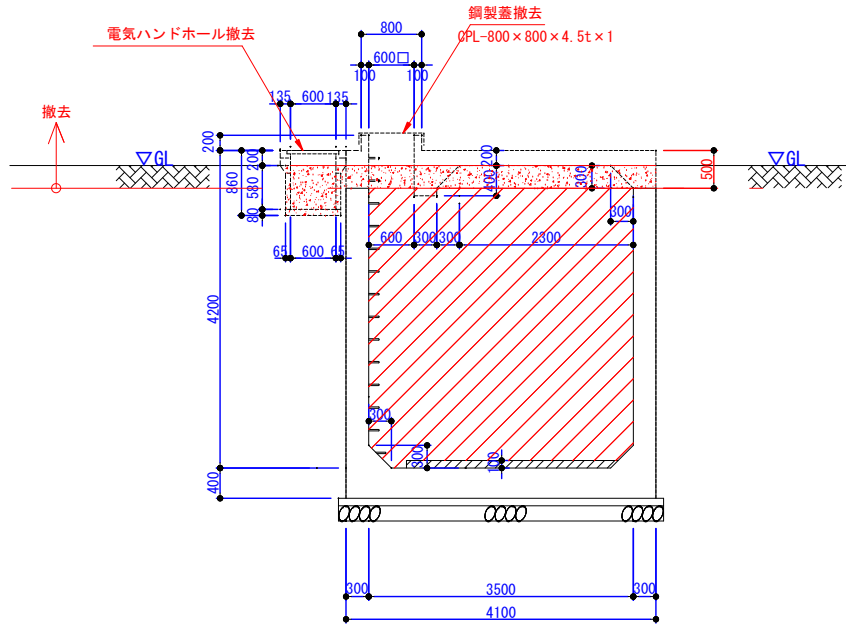

A-A断面図 S=1:50

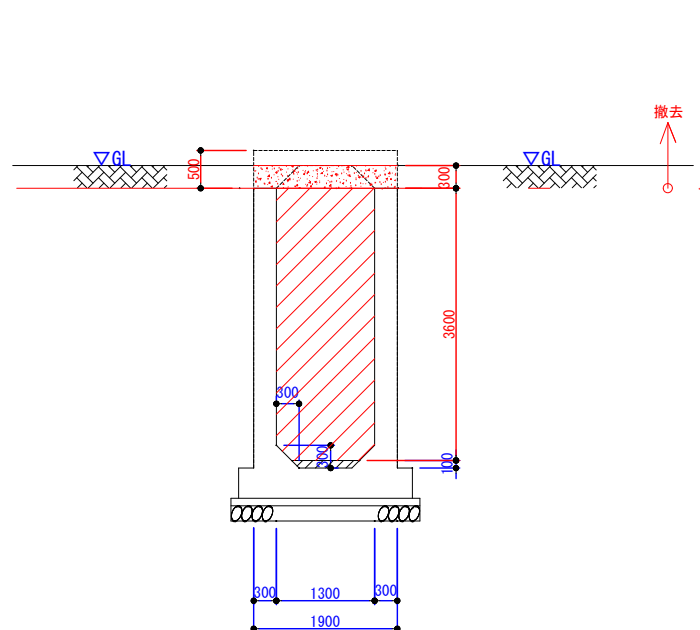


B-B断面図 S=1:50

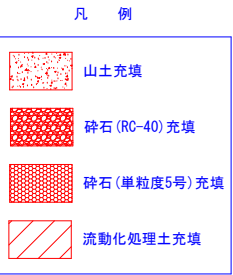


※流入/流出管口は合板等で閉塞すること。

事業名	令和8年度 公共下水道事業		
工事名	旧高花平浄化センター解体工事		
工事場所	四日市市八王子町および高花平五丁目 地内		
名称	⑫引抜弁室 撤去図		
縮尺	1/50	設計年月	令和 年 月
工種	土木	設計者	
事業主体	四日市市上下水道局	図面番号	C1-25


⑬スカム移送ポンプ槽 撤去図(残置)

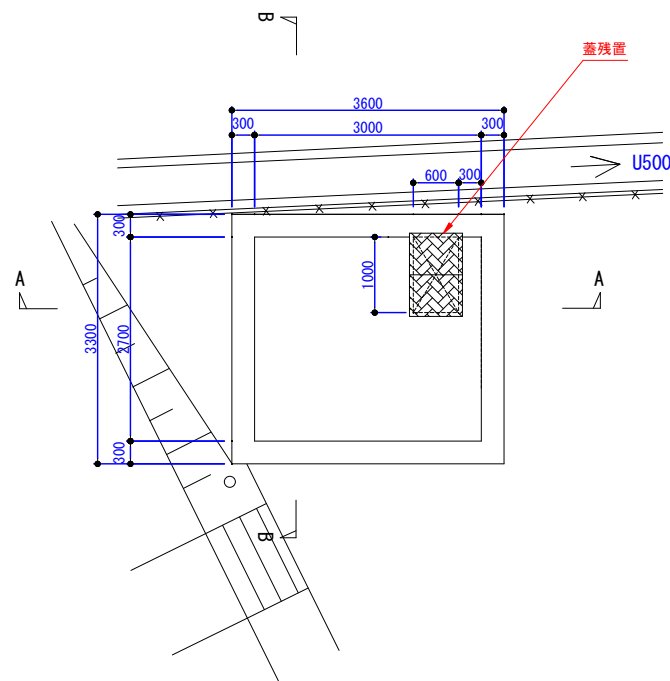

平断面図 S=1:50

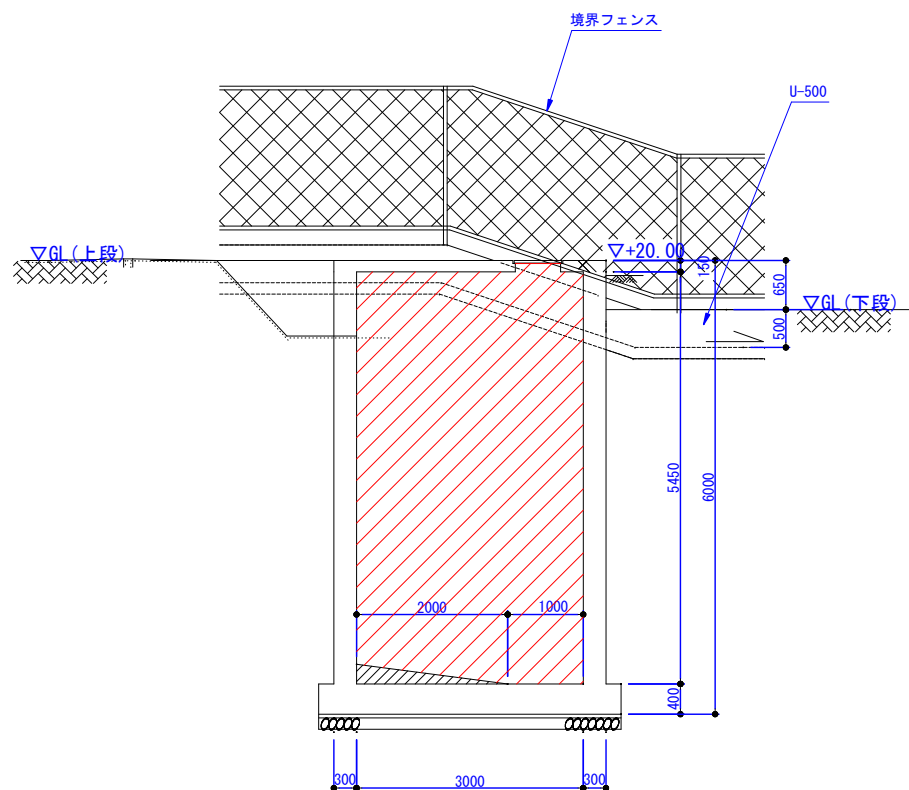

A-A断面図 S=1:50

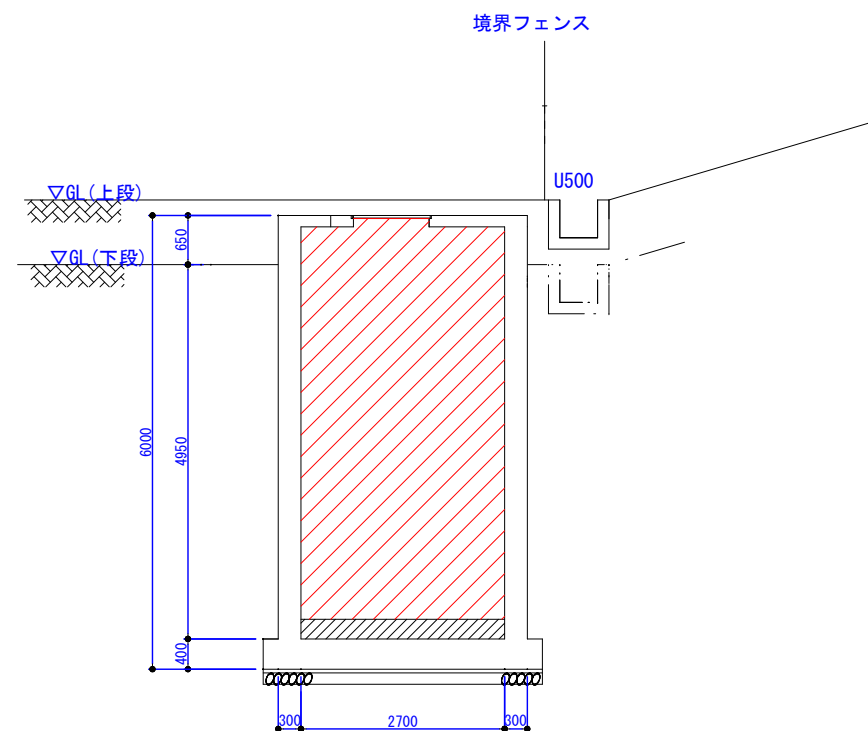

B-B断面図 S=1:50

凡 例



	山土充填
	砕石 (RC-40) 充填
	砕石 (単粒度5号) 充填
	流動化処理土充填

※流入/流出管口は合板等で閉塞すること。

事業名	令和8年度 公共下水道事業		
工事名	旧高花平浄化センター解体工事		
工事場所	四日市市八王子町および 高花平五丁目 地内		
名称	⑬スカム移送ポンプ槽 撤去図(残置)		
縮尺	1/50	設計年月	令和 年 月
工種	土木	設計者	
事業主体	四日市市 上下水道局	図面番号	C1-26


外構 撤去平面図



S=1/150

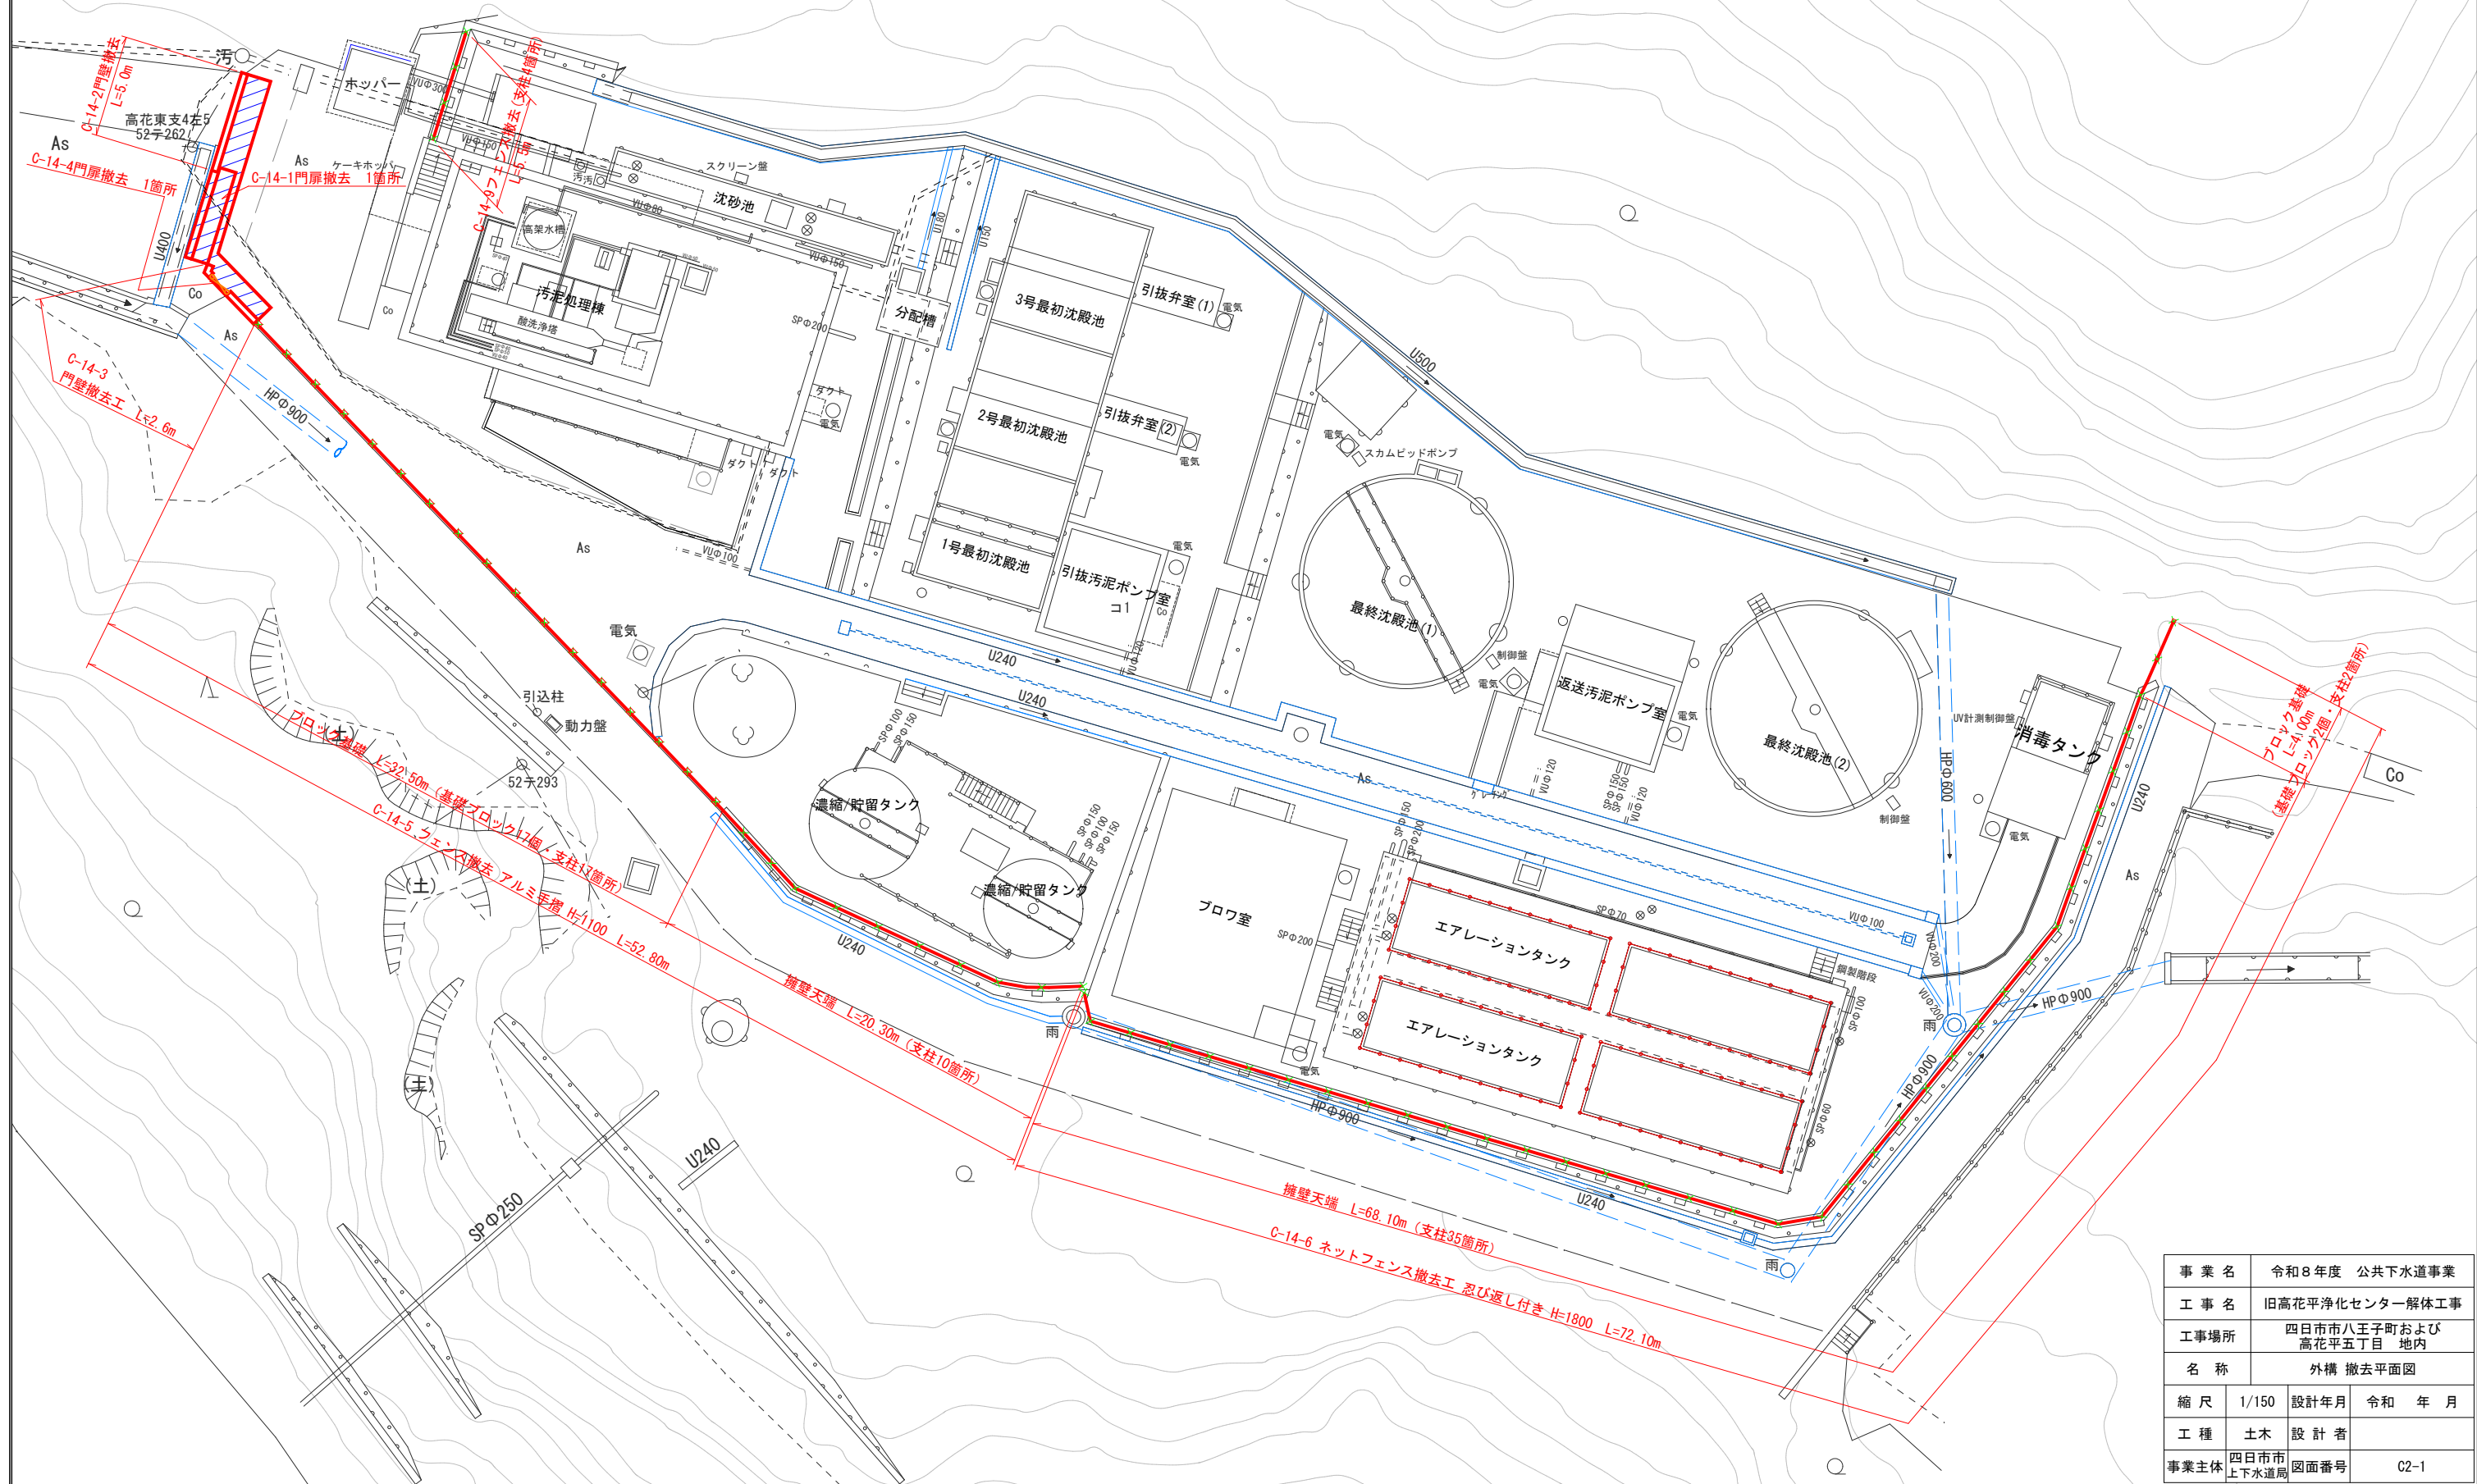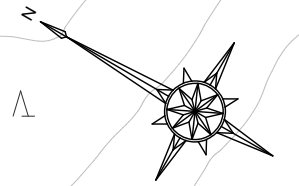

事業名	令和8年度 公共下水道事業		
工事名	旧高花平浄化センター解体工事		
工事場所	四日市市八王子町および 高花平五丁目 地内		
名称	外構 撤去平面図		
縮尺	1/150	設計年月	令和 年 月
工種	土木	設計者	
事業主体	四日市市 上下水道局	図面番号	C2-1

S=1/150


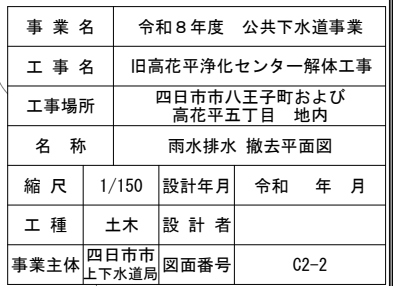


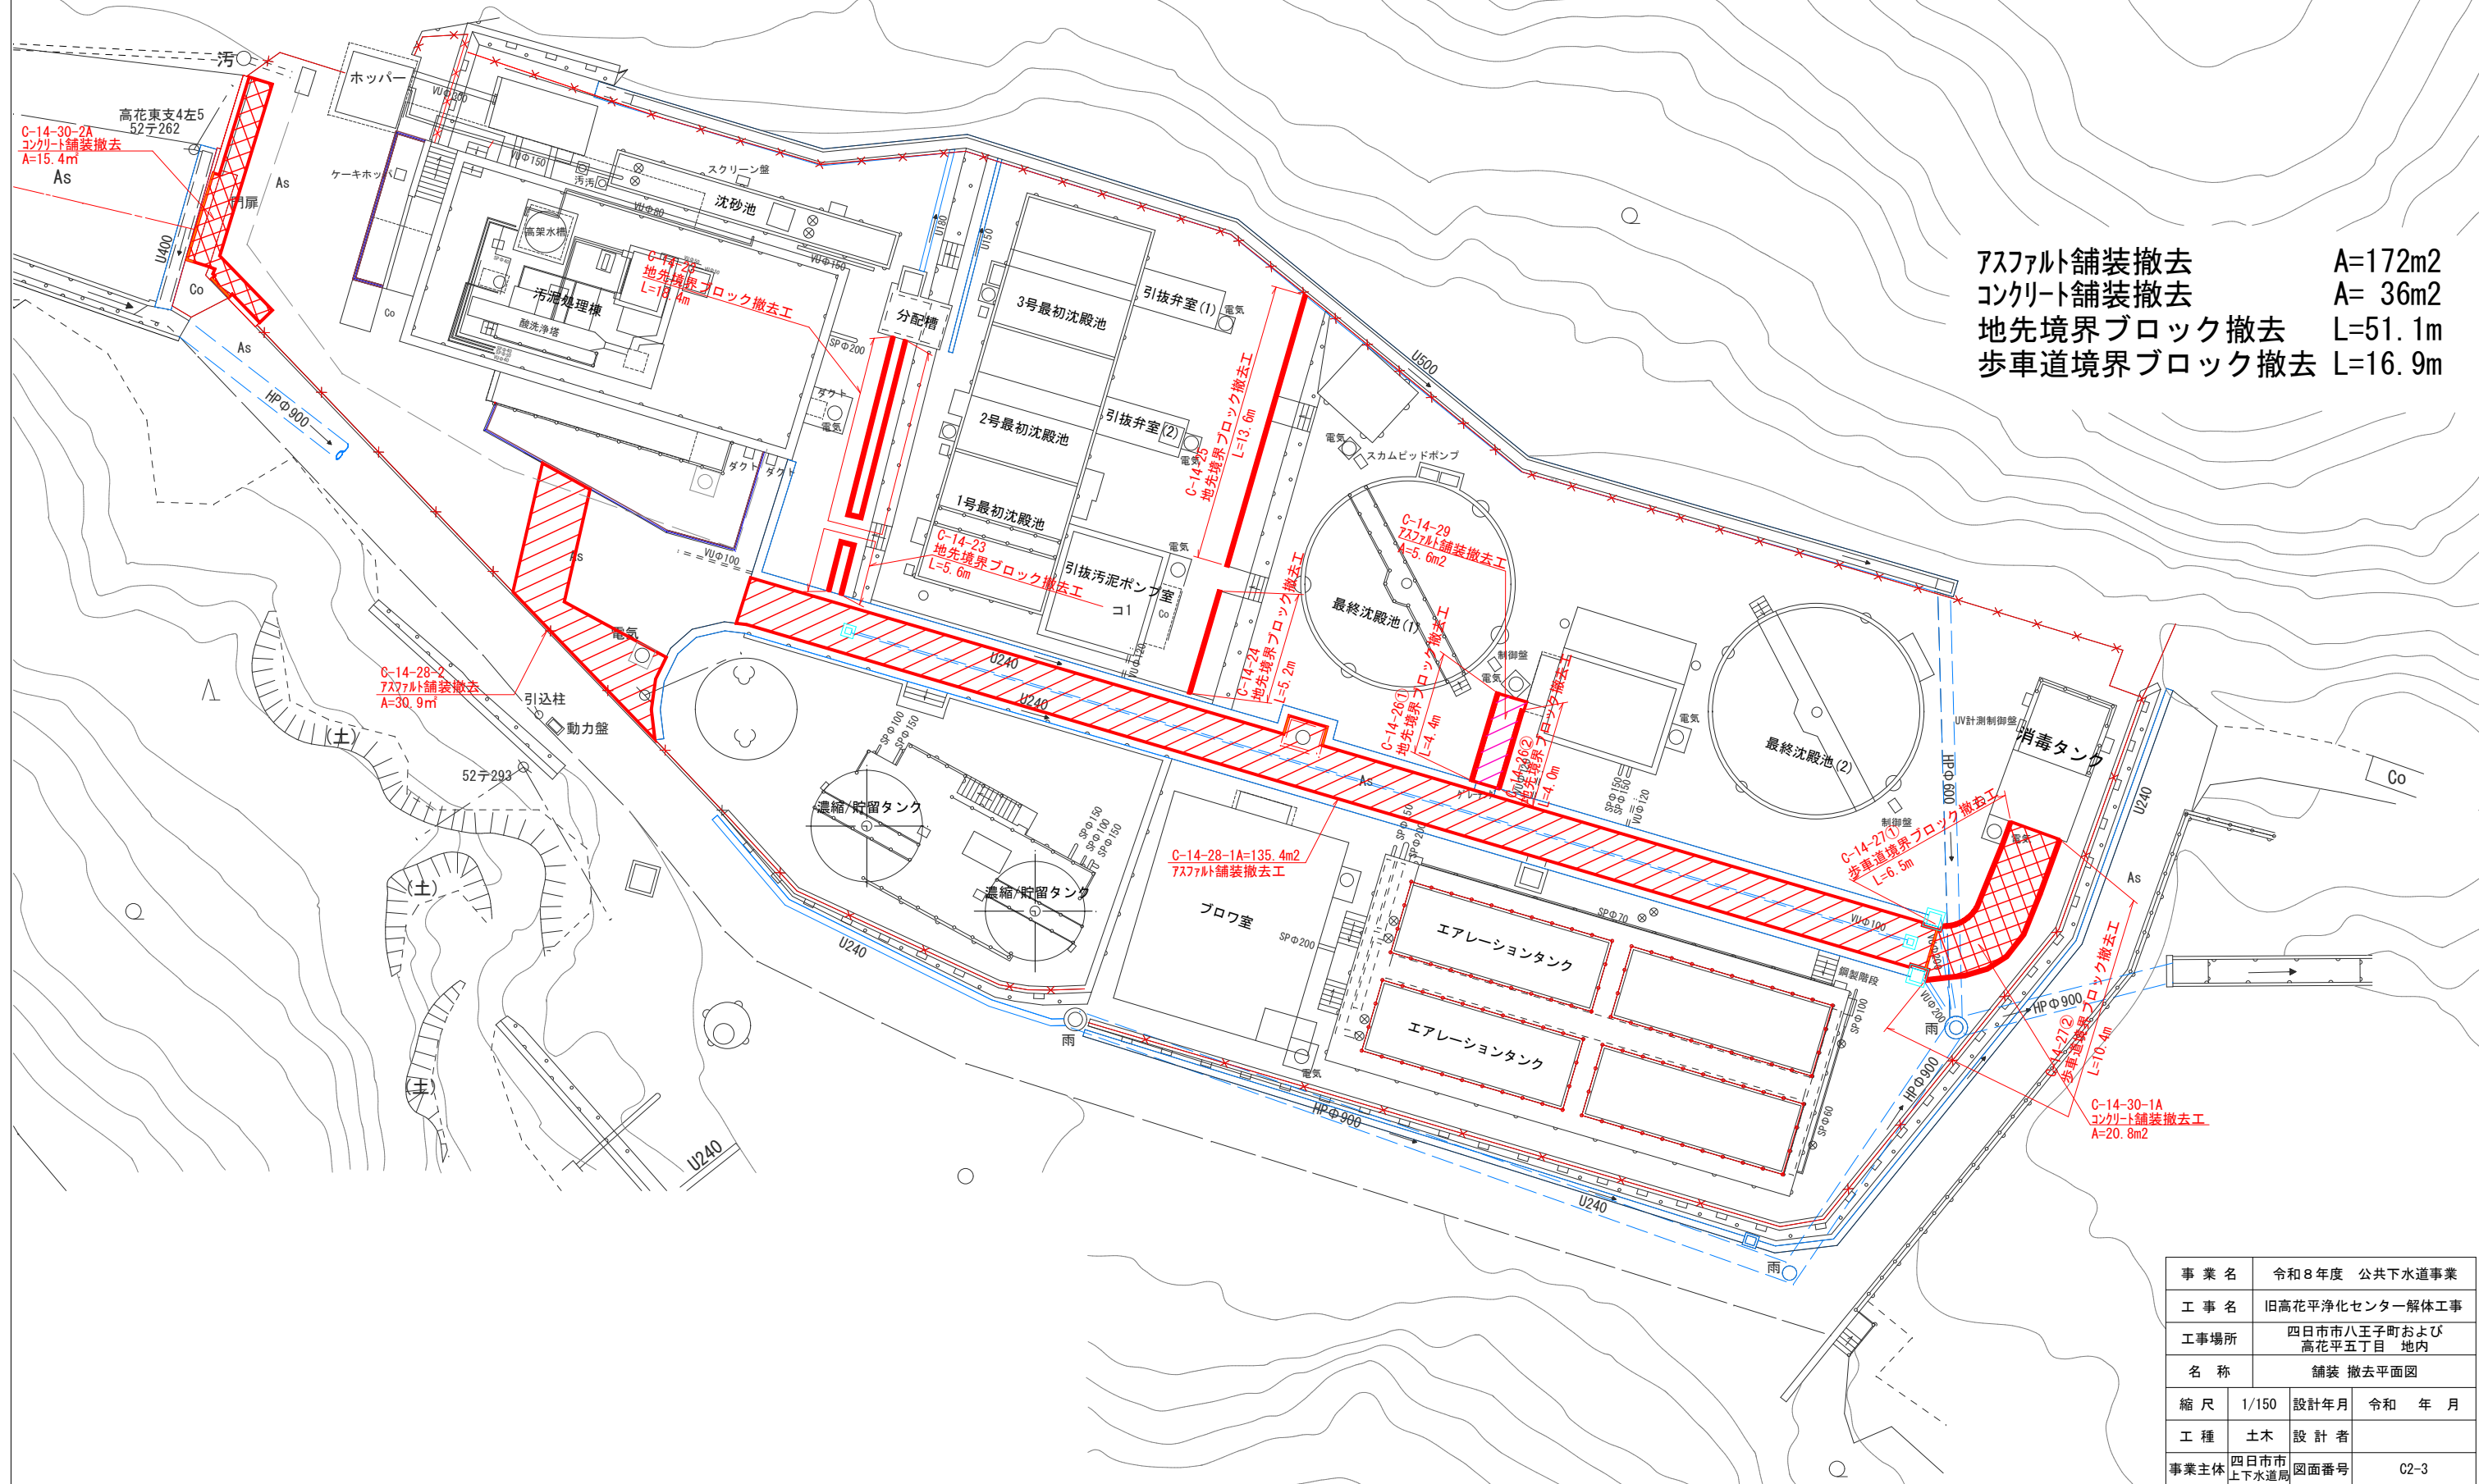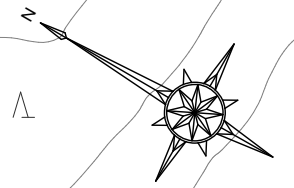$S=1/150$ 

事業名	令和8年度 公共下水道事業		
工事名	旧高花平浄化センター解体工事		
工事場所	四日市市八王子町および 高花平五丁目 地内		
名称	舗装 撤去平面図		
縮尺	1/150	設計年月	令和 年 月
工種	土木	設計者	
事業主体	四日市市 上下水道局	図面番号	C2-3

既設配管 撤去平面図

S=1/150

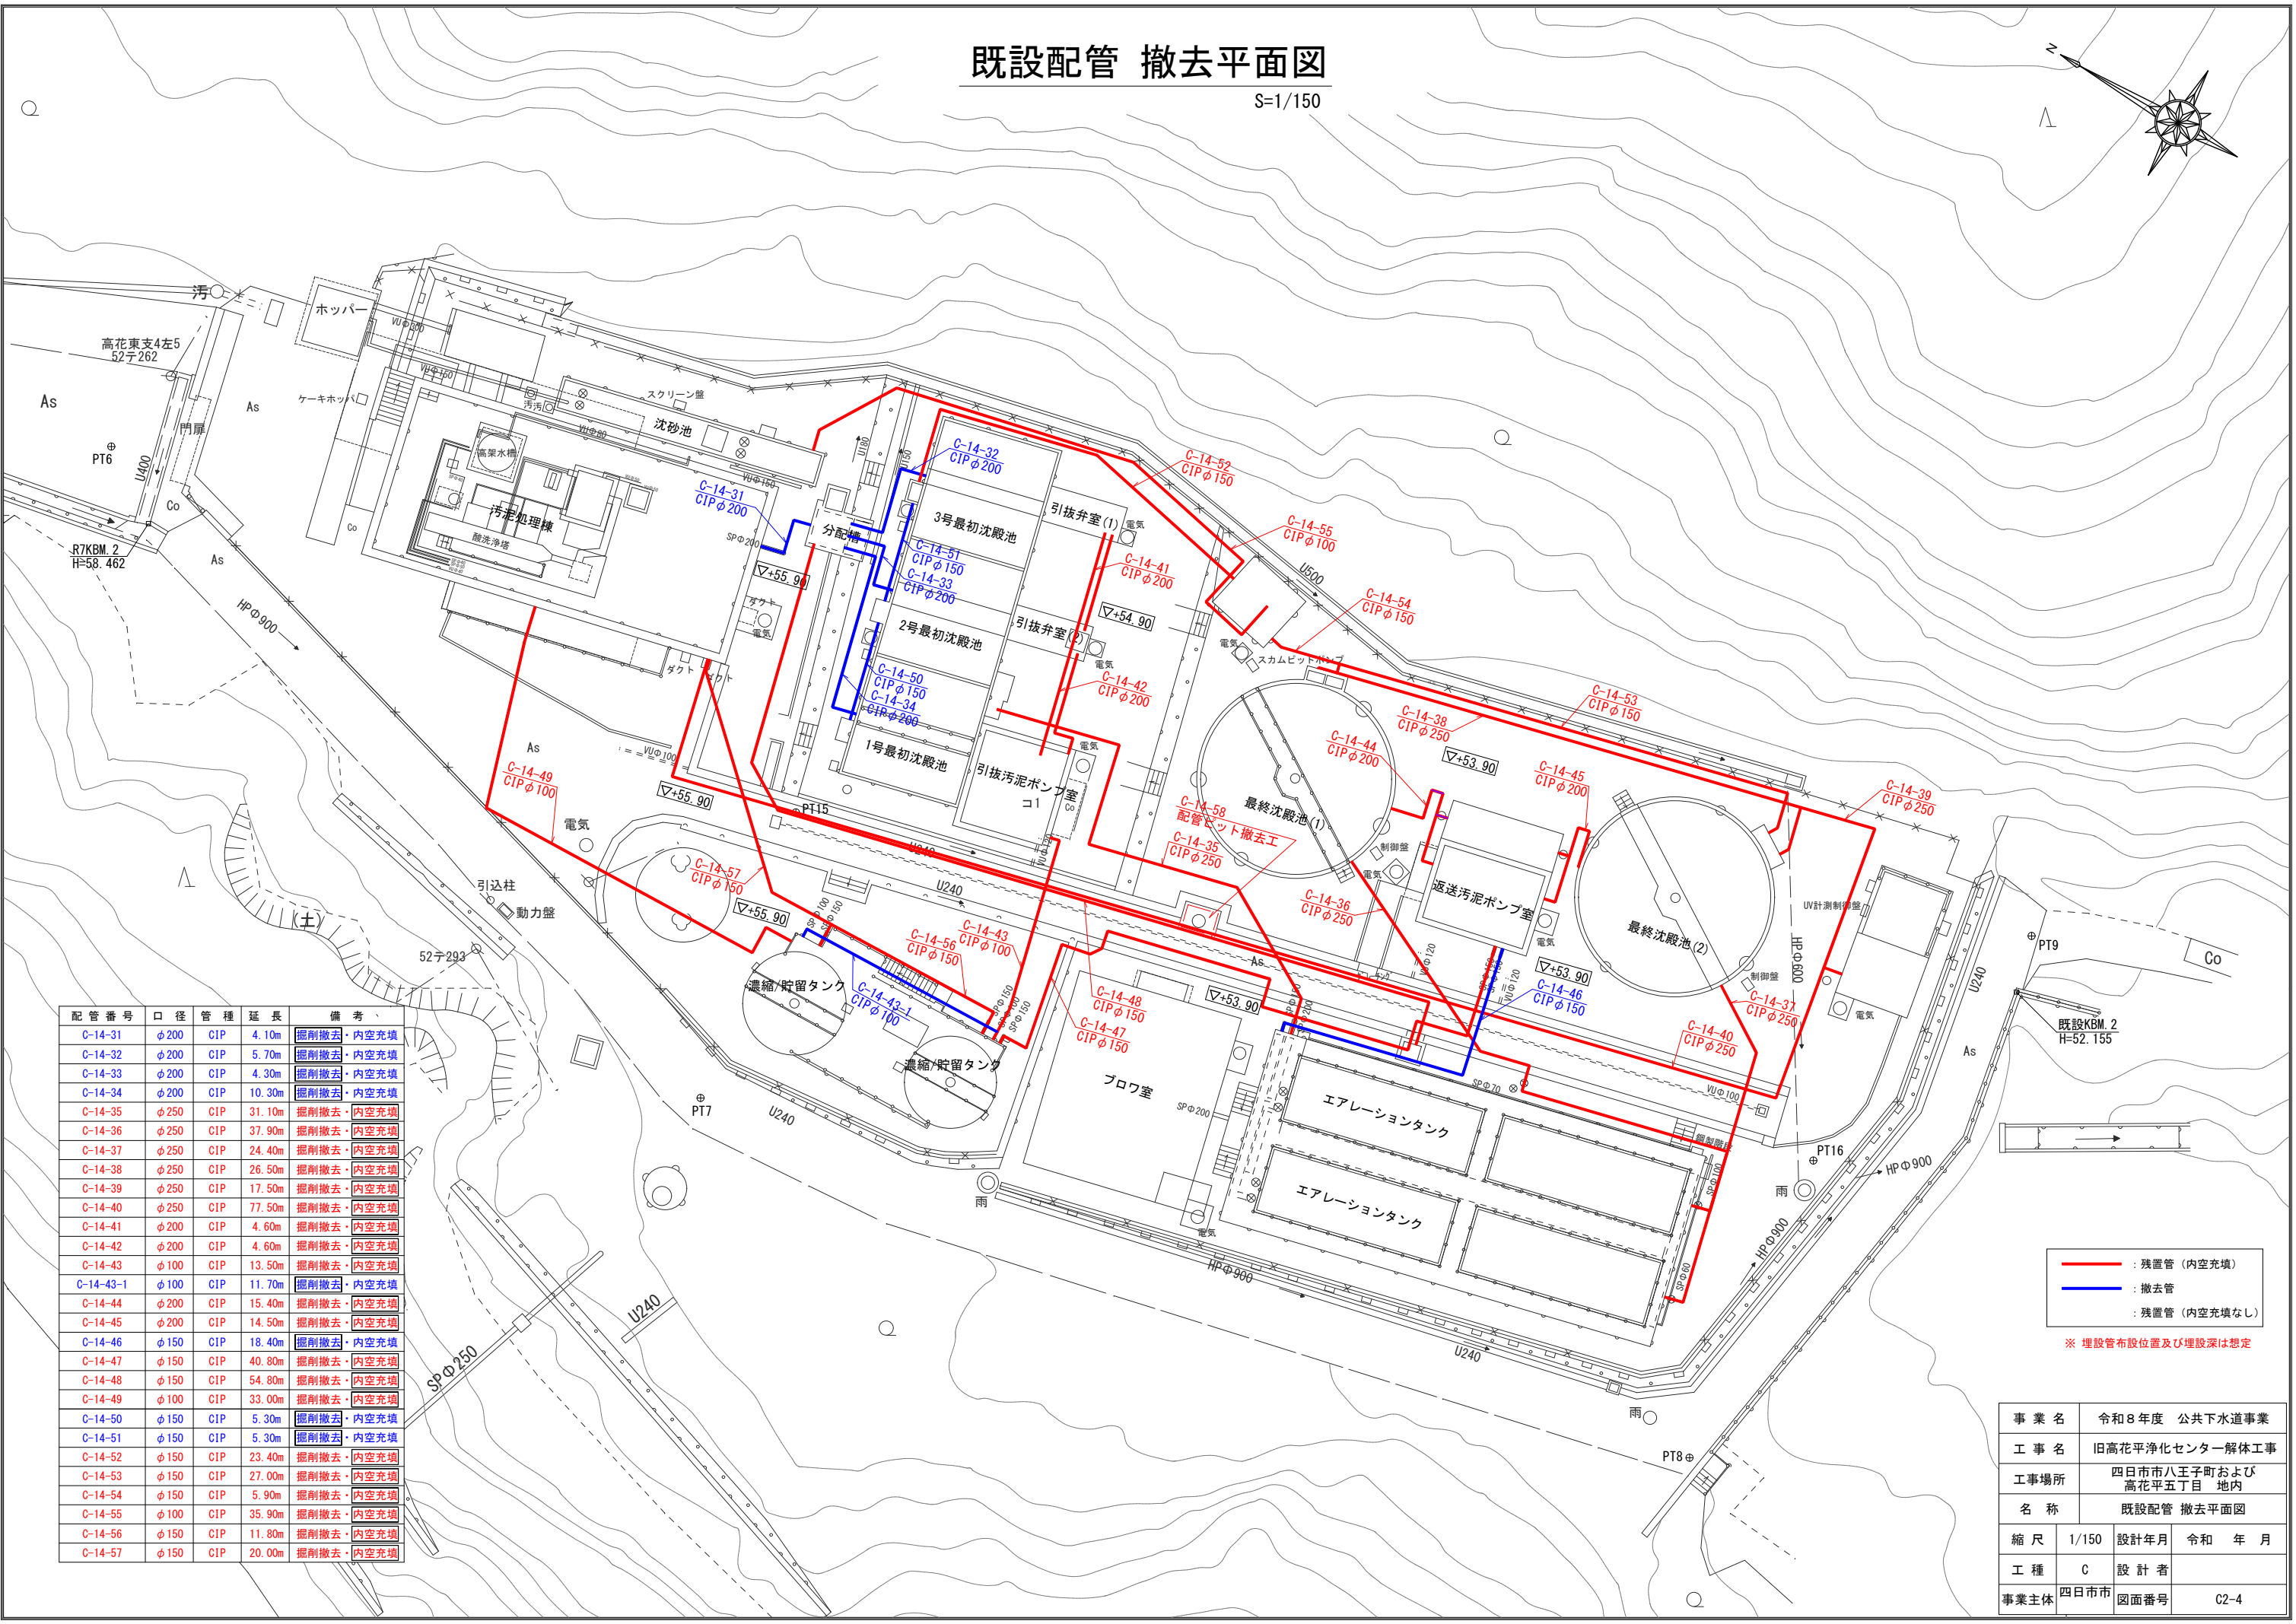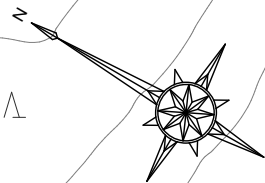

配管番号	口径	管種	延長	備考
C-14-31	φ200	CIP	4.10m	掘削撤去・内空充填
C-14-32	φ200	CIP	5.70m	掘削撤去・内空充填
C-14-33	φ200	CIP	4.30m	掘削撤去・内空充填
C-14-34	φ200	CIP	10.30m	掘削撤去・内空充填
C-14-35	φ250	CIP	31.10m	掘削撤去・内空充填
C-14-36	φ250	CIP	37.90m	掘削撤去・内空充填
C-14-37	φ250	CIP	24.40m	掘削撤去・内空充填
C-14-38	φ250	CIP	26.50m	掘削撤去・内空充填
C-14-39	φ250	CIP	17.50m	掘削撤去・内空充填
C-14-40	φ250	CIP	77.50m	掘削撤去・内空充填
C-14-41	φ200	CIP	4.60m	掘削撤去・内空充填
C-14-42	φ200	CIP	4.60m	掘削撤去・内空充填
C-14-43	φ100	CIP	13.50m	掘削撤去・内空充填
C-14-43-1	φ100	CIP	11.70m	掘削撤去・内空充填
C-14-44	φ200	CIP	15.40m	掘削撤去・内空充填
C-14-45	φ200	CIP	14.50m	掘削撤去・内空充填
C-14-46	φ150	CIP	18.40m	掘削撤去・内空充填
C-14-47	φ150	CIP	40.80m	掘削撤去・内空充填
C-14-48	φ150	CIP	54.80m	掘削撤去・内空充填
C-14-49	φ100	CIP	33.00m	掘削撤去・内空充填
C-14-50	φ150	CIP	5.30m	掘削撤去・内空充填
C-14-51	φ150	CIP	5.30m	掘削撤去・内空充填
C-14-52	φ150	CIP	23.40m	掘削撤去・内空充填
C-14-53	φ150	CIP	27.00m	掘削撤去・内空充填
C-14-54	φ150	CIP	5.90m	掘削撤去・内空充填
C-14-55	φ100	CIP	35.90m	掘削撤去・内空充填
C-14-56	φ150	CIP	11.80m	掘削撤去・内空充填
C-14-57	φ150	CIP	20.00m	掘削撤去・内空充填

- 残置管 (内空充填)
- 撤去管
- 残置管 (内空充填なし)


※ 埋設管布設位置及び埋設深は想定

事業名	令和8年度 公共下水道事業		
工事名	旧高花平浄化センター解体工事		
工事場所	四日市市八王子町および 高花平五丁目 地内		
名称	既設配管 撤去平面図		
縮尺	1/150	設計年月	令和 年 月
工種	C	設計者	
事業主体	四日市市	図面番号	C2-4

撤去詳細図(1)


S=1/30

平面図

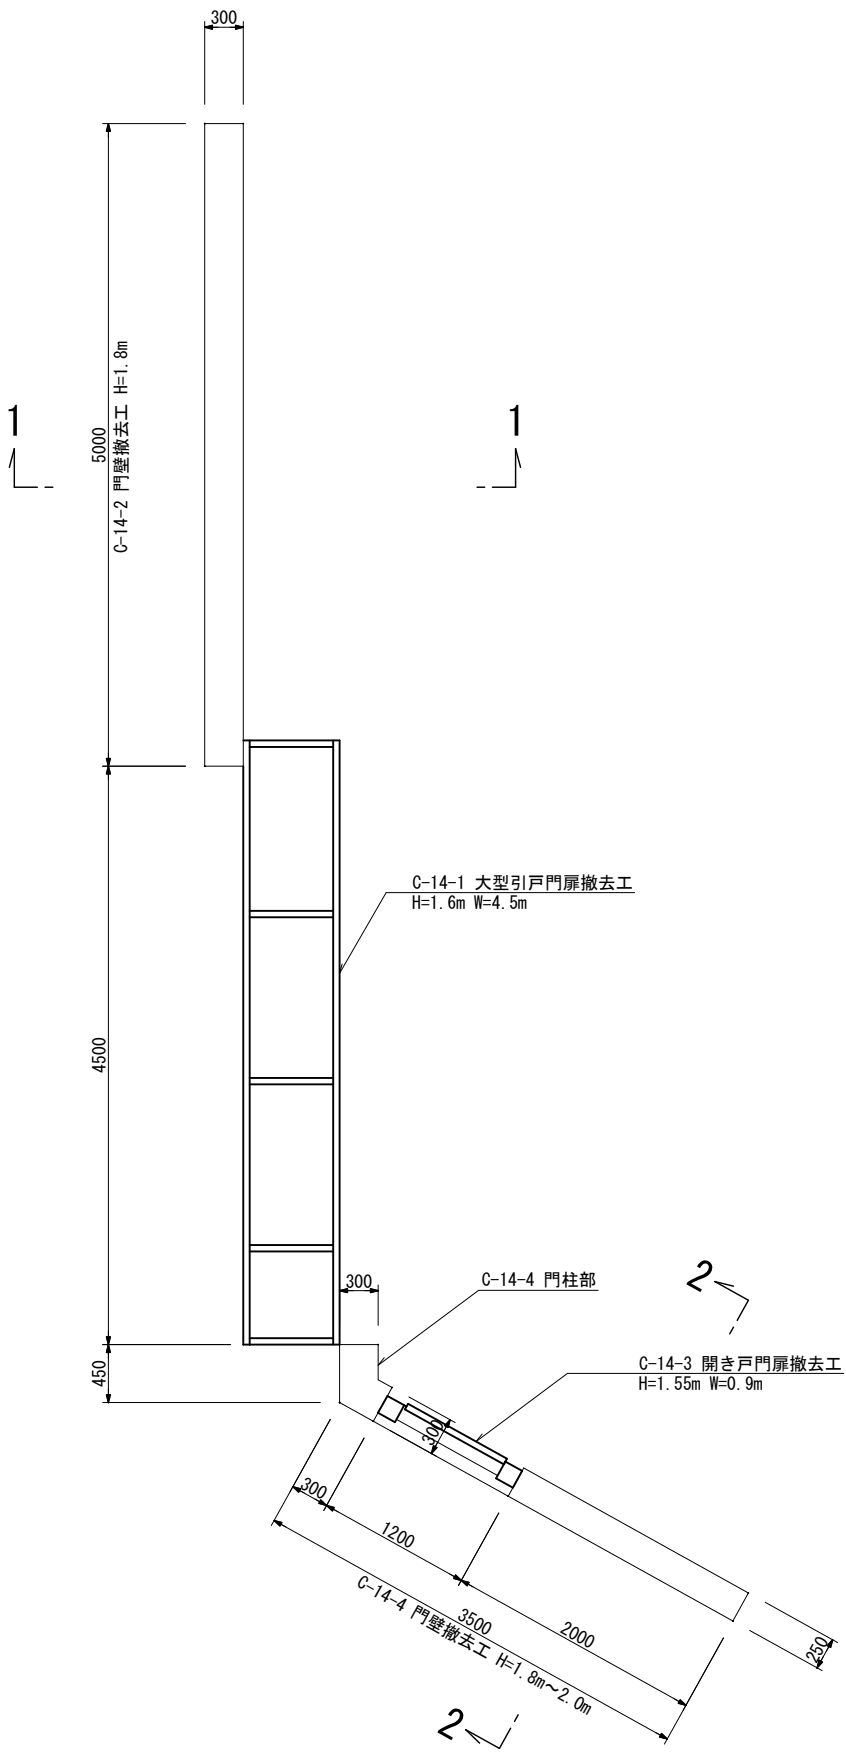

正面図


C-14-1, 2

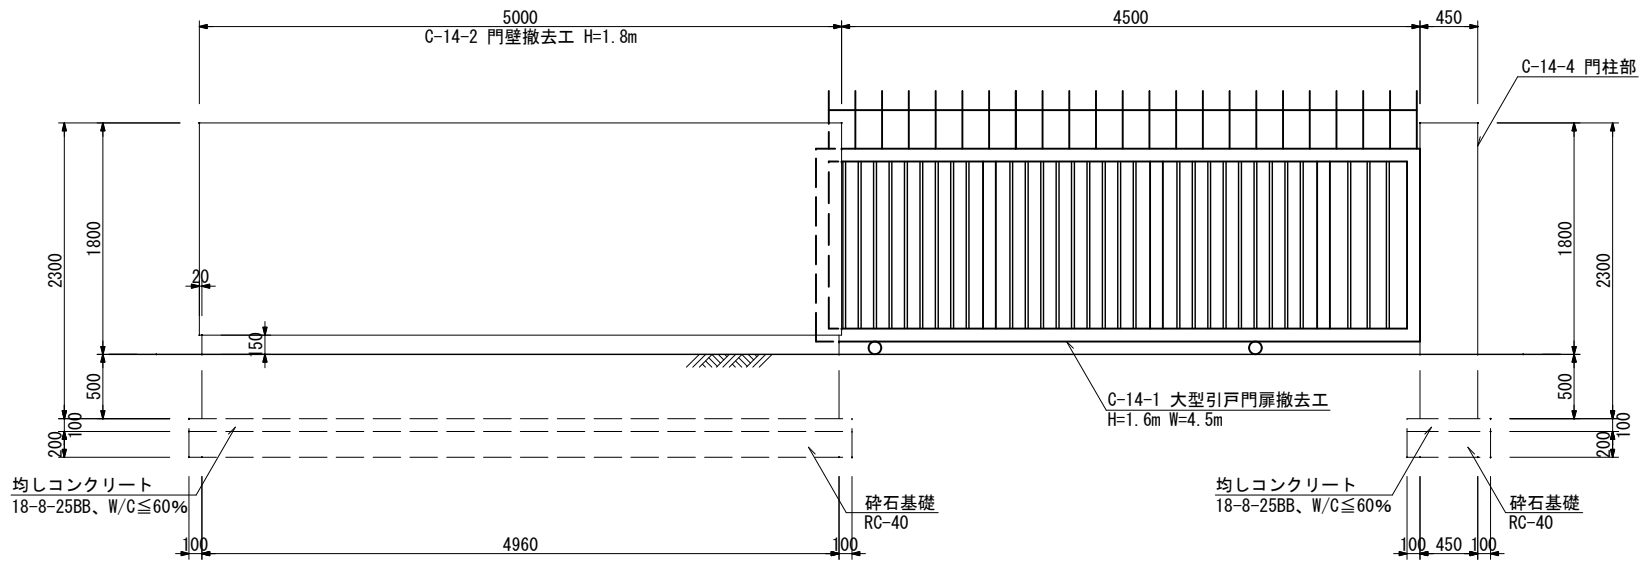

地中部の形状は推定とする。



正面図

C-14-3, 4


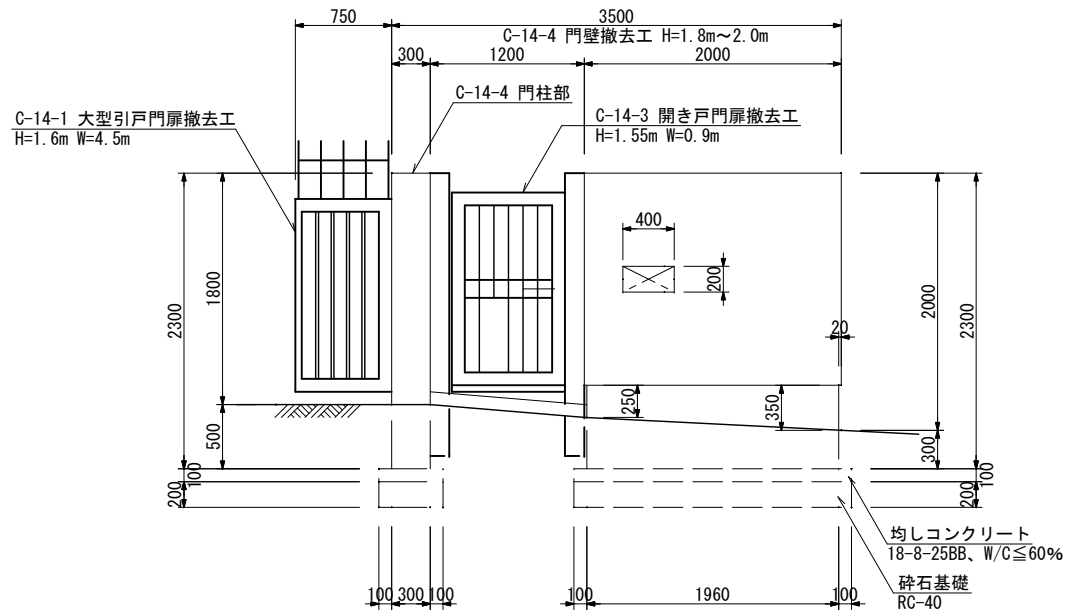


※ 地中部の形状は想定とする

事業名	令和8年度 公共下水道事業			
工事名	旧高花平浄化センター解体工事			
工事場所	四日市市八王子町および 高花平五丁目 地内			
名称	撤去詳細図(1)			
縮尺	1/30	設計年月	令和 年 月	
工種	C	設計者		
事業主体	四日市市 上下水道局	図面番号	C2-5	
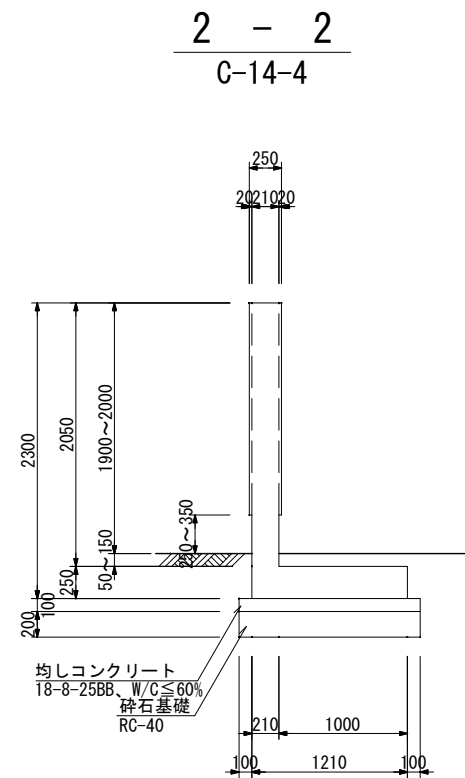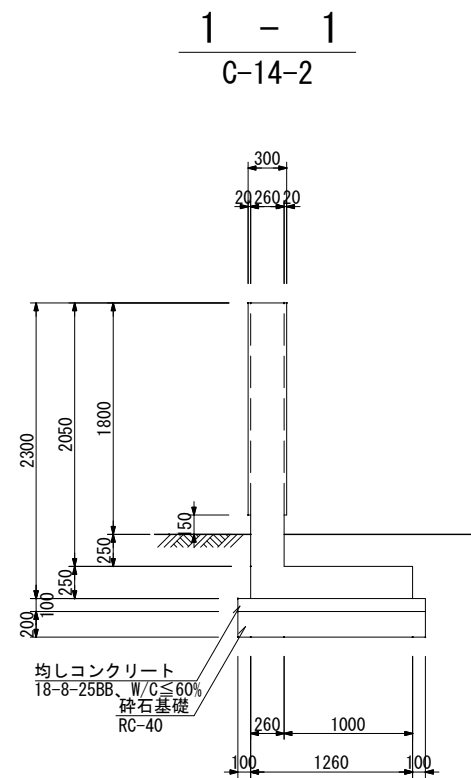
$$S=1/30$$


C-14-4 門柱部

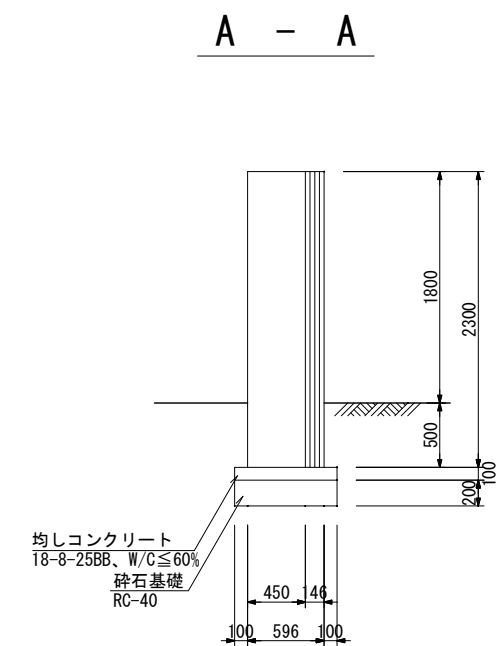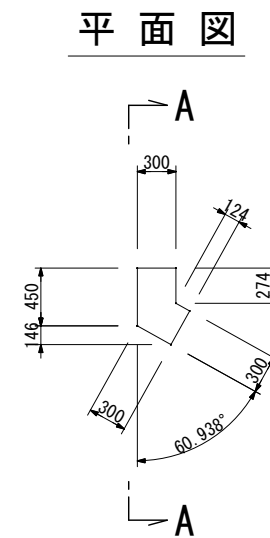

※ 地中部の形状は想定とする


事業名	令和8年度 公共下水道事業		
工事名	旧高花平浄化センター解体工事		
工事場所	四日市市八王子町および 高花平五丁目 地内		
名称	撤去詳細図 (2)		
縮尺	1/30	設計年月	令和 年 月
工種	C	設計者	
事業主体	四日市市 下水道局	図面番号	C2-6

撤去詳細図(3)


S=1/30

C-14-1 大型引戸


平面図

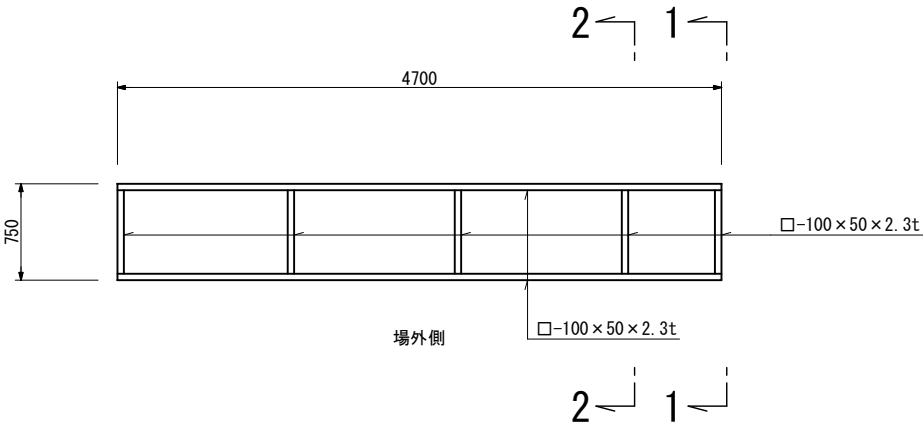


正面図

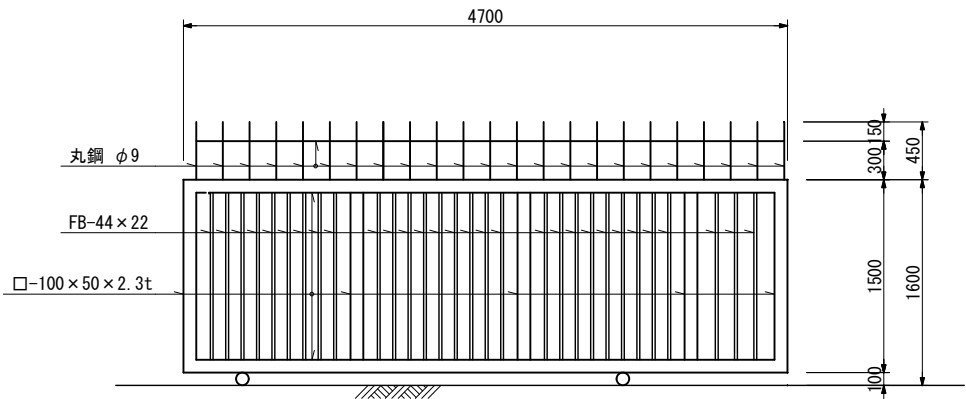

1 - 1

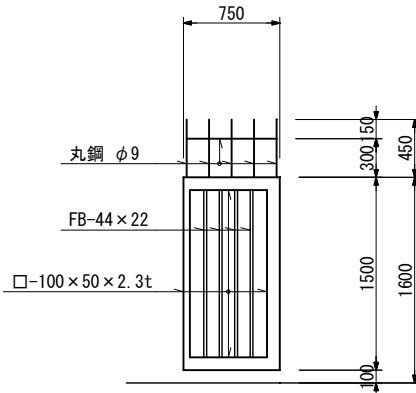


2 - 2

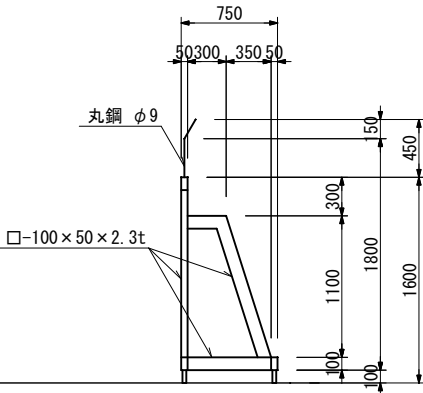


C-14-3 開き戸

平面図

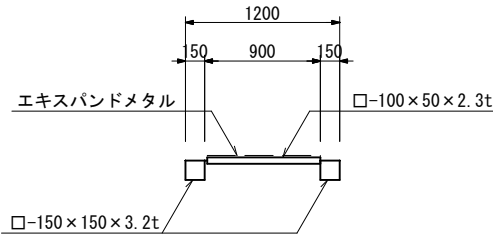

正面図

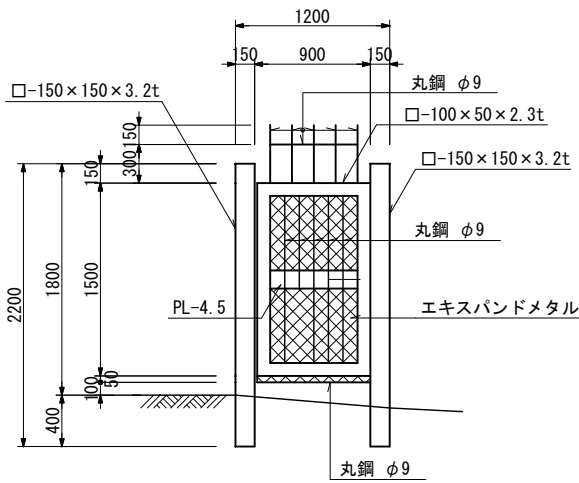

※ 地中部の形状は想定とする


事業名	令和8年度 公共下水道事業		
工事名	旧高花平浄化センター解体工事		
工事場所	四日市市八王子町および高花平五丁目 地内		
名称	撤去詳細図(3)		
縮尺	1/30	設計年月	令和 年 月
工種	C	設計者	
事業主体	四日市市上下水道局	図面番号	C2-7

アルミ手摺撤去工


$$S=1/20$$

C-14-5 (忍び返し有り)
C-14-9 (忍び返し無し)

正面図

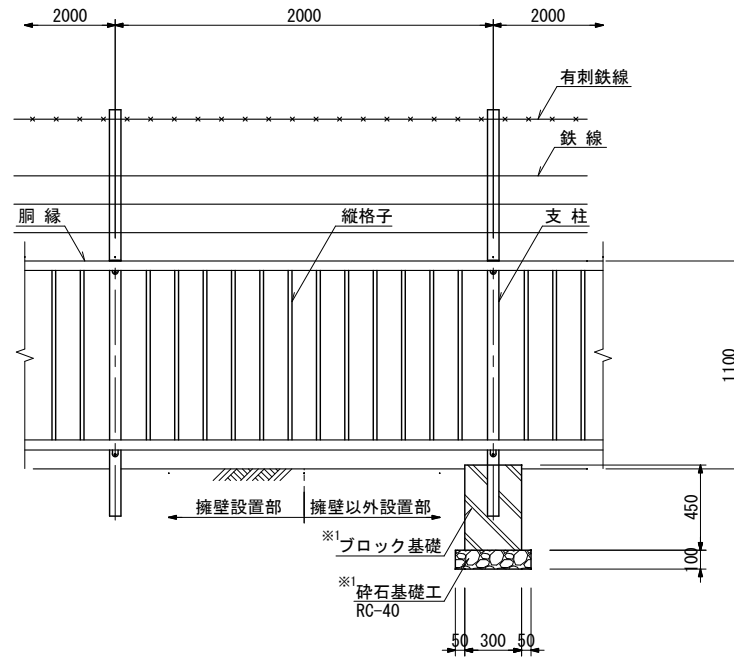

側 面 図

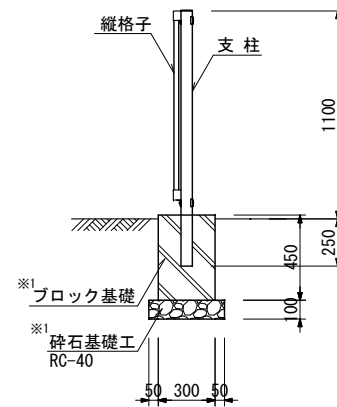


※1:ブロック基礎等の地中部は想定とする

ネットフェンス撤去工


 $S=1/20$

C-14-6

正面図

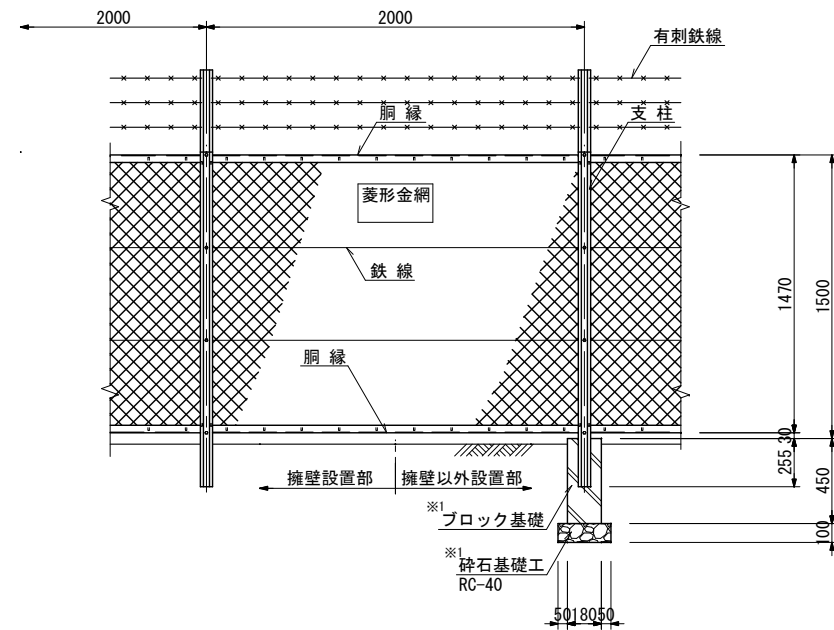

側 面 図

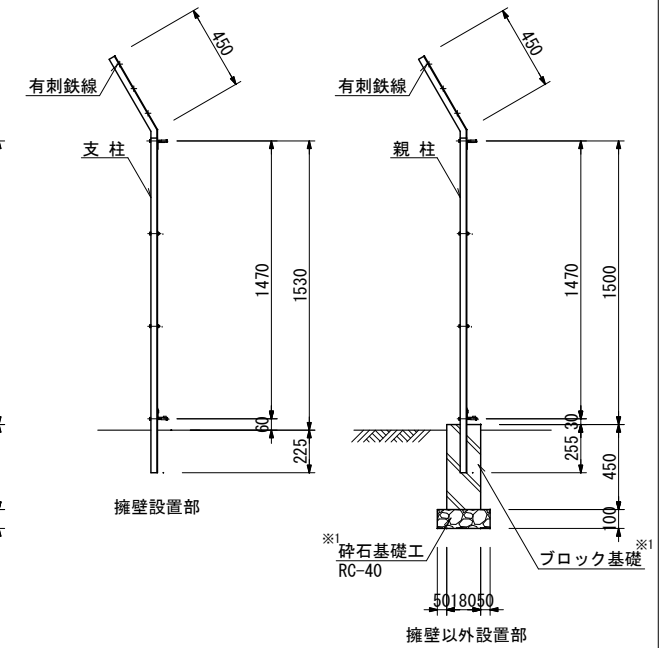


※1:ブロック基礎等の地中部は想定とする

配管ピット撤去工


$$S=1/20$$

C-14-58

平面图

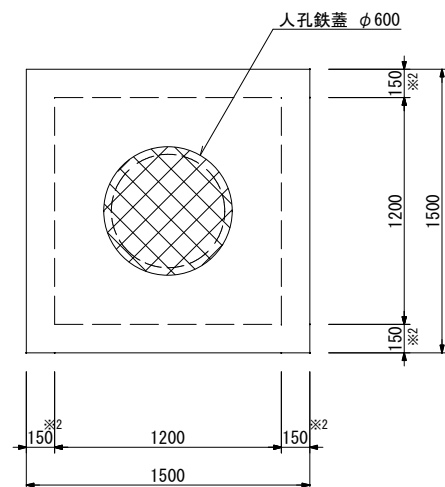

断面図

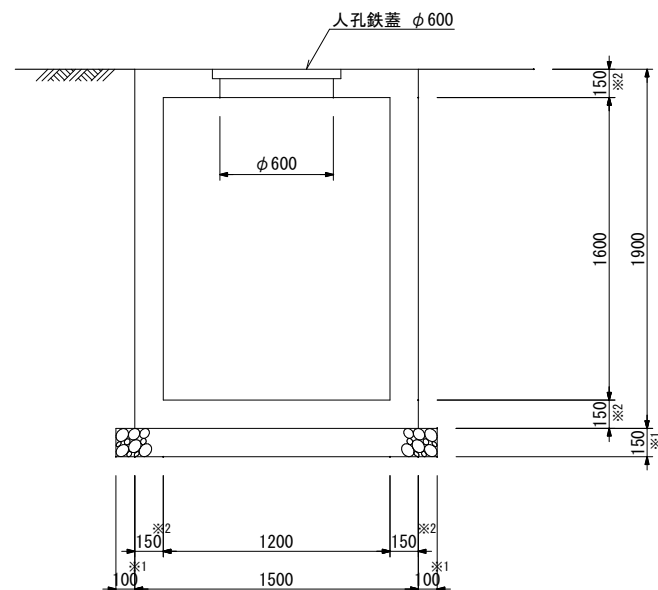

※1:砕石等の地中部は想定とする
※2:壁厚は想定とする







事業名	令和8年度 公共下水道事業		
工事名	旧高花平浄化センター解体工事		
工事場所	四日市市八王子町および 高花平五丁目 地内		
名称	撤去詳細図 (4)		
縮尺	1/20	設計年月	令和 年 月
工種	C	設計者	
事業主体	四日市市 上下水道局	図面番号	C2-8

U形側溝撤去工 U-150 S=1/5 C-14-12 ※1：碎石基礎等の地中部は想定とする	U形側溝撤去工 U-180 S=1/10 C-14-11 ※1：碎石基礎等の地中部は想定とする	U形側溝撤去工 U-240 S=1/10 C-14-13, 14 ※1：碎石基礎等の地中部は想定とする	雨水桝撤去工 S=1/10 C-14-18 平面図 断面図 ※1：碎石基礎等の地中部は想定とする ※2：底版厚は想定とする
雨水桝撤去工 S=1/10 C-14-19 平面図 断面図 ※1：碎石基礎等の地中部は想定とする ※2：底版厚は想定とする	集水桝撤去工 S=1/10 C-14-59, 60 平面図 断面図 ※1：碎石基礎等の地中部は想定とする ※2：底版厚は想定とする	事業名 令和8年度 公共下水道事業 工事名 旧高花浄化センター解体工事 工事場所 四日市市八王子町および高花平五丁目 地内 名称 撤去詳細図 (5) 縮尺 図示 設計年月 令和 年 月 工種 C 設計者 事業主体 四日市市上下水道局 図面番号 C2-9	

歩車道境界ブロック撤去工 S=1/5	地先境界ブロック撤去工 S=1/5	アスファルト舗装撤去工 S=1/5	コンクリート舗装撤去工 S=1/10																																																																
C-14-27 歩車道境界ブロック (A) 150/170×200×600 ※1 モルタル 無筋コンクリート※1 砕石基礎工※1 RC-40 ※1：砕石基礎等の地中部は想定とする	C-14-23～26 地先境界ブロック (B) ※1 150×120×600 モルタル※1 砕石基礎工※1 RC-40 ※1：砕石基礎等の地中部は想定とする	C-14-28, 29 再生密粒度アスファルトコンクリート t=50 クラッシャーラン (RC-40) t=150 ※1：舗装構成は想定とする	C-14-30 コンクリート (18-8-25BB) W/C ≤ 60% クラッシャーラン RC-40 ※1：舗装構成は想定とする																																																																
鋳鉄管撤去工標準図 H≤1500 NON	鋳鉄管撤去工標準図 H＞1500 NON																																																																		
C-14-31～57 撤去後流用土埋戻し 既設鋳鉄管 寸法表 <table><tr><th>呼び径</th><th>管外径</th><th>B</th></tr><tr><td>75</td><td>93</td><td>500</td></tr><tr><td>100</td><td>118</td><td>650</td></tr><tr><td>150</td><td>169</td><td>700</td></tr><tr><td>200</td><td>220</td><td>750</td></tr><tr><td>250</td><td>271.6</td><td>800</td></tr></table>	呼び径	管外径	B	75	93	500	100	118	650	150	169	700	200	220	750	250	271.6	800	C-14-31～57 撤去後流用土埋戻し 既設鋳鉄管 寸法表 <table><tr><th>呼び径</th><th>管外径</th><th>B</th></tr><tr><td>75</td><td>93</td><td>500</td></tr><tr><td>100</td><td>118</td><td>650</td></tr><tr><td>150</td><td>169</td><td>700</td></tr><tr><td>200</td><td>220</td><td>750</td></tr><tr><td>250</td><td>271.6</td><td>800</td></tr></table>	呼び径	管外径	B	75	93	500	100	118	650	150	169	700	200	220	750	250	271.6	800	<table><tr><td colspan="2">事業名</td><td colspan="2">令和8年度 公共下水道事業</td></tr><tr><td colspan="2">工事名</td><td colspan="2">旧高花平浄化センター解体工事</td></tr><tr><td colspan="2">工事場所</td><td colspan="2">四日市市八王子町および高花平五丁目 地内</td></tr><tr><td colspan="2">名称</td><td colspan="2">撤去詳細図 (6)</td></tr><tr><td>縮尺</td><td>図示</td><td>設計年月</td><td>令和 年 月</td></tr><tr><td>工種</td><td>土木</td><td>設計者</td><td></td></tr><tr><td>事業主体</td><td>四日市市上下水道局</td><td>図面番号</td><td>C2-10</td></tr></table>		事業名		令和8年度 公共下水道事業		工事名		旧高花平浄化センター解体工事		工事場所		四日市市八王子町および高花平五丁目 地内		名称		撤去詳細図 (6)		縮尺	図示	設計年月	令和 年 月	工種	土木	設計者		事業主体	四日市市上下水道局	図面番号	C2-10
呼び径	管外径	B																																																																	
75	93	500																																																																	
100	118	650																																																																	
150	169	700																																																																	
200	220	750																																																																	
250	271.6	800																																																																	
呼び径	管外径	B																																																																	
75	93	500																																																																	
100	118	650																																																																	
150	169	700																																																																	
200	220	750																																																																	
250	271.6	800																																																																	
事業名		令和8年度 公共下水道事業																																																																	
工事名		旧高花平浄化センター解体工事																																																																	
工事場所		四日市市八王子町および高花平五丁目 地内																																																																	
名称		撤去詳細図 (6)																																																																	
縮尺	図示	設計年月	令和 年 月																																																																
工種	土木	設計者																																																																	
事業主体	四日市市上下水道局	図面番号	C2-10																																																																

既設配管撤去縦断図(1)


S=1/100

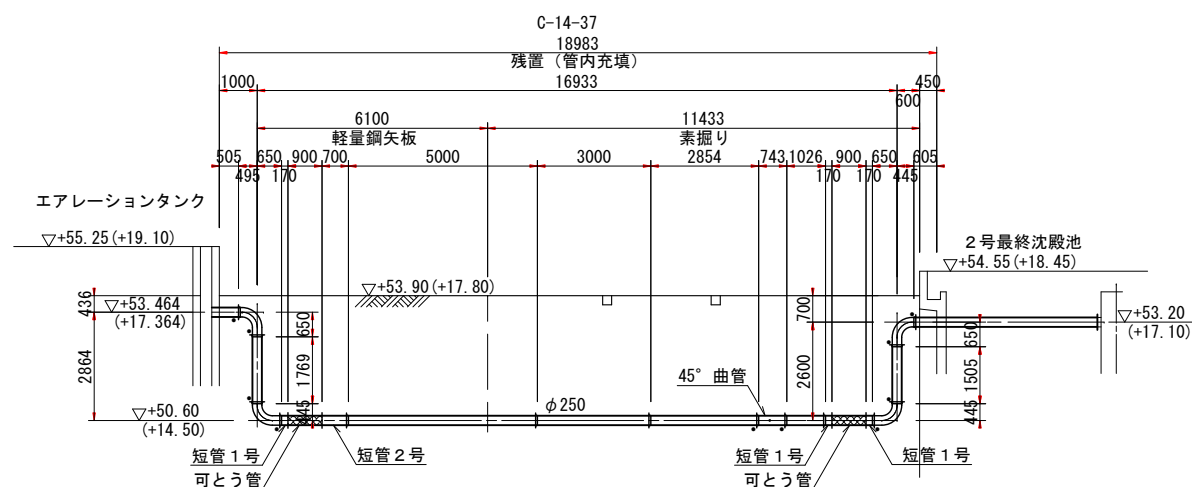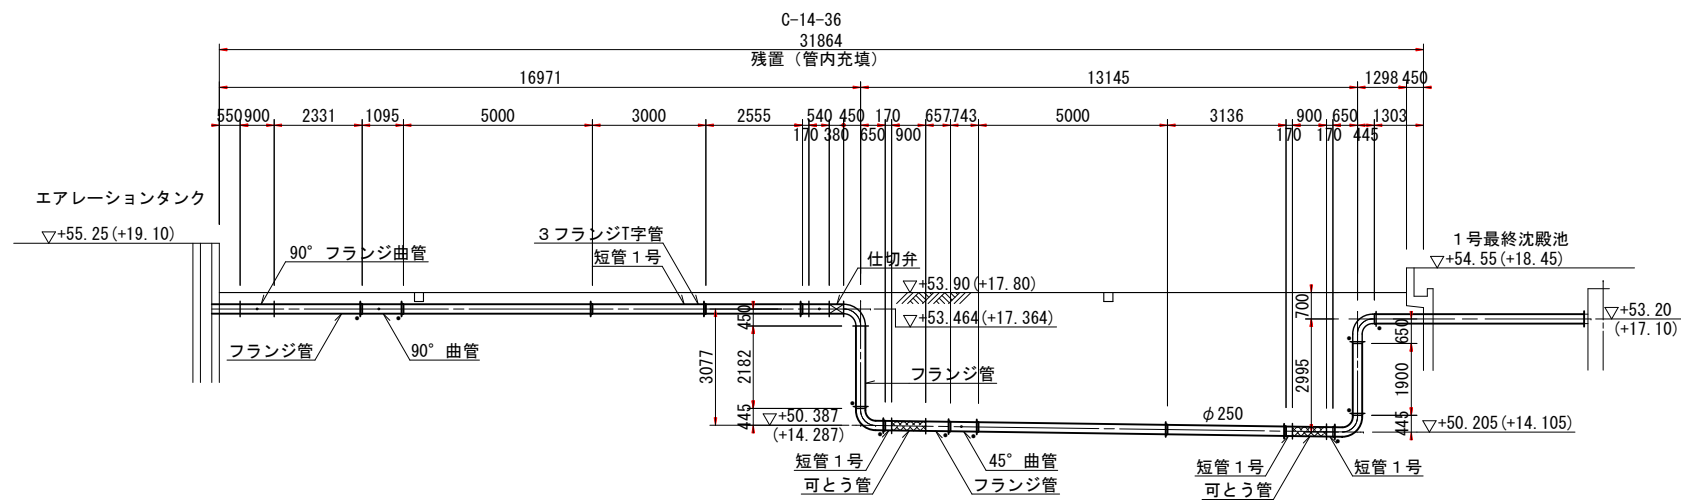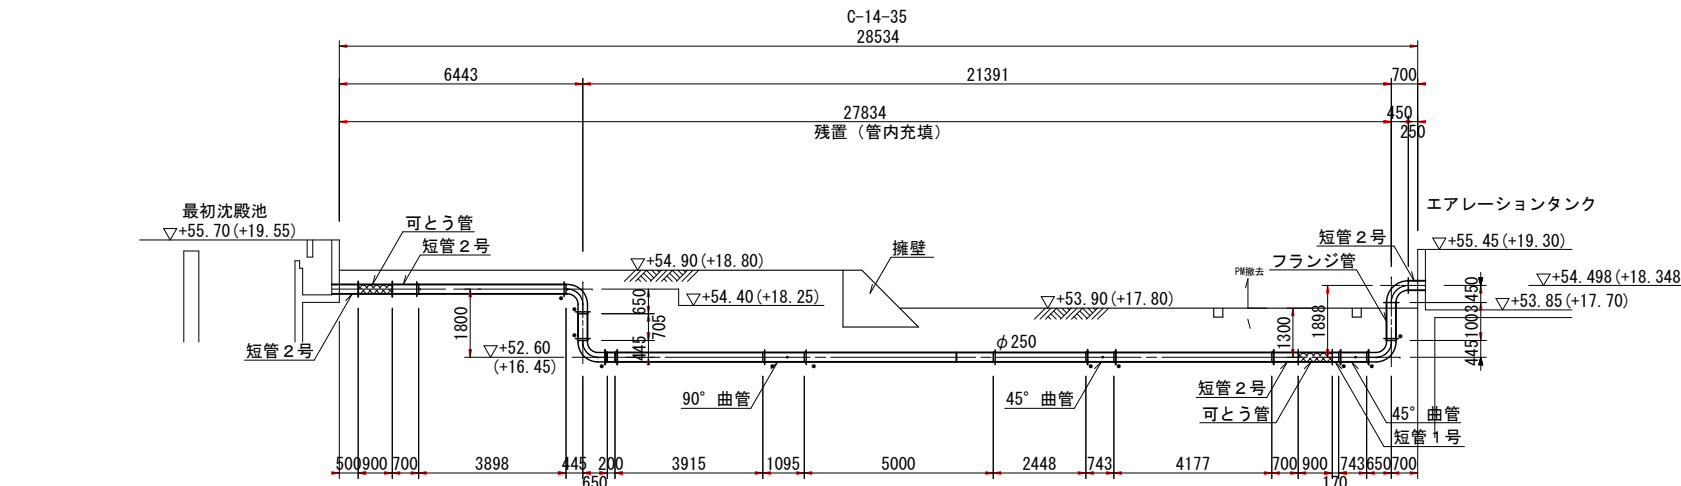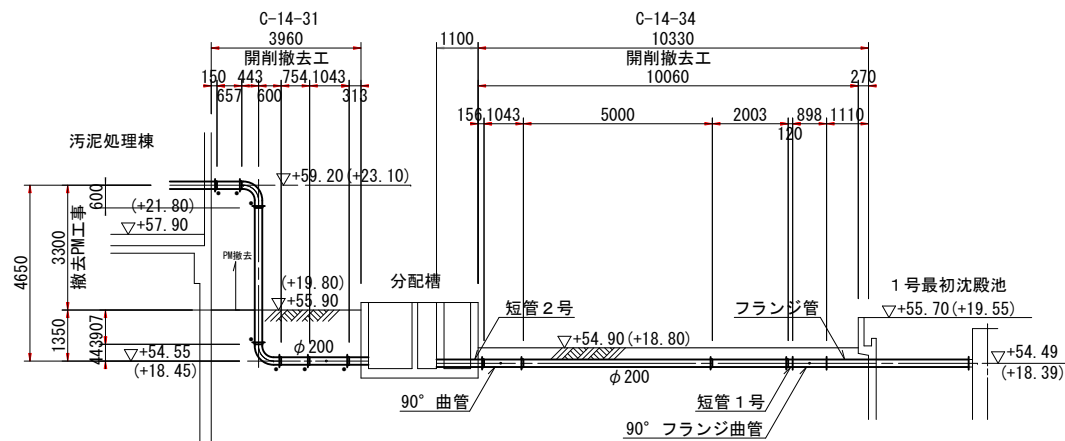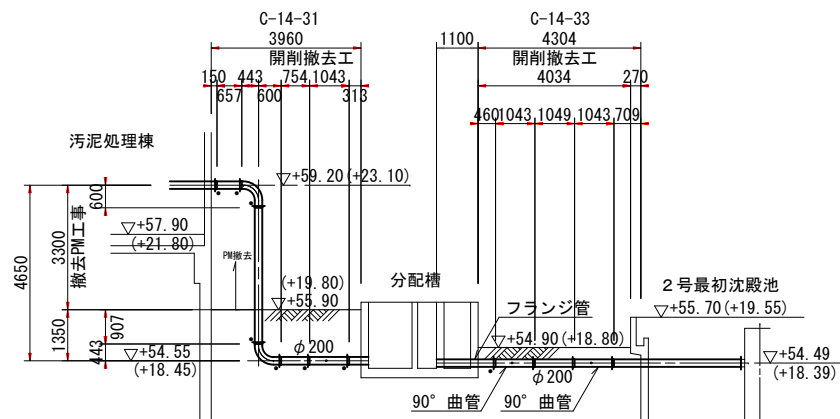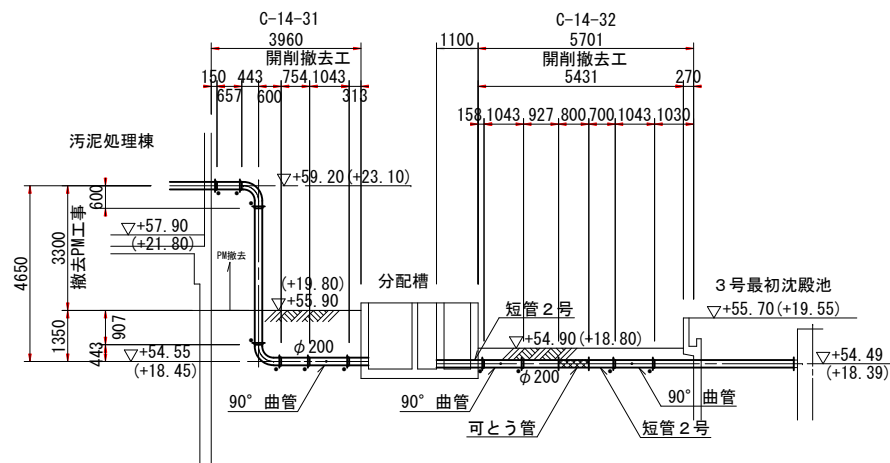

・は、特殊押輪を示す。

※ 埋設管の布設位置および埋設深は想定とする
※ 擁壁等の地中部は想定とする
※ 地上露出管はPM撤去









事業名	令和8年度 公共下水道事業		
工事名	旧高花平浄化センター解体工事		
工事場所	四日市市八王子町および高花平五丁目 地内		
名称	既設配管撤去縦断図(1)		
縮尺	1/100	設計年月	令和 年 月
工種	C	設計者	
事業主体	四日市市上下水道局	図面番号	C2-11
 
$$S=1/100$$


事業名	令和8年度 公共下水道事業		
工事名	旧高花平浄化センター解体工事		
工事場所	四日市市八王子町および 高花平五丁目 地内		
名称	既設設備撤去縦断図(2)		
縮尺	1/100	設計年月	令和 年 月
工種	C	設計者	
事業主体	四日市市 上下水道局	図面番号	C2-12




既設配管撤去縦断図(3)

S=1/100

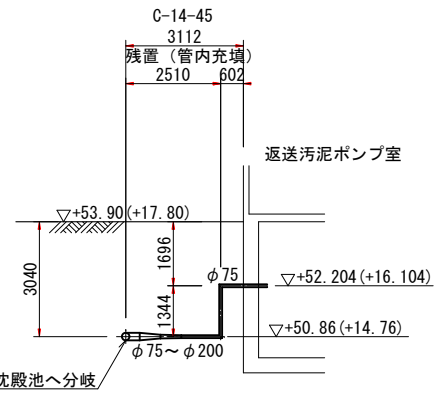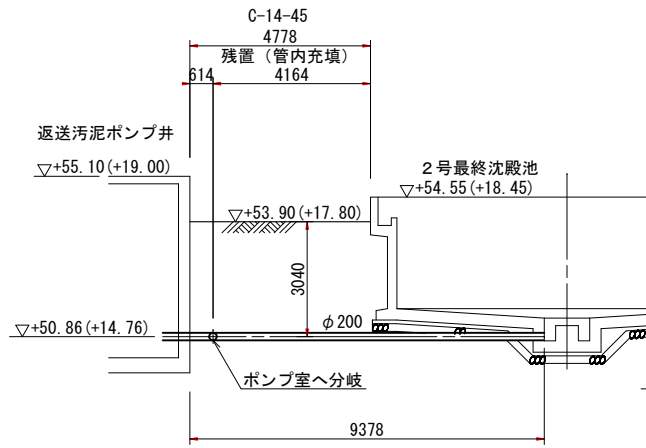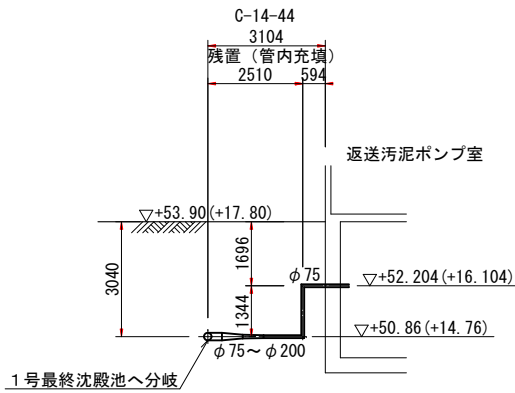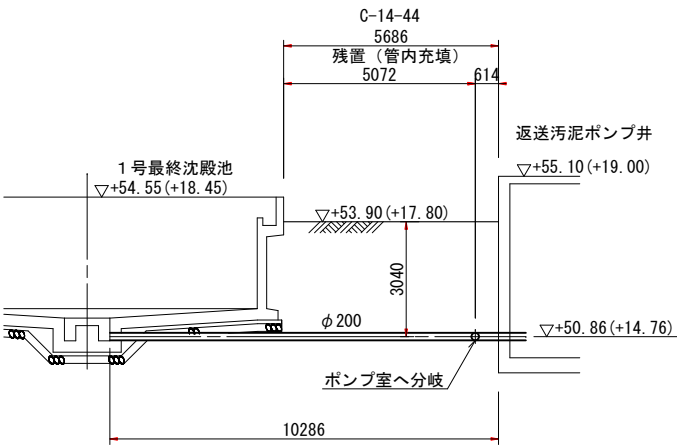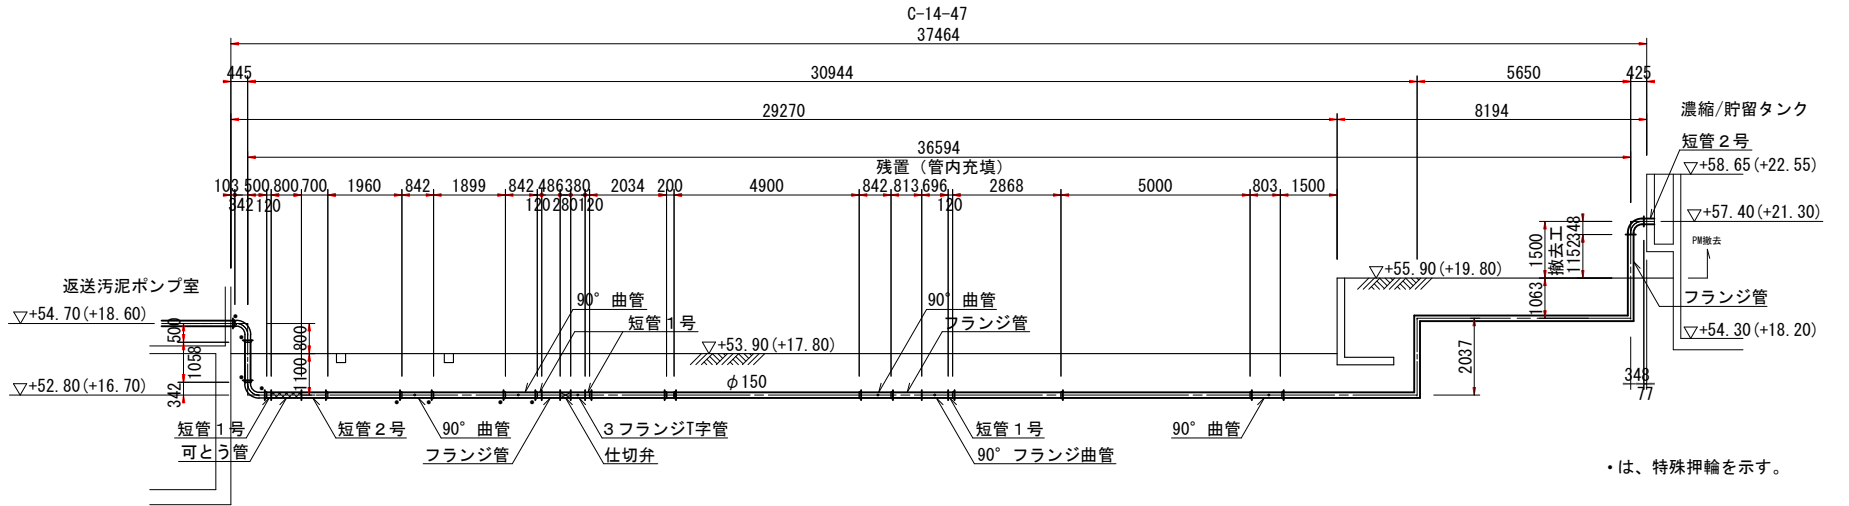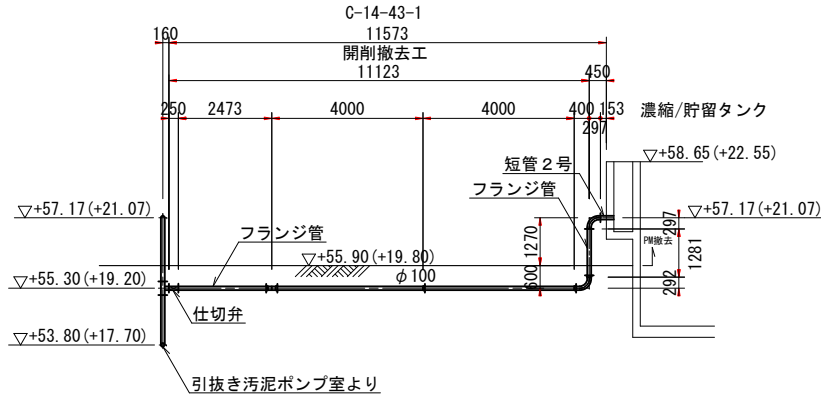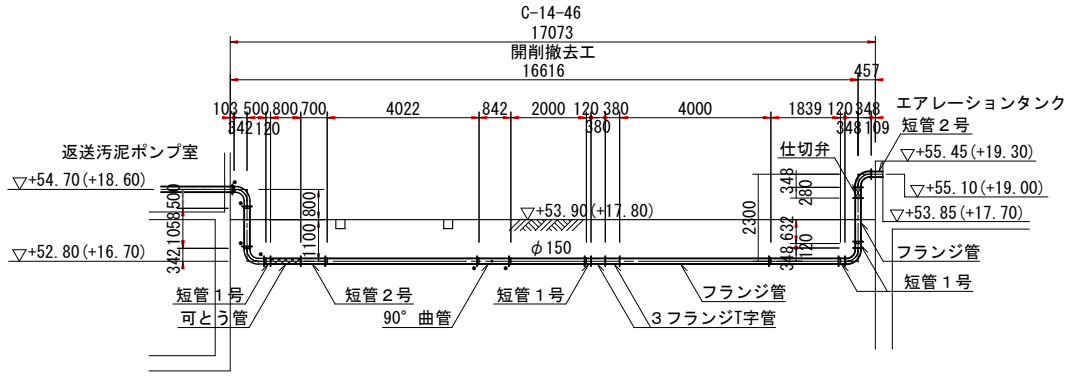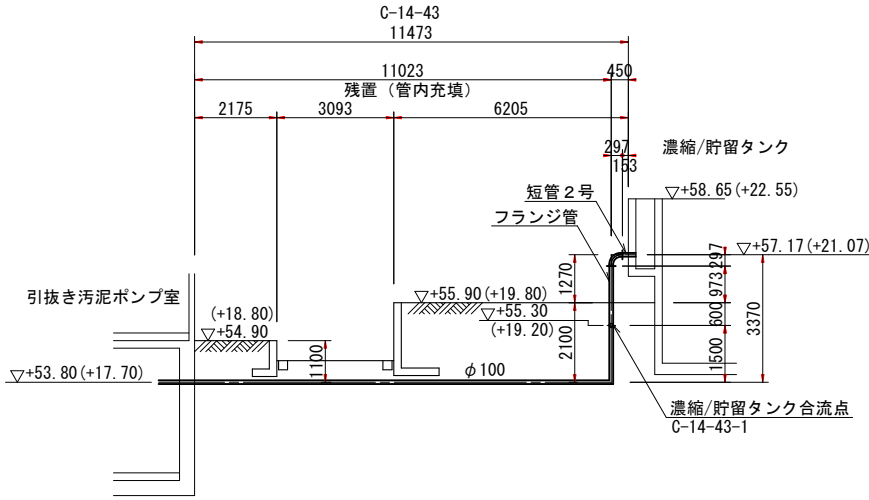


※ 埋設管の布設位置および埋設深は想定とする
※ 擁壁等の地中部は想定とする
※ 地上露出管はPM撤去

事業名	令和8年度 公共下水道事業		
工事名	旧高花平浄化センター解体工事		
工事場所	四日市市八王子町および高花平五丁目 地内		
名称	既設配管撤去縦断図(3)		
縮尺	1/100	設計年月	令和 年 月
工種	C	設計者	
事業主体	四日市市上下水道局	図面番号	C2-13
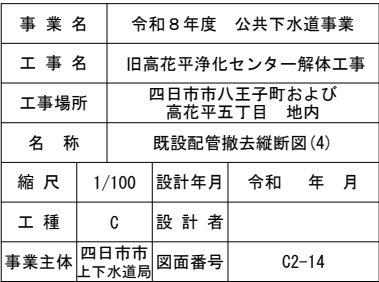  
$$S=1/100$$


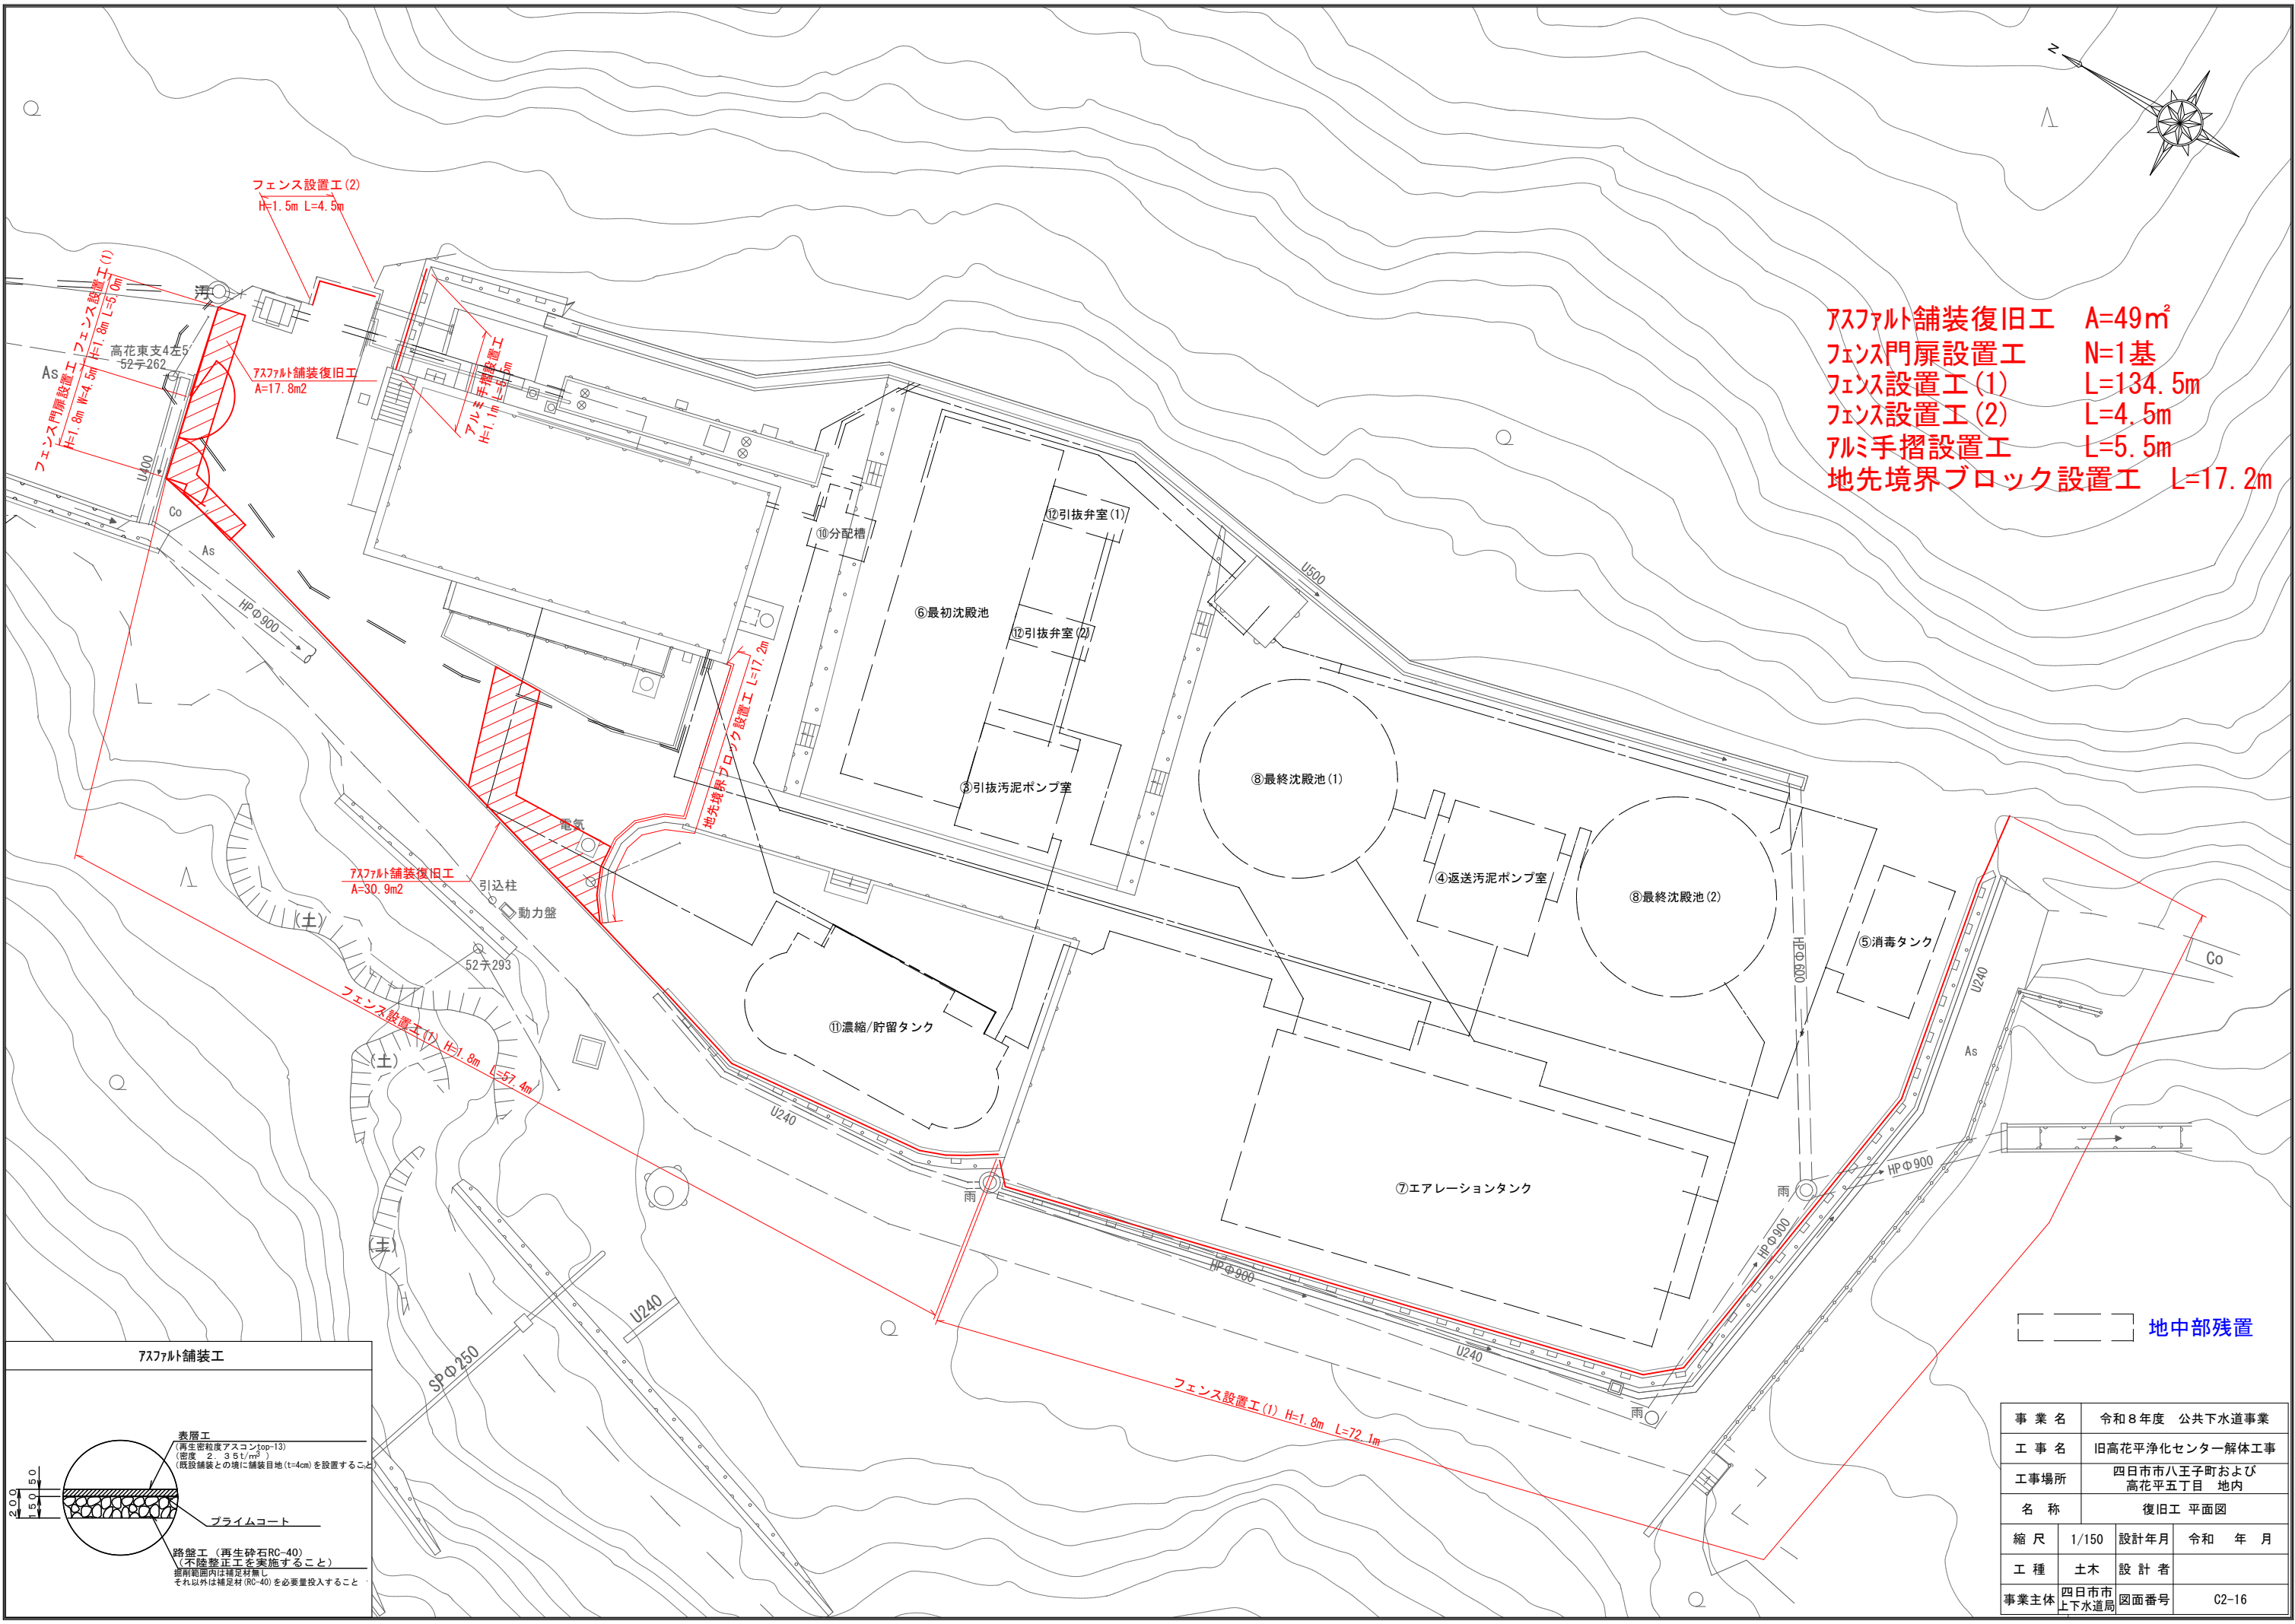
既設配管撤去縦断図(5)

S=1/100

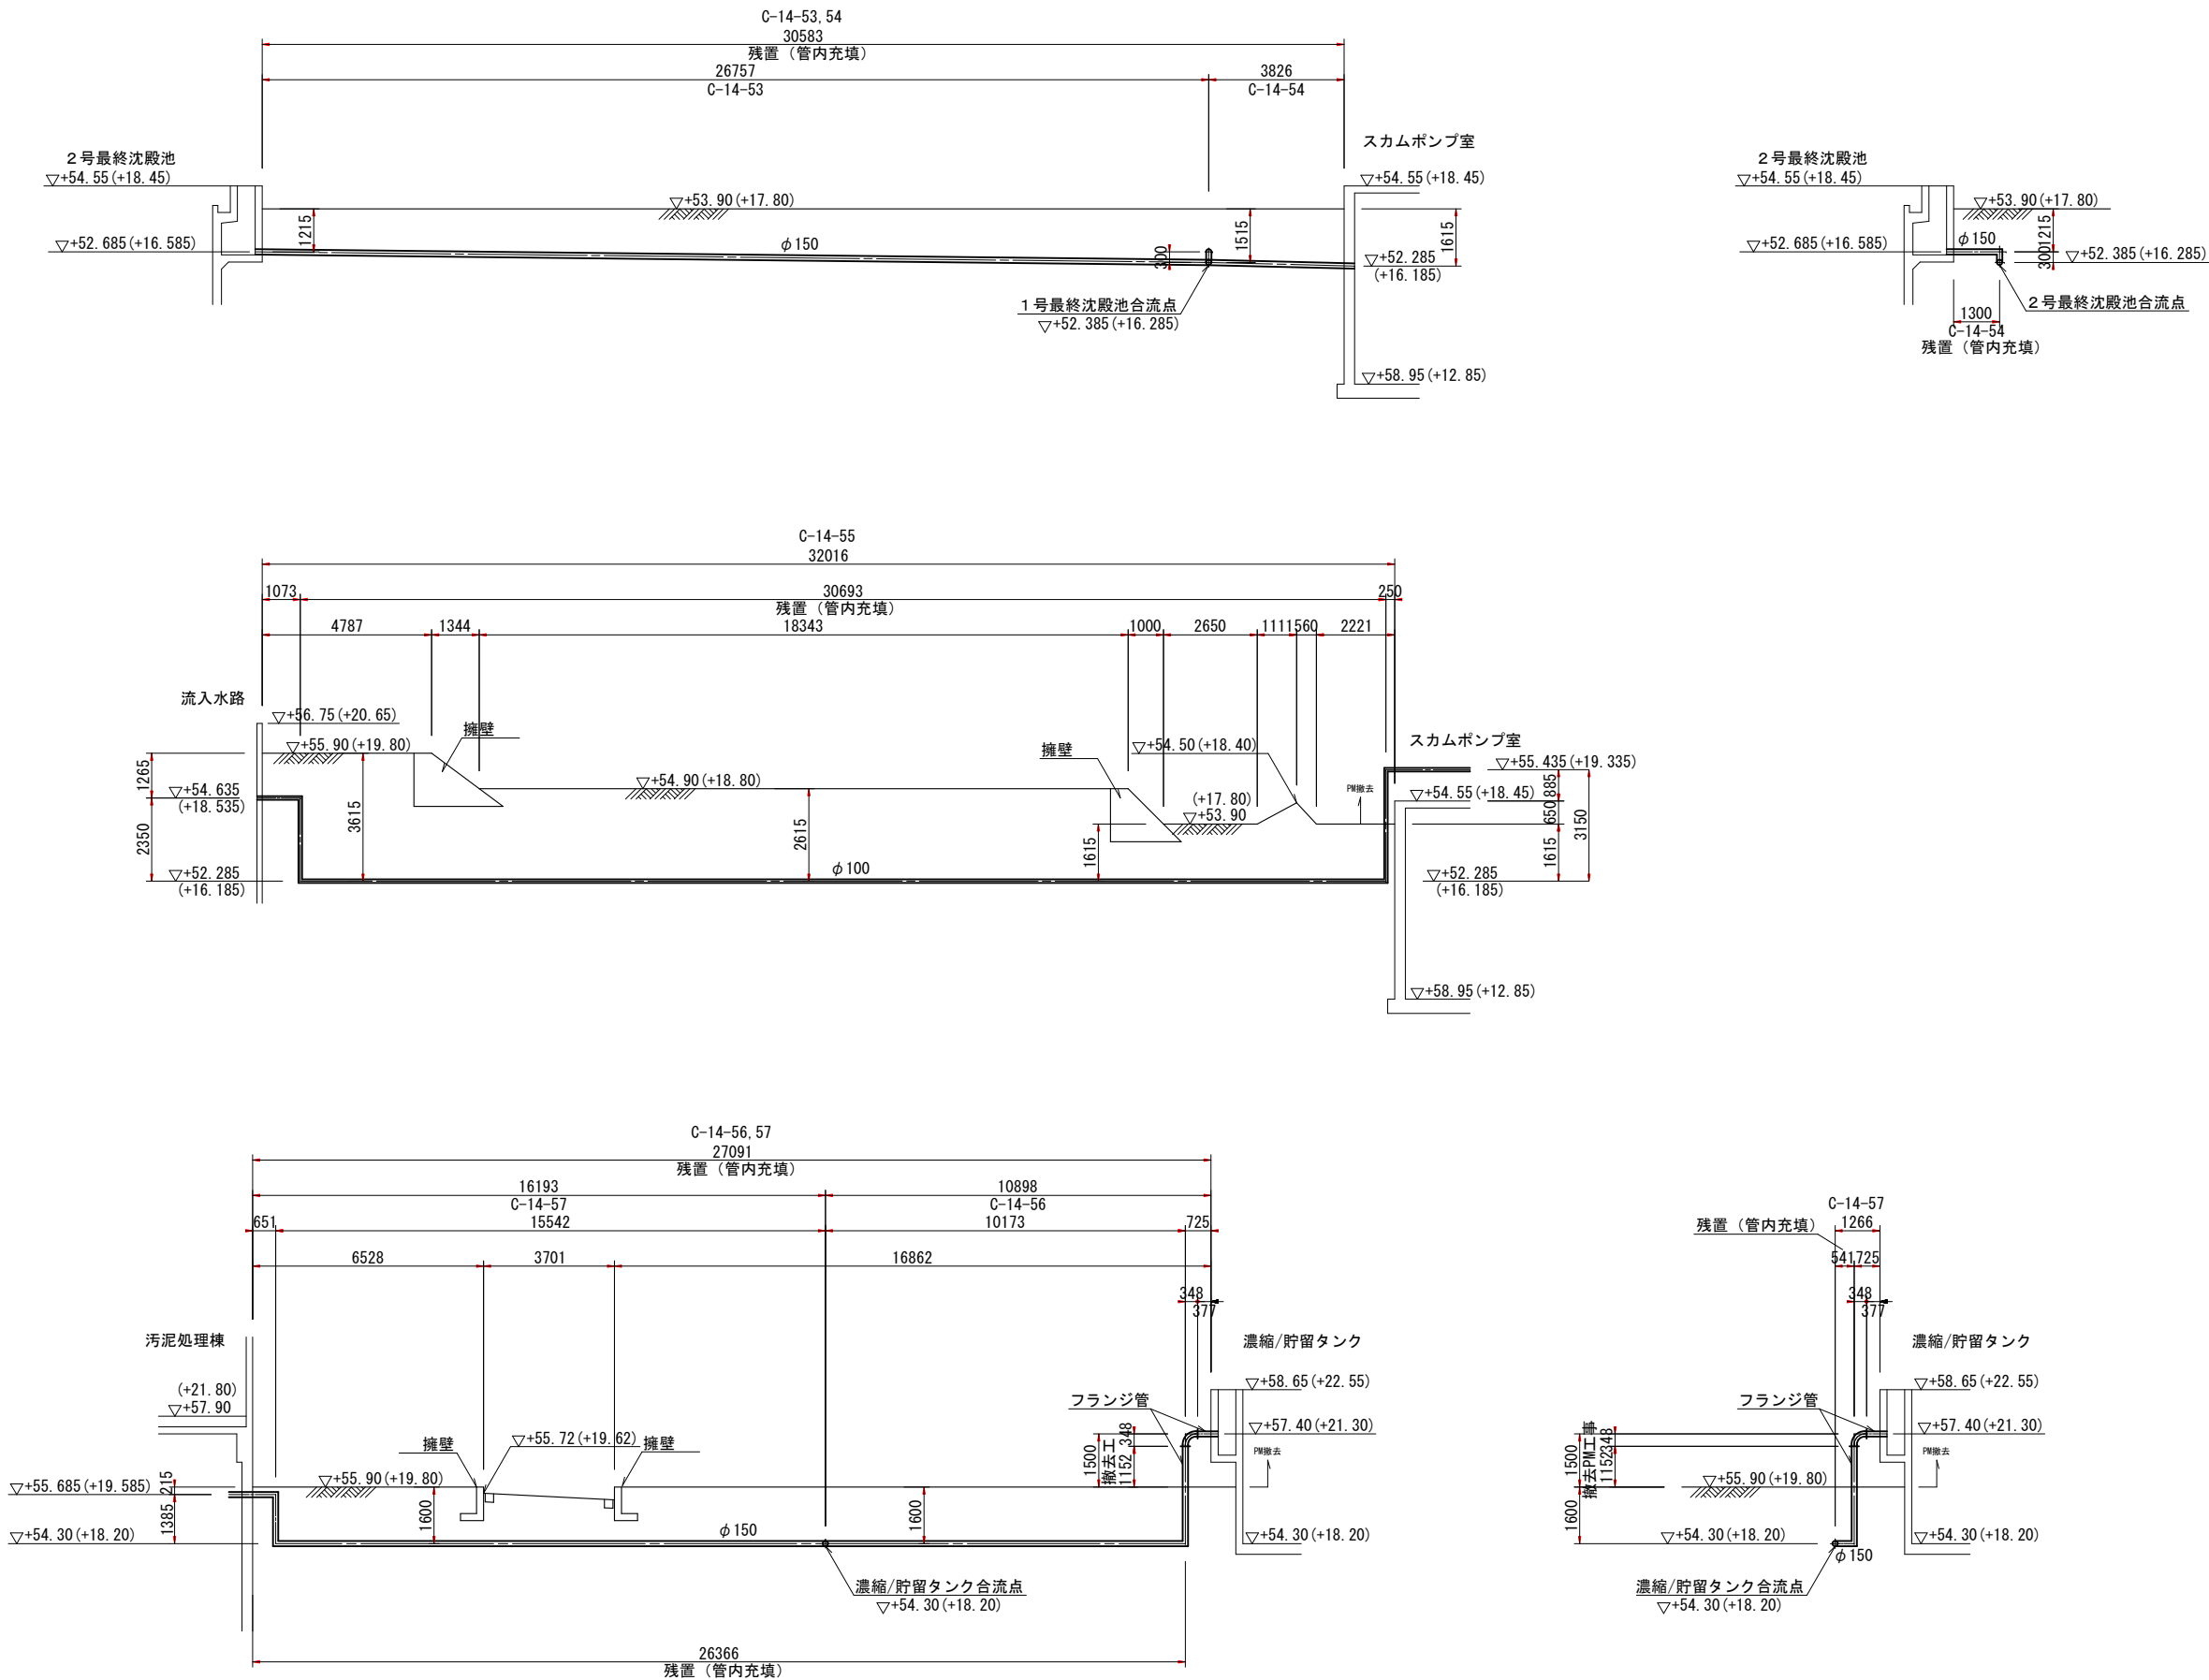


※ 埋設管の布設位置および埋設深は想定とする
※ 擁壁等の地中部は想定とする
※ 地上露出管はPM撤去

事業名	令和8年度 公共下水道事業		
工事名	旧高花平浄化センター解体工事		
工事場所	四日市市八王子町および高花平五丁目 地内		
名称	既設配管撤去縦断図(5)		
縮尺	1/100	設計年月	令和 年 月
工種	C	設計者	
事業主体	四日市市上下水道局	図面番号	C2-15



- アスファルト舗装復旧工 A=49㎡
- フェンス門扉設置工 N=1基
- フェンス設置工 (1) L=134.5m
- フェンス設置工 (2) L=4.5m
- アルミ手摺設置工 L=5.5m
- 地先境界ブロック設置工 L=17.2m

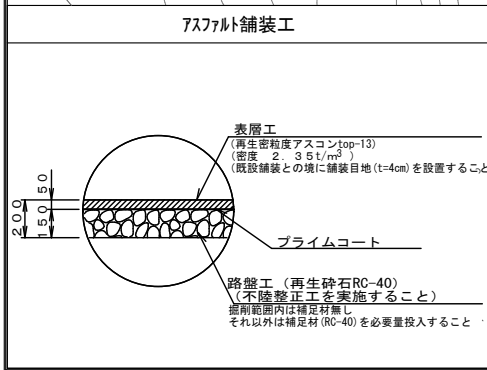

事業名	令和8年度 公共下水道事業			
工事名	旧高花平浄化センター解体工事			
工事場所	四日市市八王子町および高花平五丁目 地内			
名称	復旧工 平面図			
縮尺	1/150	設計年月	令和	年 月
工種	土木	設計者		
事業主体	四日市市 上下水道局	図面番号	C2-16	

フェンス新設（１） S=1/30		フェンス新設（２） S=1/30		アルミ手摺新設 S=1/30																																											
正面図 側面図		正面図 側面図		正面図 側面図																																											
設計条件 設計荷重・・・昭和５７年改正の建築基準法・同施行令に基づく風圧力GL+0mに依る。 基礎条件・・・長期許容地耐力 98kN/m² (10t/m²)																																															
フェンス門扉新設 S=1/30		地先境界ブロック新設 S=1/5																																													
正面図 側面図		正面図 側面図																																													
設計条件 設計荷重・・・昭和５７年改正の建築基準法・同施行令に基づく風圧力GL+0mに依る。 基礎条件・・・長期許容地耐力 98kN/m² (10t/m²)		設計条件 設計荷重・・・昭和５７年改正の建築基準法・同施行令に基づく風圧力GL+0mに依る。 基礎条件・・・長期許容地耐力 98kN/m² (10t/m²)																																													
				<table><tr><td>事業名</td><td colspan="5">令和８年度 公共下水道事業</td></tr><tr><td>工事名</td><td colspan="5">旧高花平浄化センター解体工事</td></tr><tr><td>工事場所</td><td colspan="5">四日市市八王子町および高花平五丁目 地内</td></tr><tr><td>名称</td><td colspan="5">復旧詳細図</td></tr><tr><td>縮尺</td><td>図示</td><td>設計年月</td><td>令和</td><td>年</td><td>月</td></tr><tr><td>工種</td><td>C</td><td>設計者</td><td colspan="3"></td></tr><tr><td>事業主体</td><td>四日市市上下水道局</td><td>図面番号</td><td colspan="3">C2-17</td></tr></table>		事業名	令和８年度 公共下水道事業					工事名	旧高花平浄化センター解体工事					工事場所	四日市市八王子町および高花平五丁目 地内					名称	復旧詳細図					縮尺	図示	設計年月	令和	年	月	工種	C	設計者				事業主体	四日市市上下水道局	図面番号	C2-17		
事業名	令和８年度 公共下水道事業																																														
工事名	旧高花平浄化センター解体工事																																														
工事場所	四日市市八王子町および高花平五丁目 地内																																														
名称	復旧詳細図																																														
縮尺	図示	設計年月	令和	年	月																																										
工種	C	設計者																																													
事業主体	四日市市上下水道局	図面番号	C2-17																																												