




旧高花平浄化センター解体工事				図 面 目 録 (1 / 1)			
図面番号	名 称	縮 尺	備 考	図面番号	名 称	縮 尺	備 考
PE-1	位置図・一般平面図	1/200		PM-1	一般平面図	1/200	
PE-2	単線結線図・計装フローシート	NONE		PM-2	汚泥処理棟_撤去図_1F平面図	1/50	
PE-3	配線図 STEP1(更新)	1/100		PM-3	汚泥処理棟_撤去図_B1F,B2F平面図	1/60	
PE-4	配線図 STEP1(撤去)	1/100		PM-4	汚泥処理棟_撤去図_A-A,B-B断面図	1/80	
PE-5	配線図 (既設NTT回線)	1/100		PM-5	汚泥処理棟_撤去図_C-C断面図	1/50	
PE-6	配線図 STEP2(更新)	1/100		PM-6	汚泥処理棟_撤去図_D-D,E-E断面図	1/60	
PE-7	配線図 STEP2(撤去)	1/100		PM-7	汚泥処理棟_撤去図_RF平面図	1/30	
PE-8	配線図 STEP3(更新)	1/100		PM-8	汚泥処理棟_撤去図_RF断面図(1)	1/30	
PE-9	配線図 STEP3(撤去)	1/100		PM-9	汚泥処理棟_撤去図_RF断面図(2)	1/30	
PE-10	盤外形図	1/10		PM-10	汚泥処理棟_撤去図_RF断面図(3)	1/30	
PE-11	場内平面図(撤去)	1/200		PM-11	汚泥処理棟_撤去図_RF断面図(4)	1/30	
PE-12	汚泥処理棟 1階・2階・屋上平面図(撤去)	1/100		PM-12	最初沈殿池・引抜汚泥ポンプ室 撤去図 平面図(1)	1/30	
PE-13	汚泥処理棟 断面図(撤去)	1/50・1/100		PM-13	最初沈殿池・引抜汚泥ポンプ室 撤去図 平面図(2)	1/30	
PE-14	ブロワー室 平面・断面図(撤去)	1/100		PM-14	最初沈殿池・引抜汚泥ポンプ室 撤去図 断面図(1)	1/30	
PE-15	最初沈殿池・引抜汚泥ポンプ室 平面・断面図(撤去)	1/100		PM-15	最初沈殿池・引抜汚泥ポンプ室 撤去図 断面図(2)	1/30	
PE-16	返送汚泥ポンプ室 平面・断面図(撤去)	1/100		PM-16	汚泥貯留,濃縮貯留タンク_撤去図_平面図	1/50	
PE-17	消毒タンク(塩素滅菌室)平面・断面図(撤去)	1/100		PM-17	汚泥貯留,濃縮タンク_撤去図_断面図	1/50	
PE-18	汚泥貯留/濃縮貯留タンク 平面・断面図(撤去)	1/100		PM-18	エアレーションタンク_撤去図_平面図	1/50	
PE-19	撤去盤参考図(1)	NONE		PM-19	ブロワー棟_撤去図_平面図	1/30	
PE-20	撤去盤参考図(2)	NONE		PM-20	最終沈殿池_撤去図	1/50	
PE-21	撤去配線表(1)	NONE		PM-21	返送汚泥ポンプ室_撤去図(1)	1/50	
PE-22	撤去配線表(2)	NONE		PM-22	返送汚泥ポンプ室_撤去図(2)	1/50	
PE-23	撤去配線表(3)	NONE		PM-23	塩素滅菌室_撤去図_平面	1/20	
PE-24	撤去配線表(4)	NONE		PM-24	塩素滅菌室_撤去図_断面図	1/20	
PE-24	撤去配線表(4)	NONE		PM-25	沈砂池_撤去図	1/20	
				PM-26	ケーキ搬出コンベヤ～ケーキ貯留ホッパー_撤去図	1/20	
				PM-27	ケーキ貯留ホッパー_撤去図	1/20	
				PM-28	スカム移送ポンプ槽 撤去図(残置)	1/50	

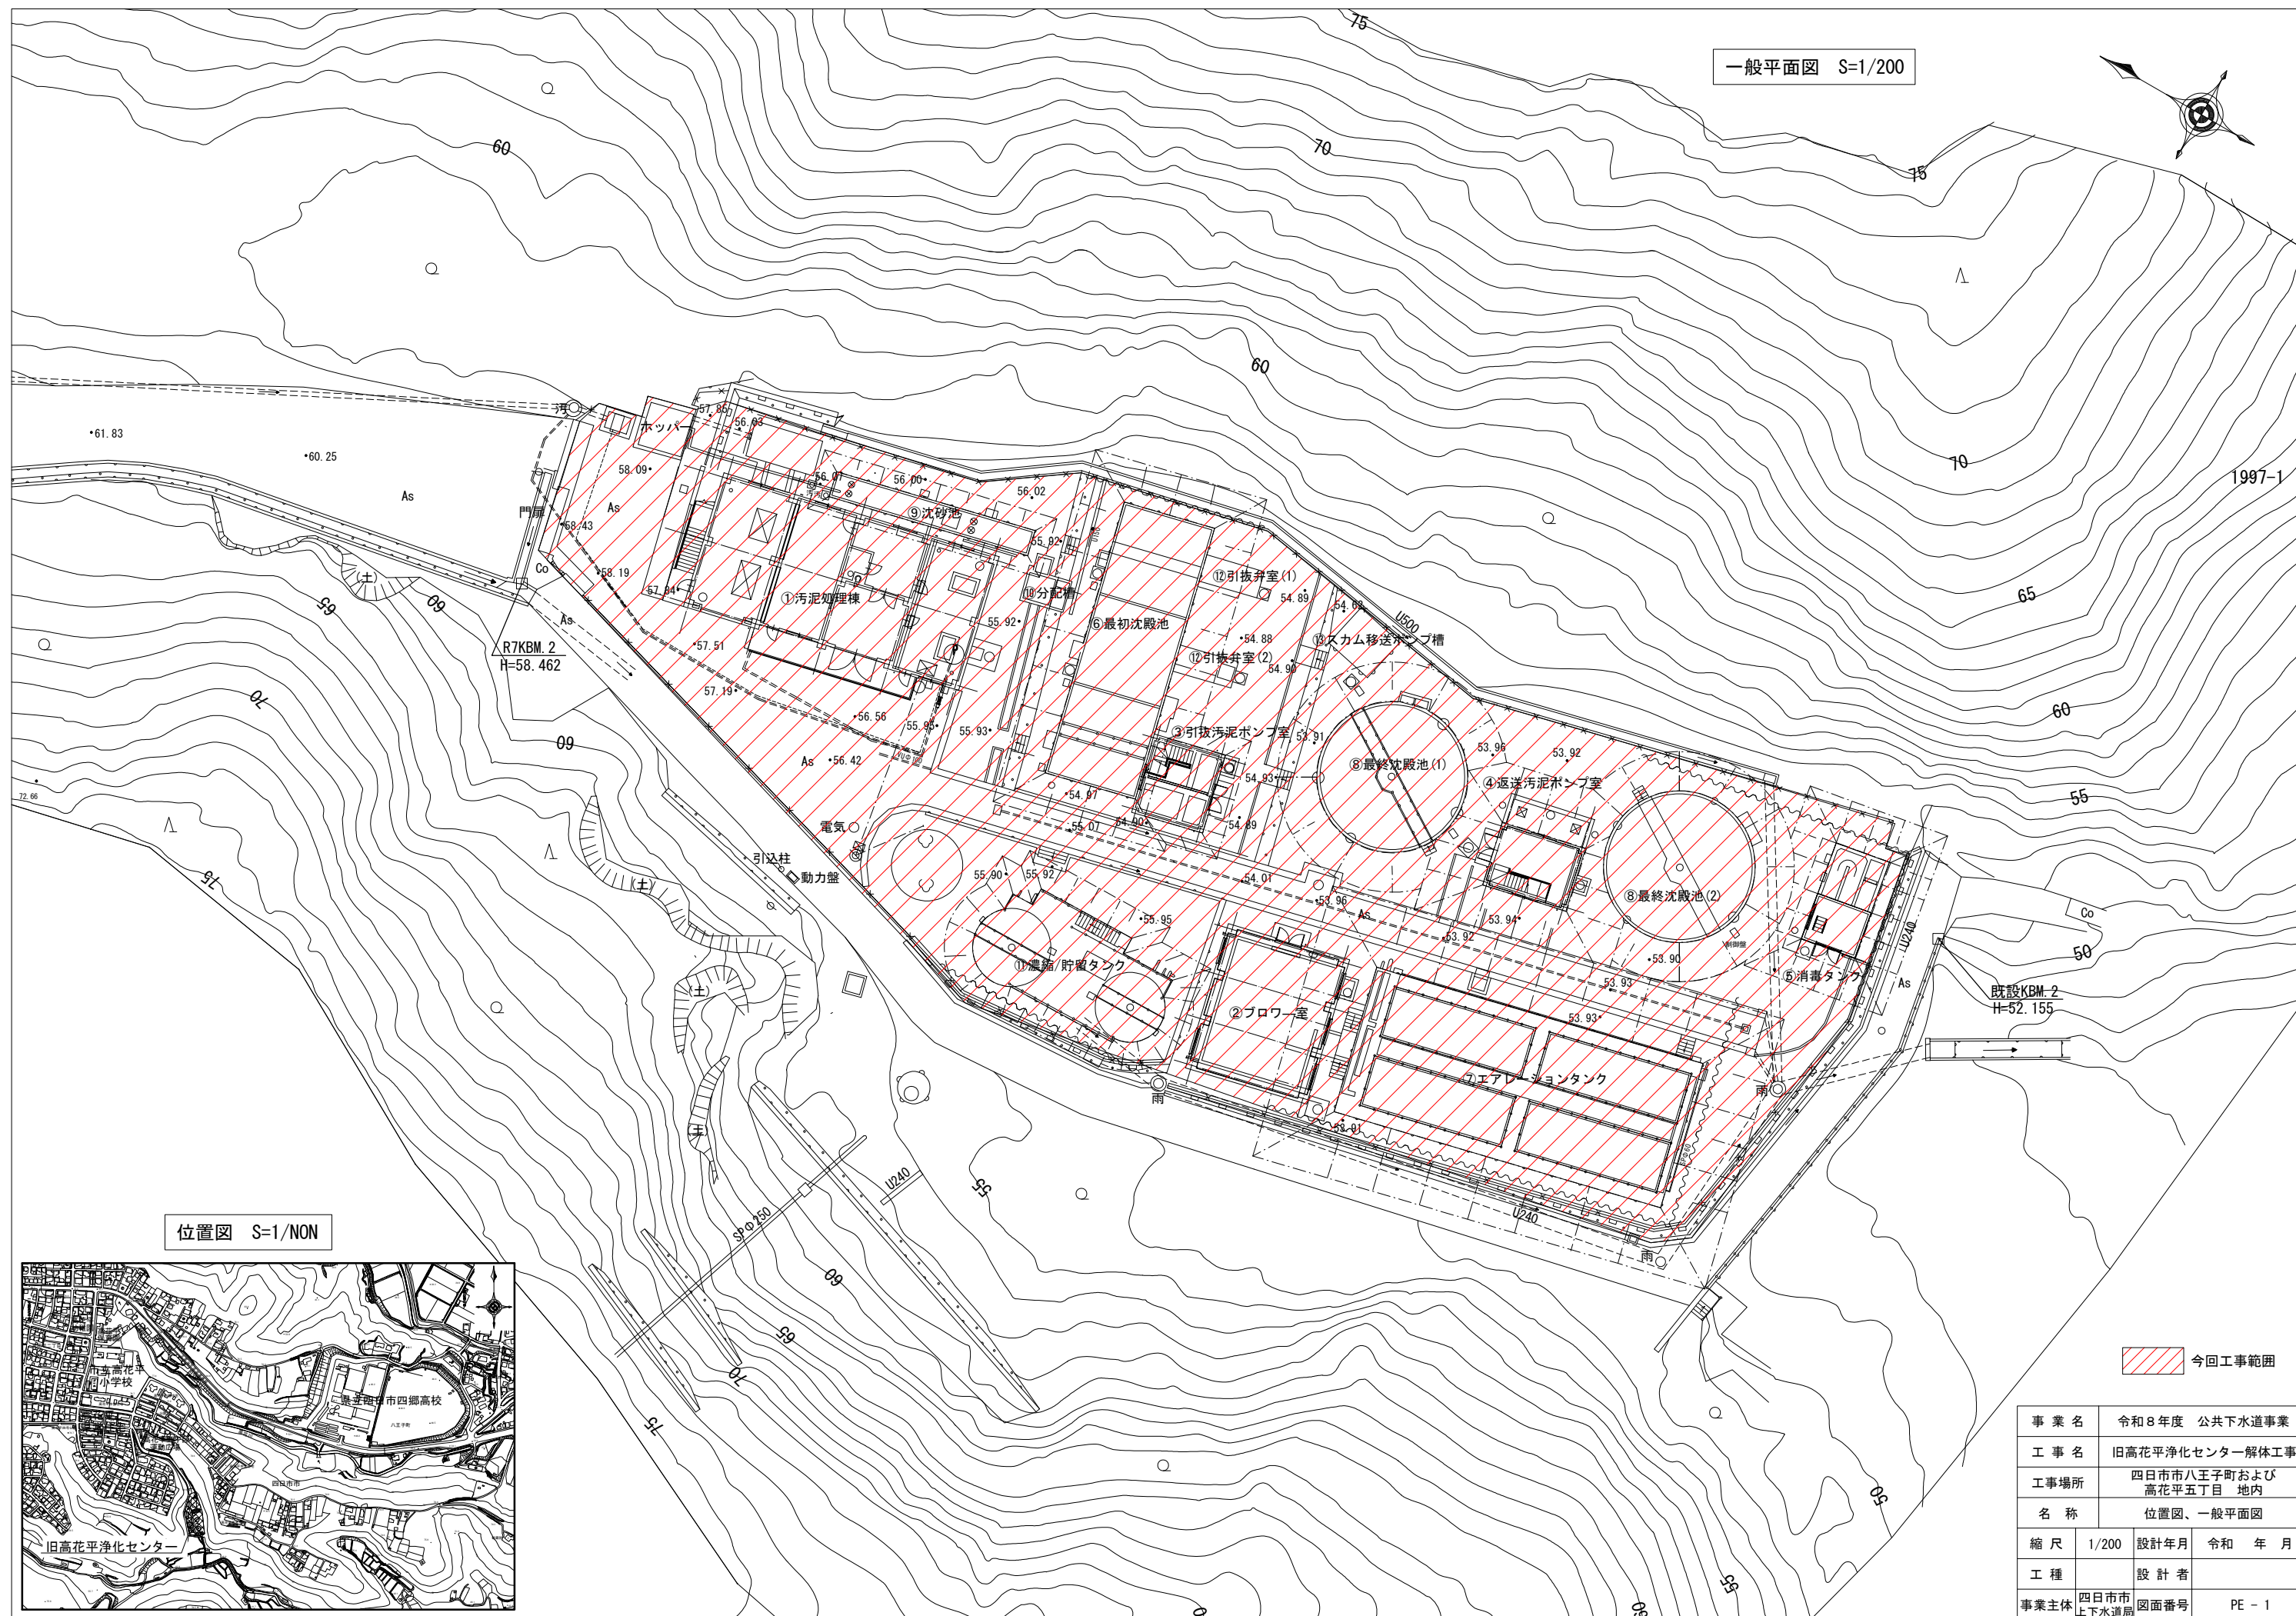

事業名	令和8年度 公共下水道事業		
工事名	旧高花平浄化センター解体工事		
工事場所	四日市市八王子町および 高花平五丁目 地内		
名称	位置図、一般平面図		
縮尺	1/200	設計年月	令和 年 月
工種	設計者		
事業主体	四日市市 上下水道局	図面番号	PE - 1

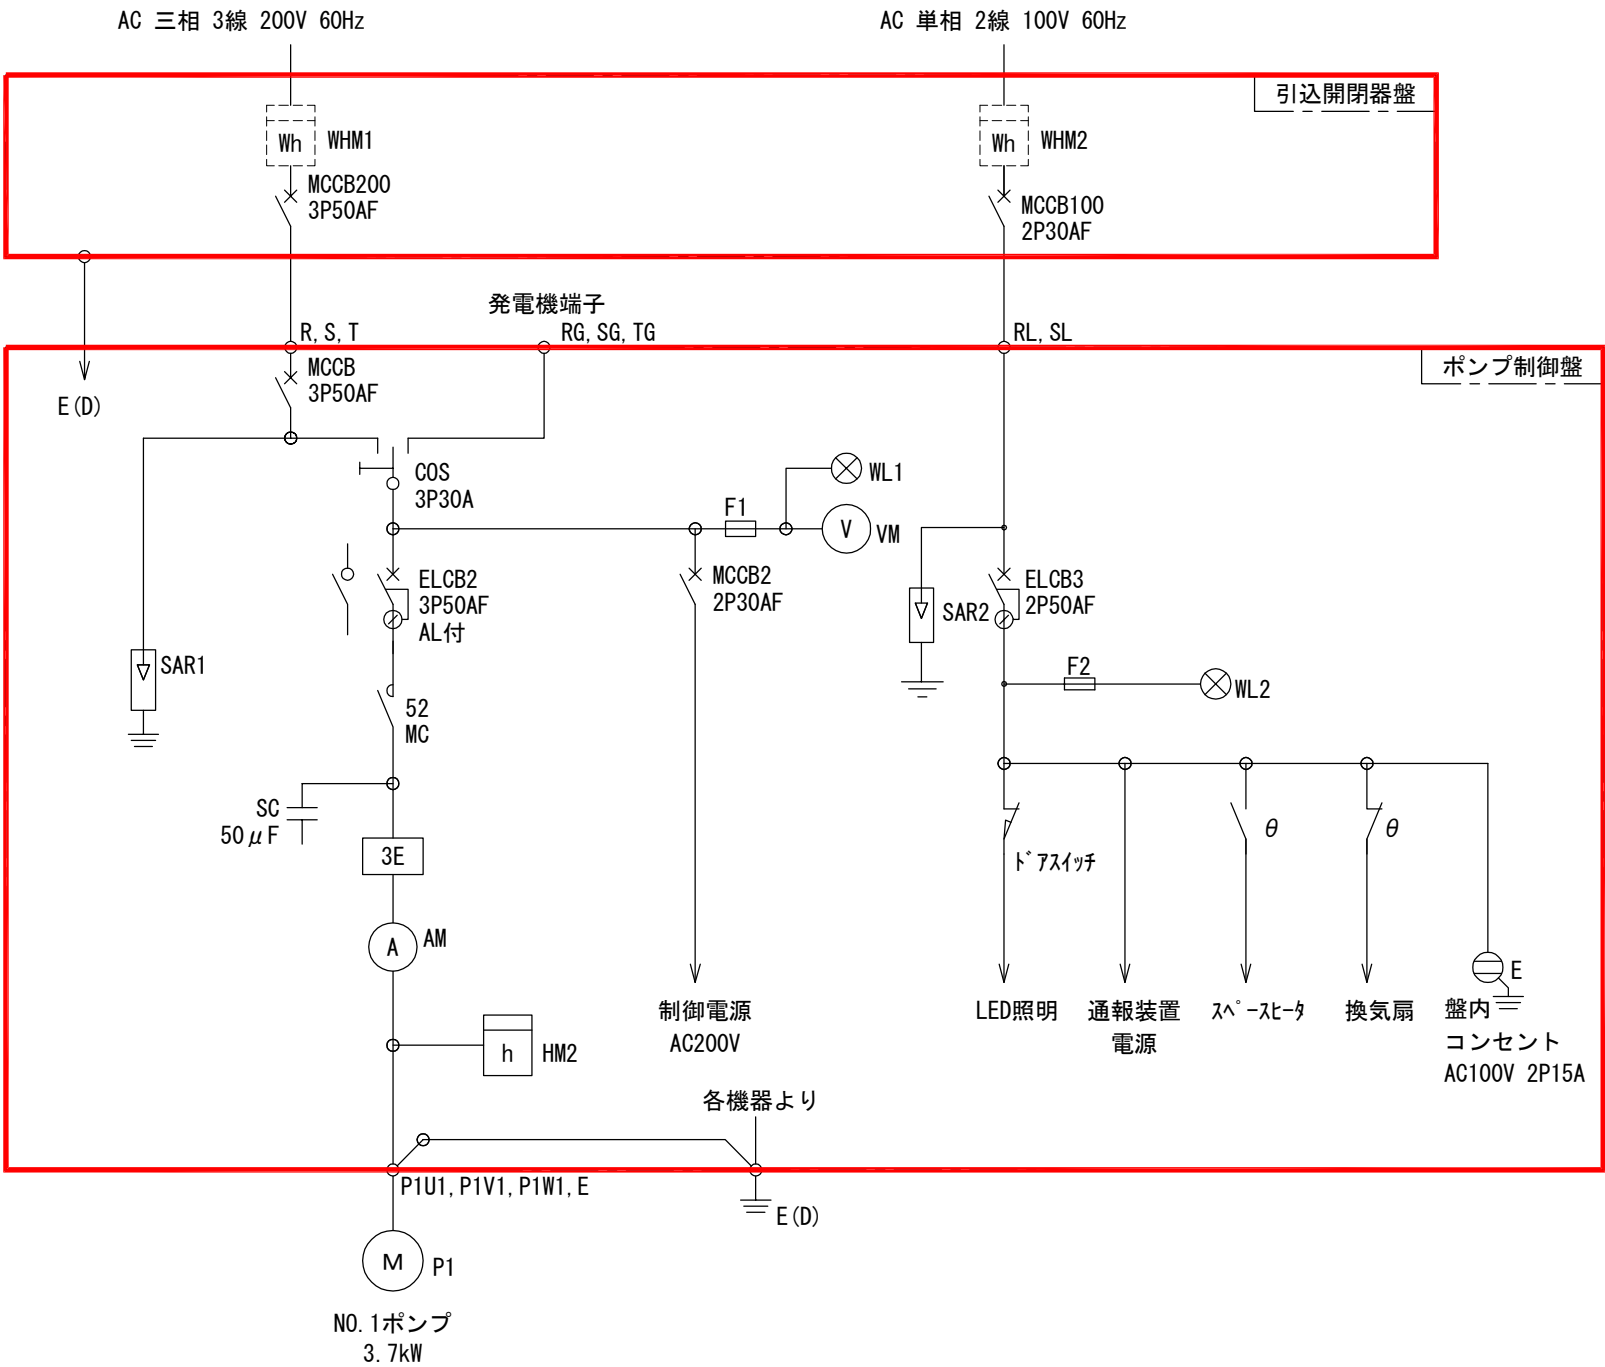

単線結線図

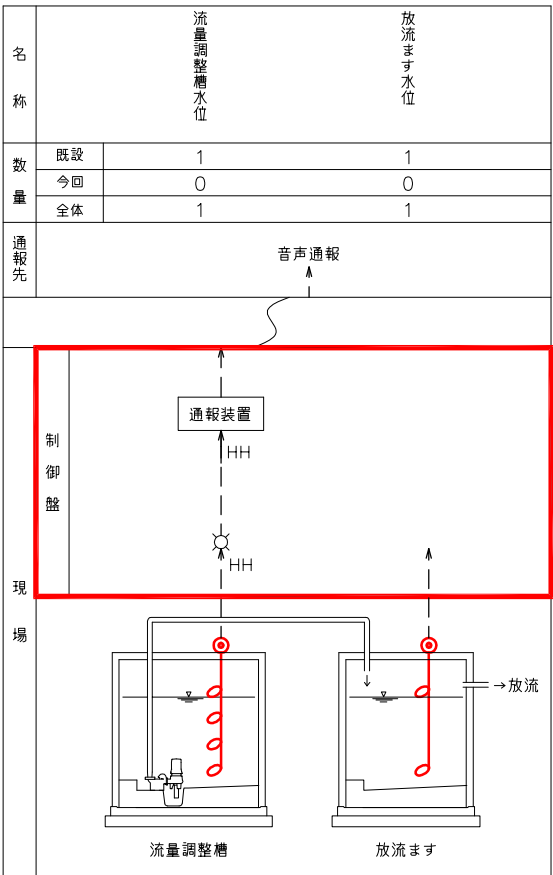

凡例

記号	名称
MCCB	配線用遮断器
ELCB	漏電遮断器
COS	切換えスイッチ
52	電磁接触器
WHM	電力量計
VM	電圧計
AM	電流計
HM	時計 (運転時間計)
SC	進相コンデンサ
SAR	避雷器
3E	過負荷・欠相・反相継電器
F	ヒューズ
M	電動機
P	ポンプ
E(D)	D種接地
WL	表示灯 (白色)

凡例


記号	名称	備考
⊗	発信器	
⊗	投込式水位計	
⊗	フリクトレベルスイッチ	
L	液位	
A	警報設定器	
I	指示計	
R	記録計	
⊞	アレスタ	
DB	ディストリビュータ	
⊞	変換器	

参考図

事業名	令和8年度 公共下水道事業		
工事名	旧高花平浄化センター解体工事		
工事場所	四日市市八王子町および高花平五丁目 地内		
名称	単線結線図・計装フローシート		
縮尺	NONE	設計年月	令和 年 月
工種		設計者	
事業主体	四日市市上下水道局	図面番号	PE - 2

注記


1. : 今回を示す。
2. 特記なきは既設を示す。

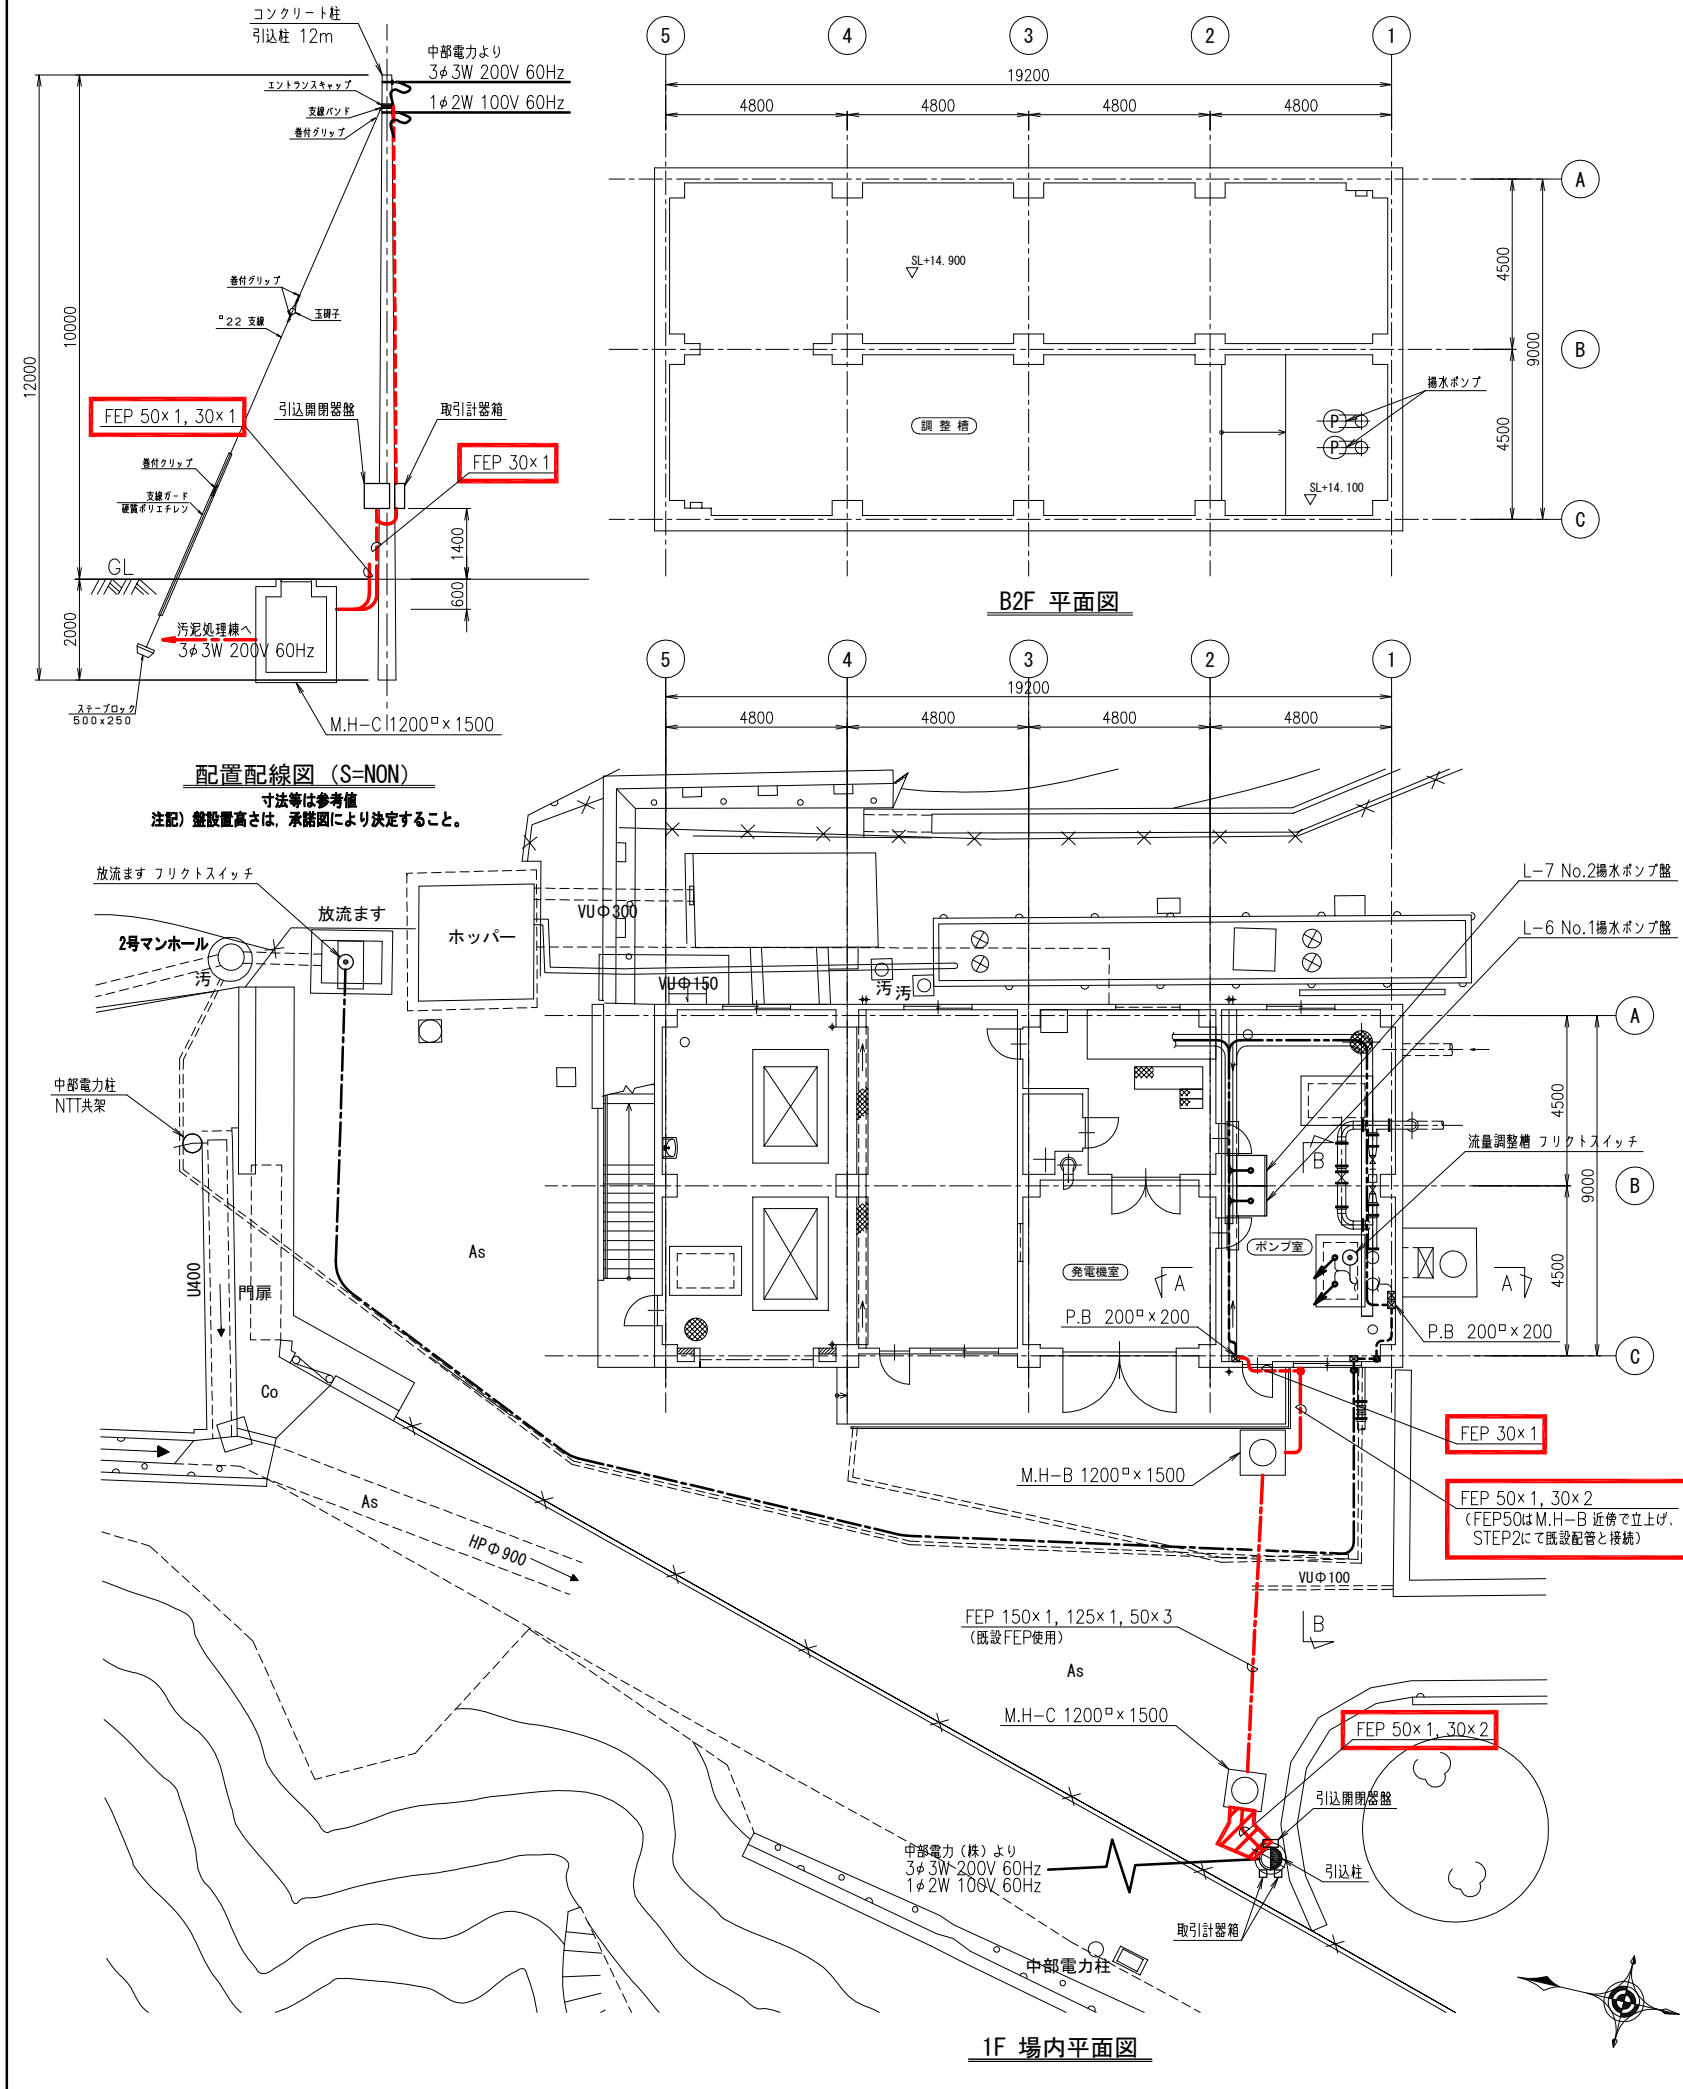

STEP 1 更新 (1 / 1)

配線番号	自 名 称	至 名 称	配 線 仕 様 種別、サイズ、芯数、本数	端 末		接地線 種別、サイズ	電 線 管 種別、サイズ、本数	備 考
				屋外	屋内			
1001	引込開閉器盤	汚泥処理機 P. B	600VEM-CE 3.5° - 3C				FEP 30mm	
1002	引込柱 立上げ	M. H-B 近傍立上げ					FEP 50mm	STEP2入線
1003	"	汚泥処理機 壁面立上げ					FEP 30mm	STEP2入線

注 記
1. 揚水ポンプ盤へ立上げ部は、配置配線図による。

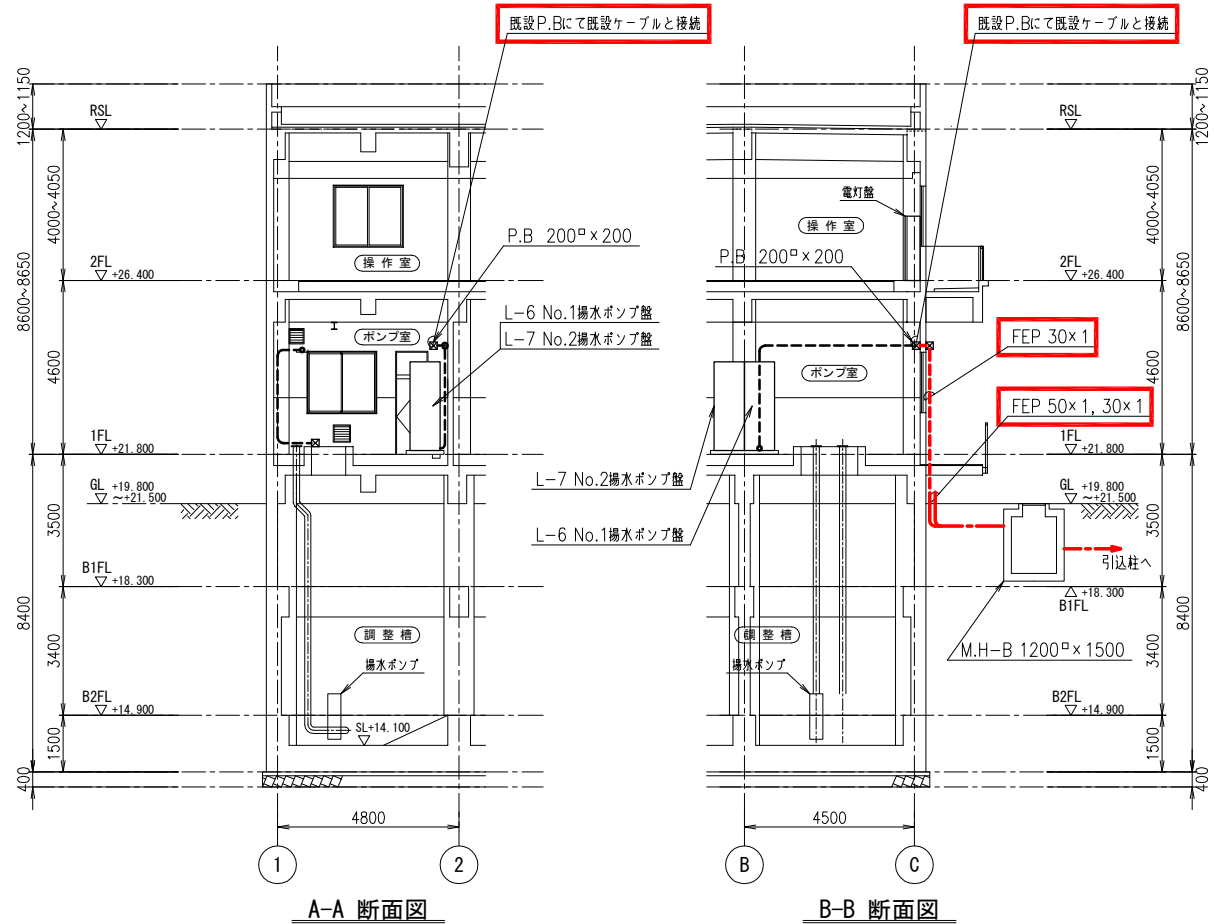


参考図

事業名	令和8年度 公共下水道事業		
工事名	旧高花平浄化センター解体工事		
工事場所	四日市市八王子町および高花平五丁目 地内		
名 称	配線図 STEP 1 (更新)		
縮 尺	1/100	設計年月	令和 年 月
工 種	設 計 者		
事業主体	四日市市上下水道局	図面番号	PE - 3

- 注 記
1. は今回を示す。
 2. 特記なきは既設を示す。
 3. 新設 揚水ポンプ盤付までの配線図とする。
 4. は電気設備工事に関係する舗装撤去範囲


配線凡例
配線 (ビッド・ダクト) ————
配線 (露出) - - - - -
配線 (埋込) ————
配線 (地中埋設) - - - - -

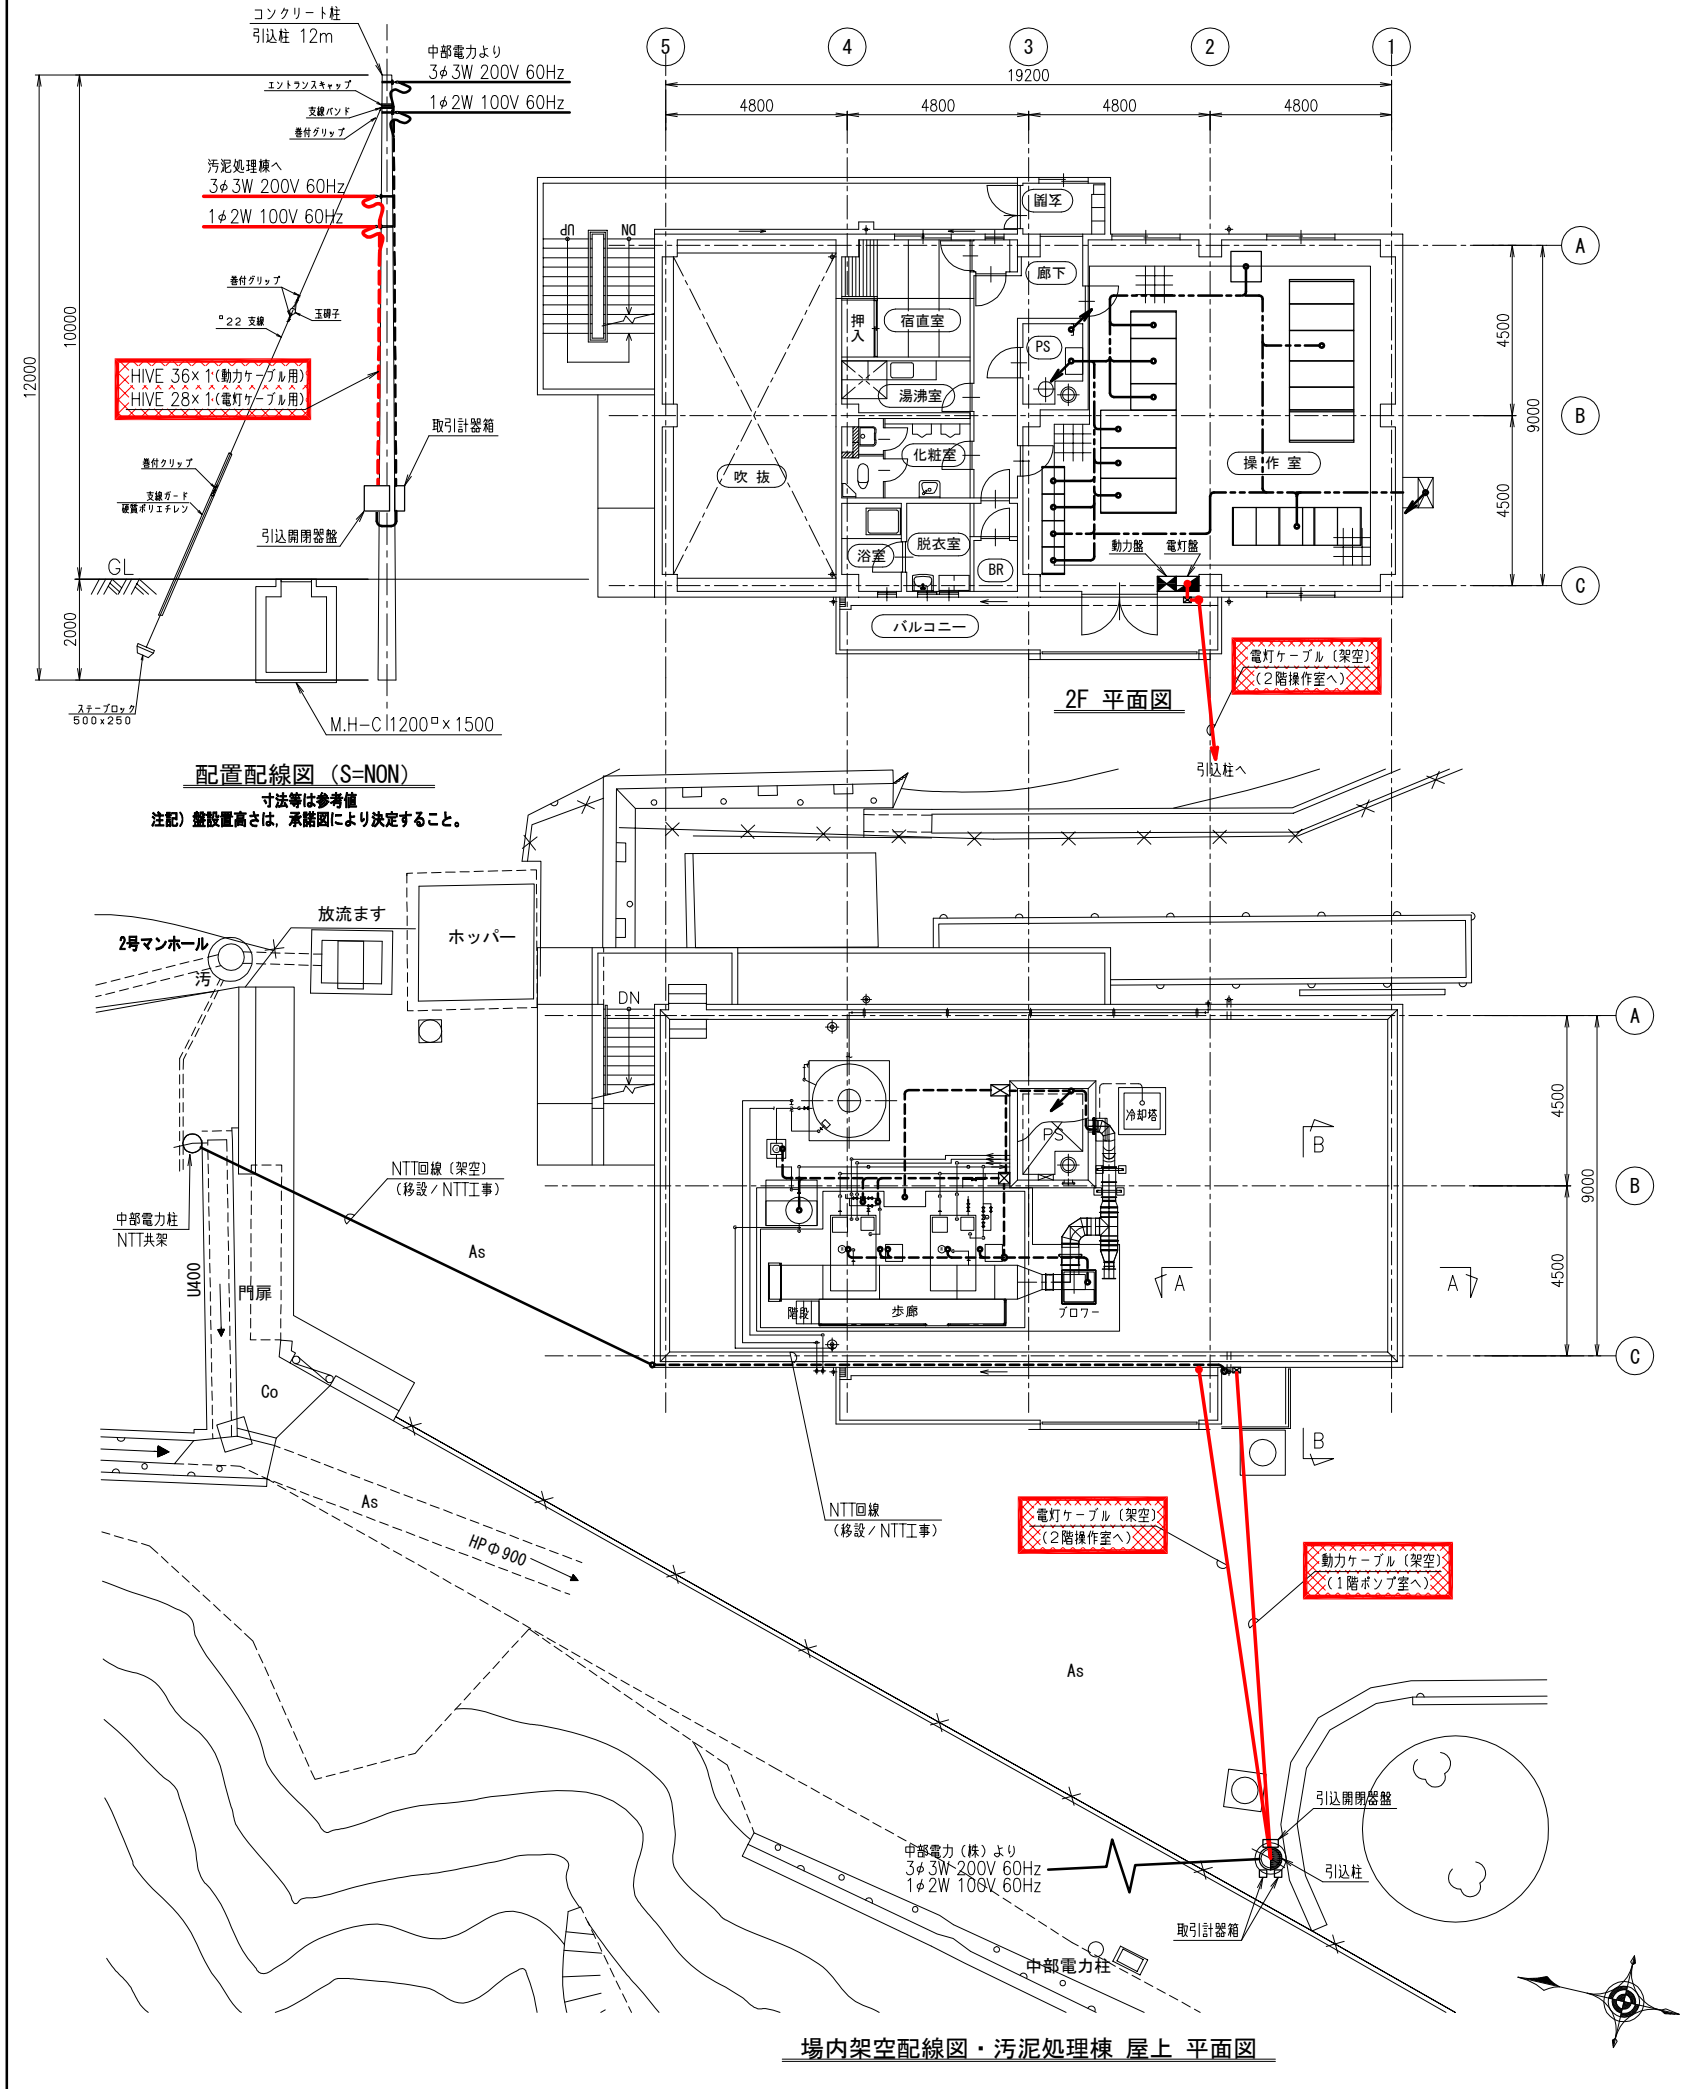

STEP 1 撤去 (1/ 1)

配線番号	自	至	配線仕様 種別、サイズ、芯数、本数	端 末 屋外 屋内	接地線 種別、サイズ	電 線 管 種別、サイズ、本数	備 考
	名 称	名 称					
R 1101	引込開閉器盤	引込柱 接続点	VVR 14 ^φ - 3C			HIVE 36 ^{mm}	動力ケーブル
R 1102	"	"	VVR 8 ^φ - 3C			HIVE 28 ^{mm}	電灯ケーブル
R 1103	引込柱 接続点	汚泥処理棟 1階 2号室 P. B	DV架空 14 ^φ - 3C				動力ケーブル
R 1104	"	汚泥処理棟 2階 操作室 電灯盤	DV架空 8 ^φ - 3C				電灯ケーブル

注 記
1. 揚水ポンプ盤へ立上げ部は、配置配線図による。
2. 配線記号のRは、撤去を示す。

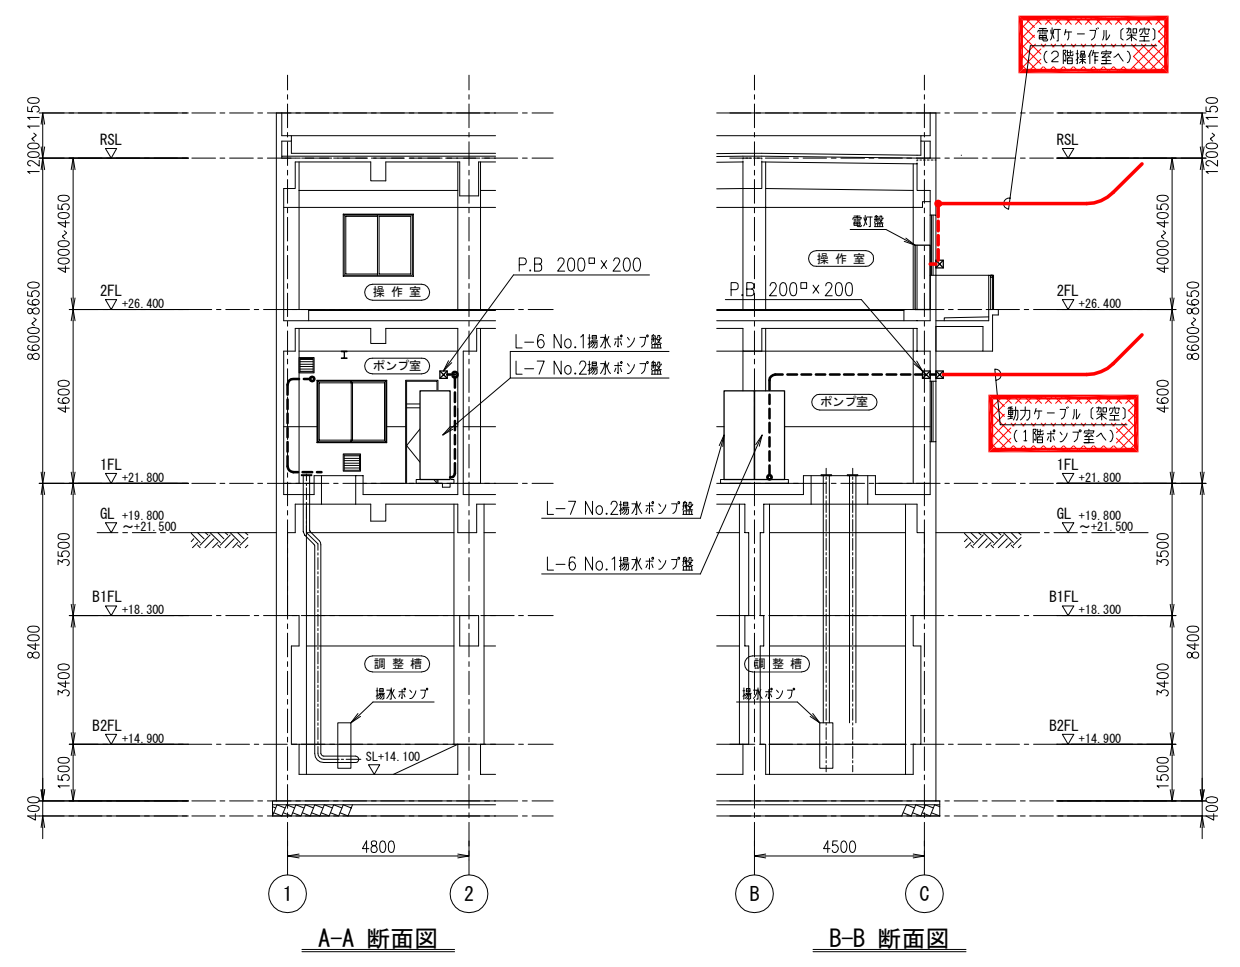


注 記
1. は撤去を示す。
2. 特記なきは既設を示す。

配線凡例


配線 (ビッド・ダクト)	———
配線 (露出)	-----
配線 (埋込)	
配線 (地中埋設)	

参考図

事業名	令和8年度 公共下水道事業		
工事名	旧高花平浄化センター解体工事		
工事場所	四日市市八王子町および高花平五丁目 地内		
名 称	配線図 STEP 1 (撤去)		
縮 尺	1/100	設計年月	令和 年 月
工 種	設 計 者		
事業主体	四日市市上下水道局	図面番号	PE - 4

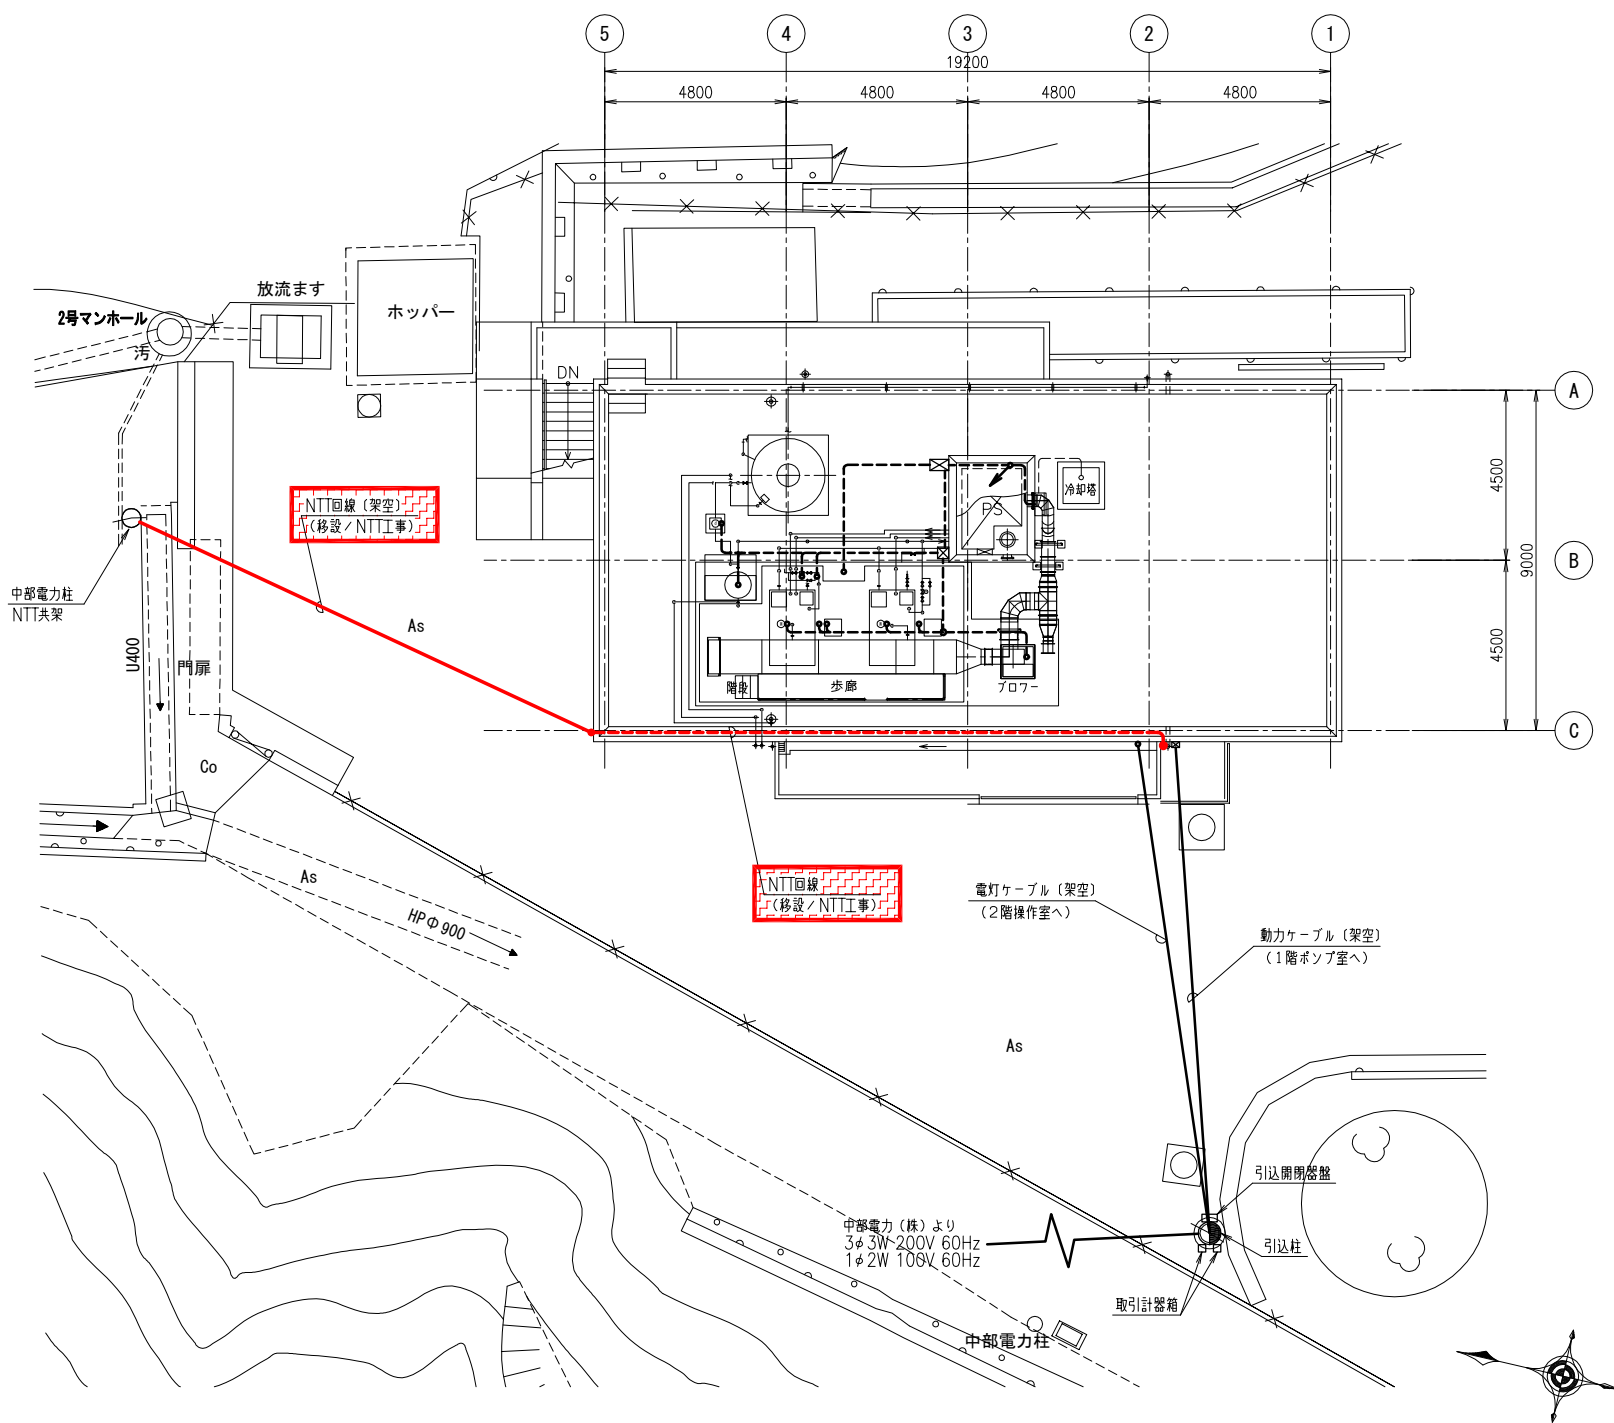

場内架空配線図・汚泥処理棟 屋上 平面図

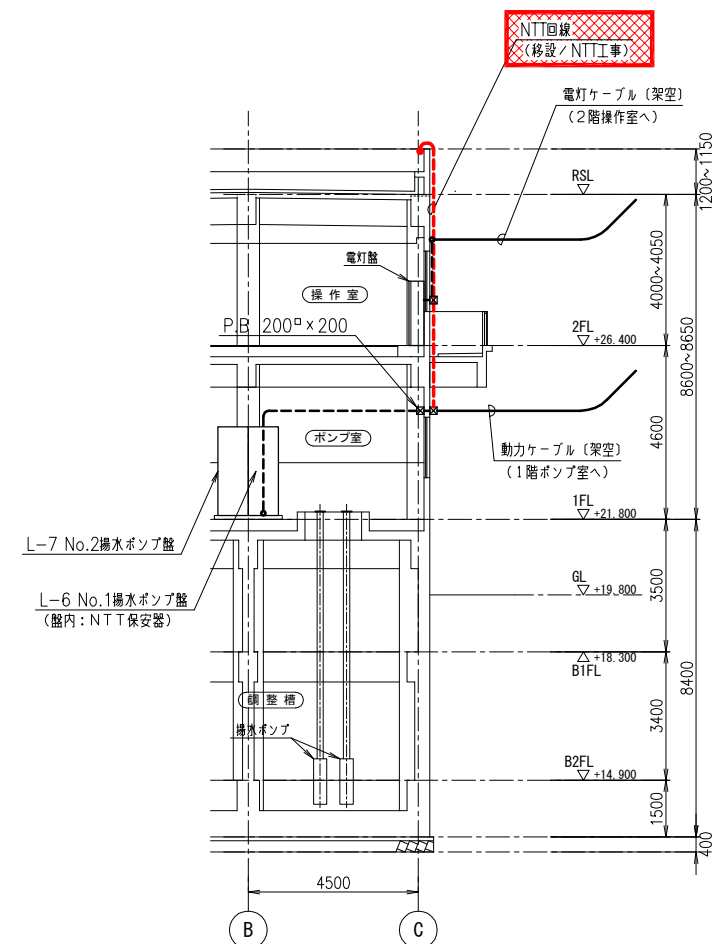

汚泥処理棟 断面図

注 記



1.  は移設を示す。
2. 特記なきは既設を示す。

配線凡例

- 配線 (ビッド・ラック・ダクト) -----
- 配線 (露出) - - - - -
- 配線 (埋込) - - - - -
- 配線 (地中埋設) - - - - -

参考図


事業名	令和8年度 公共下水道事業		
工事名	旧高花平浄化センター解体工事		
工事場所	四日市市八王子町および高花平五丁目 地内		
名称	配線図 (既設 NTT 回線)		
縮尺	1/100	設計年月	令和 年 月
工種		設計者	
事業主体	四日市市上下水道局	図面番号	PE - 5

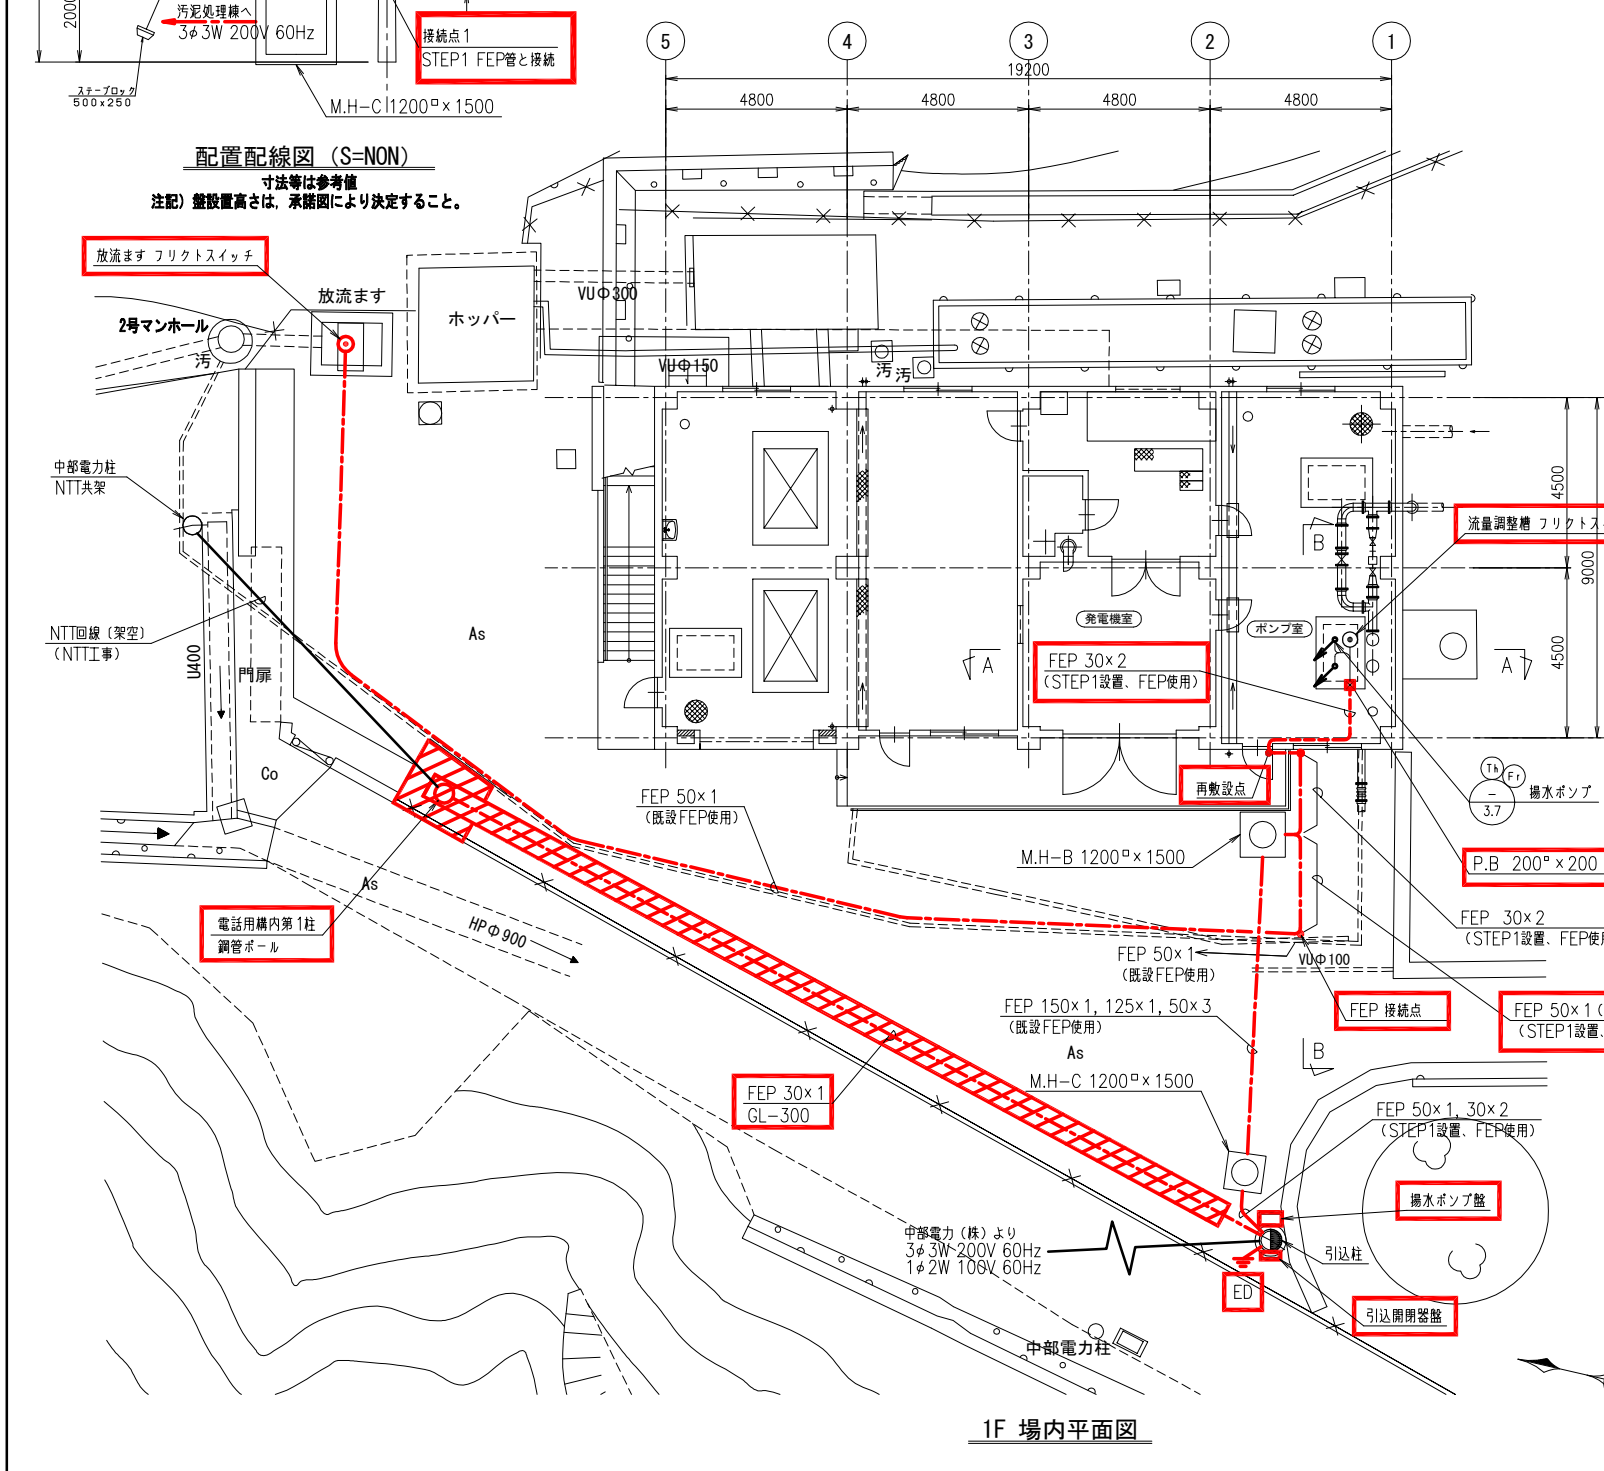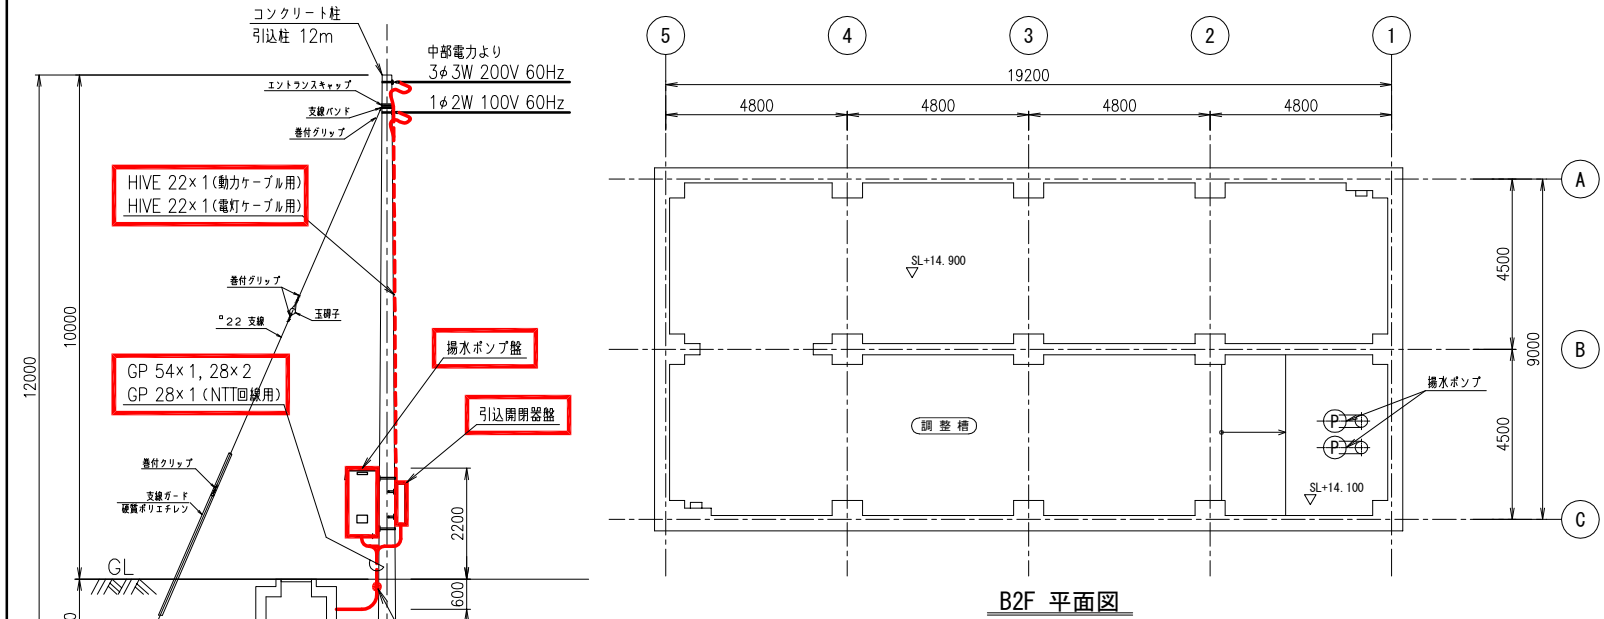

STEP 2 更新・再敷設 (1/ 1)

配線番号	自		至		配線仕様 種別、サイズ、芯数、本数	端末 屋外/屋内	接地線 種別、サイズ	電線管 種別、サイズ、本数	備考
	記号	名称	記号	名称					
2001		引込柱 受電点		引込開閉器盤	600VEM-CE 3.5" - 3C			HIVE 22mm	動力ケーブル
2002		"		"	600VEM-CE 3.5" - 3C			HIVE 22mm	電灯ケーブル
M 2003		揚水ポンプ盤		揚水ポンプ	600VEM-CE 3.5" - 3C			FEP 30mm	新設P、Bまで #1
2004		"		接続点1	EM-IE 3.5"			GP 28mm	新設P、Bまで #1
2005		"		流量調整槽 制御	EM-CEE 1.25" - 12C			FEP 30mm	新設P、Bまで #2
2006		"		接続点1				GP 28mm	制御 (流漏)
2007		"		放流ます フリクトスイッチ	専用ケーブル			底設FEP	
2008		"		既設FEP50接続点				FEP 50mm	制御 (放流)
2009		M、H-B		接続点1				GP 54mm	制御 (放流)
2010		揚水ポンプ盤		接続点1				GP 28mm	
2011		"		電話用機内第1柱	専用ケーブル			FEP 30mm	
2012		"		"				HIVE 16mm	
2013		ED D種接地幹線		揚水ポンプ盤	EM-IE 3.5"				

- 注記
1. 揚水ポンプ盤へ立上げ部は、配置配線図による。
 2. #1: 既設揚水ポンプケーブルと接続
 3. #2: フリクトスイッチケーブルと接続
 4. 配線記号のMは、再敷設を示す。

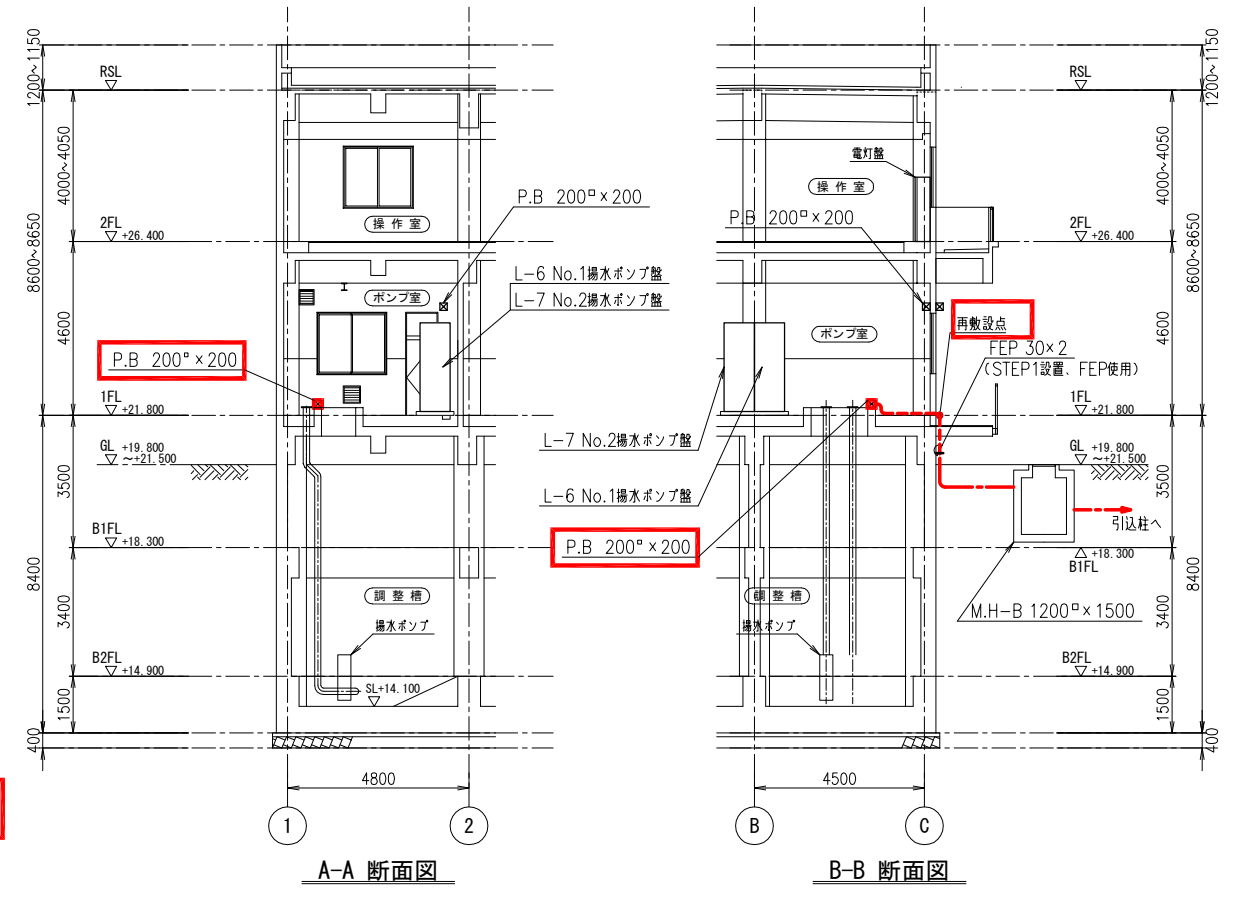


参考図

- 注記
1. [] は今回を示す。
 2. 特記なきは既設を示す。
 3. 汚泥処理棟解体までの配線図とする。
 4. [] は電気設備工事に関係する舗装撤去範囲

配線凡例

配線 (ビッド・ダクト)	---
配線 (露出)	---
配線 (埋込)	---
配線 (地中埋設)	---

事業名	令和8年度 公共下水道事業
工事名	旧高花平浄化センター解体工事
工事場所	四日市市八王子町および高花平五丁目 地内
名称	配線図 STEP 2 (更新)
縮尺	1/100
設計年月	令和 年 月
工種	設計者
事業主体	四日市市上下水道局
図面番号	PE - 6

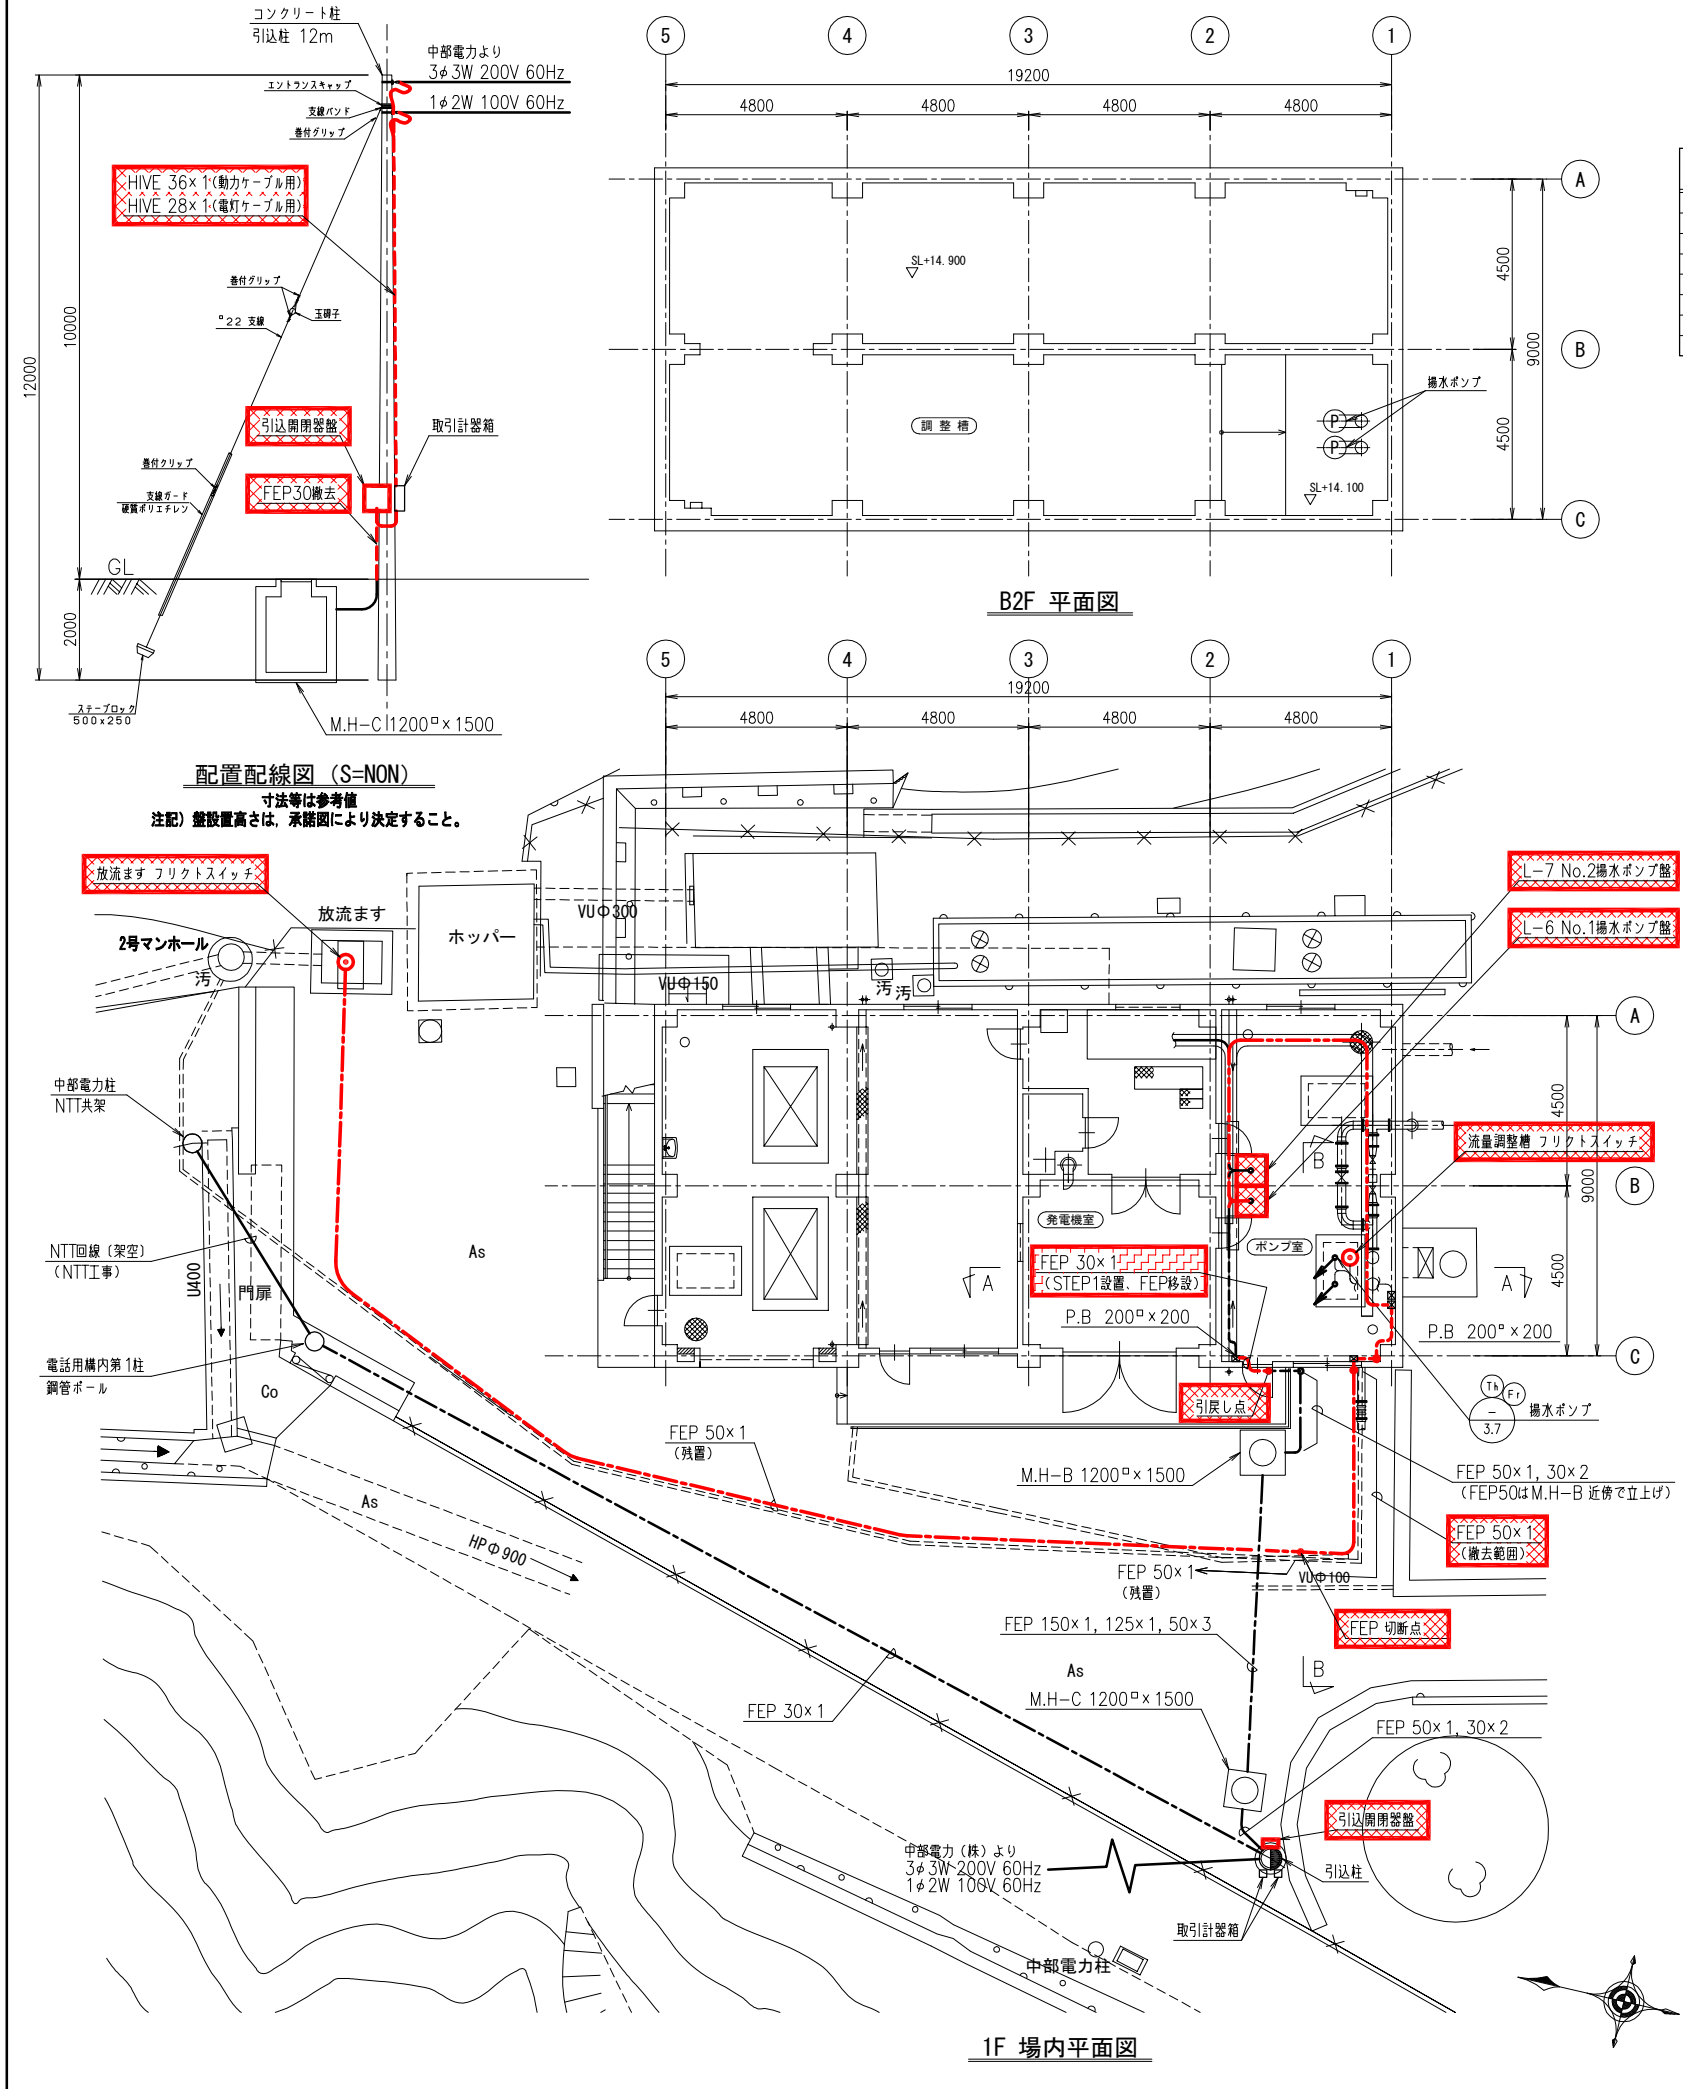

STEP 2 撤去・再利用撤去 (1 / 1)


配線番号		自 名 称		至 名 称		配線仕様	端 末	接地線	電 線 管	備 考
R 2101		引込柱 受電点		取引計器箱		VVR 14 [〃] - 3C			HIVE 36 ^{mm}	動力ケーブル
R 2102		"		"		VVR 8 [〃] - 3C			HIVE 28 ^{mm}	電灯ケーブル
S 2103		引込開閉器盤		揚水ポンプ		600VEM-CE 3.5 [〃] - 3C			FEP 30 ^{mm}	引戻し点まで
R 2104		"		引込柱GL		"			FEP 30 ^{mm}	動力
R 2105		L-6 No. 1 揚水ポンプ盤		流量調整槽 フリクトスイッチ		CVV 1.25 [〃] - 12C			GP 28 ^{mm}	既設P. Bまで
R 2106		"		放流ます フリクトスイッチ		専用ケーブル			HIVE 28 ^{mm}	
R 2107		"		"		"			FEP 50 ^{mm}	FEPは切断点まで撤去

注 記

1. 揚水ポンプ盤へ立上げ部は、配置配線図による。

2. 配線記号のRは、撤去を示す。

3. 配線記号のSは、再利用撤去を示す。

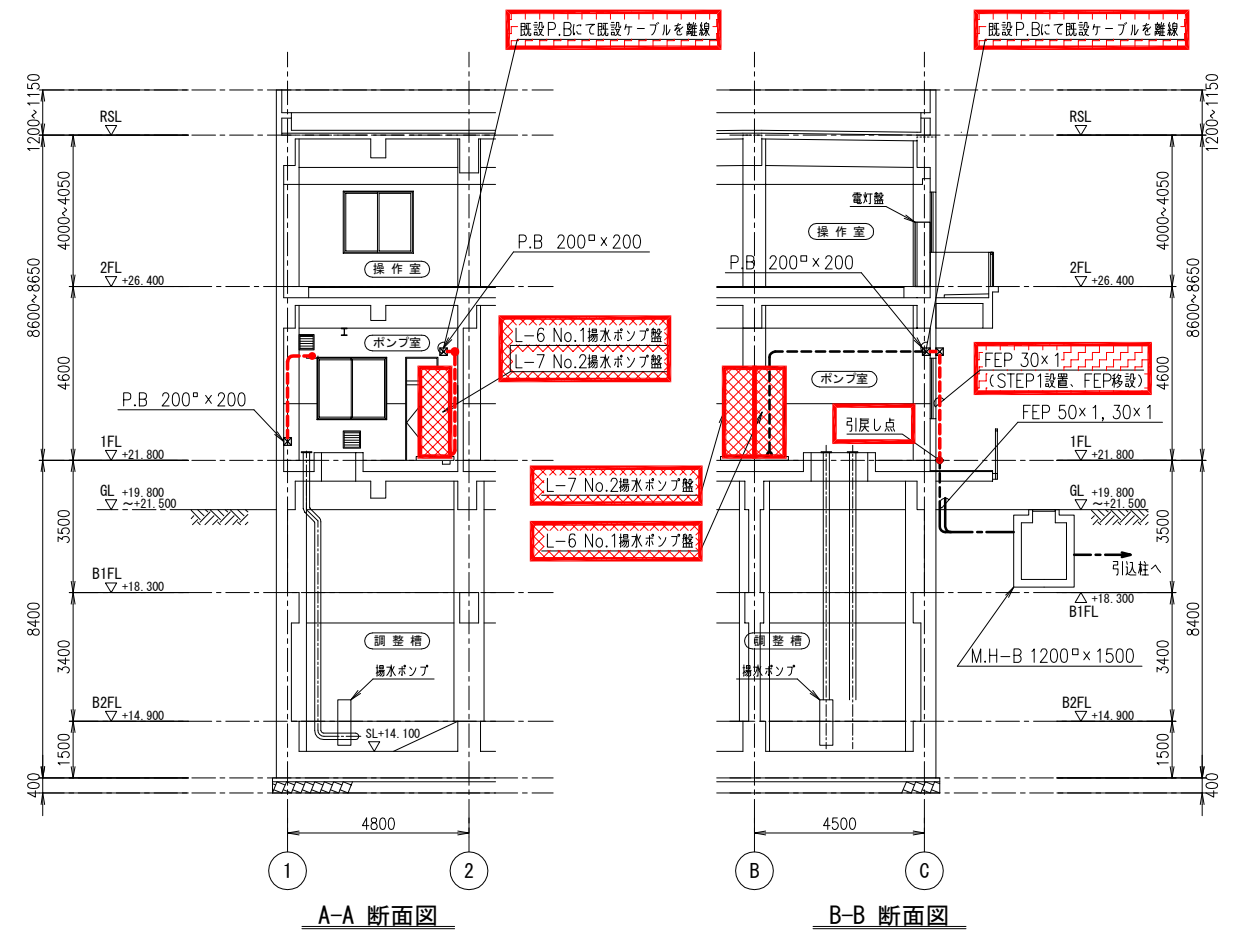

- 注 記
1. は撤去を示す。
2. は移設を示す。
3. 特記なきは既設を示す。

配線凡例

配線（ビッド・ダクト）


配線（露出）

配線（埋込）

配線（地中埋設）

参考図


事業名	令和8年度 公共下水道事業		
工事名	旧高花平浄化センター解体工事		
工事場所	四日市市八王子町および高花平五丁目 地内		
名称	配線図 STEP 2 (撤去)		
縮尺	1/100	設計年月	令和 年 月
工種	設計者		
事業主体	四日市市上下水道局	図面番号	PE - 7

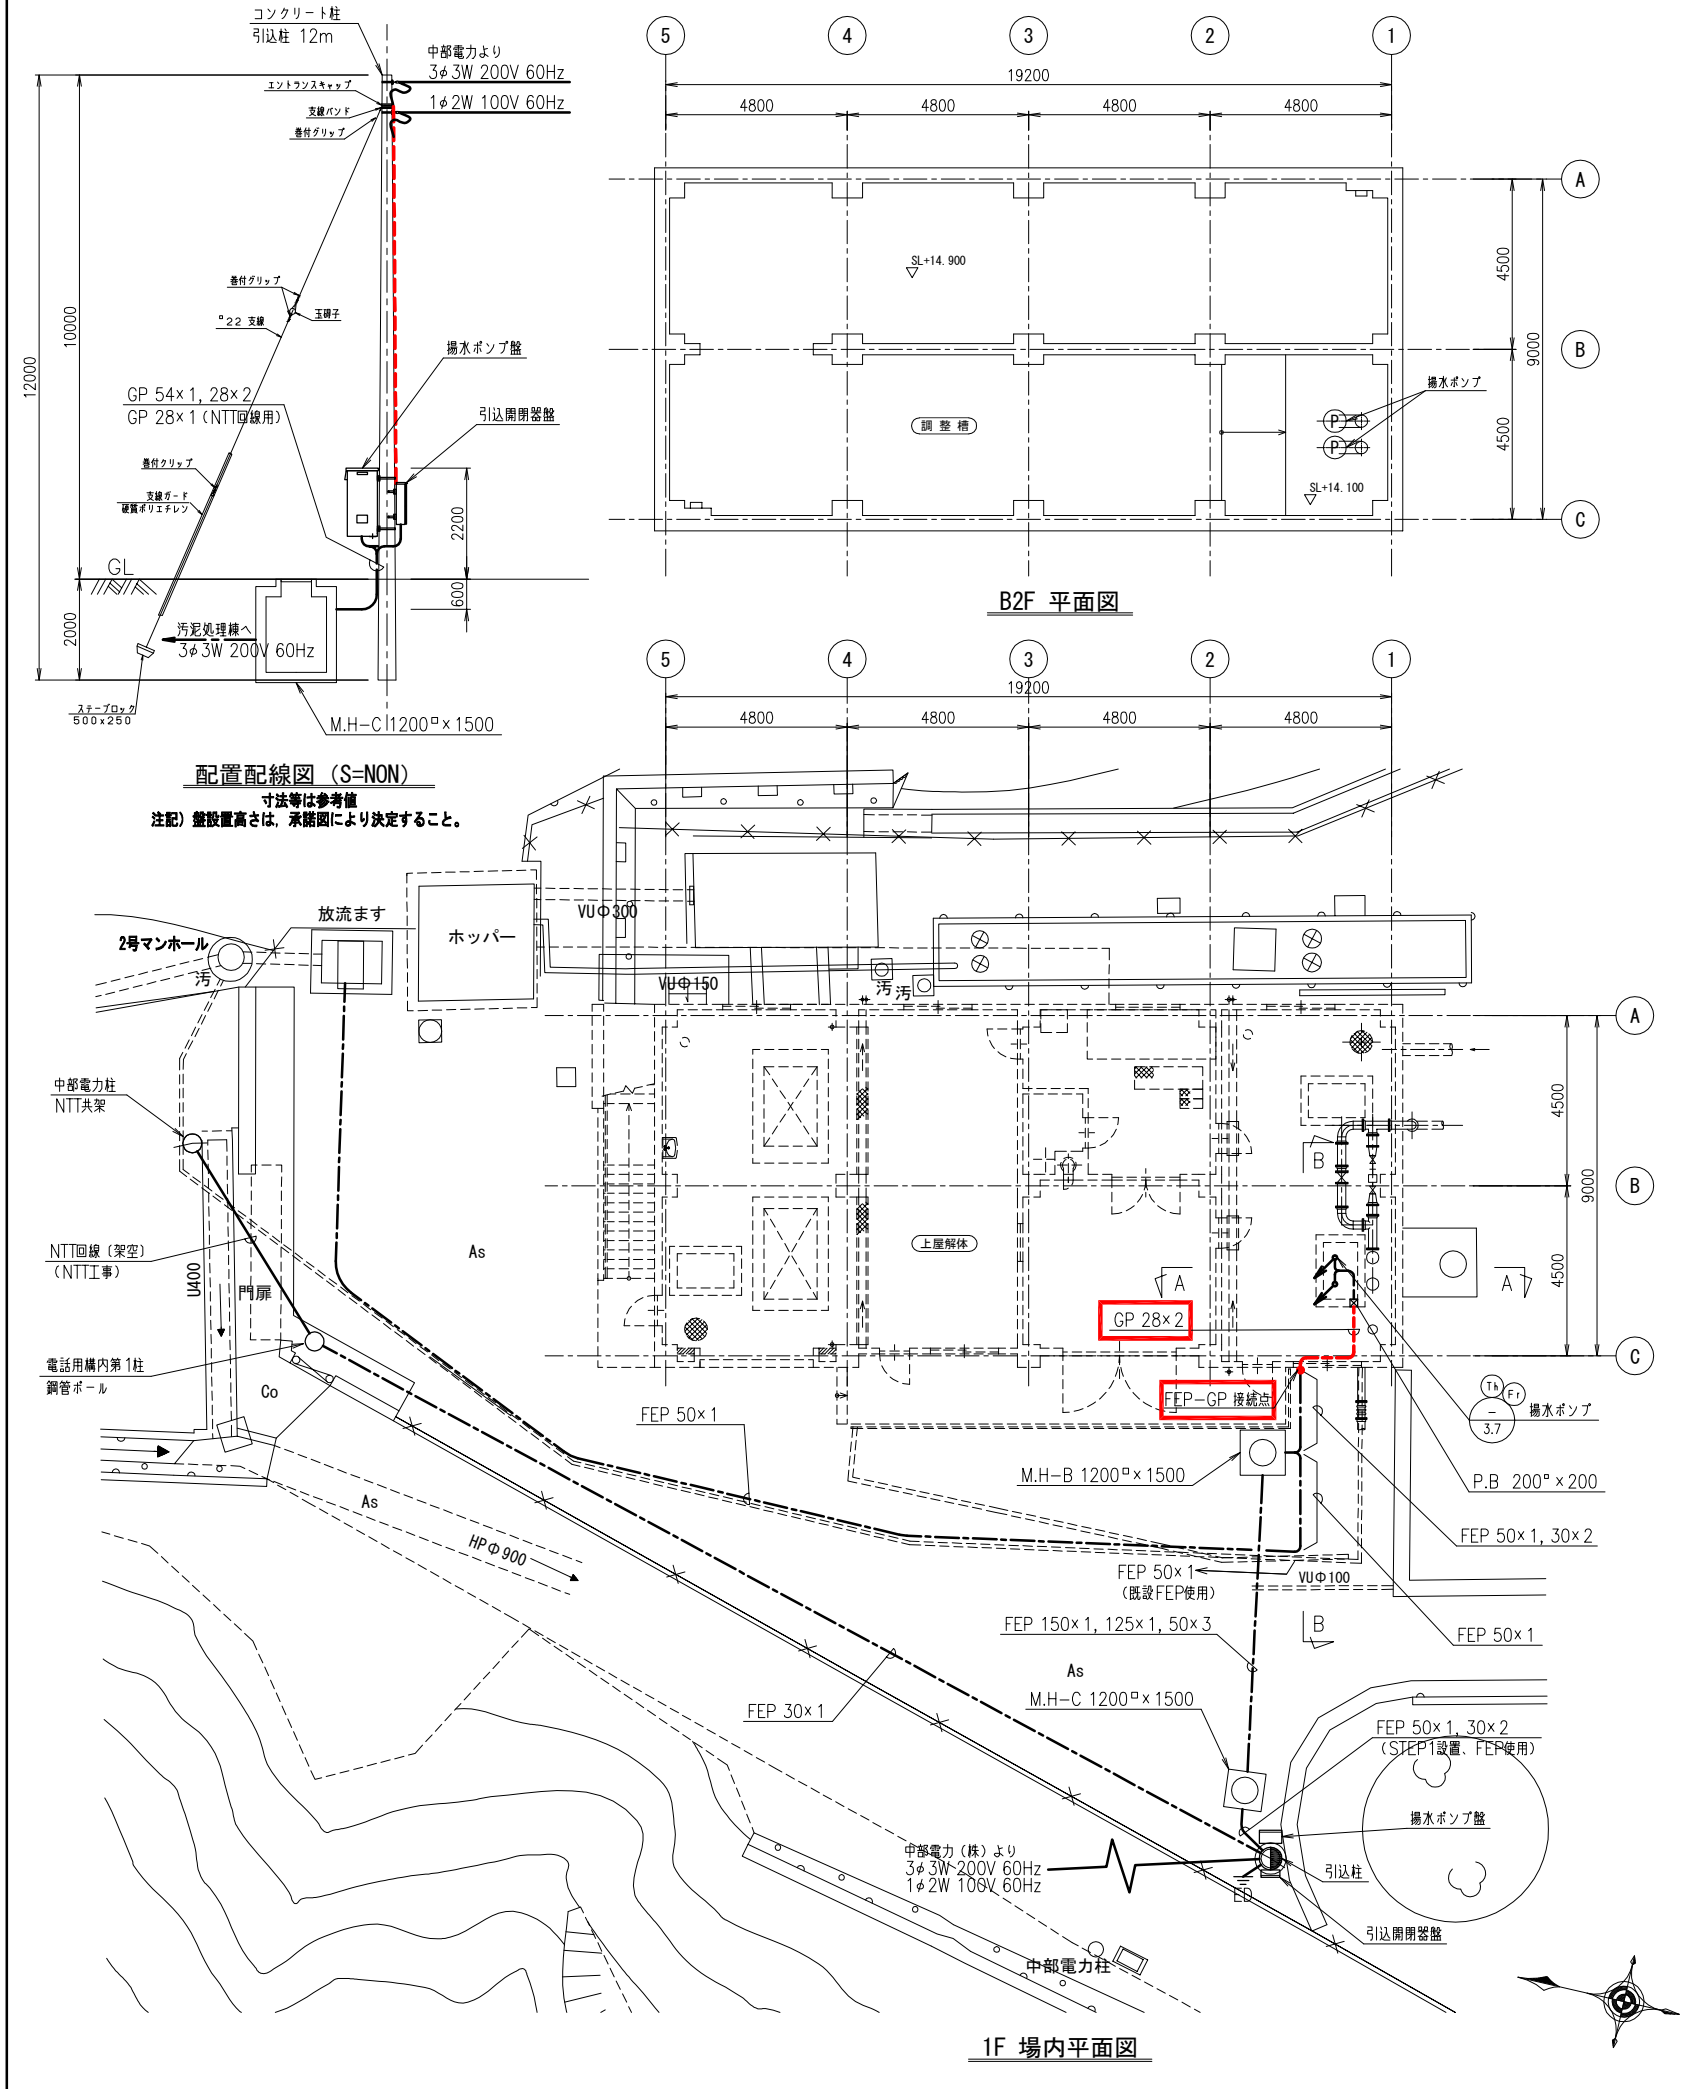

STEP 3 更新・再数設 (1 / 1)

配 線 表									
配線番号	自		至		配 線 仕 様	施 末	接地線	電 線 管	備 考
	記 号	名 称	記 号	名 称	種別、サイズ、芯数、本数	屋外/屋内	種別、サイズ	種別、サイズ、本数	
M 3001		揚水ポンプ		流量調整槽立上りまで	600VEM-CE 3.5 ^φ - 3 ^c				P. Bから
3002		"		"				GP 28 ^{mm}	P. Bから 動力
M 3003		流量調整槽 制御		"	EM-CEE 1.25 ^φ - 8 ^c				P. Bから
3004		"		"				GP 28 ^{mm}	P. Bから 制御

注 記
1. 配線記号のMは、再数設を示す。

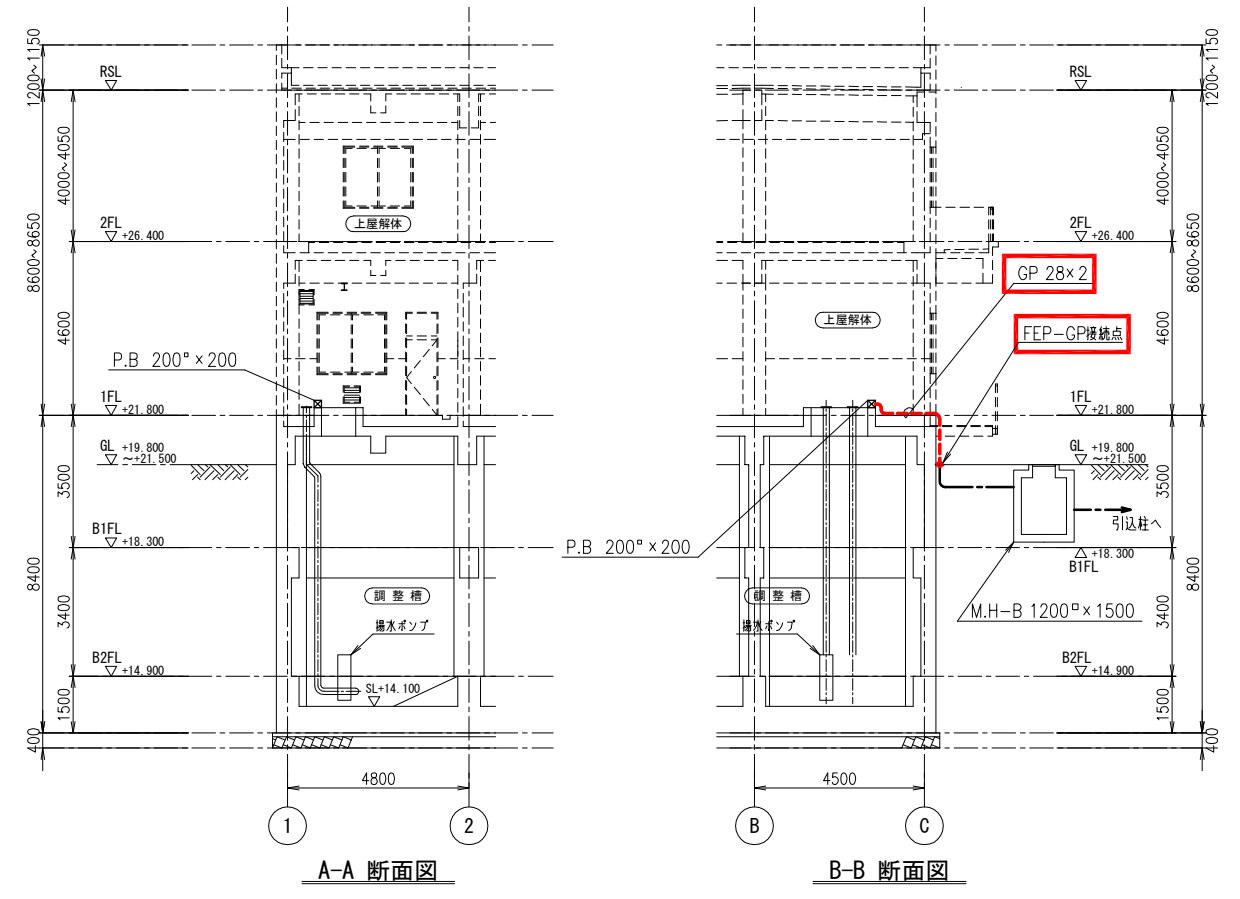


参考図

- 注 記
1. は今回を示す。
 2. 特記なきは既設を示す。

配線凡例

配線 (ビッド・ダクト)	———
配線 (露出)	----
配線 (埋込)	---
配線 (地中埋設)	---


事業名	令和8年度 公共下水道事業		
工事名	旧高花平浄化センター解体工事		
工事場所	四日市市八王子町および 高花平五丁目 地内		
名称	配線図 STEP 3 (更新)		
縮尺	1/100	設計年月	令和 年 月
工種		設計者	
事業主体	四日市市 上下水道局	図面番号	PE - 8

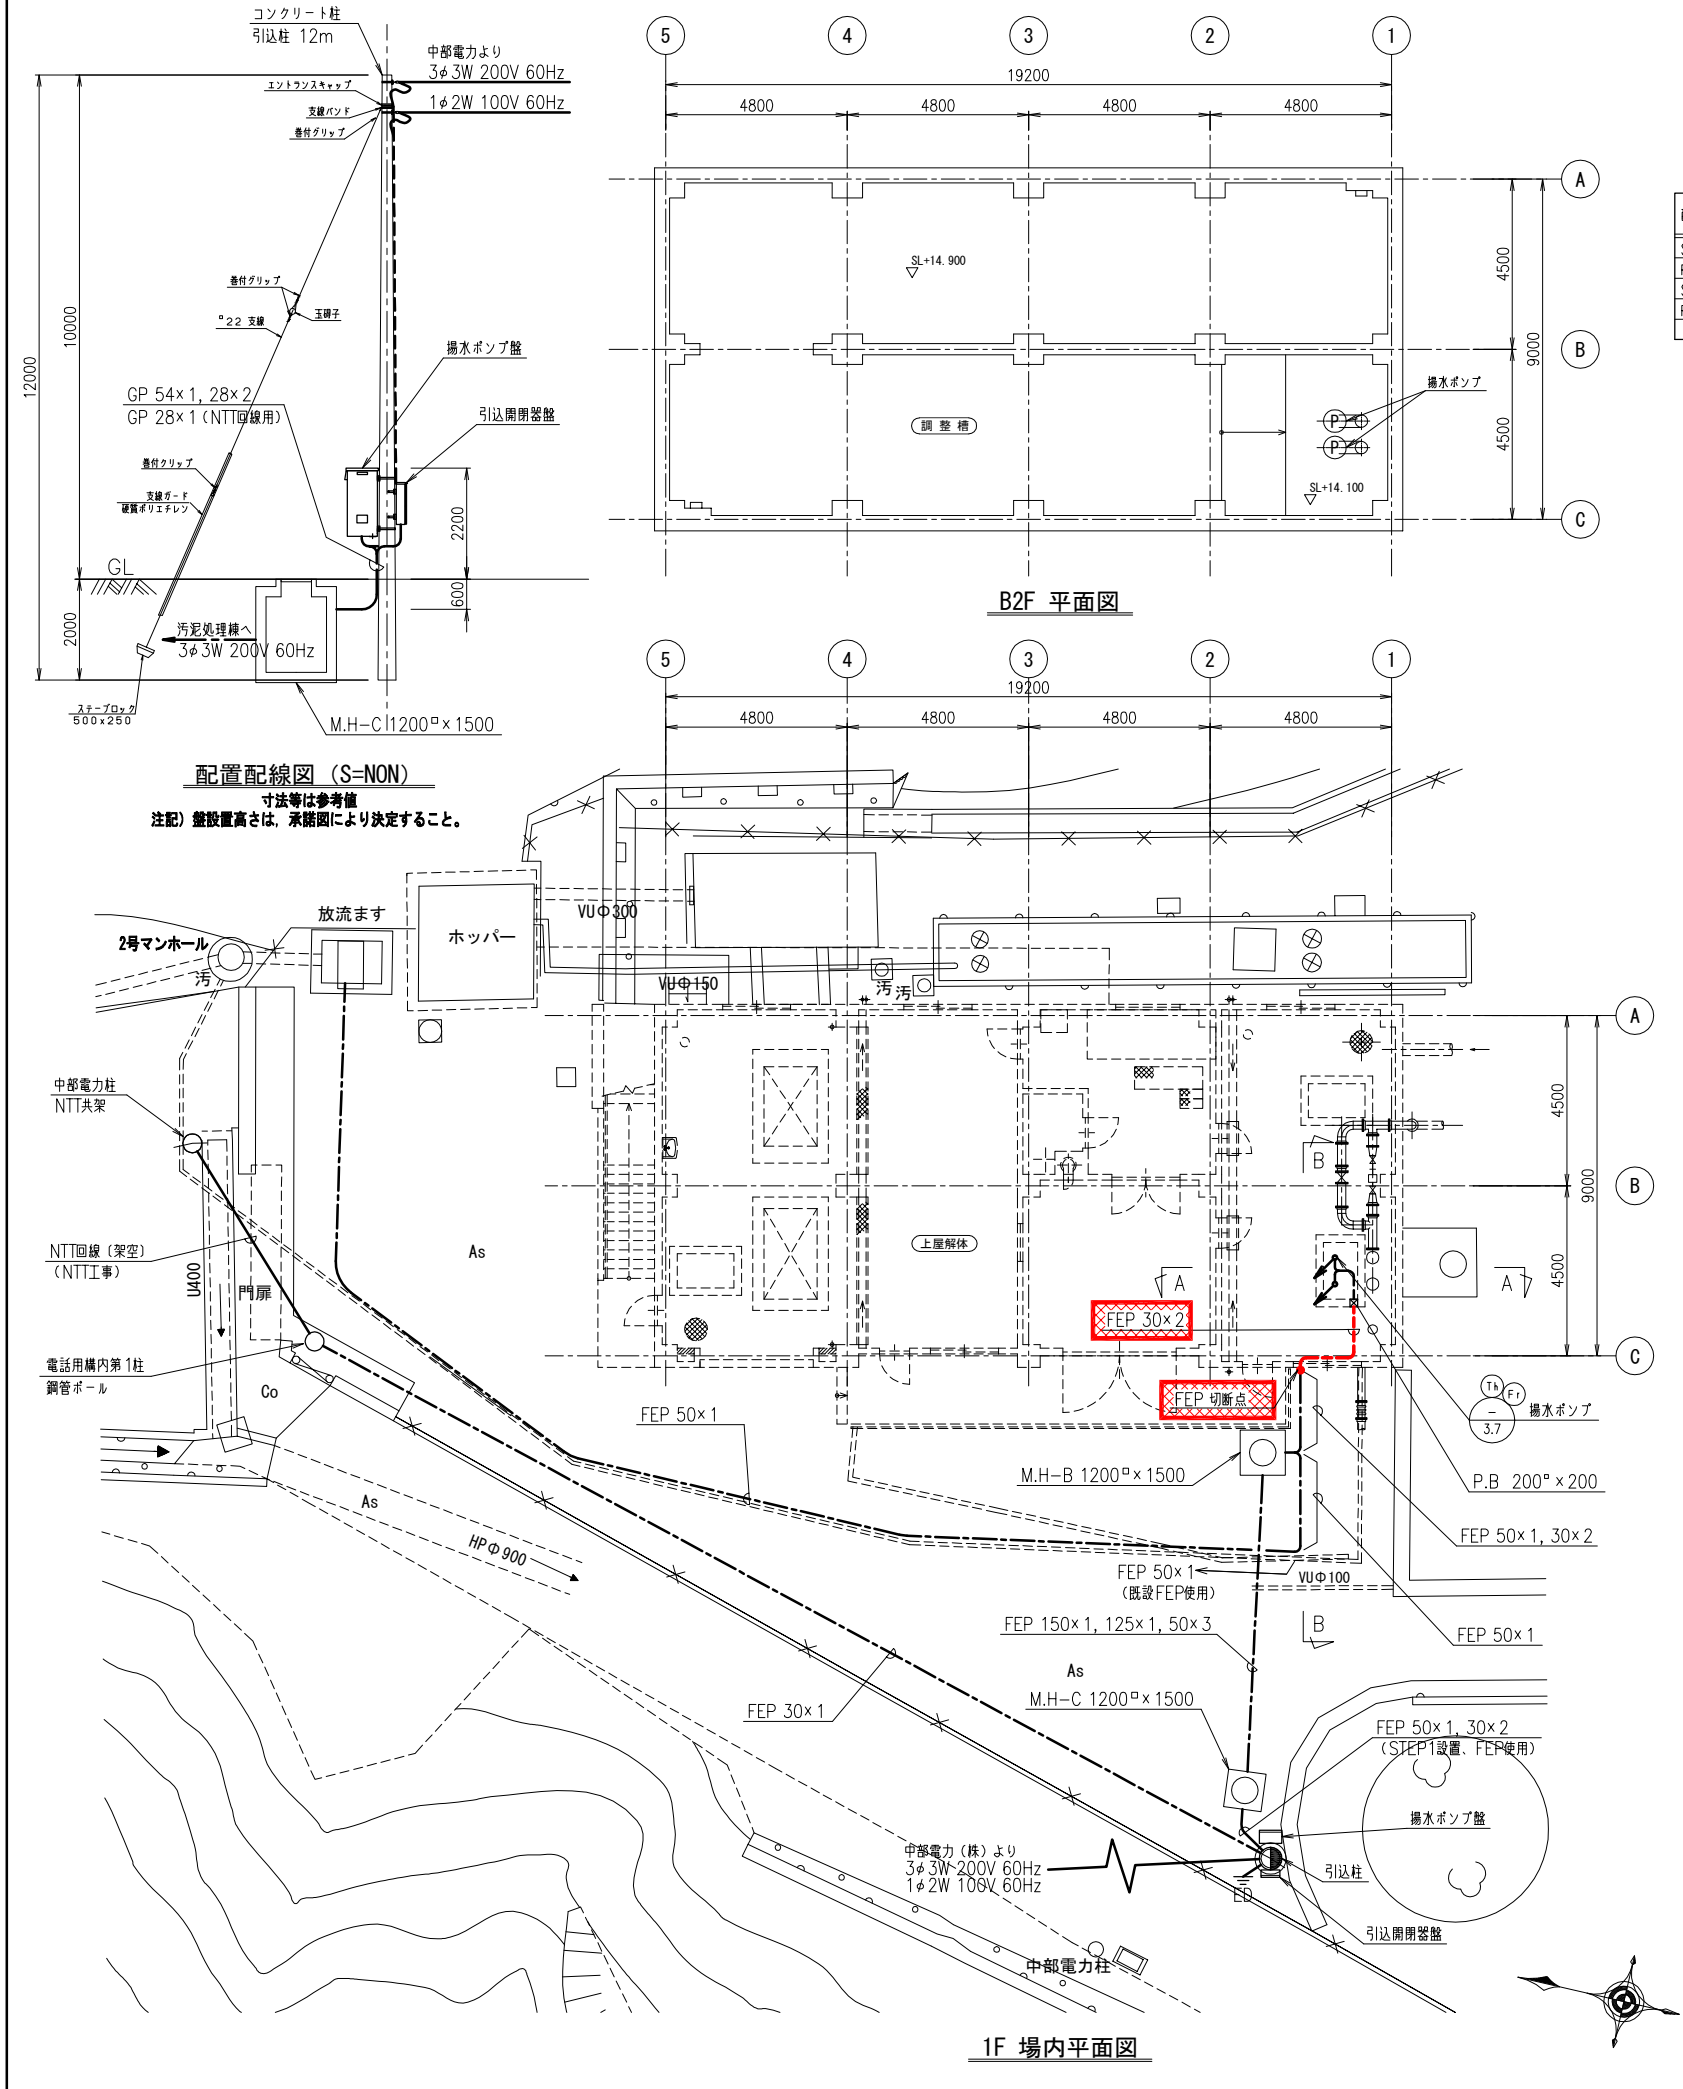

STEP 3 撤去・再利用撤去 (1/ 1)

配線番号	自		至		配線仕様 種別、サイズ、芯数、本数	端末 屋外/屋内	接地線 種別、サイズ	電線管 種別、サイズ、本数	備考
	記号	名称	記号	名称					
S 3001		揚水ポンプ		流量調整槽立上りまで	600VEM-CE 3.5φ - 3C				P. Bから
R 3002		"		"				FEP 30mm	P. Bから 動力
S 3003		流量調整槽 制御		"	EM-CEE 1.25φ - 8C				P. Bから
R 3004		"		"				FEP 30mm	P. Bから 制御

注 記
1. 配線記号のRは、撤去を示す。
1. 配線記号のSは、再利用撤去を示す。

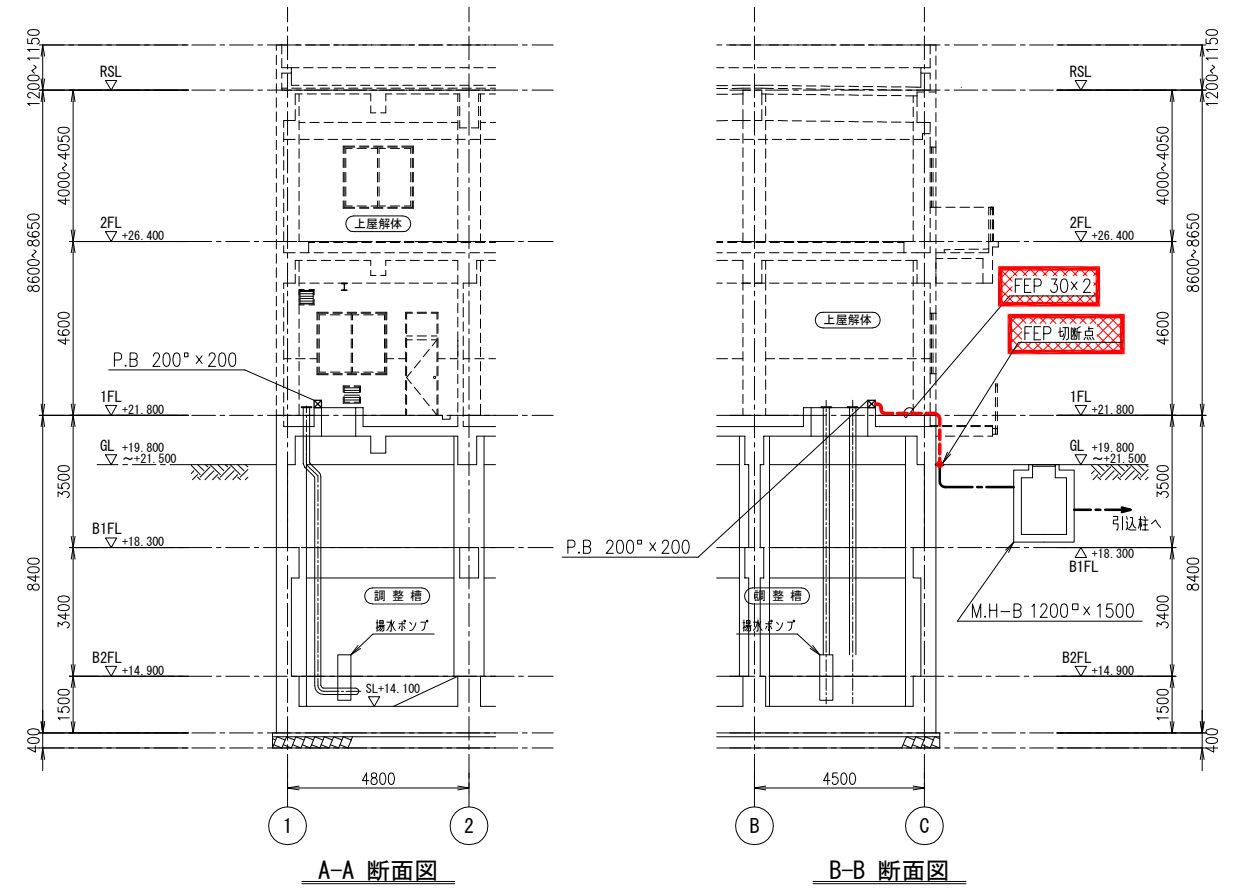


参考図


注 記
1. [Red box symbol] は撤去を示す。
2. 特記なきは既設を示す。

配線凡例
配線（ビッド・ダクト）
配線（露出）
配線（埋込）
配線（地中埋設）

事業名	令和8年度 公共下水道事業		
工事名	旧高花平浄化センター解体工事		
工事場所	四日市市八王子町および高花平五丁目 地内		
名称	配線図 STEP 3（撤去）		
縮尺	1/100	設計年月	令和 年 月
工種	設計者		
事業主体	四日市市上下水道局	図面番号	PE - 9

 

揚水ポンプ制御盤 (S=1/10)
(屋外装柱形)

 

引込開閉器箱 (S=1/10)
(屋外装柱形)

記 号	名 称
V	電圧計
A	電流計
HM	運転時間計
COS1	手動一切ー自動
CM	回数計
PB 1	ラプテスト
PB 2	故障復帰


No.1 ポンプ 3E	No.1 ポンプ 露電	No.1 ポンプ 浸水	予備
No.1 ポンプ 過熱	流量 調整槽 高水位	流量 調整槽 低水位	予備

注 記


1. : 今回を示す。
2. 特記なきは既設を示す。

事業名	令和8年度 公共下水道事業		
工事名	旧高花平浄化センター解体工事		
工事場所	四日市市八王子町および 高花平五丁目 地内		
名称	盤外形図		
縮尺	1/10	設計年月	令和 年 月
工種	設計者		
事業主体	四日市市 上下水道局	図面番号	PE - 10


参考図

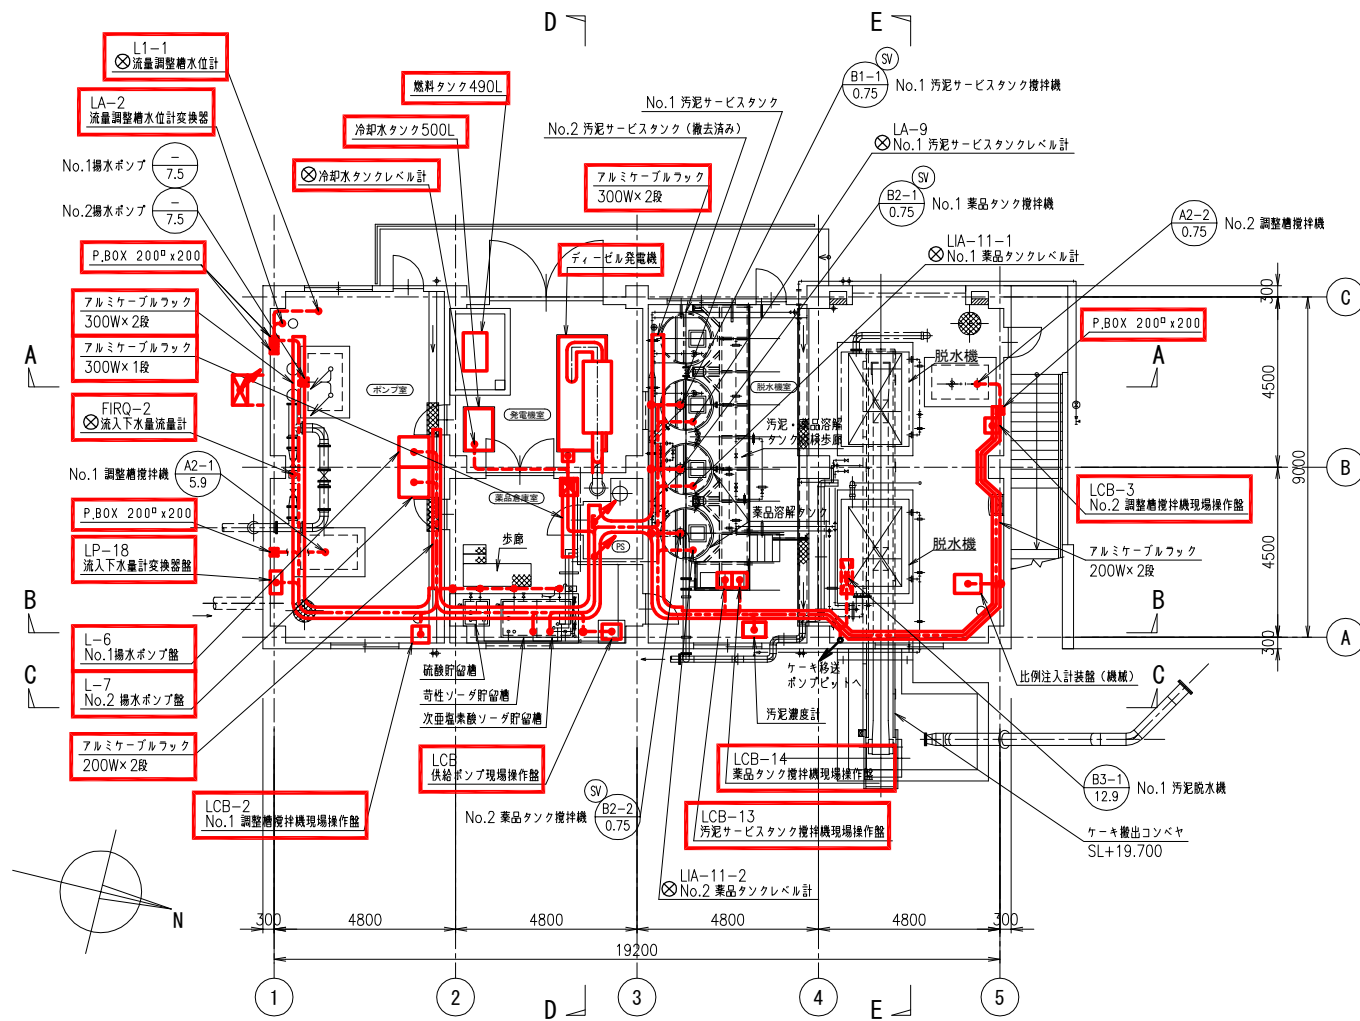

1F 平面図 S=1/100

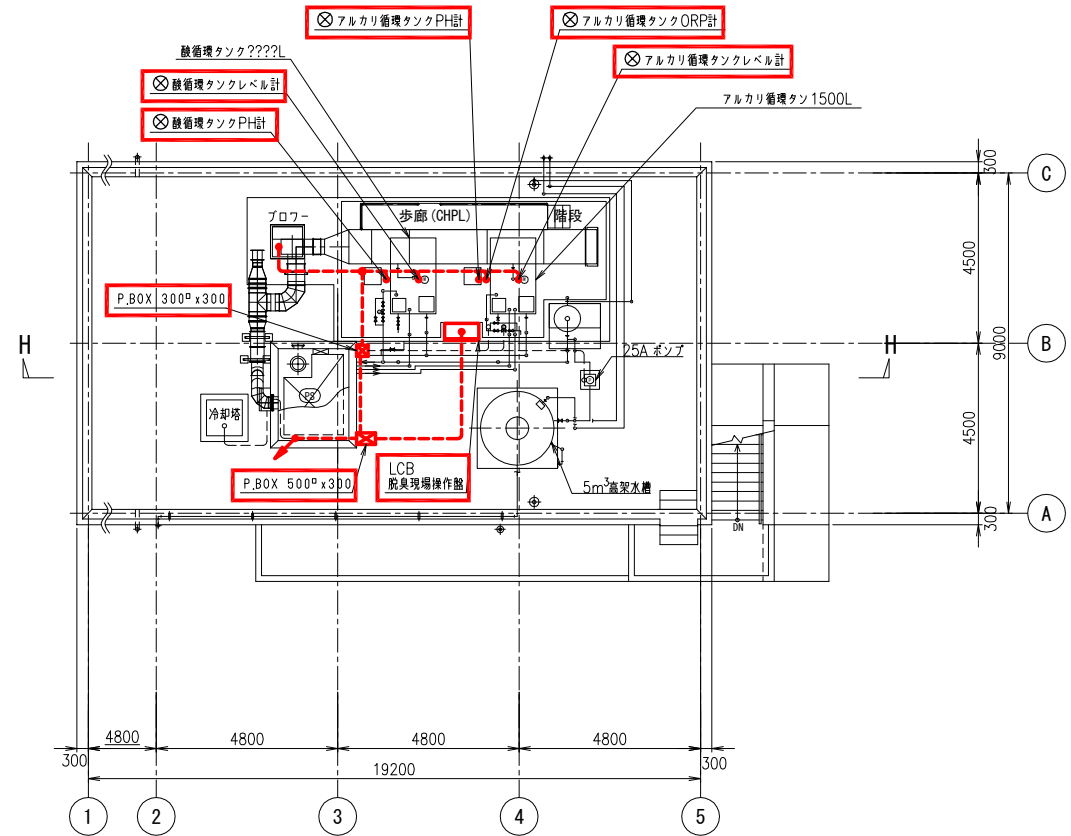

RF 平面図 S=1/100

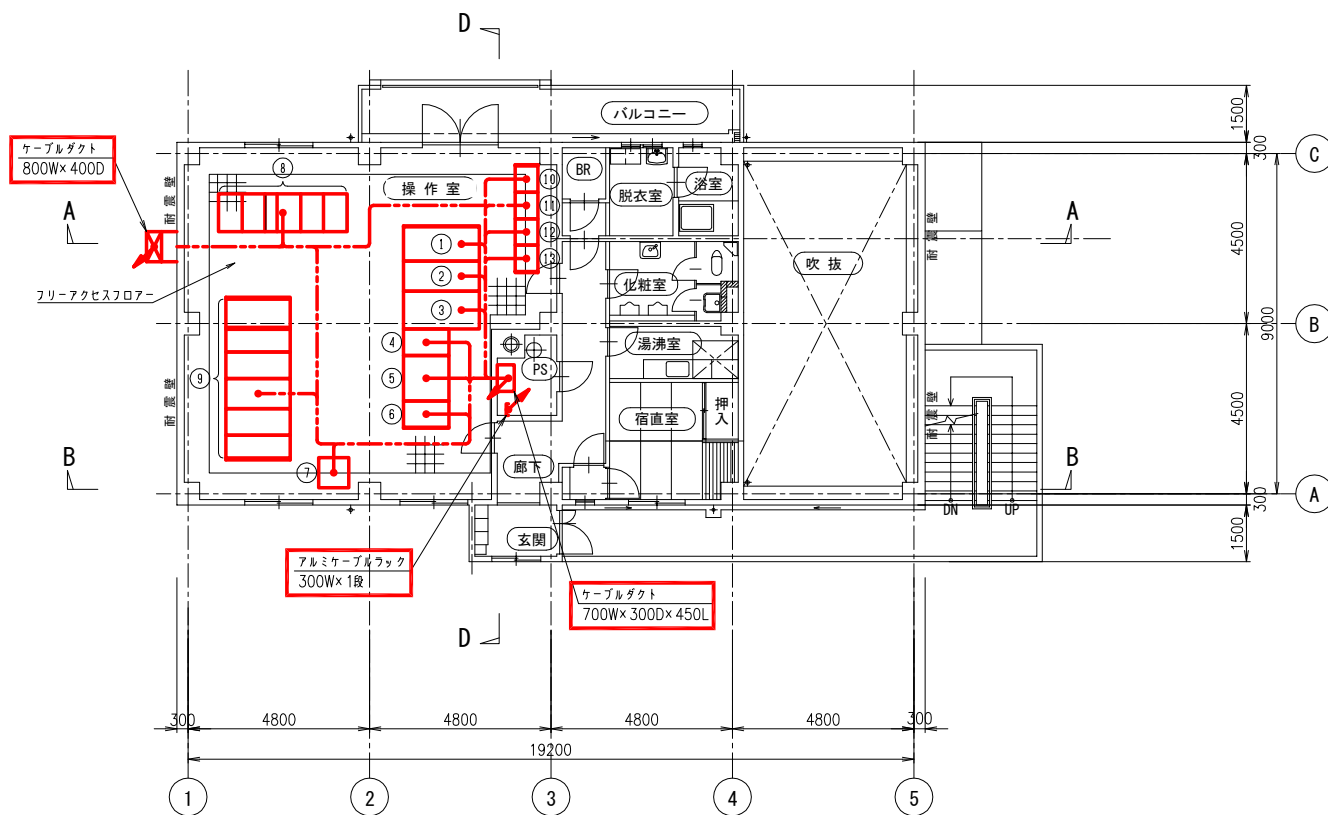

2F 平面図 S=1/100

操作室機器名称表			
番号	記号	名称	備考
①	I H1	引込盤	撤去
②	I H2	受電盤	撤去
③	I H3	動力変圧器盤	撤去
④	I L1	切替盤	撤去
⑤	I L2	動力主幹盤	撤去
⑥	I L3	照明変圧器盤	撤去
⑦	I L4	直流電源盤	撤去
⑧	CC-A~D	汚泥処理コントロールセンタ	撤去
⑧	CC-A~D Ry	汚泥処理継電器盤	撤去
⑨	DK1~DK6	中央監視操作盤	撤去
⑩	HP-1	No.1 補助盤(分電盤)	撤去
⑪	HP-2	No.2 補助盤(変圧器盤)	撤去
⑫	HP-3	No.3 補助盤(継電器盤)	撤去
⑬	HP-4	No.4 補助盤(継電器盤)	撤去
⑭		接続端子盤	撤去


配線凡例
配線(ビル・ラック・ダクト) -----
配線(露出) -----
配線(埋込) -----
配線(地中埋設) -----

参考図


注記

1. は、今回撤去を示す。


事業名	令和8年度 公共下水道事業		
工事名	旧高花平浄化センター解体工事		
工事場所	四日市市八王子町および高花平五丁目 地内		
名称	汚泥処理棟 1階・2階・屋上平面図(撤去)		
縮尺	1/100	設計年月	令和 年 月
工種	設計者		
事業主体	四日市市上下水道局	図面番号	PE - 12

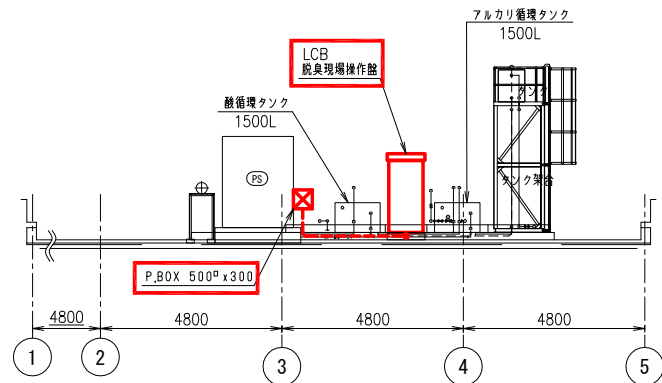



H-H断面図 S=1/100

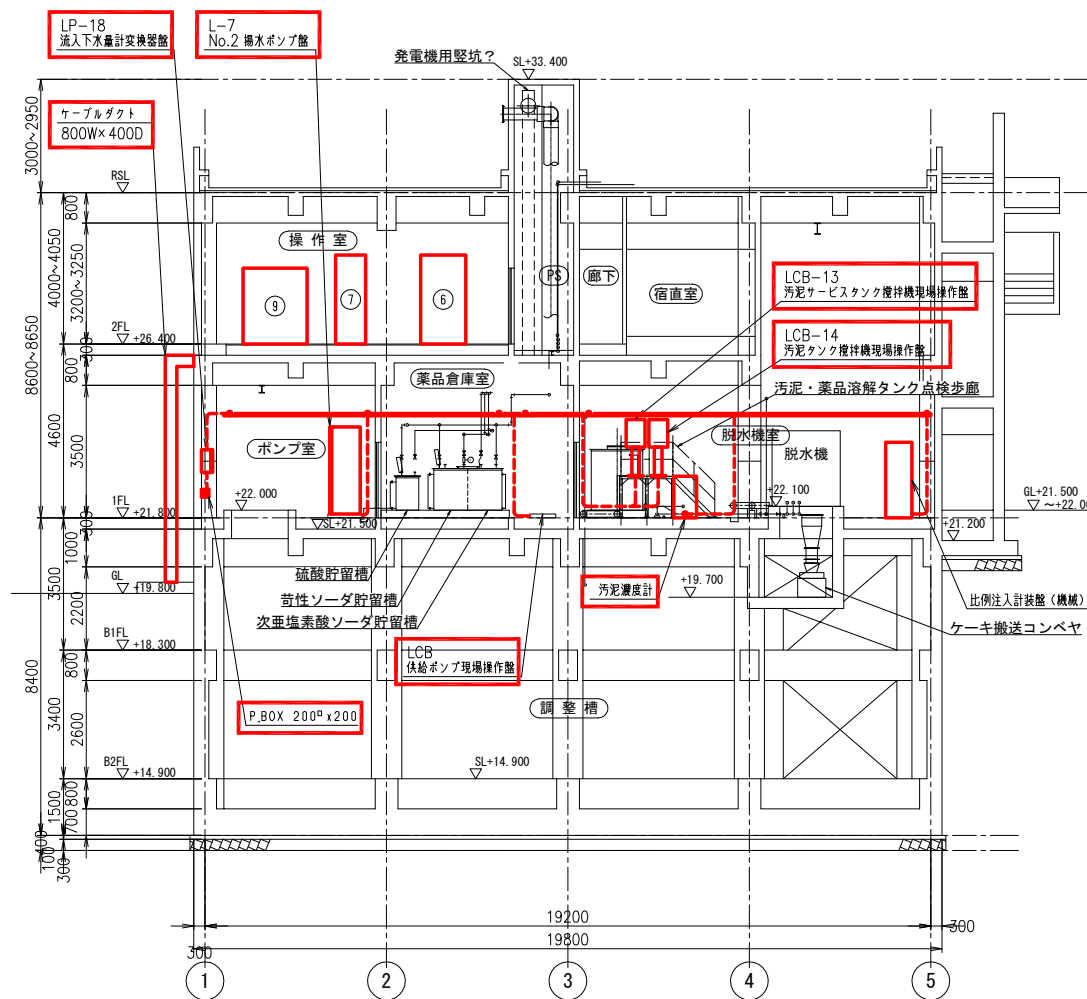

B-B断面図 S=1/100

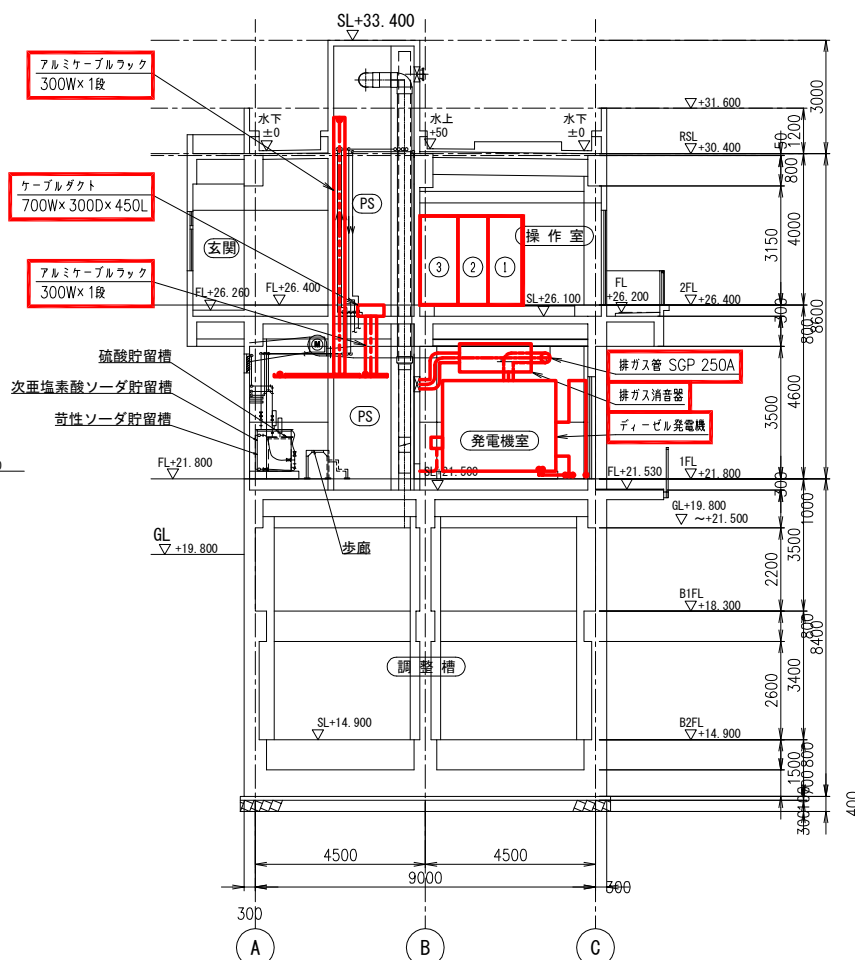

D-D断面図 S=1/100

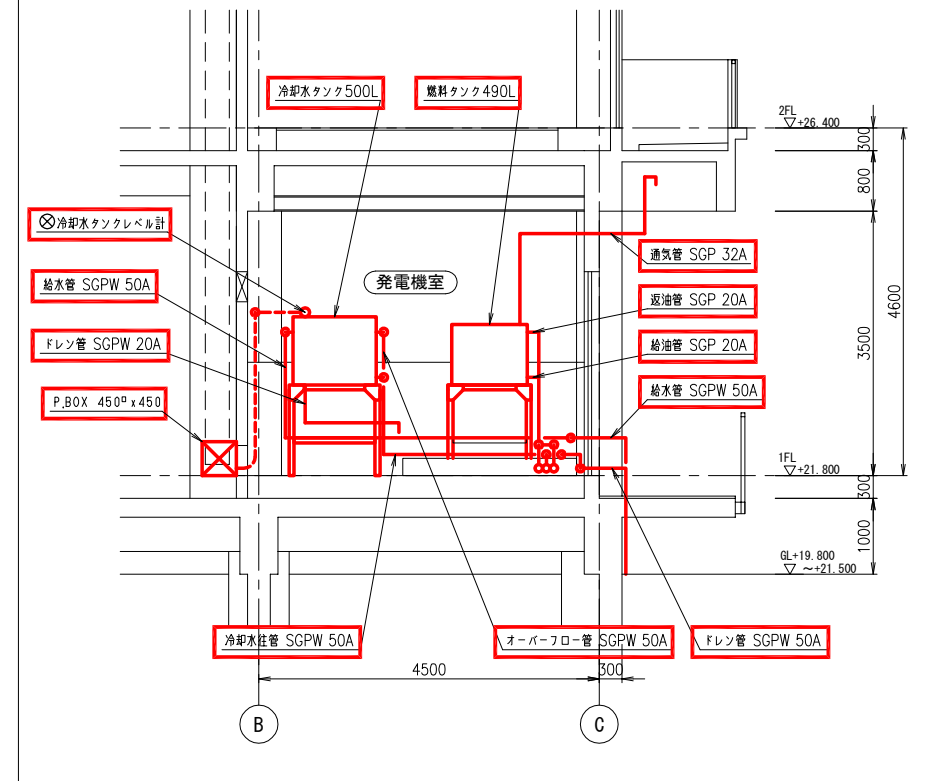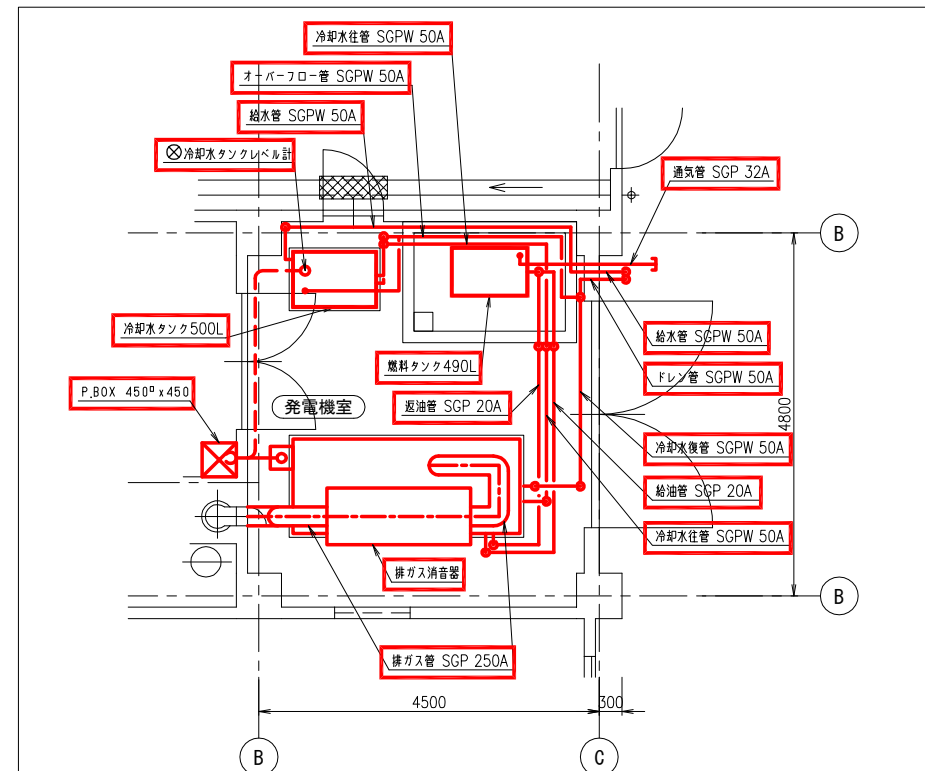

発電機室 詳細図 S=1/50

参考図



配線凡例

配線 (ビッド・ラック・ダクト)
配線 (露出)
配線 (埋込)
配線 (地中埋設)

注記

1. は、今回撤去を示す。

事業名	令和8年度 公共下水道事業
工事名	旧高花平浄化センター解体工事
工事場所	四日市市八王子町および 高花平五丁目 地内
名称	汚泥処理棟 断面図 (撤去)
縮尺	1/50・1/100
設計年月	令和 年 月
工種	設計者
事業主体	四日市市 上下水道局
図面番号	PE - 13

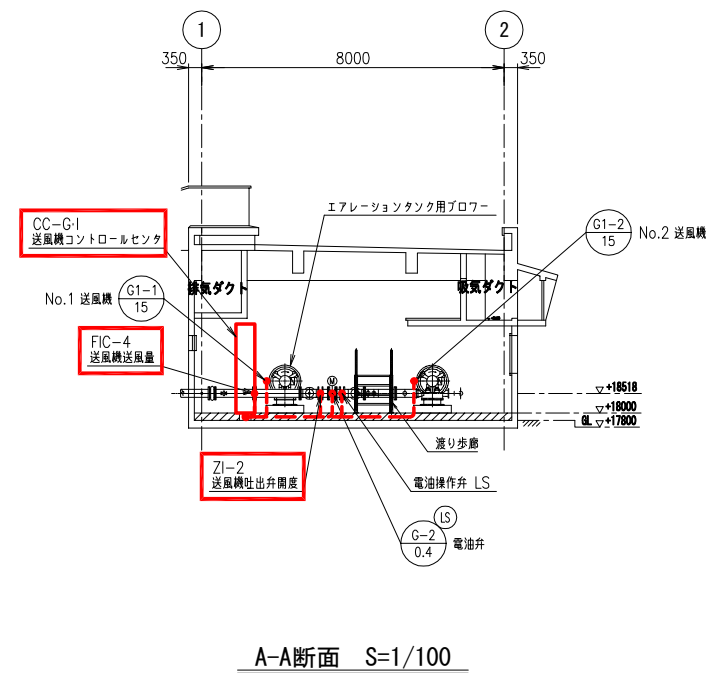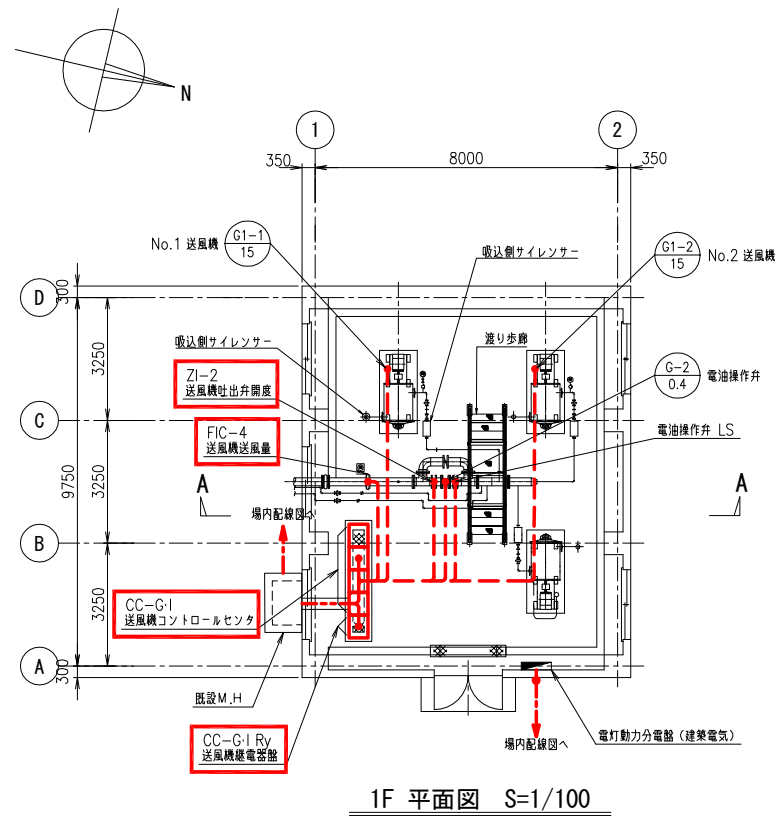


配線凡例
配線（ビョウ・ラウ・ダクト）
配線（露出）
配線（埋込）
配線（地中埋設）

注 記


1. は、今回撤去を示す。

参考図


事業名	令和8年度 公共下水道事業		
工事名	旧高花平浄化センター解体工事		
工事場所	四日市市八王子町および高花平五丁目 地内		
名称	ブロワー室 平面・断面図（撤去）		
縮尺	1/100	設計年月	令和 年 月
工種		設計者	
事業主体	四日市市 上下水道局	図面番号	PE - 14

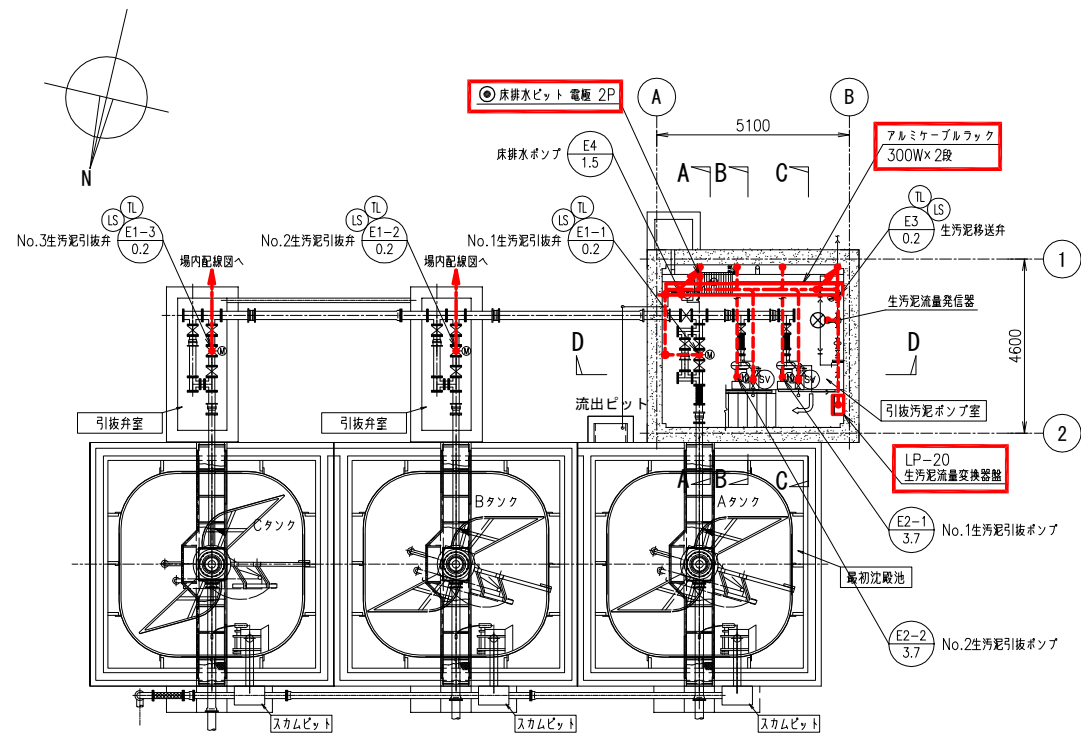


B1F 平面図 S=1/100

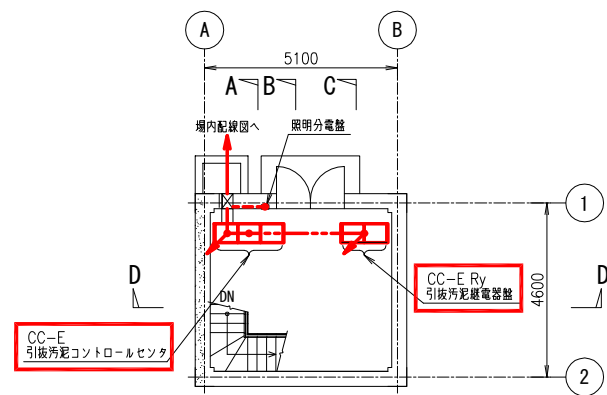


1F 平面図 S=1/100

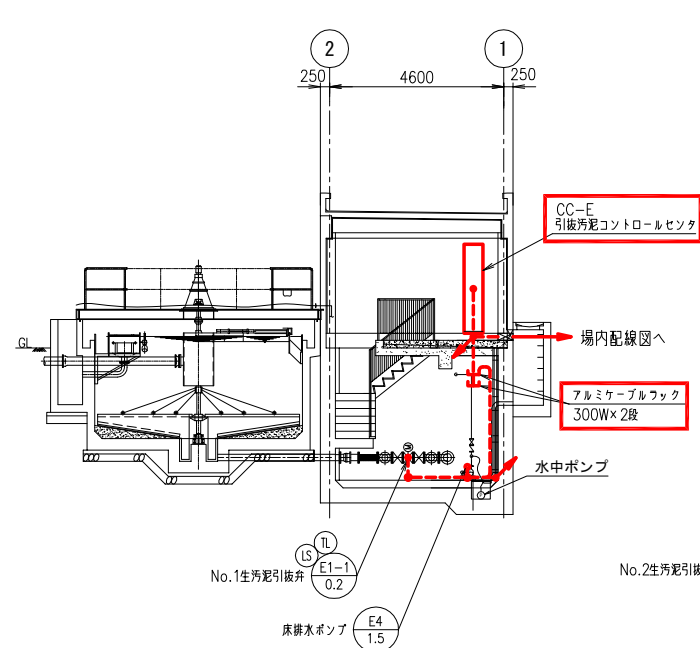


A-A断面 S=1/100

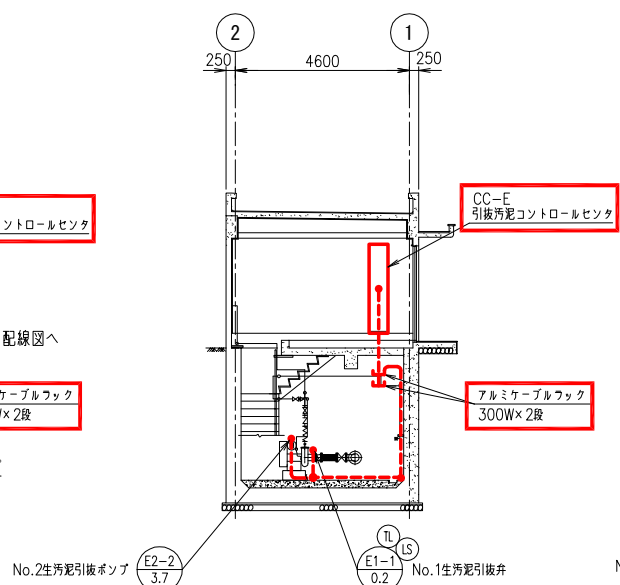

B-B断面 S=1/100

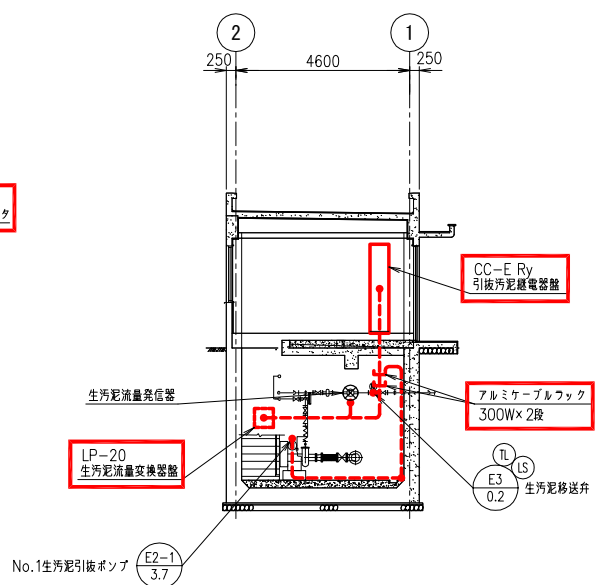

C-C断面 S=1/100

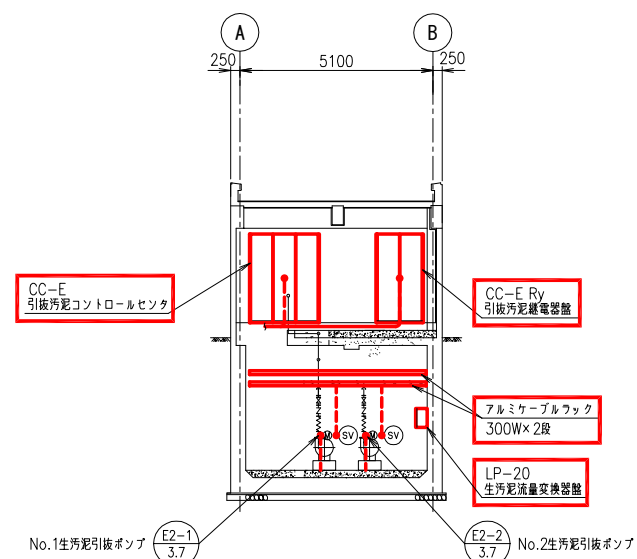

D-D断面 S=1/100

配線凡例


- 配線 (ビル・ラック・ダクト) -----
- 配線 (露出) -----
- 配線 (埋込) -----
- 配線 (地中埋設) -----

注 記


1. は、今回撤去を示す。

参考図


事業名	令和8年度 公共下水道事業		
工事名	旧高花平浄化センター解体工事		
工事場所	四日市市八王子町および高花平五丁目 地内		
名称	最初沈殿池・引抜汚泥ポンプ室 平面・断面図 (撤去)		
縮尺	1/100	設計年月	令和 年 月
工種	設計者		
事業主体	四日市市上下水道局	図面番号	PE - 15

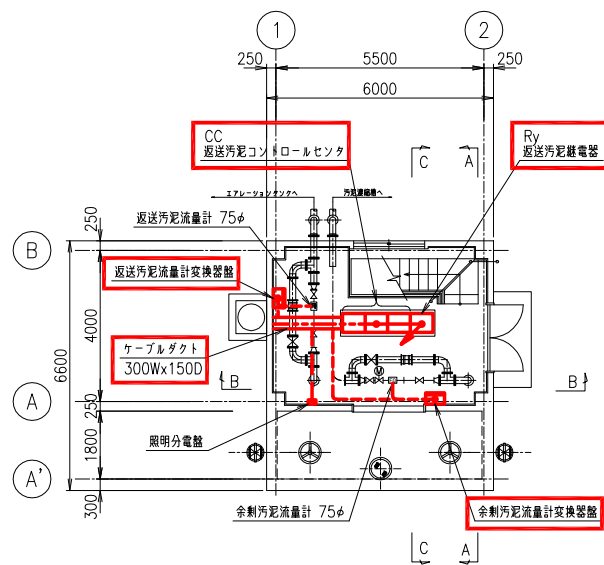


1F 平面図 S=1/100

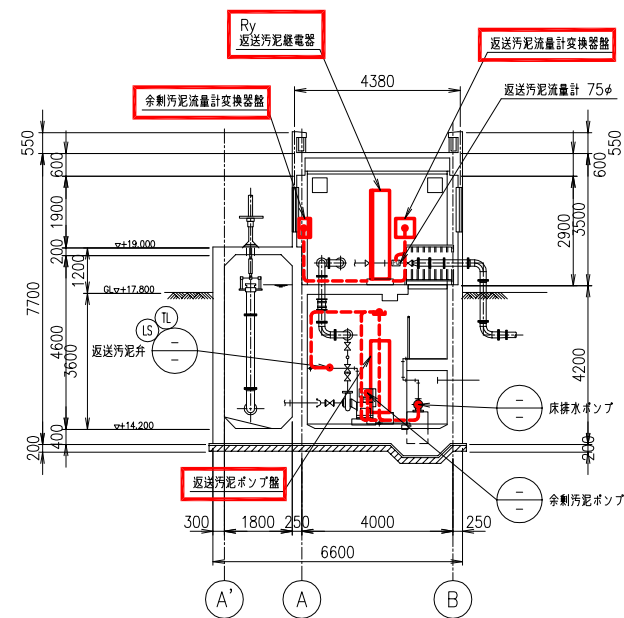

A-A断面図 S=1/100

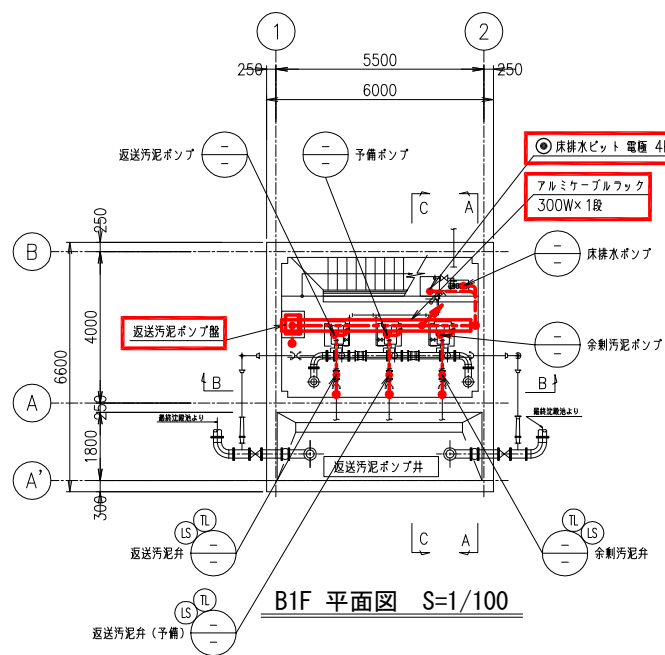

B1F 平面図 S=1/100

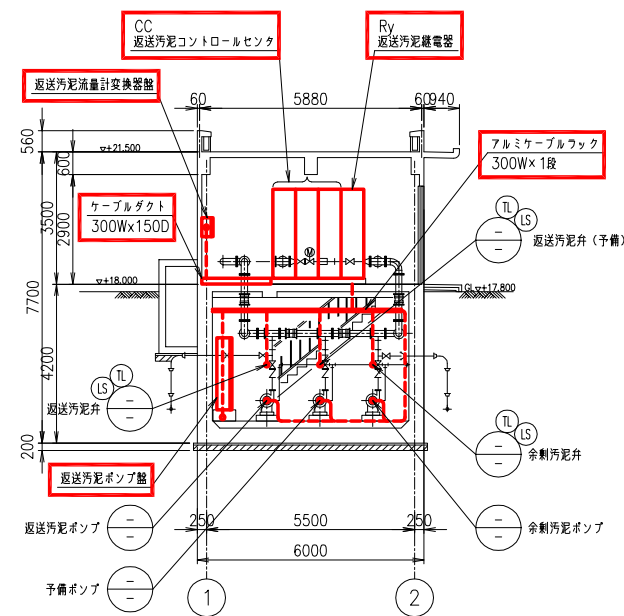

B-B断面図 S=1/100

配線凡例


- 配線 (ビッド・ラック・ダクト) -----
- 配線 (露出) -----
- 配線 (埋込) -----
- 配線 (地中埋設) -----

注 記


1. は、今回撤去を示す。

参考図


事業名	令和8年度 公共下水道事業		
工事名	旧高花平浄化センター解体工事		
工事場所	四日市市八王子町および高花平五丁目 地内		
名称	返送汚泥ポンプ室 平面・断面図 (撤去)		
縮尺	1/100	設計年月	令和 年 月
工種		設計者	
事業主体	四日市市上下水道局	図面番号	PE - 16

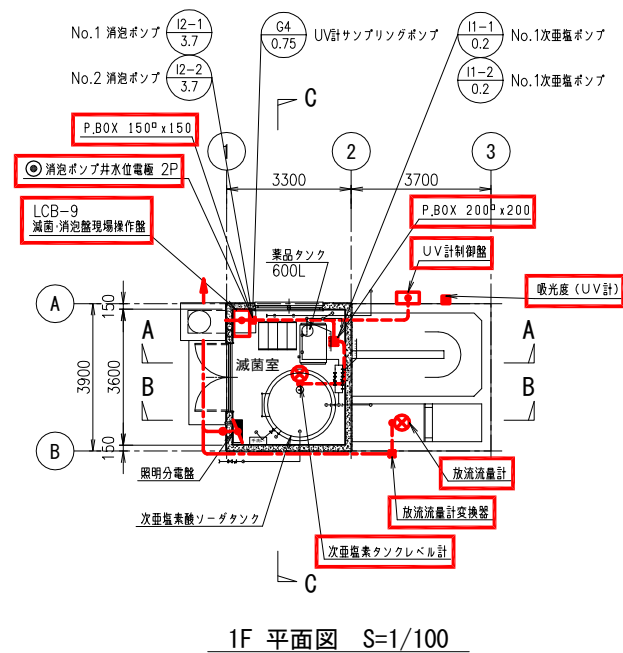


1F 平面図 S=1/100

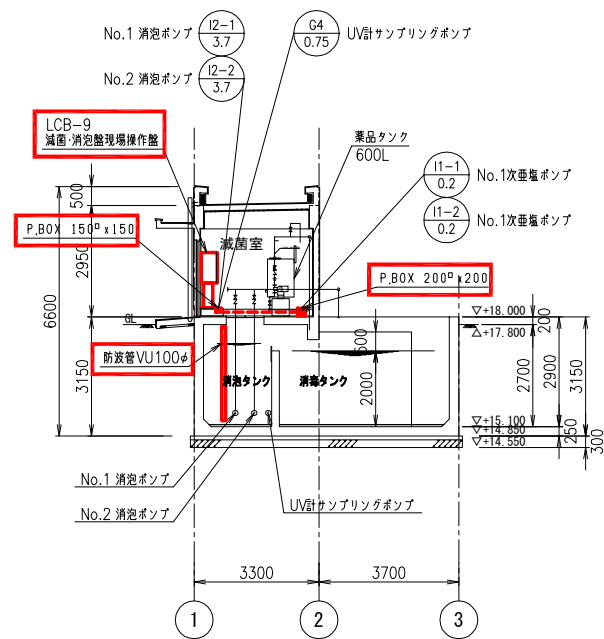


A-A断面 S=1/100

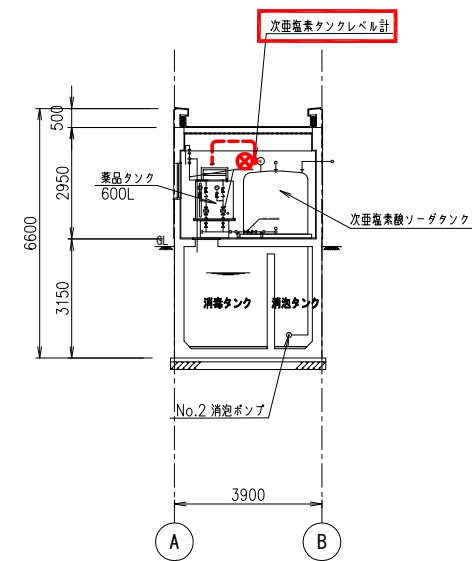

C-C断面 S=1/100

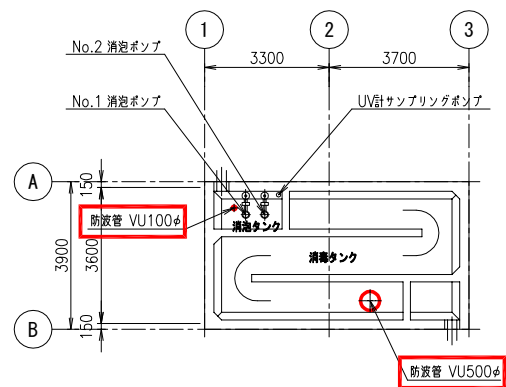

BF 平面図 S=1/100

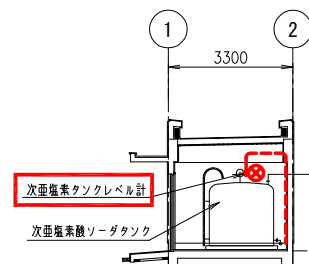


B-B断面 S=1/100

配線凡例
配線（ビッド・ラック内）
配線（露出）
配線（埋込）
配線（地中埋込）


注 記
1. は、今回撤去を示す。

参考図


事業名	令和8年度 公共下水道事業		
工事名	旧高花平浄化センター解体工事		
工事場所	四日市市八王子町および高花平五丁目 地内		
名称	消毒タンク（塩素減菌室）平面・断面図（撤去）		
縮尺	1/100	設計年月	令和 年 月
工種		設計者	
事業主体	四日市市上下水道局	図面番号	PE - 17

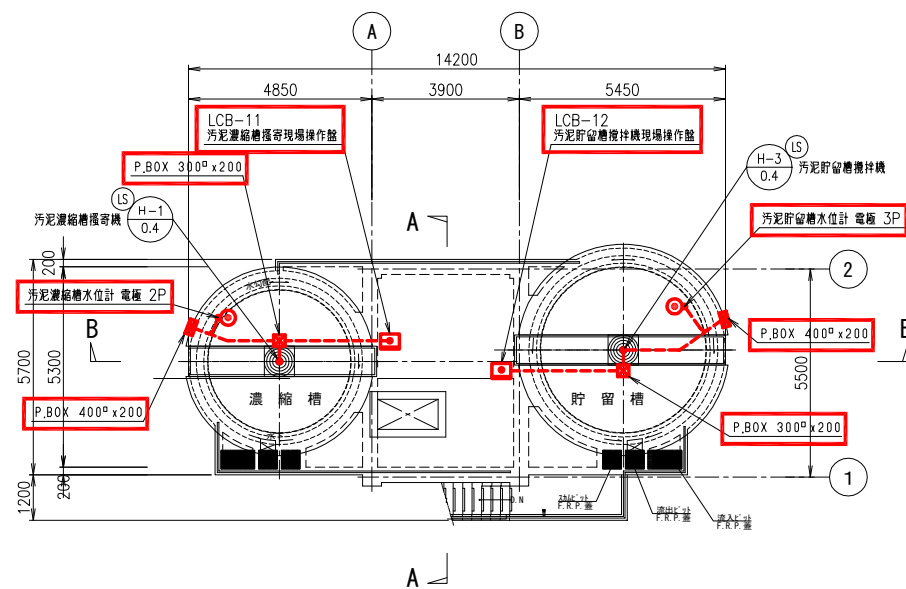


屋外平面図 S=1/100

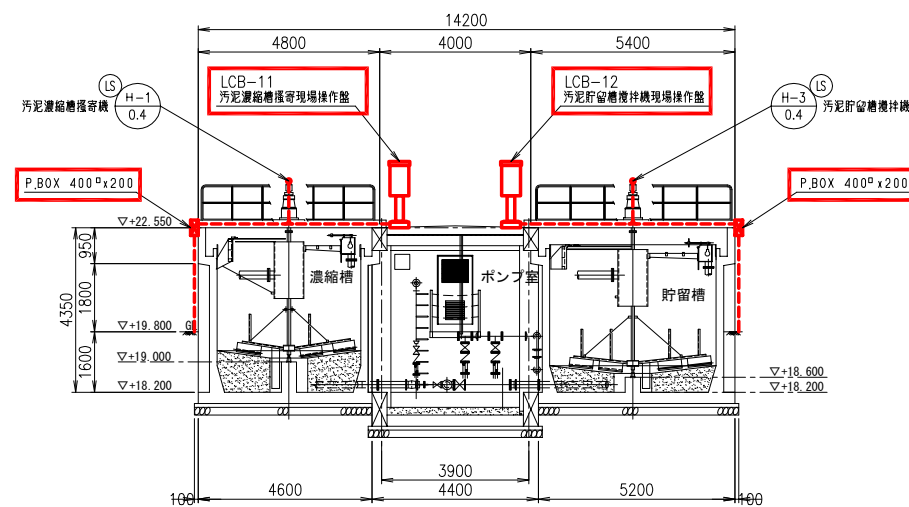

B-B断面 S=1/100

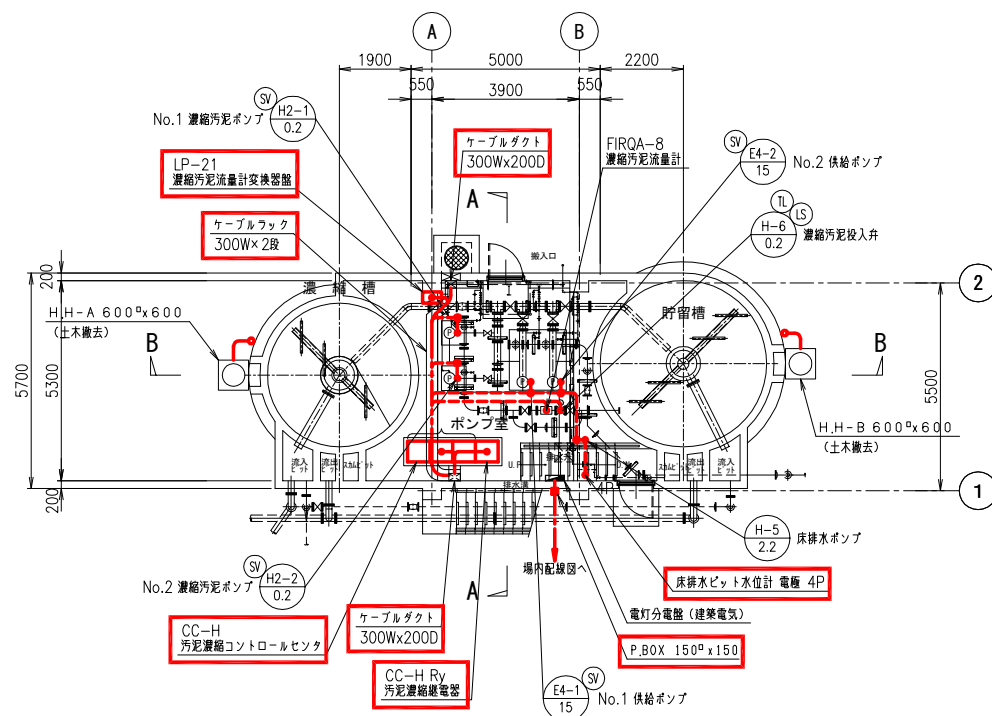

屋内平面図 S=1/100

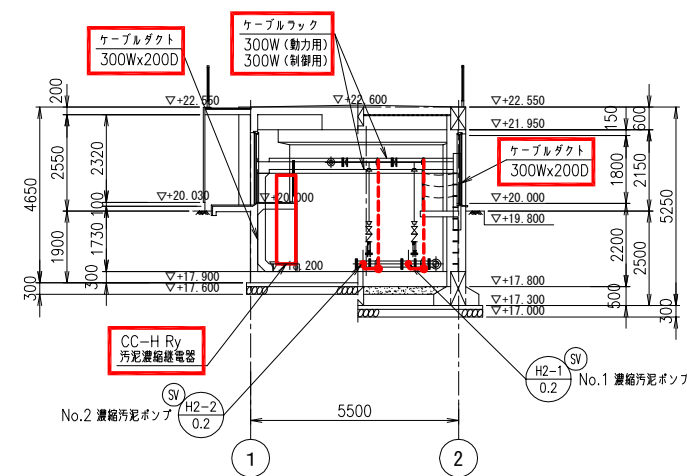

A-A断面 S=1/100

配線凡例

- 配線 (ビル・ラック・ダクト)
- 配線 (露出)
- 配線 (埋込)
- 配線 (地中埋設)

















注記

1. は、今回撤去を示す。

参考図

事業名	令和8年度 公共下水道事業		
工事名	旧高花平浄化センター解体工事		
工事場所	四日市市八王子町および高花平五丁目 地内		
名称	汚泥貯留/濃縮貯留タンク 平面・断面図 (撤去)		
縮尺	1/100	設計年月	令和 年 月
工種		設計者	
事業主体	四日市市上下水道局	図面番号	PE - 18

     受変電・制御・監視盤等一覧表

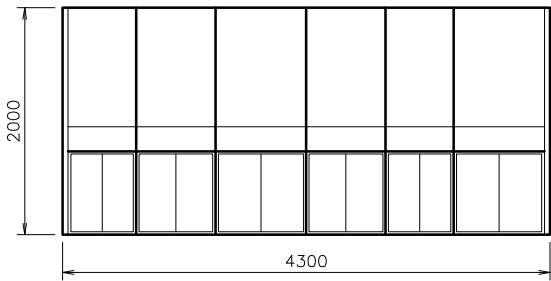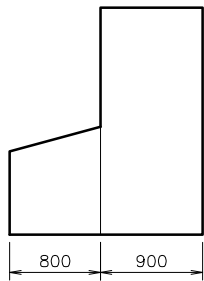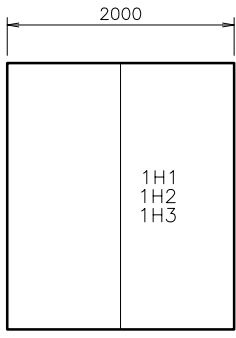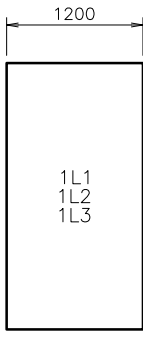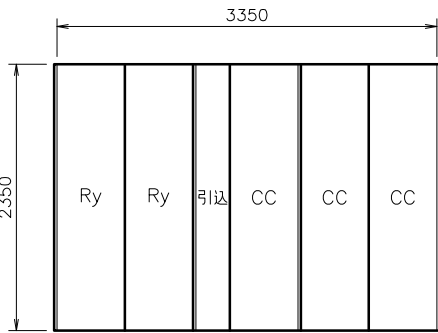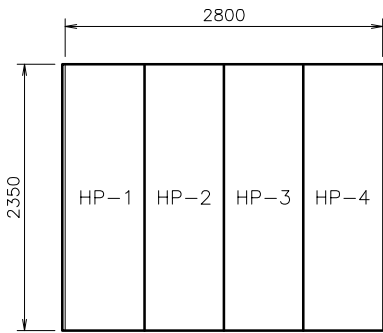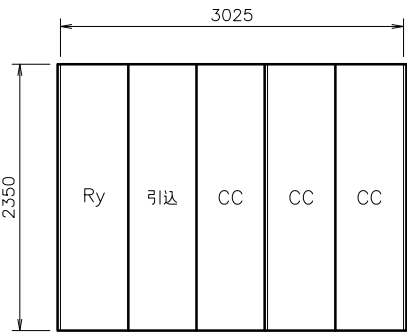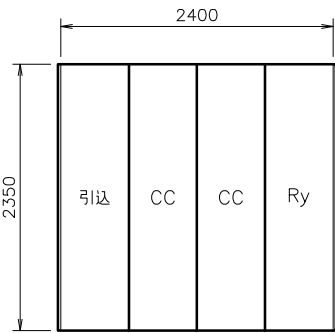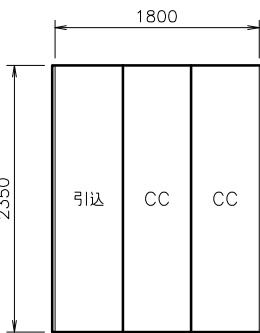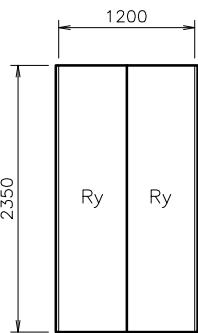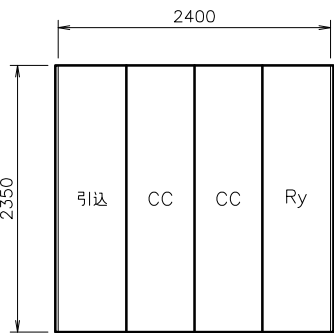盤名称 中央監視操作盤（DK1～6）		盤名称 受変電設備盤		盤名称 直流電源盤（1L4）	
① 汚泥処理棟 操作室		① 汚泥処理棟 操作室		① 汚泥処理棟 操作室	
 正面図		 側面図		 側面図	
 正面図		 側面図		 正面図	
盤名称 汚泥処理コントロールセンタ・継電器盤（CC-A～C）		盤名称 No.1～4 補助盤（HP-1～4）		盤名称 送風機コントロールセンタ・継電器盤（CC-G・I）	
① 汚泥処理棟 操作室		① 汚泥処理棟 操作室		② ブロー室	
 正面図		 側面図		 正面図	
 側面図		 正面図		 側面図	
盤名称 汚泥濃縮コントロールセンタ・継電器盤（CC-H）		盤名称 引抜汚泥コントロールセンタ（CC-E）		盤名称 引抜汚泥継電器盤（CC-E Ry）	
⑫ 濃縮/貯留タンク		④ 返送汚泥ポンプ室		④ 返送汚泥ポンプ室	
 正面図		 側面図		 正面図	
 側面図		 正面図		 側面図	
盤名称 返送汚泥コントロールセンタ・継電器盤		盤名称 返送汚泥コントロールセンタ・継電器盤		盤名称 返送汚泥コントロールセンタ・継電器盤	
③ 引抜汚泥ポンプ室		③ 引抜汚泥ポンプ室		③ 引抜汚泥ポンプ室	
 正面図		 側面図			

参考図


注 記
1. は、今回撤去を示す。

事業名	令和8年度 公共下水道事業		
工事名	旧高花平浄化センター解体工事		
工事場所	四日市市八王子町および 高花平五丁目 地内		
名称	撤去盤参考図（1）		
縮尺	NONE	設計年月	令和 年 月
工種		設計者	
事業主体	四日市市 上下水道局	図面番号	PE - 19

現場操作盤一覧表

設備区分	盤名称	盤記号	形式	材質	面数			寸法（mm）				設備区分	盤名称	盤記号	形式	材質	面数			寸法（mm）			
SS	SUS	FRP	既設	今回	全体	W	D	H	L	SS	SUS	FRP	既設	今回	全体	W	D	H	L				
汚泥処理設備	スクリーン	LCBー	OS	SS	1	0	1	600	400	800	1600	汚泥処理設備	ケーキコンベア	LCBー15	OS	SS	1	0	1	750	400	800	1600
	No.1 調整槽攪拌機	LCBー2	IS	SS	1	0	1	400	400	730	1600		ケーキホッパ	LCBー	OS	SS	1	0	1	400	400	600	1600
	No.2 調整槽攪拌機	LCBー3	IS	SS	1	0	1	400	400	730	1600		スカムビッドポンプ	LCBー	OS	SS	1	0	1	600	400	650	1600
	1号最初沈でん池	LCBー4	OS	SS	1	0	1	500	400	800	1600		脱臭	LCBー	OC	SS	1	0	1	900	500	1900	ー
	2号最初沈でん池	LCBー	OS	SS	1	0	1	500	400	800	1600		DO／MLSS計分電盤	LCBー	OW （架台付）	SS	1	0	1	800	300	900	1600
	3号最初沈でん池	LCBー	OS	SS	1	0	1	500	400	800	1600		UV計制御盤	LCBー	OW （架台付）	SS	1	0	1	600	300	850	1600
	1号最終沈でん池	LCBー7	OS	SS	1	0	1	500	400	800	1600		流入下水量計交換器盤	LPー18	IW	SS	1	0	1	500	300	500	1600
	2号最終沈でん池	LCBー	OS	SS	1	0	1	500	400	800	1600		生汚泥流量計交換器盤	LPー20	IW	SS	1	0	1	500	300	500	1600
	減菌・消泡	LCBー9	IS	SS	1	0	1	800	400	800	1500		濃縮汚泥流量計交換器盤	LPー21	IW	SS	1	0	1	500	300	500	1600
	返送汚泥ポンプ	LCBー	IC	SS	1	0	1	500	400	1900	ー		余剰汚泥流量計交換器盤	LPー	IW	SS	1	0	1	500	300	500	1600
	汚泥濃縮槽攪拌機	LCBー11	OS	SS	1	0	1	500	400	800	1600		返送汚泥流量計交換器盤	LPー	IW	SS	1	0	1	500	300	500	1600
	汚泥貯留槽攪拌機	LCBー12	OS	SS	1	0	1	500	400	800	1600		供給ポンプ	LCBー	IC	SS	1	0	1	500	500	1900	ー
ポンプ設備	汚泥サービスタンク攪拌機	LCBー13	IS	SS	1	0	1	500	400	730	1600	ポンプ設備	No.1 揚水ポンプ	Lー6	IC	SS	1	0	1	850	800	2300	ー
	薬品タンク攪拌機	LCBー14	IS	SS	1	0	1	500	400	730	1600		No.2 揚水ポンプ	Lー7	IC	SS	1	0	1	850	800	2300	ー

盤形式

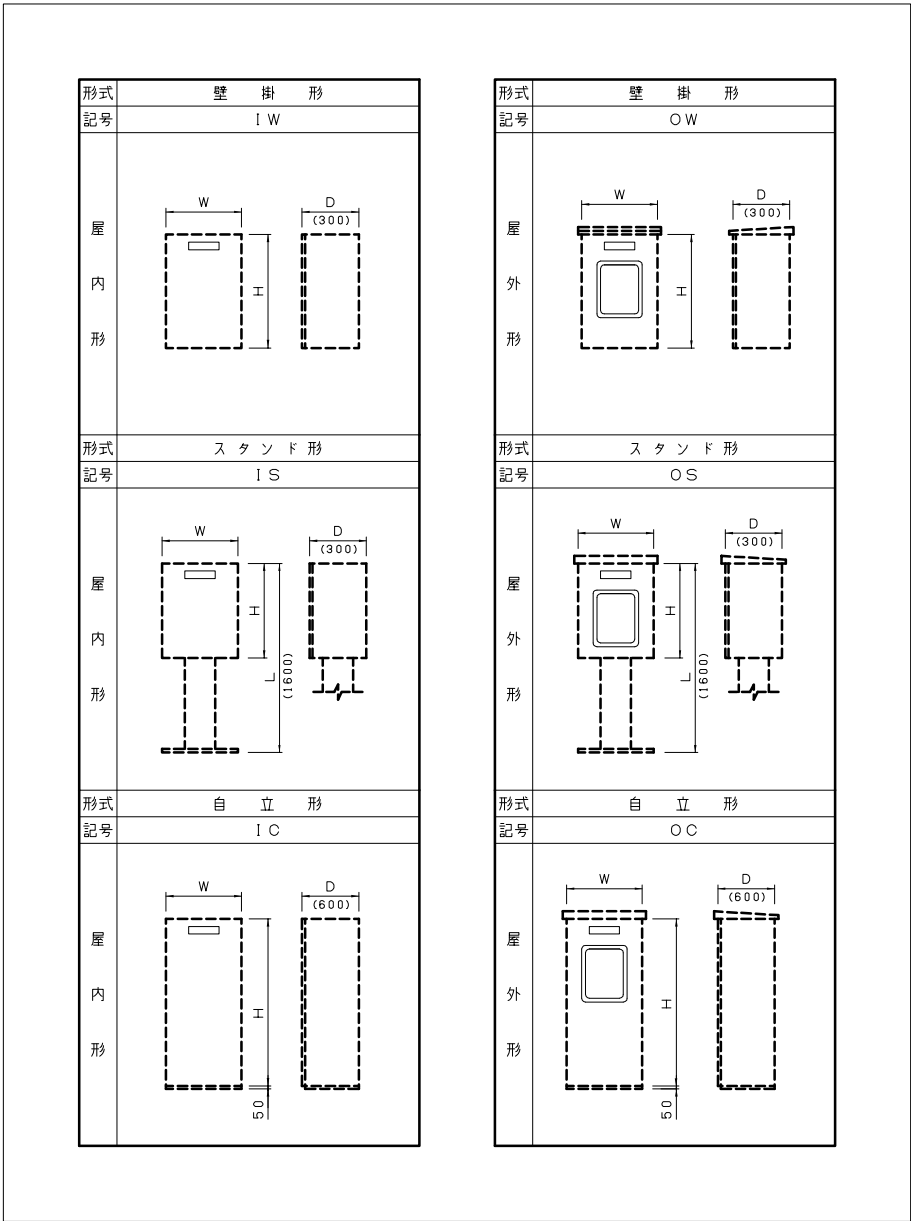

参考図

注記

1. は、今回撤去を示す。

事業名	令和8年度 公共下水道事業		
工事名	旧高花平浄化センター解体工事		
工事場所	四日市市八王子町および高花平五丁目 地内		
名称	撤去盤参考図（2）		
縮尺	NONE	設計年月	令和 年 月
工種		設計者	
事業主体	四日市市上下水道局	図面番号	PE - 20

汚泥処理機（ 1/ 4）

配 線 表

配線番号	自		至		配 線 仕 様		端 末		接地線	電 線 管	備 考
	記 号	名 称	記 号	名 称	種別、サイズ、芯数、本数		屋外	屋内	種別、サイズ	種別、サイズ、本数	
R 1001		引込柱	1H1	引込盤	6kVCV	3Φ - 3C					
R 1002	1H1	引込盤	DK1~6	中央監視操作盤	CVV	2 ^Φ - 3C					
R 1003	1H2	受電盤	HP-3	No. 3補助盤(継電器盤)	CVV	3.5 ^Φ - 2C x 2					
R 1004	"	"	"	"	CVV	2 ^Φ - 2C					
R 1005	"	"	DK1~6	中央監視操作盤	CVV	3.5 ^Φ - 2C x 2					
R 1006	"	"	"	"	CVV	2 ^Φ - 5C					
R 1007	"	"	"	"	CVV	2 ^Φ - 3C					
R 1008	"	"	"	"	CVV	2 ^Φ - 2C					
R 1009	1H3	動力変圧器盤	"	"	CVV	2 ^Φ - 2C					
R 1010	1L1	切換盤	"	"	CVV	2 ^Φ - 6C					
R 1011	"	"	"	"	CVV	2 ^Φ - 3C					
R 1012	1L2	動力主幹盤	"	"	CVV	2 ^Φ - 3C					
R 1013	"	"	HP-1	No. 1補助盤(分電盤)	600VCV	14 ^Φ - 2C					
R 1014	1L3	照明変圧器盤	DK1~6	中央監視操作盤	CVV	2 ^Φ - 2C					
R 1015	1L1	切換盤		自家発電備	600VCV	200 ^Φ - 1C x 3				GP 82mm x 2	
R 1016	1L2	動力主幹盤		"	600VCV	5.5 ^Φ - 2C					
R 1017	1L3	照明変圧器盤		"	600VCV	5.5 ^Φ - 2C					
R 1018	HP-3	No. 3補助盤(継電器盤)		"	CVV	3.5 ^Φ - 2C x 2					
R 1019	DK1~6	中央監視操作盤		"	CVV	2 ^Φ - 10C					
R 1020	"	"		"	CVV	2 ^Φ - 4C					
R 1021		自家発電備		冷却水カクハバ計	CVV	2 ^Φ - 2C				GP 22mm	
R 1022	HP-2	No. 1補助盤(変換器盤)	1L4	直流電源盤	600VCV	8 ^Φ - 2C					
R 1023	DK1~6	中央監視操作盤	"	"	CVV	2 ^Φ - 2C					
R 1024	CC-A~D	汚泥処理ツノロ-MEツノ	DK1~6	中央監視操作盤	CVV	2 ^Φ - 20C					
R 1025	"	"	"	"	CVV	2 ^Φ - 5C x 2					
R 1026	"	"	"	"	CVV	2 ^Φ - 4C					
R 1027	"	"	"	"	CVV	2 ^Φ - 3C x 2					
R 1028	HP-1	No. 1補助盤(分電盤)	"	"	600VCV	3.5 ^Φ - 2C x 2					
R 1029	"	"	"	"	600VCV	3.5 ^Φ - 3C					
R 1030	"	"	"	"	CVV	2 ^Φ - 10C					

汚泥処理機（ 2/ 4）

配 線 表

配線番号	自		至		配 線 仕 様		施 末		接地線	電 線 管		備 考
	記 号	名 称	記 号	名 称	種別、サイズ、芯数、本数		屋外	屋内	種別、サイズ	種別、サイズ、本数		
R 1031	HP-1	No. 1補助盤(分電盤)	DK1~6	中央監視操作盤	CVV-S	2 ^Φ - 2C						
R 1032	HP-2	No. 1補助盤(変換器盤)	"	"	600VCV	3.5 ^Φ - 2C x 7						
R 1033	"	"	"	"	600VCV	3.5 ^Φ - 3C						
R 1034	"	"	"	"	CVV	2 ^Φ - 10C						
R 1035	"	"	"	"	CVV	2 ^Φ - 6C						
R 1036	"	"	"	"	CVV	2 ^Φ - 4C						
R 1037	HP-3	No. 3補助盤(継電器盤)	"	"	CVV	3.5 ^Φ - 2C						
R 1038	"	"	"	"	CVV	2 ^Φ - 20C						
R 1039	"	"	"	"	CVV	2 ^Φ - 6C						
R 1040	"	"	"	"	CVV	2 ^Φ - 4C x 2						
R 1041	"	"	"	"	CVV	2 ^Φ - 2C						
R 1042	"	"	"	"	CVV-S	2 ^Φ - 2C x 3						
R 1043	HP-4	No. 4補助盤(継電器盤)	"	"	CVV	2 ^Φ - 10C						
R 1044	"	"	"	"	CVV	2 ^Φ - 6C						
R 1045	"	"	"	"	CVV	2 ^Φ - 4C						
R 1046	"	"	"	"	CVV	2 ^Φ - 3C						
R 1047	"	"	"	"	CVV	2 ^Φ - 2C						
R 1048	L-6	No. 1揚水ポンプ盤		No. 1揚水ポンプ	600VCV	5.5 ^Φ - 3C			IV	5.5 ^Φ	GP 28mm	
R 1049	"	"	LP-18	流入下水量計変換器盤	CVV-S	2 ^Φ - 2C					GP 22mm	
R 1050	1L2	動力主幹盤	L-6	No. 1揚水ポンプ盤	600VCV	8 ^Φ - 3C			IV	3Φ	GP 36mm	
R 1051	1L4	直流電源盤	"	"	600VCV	3.5 ^Φ - 2C						
R 1052	HP-4	No. 4補助盤(継電器盤)	"	"	CVV-S	2 ^Φ - 2C						
R 1053	DK1~6	中央監視操作盤	"	"	CVV	2 ^Φ - 4C x 2						
R 1054	"	"	"	"	CVV-S	2 ^Φ - 2C						
R 1055	L-7	No. 2揚水ポンプ盤		No. 2揚水ポンプ	600VCV	5.5 ^Φ - 3C			IV	5.5 ^Φ	GP 28mm	
R 1056	HP-4	No. 4補助盤(継電器盤)	L-7	No. 2揚水ポンプ盤	CVV-S	2 ^Φ - 2C						
R 1057	DK1~6	中央監視操作盤	"	"	CVV	2 ^Φ - 4C x 2						
R 1058	"	"	"	"	CVV-S	2 ^Φ - 2C						
R 1059	LP-18	流入下水量計変換器盤	F1QR-2	流入下水量計	600VCV	3.5 ^Φ - 2C			IV	3.5 ^Φ	GP 22mm	
R 1060	"	"	"	"	専用ケーブル						GP 22mm	

汚泥処理機（ 3/ 4）

配 線 表

配線番号	自		至		配 線 仕 様		端 末		接地線	電 線 管	備 考
	記 号	名 称	記 号	名 称	種別、サイズ、芯数、本数		屋外	屋内	種別、サイズ	種別、サイズ、本数	
R 1061	HP-1	No. 1補助盤(分電盤)	LP-18	流入下水量計交換器盤	600VCV	3.5 ^Φ - 2 ^C					
R 1062	CC-A~D	汚泥処理ツノロ-MEツノ	A2-1	No. 1調整槽攪拌機	600VCV	8 ^Φ - 3 ^C			IV 5.5 ^Φ	GP 28mm	
R 1063	"	"	LCB-2	No. 1調整槽攪拌機現場操作盤	CVV	3.5 ^Φ - 2 ^C			IV 5.5 ^Φ	GP 36mm	
R 1064	CC-A~D Ry	汚泥処理継電器盤	"	"	CVV	2 ^Φ - 20 ^C					
R 1065	CC-A~D	汚泥処理ツノロ-MEツノ	A2-2	No. 2調整槽攪拌機	600VCV	8 ^Φ - 3 ^C			IV 5.5 ^Φ	GP 28mm	
R 1066	"	"	LCB-3	No. 2調整槽攪拌機現場操作盤	CVV	3.5 ^Φ - 2 ^C			IV 5.5 ^Φ	GP 36mm	
R 1067	CC-A~D Ry	汚泥処理継電器盤	"	"	CVV	2 ^Φ - 2 ^C					
R 1068	HP-4	No. 4補助盤(継電器盤)	L1-1	流量調整水位計	CVV-S	2 ^Φ - 2 ^C			IV 3.5 ^Φ	GP 22mm	
R 1069	CC-A~D Ry	汚泥処理継電器盤	LA-2	流量調整槽水位計交換器	CVV	2 ^Φ - 5 ^C				GP 22mm	
R 1070	CC-A~D	汚泥処理ツノロ-MEツノ	B1-1	No. 1汚泥サセミツノ攪拌機	600VCV	3.5 ^Φ - 3 ^C			IV 3.5 ^Φ	GP 22mm	
R 1071	"	"	LCB-13	汚泥サセミツノ攪拌機現場操作盤	CVV	3.5 ^Φ - 2 ^C x 2			IV 5.5 ^Φ	GP 36mm	
R 1072	CC-A~D Ry	汚泥処理継電器盤	"	"	CVV	2 ^Φ - 30 ^C					
R 1073	"	"	LA-9	No. 1汚泥サセミツノババ計	CVV	2 ^Φ - 5 ^C				GP 28mm	
R 1074	CC-A~D	汚泥処理ツノロ-MEツノ	B2-1	No. 1薬品ツノ攪拌機	600VCV	3.5 ^Φ - 3 ^C			IV 3.5 ^Φ	GP 22mm	
R 1075	CC-A~D Ry	汚泥処理継電器盤	B2-1 SV	No. 1薬品ツノ攪拌機 SV	CVV	2 ^Φ - 2 ^C				GP 22mm	
R 1076	"	"	L1A-11-1	No. 1薬品ツノババ計	CVV	2 ^Φ - 5 ^C				GP 28mm	
R 1077	CC-A~D	汚泥処理ツノロ-MEツノ	B2-2	No. 2薬品ツノ攪拌機	600VCV	3.5 ^Φ - 3 ^C			IV 3.5 ^Φ	GP 22mm	
R 1078	CC-A~D Ry	汚泥処理継電器盤	B2-2 SV	No. 2薬品ツノ攪拌機 SV	CVV	2 ^Φ - 2 ^C				GP 22mm	
R 1079	"	"	L1A-11-2	No. 2薬品ツノババ計	CVV	2 ^Φ - 5 ^C				GP 28mm	
R 1080	CC-A~D	汚泥処理ツノロ-MEツノ	LCB-14	薬品ツノ攪拌機現場操作盤	CVV	3.5 ^Φ - 2 ^C x 2			IV 5.5 ^Φ	GP 36mm	
R 1081	CC-A~D Ry	汚泥処理継電器盤	"	"	CVV	2 ^Φ - 20 ^C					
R 1082	CC-A~D	汚泥処理ツノロ-MEツノ	B3-1	No. 1汚泥脱水機	600VCV	14 ^Φ - 3 ^C			IV 8 ^Φ	GP 36mm x 3	
R 1083	CC-A~D Ry	汚泥処理継電器盤	"	No. 1汚泥脱水機盤	CVV	2 ^Φ - 4 ^C				GP 22mm x 2	B3-1
R 1084	HP-4	No. 4補助盤(継電器盤)	"	比例注入計装盤	CVV-S	2 ^Φ - 2 ^C x 2				GP 36mm x 2	
R 1085	CC-A~D	汚泥処理ツノロ-MEツノ	"	供給ポンプ現場操作盤	600VCV	3.5 ^Φ - 2 ^C x 2				GP 54mm x 2	
R 1086	CC-A~D Ry	汚泥処理継電器盤	"	"	CVV	2 ^Φ - 20 ^C					
R 1087	DK1~6	中央監視操作盤	"	酸貯留槽ババ計	CVV	2 ^Φ - 2 ^C				GP 22mm	
R 1088	"	供給ポンプ現場操作盤	"	苛性ソーダ貯留槽温度計	CVV-S	2 ^Φ - 2 ^C					
R 1089	DK1~6	中央監視操作盤	"	"	CVV	2 ^Φ - 2 ^C					
R 1090	"	"	"	苛性ソーダ貯留槽ババ計	CVV	2 ^Φ - 2 ^C				GP 22mm	

汚泥処理機（ 4/ 4）

配 線 表

配線番号	自		記 号	至		配 線 仕 様		端 末		接地線	電 線 管	備 考
	記 号	名 称		名 称	種別、サイズ、芯数、本数	屋外	屋内	種別、サイズ	種別、サイズ、本数			
R 1091	DK1~6	中央監視操作盤			次亜塩素酸貯留槽ババ計	CVV	2 ^Φ - 2C				GP 22mm	
R 1092	HP-3	No. 3補助盤(継電器盤)			脱臭現場操作盤	CVV	2 ^Φ - 12C x 3		IV	5.5 ^Φ	GP 54mm x 3	
R 1093	"	"			"	CVV	2 ^Φ - 10C					
R 1094	"	"			"	CVV	2 ^Φ - 8C					
R 1095	"	"			"	CVV	2 ^Φ - 7C					
R 1096	"	"			"	CVV	2 ^Φ - 4C					
R 1097	DK1~6	中央監視操作盤			酸循環ツノババ計	CVV	2 ^Φ - 2C				GP 22mm	
R 1098	"	"			酸循環ツノPH計	CVV	2 ^Φ - 2C				GP 22mm	
R 1099	"	"			汚泥循環ツノババ計	CVV	2 ^Φ - 2C				GP 22mm	
R 1100	"	"			汚泥循環ツノPH計	CVV	2 ^Φ - 2C				GP 22mm	
R 1101	"	"			汚泥循環ツノORP計	CVV	2 ^Φ - 2C				GP 22mm	
R 1102		P. B(屋上) □500×300			P. B(屋上) □300×300						GP 54mm x 3	
R 1103	CC-A~D	汚泥処理ツノロ-MEツノ			ツノババ	600VCV	3.5 ^Φ - 3C				GP 28mm x 3	
R 1104	CC-A~D Ry	汚泥処理継電器盤			"	CVV	2 ^Φ - 2C					
R 1105		ツノババ現場操作盤			"	CVV	2 ^Φ - 2C					
R 1106	CC-A~D	汚泥処理ツノロ-MEツノ			ツノ移送ポンプ	600VCV	3.5 ^Φ - 3C				GP 28mm	
R 1107	"	"			ツノ移送ポンプ	600VCV	3.5 ^Φ - 3C				GP 28mm	
R 1108	"	"			ツノババ	600VCV	3.5 ^Φ - 3C					
R 1109	CC-A~D Ry	汚泥処理継電器盤		LCB-15	ツノババ現場操作盤	CVV	2 ^Φ - 2C x 2					
R 1110	LCB-15	ツノババ現場操作盤			ツノババ	CVV	2 ^Φ - 2C x 2					
R 1111	CC-A~D	汚泥処理ツノロ-MEツノ		A1-1	No. 1 自動ツノツノ	600VCV	3.5 ^Φ - 2C x 2				GP 28mm	
R 1112	"	"		A1-2	No. 2 自動ツノツノ	600VCV	3.5 ^Φ - 2C x 2				GP 16mm	
R 1113	CC-A~D Ry	汚泥処理継電器盤			ツノツノ盤	CVV	2 ^Φ - 2C x 2				GP 54mm	
R 1114		ツノツノ盤		A1-1	No. 1 自動ツノツノ	CVV	2 ^Φ - 2C x 2					
R 1115		"		A1-2	No. 2 自動ツノツノ	CVV	2 ^Φ - 2C x 2					
			</									

ブロー室 (1 / 1)

配 線 表

[illegible]

引抜汚泥ポンプ室（生汚泥）（ 1 / 2 ）

配線表

配線番号	自		至		配 線 仕 様		端 末		接 地 線		電 線 管		備 考
	記 号	名 称	記 号	名 称	種別、サイズ、芯数、本数		屋外	屋内	種別、サイズ		種別、サイズ、本数		
R 3001	1L2	動力主幹盤	CC-E	引抜汚泥コナロ-配ナ	600VCV	3Φ - 3C							
R 3002	CC-E	引抜汚泥コナロ-配ナ	CC-G-1	送風機コナロ-配ナ	600VCV	3.5Φ - 2C							
R 3003	"	"	CC-E Ry	引抜汚泥継電器盤	600VCV	3.5Φ - 2C							
R 3004	"	"	"	"	CVV	2Φ - 20C x 3							
R 3005	"	"	"	"	CVV	2Φ - 15C x 3							
R 3006	"	"	"	"	CVV	2Φ - 12C x 2							
R 3007	"	"	"	"	CVV	2Φ - 3C x 2							
R 3008	"	"	"	"	CVV	2Φ - 2C x 5							
R 3009	"	"	DK1-6	中央監視操作盤	CVV	2Φ - 20C							
R 3010	"	"	"	"	CVV	2Φ - 15C							
R 3011	"	"	"	"	CVV	2Φ - 12C							
R 3012	"	"	"	"	CVV	2Φ - 5C x 3							
R 3013	"	"	"	"	CVV	2Φ - 3C							
R 3014	"	"	"	"	CVV	2Φ - 2C							
R 3015	"	"	E1-1	No. 1 生汚泥引抜弁	600VCV	3.5Φ - 2C			IV	3.5Φ	GP	22mm	
R 3016	CC-E Ry	引抜汚泥コナロ-配ナ補助継電器盤	E1-1 TL LS	No. 1 生汚泥引抜弁 TL LS	CVV	2Φ - 10C					GP	28mm	
R 3017	CC-E	引抜汚泥コナロ-配ナ	E1-2	No. 2 生汚泥引抜弁	600VCV	3.5Φ - 3C			IV	3.5Φ	GP	22mm	
R 3018	CC-E Ry	引抜汚泥コナロ-配ナ補助継電器盤	E1-2 TL LS	No. 2 生汚泥引抜弁 TL LS	CVV	2Φ - 10C					GP	28mm	
R 3019	CC-E	引抜汚泥コナロ-配ナ	E1-3	No. 3 生汚泥引抜弁	600VCV	3.5Φ - 3C			IV	3.5Φ	GP	22mm	
R 3020	CC-E Ry	引抜汚泥コナロ-配ナ補助継電器盤	E1-3 TL LS	No. 3 生汚泥引抜弁 TL LS	CVV	2Φ - 10C					GP	28mm	
R 3021	CC-E	引抜汚泥コナロ-配ナ	E2-1	No. 1 生汚泥引抜弁OP	600VCV	3.5Φ - 3C			IV	3.5Φ	GP	22mm	
R 3022	CC-E Ry	引抜汚泥コナロ-配ナ補助継電器盤	E2-1 SV	No. 1 生汚泥引抜弁OP SV	CVV	2Φ - 2C					GP	22mm	
R 3023	CC-E	引抜汚泥コナロ-配ナ	E2-2	No. 2 生汚泥引抜弁OP	600VCV	3.5Φ - 3C			IV	3.5Φ	GP	22mm	
R 3024	CC-E Ry	引抜汚泥コナロ-配ナ補助継電器盤	E2-2 SV	No. 2 生汚泥引抜弁OP SV	CVV	2Φ - 2C					GP	22mm	
R 3025	CC-E	引抜汚泥コナロ-配ナ	E3	生汚泥移送弁	600VCV	3.5Φ - 3C			IV	3.5Φ	GP	22mm	
R 3026	CC-E Ry	引抜汚泥コナロ-配ナ補助継電器盤	E3 TL LS	生汚泥移送弁 TL LS	CVV	2Φ - 10C					GP	28mm	
R 3027	CC-E	引抜汚泥コナロ-配ナ	E4	床排水OP	600VCV	3.5Φ - 3C			IV	3.5Φ	GP	22mm	
R 3028	CC-E Ry	引抜汚泥コナロ-配ナ補助継電器盤		床排水OP電極 4P	CVV	2Φ - 4C					GP	22mm	
R 3029	LP-20	生汚泥流量変換器盤		生汚泥流量発信器	専用ケーブル						GP	22mm	
R 3030	"	"			600VCV	3.5Φ - 2C			IV	3.5Φ	GP	22mm	

引抜汚泥ポンプ室（生汚泥）（ 2/ 2）

配 線 表

[illegible]

返送汚泥ポンプ室 (1 / 1)

配 線 表

[illegible]

参 考

事業名	令和8年度 公共下水道事業		
工事名	旧高花平浄化センター解体工事		
工事場所	四日市市八王子町および 高花平五丁目 地内		
名称	配線表 (2)		
縮尺	NONE	設計年月	令和 年 月
工種		設計者	
事業主体	四日市市 下水道局	図面番号	PE - 22

[illegible][illegible][illegible][illegible]

参 考

事業名	令和8年度 公共下水道事業		
工事名	旧高花平浄化センター解体工事		
工事場所	四日市市八王子町および 高花平五丁目 地内		
名称	配線表 (3)		
縮尺	NONE	設計年月	令和 年 月
工種		設計者	
事業主体	四日市市 上下水道局	図面番号	PE - 23

調整槽 (1 / 1)

配 線 表

[illegible]


濃縮/貯留タンク (1 / 1)

配線表

配線番号	自		至		配 線 仕 様		端 末		接 地 線		電 線 管		備 考
	記 号	名 称	記 号	名 称	種別、サイズ、芯数、本数		屋外	屋内	種別、サイズ		種別、サイズ、本数		
R 12001	1L2	動力主幹盤	CC-H	汚泥濃縮3ノド-配77	600VCV	100 ^φ - 3C			IV	38 ^φ			
R 12002	DK1~6	中央監視操作盤	"	"	CVV	2 ^φ - 20C x 2							
R 12003	"	"	"	"	CVV	2 ^φ - 6C x 2							
R 12004	"	"	"	"	CVV	2 ^φ - 3C							
R 12005	CC-H	汚泥濃縮3ノド-配77	H-1	汚泥濃縮槽掻き機	600VCV	3.5 ^φ - 3C			IV	3.5 ^φ	GP	22mm	
R 12006	CC-H Ry	汚泥濃縮3ノド-配77補助継電器	H-1 LS	汚泥濃縮槽掻き機 LS	CVV	2 ^φ - 2C					GP	22mm	
R 12007	CC-H	汚泥濃縮3ノド-配77	LCB-11	汚泥濃縮槽現場操作盤	600VCV	3.5 ^φ - 2C			IV	5.5 ^φ	GP	42mm	
R 12008	"	"	"	"	CVV	3.5 ^φ - 2C							
R 12009	CC-H Ry	汚泥濃縮3ノド-配77補助継電器	"	"	CVV	2 ^φ - 20C							
R 12010	CC-E Ry	引抜汚泥3ノド-配77補助継電器	"	汚泥濃縮槽水位 電極 2P	CVV	2 ^φ - 2C					GP	42mm	
R 12011	CC-H	汚泥濃縮3ノド-配77	H2-1	No. 1濃縮汚泥ポンプ	600VCV	3.5 ^φ - 3C			IV	3.5 ^φ	GP	22mm	
R 12012	CC-H Ry	汚泥濃縮3ノド-配77補助継電器	H2-1 SV	No. 1濃縮汚泥ポンプ SV	CVV	2 ^φ - 2C					GP	22mm	
R 12013	CC-H	汚泥濃縮3ノド-配77	H-3	汚泥貯留槽攪拌機	600VCV	3.5 ^φ - 3C			IV	3.5 ^φ	GP	22mm	
R 12014	CC-H Ry	汚泥濃縮3ノド-配77補助継電器	H-3 LS	汚泥貯留槽攪拌機 LS	CVV	2 ^φ - 2C					GP	22mm	
R 12015	CC-H	汚泥濃縮3ノド-配77	LCB-12	汚泥貯留槽現場操作盤	600VCV	3.5 ^φ - 2C			IV	5.5 ^φ	GP	42mm	
R 12016	"	"	"	"	CVV	3.5 ^φ - 2C							
R 12017	CC-H Ry	汚泥濃縮3ノド-配77補助継電器	"	"	CVV	2 ^φ - 20C							
R 12018	"	"	"	汚泥貯留槽水位 電極 3P	CVV	2 ^φ - 3C					GP	42mm	
R 12019	CC-H	汚泥濃縮3ノド-配77	H4-1	No. 1供給ポンプ	600VCV	14 ^φ - 3C x 2			IV	8 ^φ	GP	42mm	
R 12020	CC-H Ry	汚泥濃縮3ノド-配77補助継電器	H4-1 SV	No. 1供給ポンプ SV	CVV	2 ^φ - 2C							
R 12021	CC-H	汚泥濃縮3ノド-配77	H5	床排水ポンプ	600VCV	3.5 ^φ - 3C			IV	3.5 ^φ	GP	22mm	
R 12022	CC-H Ry	汚泥濃縮3ノド-配77補助継電器	"	床排水ポンプ水位 電極 4P	CVV	2 ^φ - 5C							
R 12023	CC-H	汚泥濃縮3ノド-配77	H6	濃縮汚泥投入弁	600VCV	3.5 ^φ - 3C			IV	3.5 ^φ	GP	22mm	
R 12024	CC-H Ry	汚泥濃縮3ノド-配77補助継電器	H6 TL ₁ LS	濃縮汚泥投入弁 TL ₁ LS	CVV	2 ^φ - 10C					GP	28mm	
R 12025	HP1~4	No. 1~4補助盤	LP-21	濃縮汚泥量計交換器盤	600VCV	3.5 ^φ - 2C			IV	3.5 ^φ	GP	22mm	
R 12026	F1RQA-8	濃縮汚泥量計	"	"	600VCV	3.5 ^φ - 2C			IV	3.5 ^φ	GP	22mm	
R 12027	"	"	"	"	専用ケーブル								
R 12028	HP-4	No. 4補助盤(継電器盤)	"	"	CVV-S	2 ^φ - 2C					GP	22mm	
R 12029	ア07-至	照明分電盤	"	電灯分電盤	600VCV	14 ^φ - 3C			IV	3.5 ^φ	HIVE	36mm	


参 考

事業名	令和8年度 公共下水道事業		
工事名	旧高花平浄化センター解体工事		
工事場所	四日市市八王子町および 高花平五丁目 地内		
名称	配線表 (4)		
縮尺	NONE	設計年月	令和 年 月
工種		設計者	
事業主体	四日市市 上下水道局	図面番号	PE - 24

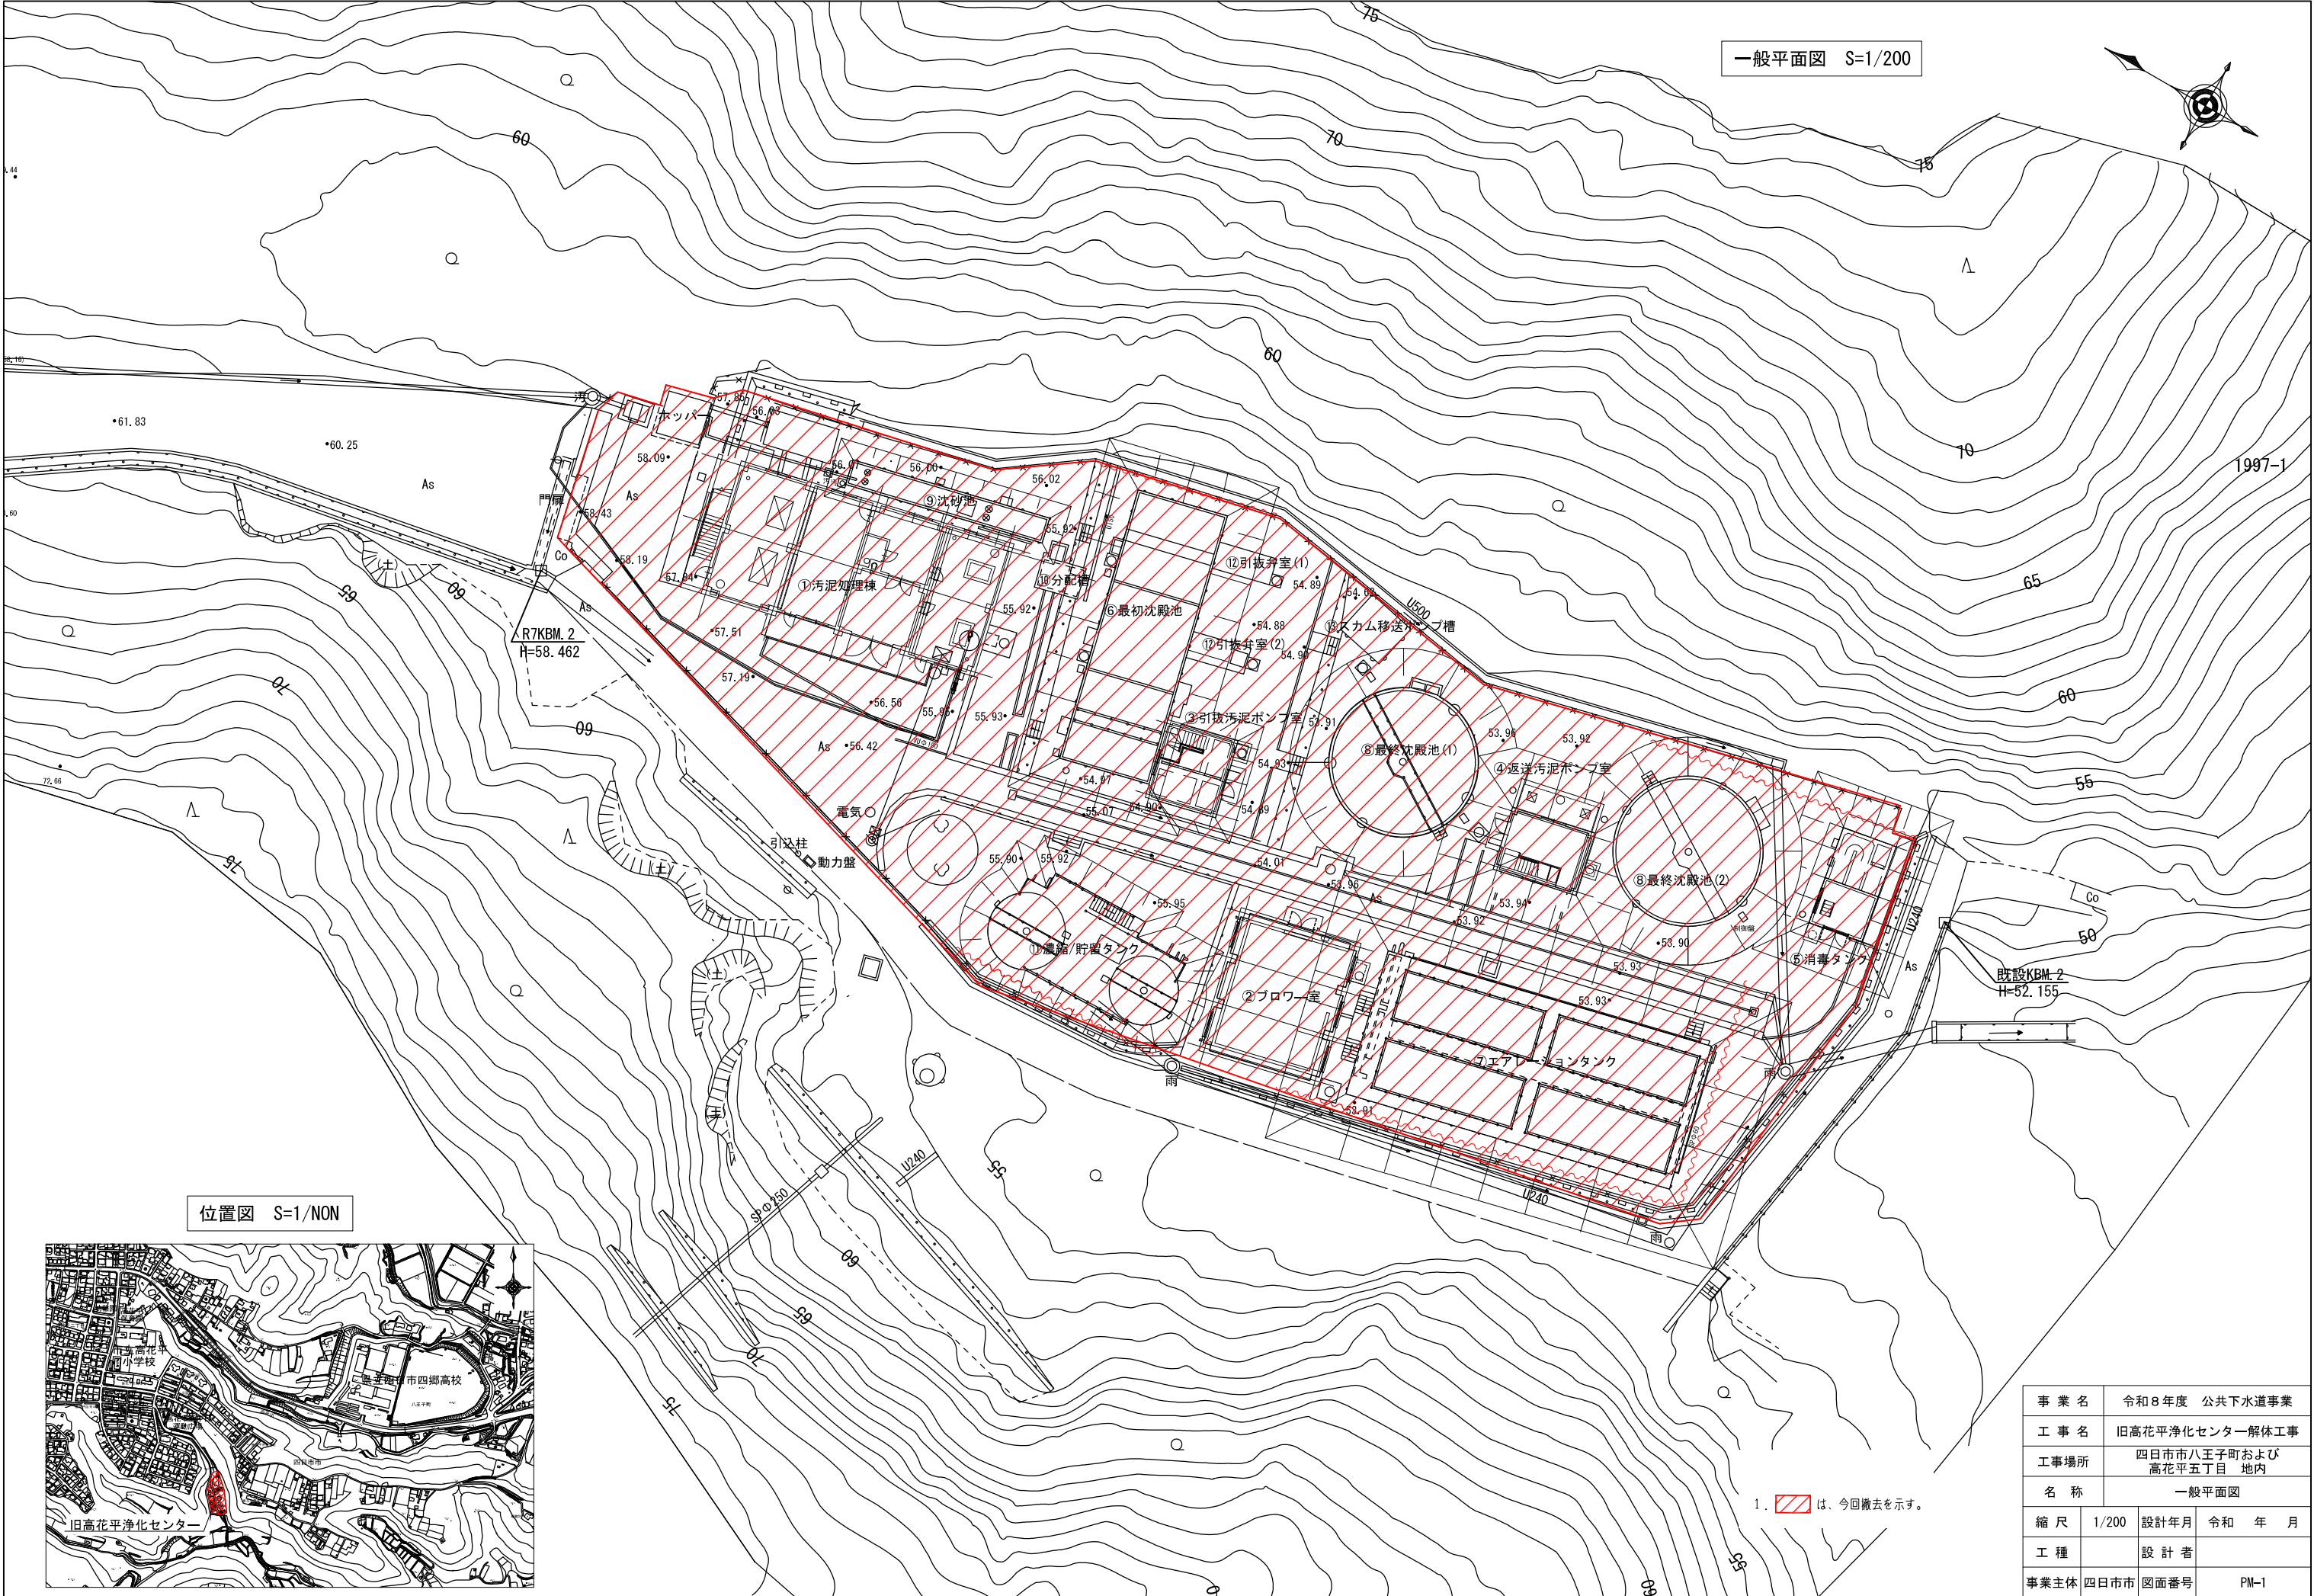

1.  は、今回撤去を示す。

事業名	令和8年度 公共下水道事業		
工事名	旧高花平浄化センター解体工事		
工事場所	四日市市八王子町および高花平五丁目 地内		
名称	一般平面図		
縮尺	1/200	設計年月	令和 年 月
工種		設計者	
事業主体	四日市市	図面番号	PM-1

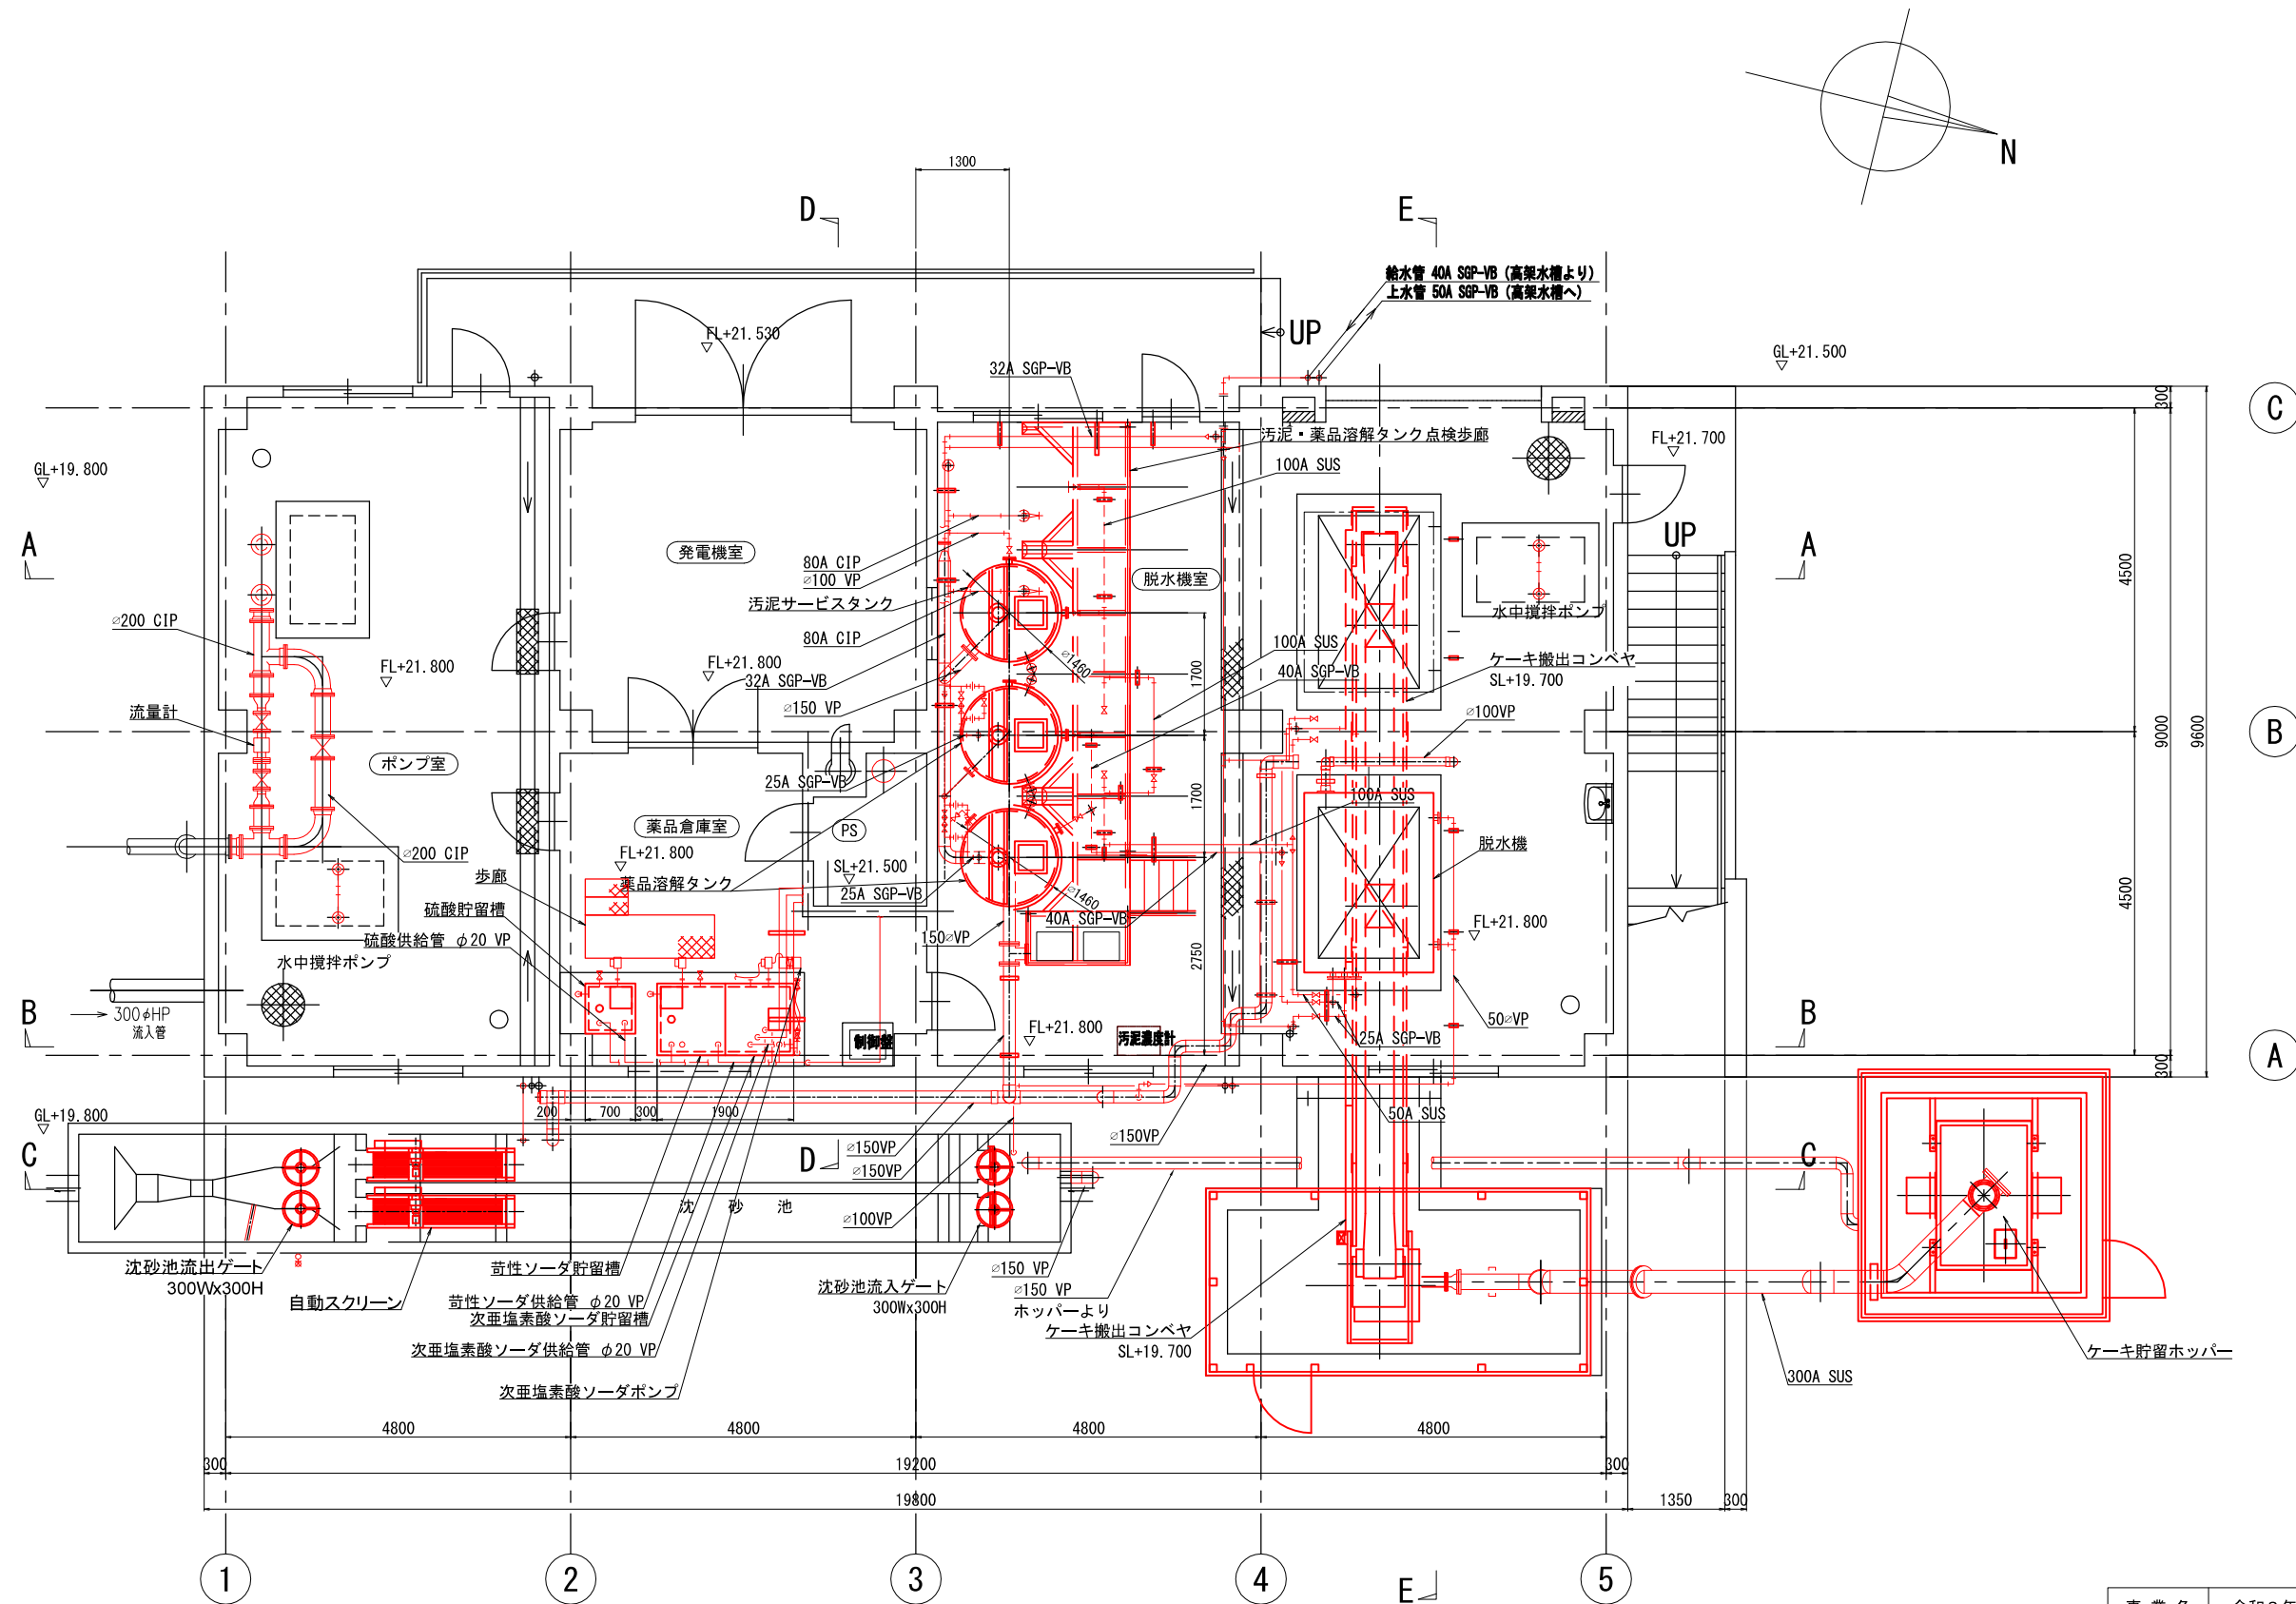


1F 平面図


注記
1. は、今回撤去を示す。

参考図

事業名	令和8年度 公共下水道事業		
工事名	旧高花平浄化センター解体工事		
工事場所	四日市市八王子町および高花平五丁目 地内		
名称	汚泥処理棟 撤去図 1F平面図		
縮尺	1/50	設計年月	令和 年 月
工種		設計者	
事業主体	四日市市	図面番号	PM-2

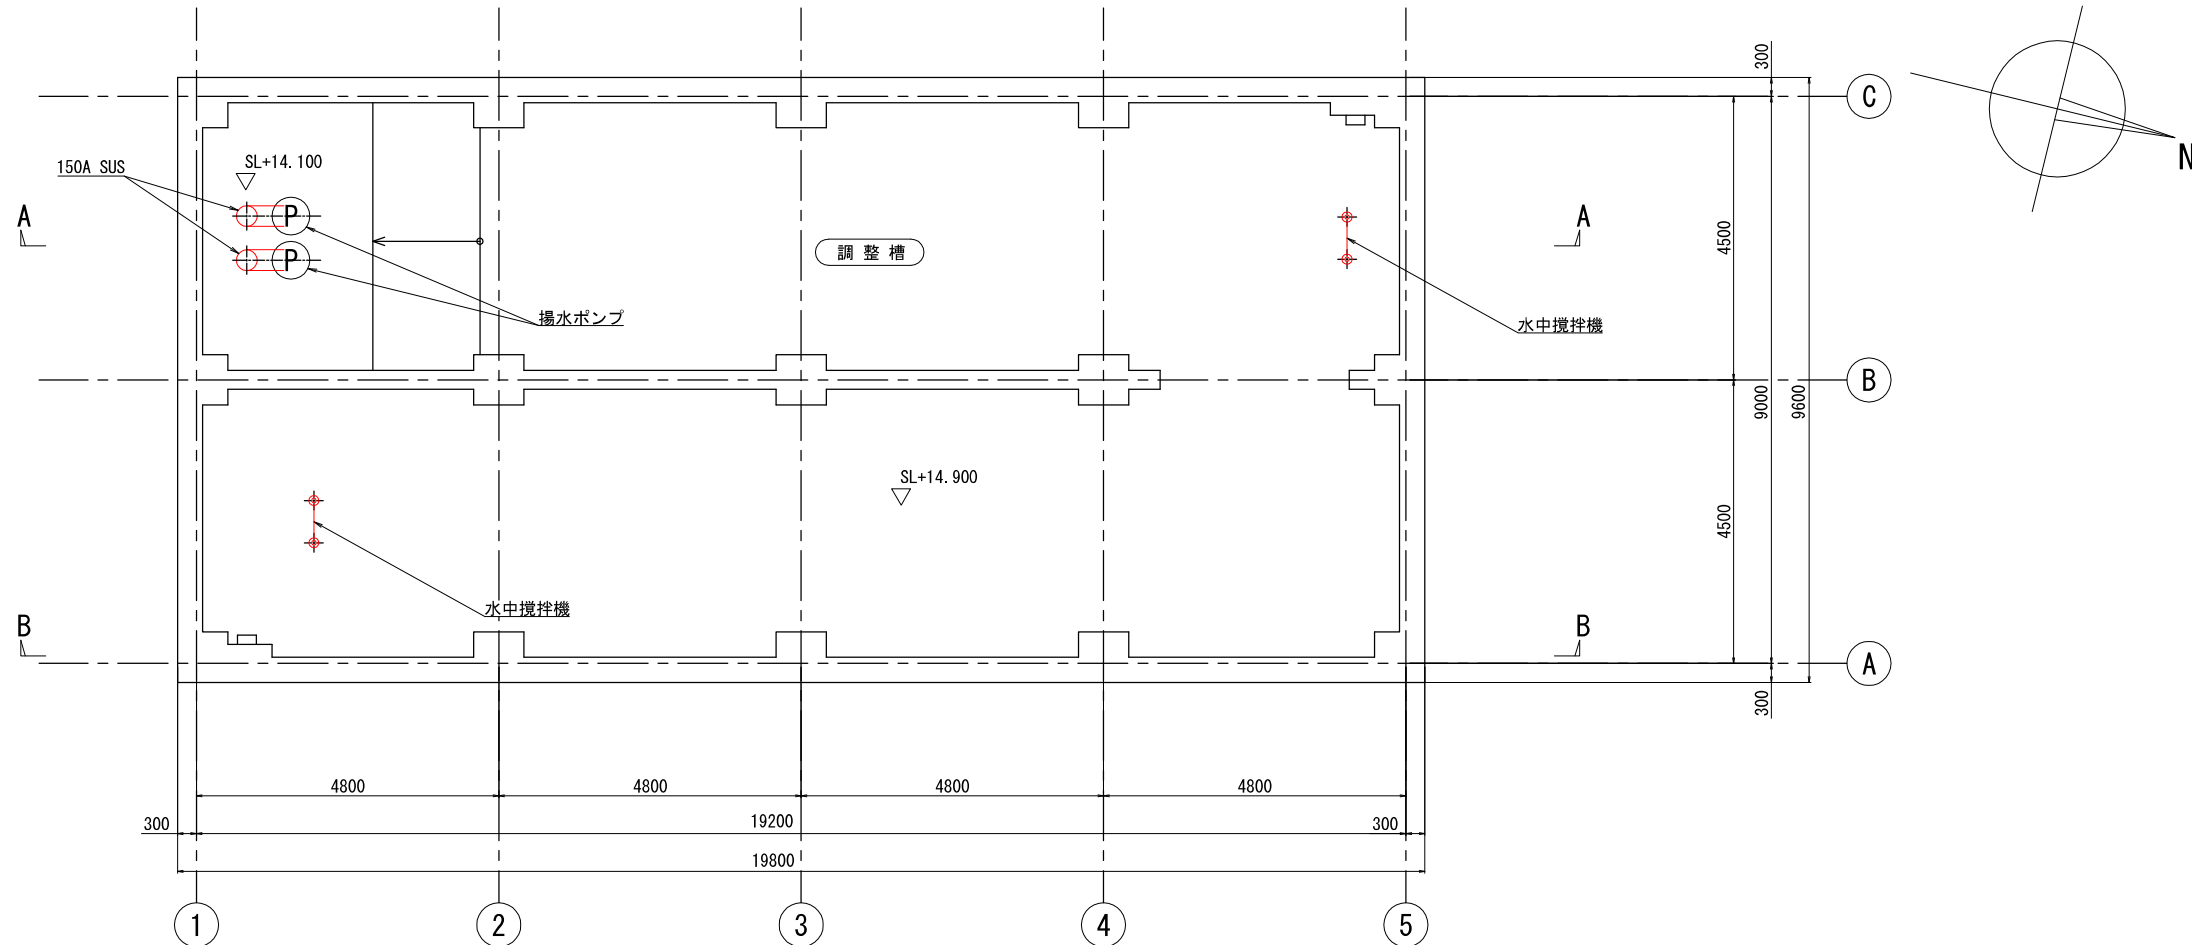

B2F 平面図

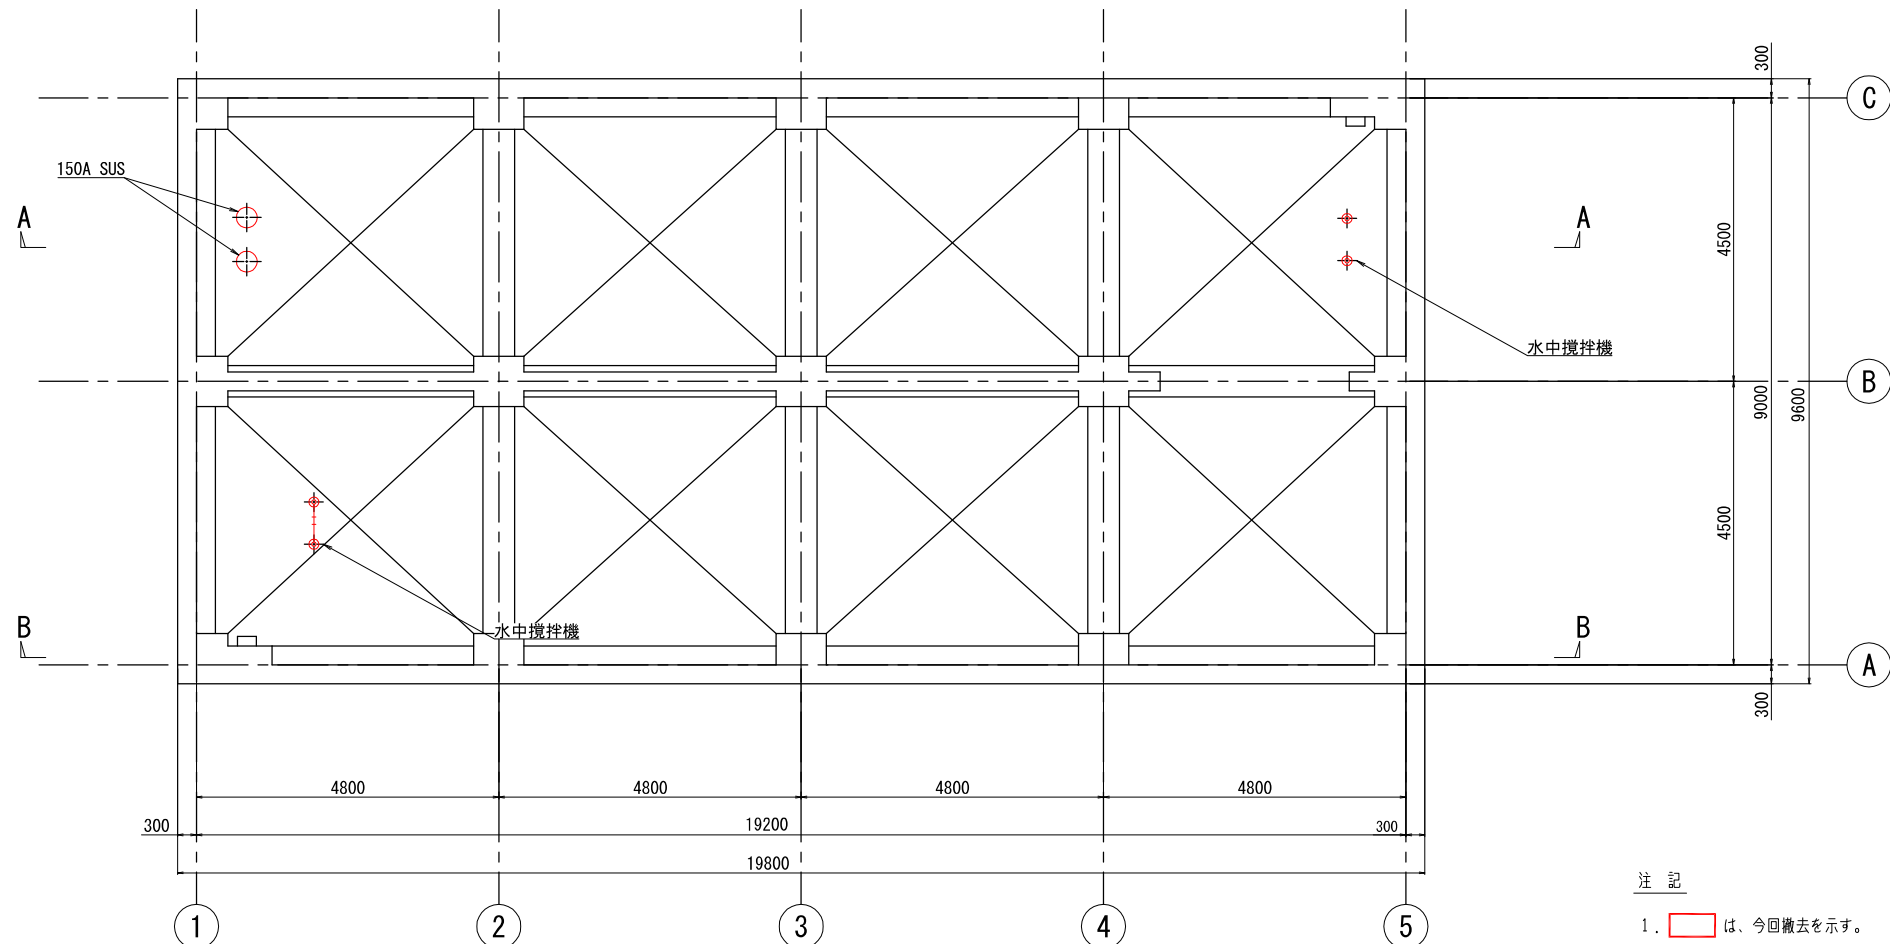


B1F 平面図


注 記
1. は、今回撤去を示す。

参考図

事業名	令和8年度 公共下水道事業			
工事名	旧高花平浄化センター解体工事			
工事場所	四日市市八王子町および 高花平五丁目 地内			
名称	汚泥処理棟 撤去図 B1F, B2F平面図			
縮尺	1/60	設計年月	令和	年 月
工種		設計者		
事業主体	四日市市	図面番号		PM-3

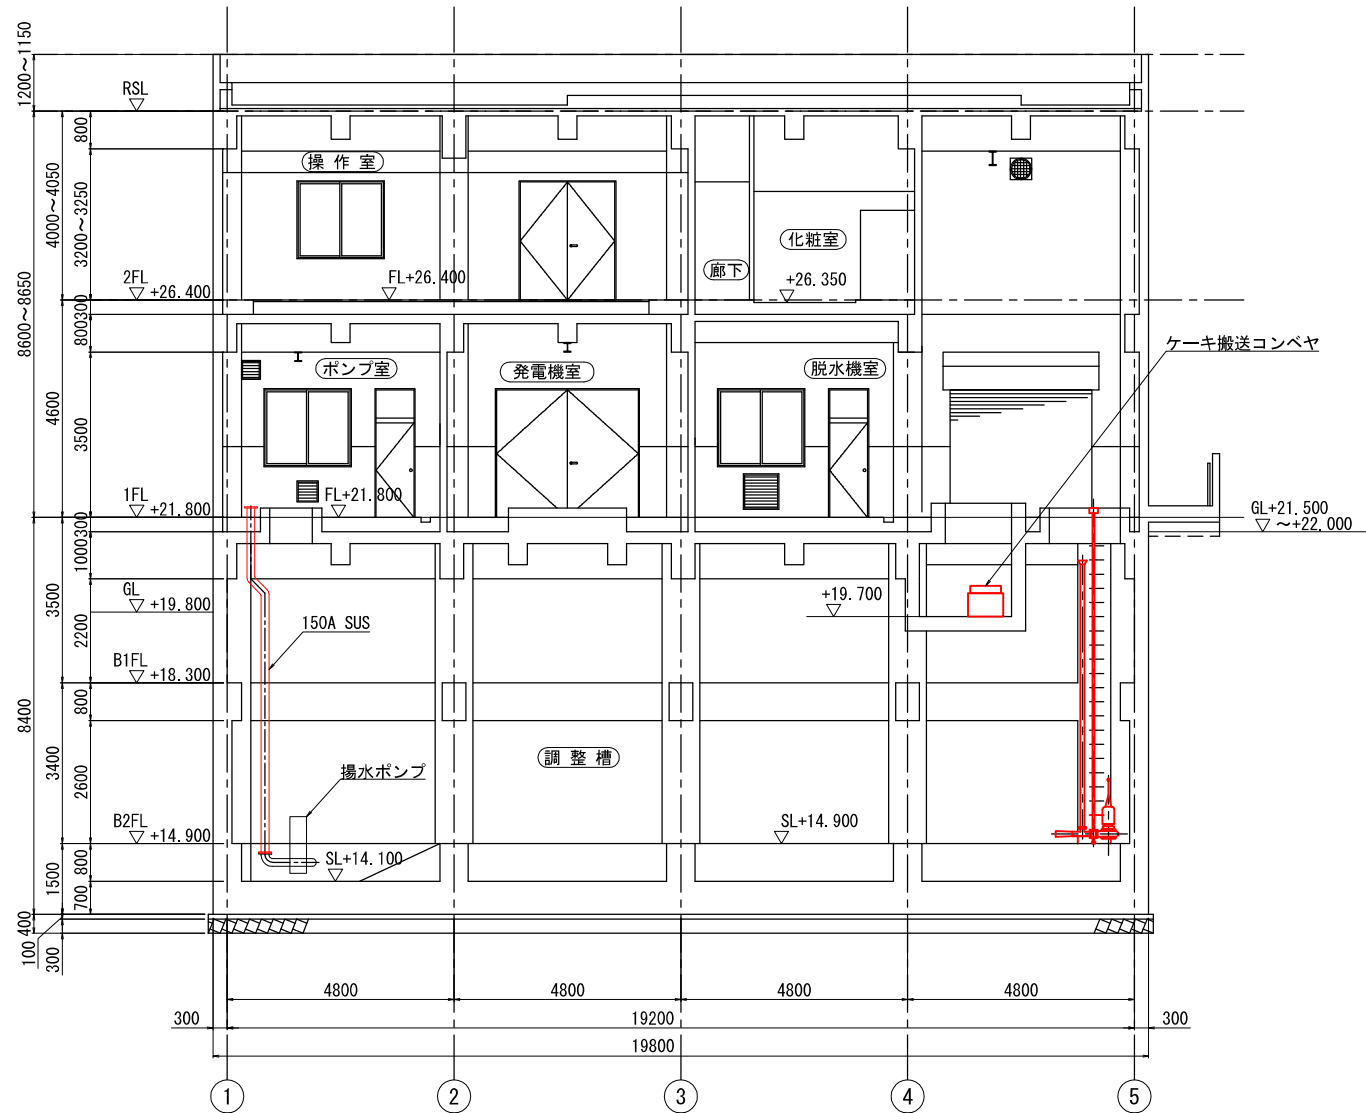

A-A 断面図

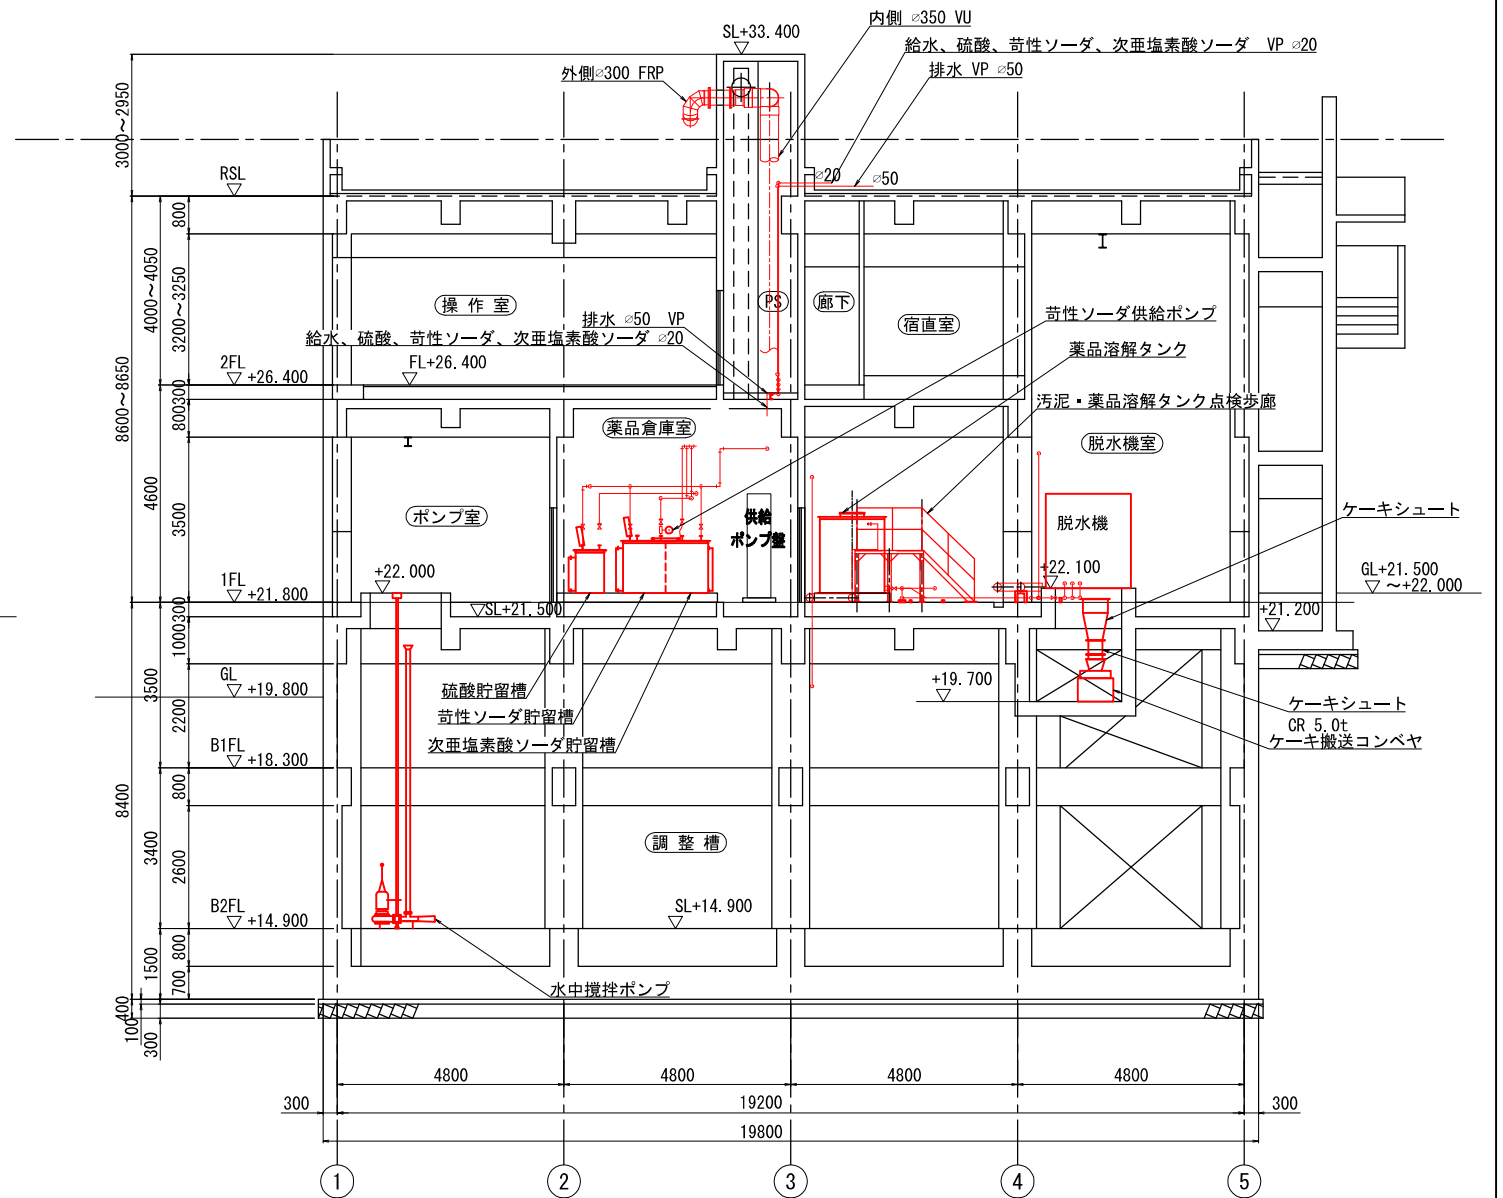


B-B 断面図

注 記

1. は、今回撤去を示す。

参考図

事業名	令和8年度 公共下水道事業		
工事名	旧高花平浄化センター解体工事		
工事場所	四日市市八王子町および 高花平五丁目 地内		
名称	汚泥処理機 撤去図 A-A, B-B断面図		
縮尺	1/80	設計年月	令和 年 月
工種		設計者	
事業主体	四日市市	図面番号	PM-4

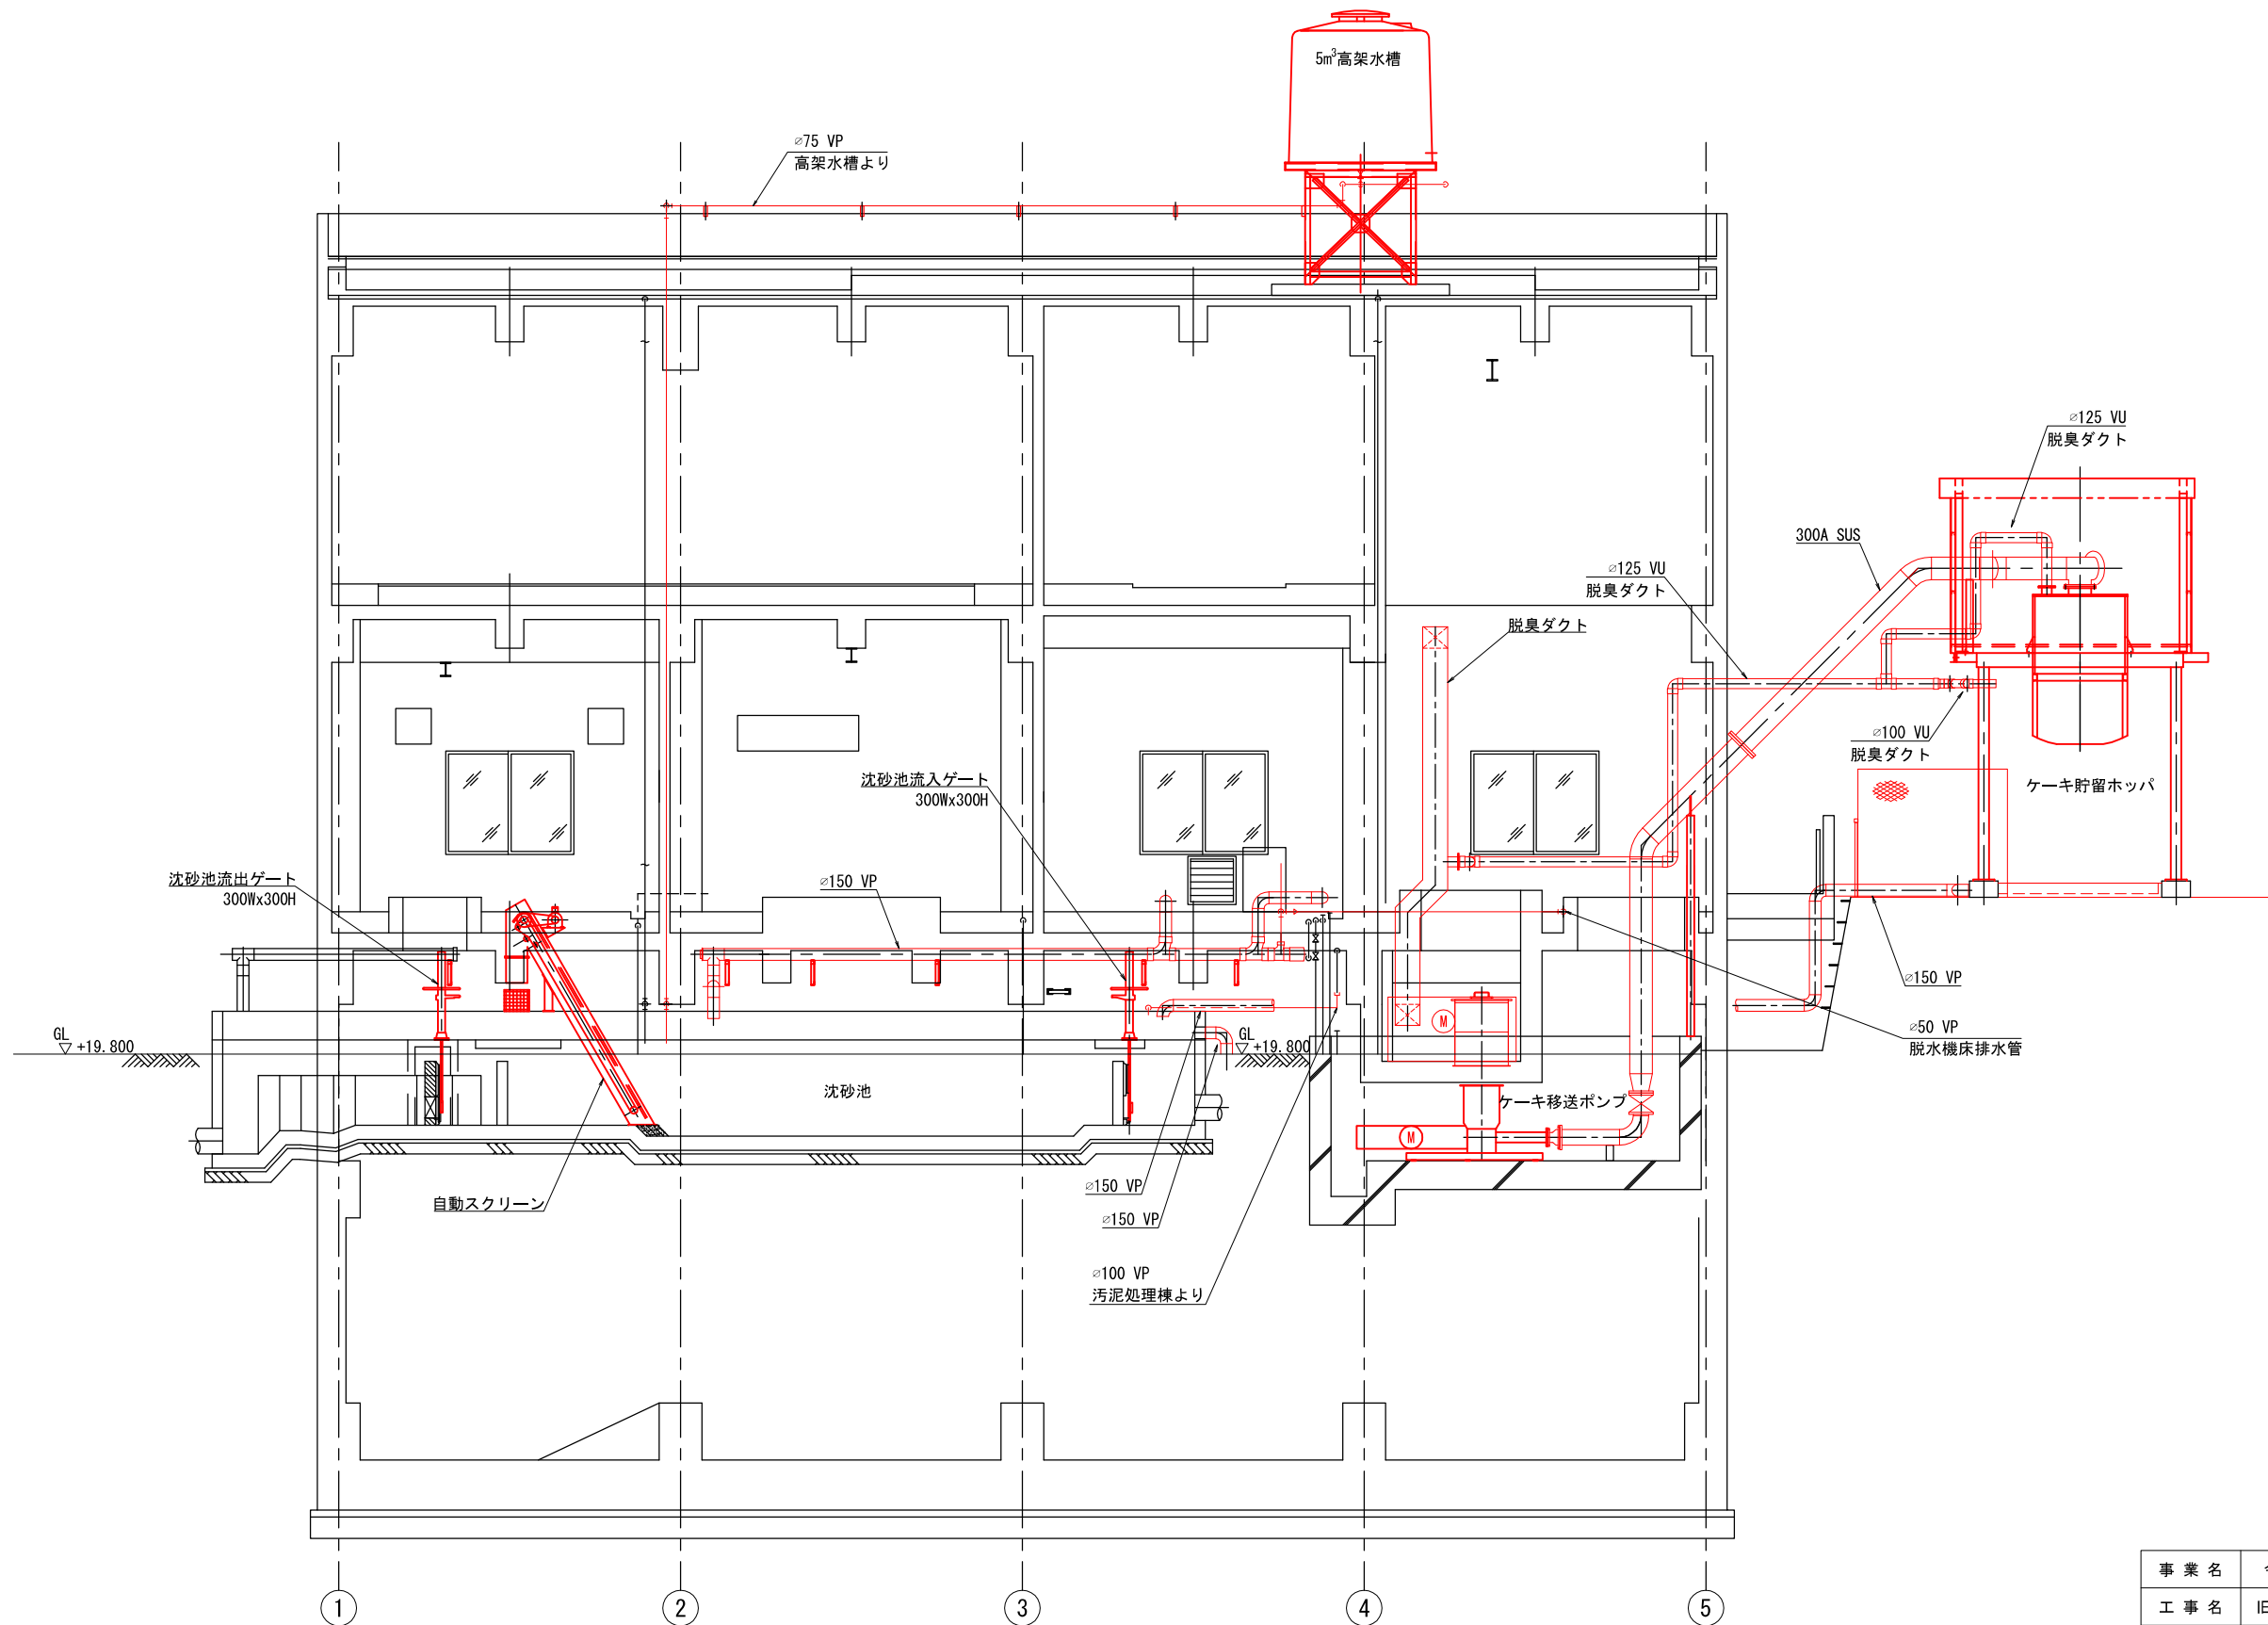


C-C 断面図


注 記
1. は、今回撤去を示す。

参考図

事業名	令和8年度 公共下水道事業			
工事名	旧高花平浄化センター解体工事			
工事場所	四日市市八王子町および 高花平五丁目 地内			
名称	汚泥処理棟 撤去図 C-C断面図			
縮尺	1/50	設計年月	令和	年 月
工種		設計者		
事業主体	四日市市	図面番号		PM-5

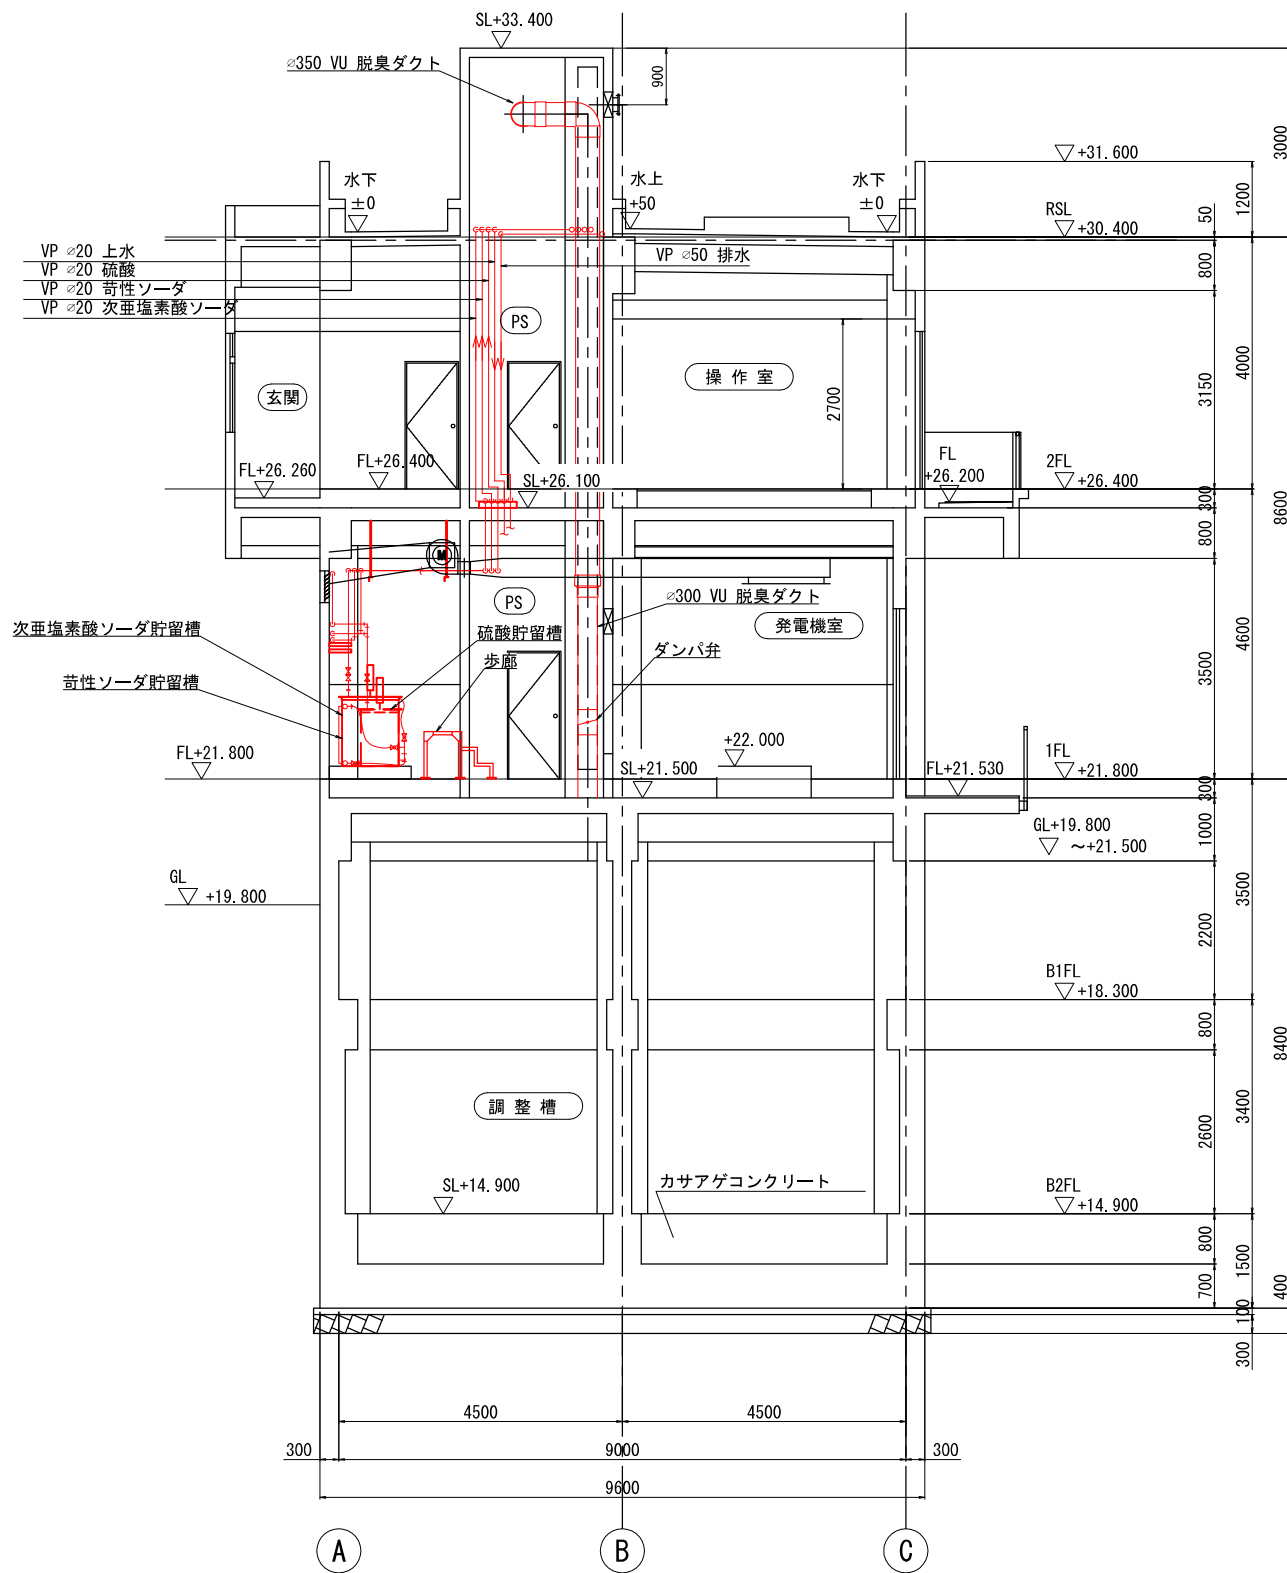

D-D 断面図

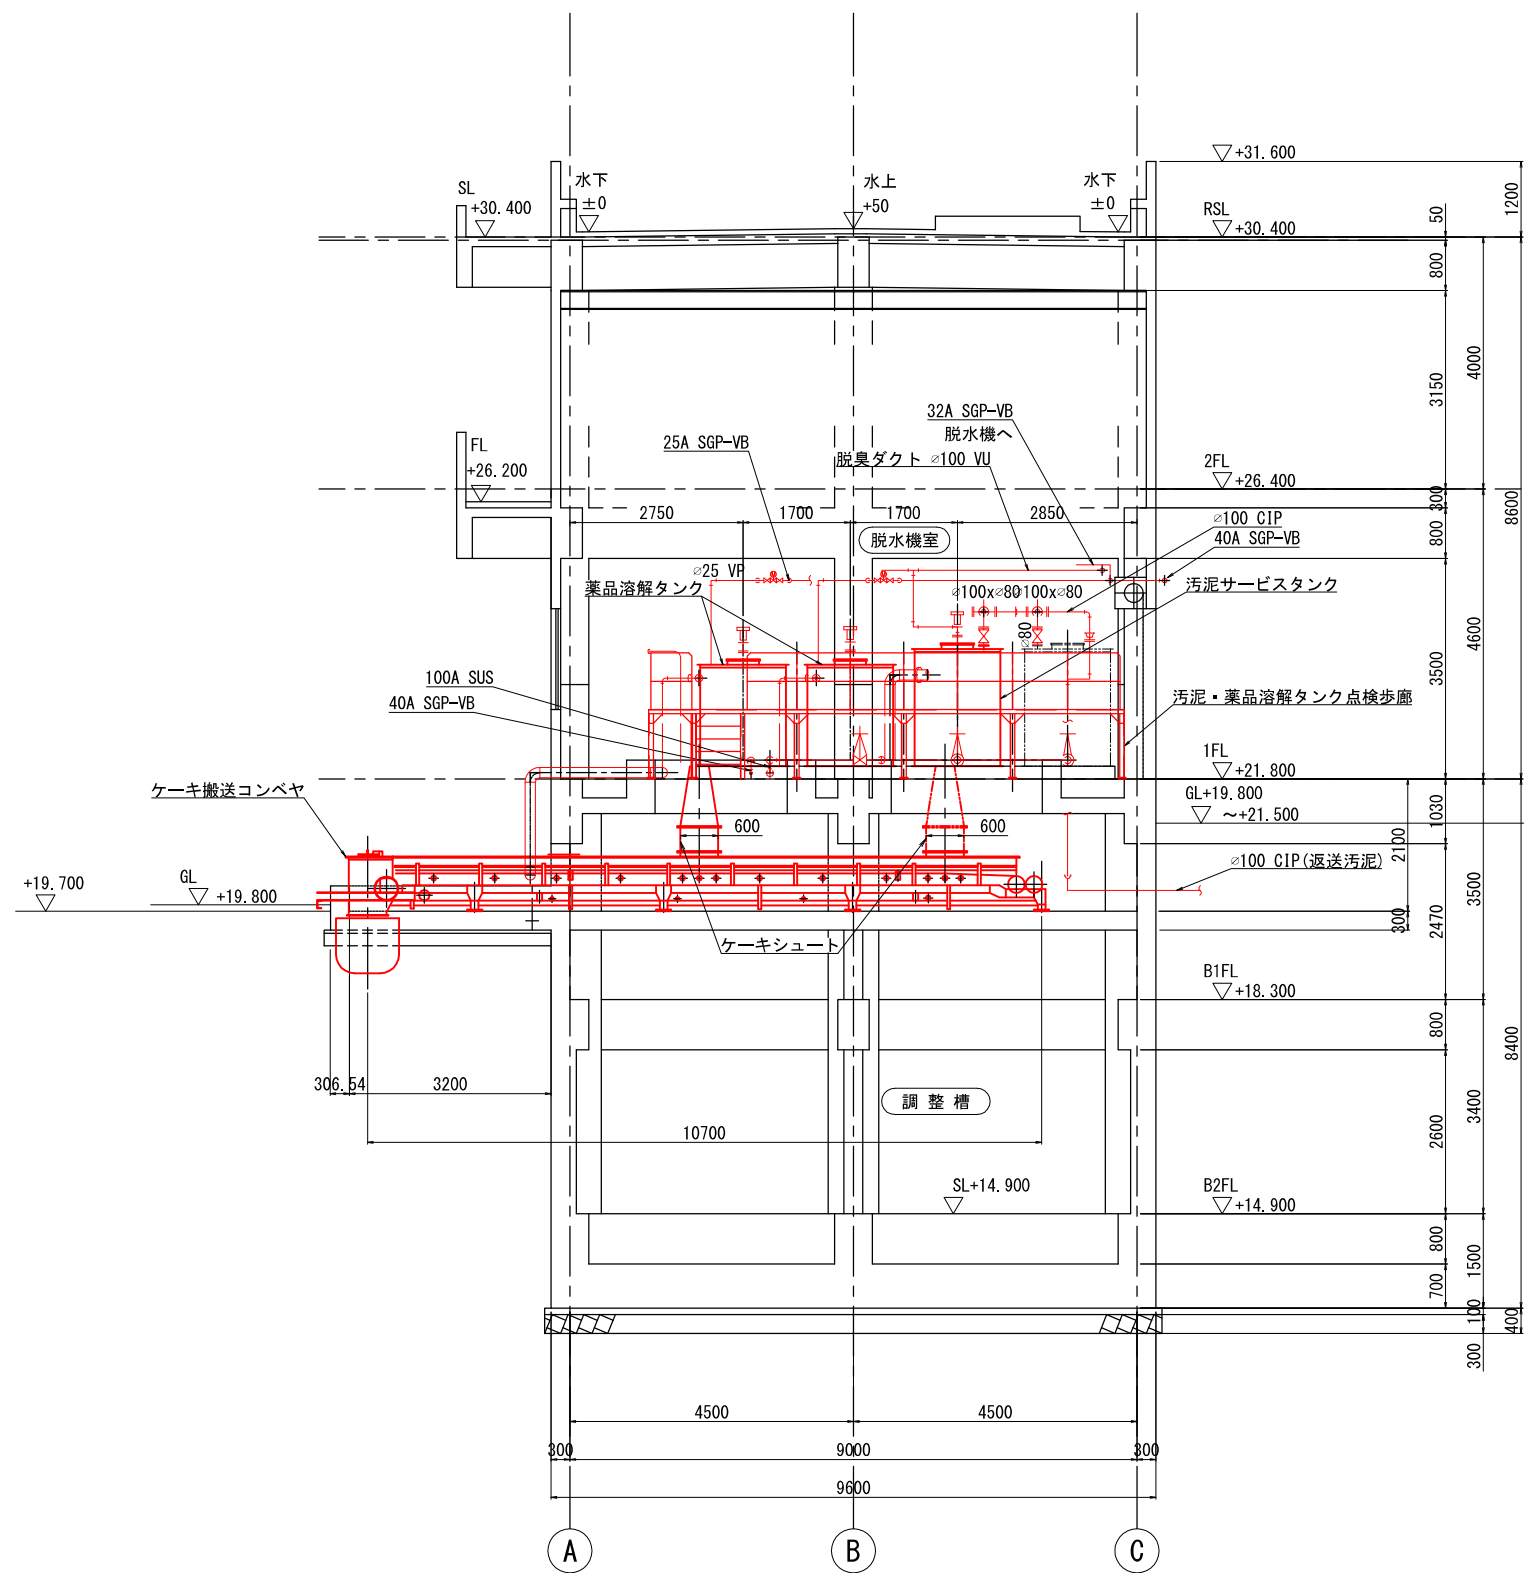


E-E 断面図

注 記
1. は、今回撤去を示す。

参考図

事業名	令和8年度 公共下水道事業		
工事名	旧高花平浄化センター解体工事		
工事場所	四日市市八王子町および高花平五丁目 地内		
名称	汚泥処理機 撤去図 D-D, E-E断面図		
縮尺	1/60	設計年月	令和 年 月
工種		設計者	
事業主体	四日市市	図面番号	PM-6



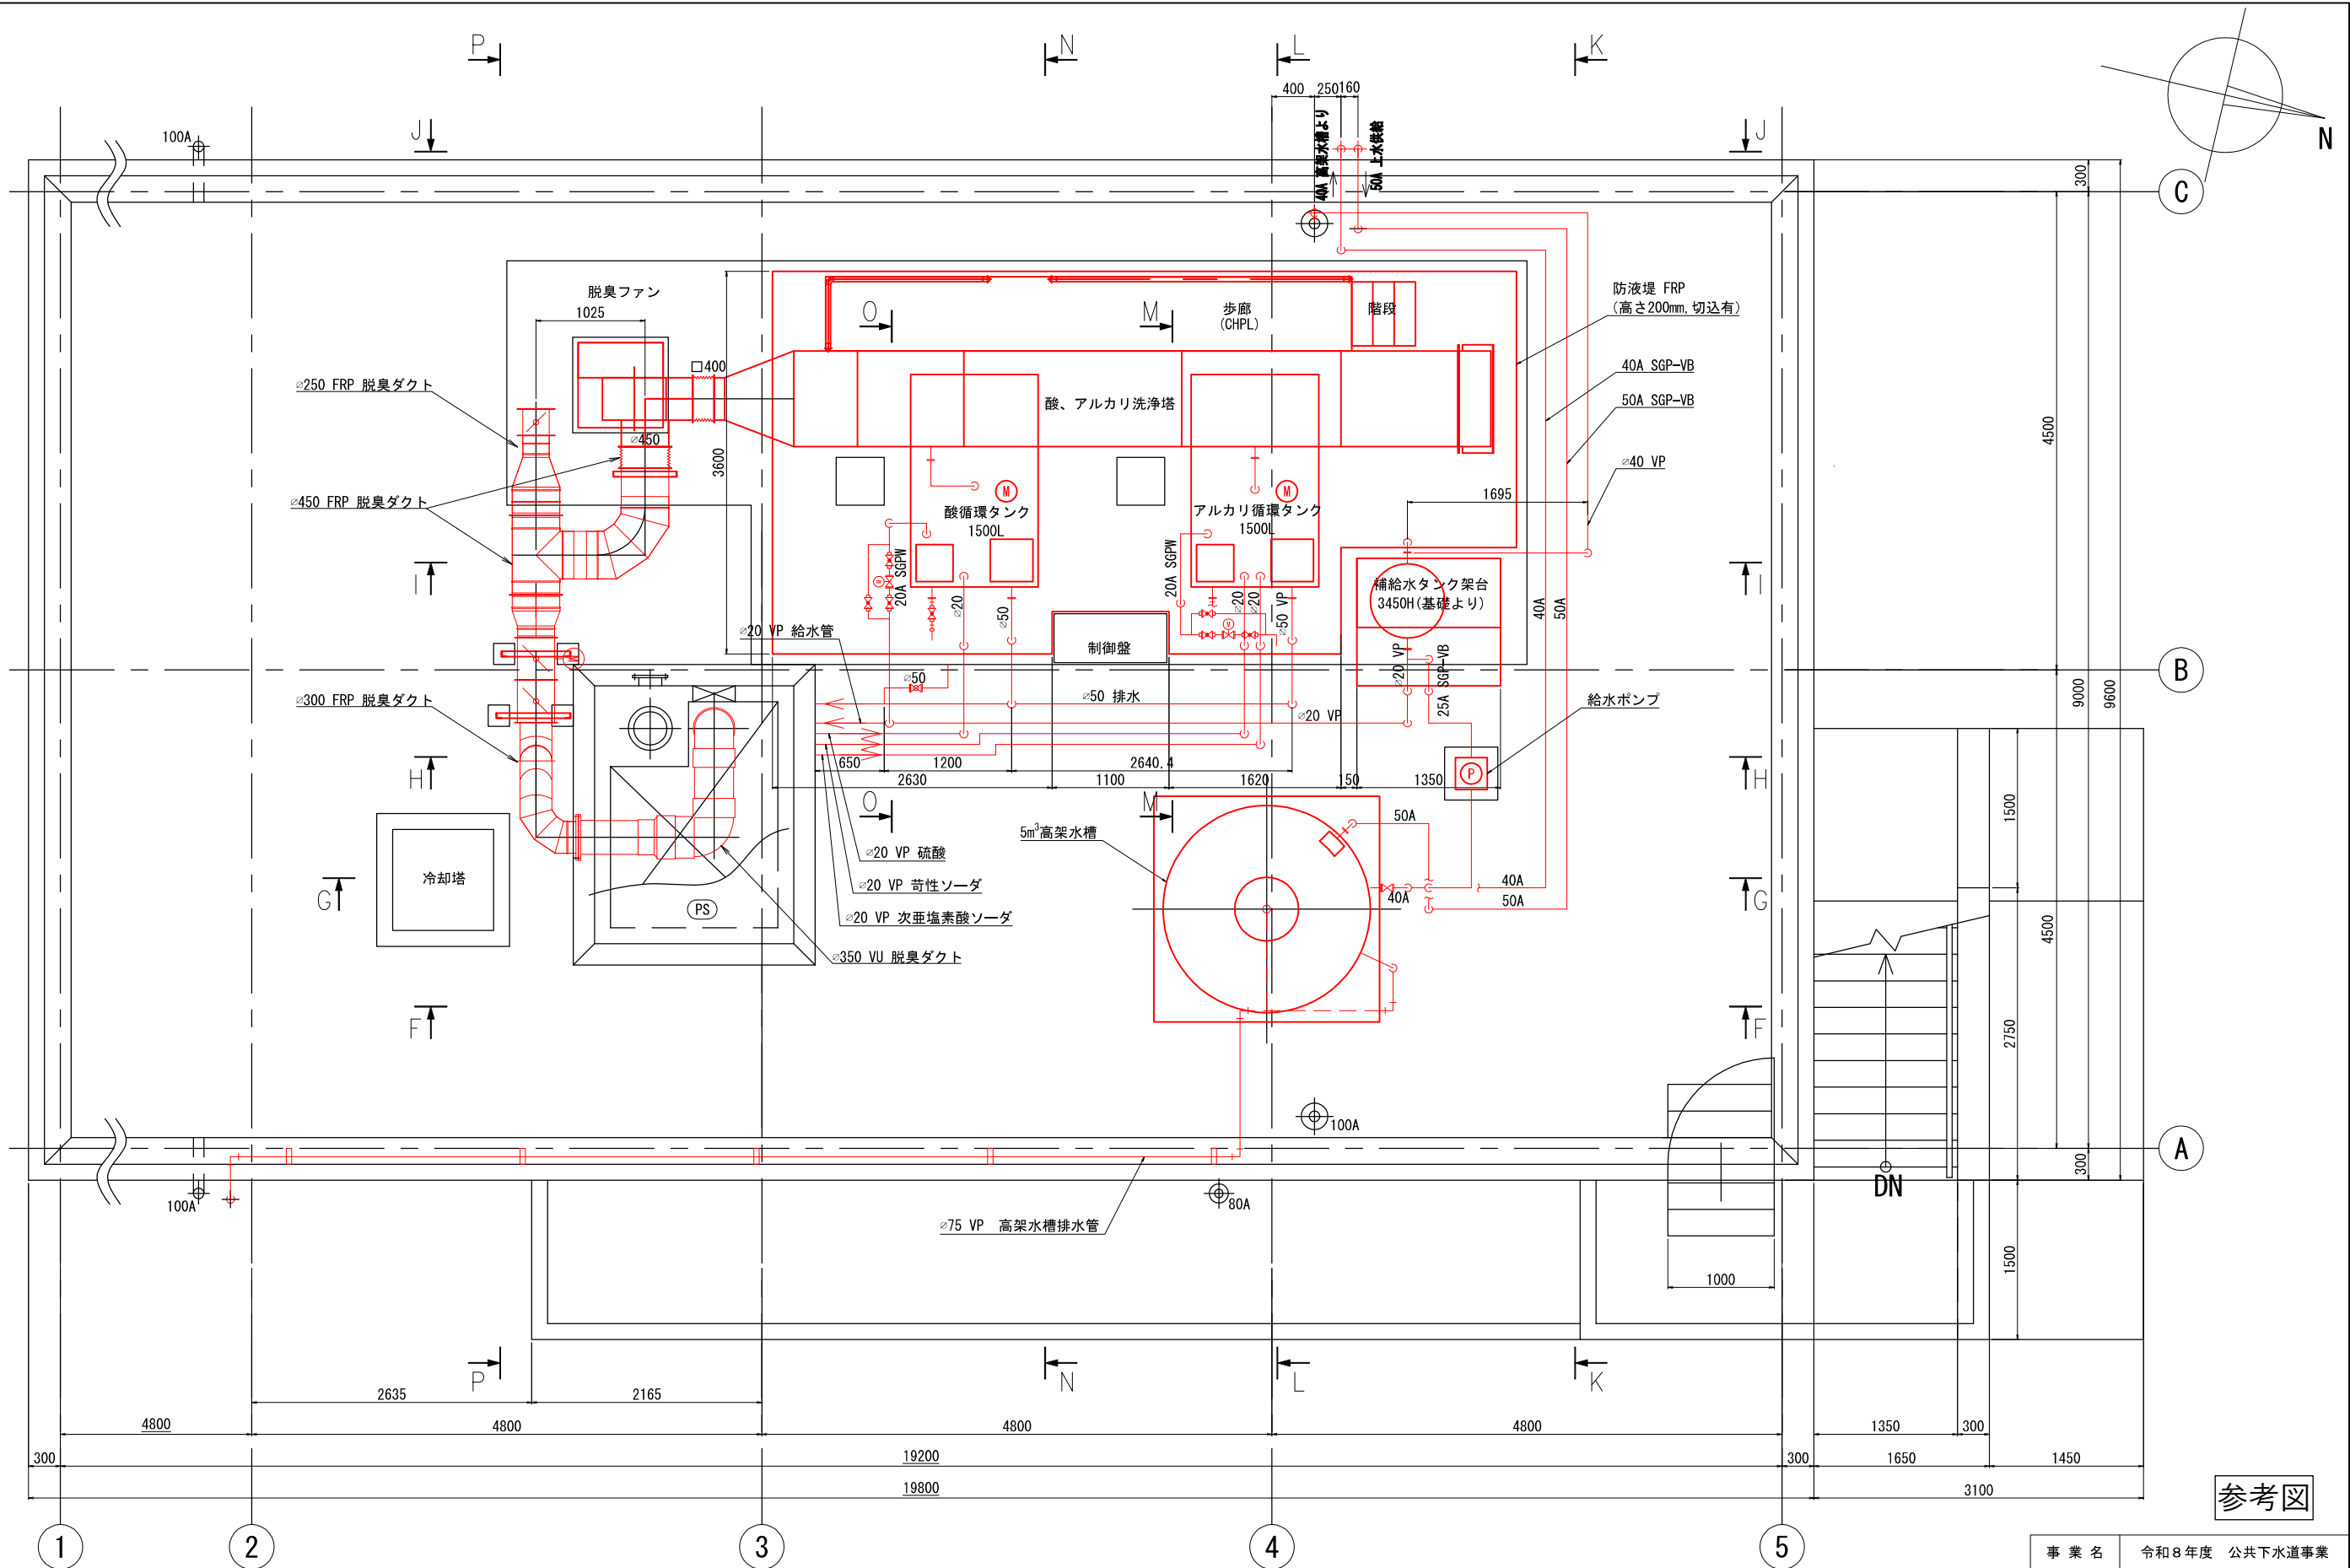


屋上平面図

注記
1. は、今回撤去を示す。

参考図

事業名	令和8年度 公共下水道事業		
工事名	旧高花平浄化センター解体工事		
工事場所	四日市市八王子町および高花平五丁目 地内		
名称	汚泥処理棟 撤去図 RF平面図		
縮尺	1/30	設計年月	令和 年 月
工種		設計者	
事業主体	四日市市	図面番号	PM-7

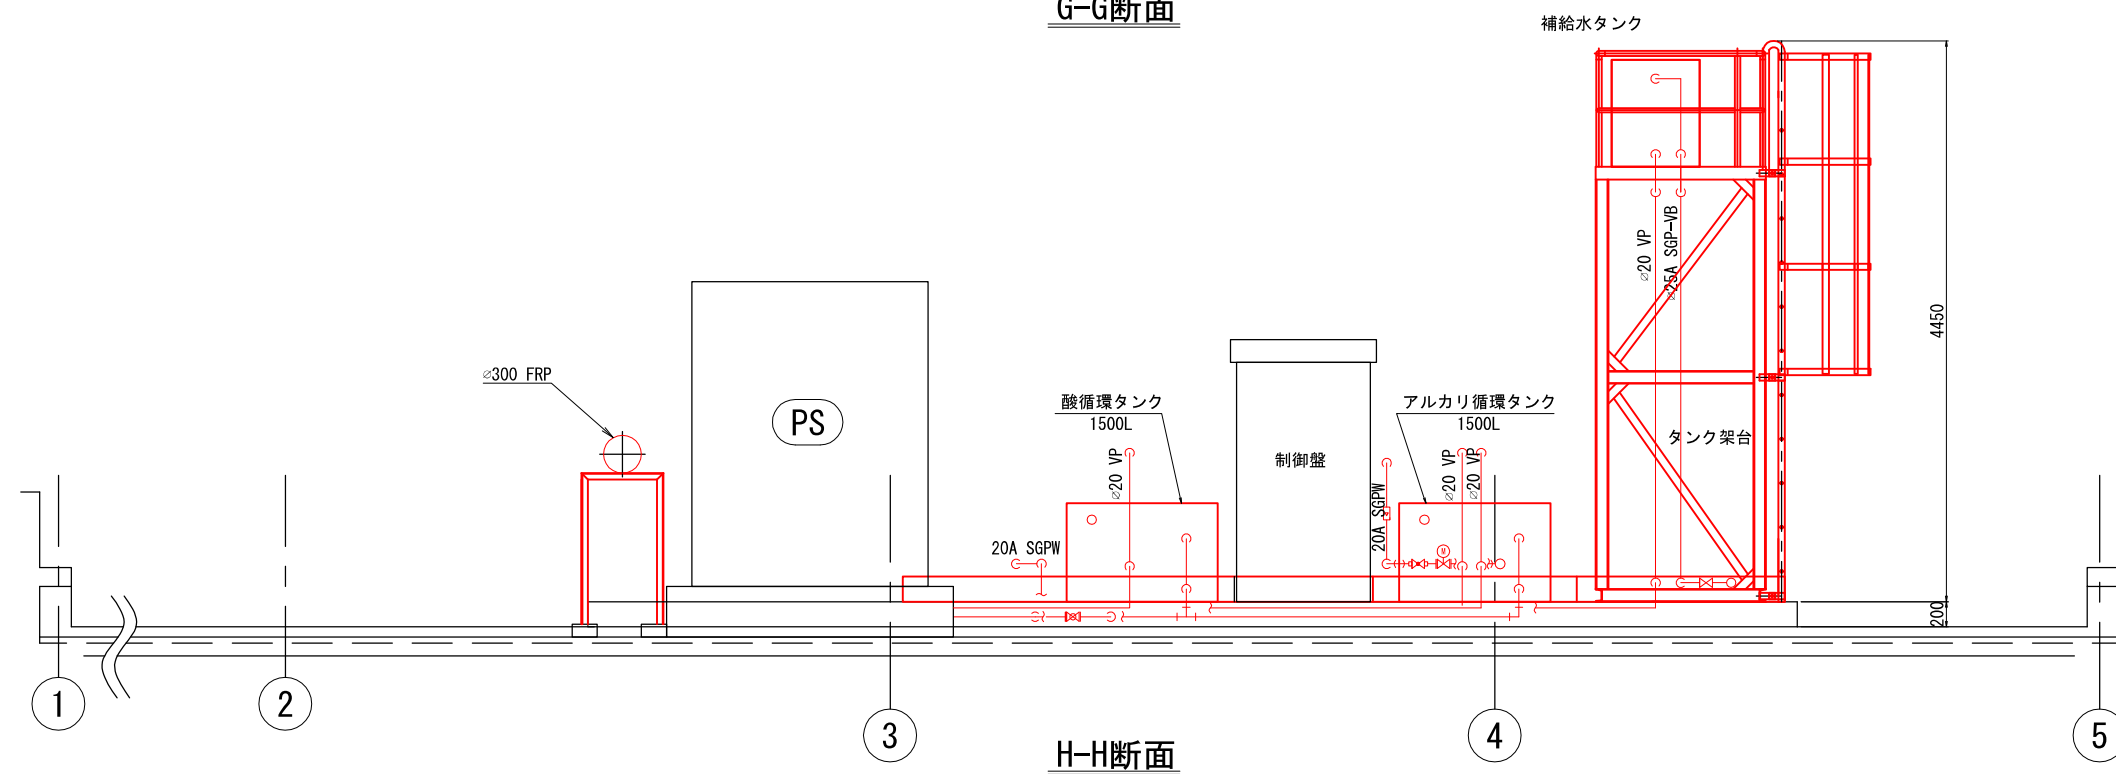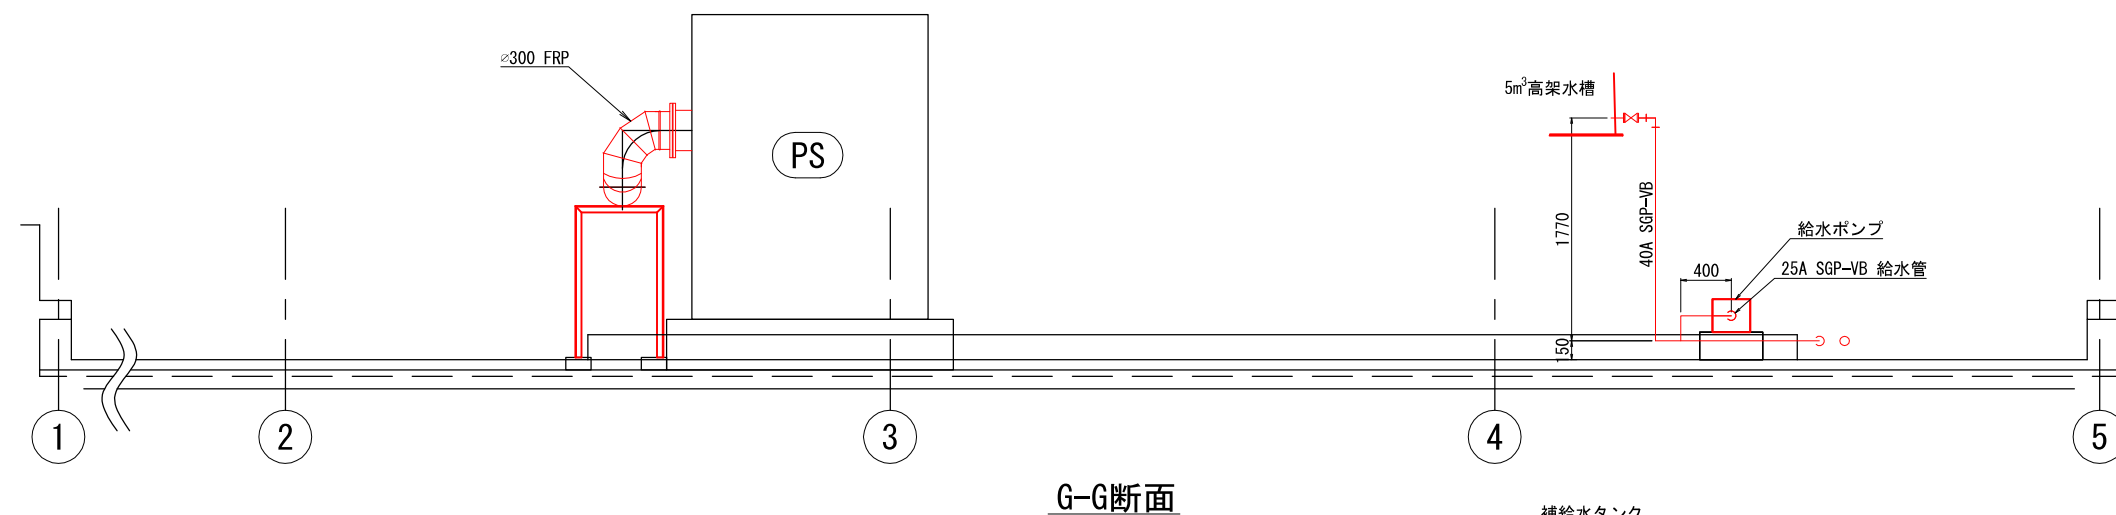
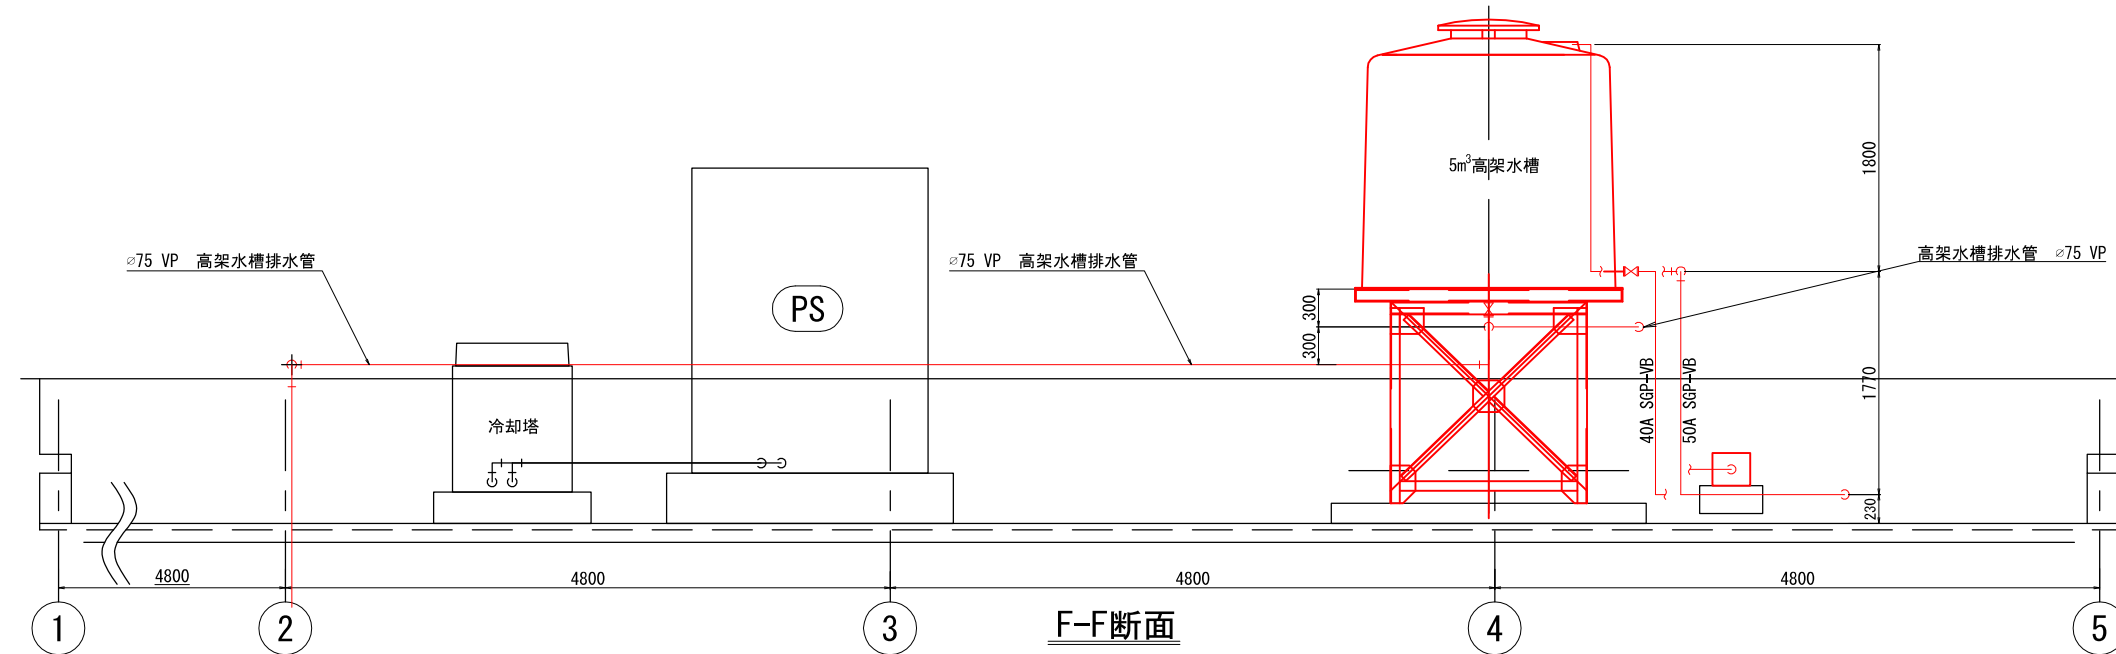


参考図

事業名	令和8年度 公共下水道事業		
工事名	旧高花平浄化センター解体工事		
工事場所	四日市市八王子町および高花平五丁目 地内		
名称	汚泥処理棟 撤去図 RF断面図(1)		
縮尺	1/30	設計年月	令和 年 月
工種		設計者	
事業主体	四日市市	図面番号	PM-8

注記


1. は、今回撤去を示す。

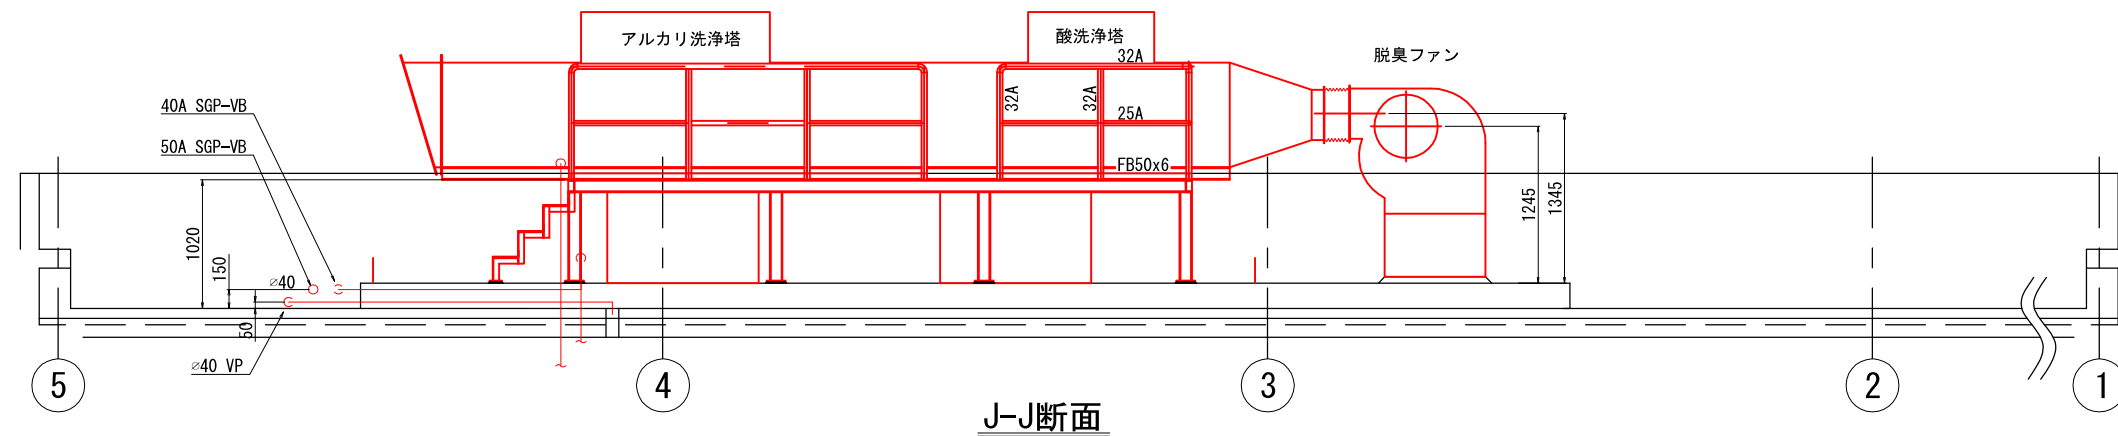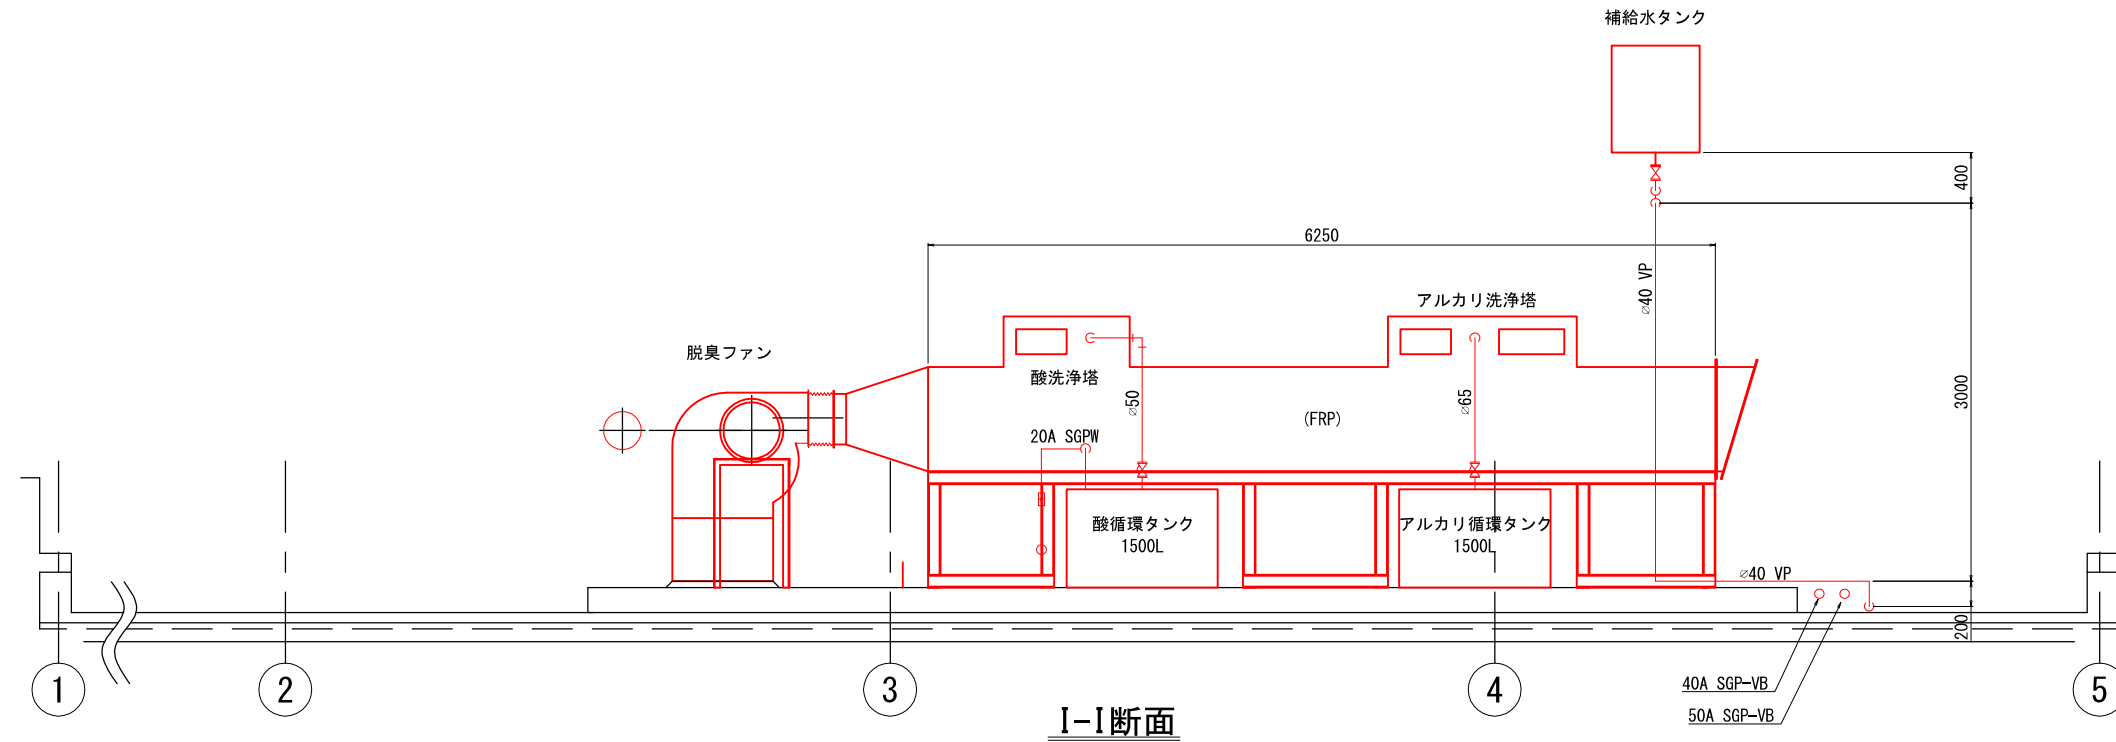


注 記
1. は、今回撤去を示す。

参考図


事業名	令和8年度 公共下水道事業			
工事名	旧高花平浄化センター解体工事			
工事場所	四日市市八王子町および 高花平五丁目 地内			
名称	汚泥処理棟 撤去図 RF断面図(2)			
縮尺	1/30	設計年月	令和	年 月
工種		設計者		
事業主体	四日市市	図面番号	PM-9	

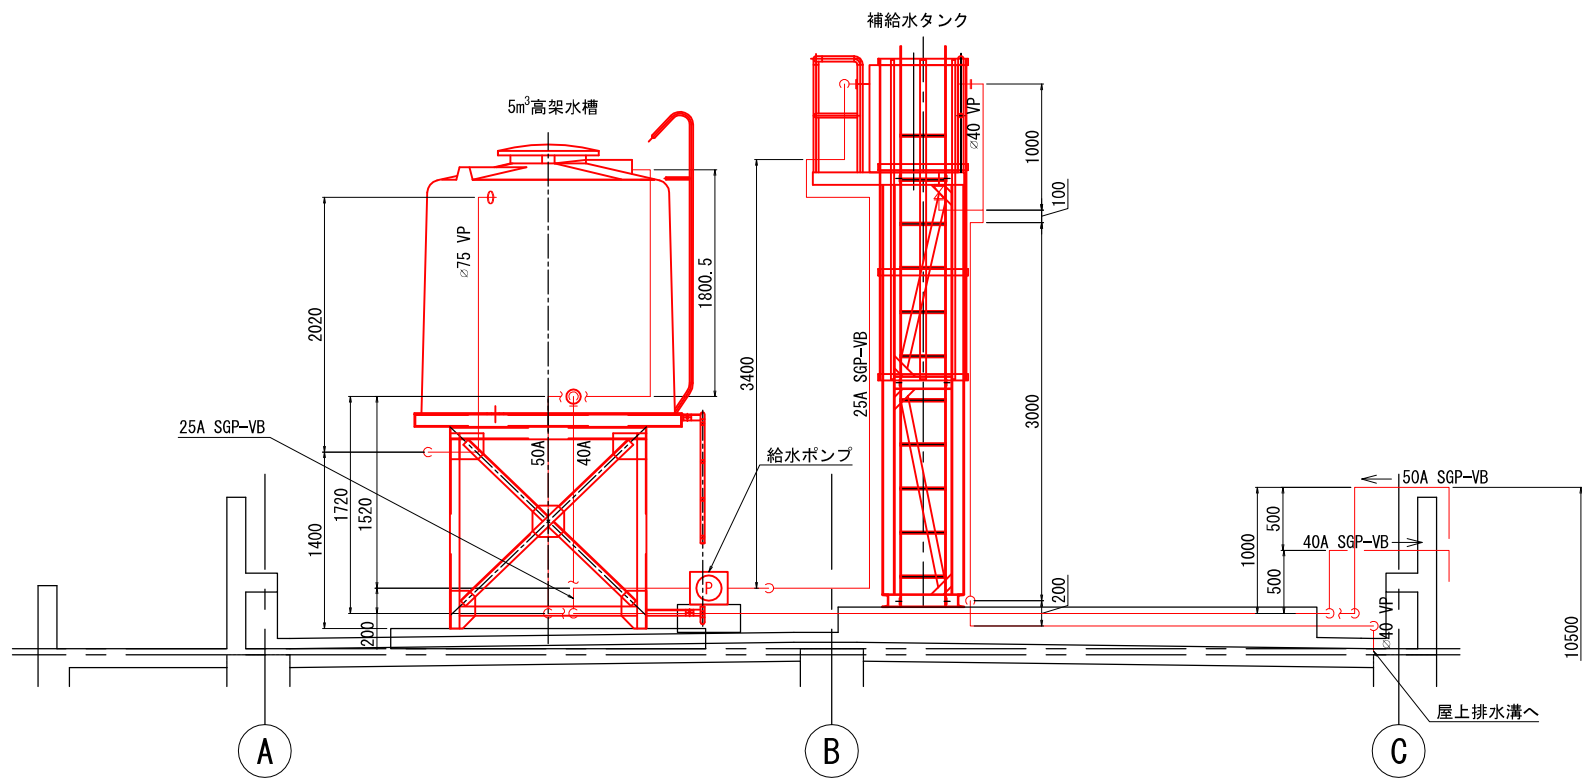

K-K断面

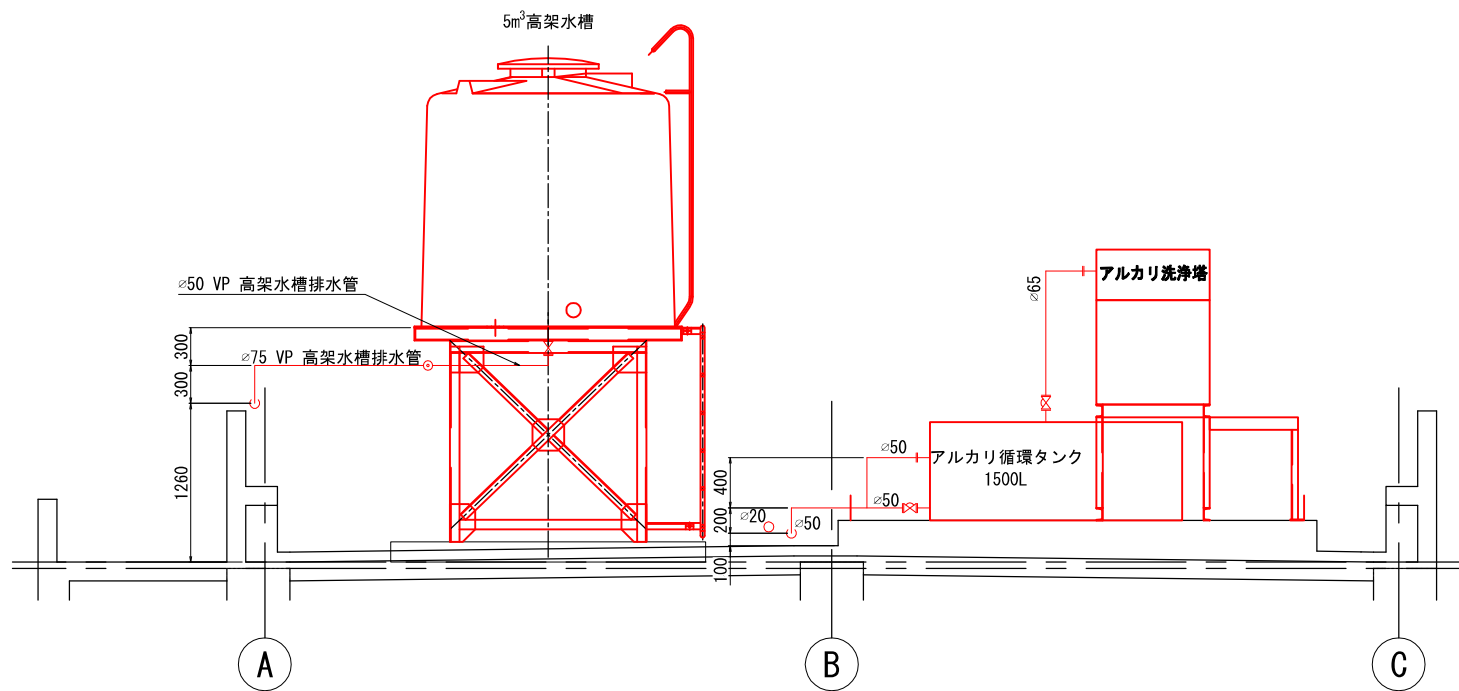

L-L断面

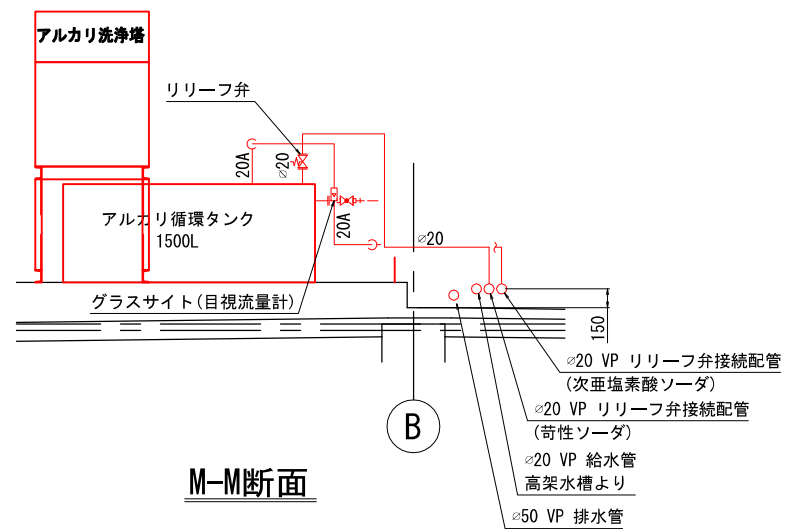




M-M断面

注 記

1. は、今回撤去を示す。

参考図

事業名	令和8年度 公共下水道事業		
工事名	旧高花平浄化センター解体工事		
工事場所	四日市市八王子町および高花平五丁目 地内		
名称	汚泥処理棟 撤去図 RF断面図(3)		
縮尺	1/30	設計年月	令和 年 月
工種		設計者	
事業主体	四日市市	図面番号	PM-10

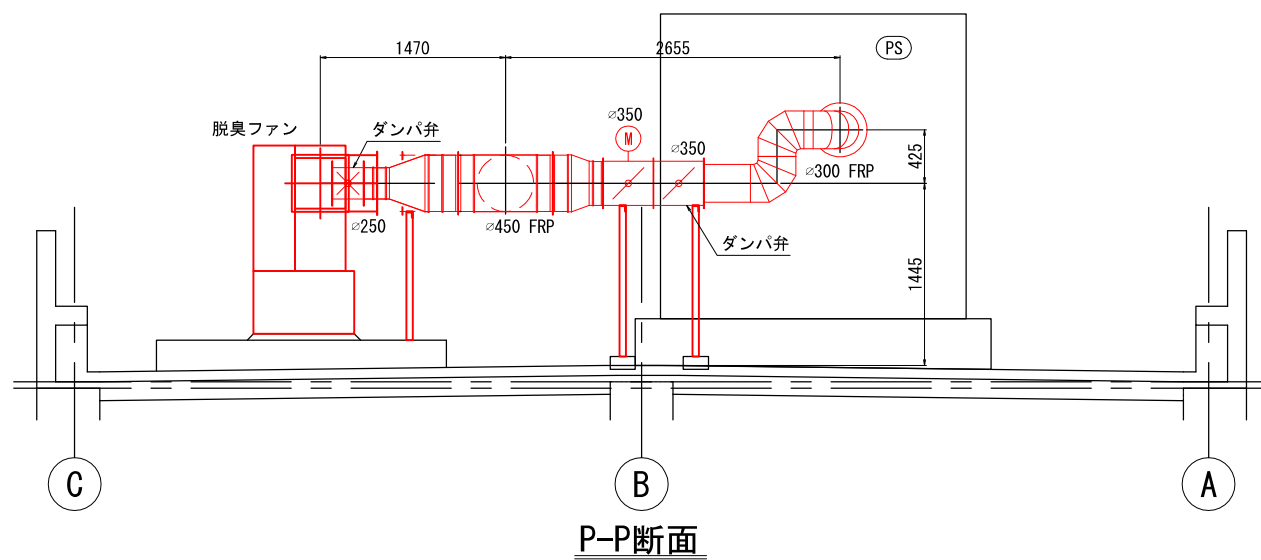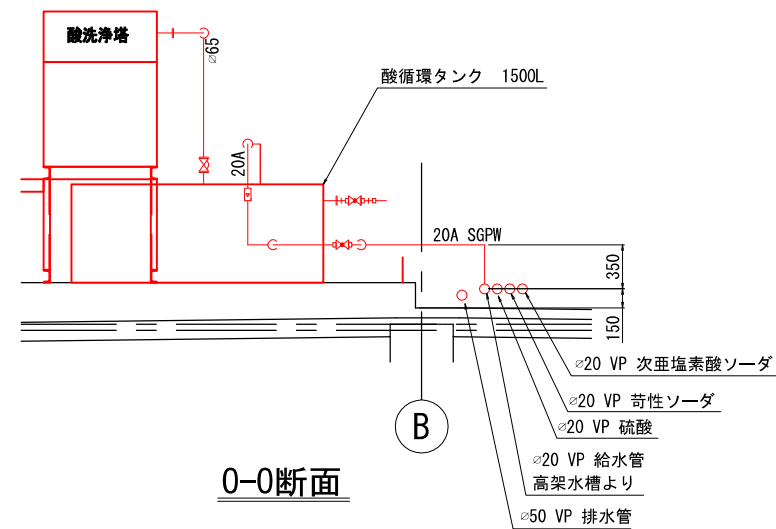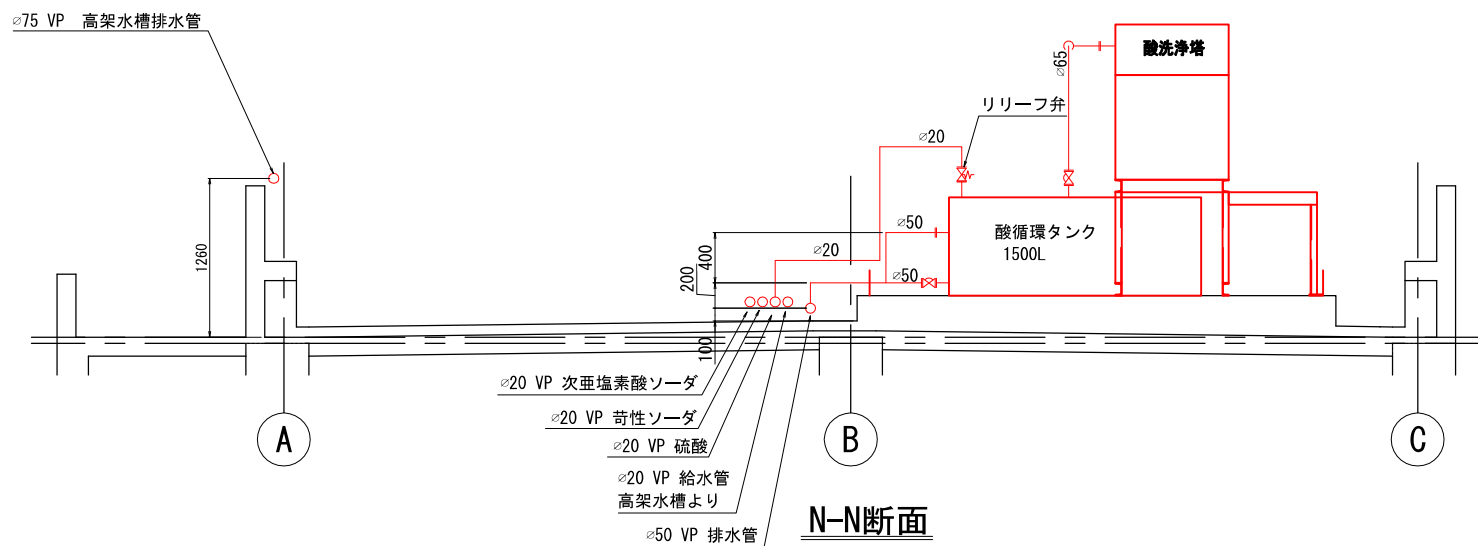


参考図

注 記

1. は、今回撤去を示す。


事業名	令和8年度 公共下水道事業			
工事名	旧高花平浄化センター解体工事			
工事場所	四日市市八王子町および高花平五丁目 地内			
名称	汚泥処理棟 撤去図 RF断面図(4)			
縮尺	1/30	設計年月	令和	年 月
工種		設計者		
事業主体	四日市市	図面番号	PM-11	

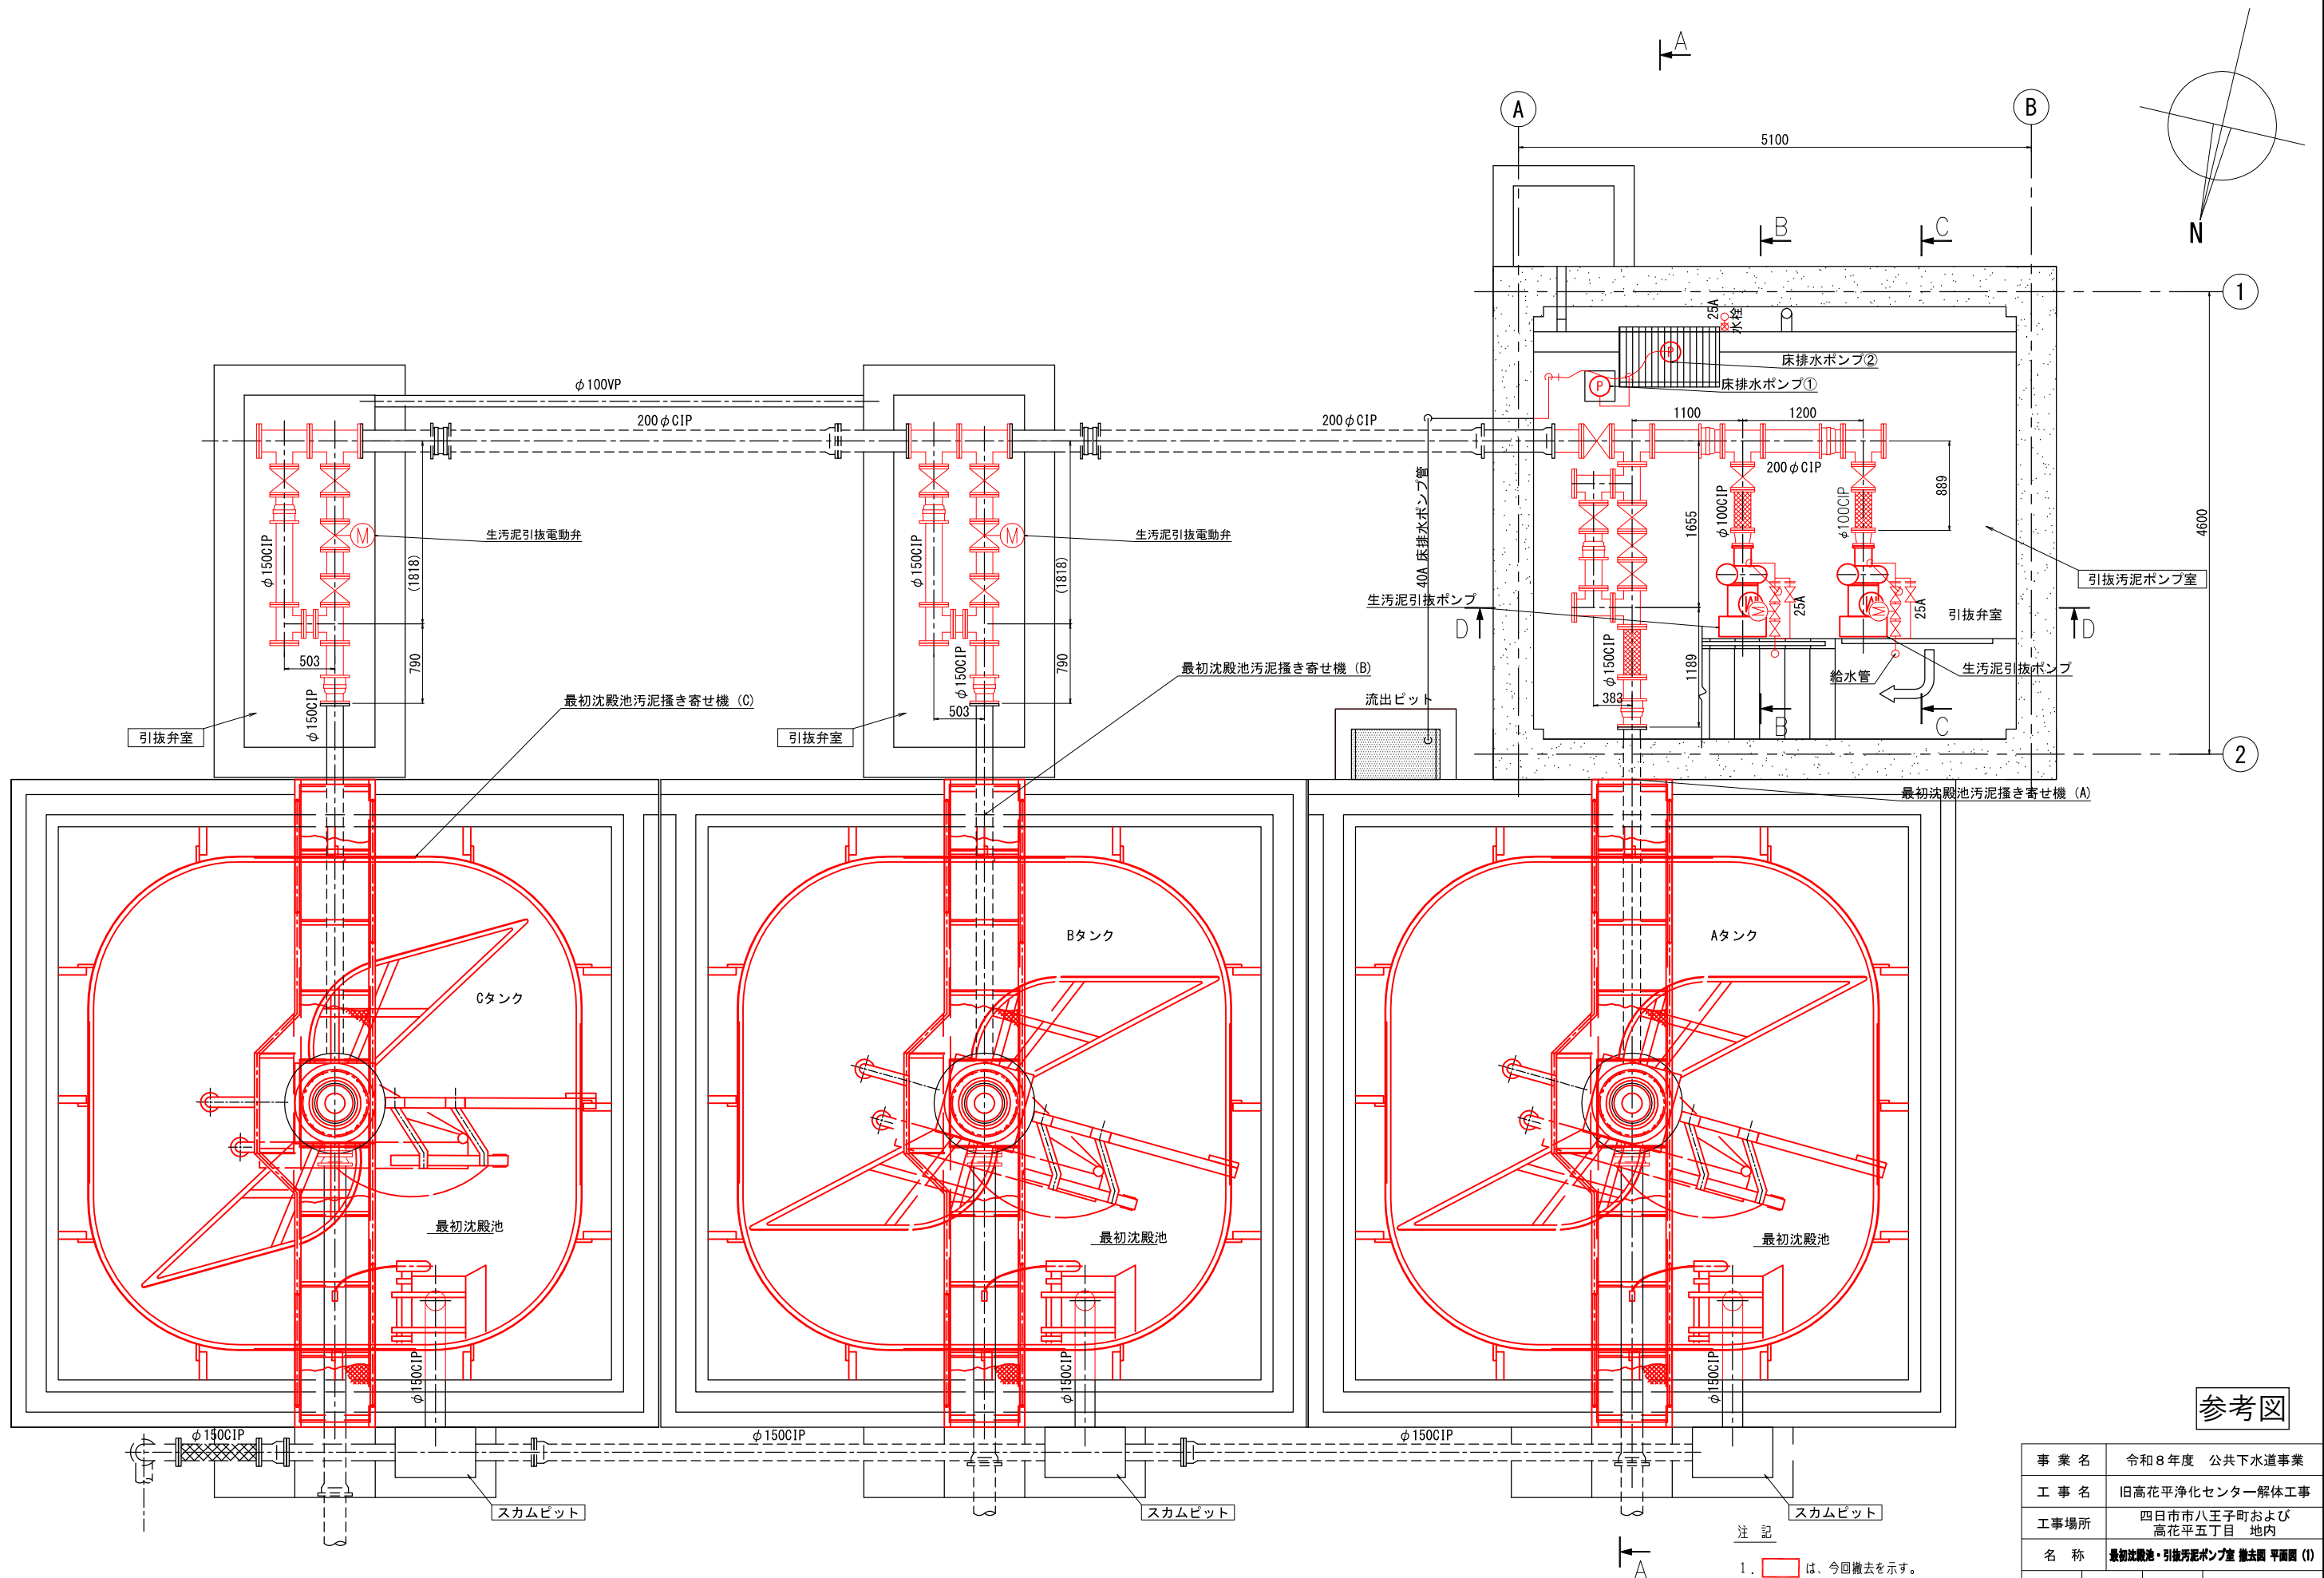

参考図

事業名	令和8年度 公共下水道事業		
工事名	旧高花平浄化センター解体工事		
工事場所	四日市市八王子町および高花平五丁目 地内		
名称	最初沈殿池・引抜汚泥ポンプ室 撤去図 平面図 (1)		
縮尺	1/30	設計年月	令和 年 月
工種		設計者	
事業主体	四日市市	図面番号	PM-12

注記
1. は、今回撤去を示す。

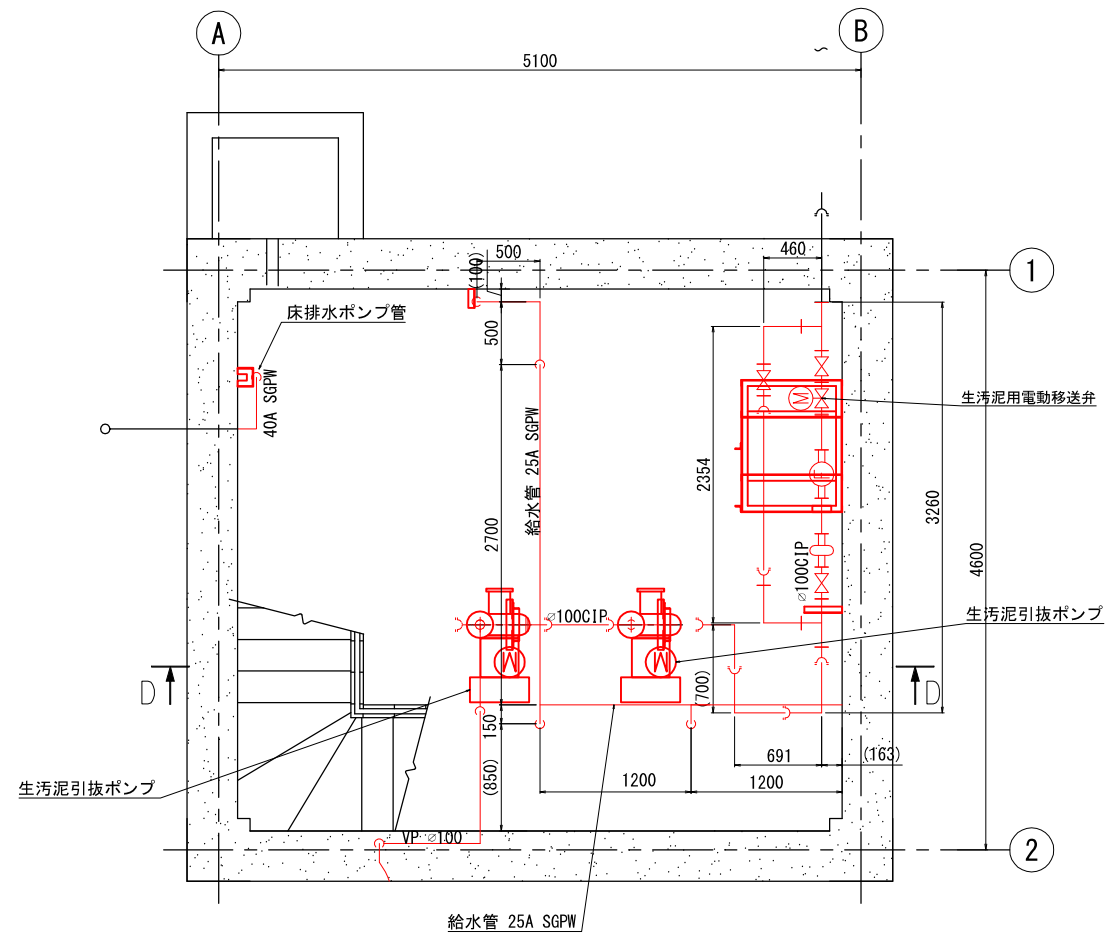


上部平面図

注 記

1. は、今回撤去を示す。

参考図

事業名	令和8年度 公共下水道事業			
工事名	旧高花平浄化センター解体工事			
工事場所	四日市市八王子町および 高花平五丁目 地内			
名称	最初沈殿池・引抜汚泥ポンプ室 撤去図 平面図 (2)			
縮尺	1/30	設計年月	令和	年 月
工種		設計者		
事業主体	四日市市	図面番号	PM-13	

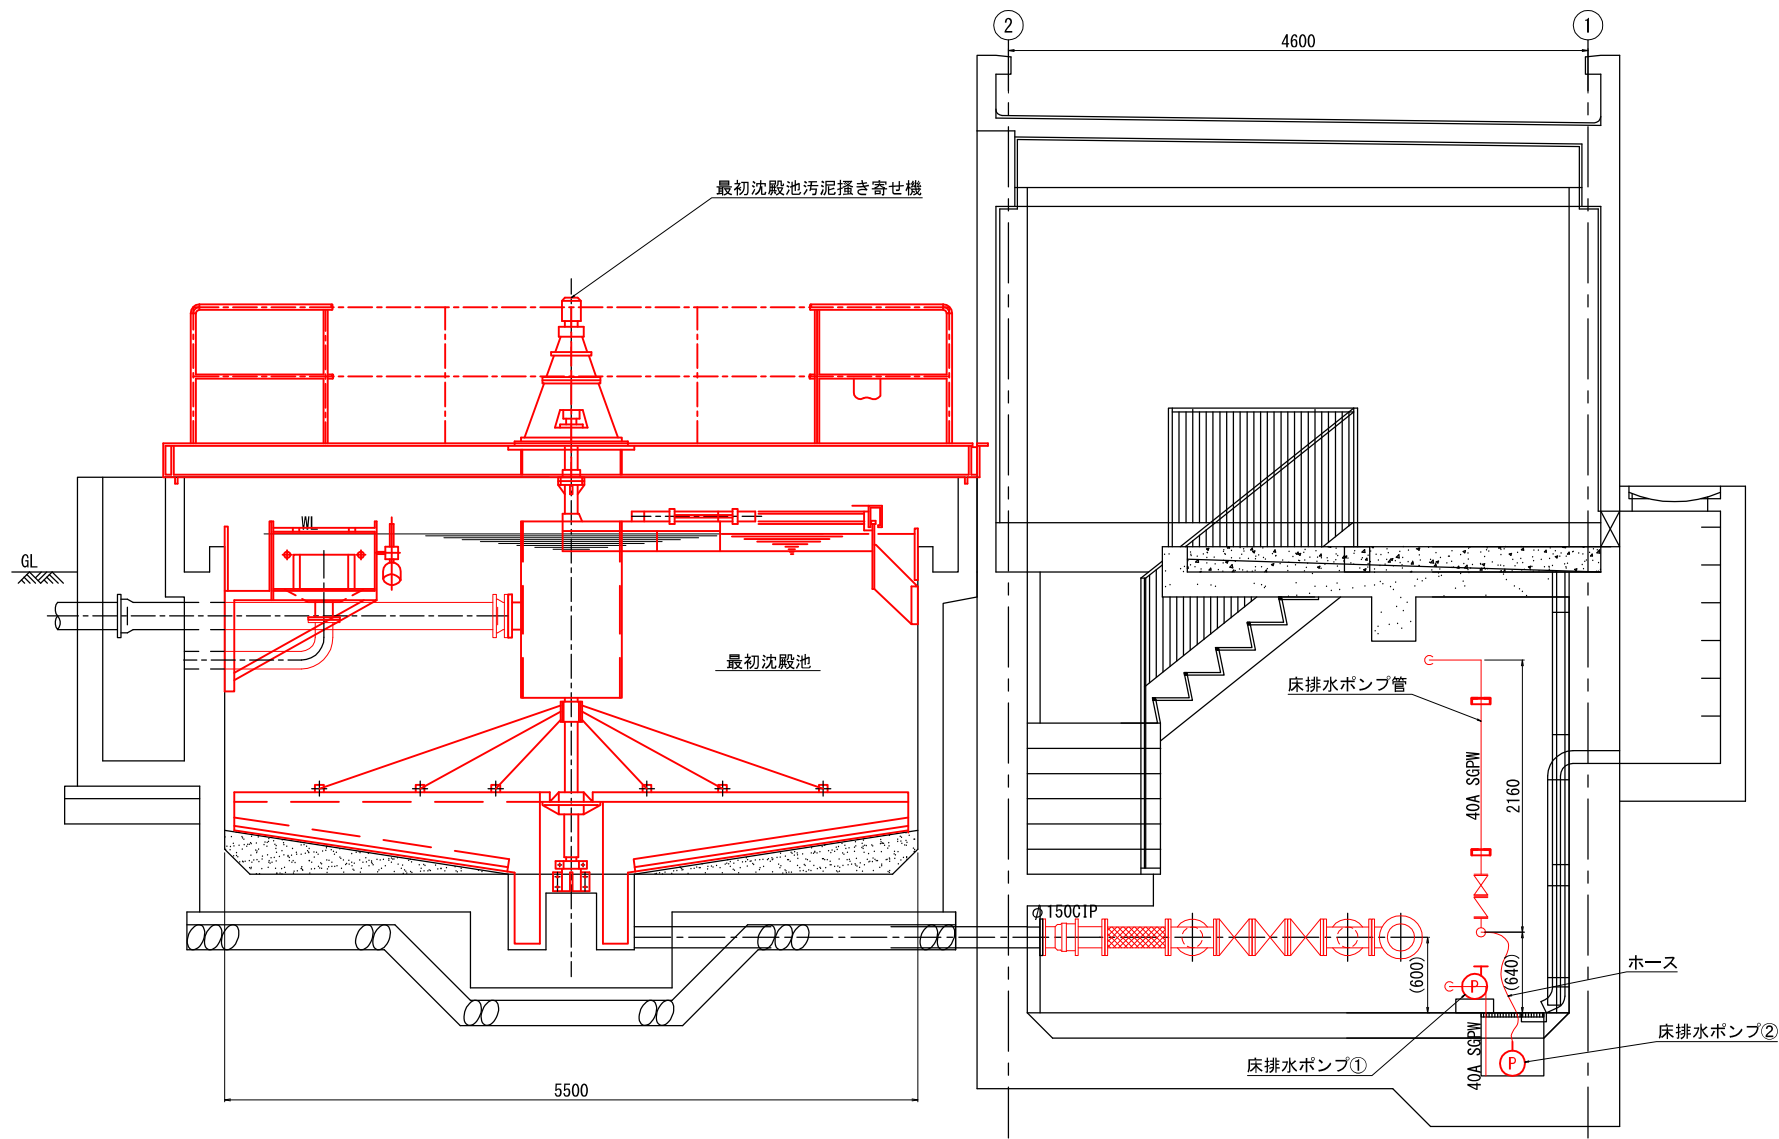


A-A断面

注 記


1. は、今回撤去を示す。

参考図


事業名	令和8年度 公共下水道事業			
工事名	旧高花平浄化センター解体工事			
工事場所	四日市市八王子町および 高花平五丁目 地内			
名称	最初沈殿池・引込汚泥ポンプ室 撤去図 断面図 (I)			
縮尺	1/30	設計年月	令和	年 月
工種		設計者		
事業主体	四日市市	図面番号	PM-14	

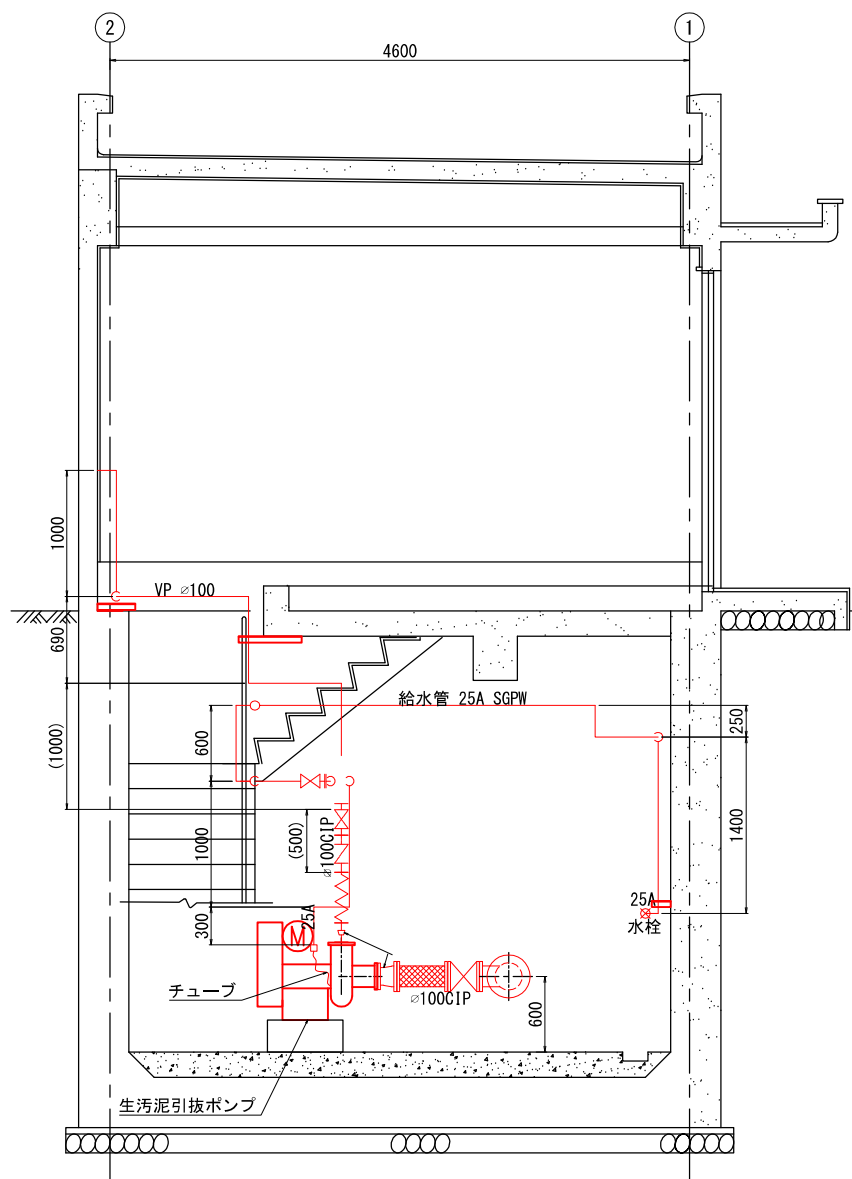

B-B断面

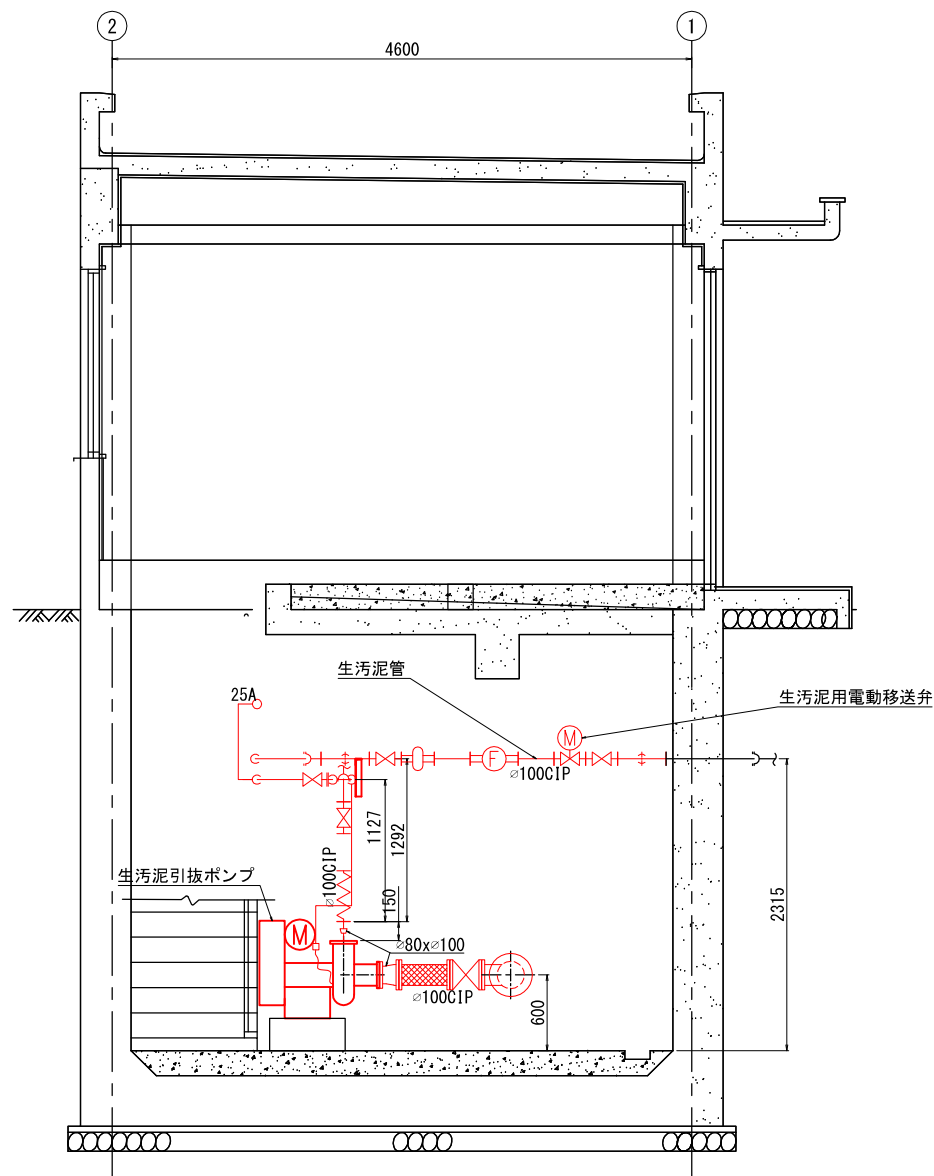

C-C断面

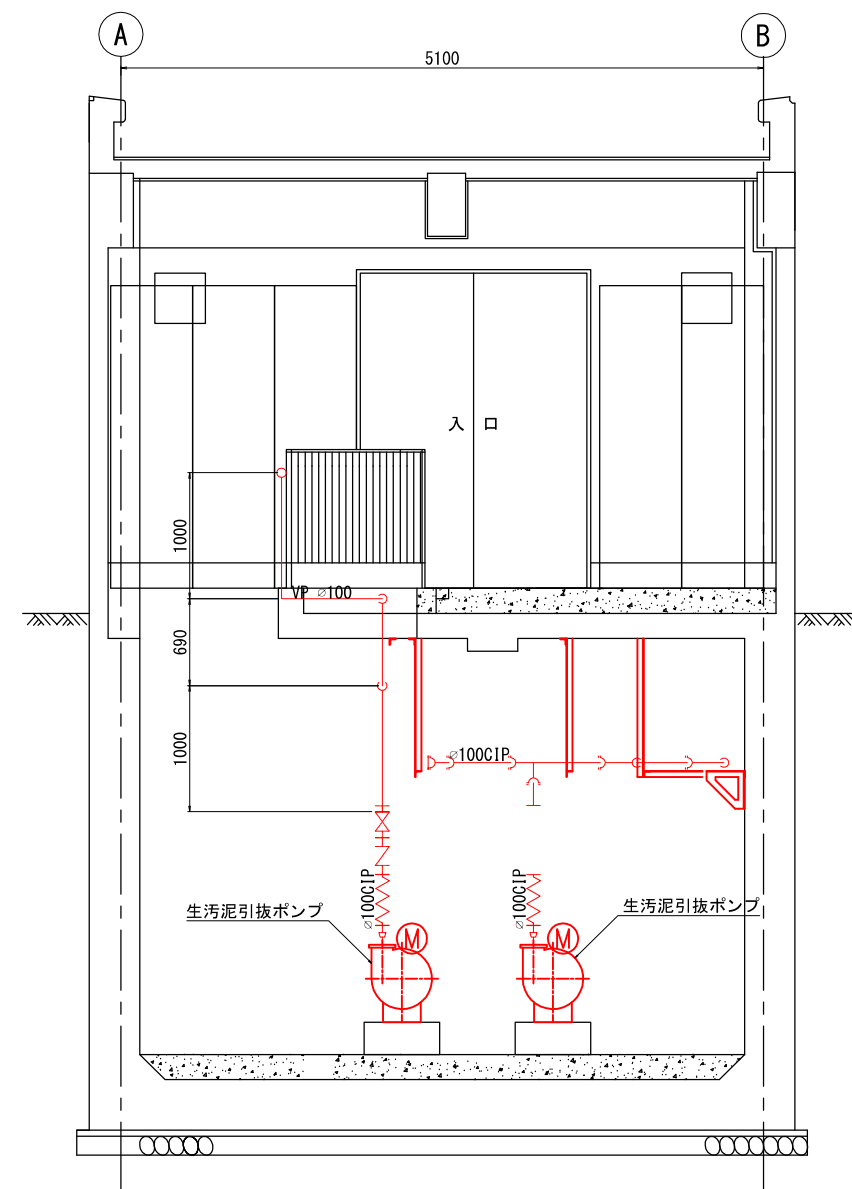


D-D断面

注 記


1. は、今回撤去を示す。

参考図

事業名	令和8年度 公共下水道事業		
工事名	旧高花平浄化センター解体工事		
工事場所	四日市市八王子町および高花平五丁目 地内		
名称	最前池・引抜汚泥ポンプ室 撤去図 断面図 (2)		
縮尺	1/30	設計年月	令和 年 月
工種		設計者	
事業主体	四日市市	図面番号	PM-15

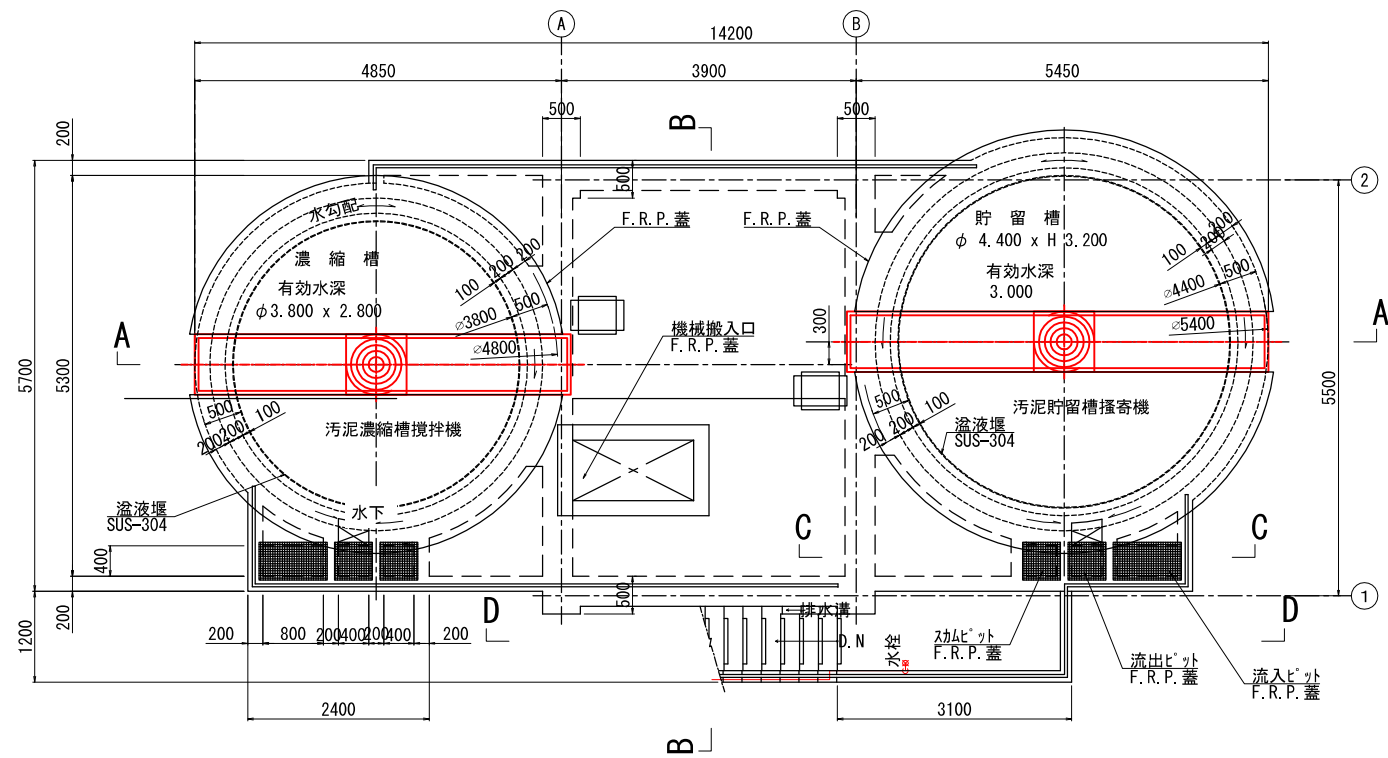

屋外平面図

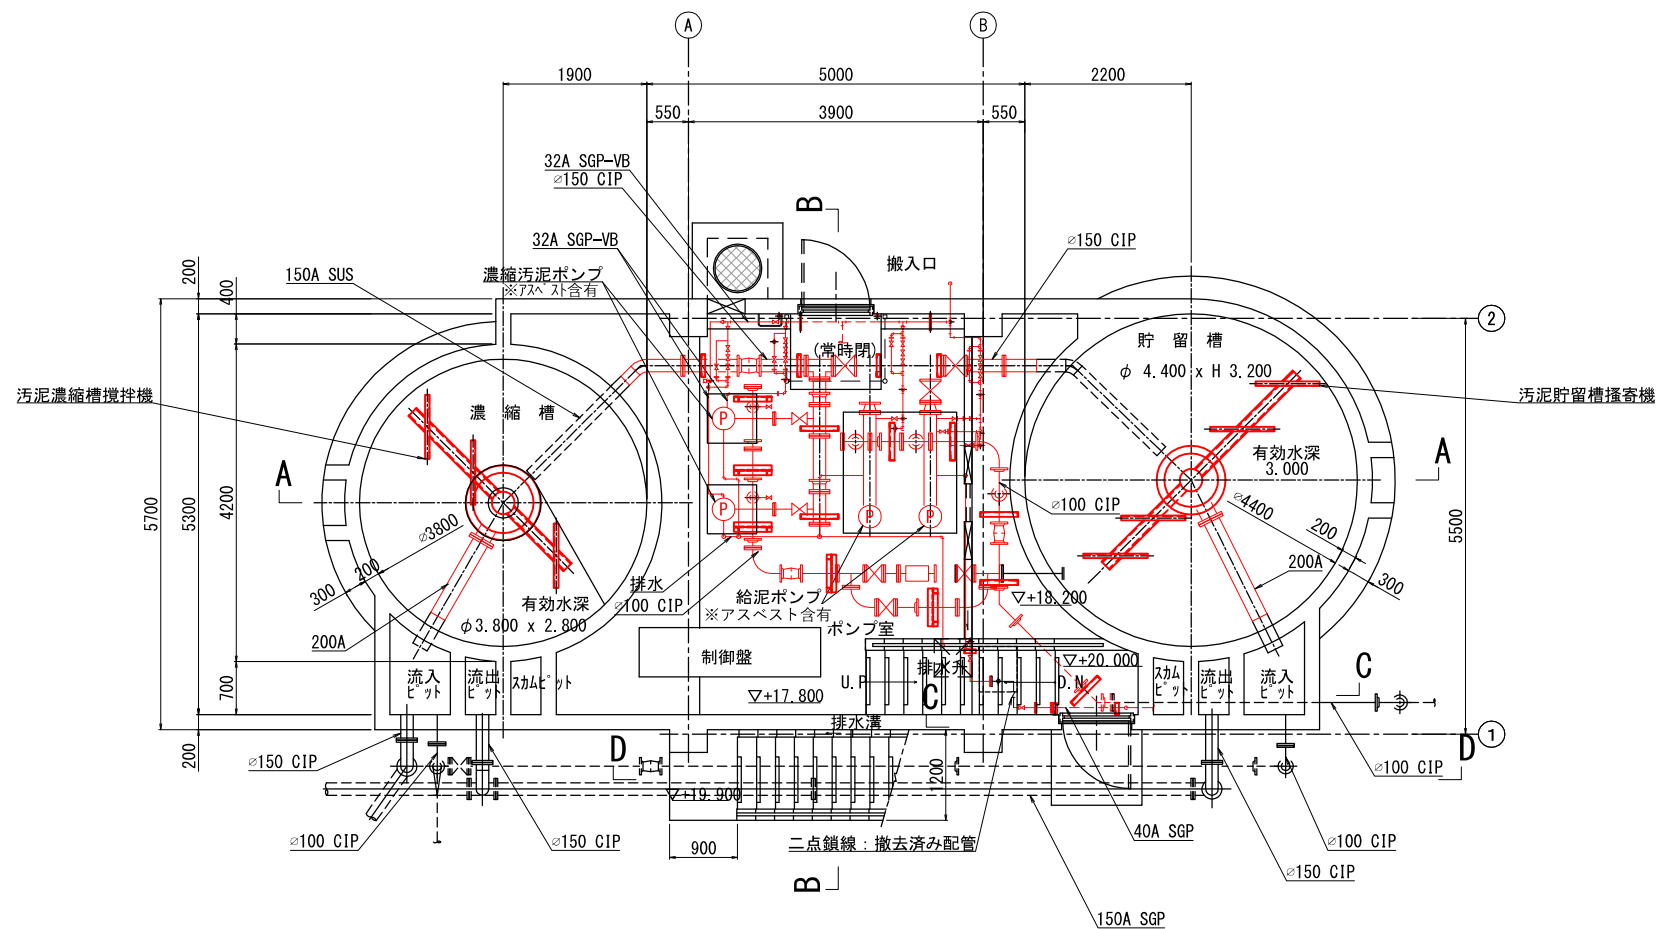


屋内平面図

注 記


1. は、今回撤去を示す。

参考図


事業名	令和8年度 公共下水道事業		
工事名	旧高花浄化センター解体工事		
工事場所	四日市市八王子町および高花平五丁目 地内		
名称	汚泥貯留、濃縮貯留タンク 撤去図 平面図		
縮尺	1/50	設計年月	令和 年 月
工種		設計者	
事業主体	四日市市	図面番号	PM-16

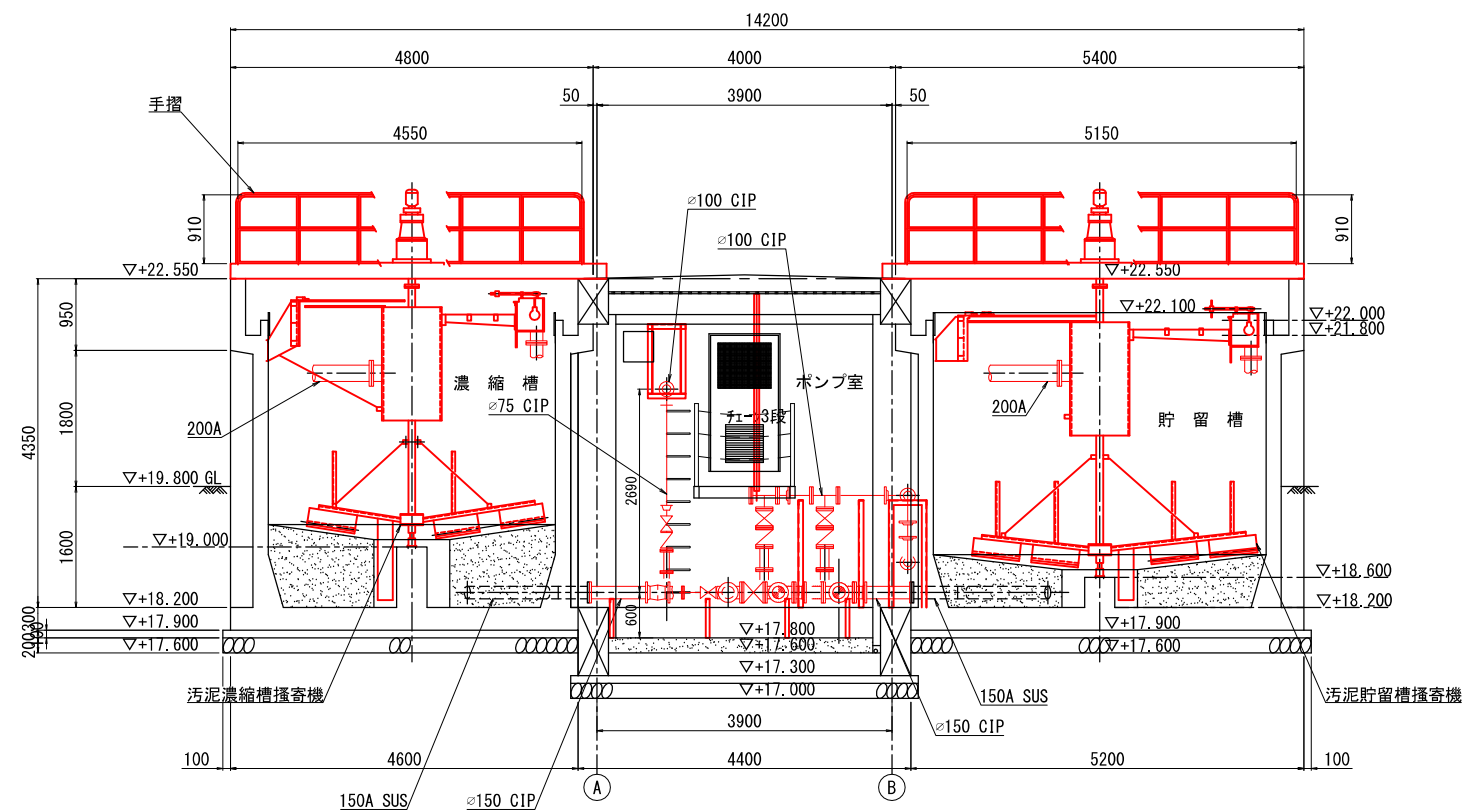


A - A 断面図

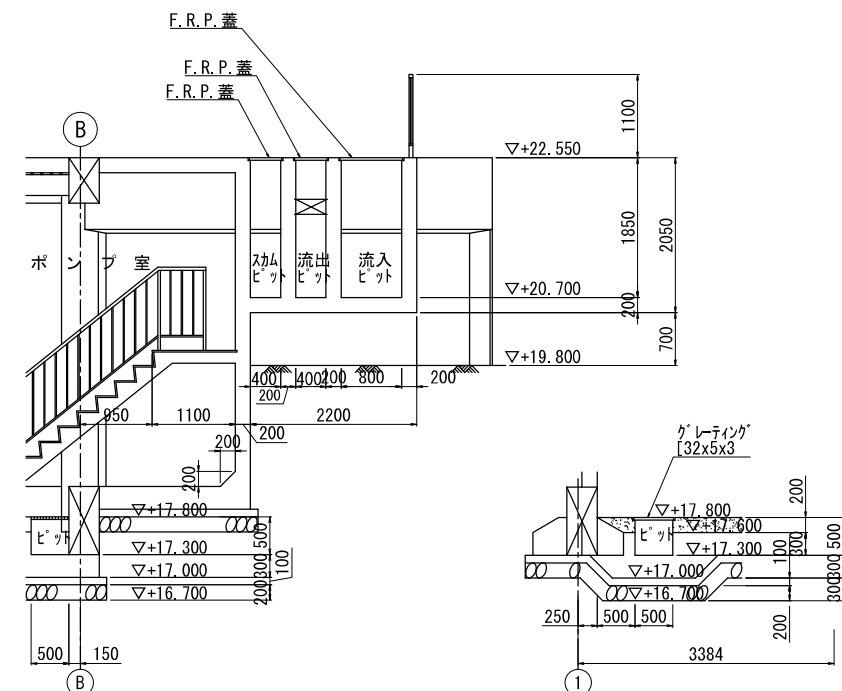

C - C 断面図

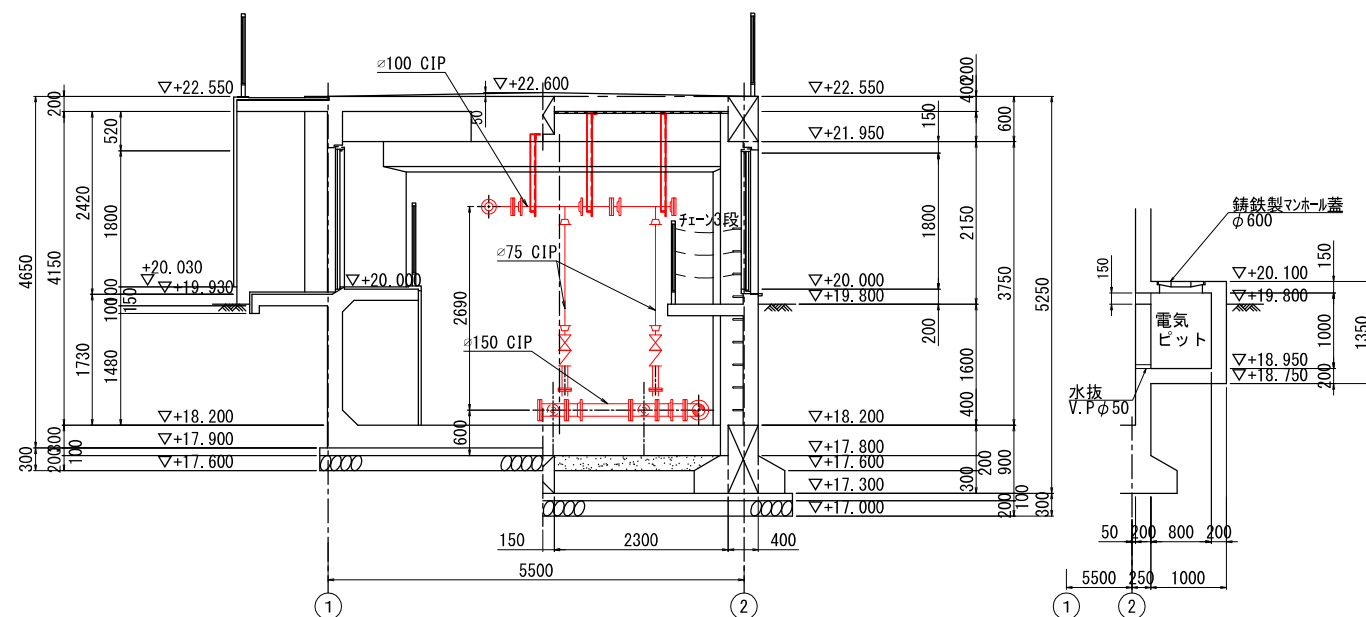

B - B 断面図



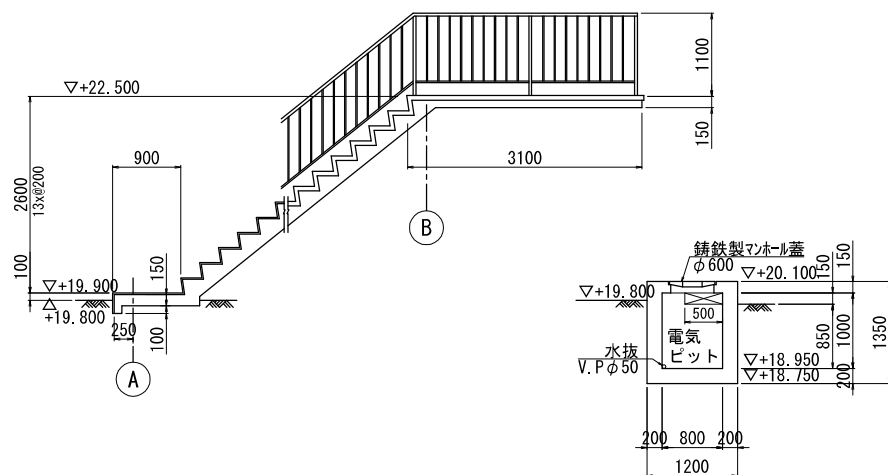


D - D 断面図

注 記
1. は、今回撤去を示す。

参考図

事業名	令和8年度 公共下水道事業		
工事名	旧高花平浄化センター解体工事		
工事場所	四日市市八王子町および高花平五丁目 地内		
名称	汚泥貯留、濃縮タンク 撤去図 断面図		
縮尺	1/50	設計年月	令和 年 月
工種		設計者	
事業主体	四日市市	図面番号	PM-17

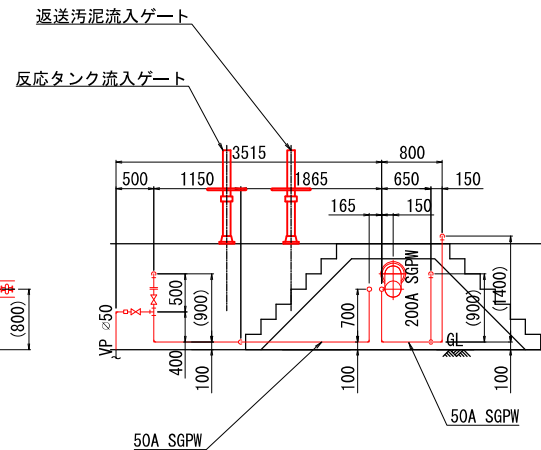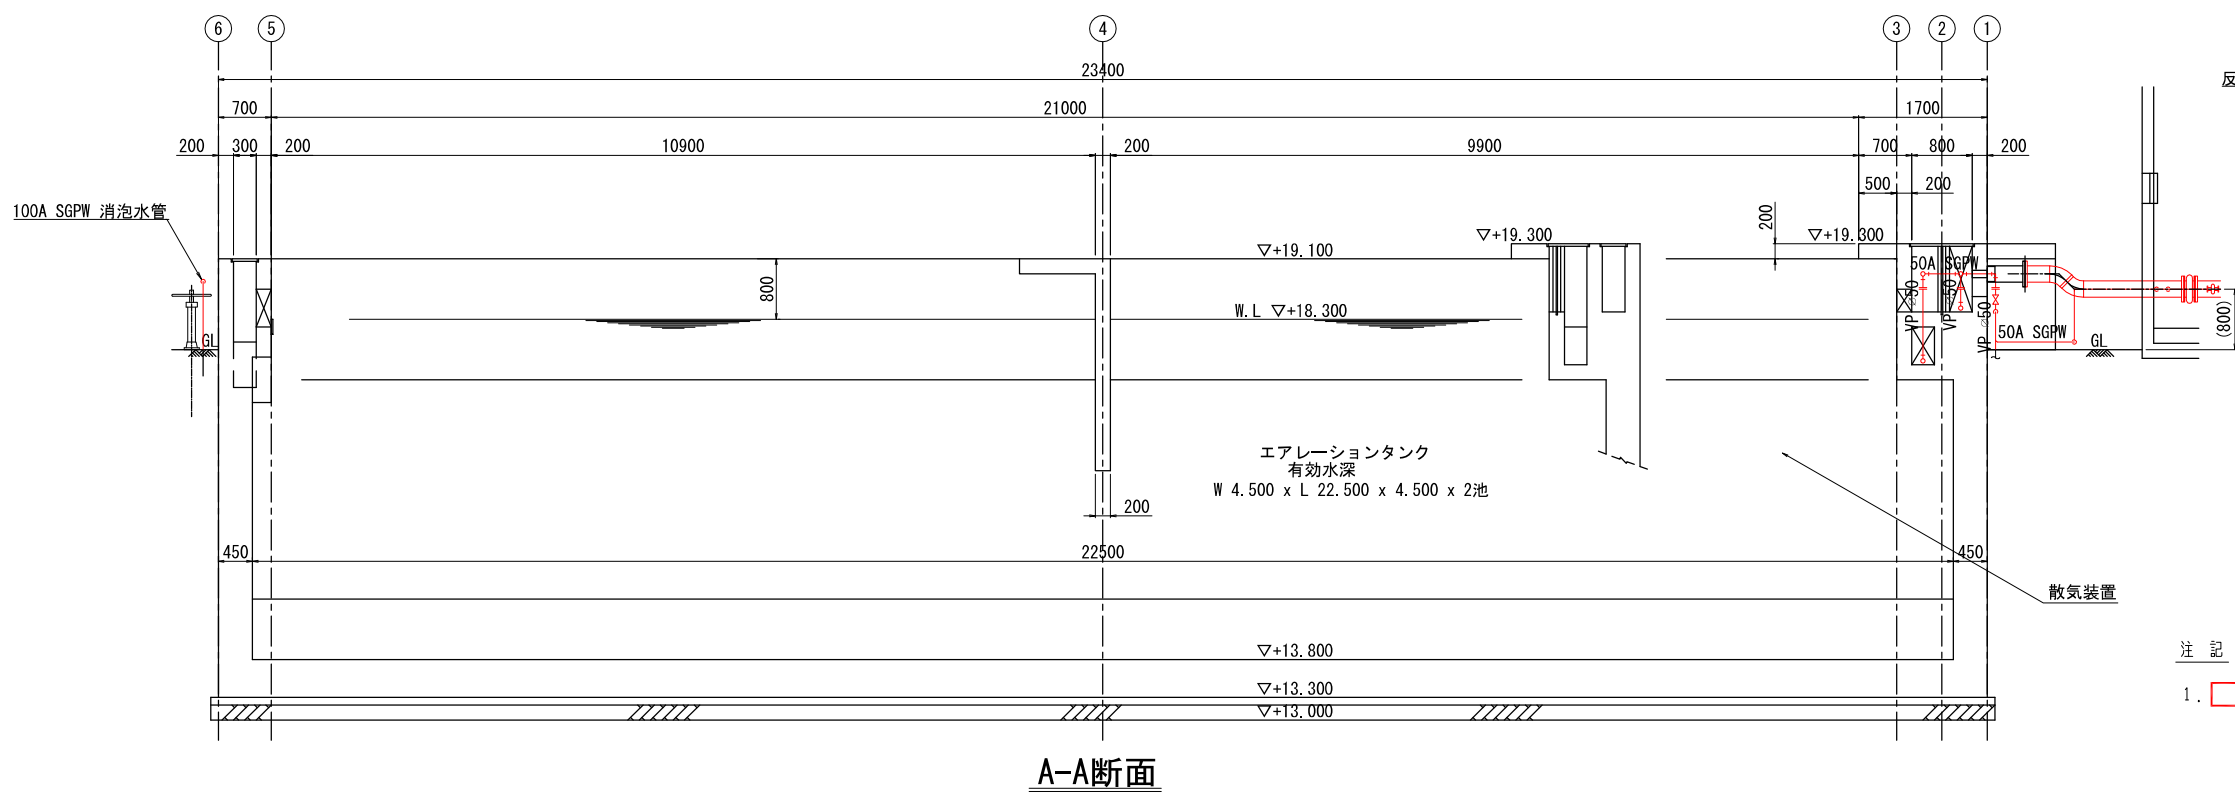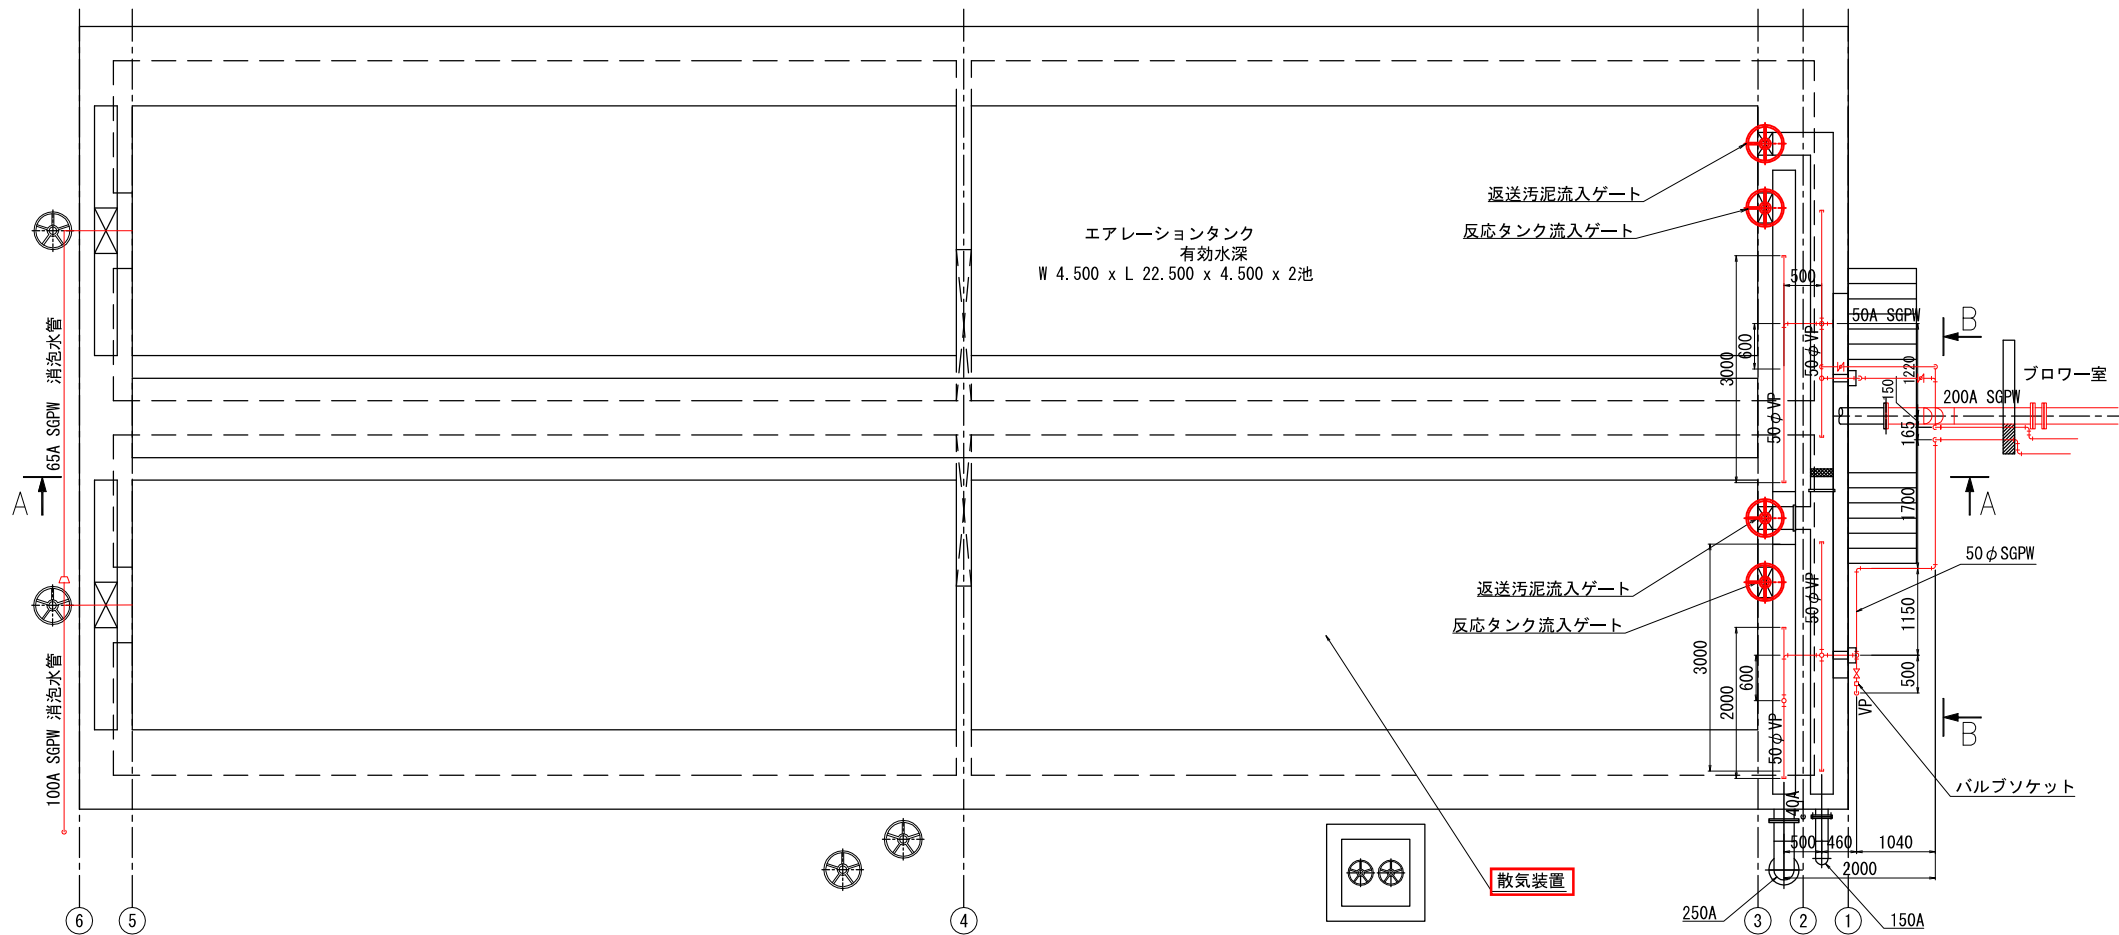


注 記
1. は、今回撤去を示す。


B-B断面

参考図

事業名	令和8年度 公共下水道事業		
工事名	旧高花平浄化センター解体工事		
工事場所	四日市市八王子町および 高花平五丁目 地内		
名称	エアレーションタンク 撤去図 平面図		
縮尺	1/50	設計年月	令和 年 月
工種		設計者	
事業主体	四日市市	図面番号	PM-18

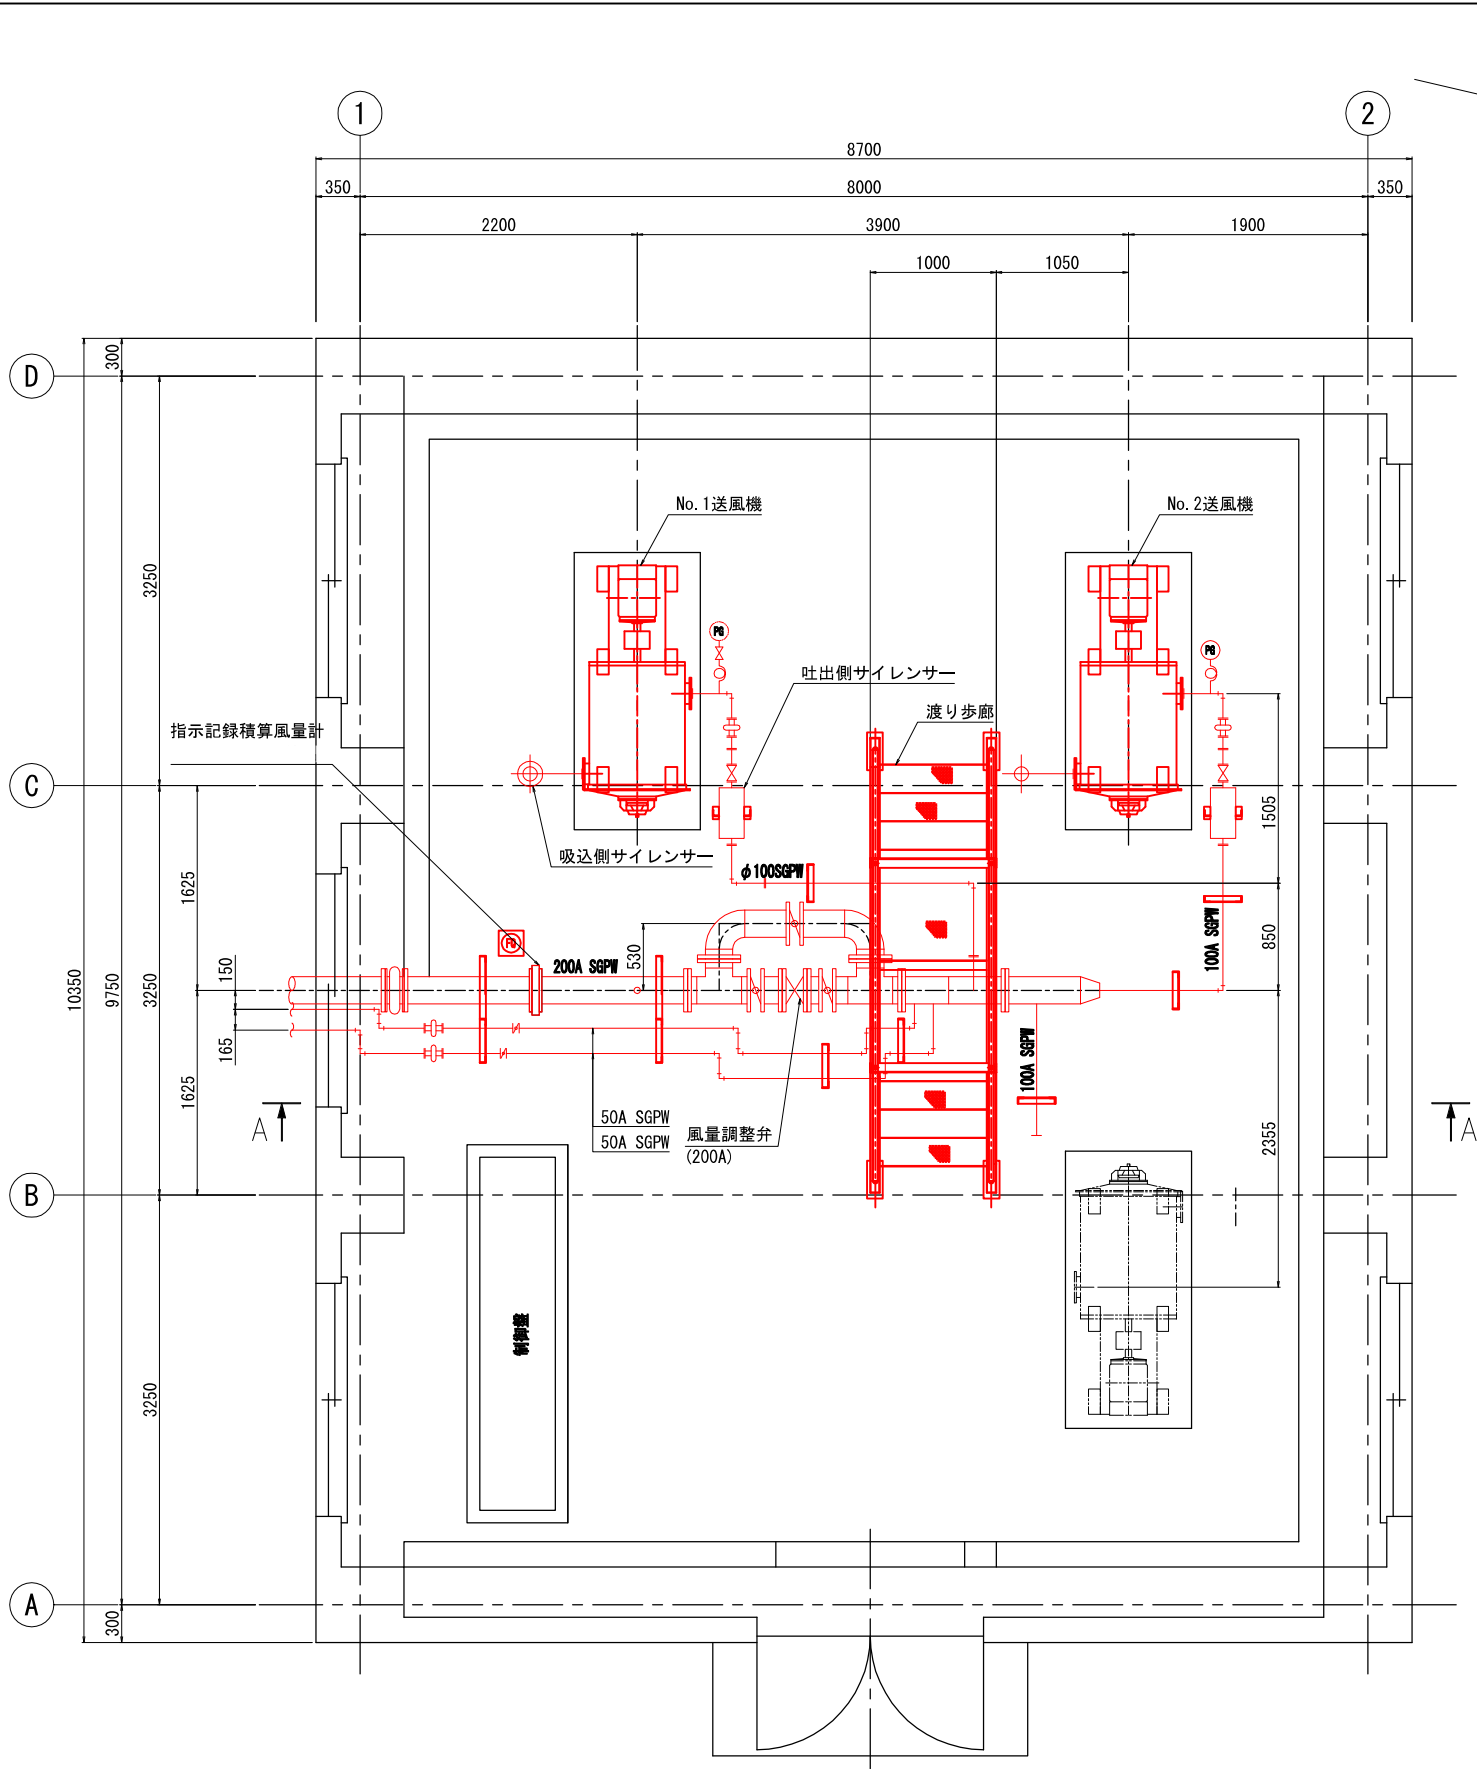

1F 平面図

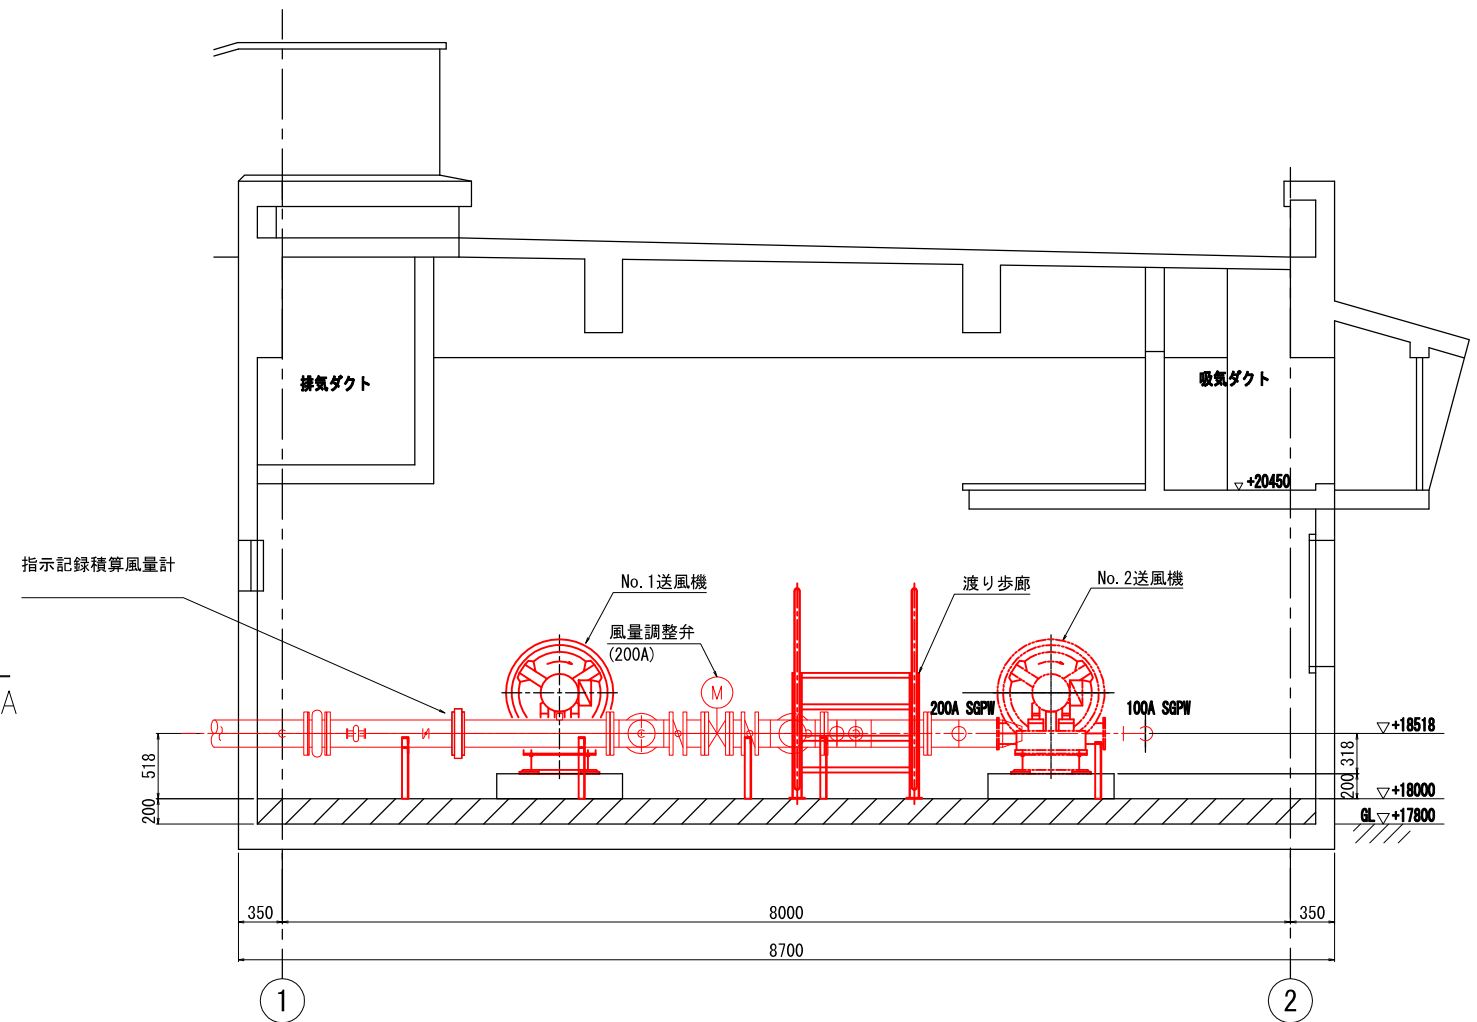


A-A断面

注 記


1. は、今回撤去を示す。

参考図


事業名	令和8年度 公共下水道事業		
工事名	旧高花平浄化センター解体工事		
工事場所	四日市市八王子町および高花平五丁目 地内		
名称	ブロワー棟 撤去図		
縮尺	1/30	設計年月	令和 年 月
工種		設計者	
事業主体	四日市市	図面番号	PM-19

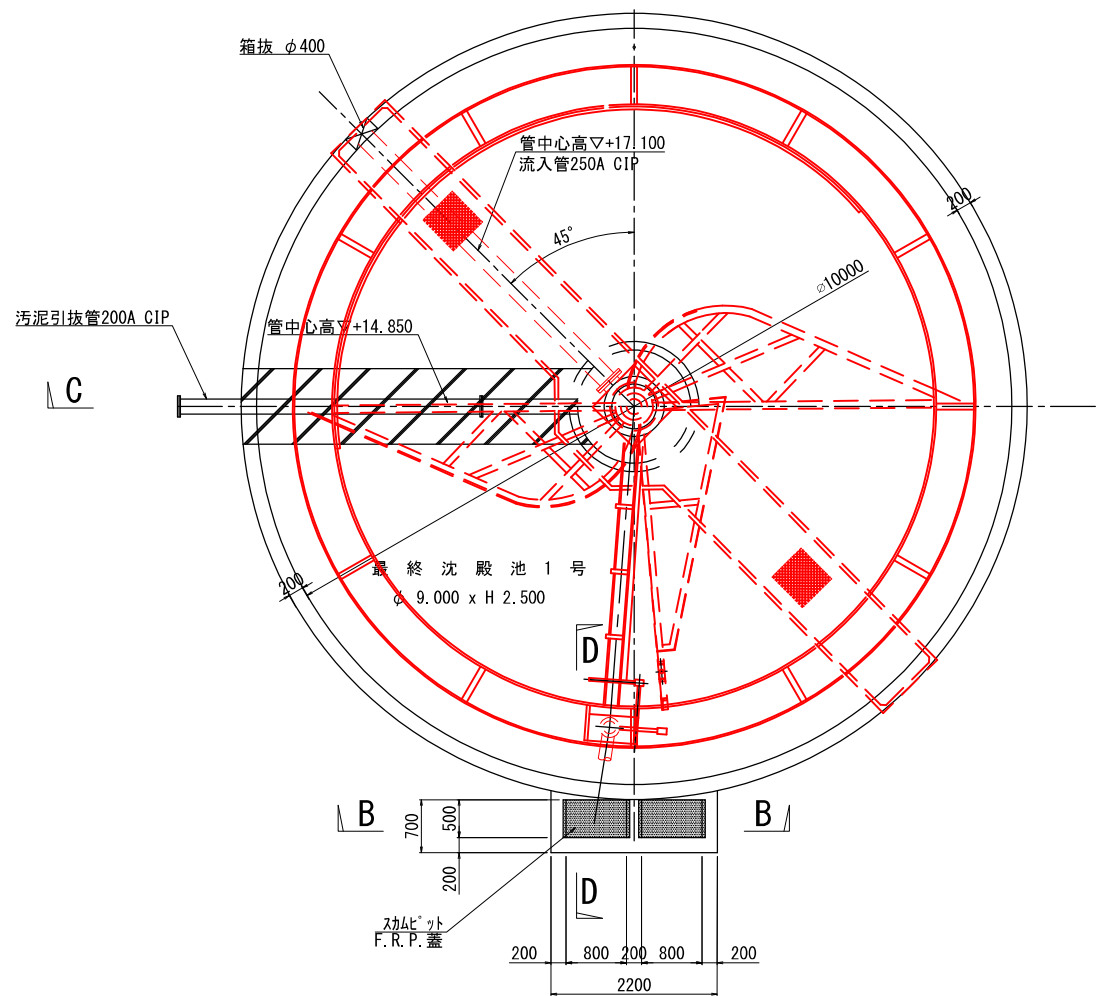


最終沈殿池1号
平面図

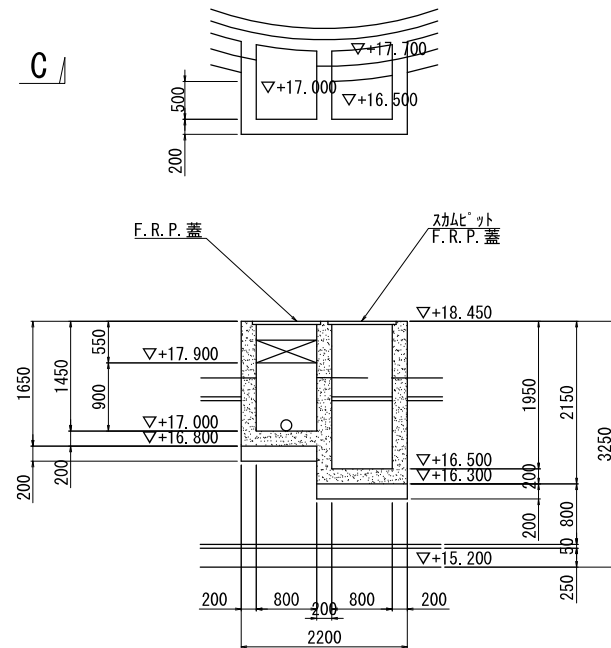


B - B 断面図

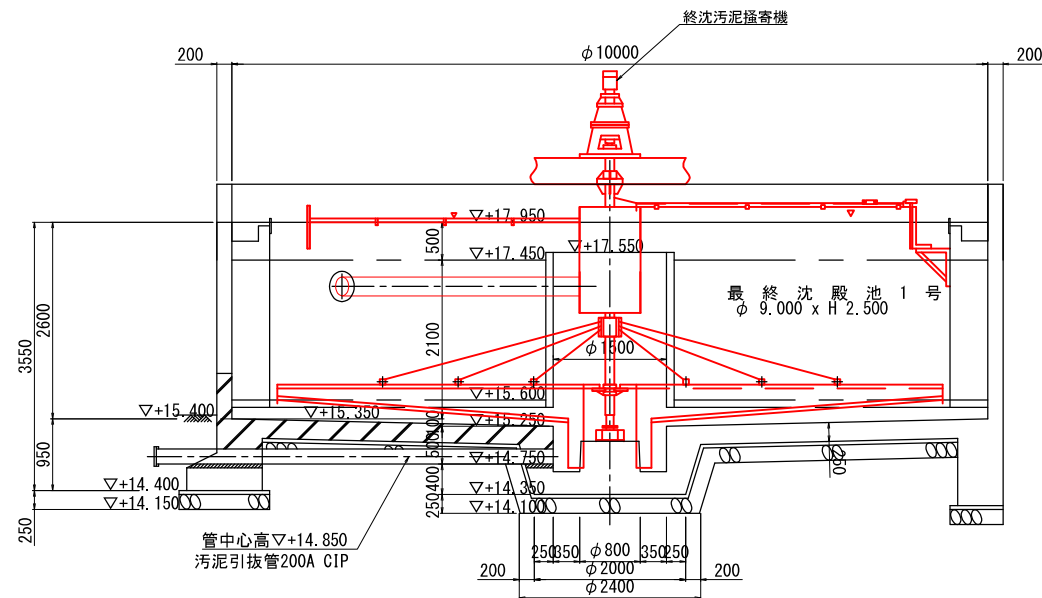


C - C 断面図

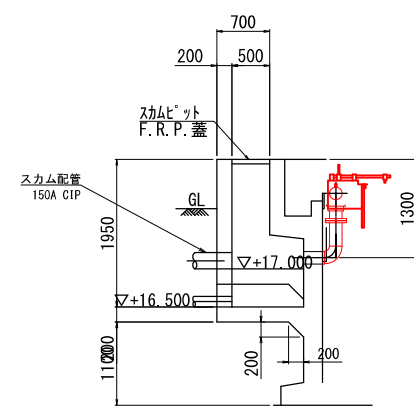

D - D 断面図

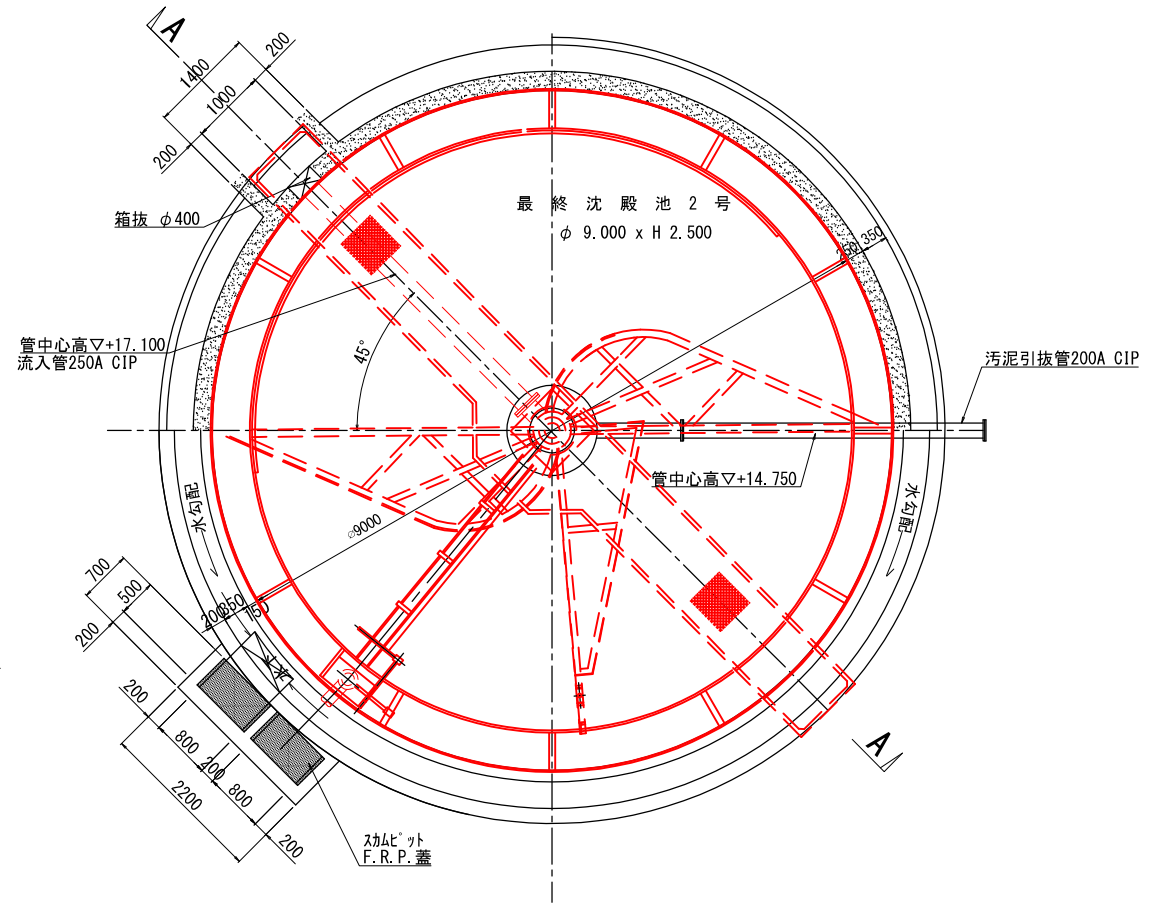

最終沈殿池2号
平面図

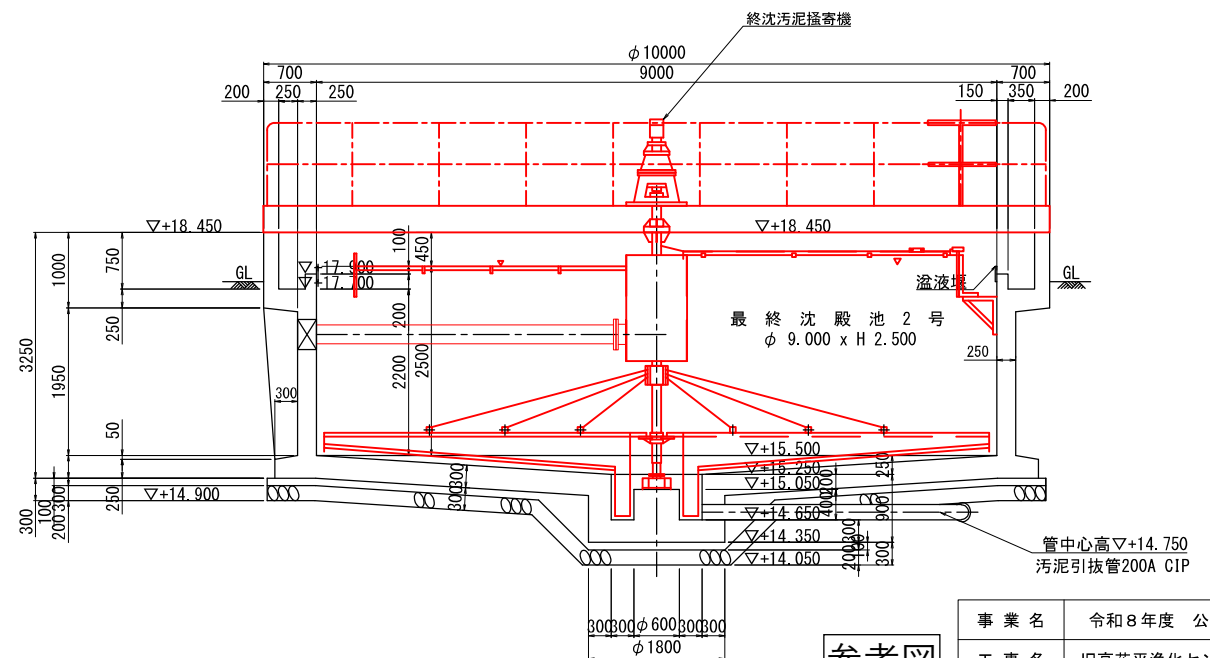



A - A 断面図

参考図

注記

1. 赤枠は、今回撤去を示す。




事業名	令和8年度 公共下水道事業		
工事名	旧高花平浄化センター解体工事		
工事場所	四日市市八王子町および高花平五丁目 地内		
名称	最終沈殿池 撤去図		
縮尺	1/50	設計年月	令和 年 月
工種	設計者		
事業主体	四日市市	図面番号	PM-20

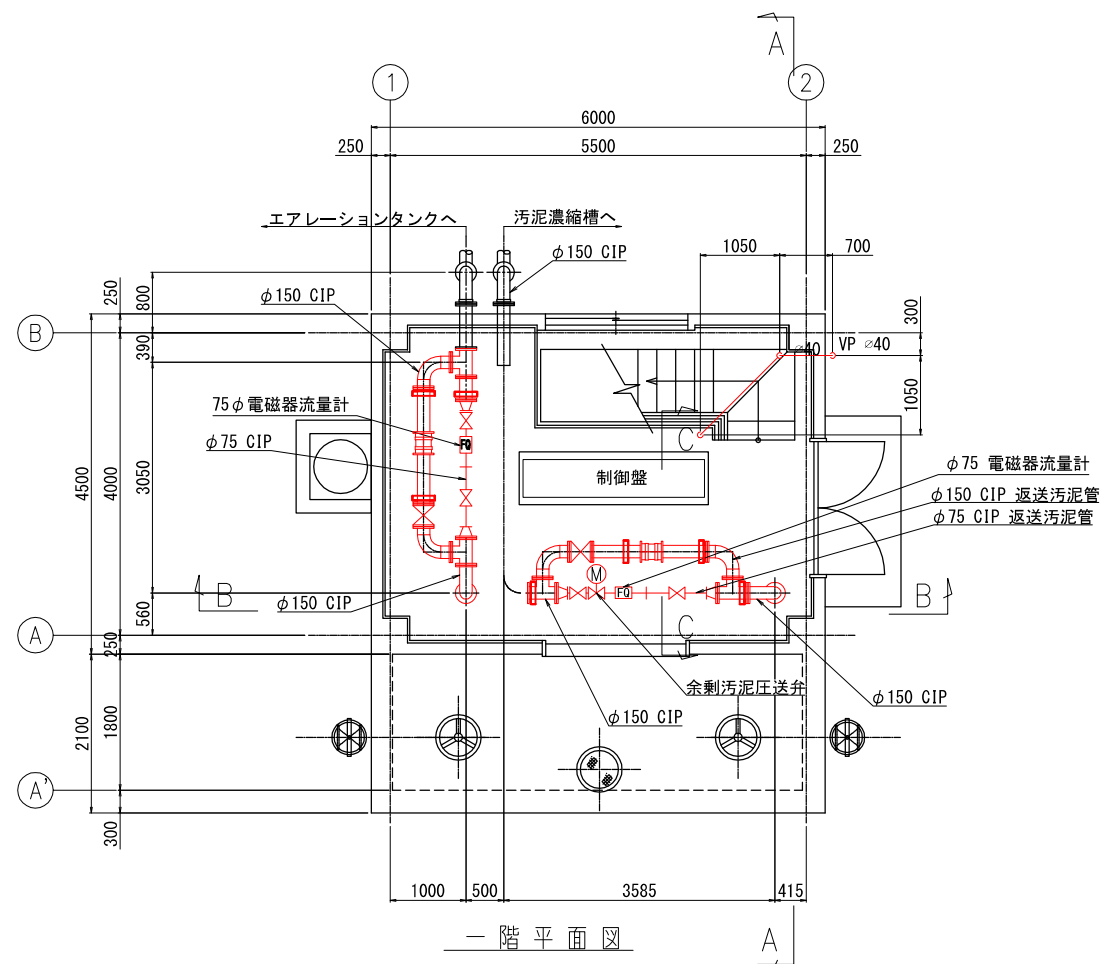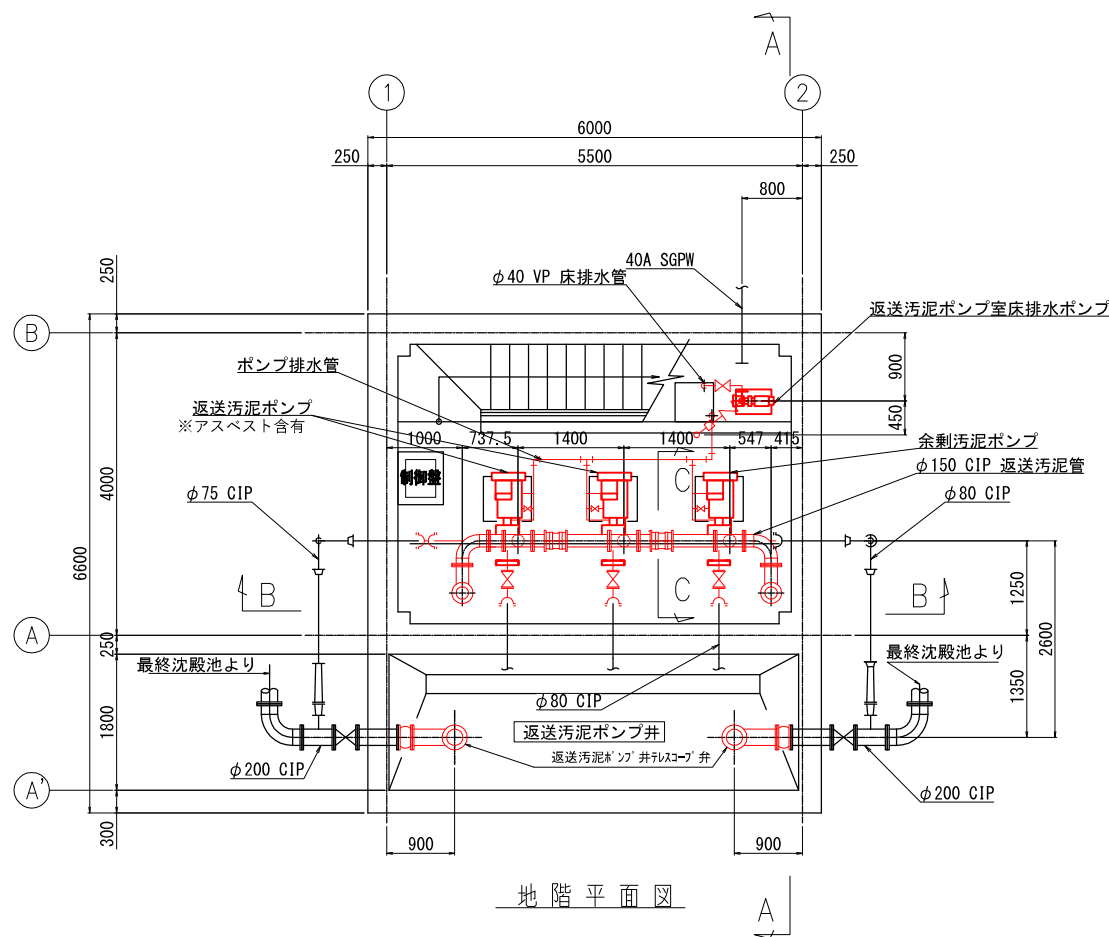

注 記
1. は、今回撤去を示す。

参考図


事業名	令和8年度 公共下水道事業		
工事名	旧高花平浄化センター解体工事		
工事場所	四日市市八王子町および高花平五丁目 地内		
名称	返送汚泥ポンプ室 撤去図 (1)		
縮尺	1/50	設計年月	令和 年 月
工種		設計者	
事業主体	四日市市	図面番号	PM-21

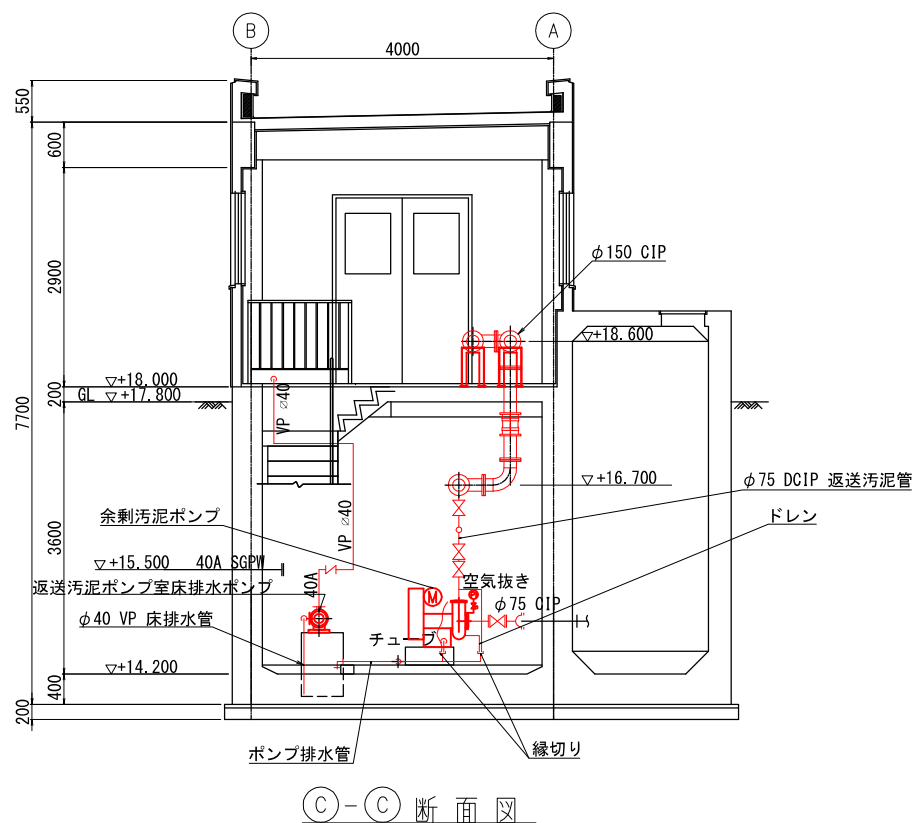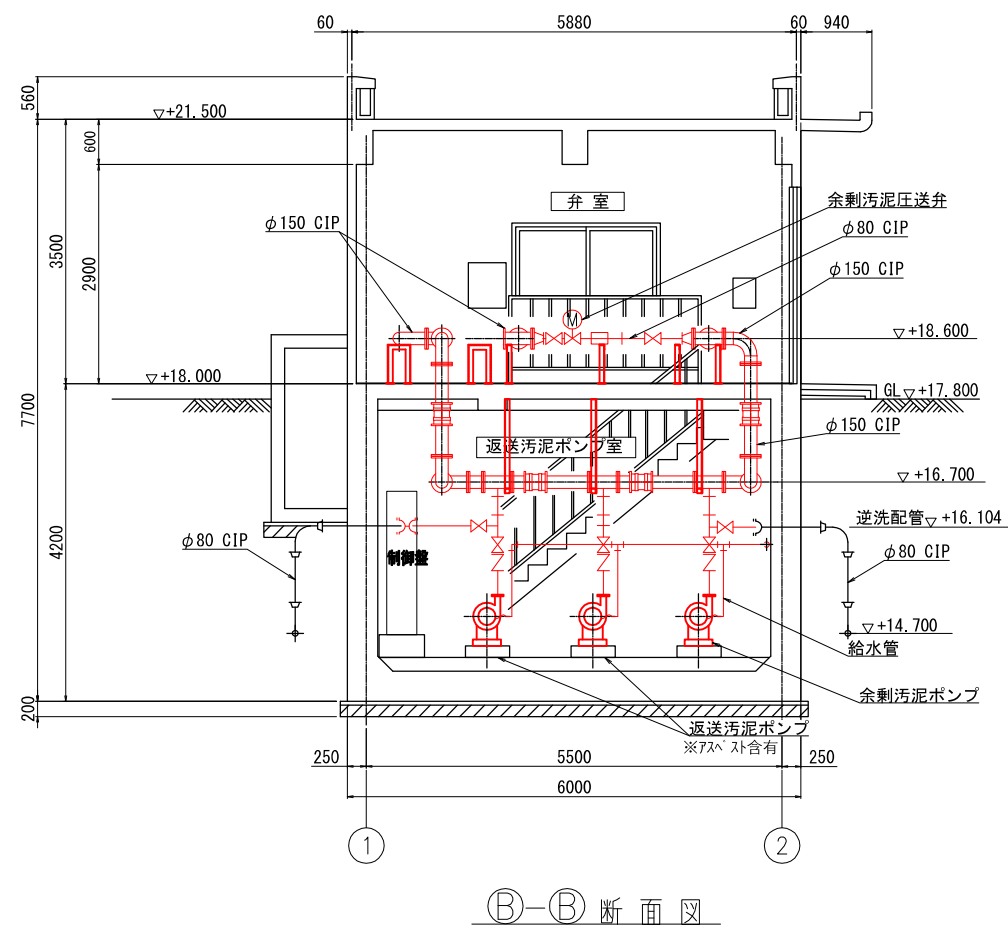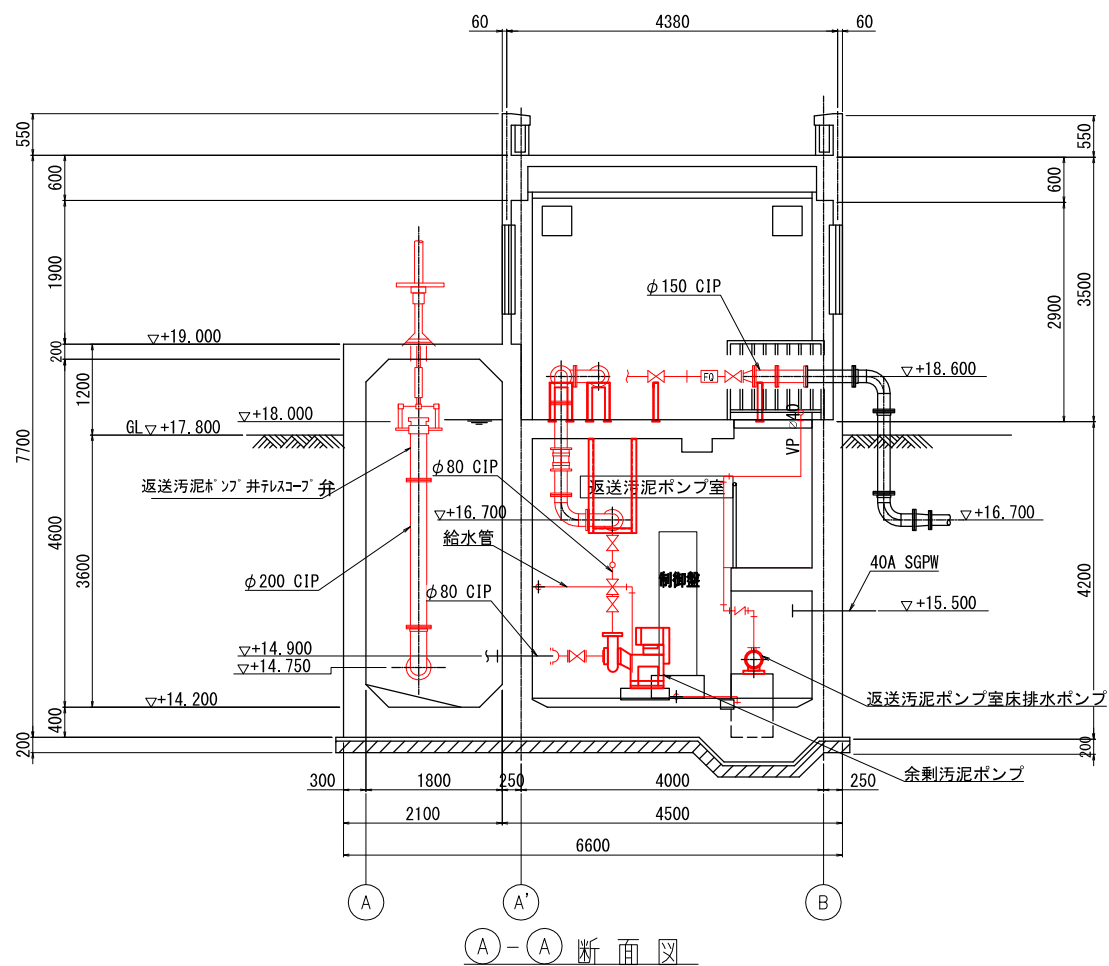

注 記
1. は、今回撤去を示す。

参考図

事業名	令和8年度 公共下水道事業		
工事名	旧高花平浄化センター解体工事		
工事場所	四日市市八王子町および高花平五丁目 地内		
名称	返送汚泥ポンプ室 撤去図 (1)		
縮尺	1/50	設計年月	令和 年 月
工種		設計者	
事業主体	四日市市	図面番号	PM-22

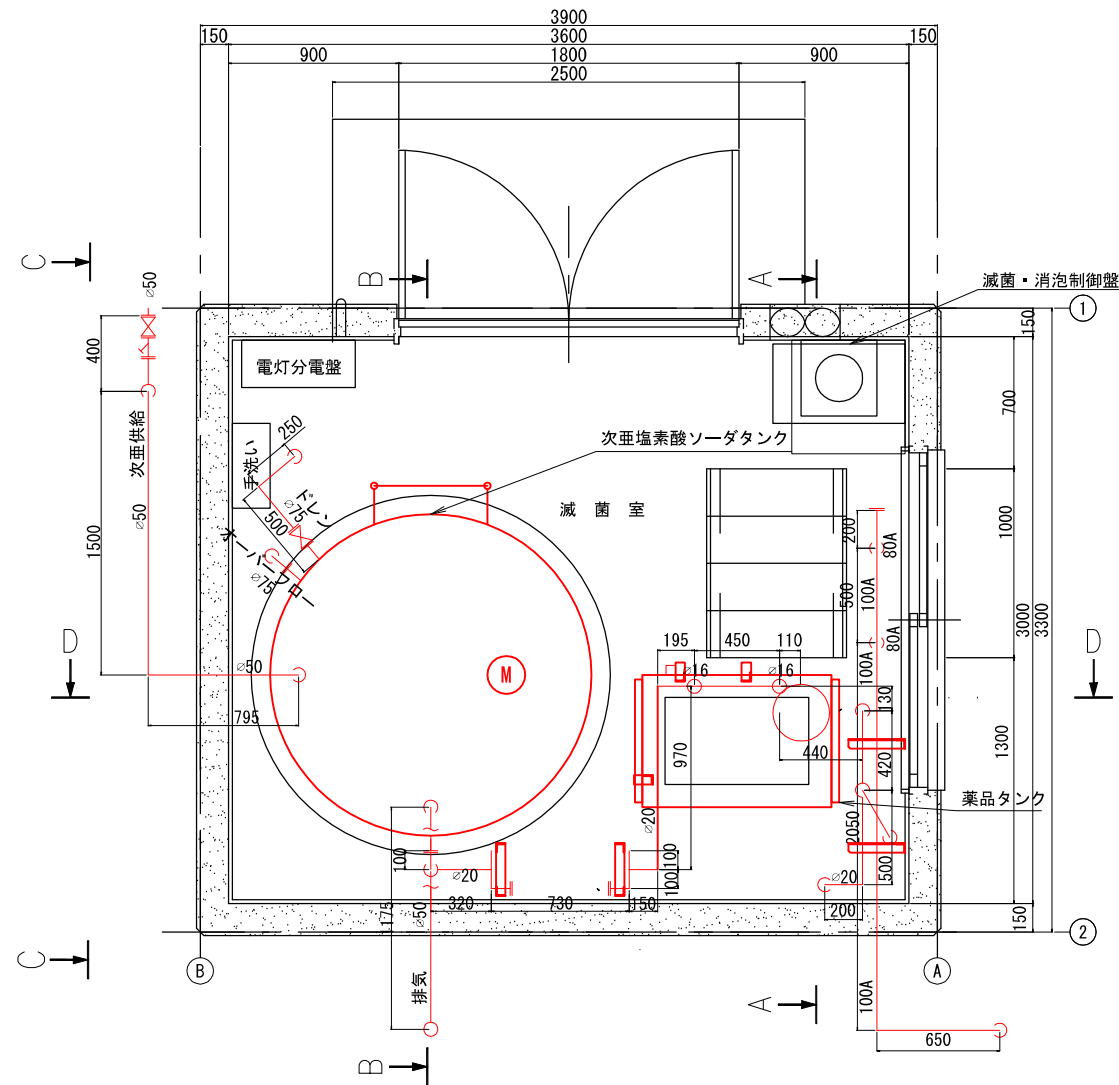


1F 平面図

注 記


1. は、今回撤去を示す。

参考図

事業名	令和8年度 公共下水道事業		
工事名	旧高花平浄化センター解体工事		
工事場所	四日市市八王子町および 高花平五丁目 地内		
名称	塩素滅菌室 撤去図 平面図		
縮尺	1/20	設計年月	令和 年 月
工種		設計者	
事業主体	四日市市	図面番号	PM-23


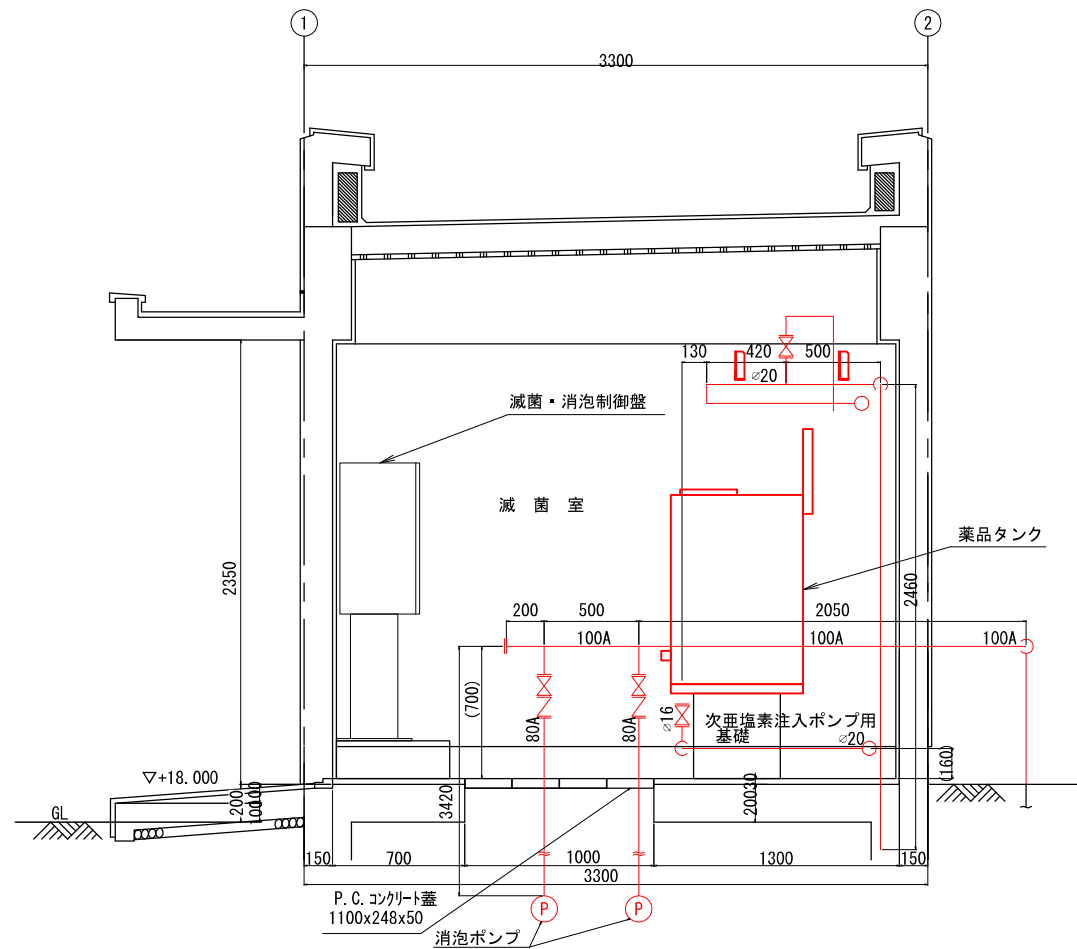


A-A断面

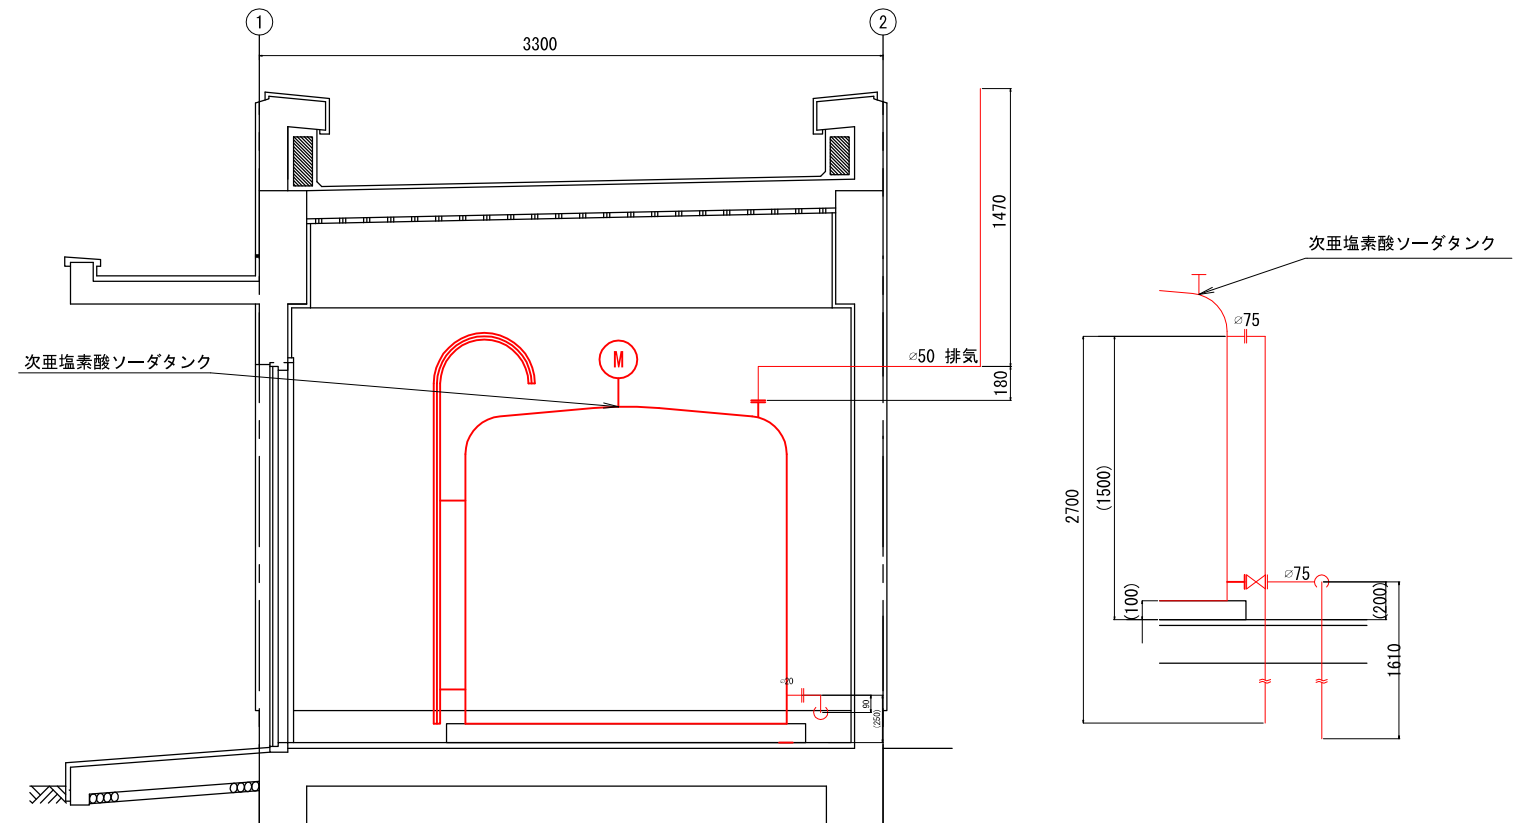


B-B断面

ドレン・オーバーフロー

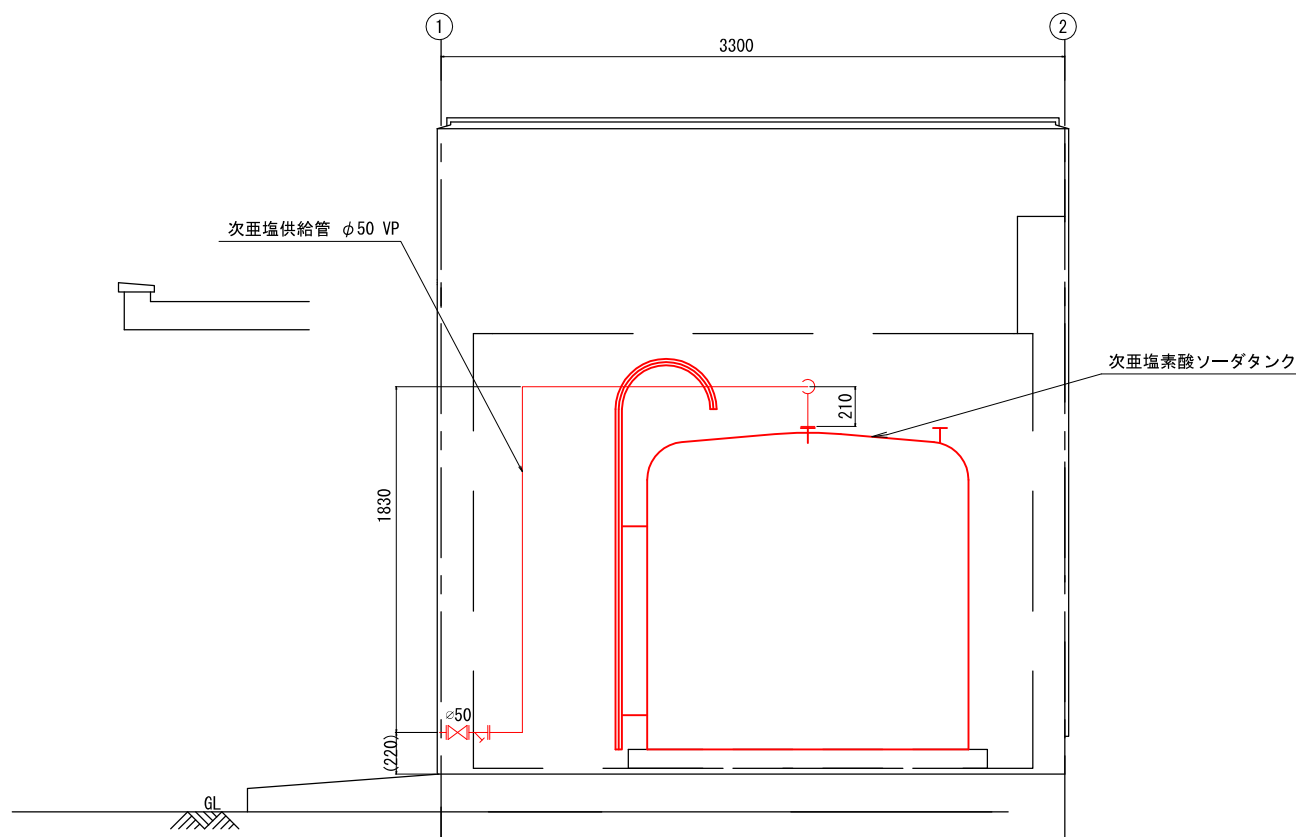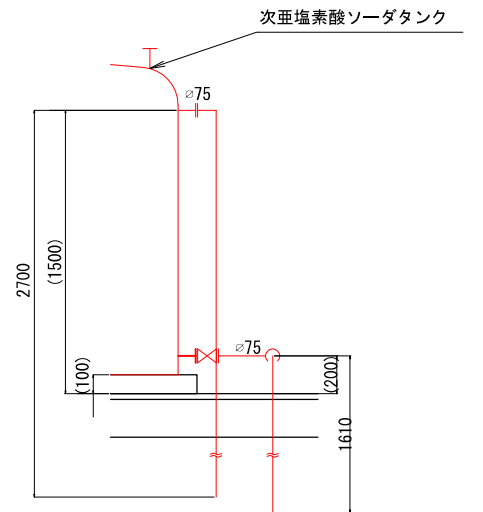

C-C断面

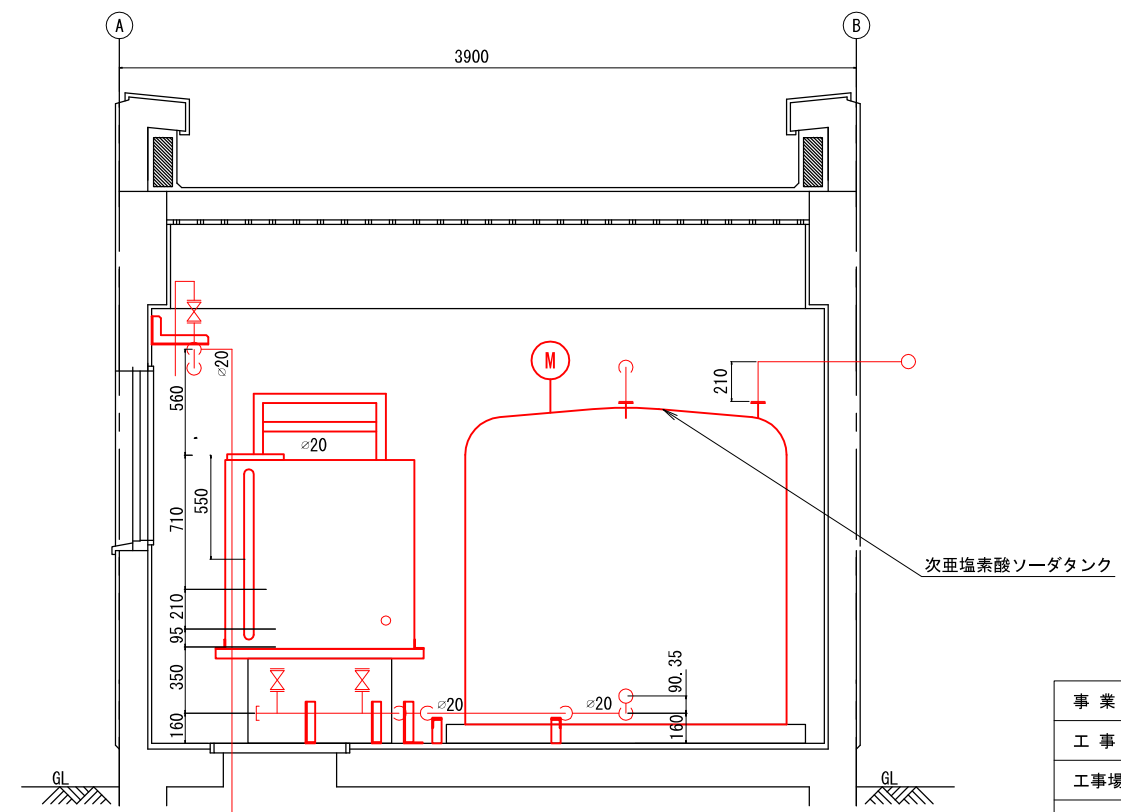


D-D断面

注 記

1. は、今回撤去を示す。

参考図

事業名	令和8年度 公共下水道事業		
工事名	旧高花平浄化センター解体工事		
工事場所	四日市市八王子町および高花平五丁目 地内		
名称	塩素減菌室 撤去図 断面図		
縮尺	1/20	設計年月	令和 年 月
工種		設計者	
事業主体	四日市市	図面番号	PM-24

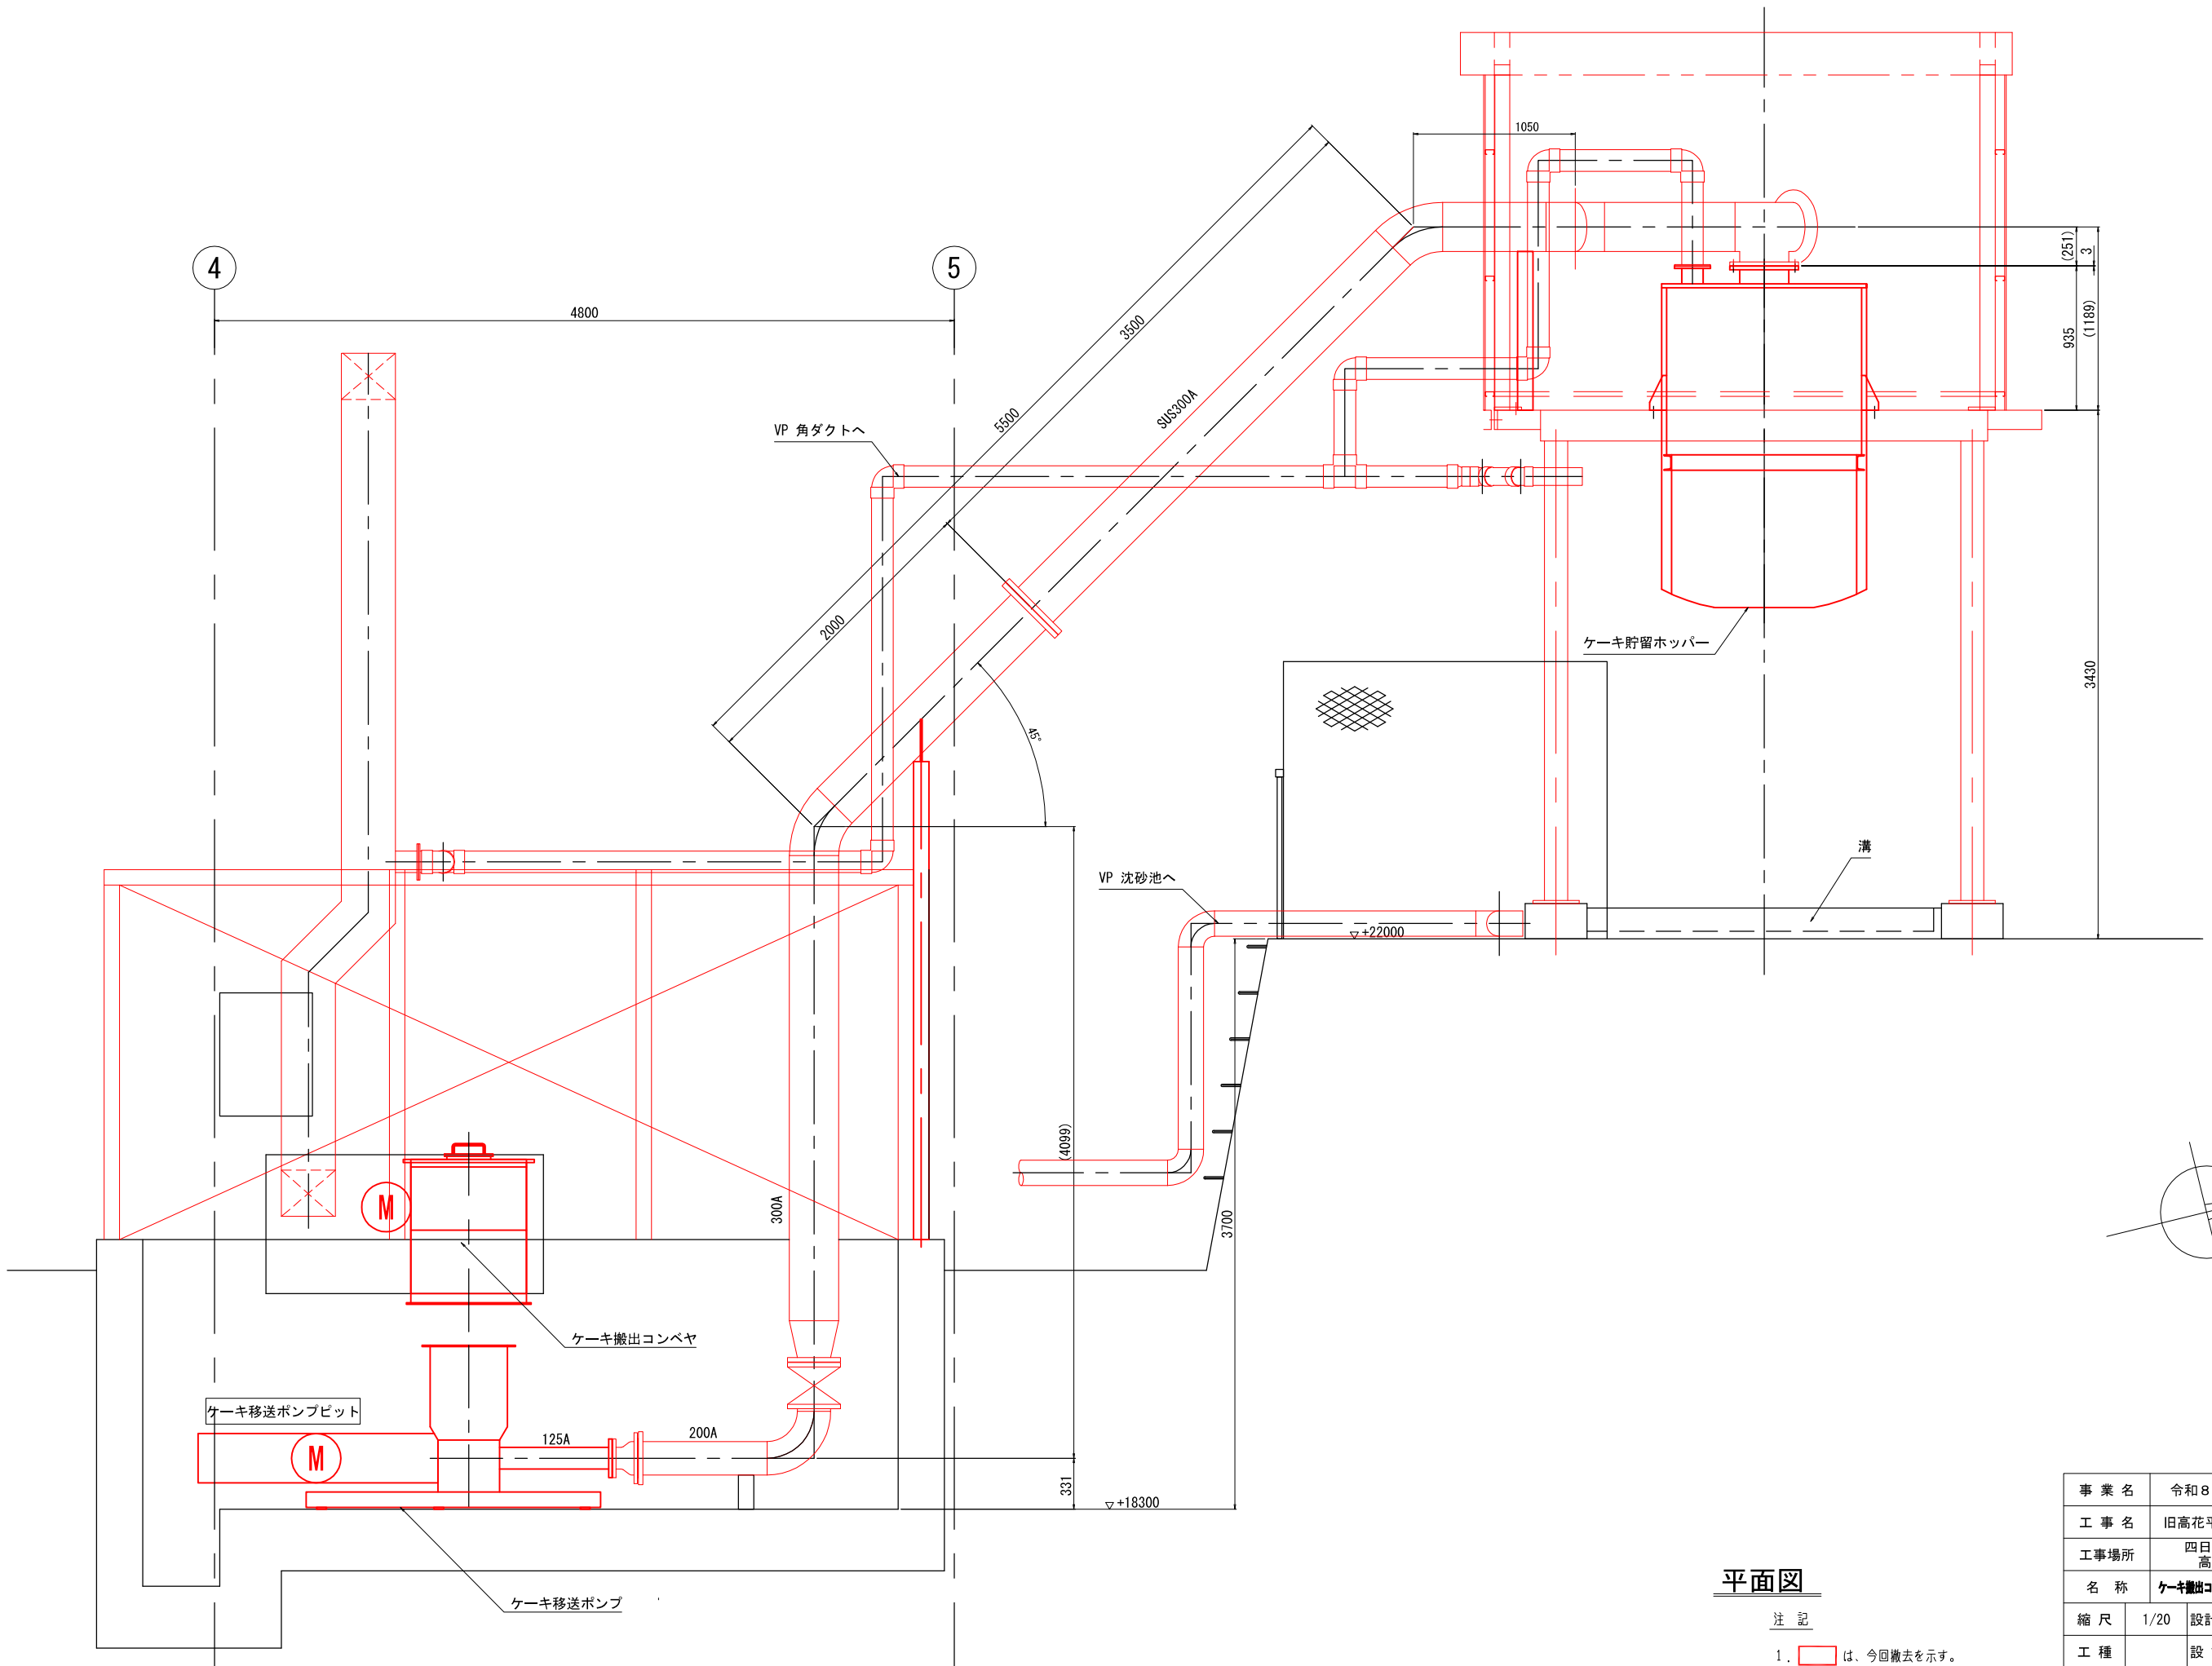


平面図

注 記


1. は、今回撤去を示す。

参考図

事業名	令和8年度 公共下水道事業			
工事名	旧高花平浄化センター解体工事			
工事場所	四日市市八王子町および 高花平五丁目 地内			
名称	ケーキ搬出コンベヤ・ケーキ貯留ホッパー 撤去図			
縮尺	1/20	設計年月	令和	年 月
工種		設計者		
事業主体	四日市市	図面番号	PM-26	

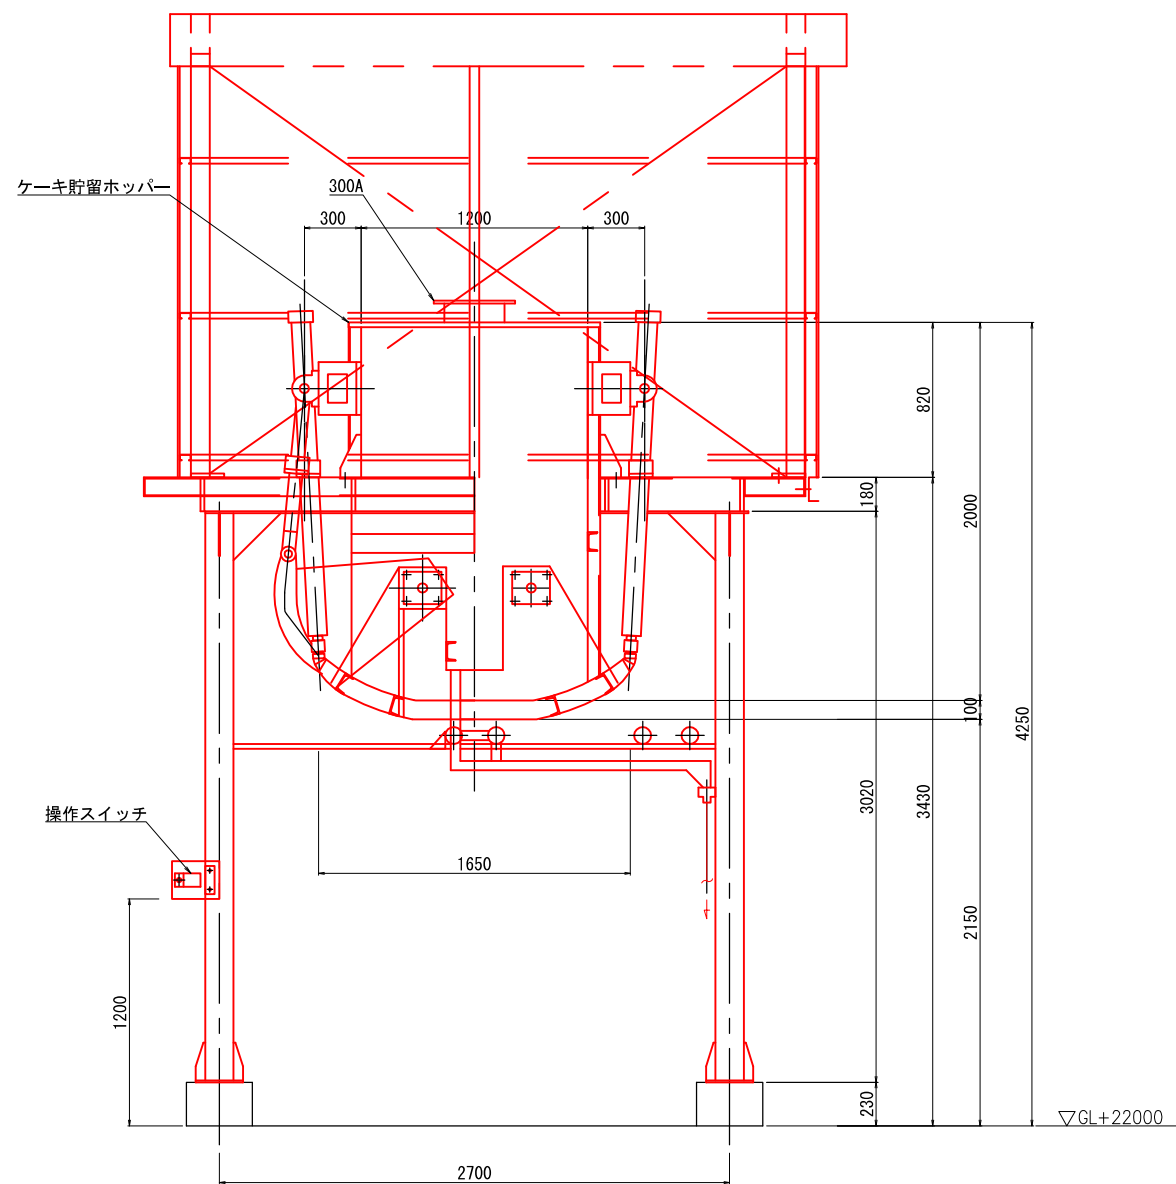

A-A断面図

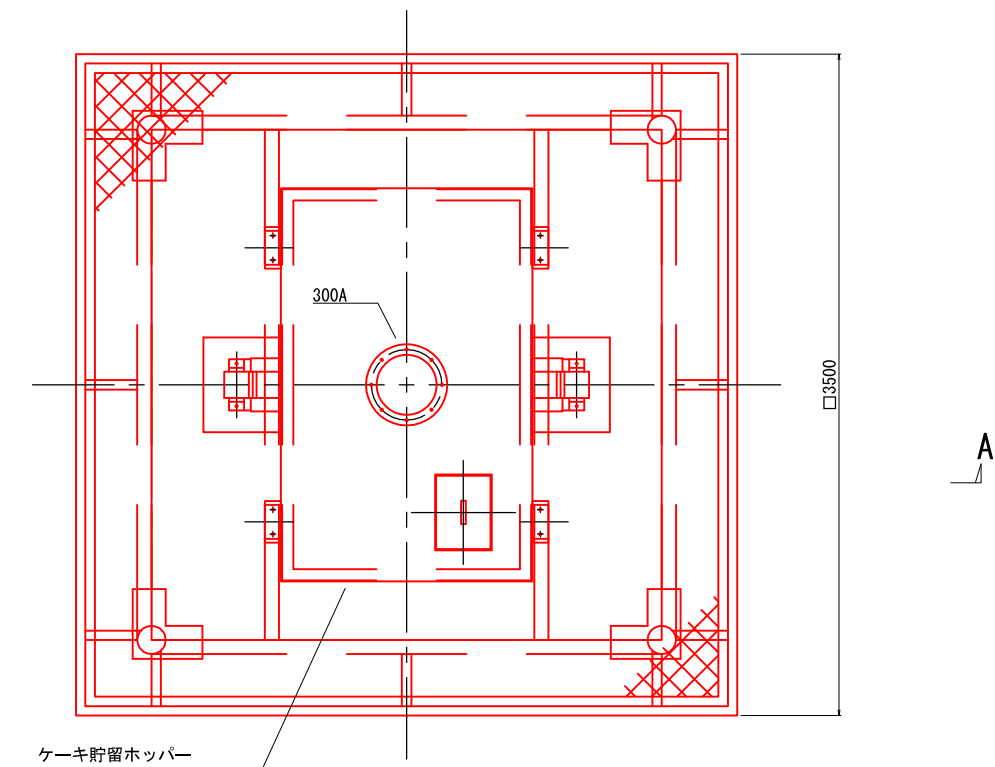


注 記


1. は、今回撤去を示す。

参考図


事業名	令和8年度 公共下水道事業			
工事名	旧高花平浄化センター解体工事			
工事場所	四日市市八王子町および 高花平五丁目 地内			
名称	ケーキ貯留ホッパー 撤去図			
縮尺	1/20	設計年月	令和	年 月
工種		設計者		
事業主体	四日市市	図面番号	PM-27	

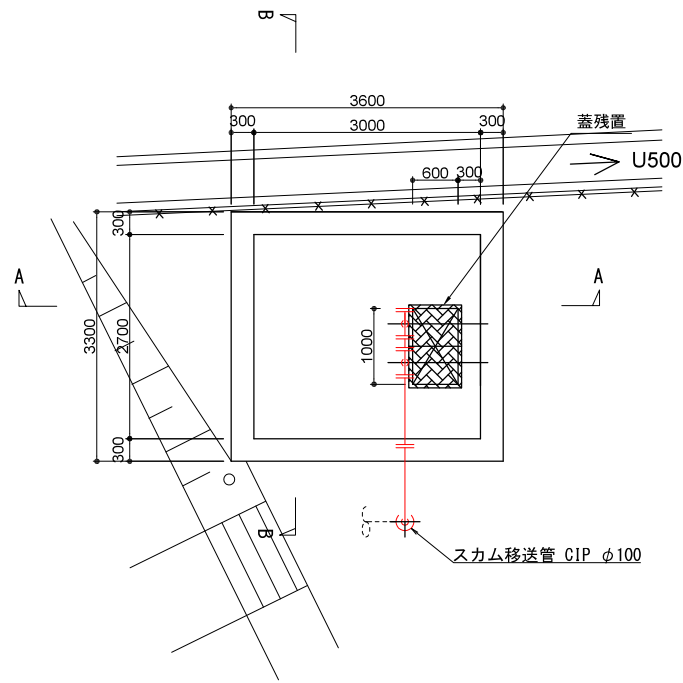

平断面図 S=1:50

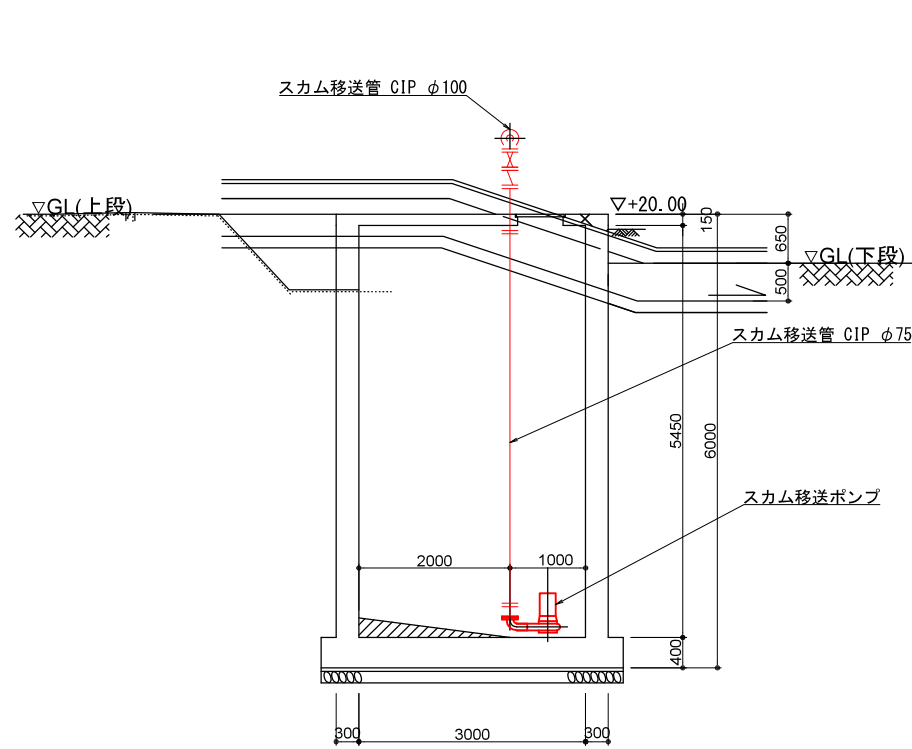

A-A断面図 S=1:50

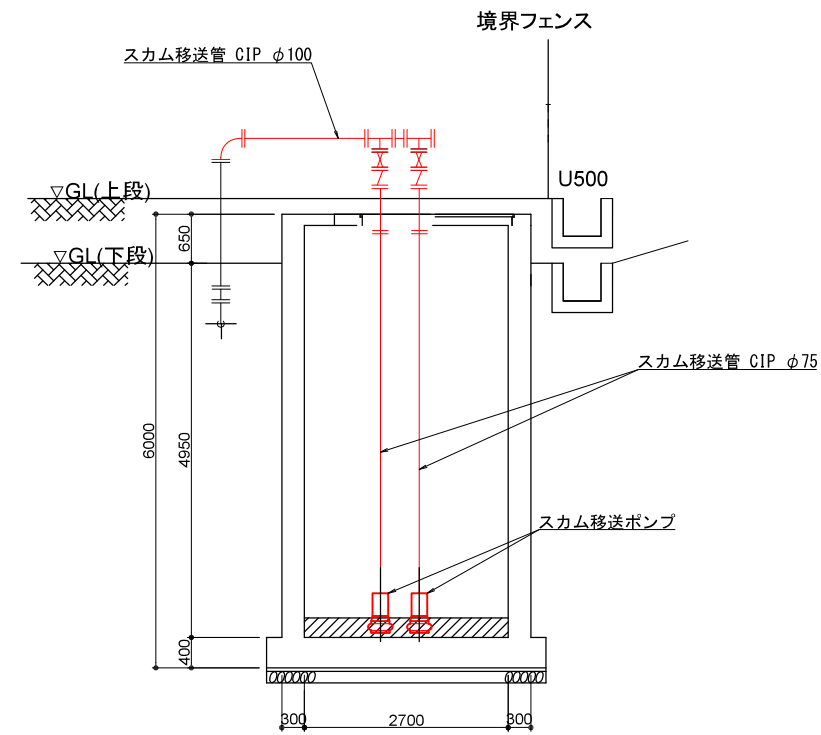

B-B断面図 S=1:50

注 記

1. は、今回撤去を示す。

参考図

事業名	令和8年度 公共下水道事業		
工事名	旧高花平浄化センター解体工事		
工事場所	四日市市八王子町および高花平五丁目 地内		
名称	スカム移送ポンプ槽 撤去図		
縮尺	1/50	設計年月	令和 年 月
工種		設計者	
事業主体	四日市市	図面番号	PM-28